


Proj. da tampa de concreto
DN 60cm. esp 0.07cm


Ø1.00

Ø1.30

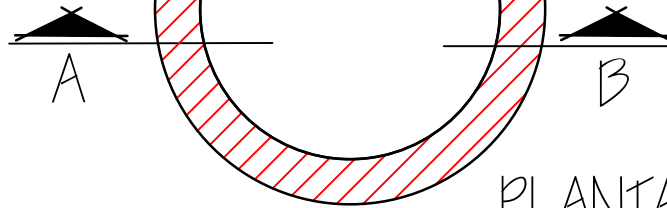

PLANTA BAIXA

SUMIDOURO DE ALVENARIA

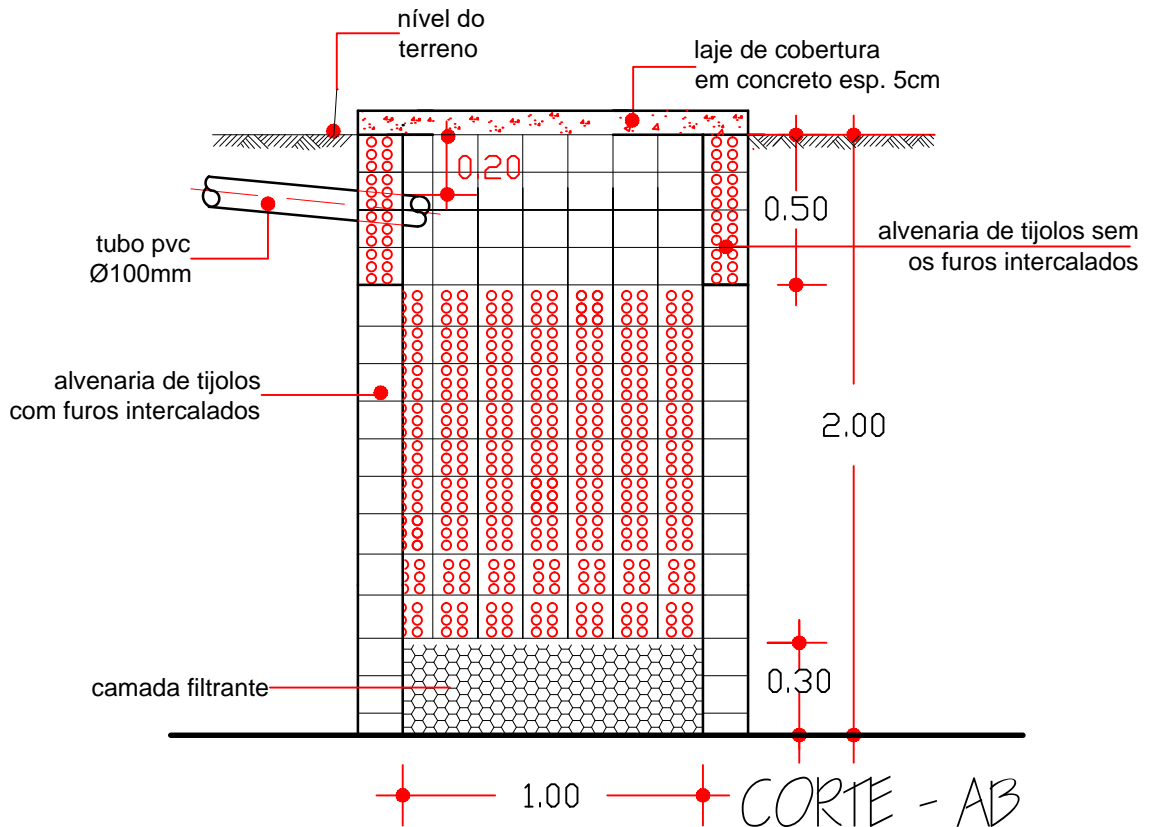

entidade:

título:

**PROJETO DE IMPLANTAÇÃO DE:
MELHORIA SANITÁRIA DOMICILIAR TIPO 2**

discriminação:

SUMIDOURO DE ALVENARIA
Planta Baixa e Corte

(v. sanit., lavatório, chuveiro, t. séptico, sumidouro res. elevado, T.de lavar

roupas, pia de cozinha e filtro cerâmico)

projeto:

resp. técnico:

escala:

1:25

desenho:

data:

SETEMBRO/2025

prancha nº

05/06