




1 PLANTA BAIXA - BLOCO DE SERVIÇO  
ESCALA 1/25

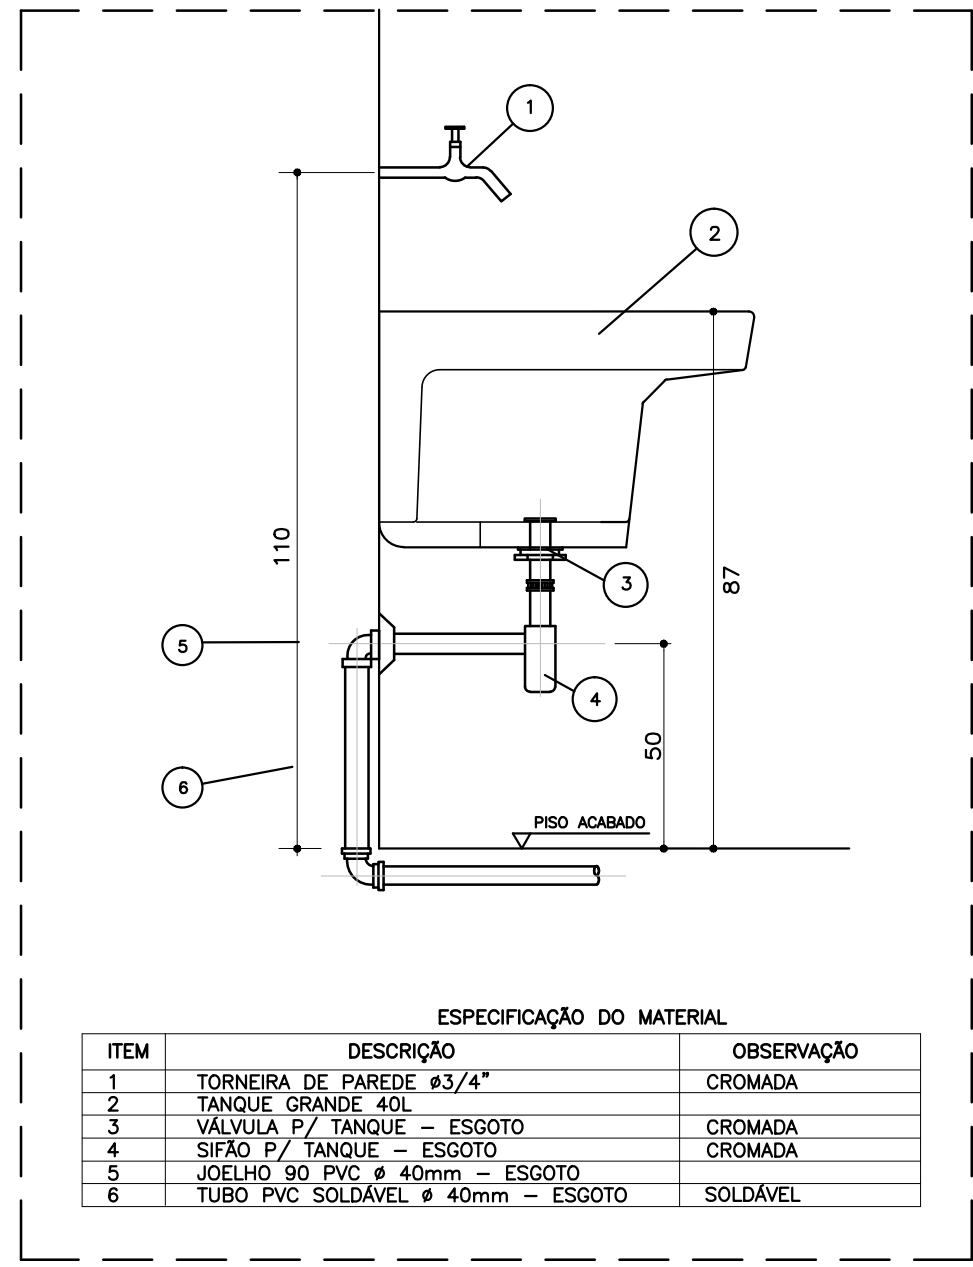


\* DETALHE - TANQUE  
SEM ESCALA

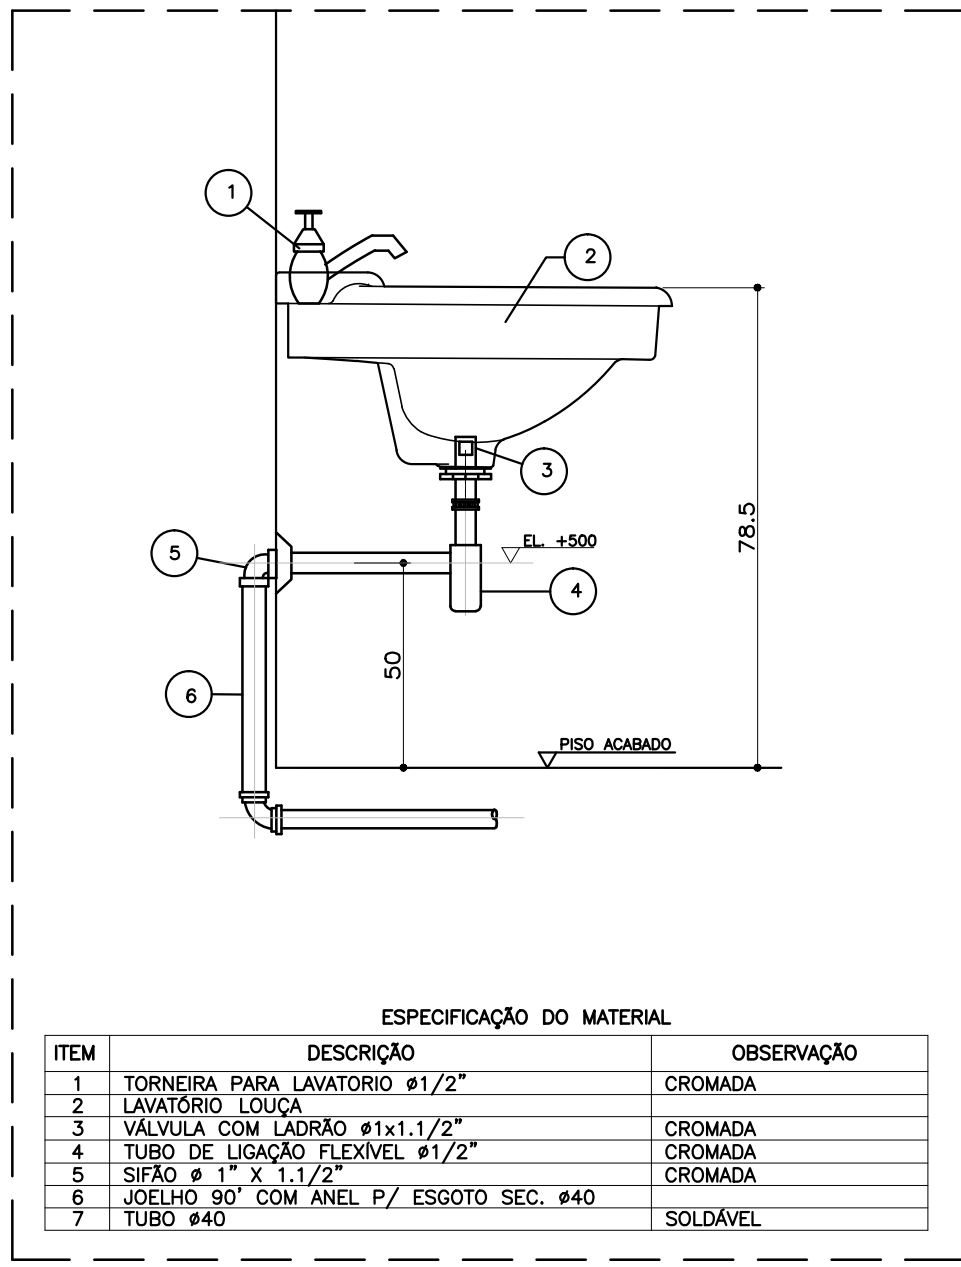

\* DETALHE - LAVATÓRIO  
SEM ESCALA

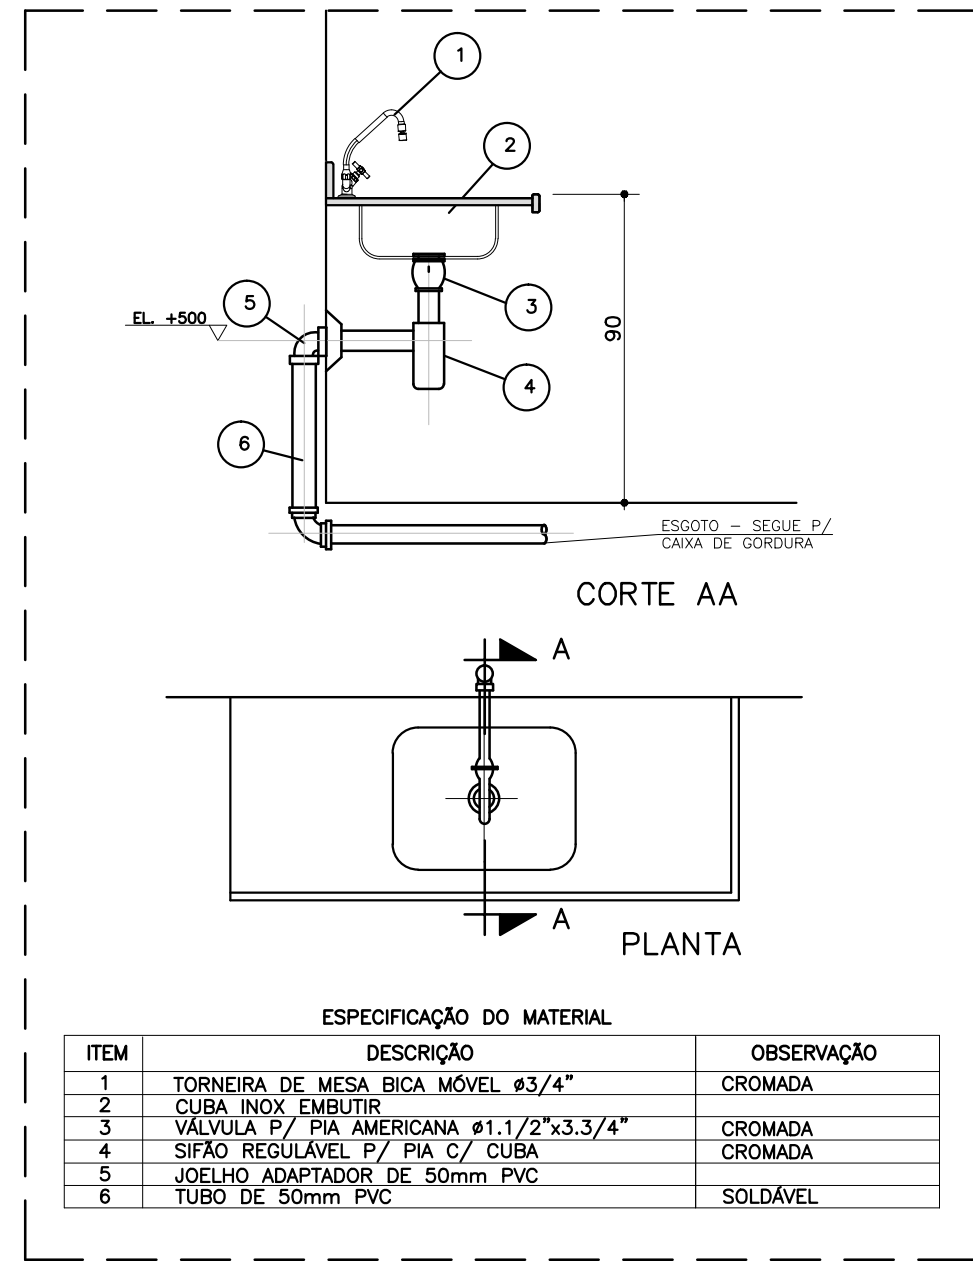

\* DETALHE - PIA DA COZINHA  
SEM ESCALA

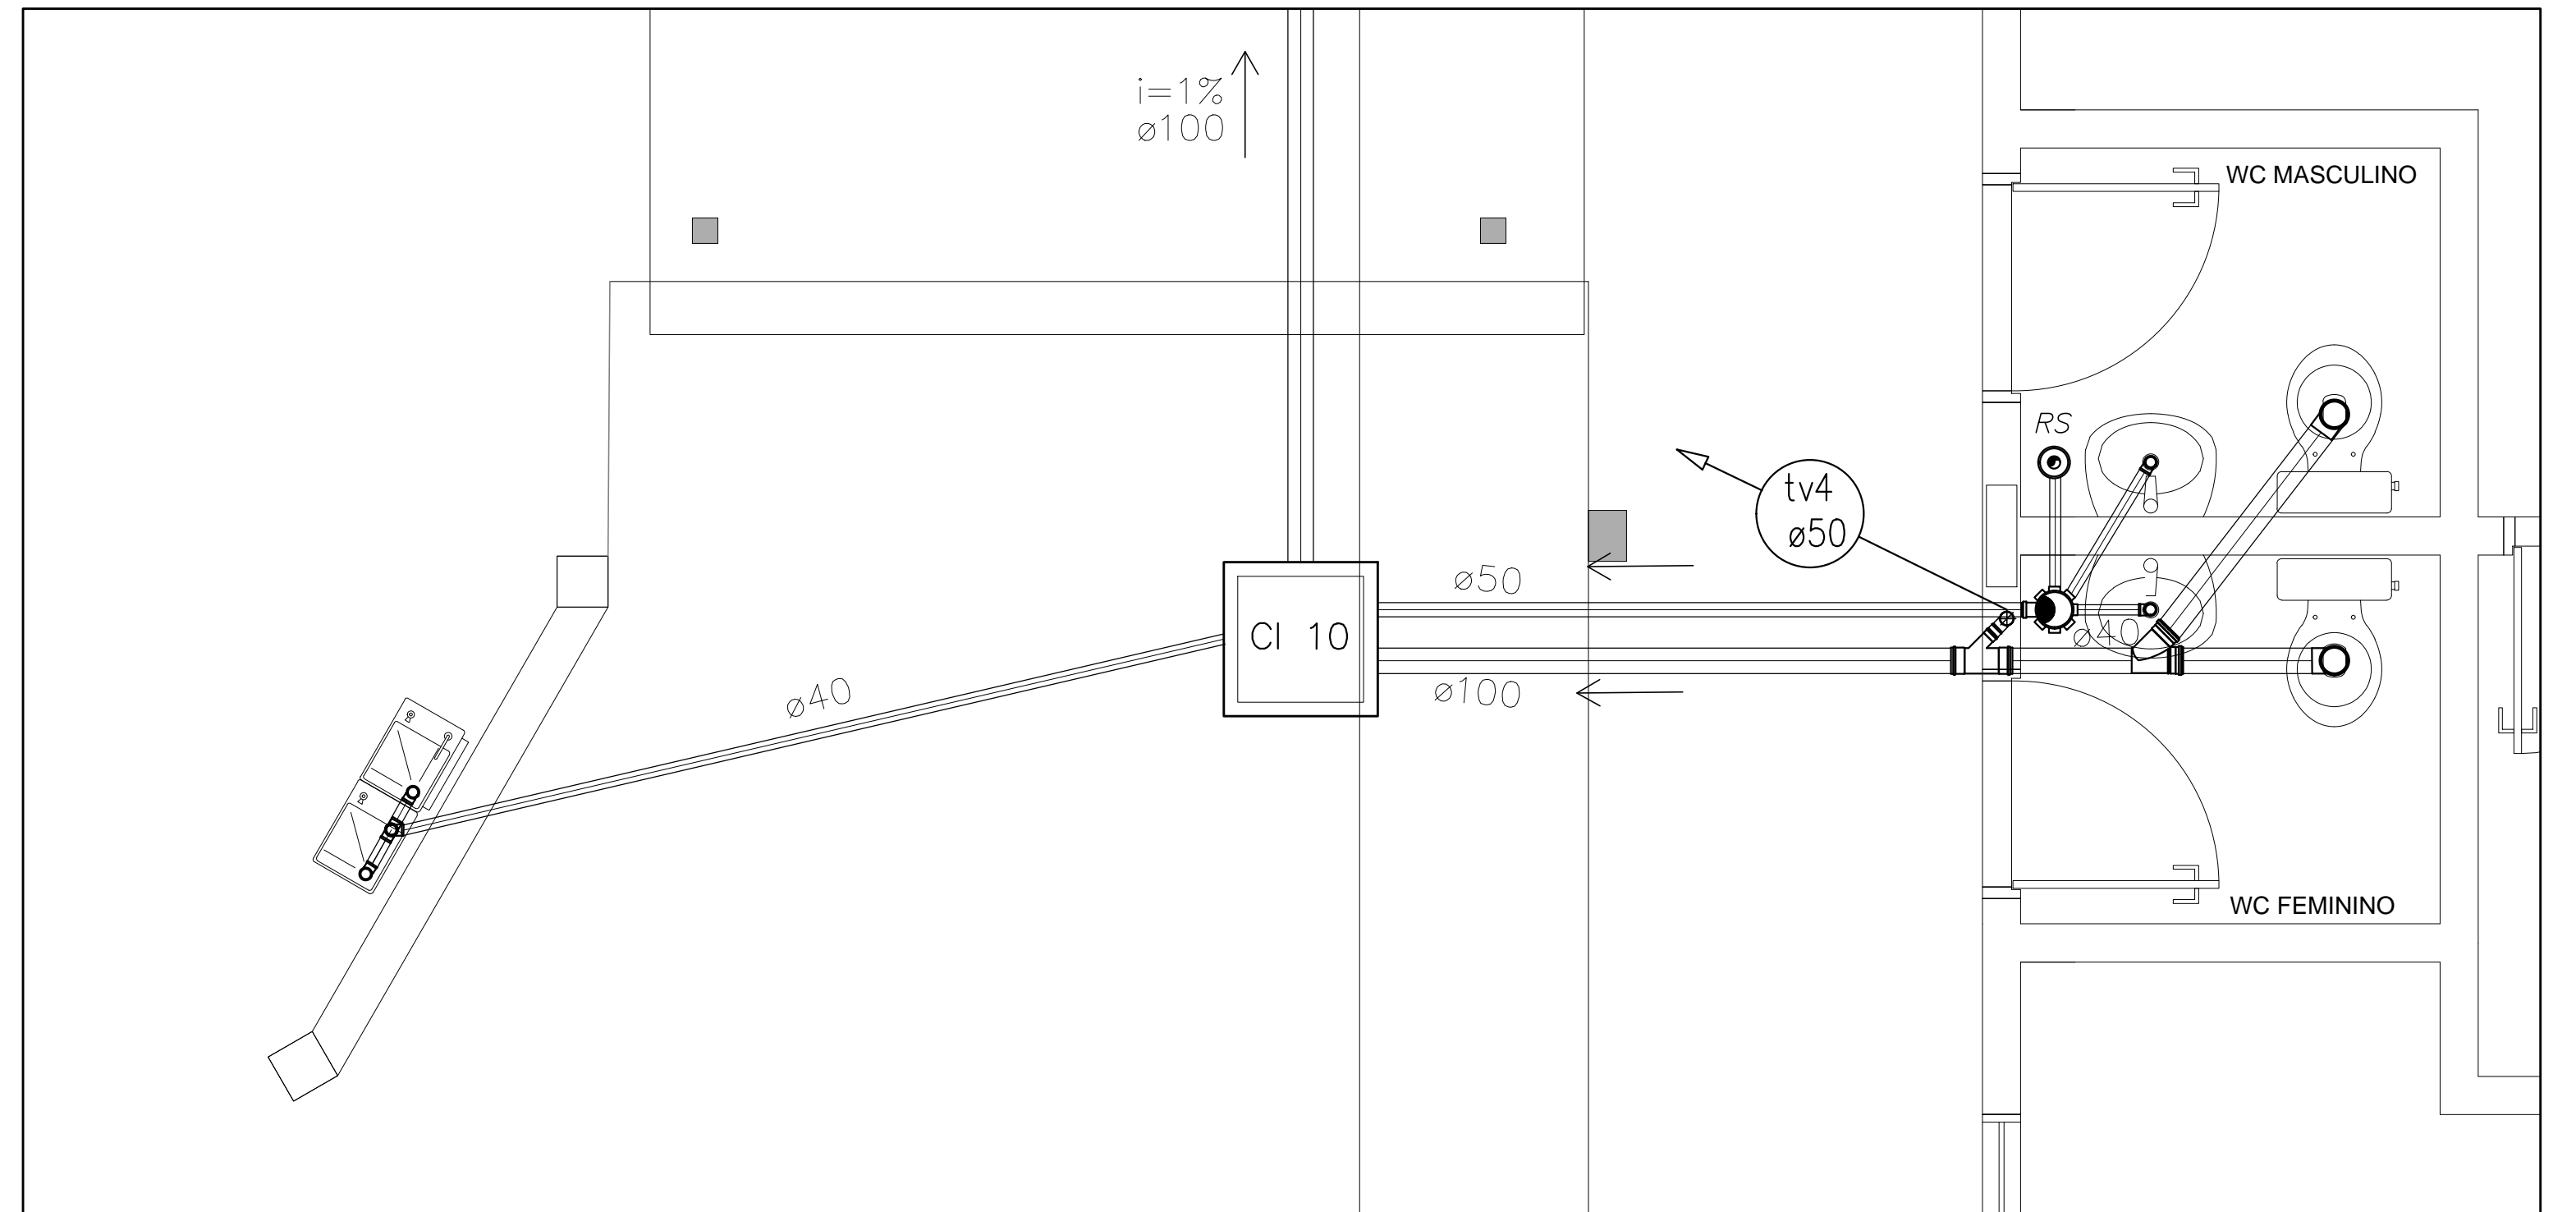

2 PLANTA BAIXA - BLOCO ADMINISTRATIVO  
ESCALA 1/25



NOTAS:

- TODA TUBULAÇÃO E EM PVC RÍGIDO COM MEDIDAS EM MILÍMETROS.
- $i \geq 1\%$  (INCLINAÇÃO MÍNIMA).
- AS LIGAÇÕES DEVERÃO ATENDER OS REGULAMENTOS E NORMAS DAS CONCESSIONÁRIAS LOCAIS.
- A COLUNA DE VENTILAÇÃO DEVE ULTRAPASSAR EM PELO MENOS 30 cm O NÍVEL DA COBERTURA, A FIM DE EVITAR CORISES.
- SUMIDOURO CALCULADO LEVANDO-SE EM CONSIDERAÇÃO UM TEMPO DE INFILTRAÇÃO DE 10 MINUTOS COEFICIENTE DE INFILTRAÇÃO DE 40 LITROS/m<sup>2</sup>.
- O PROJETO APRESENTADO SERVE APENAS COMO REFERÊNCIA. O DIMENSIONAMENTO DEVE SER REFEITO, LEVANDO EM CONSIDERAÇÃO AS CARACTERÍSTICAS REAIS DO SOLO ONDE SERÁ INSTALADO.

|  |  |  |  |                               |  |
|--|--|--|--|-------------------------------|--|
| <b>FNDE</b> Fundo Nacional de Desenvolvimento da Educação              |  | Ministério da Educação   |  | <b>BRASIL</b> GOVERNO FEDERAL |  |
| <b>PROJETO PADRÃO - FNDE</b>   |  |  |  |                               |  |
| MUNICÍPIO - UF:  |  |  |  |                               |  |
| PROPRIETÁRIO:  |  |  |  |                               |  |
| ENDEREÇO:  |  |  |  |                               |  |
| PROPRIETÁRIO:  |  |  |  |                               |  |
| RESP. TÉCNICO CAU/CREA   |  |  |  |                               |  |
| DLFO   |  | CAU/CREA   |  |                               |  |
|  |  | RA   |  |                               |  |
| OBSERVAÇÕES:   |  |  |  |                               |  |
| <b>ESCOLA 4 SALAS DE AULA</b>  |  |  |  |                               |  |
| <b>PROJETO HIDROSSANITÁRIO</b>   |  |  |  |                               |  |
| COORDENAÇÃO<br>CGEST - Coordenação Geral de Infraestrutura Educacional |  | REDE DE ESGOTO<br>BLOCOS ADMINISTRATIVO E DE SERVIÇO<br>DETALHES |  | HEG                           |  |
| REVISÃO<br>R.01  |  | ESCALA<br>INDICADA<br>DATA EMISSÃO<br>FEBREIRO/2014              |  | PRANCHAS<br>02/02             |  |
| FORMATO<br>(1140X594)  |  |  |  |                               |  |