




1 COZINHA - PLANTA BAIXA  
ESCALA 1/25

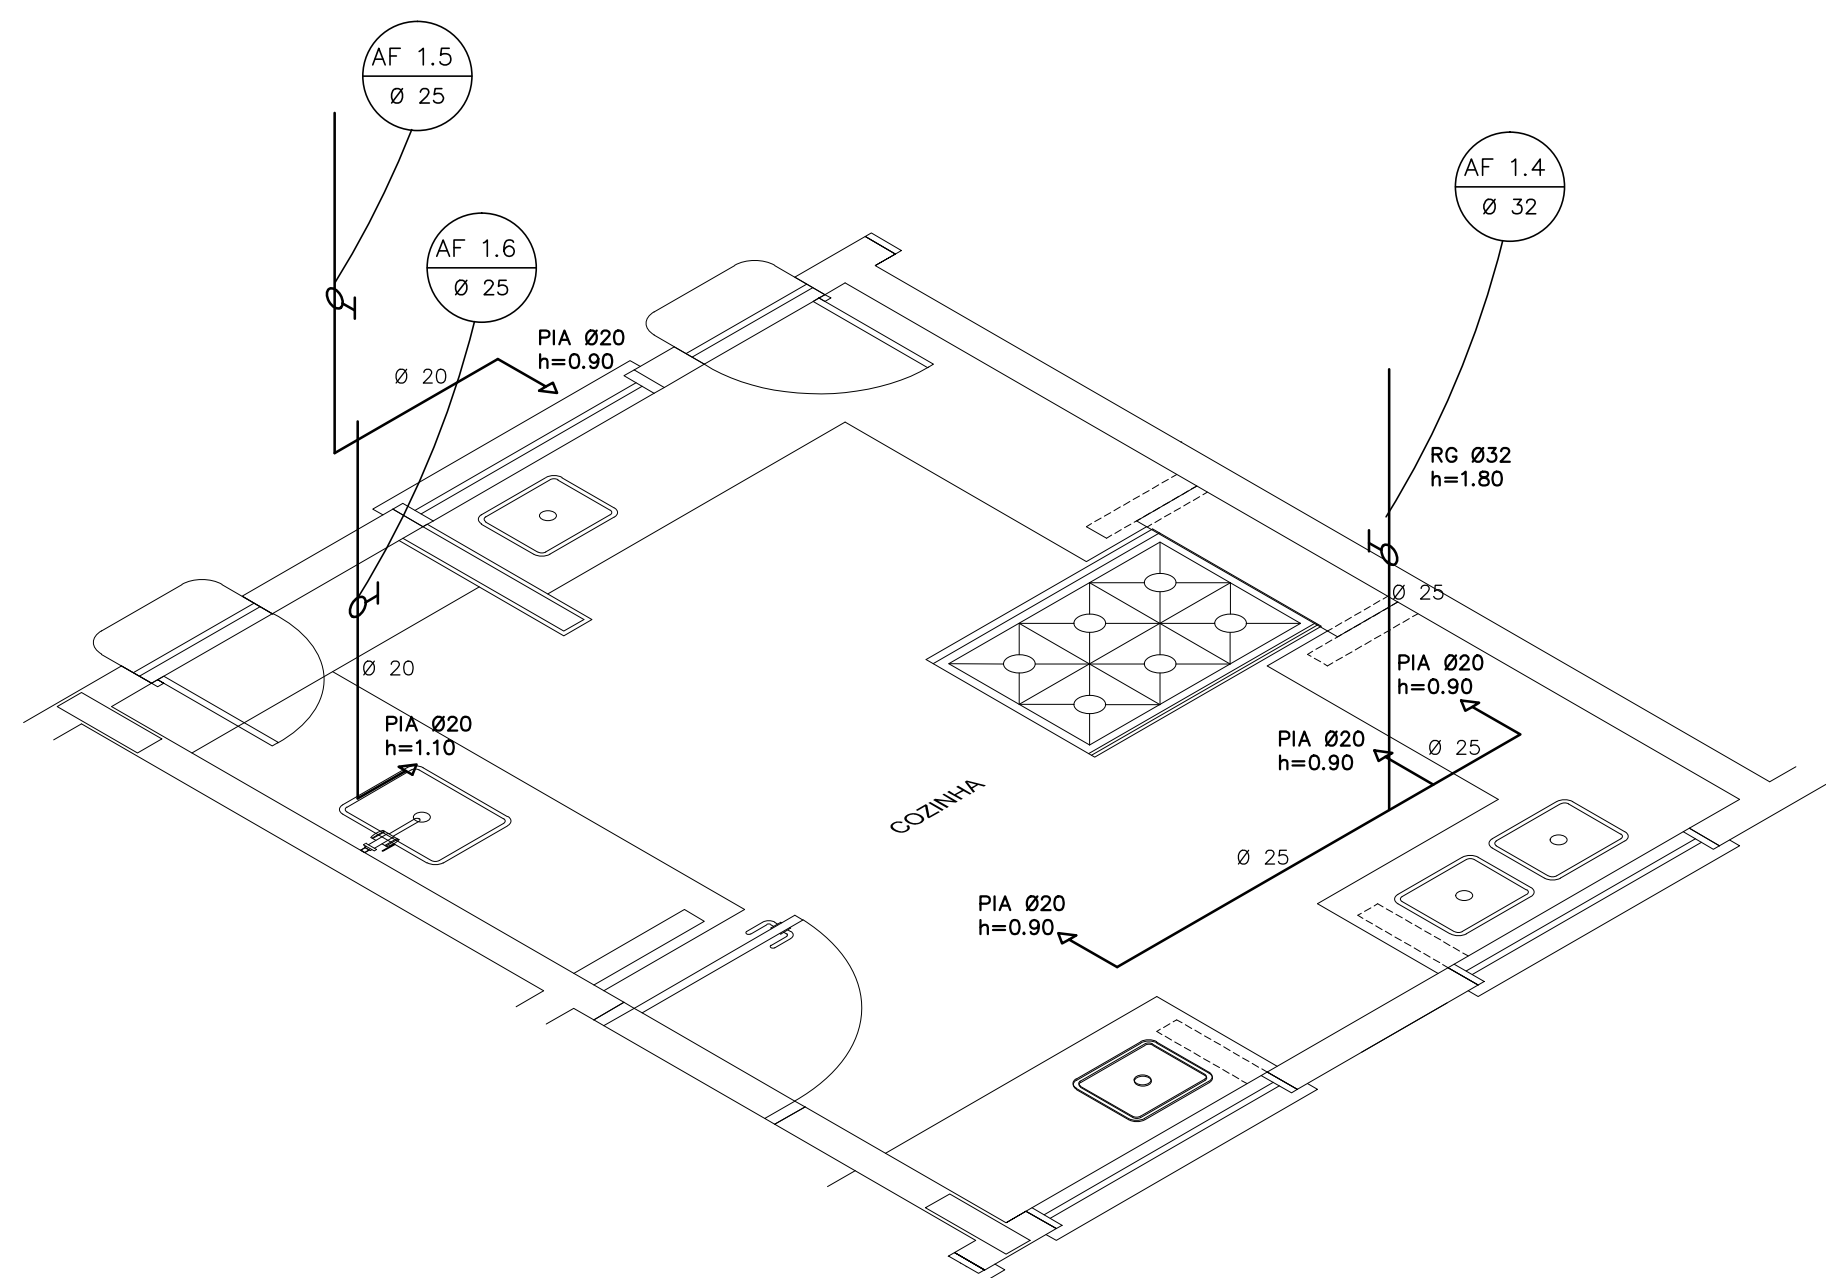


2 COZINHA - ESQUEMA ISOMÉTRICO  
ESCALA 1/25

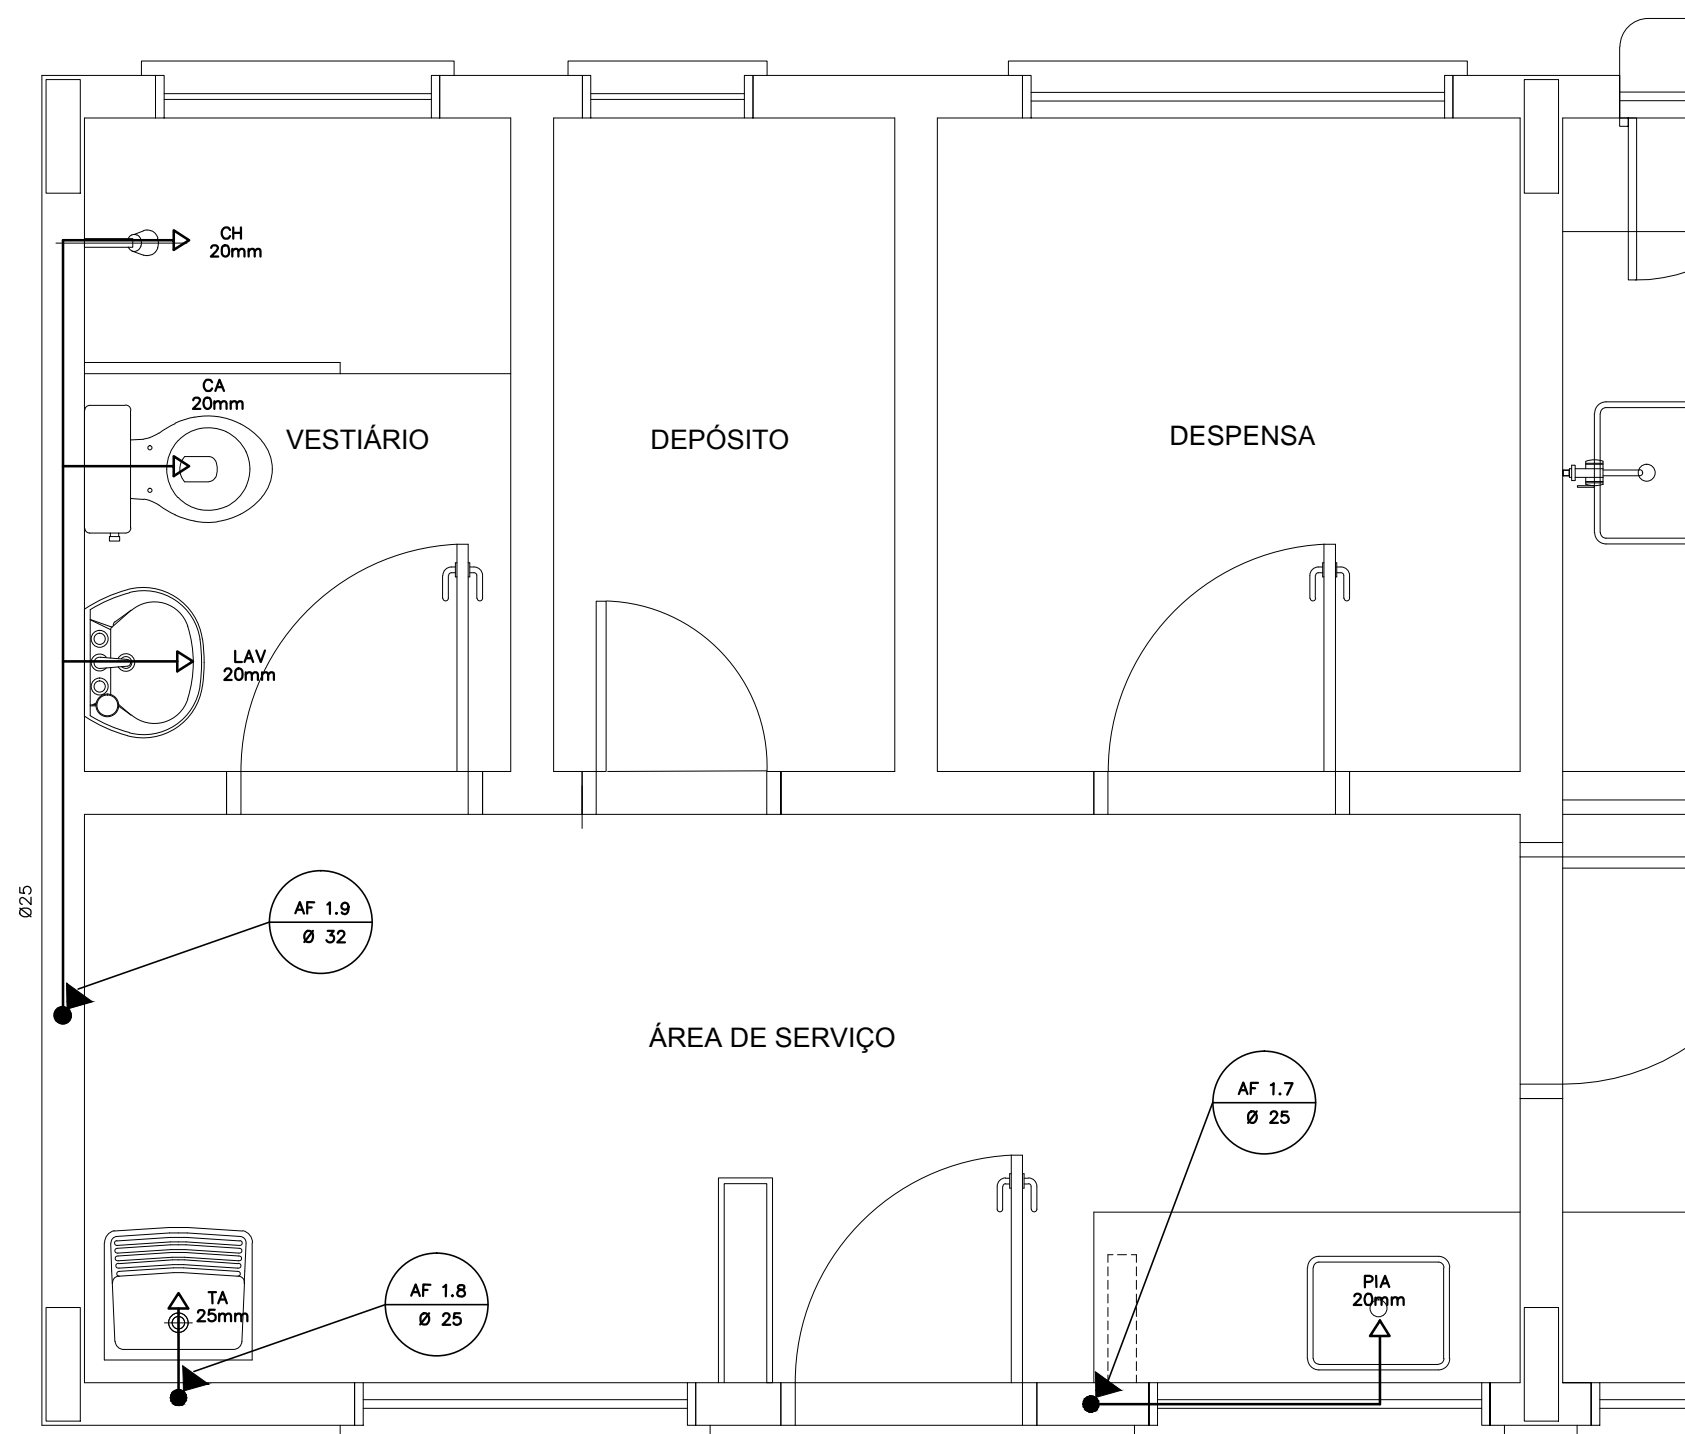

3 ÁREA DE SERVIÇO E VESTIÁRIO - PLANTA BAIXA  
ESCALA 1/25

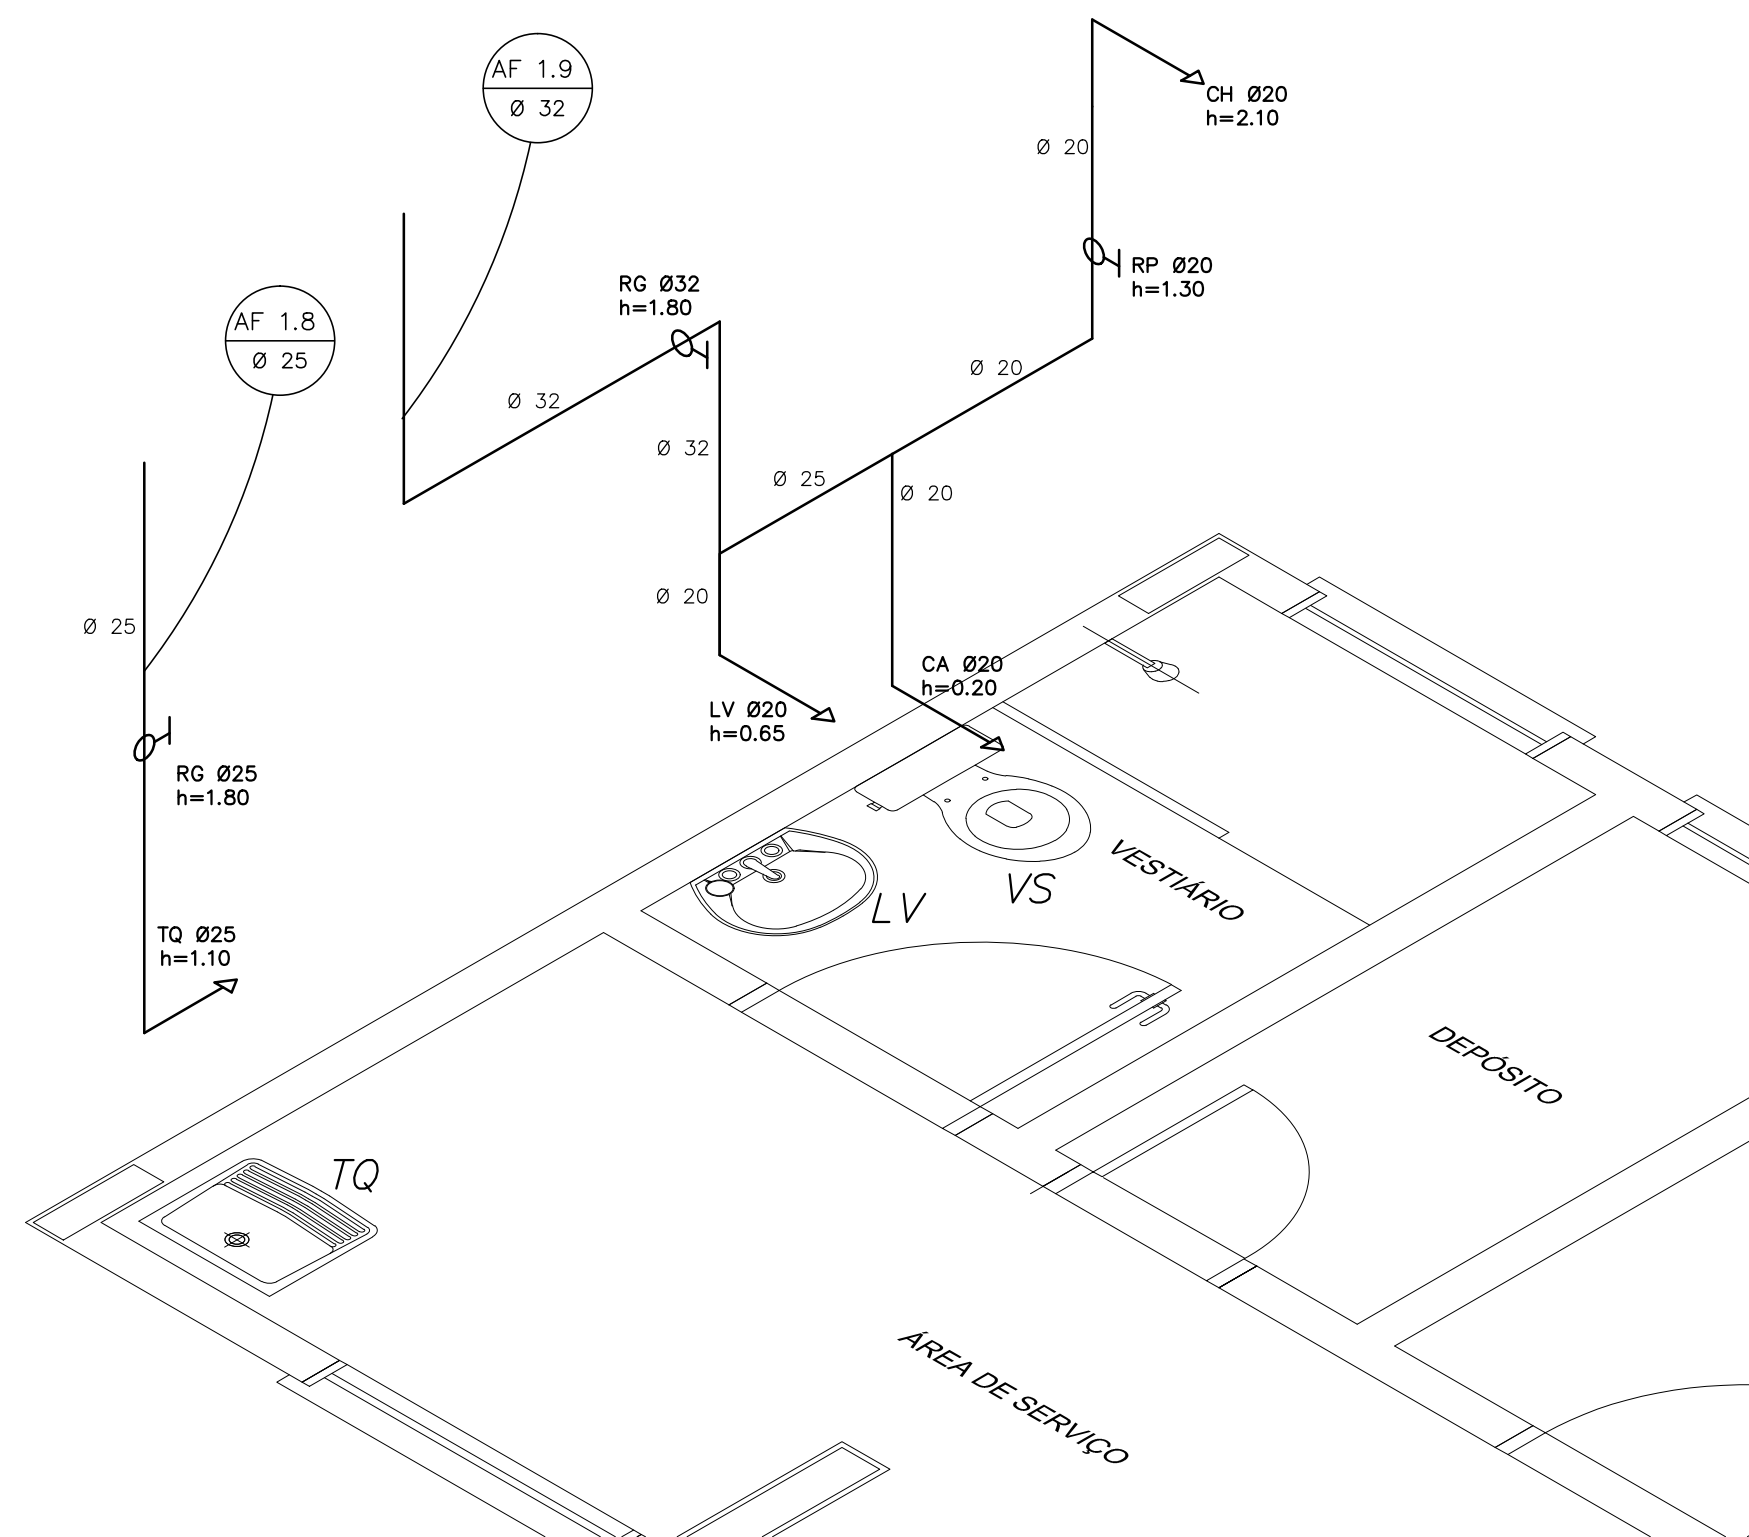

4 ÁREA DE SERVIÇO E VESTIÁRIO - ESQUEMA ISOMÉTRICO  
ESCALA 1/25

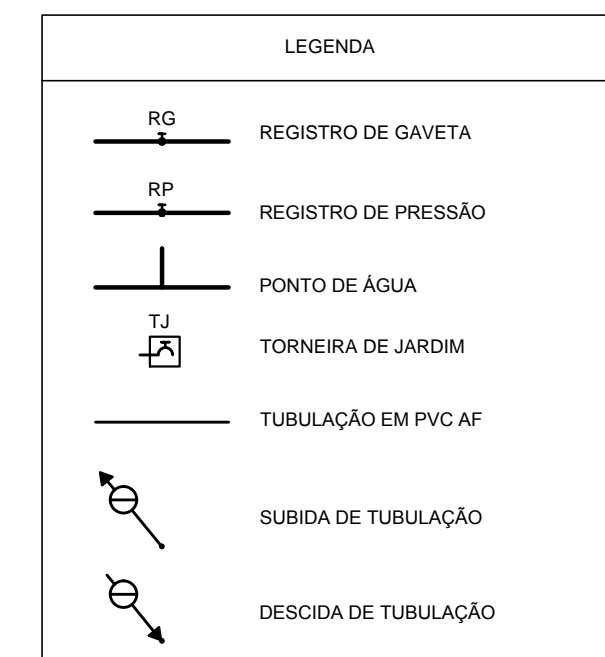

LEGENDA:  
LV = LAVATÓRIO  
TQ = TANQUE  
MIC = MICTÓRIO  
RG = REGISTRO DE GAVETA  
VD = VÁLVULA DE DESCARGA  
CA = CAIXA ACOPLADA  
VS = VASO SANITÁRIO  
CH = CHUVEIRO  
RP = REGISTRO DE PRESSÃO

OBSERVAÇÕES:  
1. TODA TUBULAÇÃO SERÁ EM PVC RÍGIDO SOLDÁVEL CLASSE 15, COM OS DIÂMETROS (mm) INDICADOS.  
2. AS TORNEIRAS DE JARDIM FICARÃO A 50cm DO NÍVEL DO TERRENO.  
3. AS TUBULAÇÕES QUE PASSAM PELO SOLO SERÃO ENTERRADAS COMO INDICADO PELAS RESPECTIVAS PROFUNDIDADES. VER DETALHE TUBULAÇÃO ENTERRADA.

<b>FNDE</b> <i>Fundo Nacional de Desenvolvimento da Educação</i>				<b>Ministério da Educação</b>		<b>GOVERNO FEDERAL</b> <b>BRASIL</b> PAÍS RICO É PAÍS SEM POBREZA	
<b>PROJETO PADRÃO - FNDE</b>							
MUNICÍPIO – UF:							
PROPRIETÁRIO:							
ENDEREÇO:							
PROPRIETÁRIO							
RESP. TÉCNICO CAU/ CREA							
DLFO				CAU/ CREA			
				RA			
OBSERVAÇÕES:							
<b>ESCOLA 4 SALAS DE AULA</b>							
<b>PROJETO HIDROSSANITÁRIO</b>							
COORDENAÇÃO CGEST - Coordenação Geral de Infraestrutura Educacional		INSTALAÇÕES DE ÁGUA FRIA PLANTAS BAIXAS ESQUEMAS ISOMÉTRICOS				<b>HAG</b>	
REVISÃO R.01		ESCALA 1/25		PRANCHA 02/03			
FORMATO A1 (841X594)		DATA EMISSÃO FEVEREIRO/2014					