



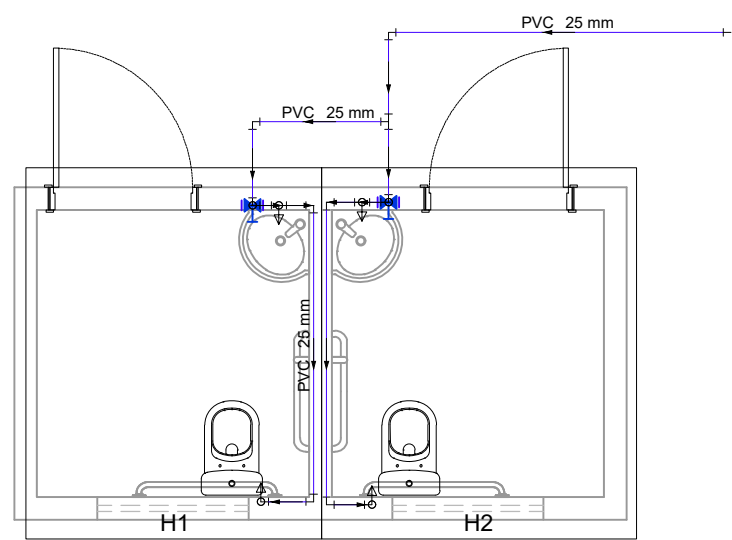


PLANTA BAIXA HIDRÁULICA
ESC. 1:50

Legenda
Registro de gaveta c/canopla cromada c/PVC soldável


Lista de Materiais	
Aparelho	
Torneira de lavatório 25 mm - 1/2"	2 pç
Vaso Sanitário c/ cx. acoplada 1/2"	2 pç
Metais	
Registro de gaveta c/ canopla cromada 3/4"	2 pç
PVC Acessórios	
Engate flexível cobre cromado com canopla 1/2 - 30cm	2 pç
Engate flexível plástico 1/2 - 30cm	2 pç
PVC misto soldável	
Joelho de redução soldável c/ rosca 25 mm - 1/2"	2 pç
PVC rígido soldável	
Adapt sold. c/ flange livre p/ cx. d'água 25 mm - 3/4"	1 pç
Adapt sold.curto c/bolsa-rosca p registro 25 mm - 3/4"	4 pç
Joelho 90° soldável 25 mm	12 pç
Tubos 25 mm	15.16 m
Tê 90 soldável 25 mm	3 pç
PVC soldável azul c/ bucha latão	
Joelho de redução 90° soldável com bucha de latão 25 mm- 1/2"	2 pç

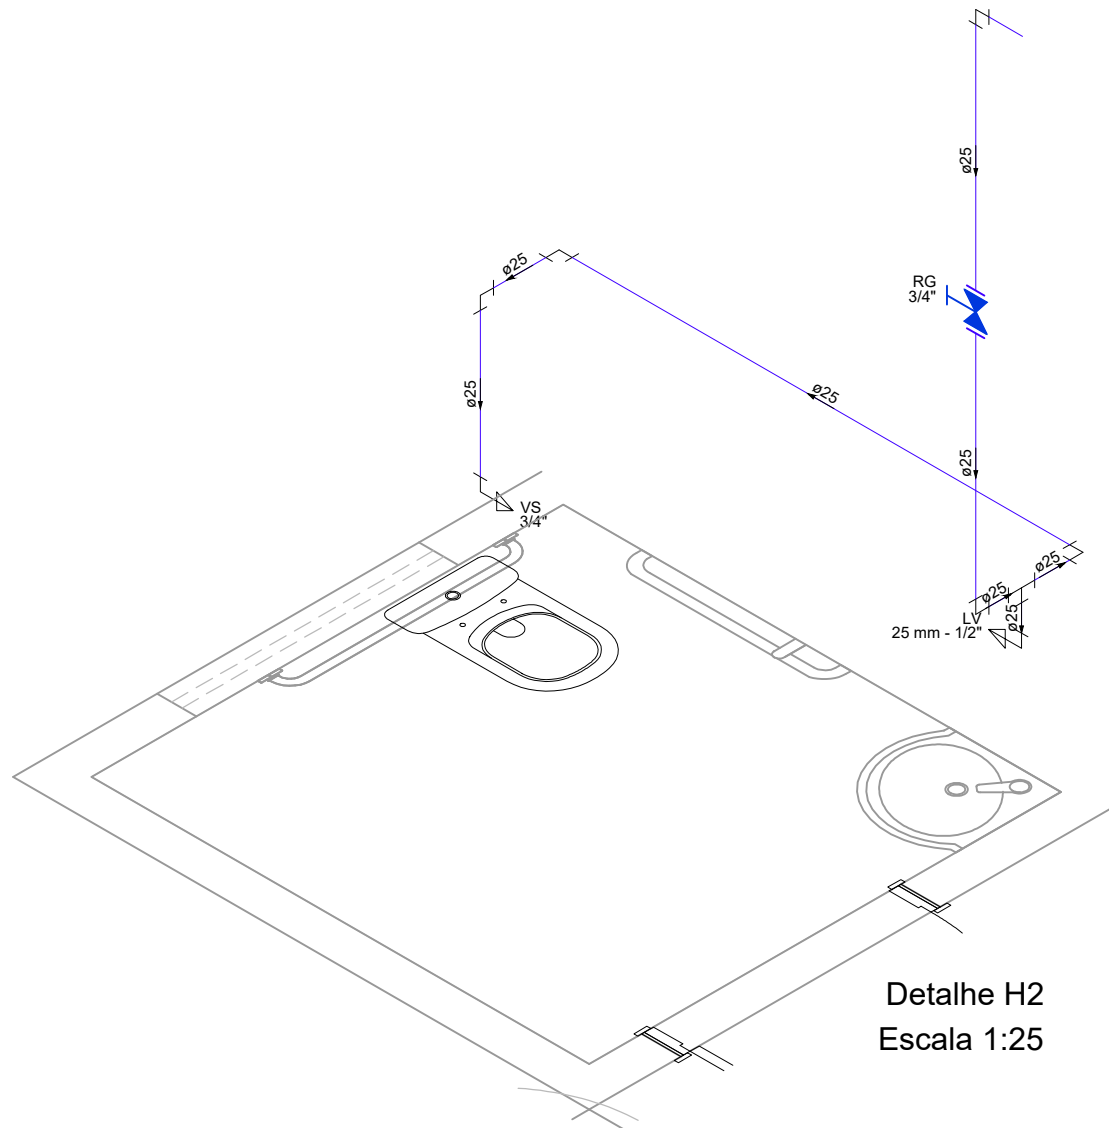


Detalhe H2
Escala 1:25

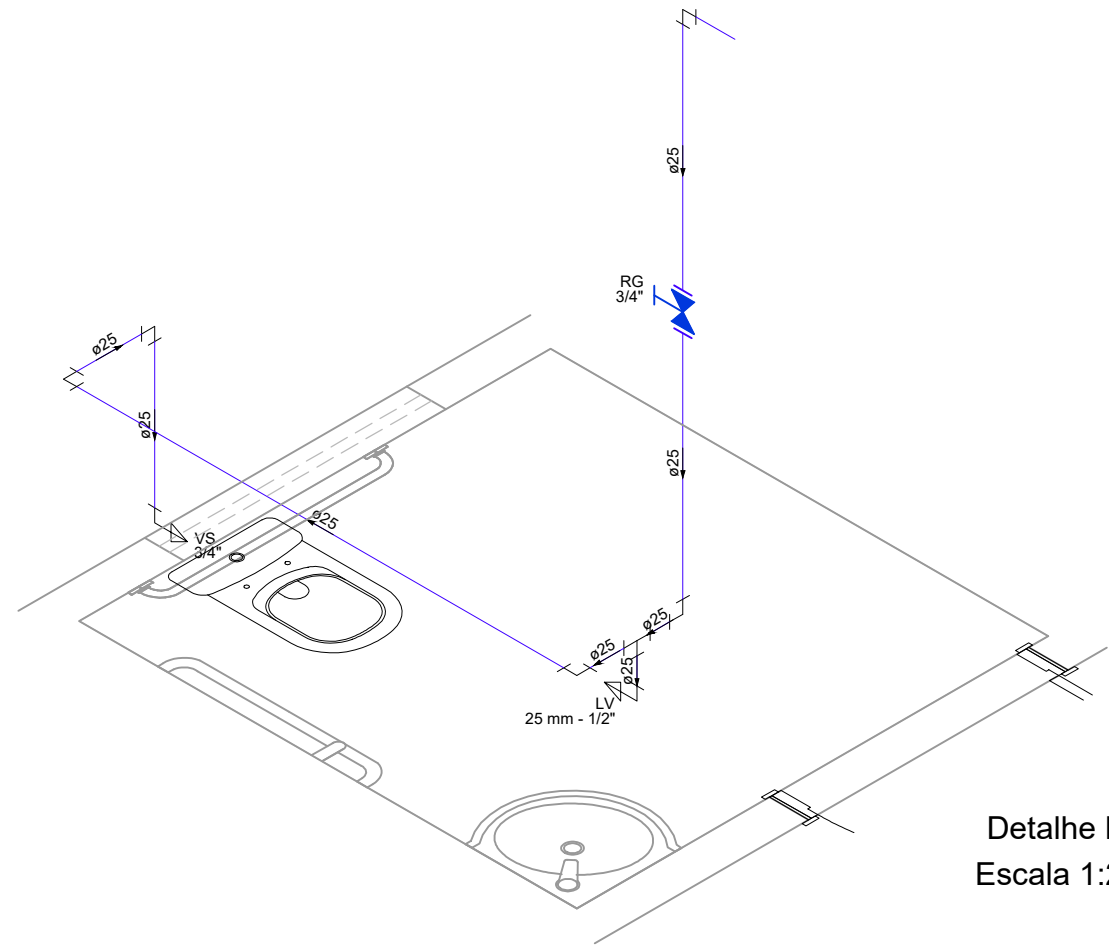


Detalhe H1
Escala 1:25

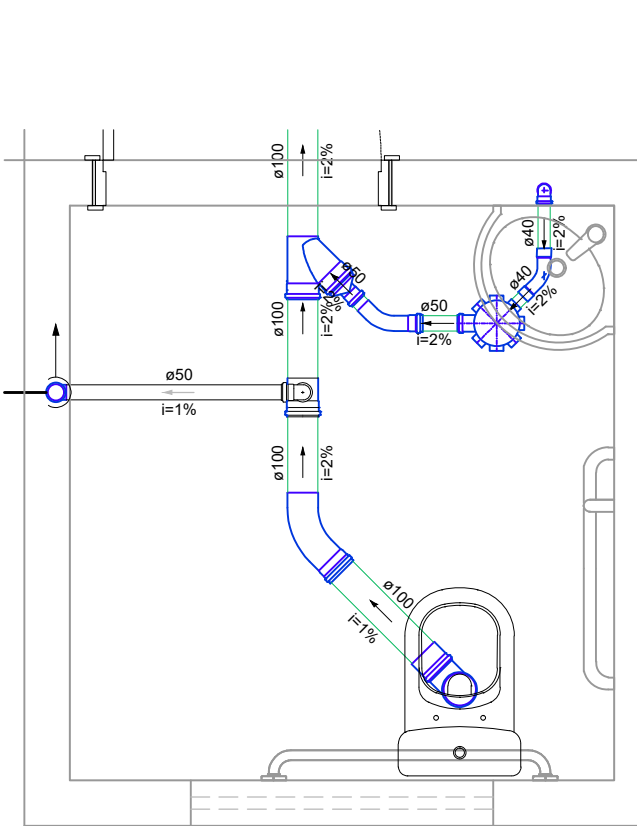


Detalhe S2
Escala 1:25

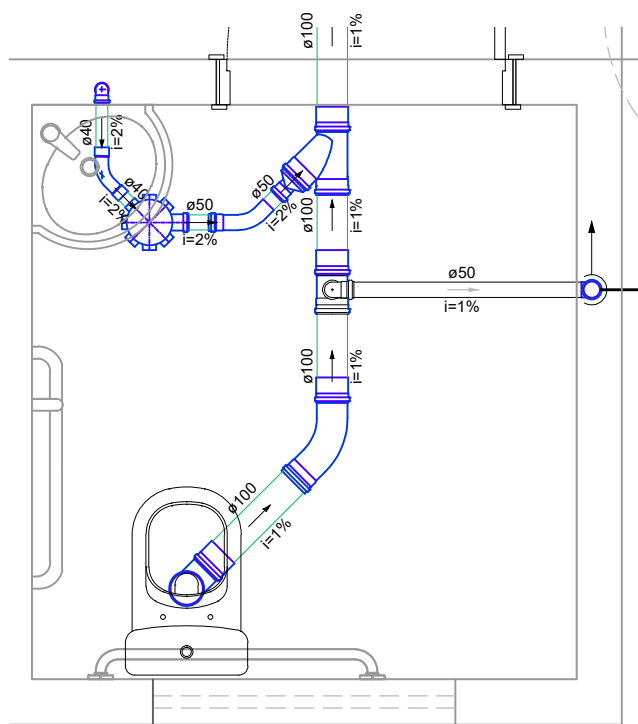

Detalhe S1
Escala 1:25

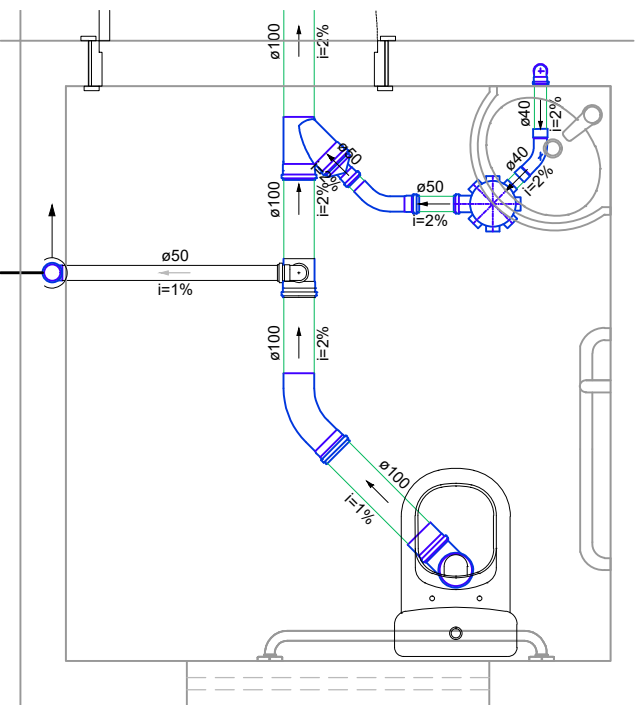

Detalhe S2
Escala 1:25

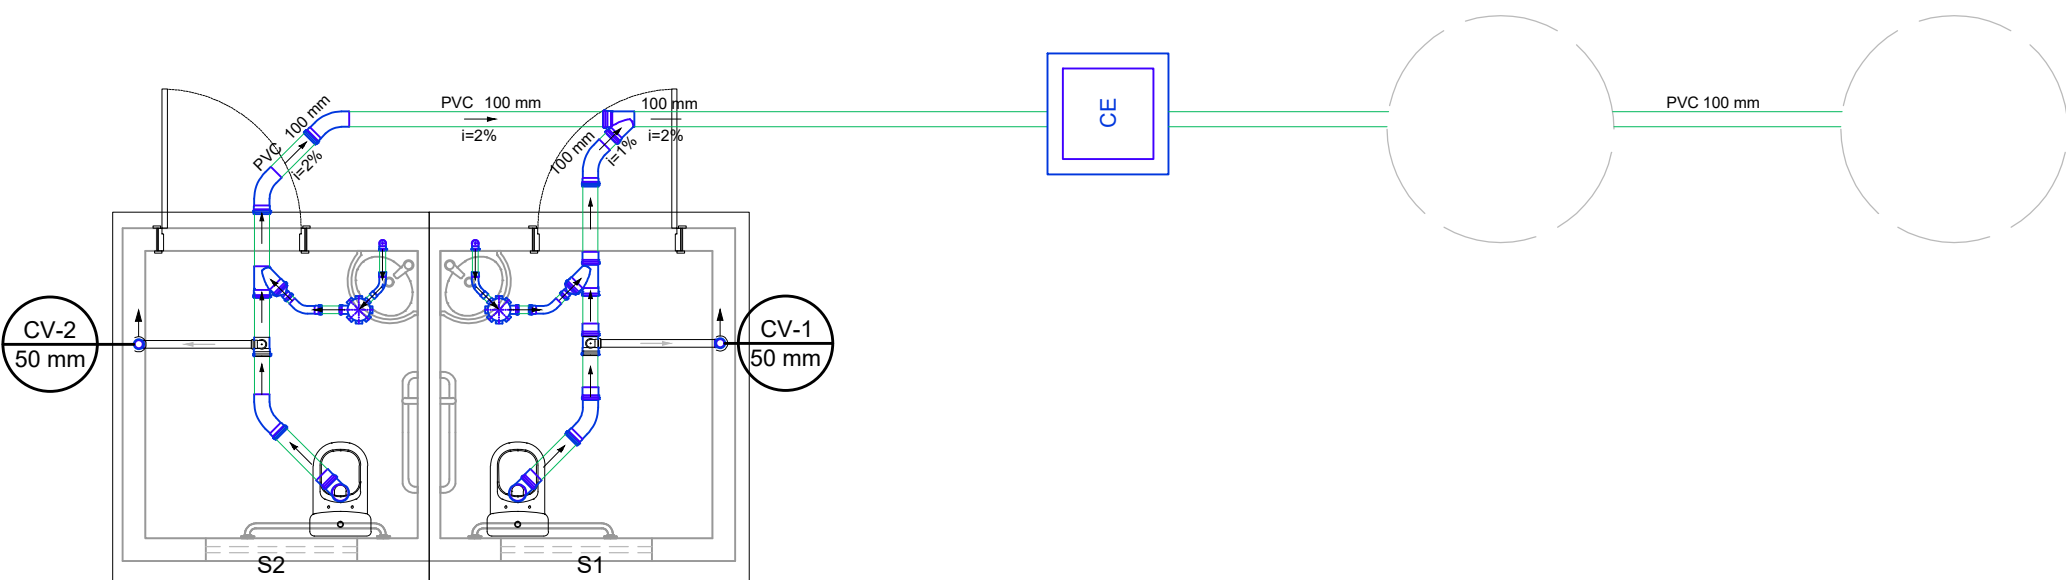


PLANTA BAIXA SANITÁRIO
ESC. 1:50

Lista de Materiais	
PVC Esgoto	
Terminal de ventilação 50 mm	2 pç
Tubo rígido c/ ponta lisa 50 mm - 2"	5.14 m
100 mm - 4"	2.90 m
Joelho 90 c/anel p/ esgoto 100 mm - 4"	1 pç


Lista de Materiais	
Condutor pluvial	
Circular metálico 100 mm	0.28 m
PVC Acessórios	
Caixa sifonada 150x150x50	2 pç
Sifão de copo p/ pia e lavatório 1" - 1.1/2"	2 pç
Válvula p/ lavatório e tanque 1"	2 pç
PVC Esgoto	
Curva 45 longa 100 mm	7 pç
50 mm	2 pç
Curva 45 longa Amanco 40 mm	2 pç
Curva 90 curta 100 mm	2 pç
40 mm	2 pç
Joelho 90 100 mm	1 pç
50 mm	4 pç
Joelho 90 c/anel p/ esgoto secundário 40 mm - 1.1/2"	2 pç
Junção simples 100 mm- 100 mm	3 pç
Luva simples 100 mm	2 pç
Redução excêntrica 100 mm - 50 mm	2 pç
Tubo PVC ponta-bolsa c/ virola 100 mm - 4"	1.24 m
Tubo rígido c/ ponta lisa 100 mm - 4"	16.71 m
40 mm	1.69 m
50 mm - 2"	2.11 m
Tê sanitário 100 mm - 50 mm	2 pç

Lista de materiais - Croqui	
Esgoto	
Caixas de Passagem	
Caixa de inspeção esgoto simples CE- 60x60 cm	1 pç
PVC Esgoto	
Curva 45 longa 100 mm	4 pç
Joelho 90 100 mm	3 pç
Tubo rígido c/ ponta lisa 100 mm - 4"	11.5 m
Unidades de tratamento	
Tanque Séptico Di = 1,40m e hi = 2,50m	1 pç
Sumidouro Di = 1,88m e hi = 2,00m	1 pç


Legenda	
Caixa Sifonada	
CE Caixas Inspeção Esgoto Simples	
Curva 45 Longa para Esgoto Sanitário	
Curva 45 longa Amanco	
Joelho 90- coluna	
Junção simples	
Junção simples c/ redução	
Lavatório Residencial com sifão	
Ramais de Ventilação	
Vaso Sanitário c/ curva 90°	

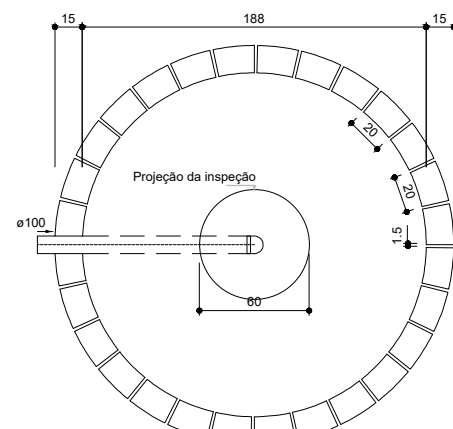


Sumidouro - Pavimento
Planta baixa - ESC. 1:25

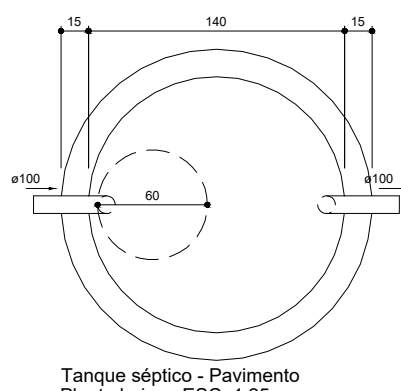

Tanque séptico - Pavimento
Planta baixa - ESC. 1:25

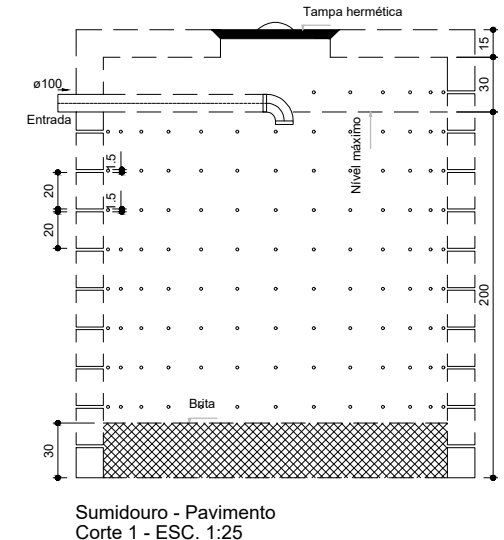

Sumidouro - Pavimento
Corte 1 - ESC. 1:25

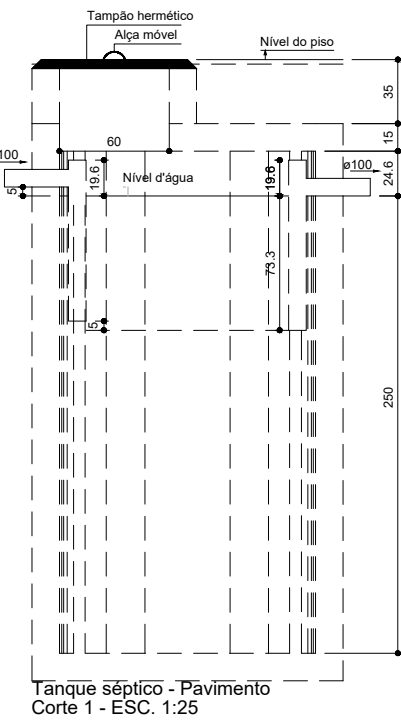

Tanque séptico - Pavimento
Corte 1 - ESC. 1:25

Legenda	
Adaptador para bocal semi-circular c/ terminação	
Cabeceira retangular	
Terminal de ventilação- coluna	

APROVAÇÃO:



REVISÃO	DATA	MODIFICAÇÃO
01	DTR1	MOD1
02	DTR2	MOD2
03	DTR3	MOD3
04	DTR4	MOD04



HIDROSSANITÁRIO

CLIENTE		PREFEITURA MUNICIPAL DE ANICUNS	
OBRA		CONSTRUÇÃO DE BANHEIROS CAMPO CHOUPANA	
ENDEREÇO		RUA BOA VISTA, ESQ AV. VERBINO BAIANO DISTRITO DE CHOUPANA, ANICUNS, GOIÁS	
REFERENTE		PLANTAS BAIXAS LISTA DE MATERIAIS	
ÁREAS		ÁREA CONSTRUÍDA: 17,85M²	
A.R.T.		Prancha N°	
ENG CIVIL HUGO ANTUNES CAMPOS CREA 21.540D-GO		PREFEITURA MUNICIPAL DE ANICUNS 02.282.368/0001-53	
Desenho	Revisão	Tamanho	Escala(s)
FOLHA	0	100	metros
Data		ART N°	
NOVEMBRO/2025		0	

Os direitos autorais deste projeto pertencem aos engenheiros acima citados.
E proibida a sua reprodução, modificação e/ou alteração conforme LEI 5.968 ART.25