



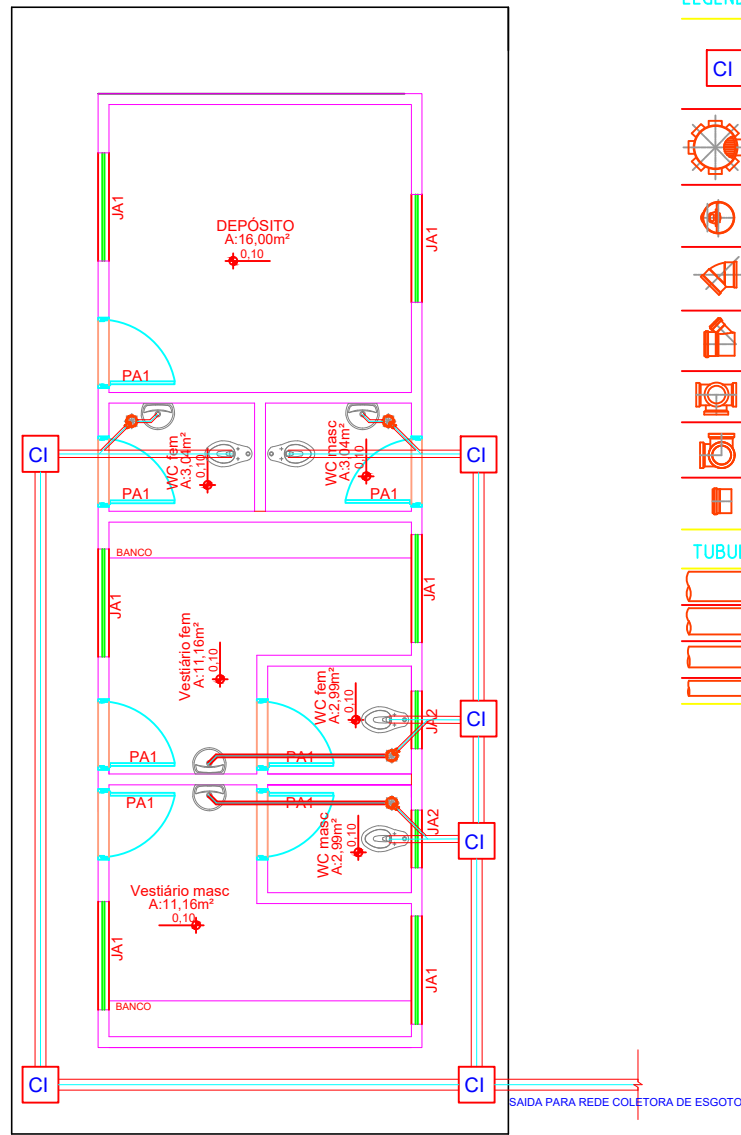

PROJETO SANITÁRIO - VESTIÁRIOS E WC'S
ESCALA 1/100

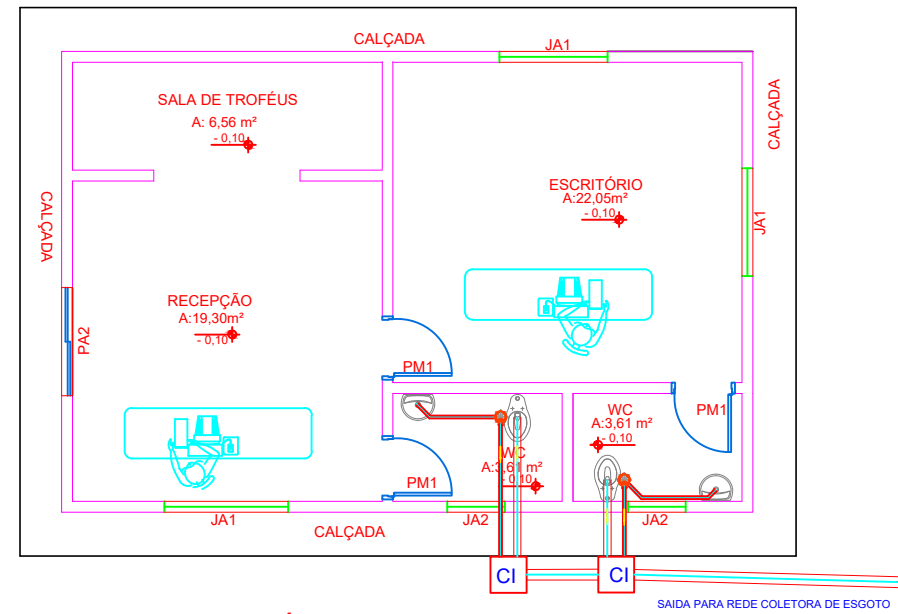

PROJETO SANITÁRIO - SEDE ESPORTE
ESCALA 1/100



INSTALAÇÃO SANITÁRIA

LEGENDA - ESGOTO	
	Caixa de inspeção
	Caixa Sifonada PVC Soldável
	Ralo Com Saída Articulada
	Curva 45°
	Junção simples
	Tê
	Curva 90°
	Luva Simples
TUBULAÇÃO	
	PVC Soldável branco esgoto 150mm
	PVC Soldável branco esgoto 100mm
	PVC Soldável branco esgoto 75mm
	PVC Soldável branco esgoto 40mm

PLANTA BAIXA

OBS: ALVENARIA DE TIJOLOS MACIÇOS, REVESTIDOS COM ARGAMASSA DE CIMENTO E AREIA TRAÇO 1:4.
ARGAMASSA DE CIMENTO E AREIA (TRAÇO 1:3).
CONCRETO SIMPLES Fck > 15 MPa.
DIMENSÕES EM CENTÍMETRO.

DETALHE GENÉRICO CAIXA DE INSPEÇÃO DE ESGOTO - CI ESCALA 1:25

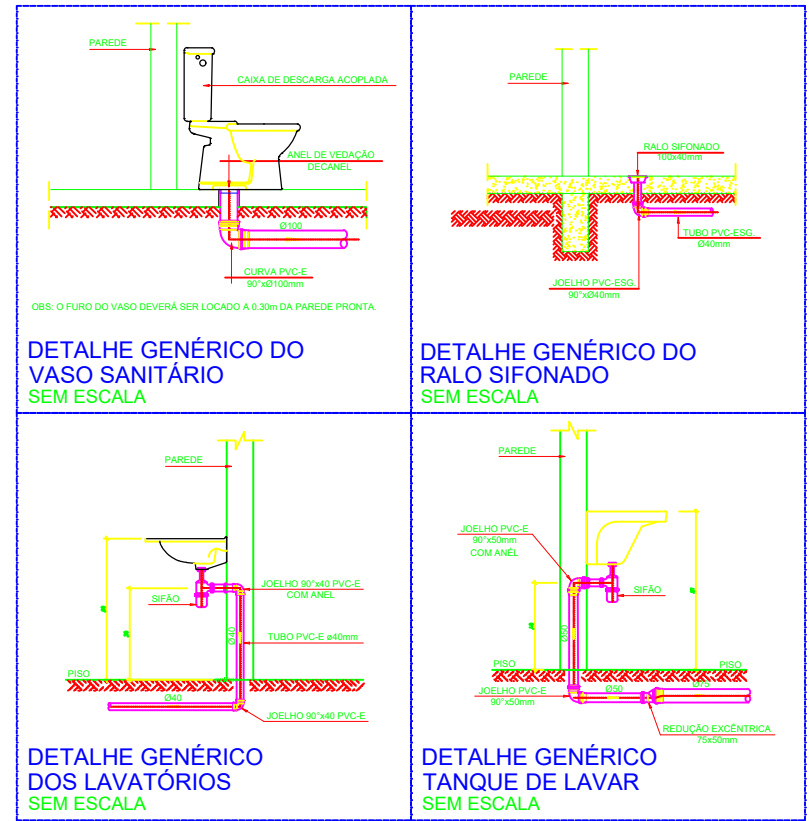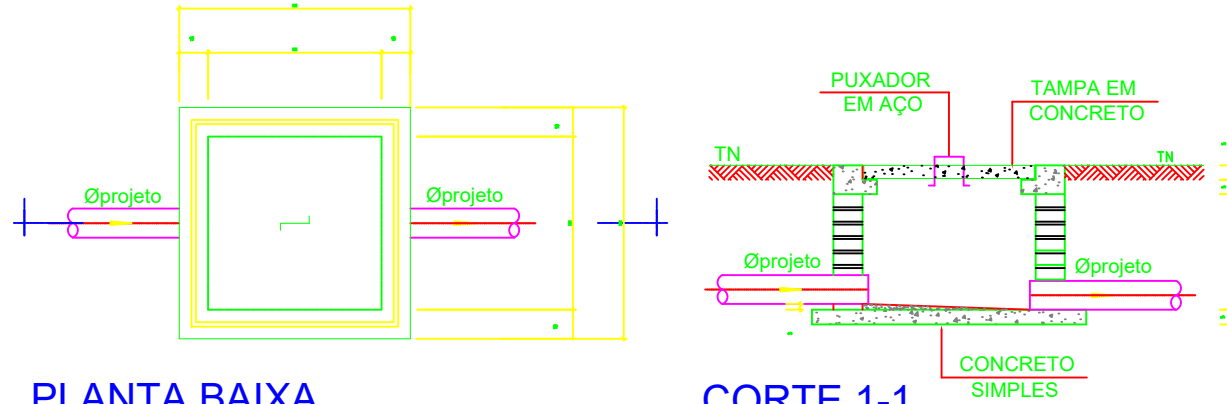

APROVAÇÃO

PREFEITURAL MUNICIPAL DE SÃO MIGUEL DO
ARAGUAIA

Prancha:
2/2

PROJETO HIDROSSANITÁRIO

Endereço da Obra:
AV. TIRADENTES COM A RUA 07, SETOR CENTRO - São Miguel do Araguaia - GO

Proprietário.:

PREFEITURAL MUNICIPAL DE SÃO MIGUEL DO
ARAGUAIA

Profissionais:

Autor e R.T.: Marleide Batista Rios da Costa
Engenheira Civil CREA nº 17.329/D-GO

Escala:

Indicada

Data:

maio/2025

Conteúdo:

Projetos de instalação sanitária,
detalhamentos e legendas

PROJETO SANITÁRIO