



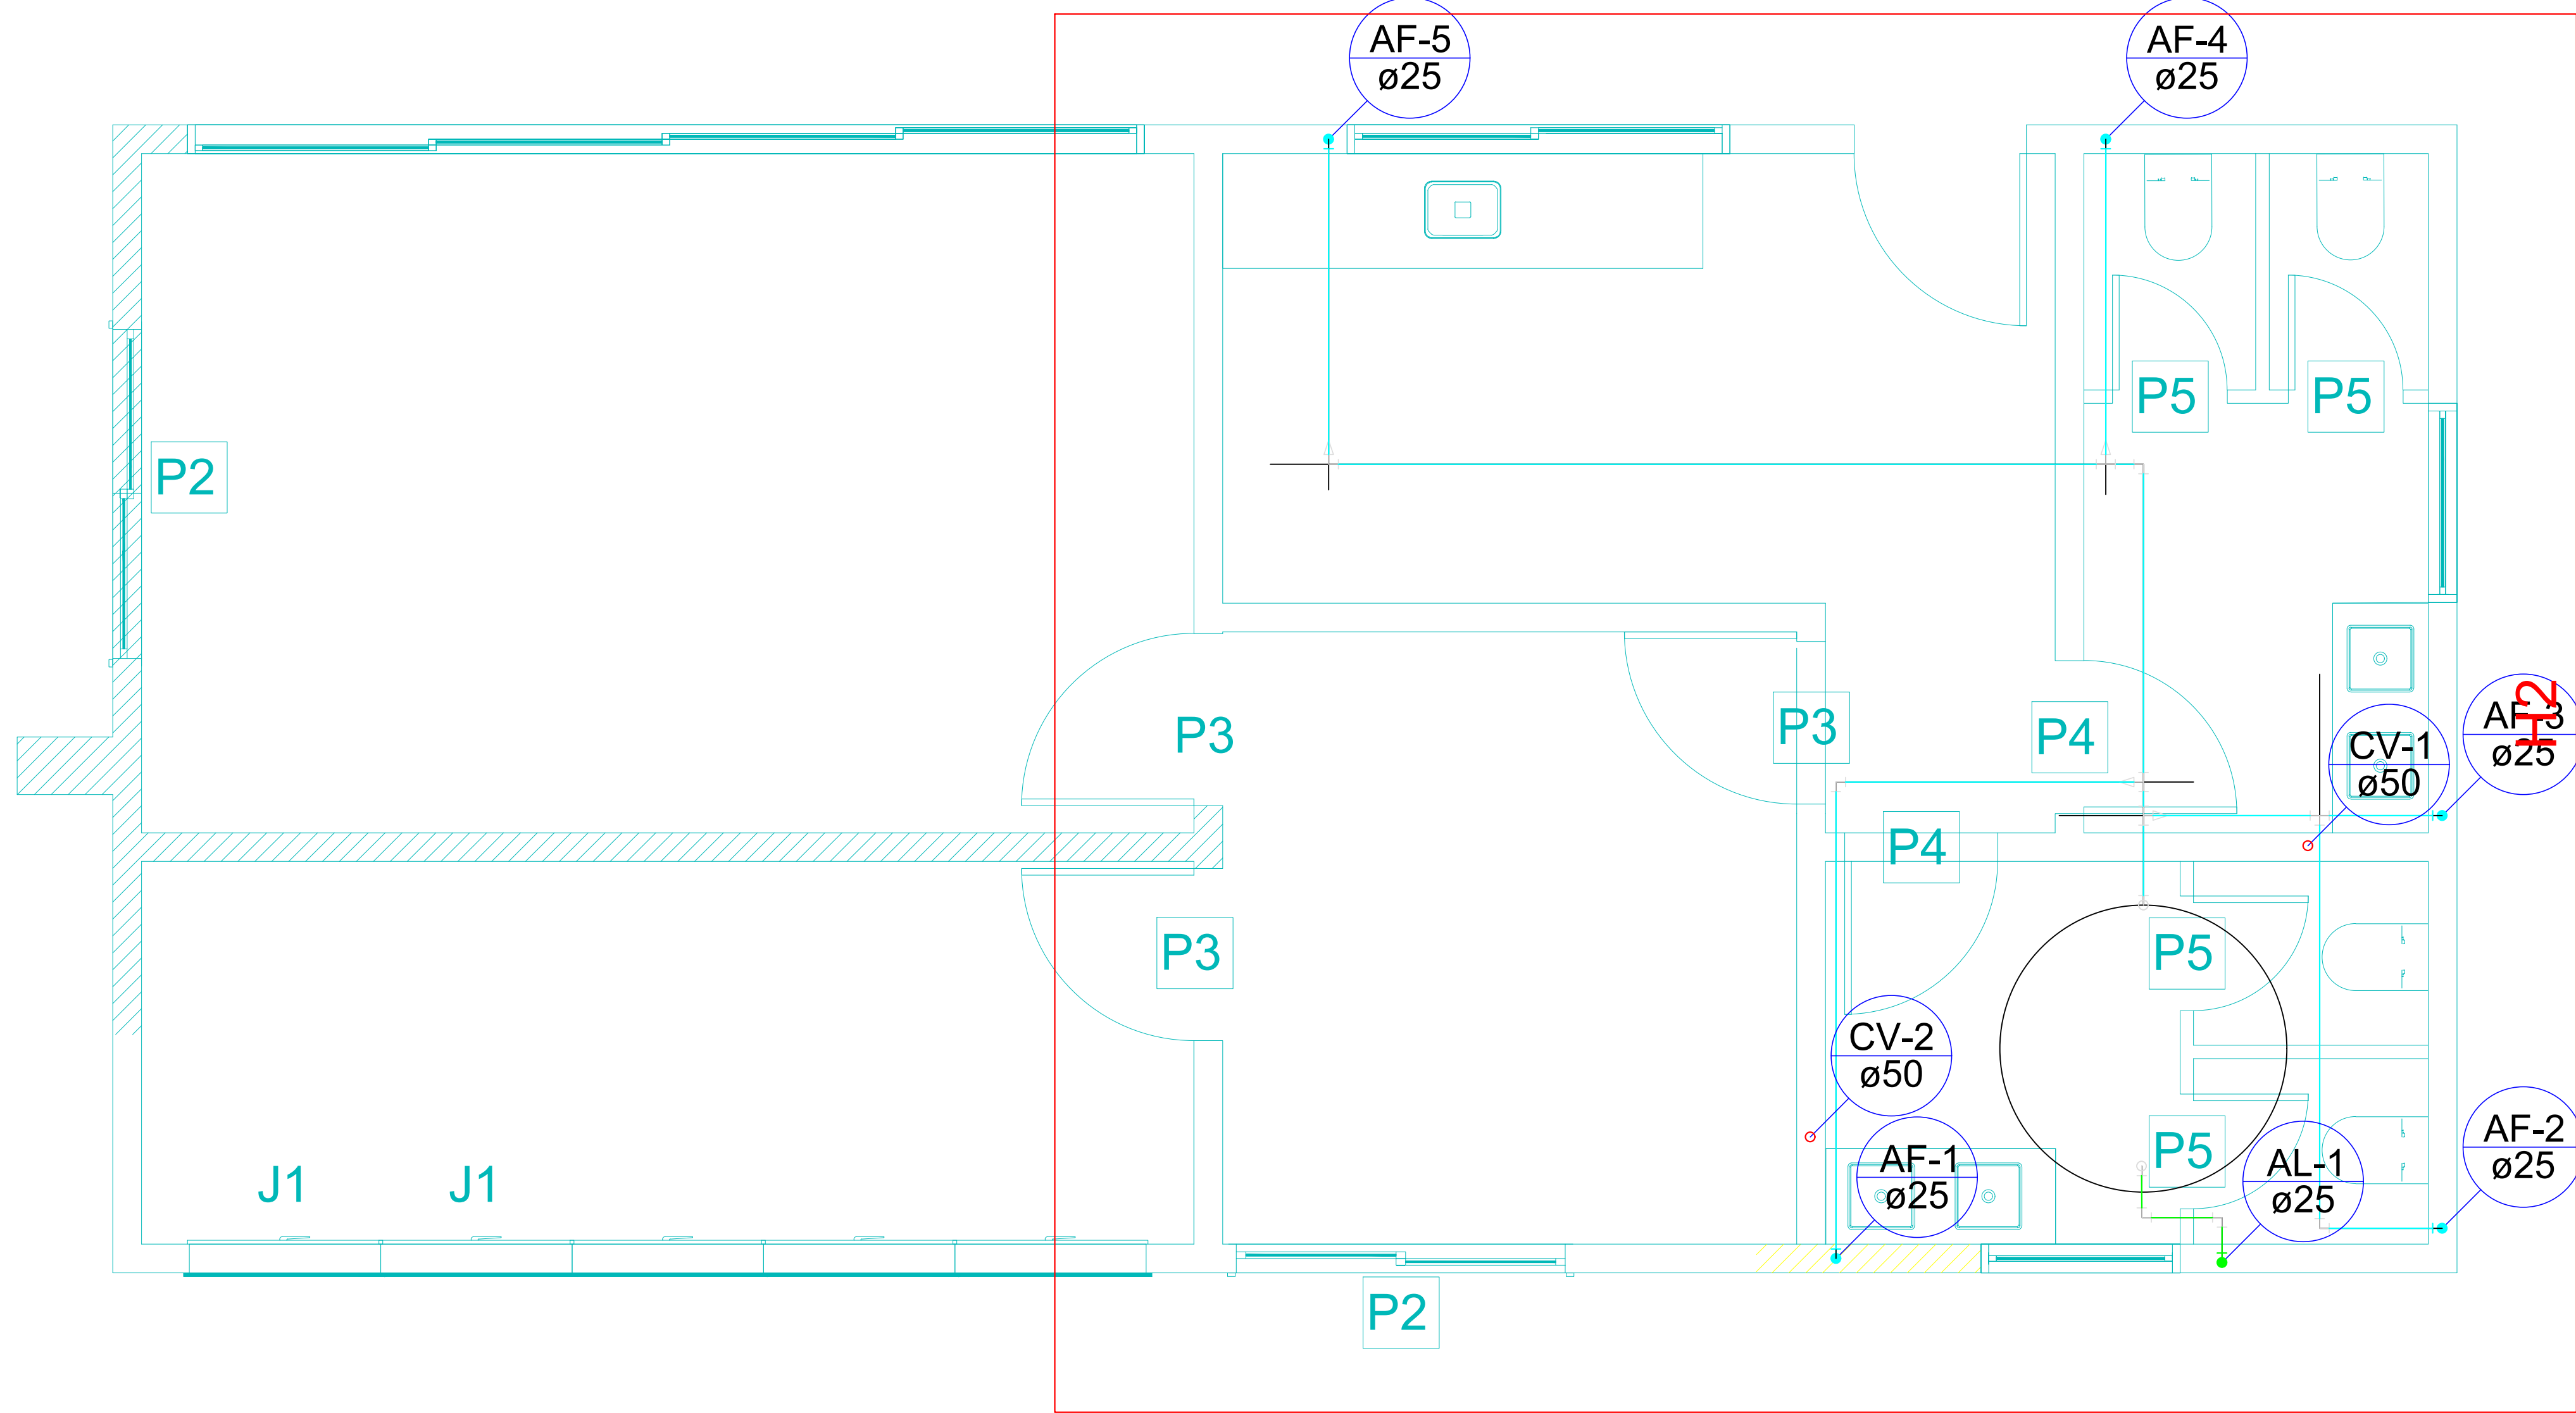


Planta Baixa
escala 1:25

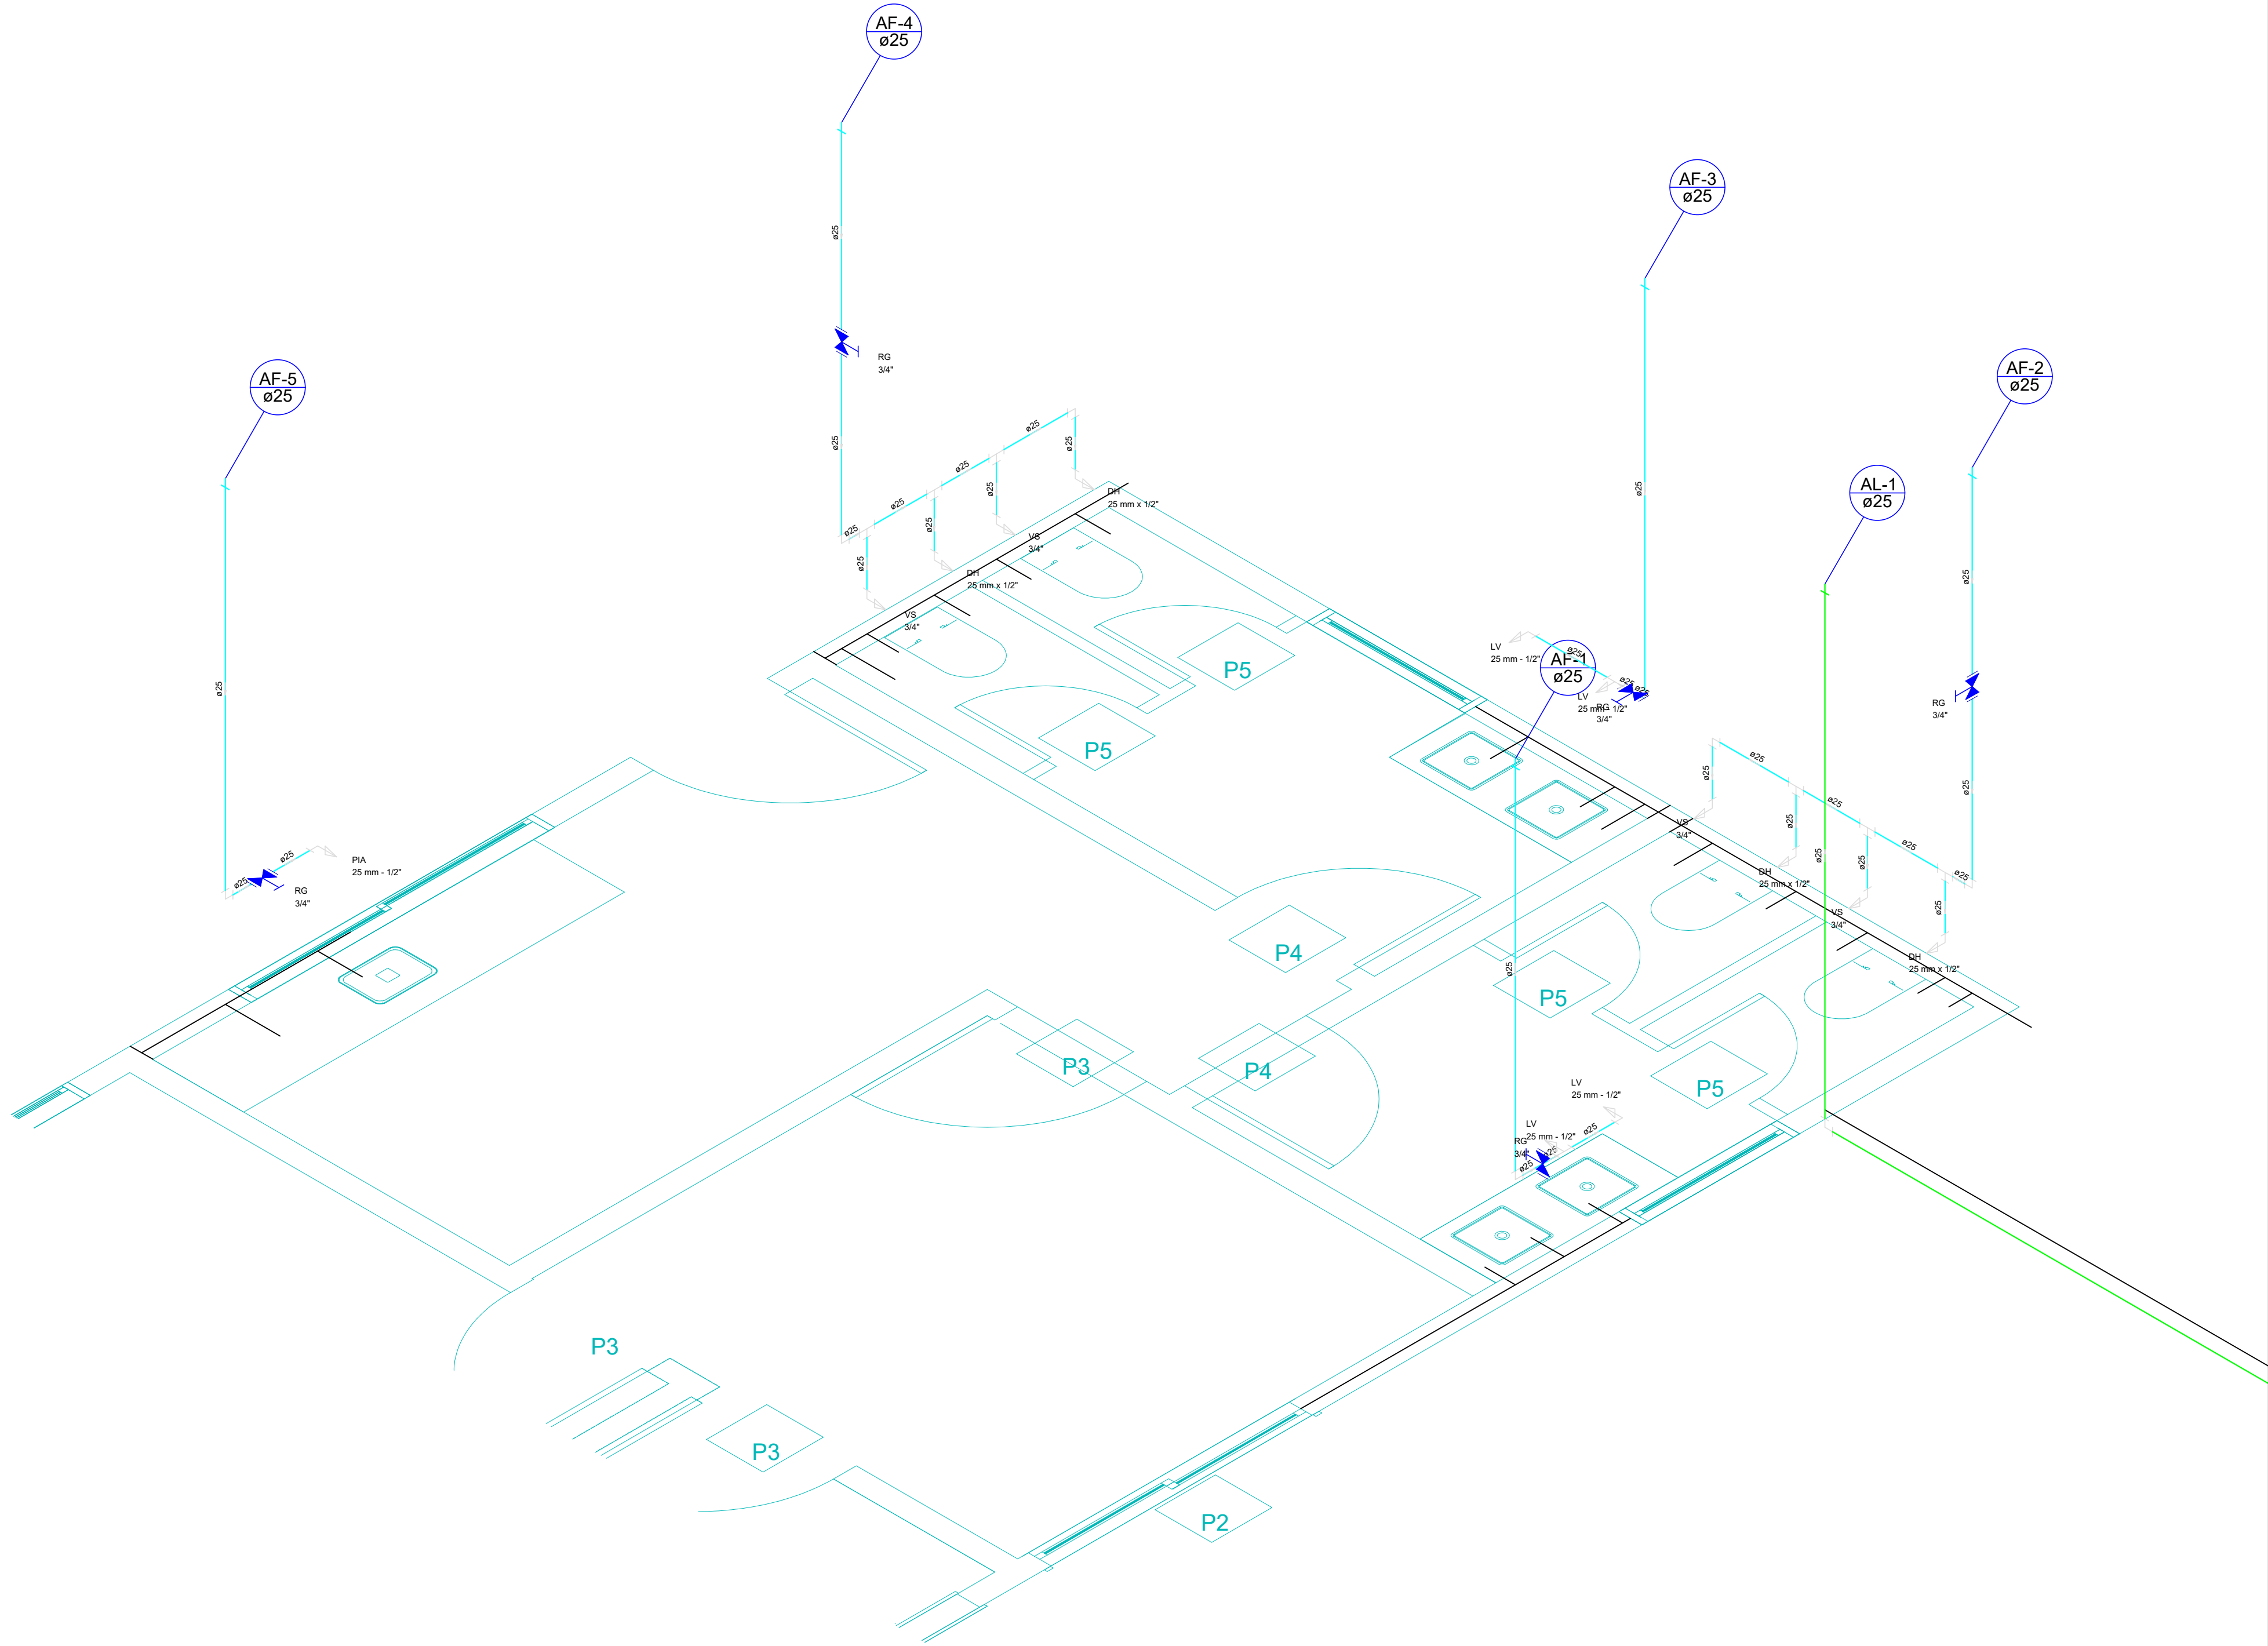

Detalhe H1
escala 1:25

Lista de Materiais	
PVC rígido rosca	
Adaptador com flanges e anel de vedação	1 pz
Joelho 90° soldável	4 pz
Tubo	2,78 m
PVC Esperto	
Tubo rígido c/ porta lsa	5,73 m
Mais	
Registro Globo	1 pz
PVC rígido soldável	
Adapt. sold. c/ flange lsa p/ c/ d' água	1 pz
Adapt. sold. curto c/ bucha rosca p/ registro	2 pz
Joelho 90° soldável	7 pz
Tubo	2 pz
Tubo	12,38 m
Tubo	6,80 m
Tubo soldável	1 pz
Tubo de redução 90° soldável	3 pz
50 mm - 25 mm	
Lista de Materiais	
Mais	
Registro de esfera	2 pz
Registro esfera borboleta bruto PVC	1 pz
PVC mais soldável	
Adaptador phubo de platelino	1 pz
Culor de tomada em PVC	1 pz
Joelho 90° soldável c/ rosca	4 pz
Tubo soldado	2 pz
Tubo sold c/ rosca bucha central	1 pz
PVC rígido rosca	
Tubo	0,23 m
PVC rígido soldável	
Adapt. sold. curto c/ bucha rosca p/ registro	3 pz
Copo soldável	1 pz
Joelho 90° soldável	6 pz
Luna soldável	1 pz
Tubo	14,62 m
Lista de Materiais	
Caixa de Passagem	
CG 40x60 cm	1 pz
Caixa de inspeção de esgoto alifada	1 pz
CG 60x90 cm	2 pz
PVC Acromed	
Caixa alifada	2 pz
150x150	
Sifão de copo p/ pia e lavatório	4 pz
1" - 1 1/2"	1 pz
Sifão flexível p/ Micro	4 pz
1 1/4" - 2"	
Válvula p/ lavatório e tanque	4 pz
Lista de Materiais	
PVC Esperto	
Bucha de redução longa	1 pz
50 mm - 40 mm	4 pz
Curva 90° curta	5 pz
Joelho 45	1 pz
40 mm	6 pz
Joelho 90	1 pz
40 mm	1 pz
Joelho 90 c/ conel p/ esgoto secundário	4 pz
40 mm - 1 1/2"	3 pz
Junta simples	10,48 m
100 mm - 100 mm	3,32 m
Tubo PVC porta-bucha c/ vira	
75 mm - 3"	15,35 m
Tubo rígido c/ porta e bucha soldável	11,26 m
40 mm - 4"	3,00 m
Tubo rígido c/ porta lsa	2 pz
40 mm	
Tubo 45	
40 mm	
Lista de Materiais	
Unidades de tratamento	
Alça	1 pz
Furo	1,20 m²
Argamassa	2,01 m²
Beta	1,45 m²
m³ 3	1 pz
Concreto	452 pz
Tampa	
Hemética	
Tiplo	
Furado	
Lista de Materiais	
PVC Esperto	
Caixa 45 longa	2 pz
50 mm	3 pz
Joelho 45	2 pz
50 mm	2,80 m
Joelho 90	2 pz
50 mm	
Tubo PVC porta-bucha c/ vira	
50 mm - 2"	
Tubo sanitário	
50 mm - 50 mm	
Lista de Materiais	
Asfalto	
Bucha lisa	4 pz
25 mm x 1/2"	1 pz
Tomada da Pia de Cozinha	4 pz
25 mm - 1/2"	
Tomada de lavatório	4 pz
25 mm - 1/2"	
Vaso sanitário c/ ox. acoplada	4 pz
1/2"	
Lista de Materiais	
Solva	
Conector bucha - porta	10 pz
25 mm x 3/4"	
Lista de Materiais	
Mais	
Registro de gaveta c/ canopla cromada	5 pz
3/4"	
Lista de Materiais	
PPCR Tipo 1 (TOPUSION - Fabricante)	
Joelho tipo com inserto metálico	4 pz
25 mm x 1/2"	
Lista de Materiais	
PVC Acromed	
Bucha de ligação p/ vaso sanitário	4 pz
1 1/2"	
Engate flexível cobre cromado com canopla	4 pz
1/2" - 30cm	
Engate flexível plástico	4 pz
1/2" - 30cm	
Lista de Materiais	
PVC mais soldável	
Joelho de redução soldável c/ rosca	4 pz
25 mm - 1/2"	
Lista de Materiais	
PVC rígido soldável	
Joelho 90° soldável	7 pz
Luna soldável	5 pz
Tubo	19,50 m
Tubo	8 pz
Tubo soldável	
25 mm	
Lista de Materiais	
PVC soldável azul c/ bucha lisa	
Joelho de redução 90° soldável com bucha de lisa	3 pz
25 mm - 1/2"	
Tubo sold 90 sold c/ bucha lisa B central	2 pz
25 mm - 1/2"	

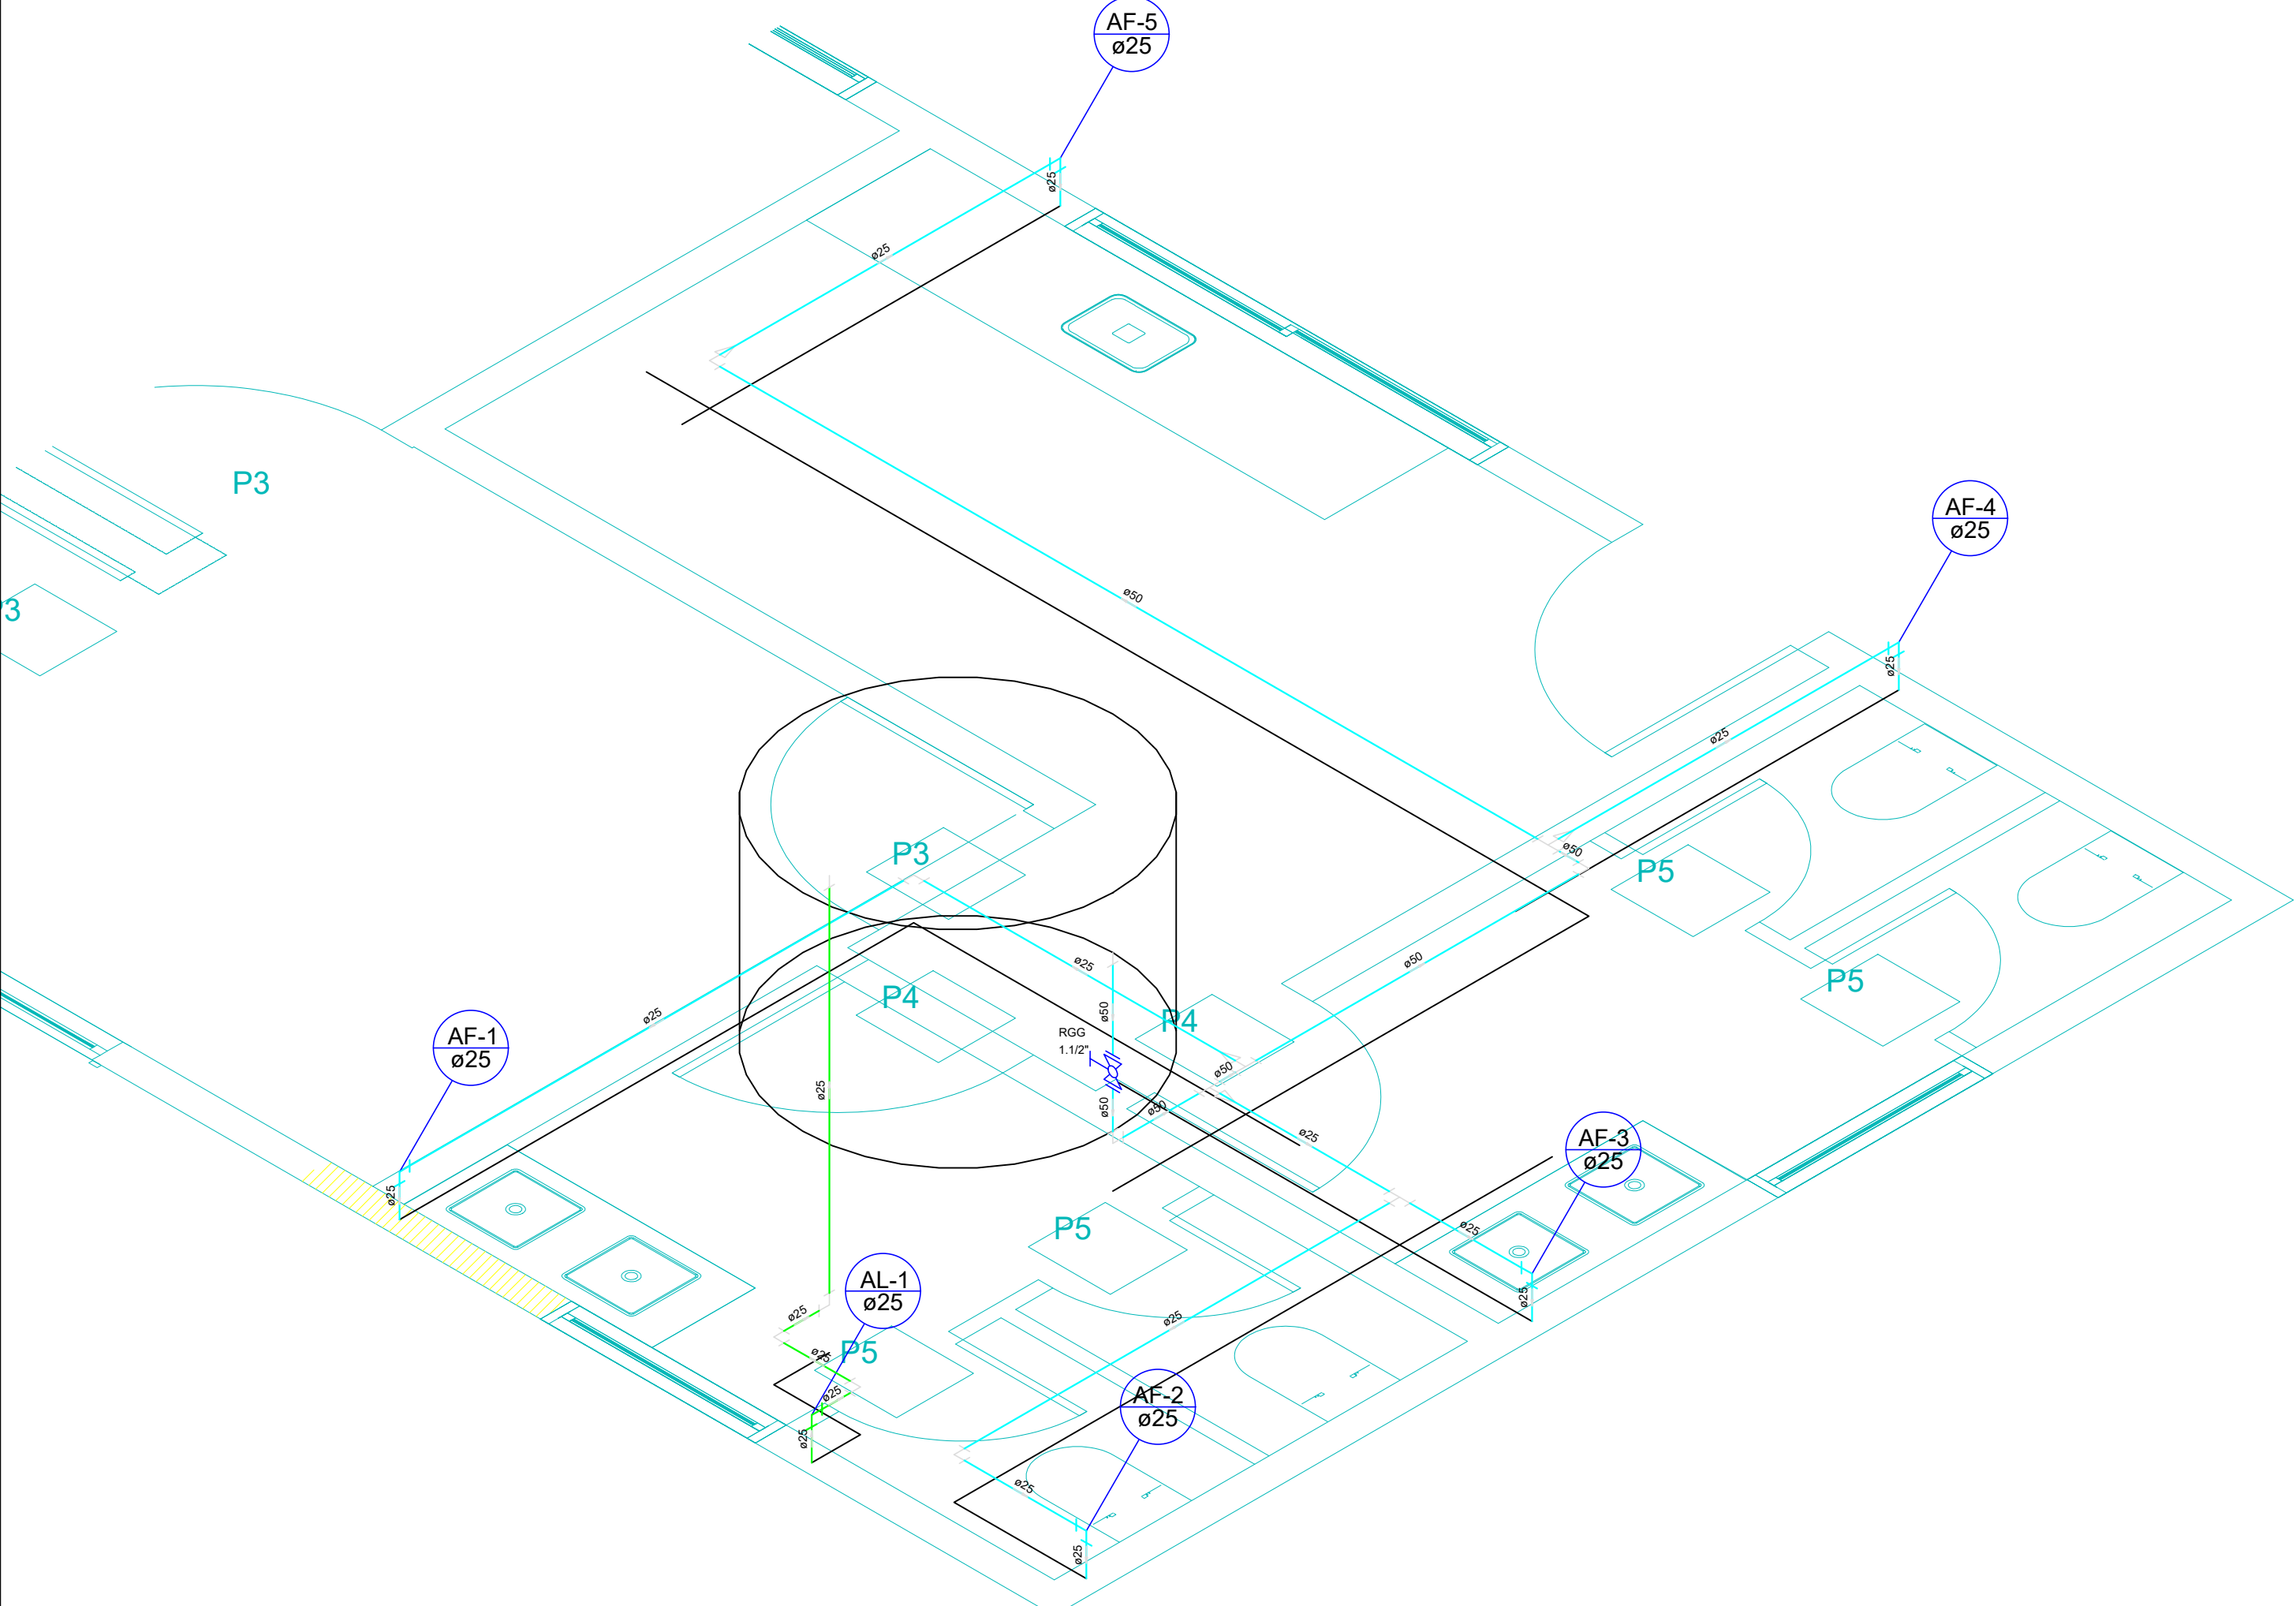

Detalhe H2
escala 1:25

APROVAÇÃO:

HIDROSSANITÁRIO

OBRA: PROJETO PARQUE DE EXPOSIÇÕES

PROP: MUNICÍPIO DE FORMOSO - GO

LOCAL: MUNICÍPIO DE FORMOSO - GO

CONTEÚDO:

Planta Baixa
Detalhe H1
Detalhe H2

PROP: MUNICÍPIO DE FORMOSO - GO

ÁREA DO TERRENO:

Área Total 43.072,00m²

R.T. ENG. CIVIL
GILSON PABLO DIAS VIANA
CREA 101404257/D-GO

Desenho:
GP ENGENHARIA

Tipo:
Infraestrutura

Data:
Junho / 2026

Escala:
Indicada