




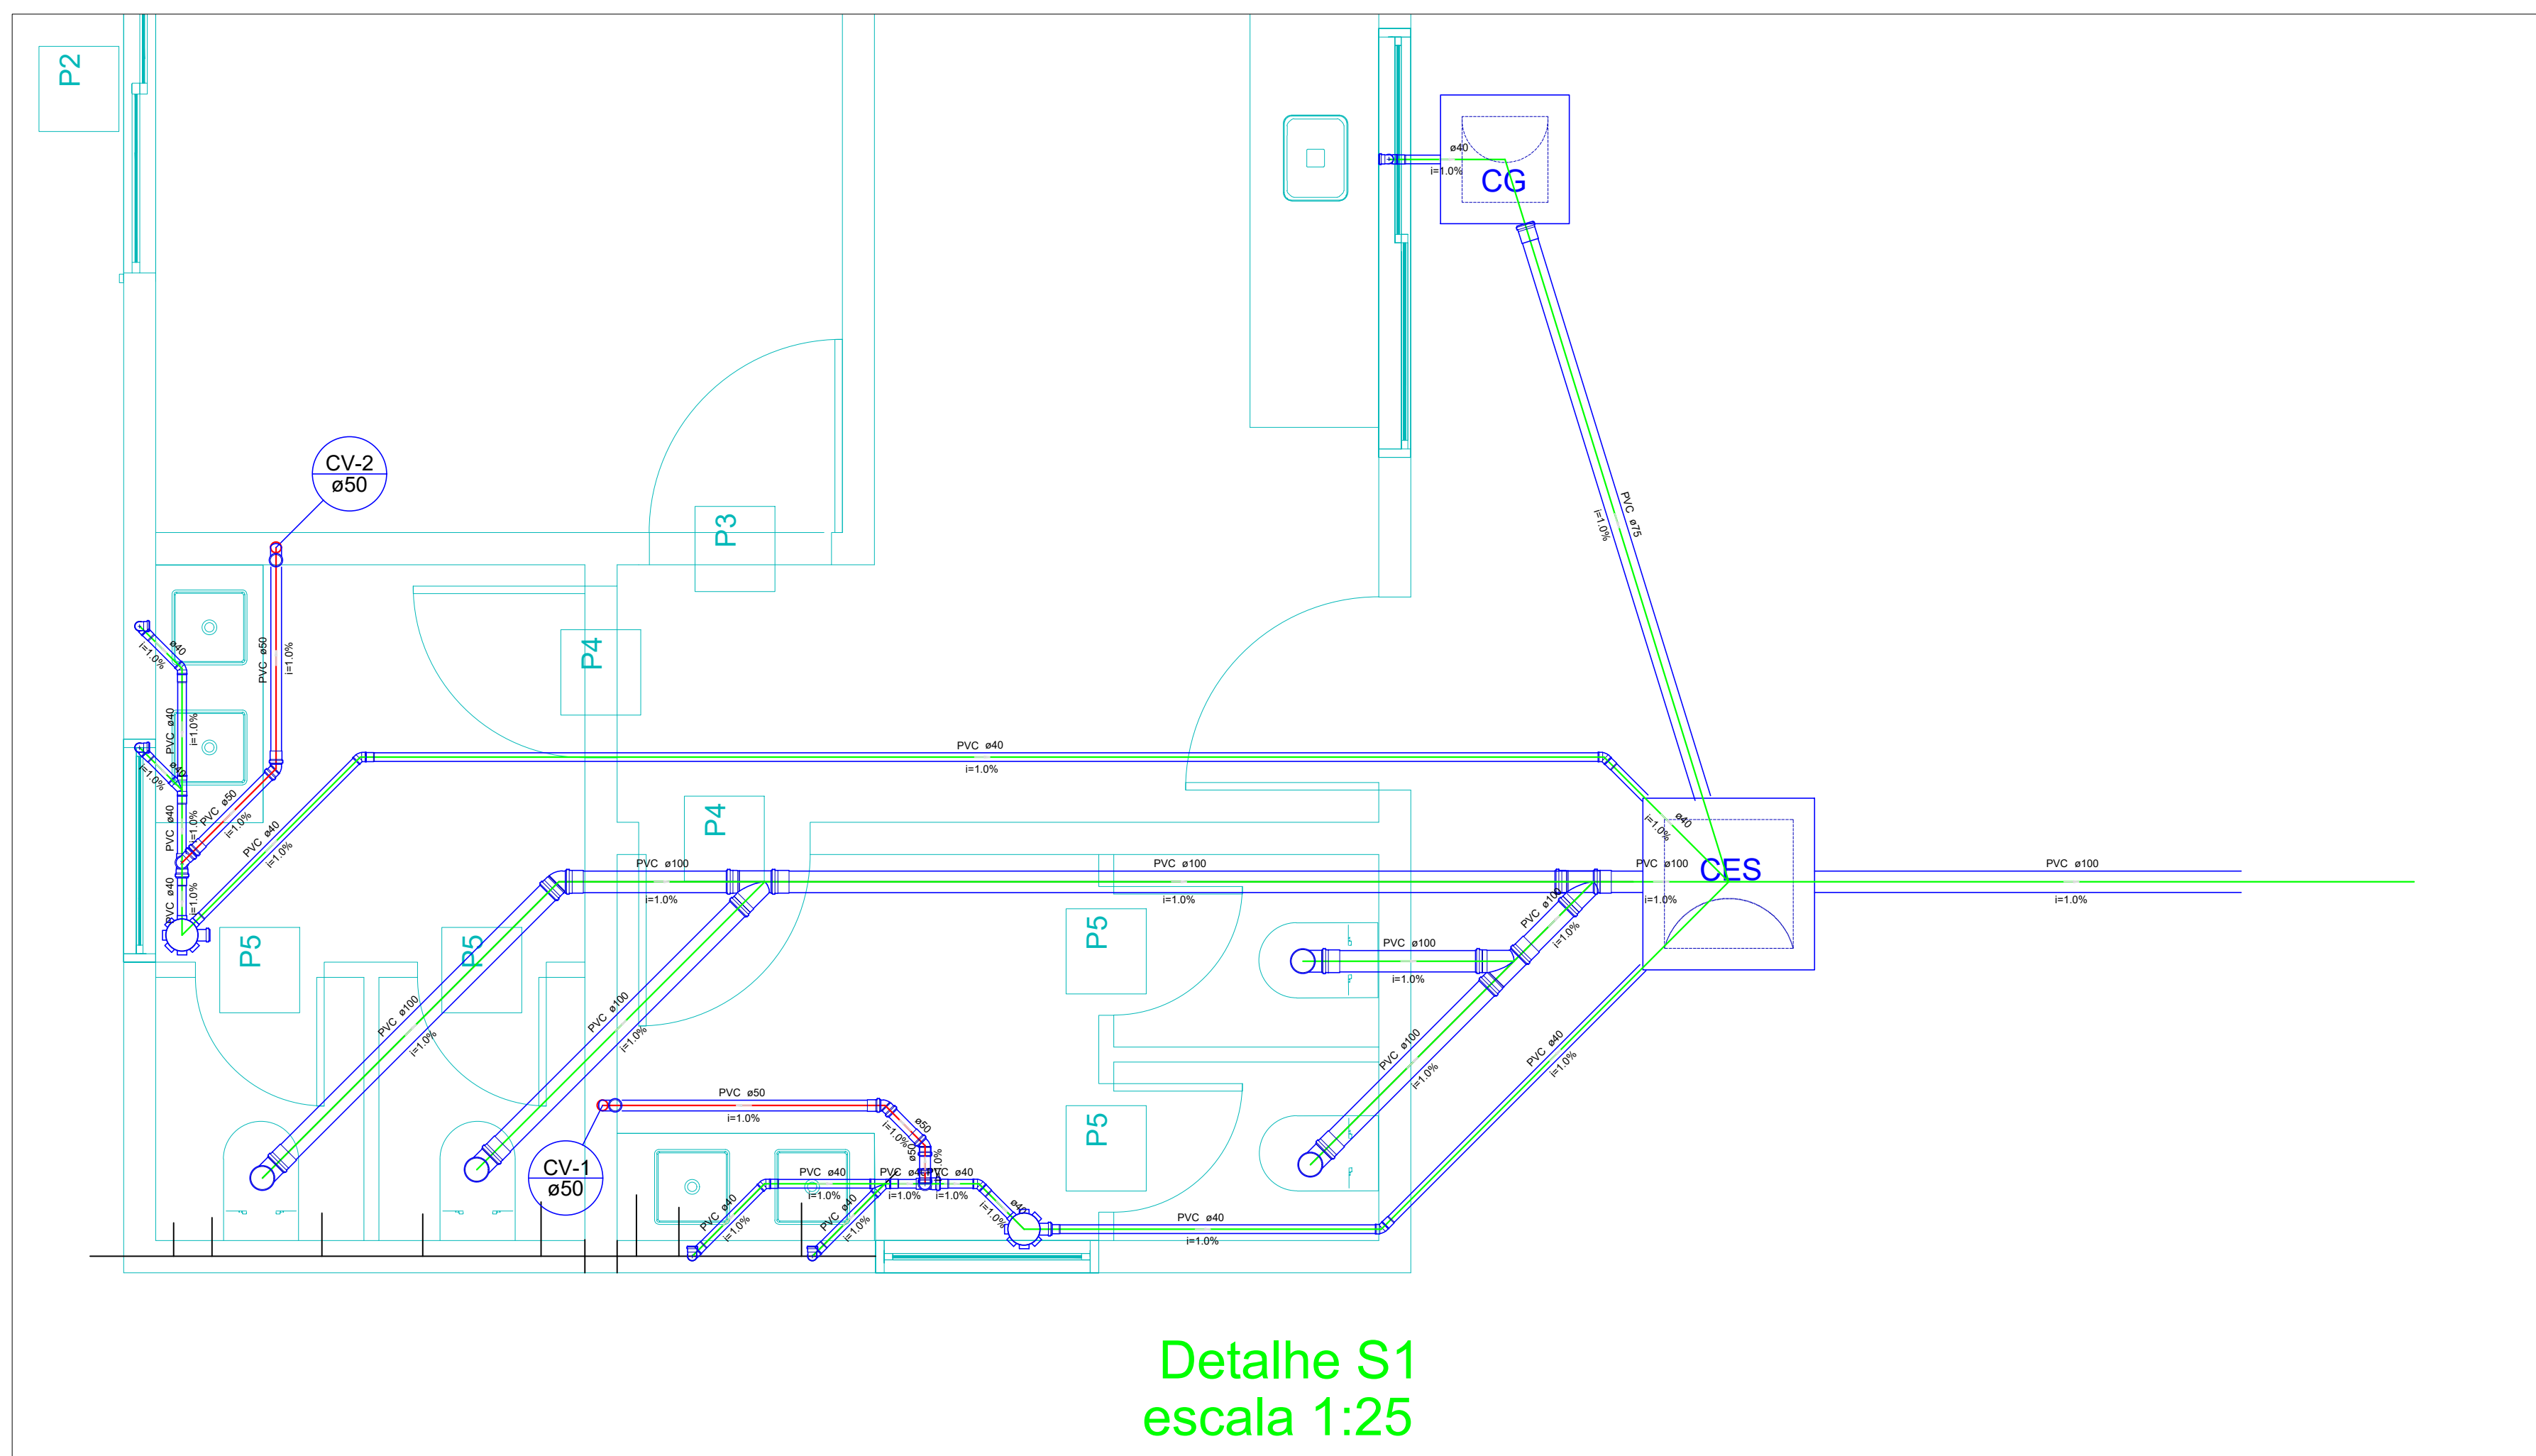


Detalhe S1
escala 1:25

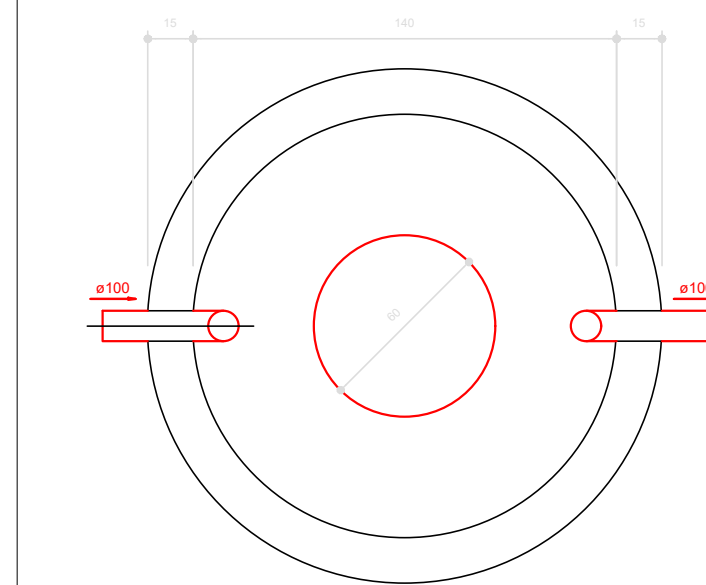


TANQUE SÉPTICO
PLANTA BAIXA - ESC. 1:25

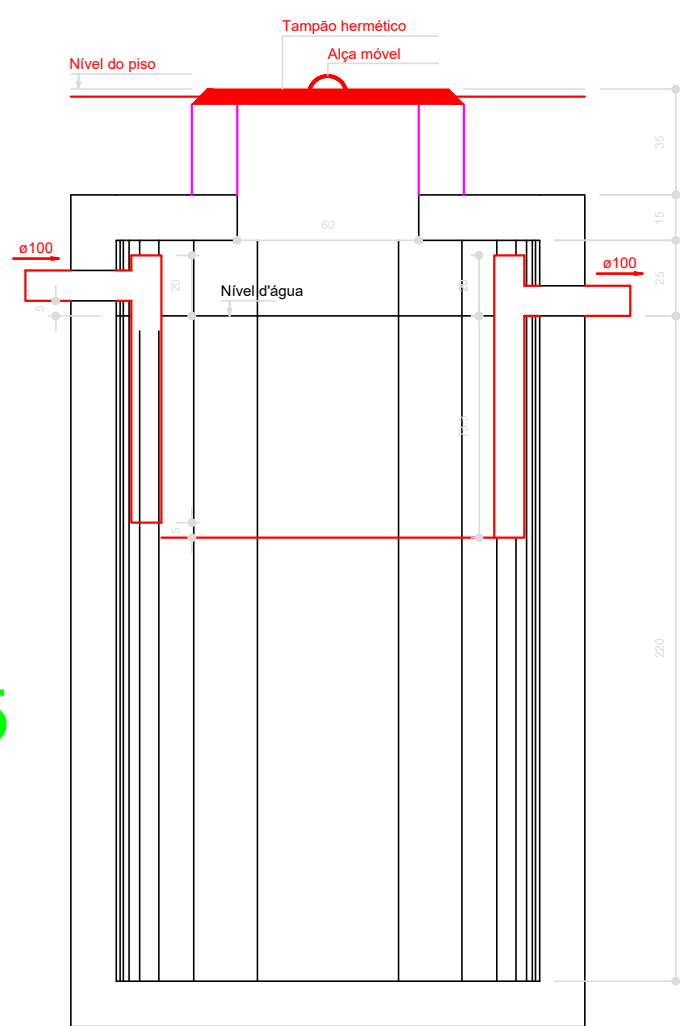

TANQUE SÉPTICO
CORTE - ESC. 1:25

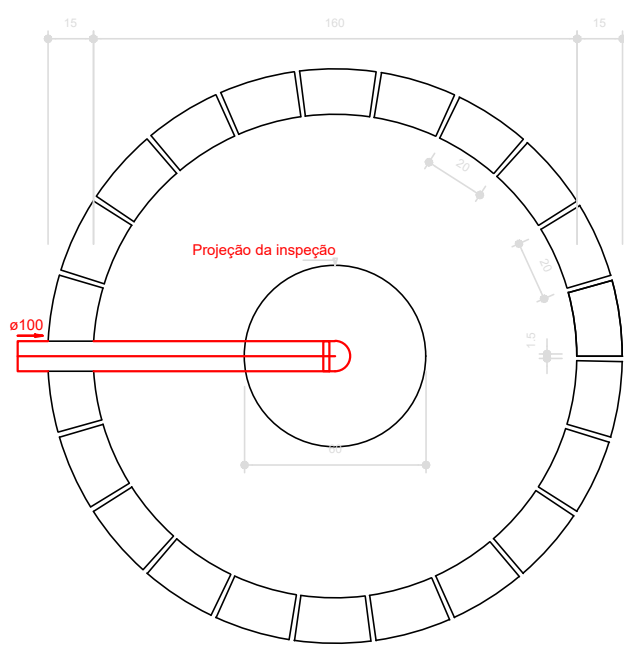

SUMIDOURO
PLANTA BAIXA - ESC. 1:25

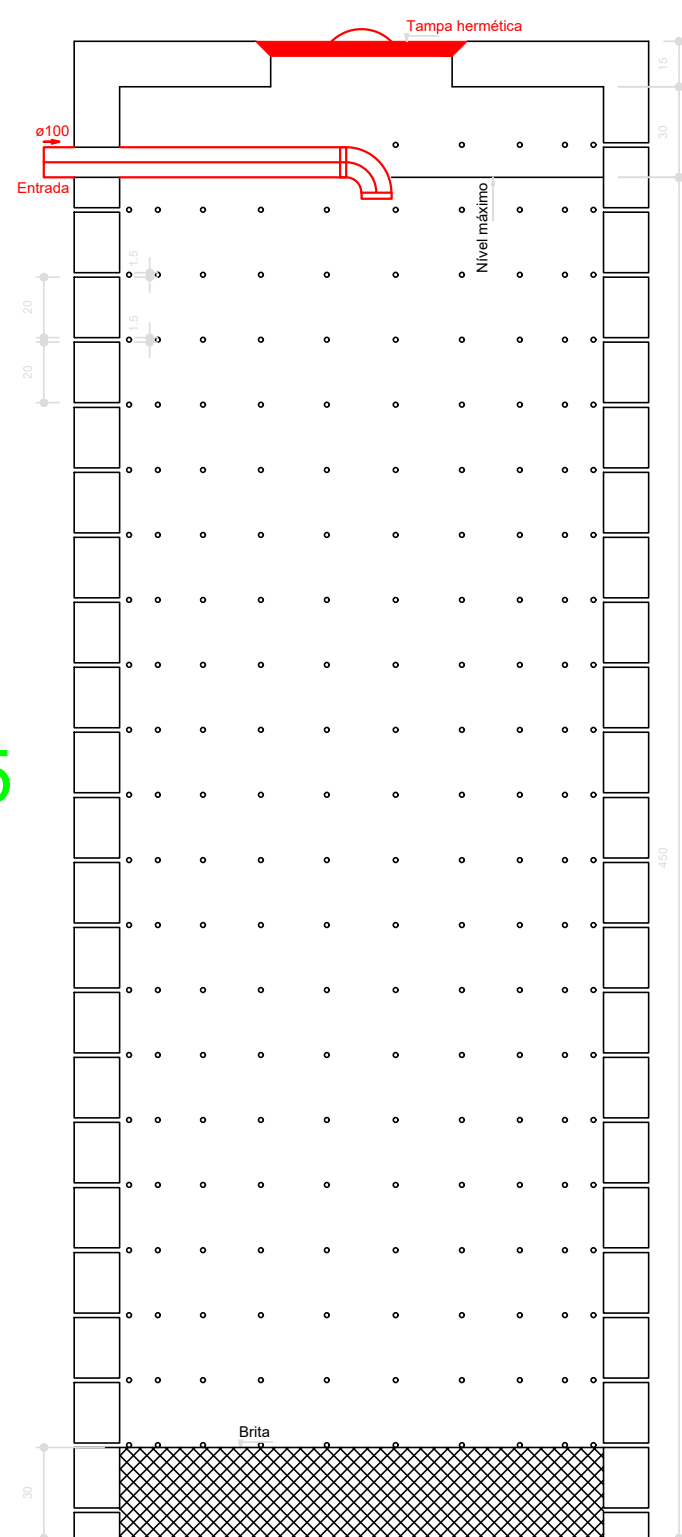

SUMIDOURO
CORTE - ESC. 1:25

APROVAÇÃO:

HIDROSSANITÁRIO

OBRA: PROJETO PARQUE DE EXPOSIÇÕES

PROP.: MUNICÍPIO DE FORMOSO - GO

LOCAL: MUNICÍPIO DE FORMOSO - GO

CONTEÚDO:

Detalhe S1
Detalhe Tanque Séptico
Detalhe Sumidouro

ÁREA DO TERRENO:

Área Total 43.072,00m²

PROP.: MUNICÍPIO DE FORMOSO - GO

R.T.: ENGº. CIVIL:
GILSON PABLO DIAS VIANA
CREA 1014042577/D-GO

Desenho:
GP ENGENHARIA

Tipo:
Infraestrutura

Data:
Junho / 2026

Escala:
Indicada

FOIHA
2 / 2