




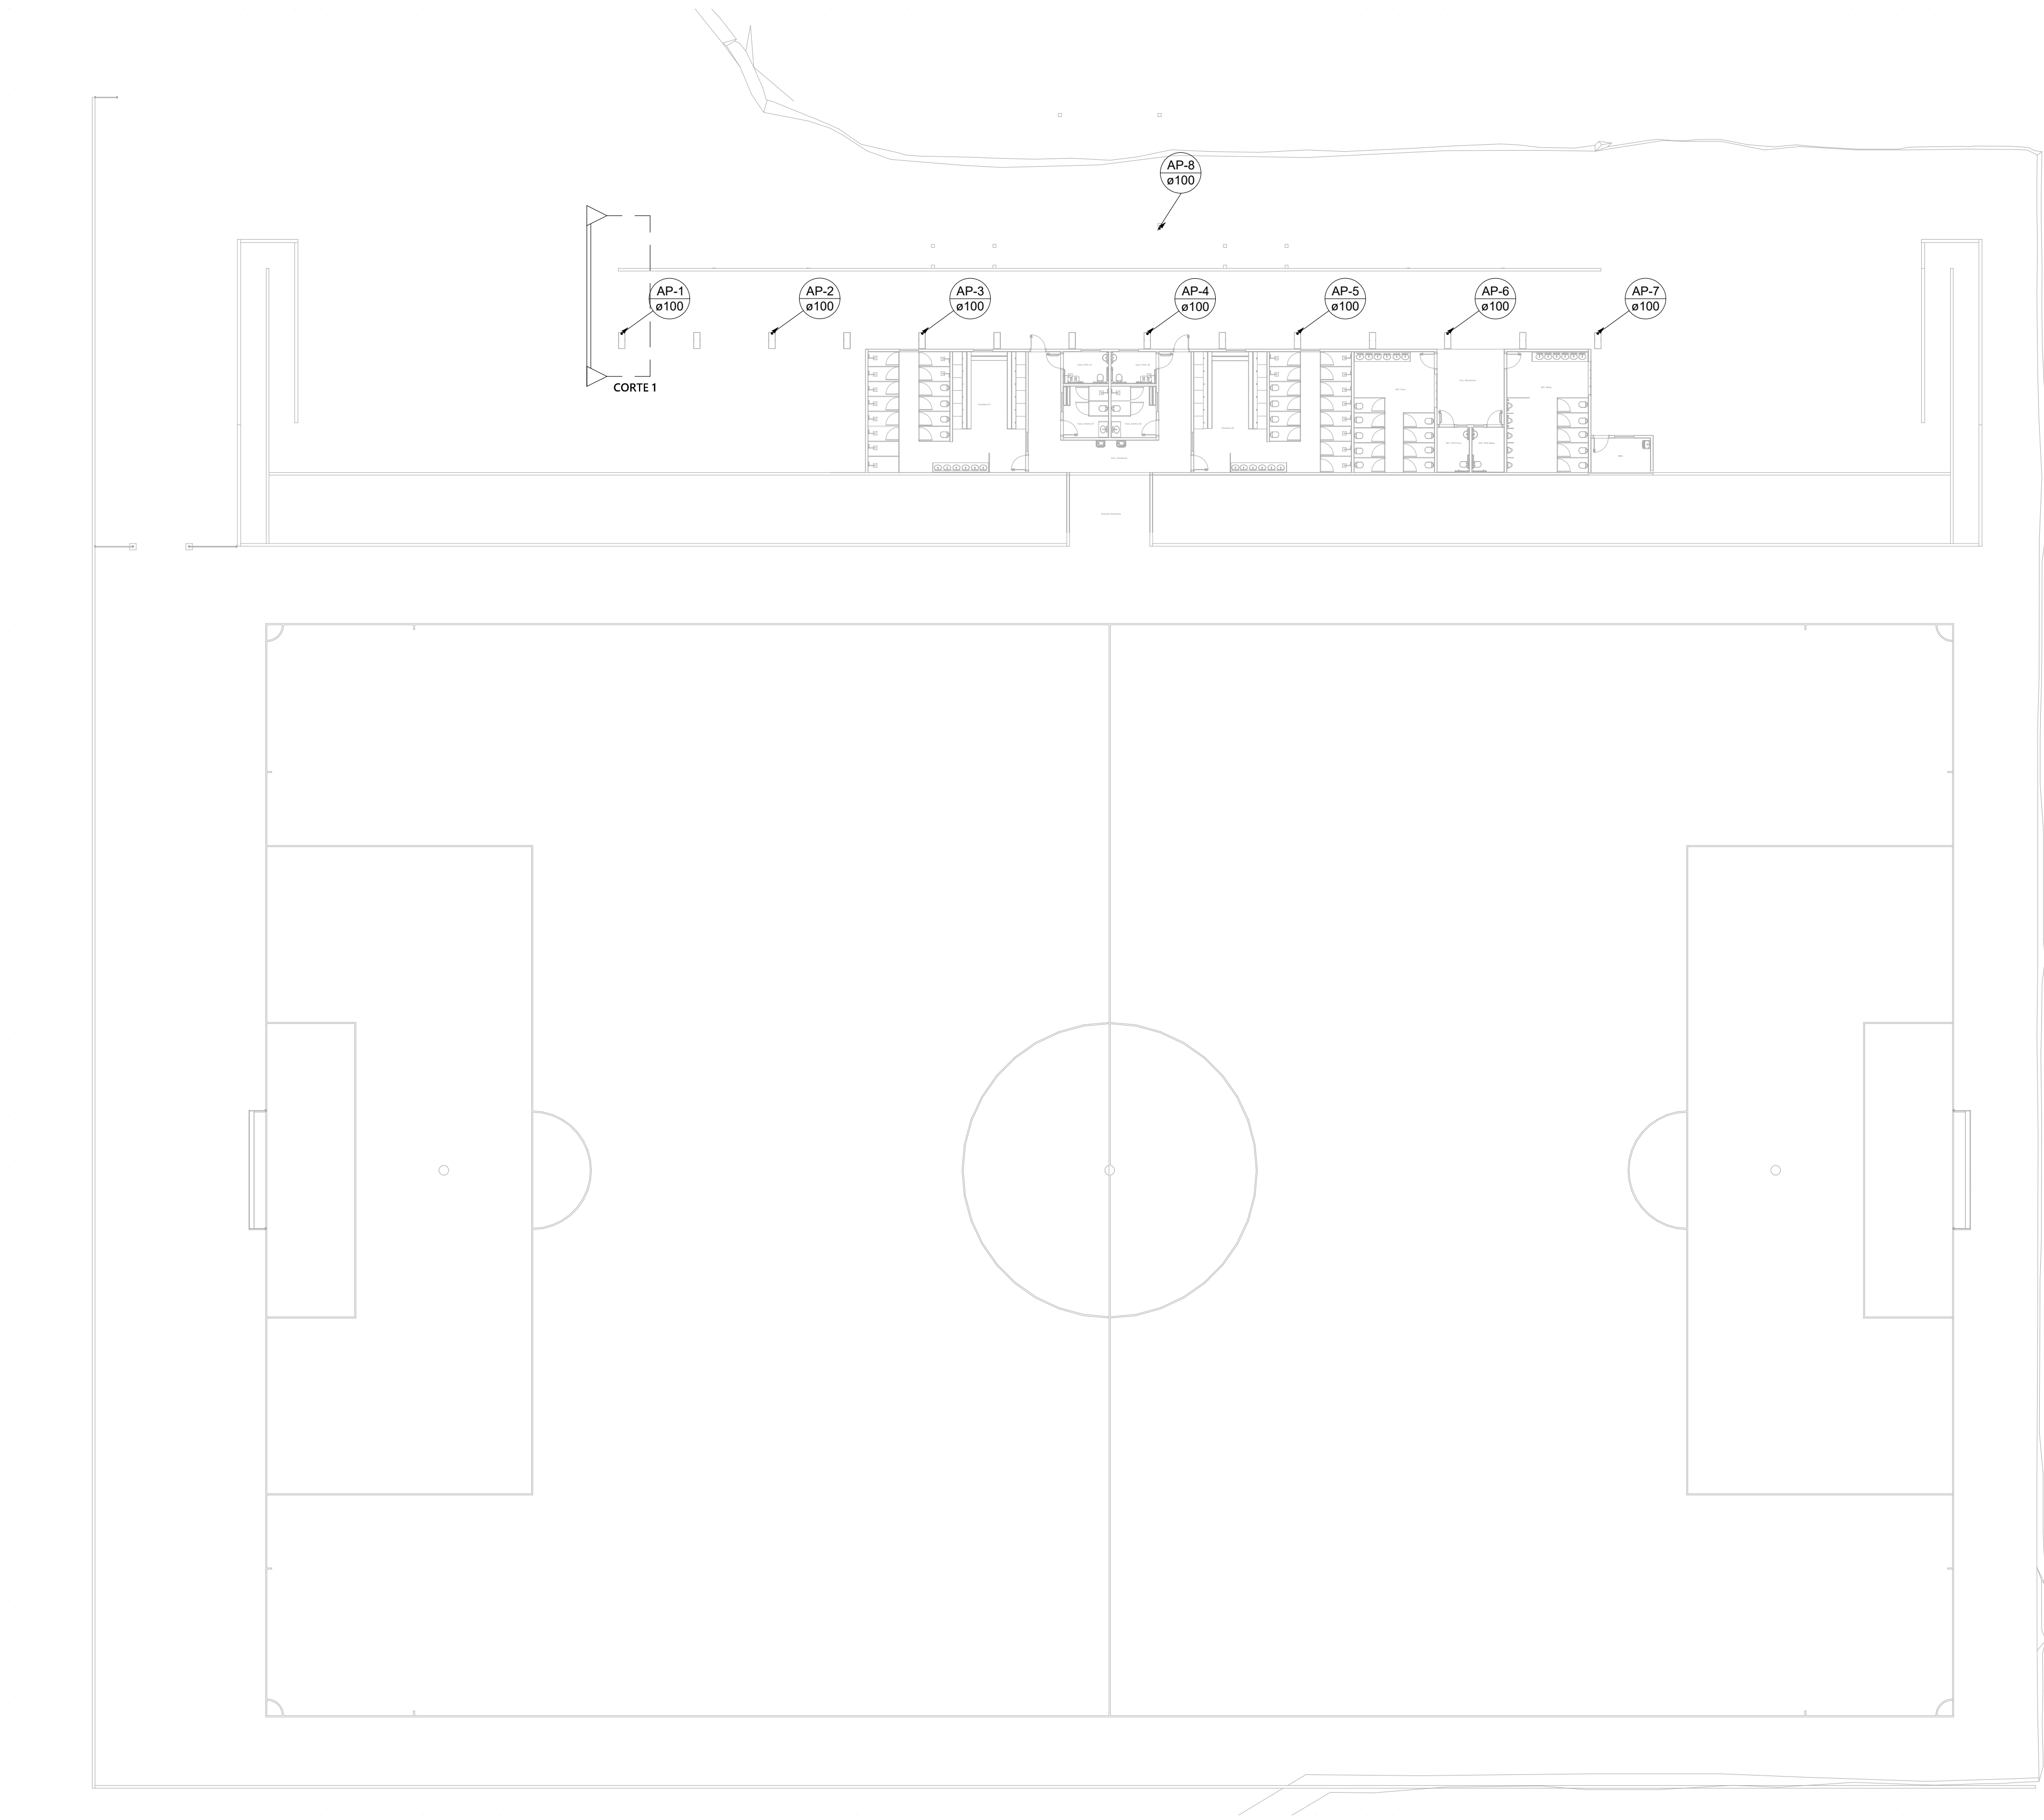

ÁGUAS PLUVIAIS
PLANTA BAIXA
ESCALA: 1/250

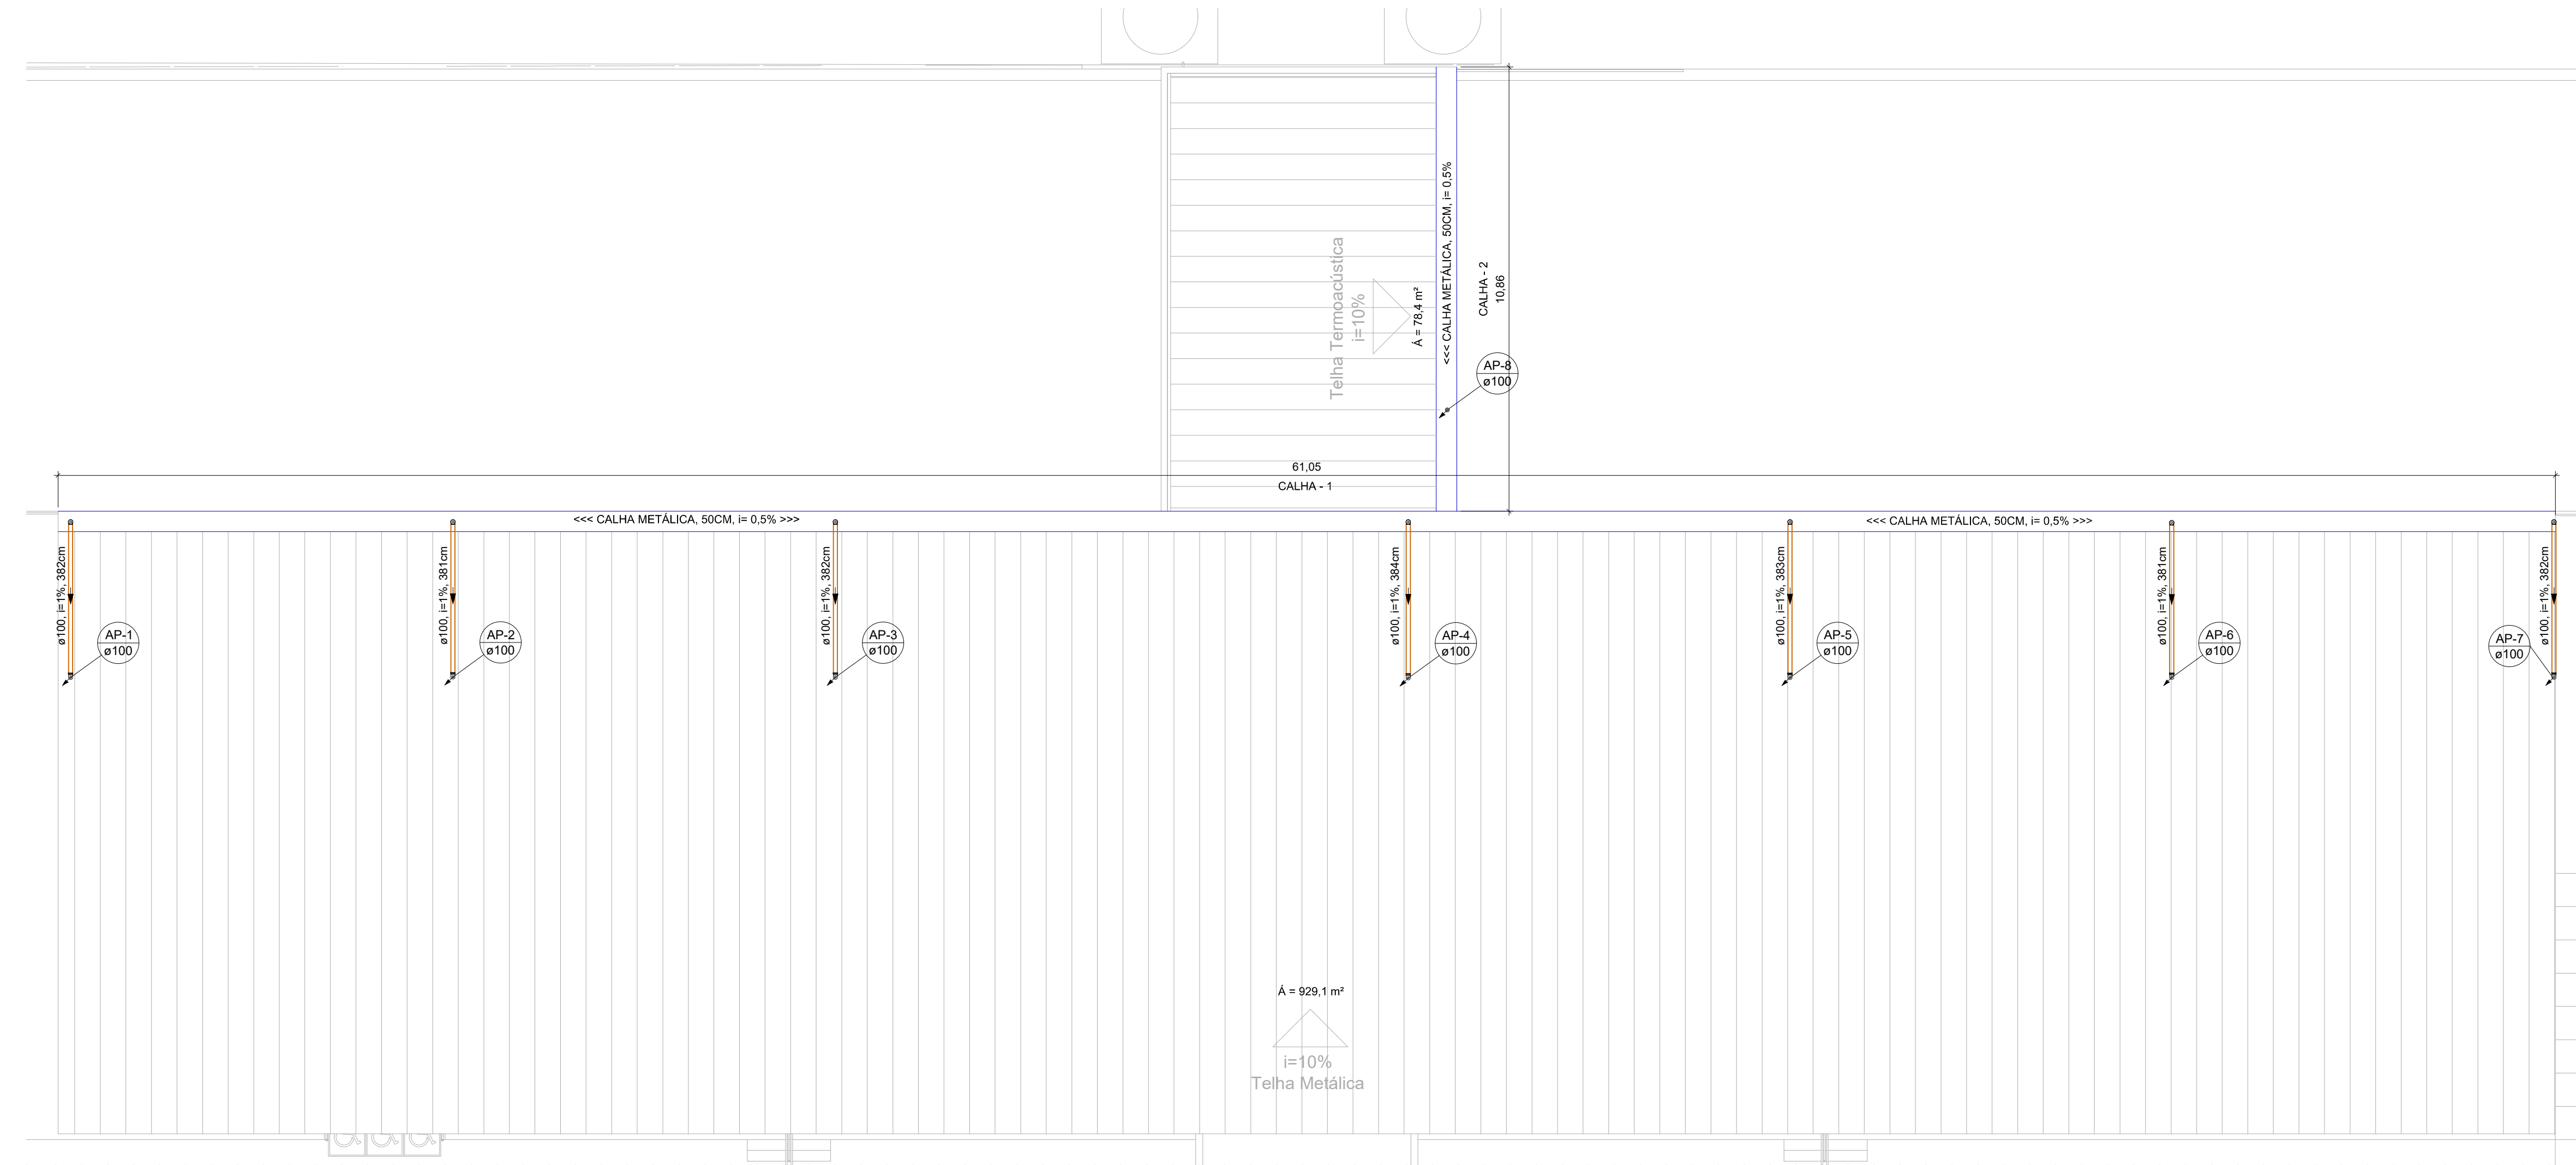


ÁGUAS PLUVIAIS
COBERTURA
ESCALA: 1/100

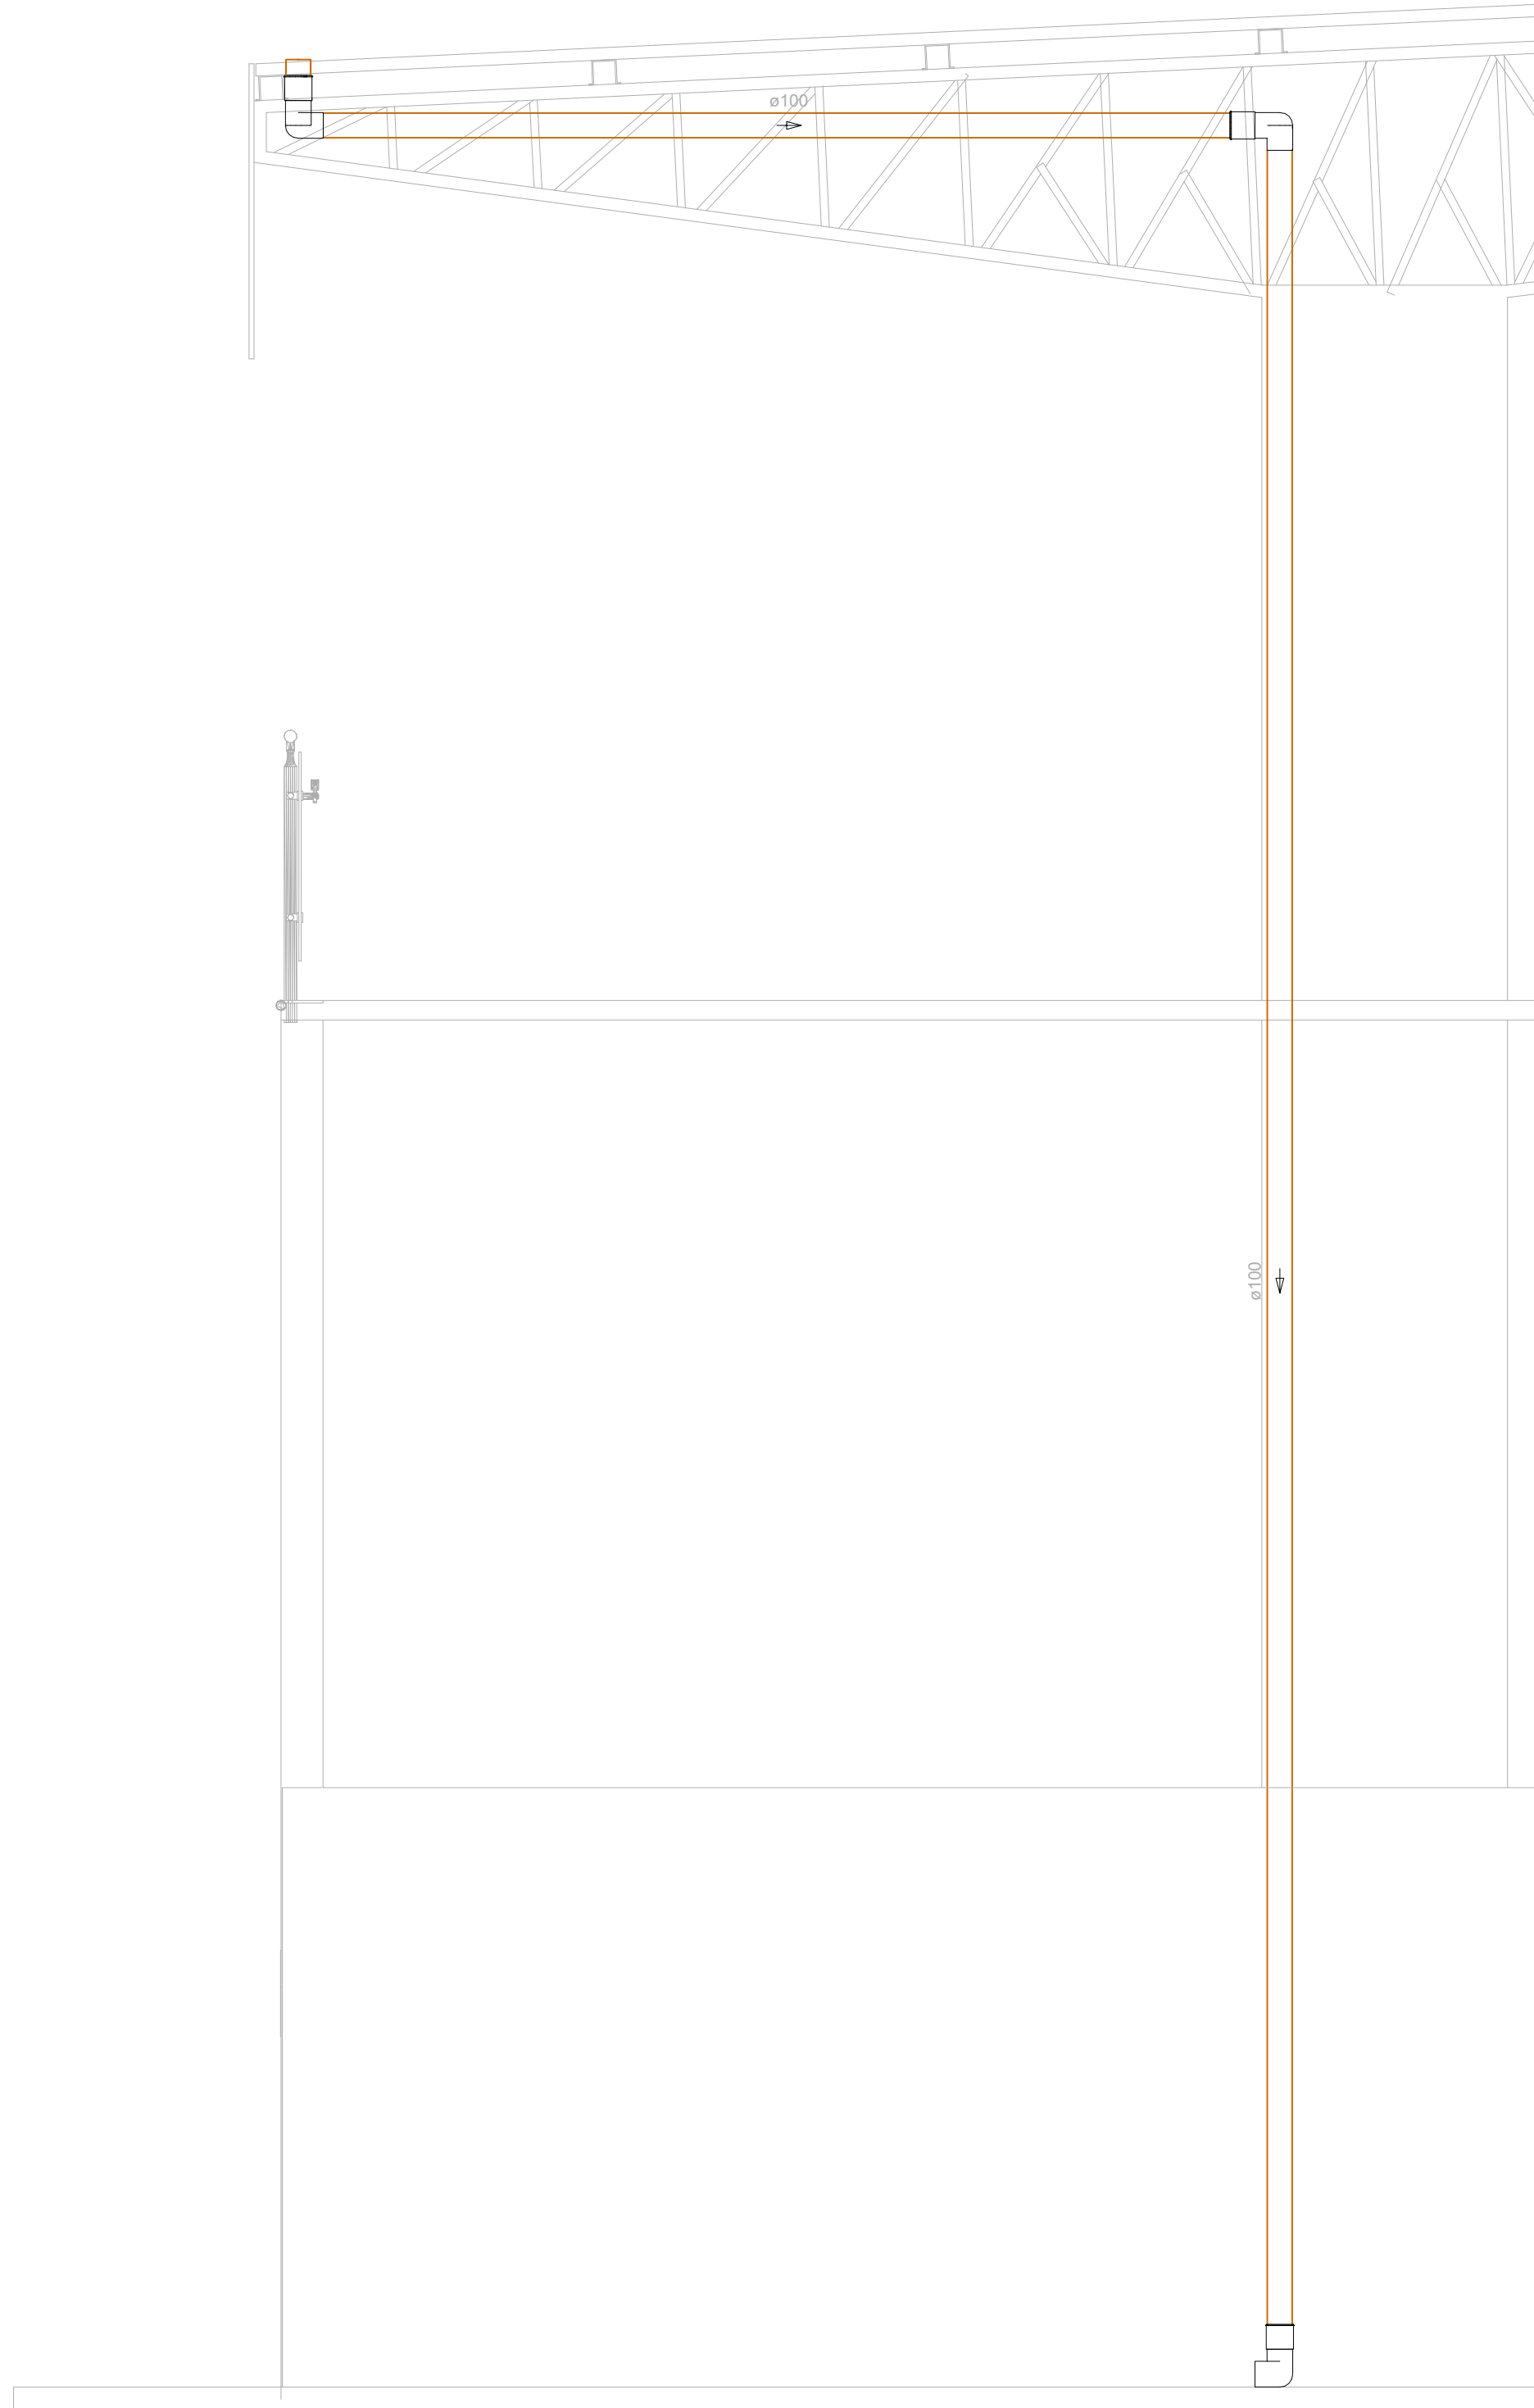

ÁGUAS PLUVIAIS
CORTE - 1
ESCALA: 1/25

Lista de materiais		
Pluvial		
PVC Esgoto		
Joelho 90		
100 mm	22 pc	
Tubo PVC		
100 mm - 4'	98.99 m	
Calha metálica		
Calha metálica 50 cm		
50 cm	71.91 m	

Legenda	
	Tubo PVC
	Tubo de queda
	Joelho 90- desce
	Joelho 90- coluna
	Caixa de passagem
	Calha metálica 50cm

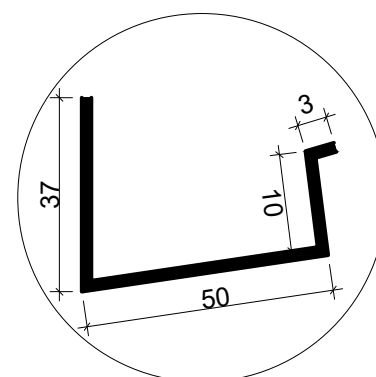

SEÇÃO TRANSVERSAL DA CALHA - 50CM
SEM ESCALA

CHAMBO:

CONSTRUÇÃO DE ARQUIBANCADAS - MINI ESTÁDIO				
TIPO DA OBRA	PREFEITURA MUNICIPAL DE ITAÚBA - MT			
PROPRIETÁRIO C/A P.J.	PREFEITURA MUNICIPAL DE ITAÚBA - MT			
LOCAL RUA, CADASTRAL	RUA GETULIO ANTONIO GALELI, PARQUE DE EXPOSIÇÕES JOSÉ ZANON	COORDENADAS GEOGRÁFICAS: LATITUDE: 19°59'58.72" S LONGITUDE: 50°14'34.80" O		
AUTOR DO PROJETO CREA	ENG.º LUIS FELIPE CARVALHO B. LIMA ENG. CIVIL - 121.923.563-6			
RESP. P/ EXECUÇÃO CREA				
ESCALA INDICADAS	ASSUNTO: ÁGUAS PLUVIAIS			FOLHA Nº
DATA DEZEMBRO/2025	PLANTA BAIXA PLANTA COBERTURA DETALHE - CALHA METÁLICA DETALHE - CORTES		01/01	
PARTICIPAÇÃO				
ÁREAS (m²)		ESTATÍSTICA	COEF. APROVEIT.	Nº DE PISOS
		% OCUPAÇÃO		
		TERREÇO	DEMÁS PAV.	