

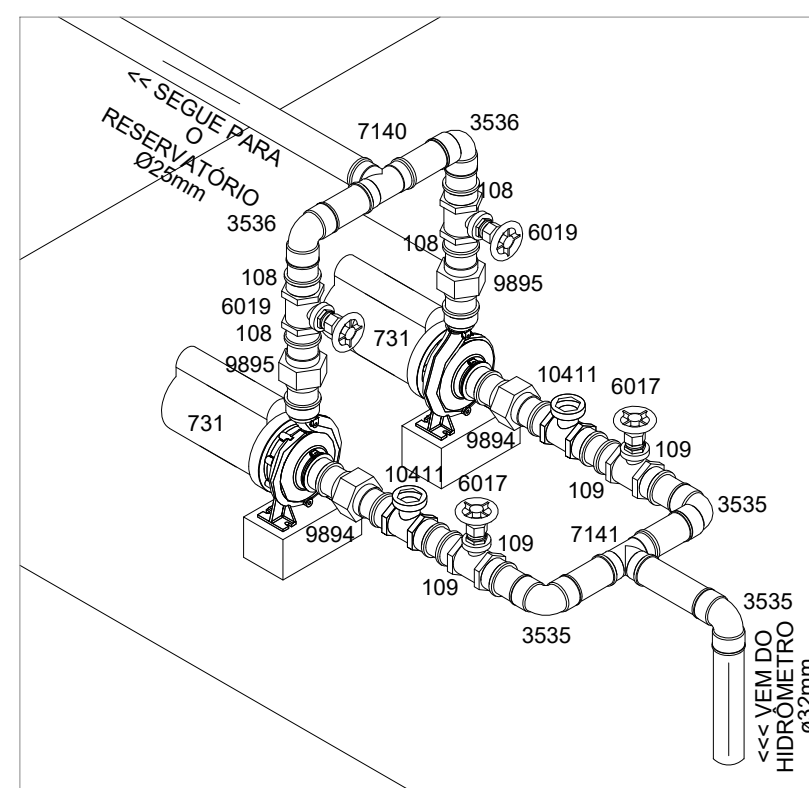
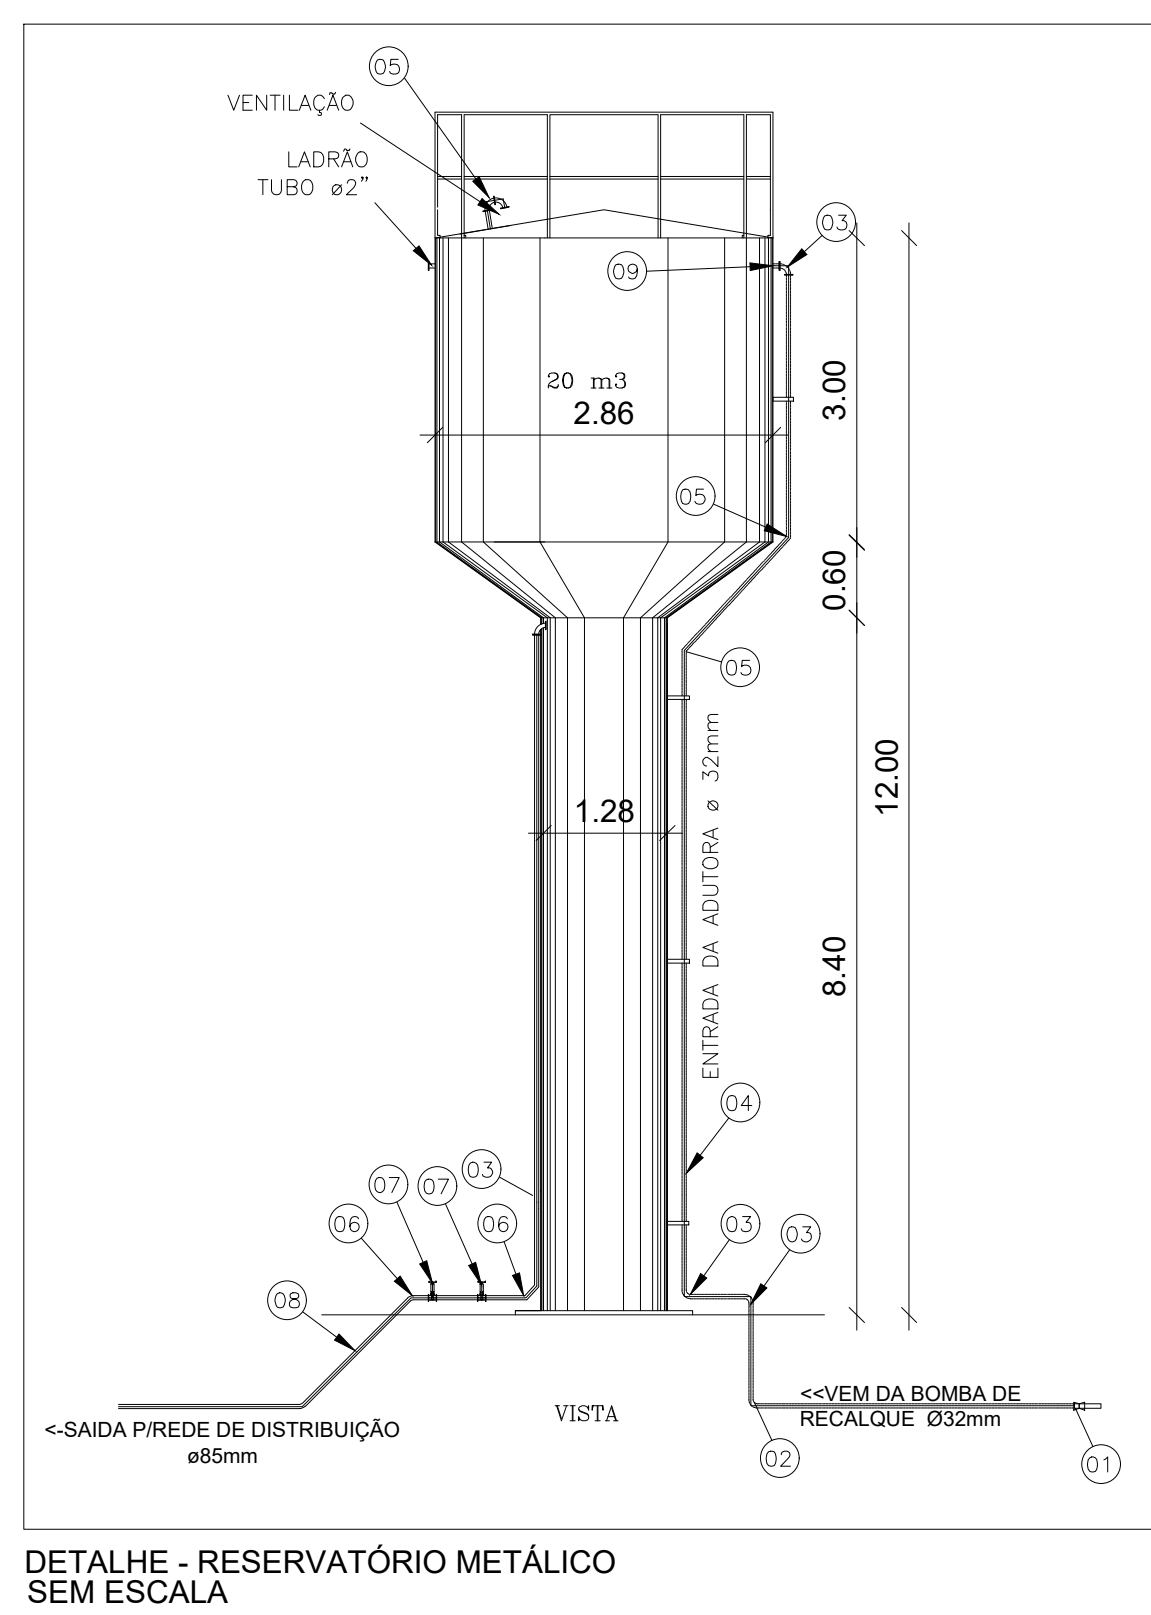
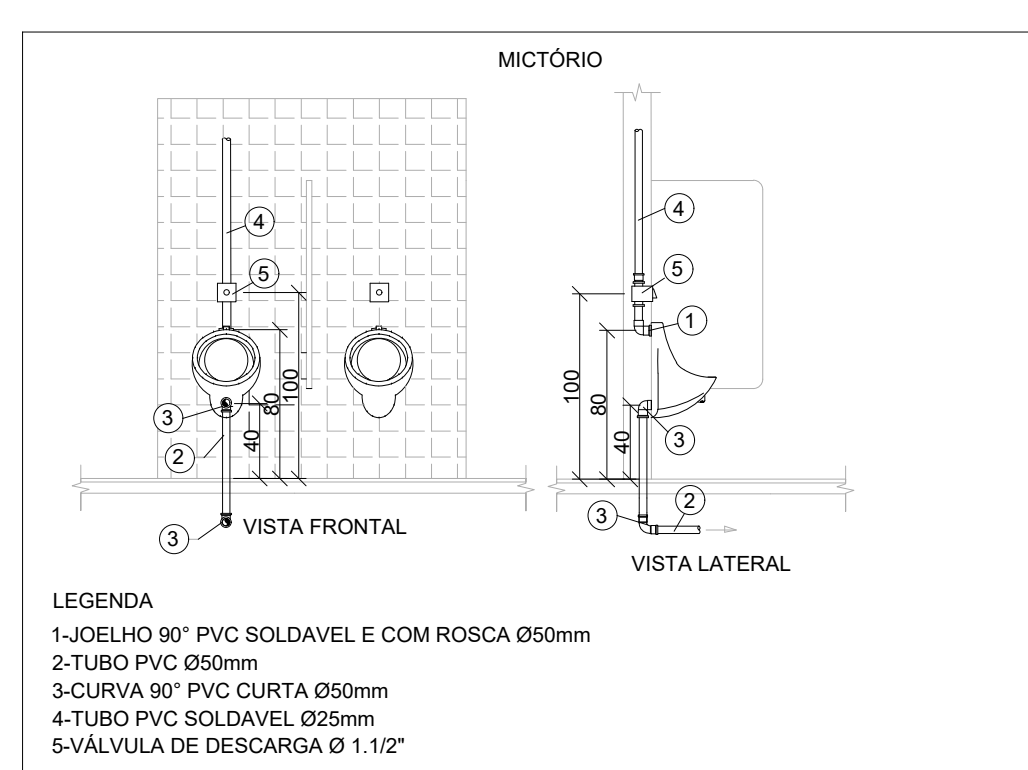
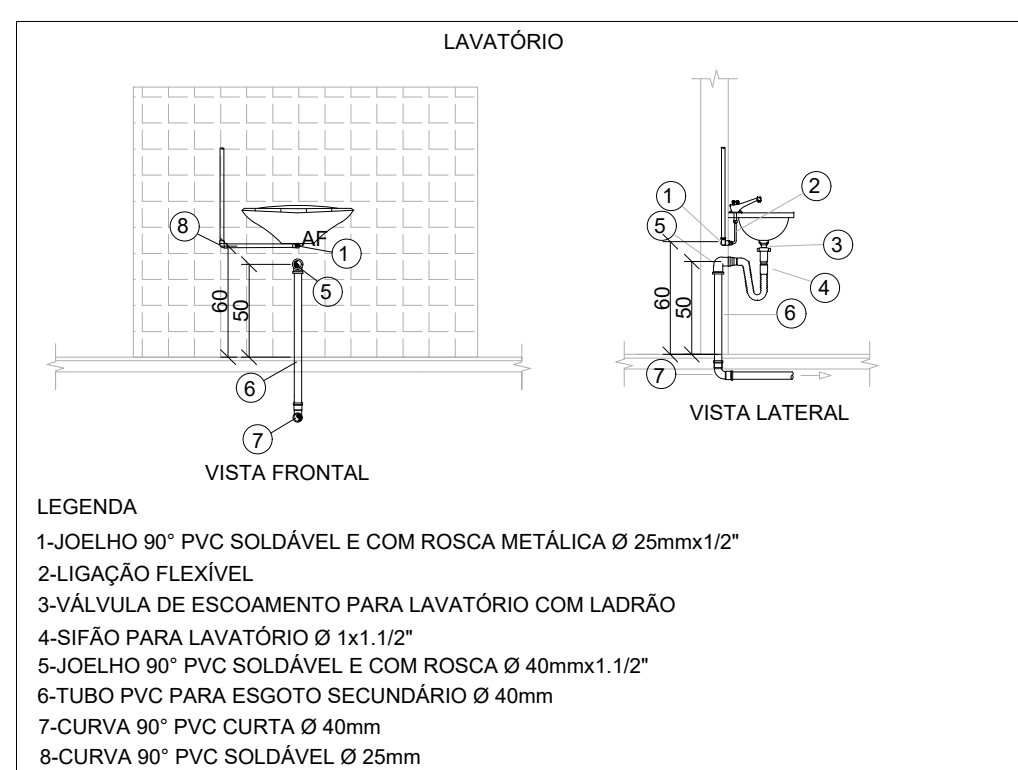
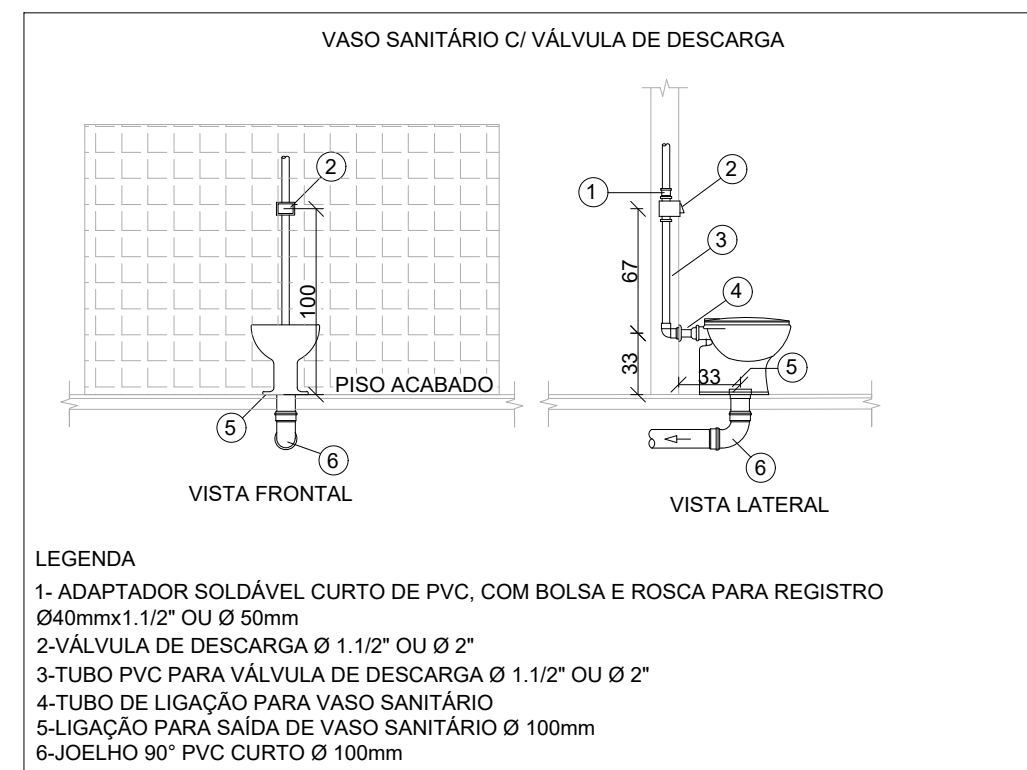
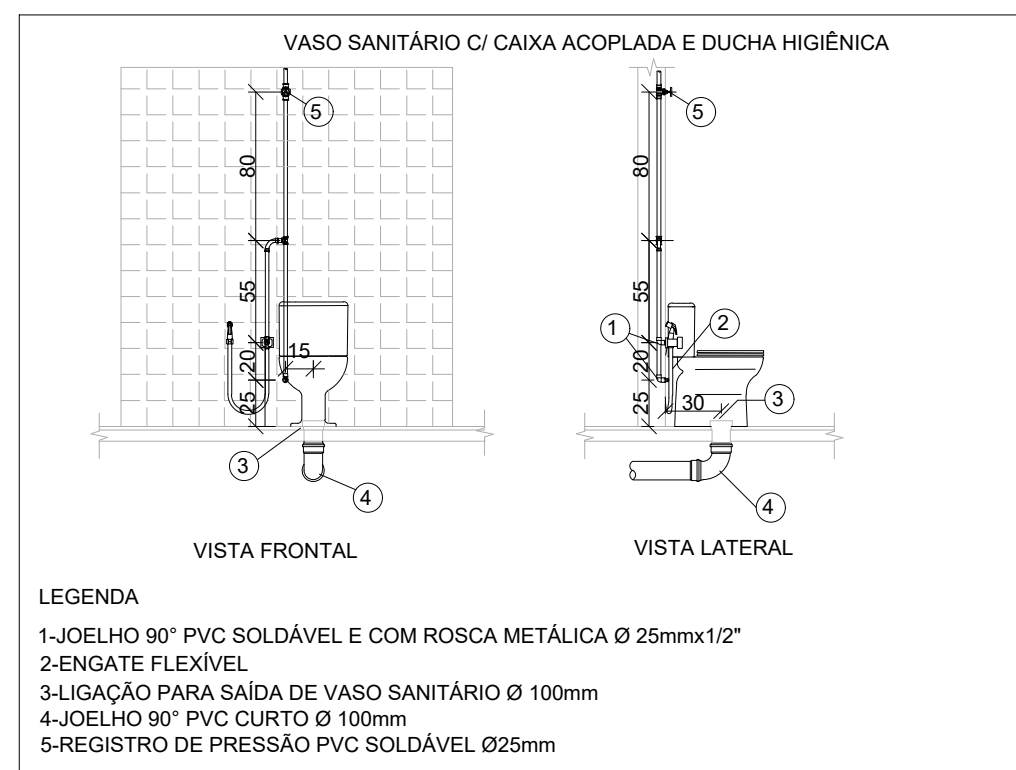


INSTALAÇÕES HIDRÁULICAS
PLANTA BAIXA
ESCALA : 1/100

Lista de materiais - Têxtil	
Alimentação	
Bomba Hidráulica - Pistona	
Bomba de recirculação Seta 1 1/2" x 1 1/2"	
T0 75CV R196	2 pc
Hidrómetro	
Caixa Hidrómetro	
Caixa hidrómetro c/ Tampa em acrílico	1 pc
60 do hidrómetro cavalete 1"	1 pc
Metas	
Registro de Gaveta Bruto - Latão, Roscável	
25 mm - 3/4"	2 pc
32 mm - 1"	2 pc
Valvula de retenção horiz c/ portinhola 1"	2 pc
PVC rigido soldável	
Adapt sold curto chibola-roscas p registro	4 pc
Adaptador curto com bolca e rosca para registro	2 pc
25 mm - 3/4"	4 pc
32 mm - 1"	4 pc
Curva 90 soldável	
25 mm	3 pc
32 mm	3 pc
Tubos	
25 mm	14,32 m
32 mm	26,38 m
76,90 soldável	
25 mm	
32 mm	
União soldável	
25 mm	2 pc
32 mm	2 pc
Água fria	
Metas	
Registro bruto de gaveta industrial	
3"	1 pc
Registro de Gaveta Bruto - Latão, Roscável	
25 mm - 3/4"	6 pc
32 mm - 1"	6 pc
25 mm - 1 1/2"	2 pc
PVC rigido soldável	
Adapt sold curto chibola-roscas p registro	2 pc
85 mm - 3"	
Adaptador curta com bolca e rosca para registro	22 pc
25 mm - 3/4"	2 pc
32 mm - 1"	2 pc
50 mm - 1 1/2"	2 pc
Bucha de redução sold. curta	
25 mm - 25 mm	2 pc
85 mm - 75 mm	2 pc
Bucha de redução sold. longa	
50 mm - 25 mm	5 pc
75 mm - 32 mm	1 pc
75 mm - 50 mm	7 pc
85 mm - 50 mm	1 pc
Curva 45 soldável	
50 mm	1 pc
75 mm	1 pc
Curva 90 soldável	
25 mm	14 pc
50 mm	13 pc
75 mm	3 pc
85 mm	4 pc
Tubos	
25 mm	45,31 m
32 mm	2,19 m
50 mm	34,64 m
75 mm	11,75 m
85 mm	44,47 m
76,90 soldável	
25 mm	8 pc
32 mm	1 pc
50 mm	1 pc
75 mm	3 pc
85 mm	3 pc
76,90 redução 90 soldável	
32 mm - 25 mm	1 pc
75 mm - 50 mm	2 pc
85 mm - 50 mm	1 pc
PVC soldável azul c/ bucha latão	
Joelho 90° soldável com bucha de latão	
25 mm - 3/4"	5 pc
Adulo de redução 90° soldável com bucha de latão	
25 mm - 1/2"	11 pc
76,90 sold. sold c/ bucha latão Ø central	
25 mm - 1/2"	9 pc
Reservatório Metálico	
Tapa - Coluna seca	
20000 L	

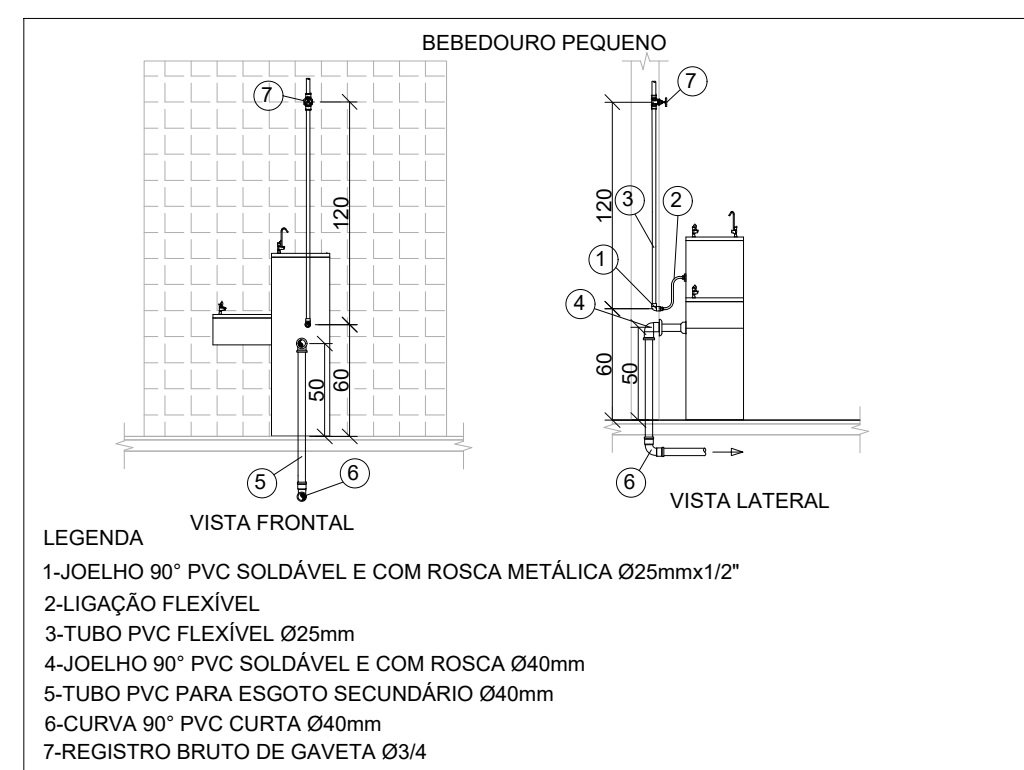

RELAÇÃO DE MATERIAIS			
QTD	UN	DESCRIÇÃO	COD
2	PCB	Bomba centrífuga motor elétrico monofásico	731
4	PCB	Adapt. curto de bomba e rosca p/ regulação - 20x3/4"	108
4	PCB	Adapt. curto de bomba e rosca p/ regulação - 32x1"	109
2	PCB	Registro de gaveta bruto - 3/4"	607
2	PCB	Registro de gaveta bruto - 1"	609
2	PCB	Joelho 90° soldável - 25mm	3536
4	PCB	Joelho 90° soldável - 32mm	3538
2	PCB	União soldável - 25mm	9895
2	PCB	União soldável - 32mm	9896
1	PCB	Tê 90° soldável - 25mm	7140
1	PCB	Tê 90° soldável - 32mm	7141
15	m	Tubos PVC rigid. soldável 25mm - EB-8527/7 (NBR 5648)	1011
45	m	Tubos PVC rigid. soldável 32mm - EB-8527/7 (NBR 5648)	1012
2	m	Válvula de controle hidráulico - 1"	10411

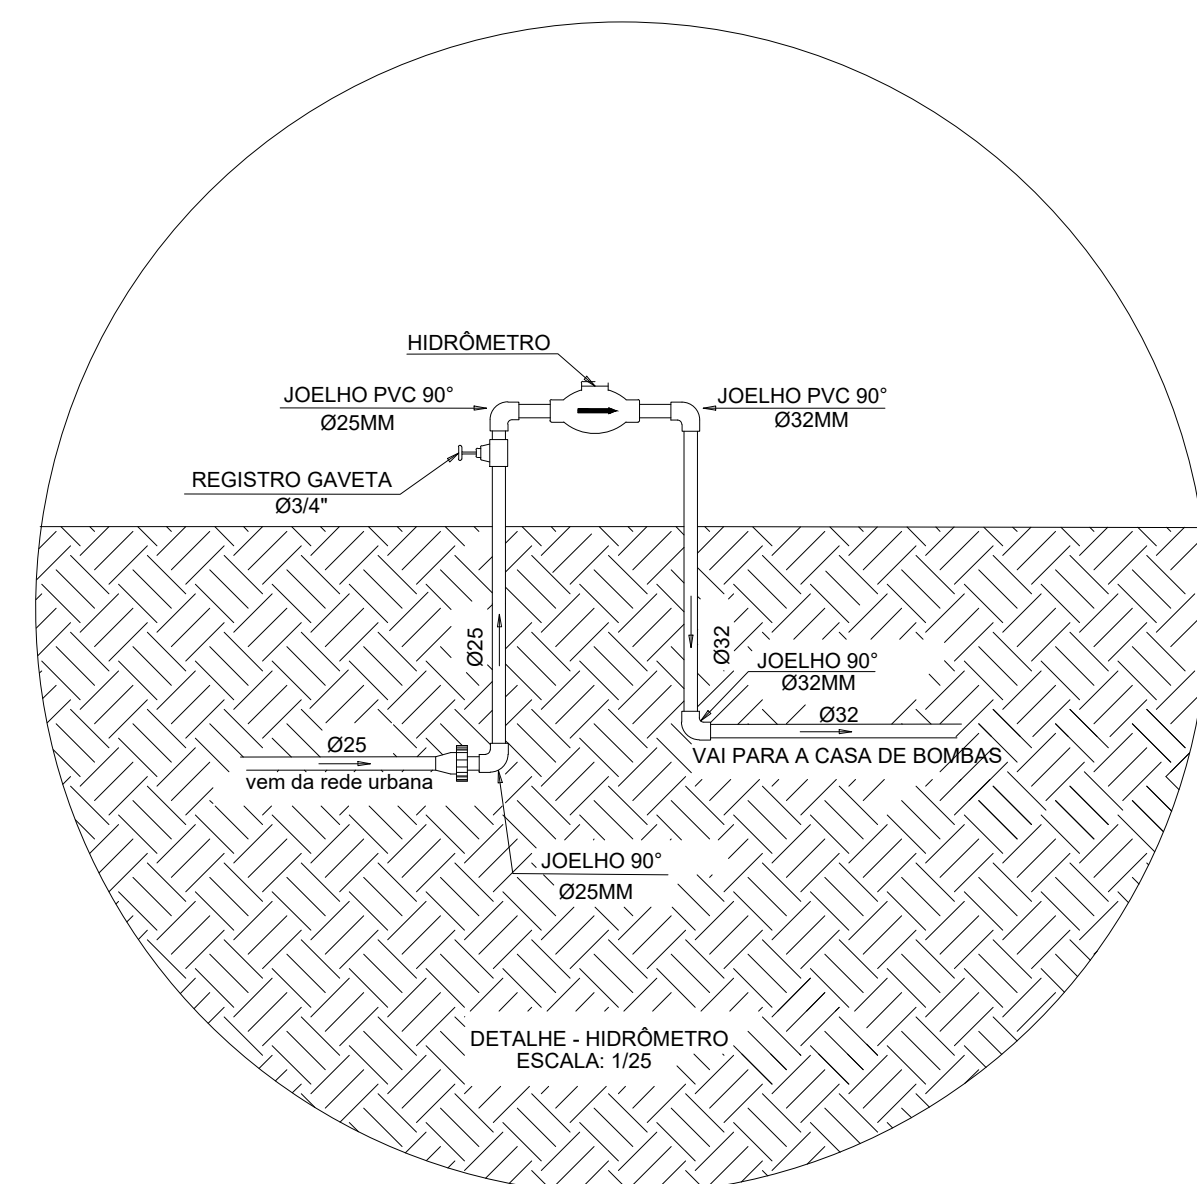

CABIMBO

CONSTRUÇÃO DE ARQUIBANCADAS - MINI ESTÁDIO					
TIPO DA OBRA					
PROPRIETÁRIO CIN.P.J.					
PREFEITURA MUNICIPAL DE ITAÚBA - MT 03.238.951/0001-27					
LOCAL RUA GETULIO LUIZ GALELI PARQUE DE EXPOSIÇÕES JOSÉ ZANON					
COORDENADAS GEOGRÁFICAS LATITUDE: 10°28'56.72"S LONGITUDE: 55°14'34.80"W					
INSCRIÇÃO CADASTRAL					
AUTOR DO PROJETO CREA					
ENGº FLUIPE CARVALHO B. LIMA ENG. CIVIL - 121.523.583-6					
RESP. P. EXECUÇÃO CREA					
ESCALA		INDICADAS		ASSUNTO: INSTALAÇÕES HIDRÁULICAS	
DATA		DEZEMBRO/2023		TOMADA Nº: 01 /02	
PARTICIPAÇÃO		PLANTA-BASEIA DETALHE - HIDROMETRO DETALHE - PERSPECTIVA BOMBA DETALHE DETALHE - RESERVATÓRIO BEMICA DETALHE - RESERVATÓRIO DE ÁREAS			