



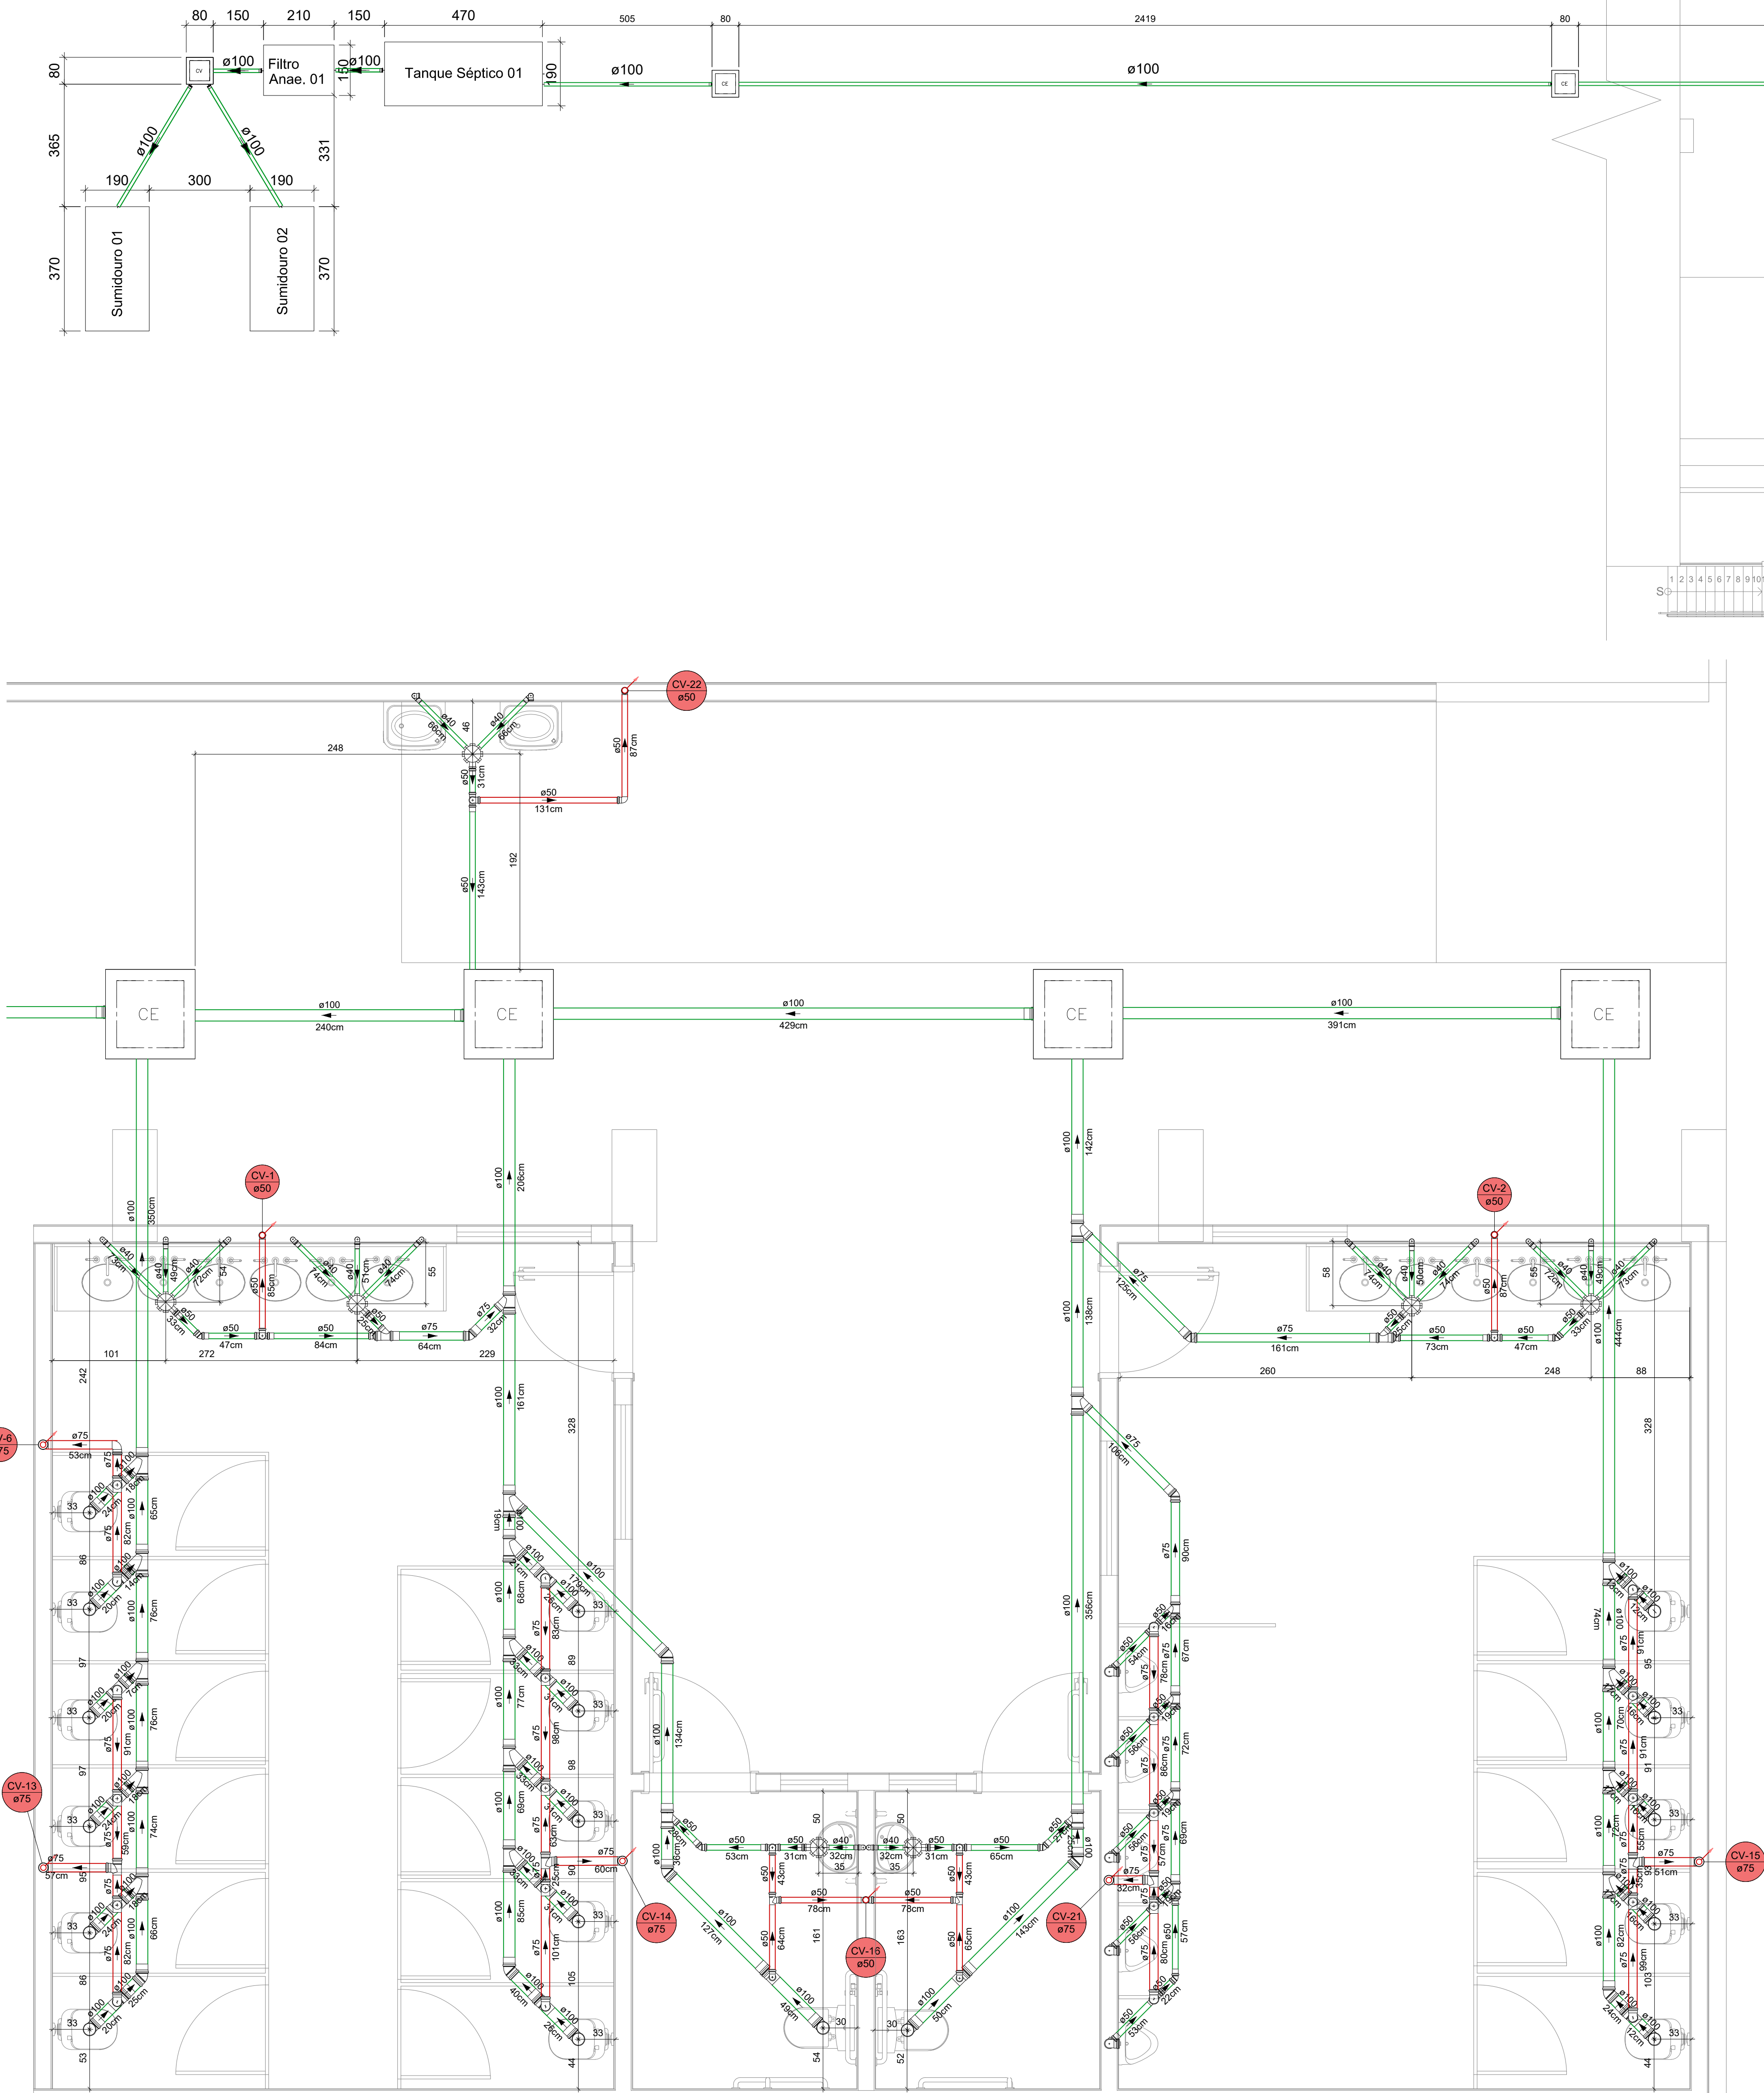

INSTALAÇÕES SANITÁRIAS
PLANTA BAIXA
ESCALA: 1/100

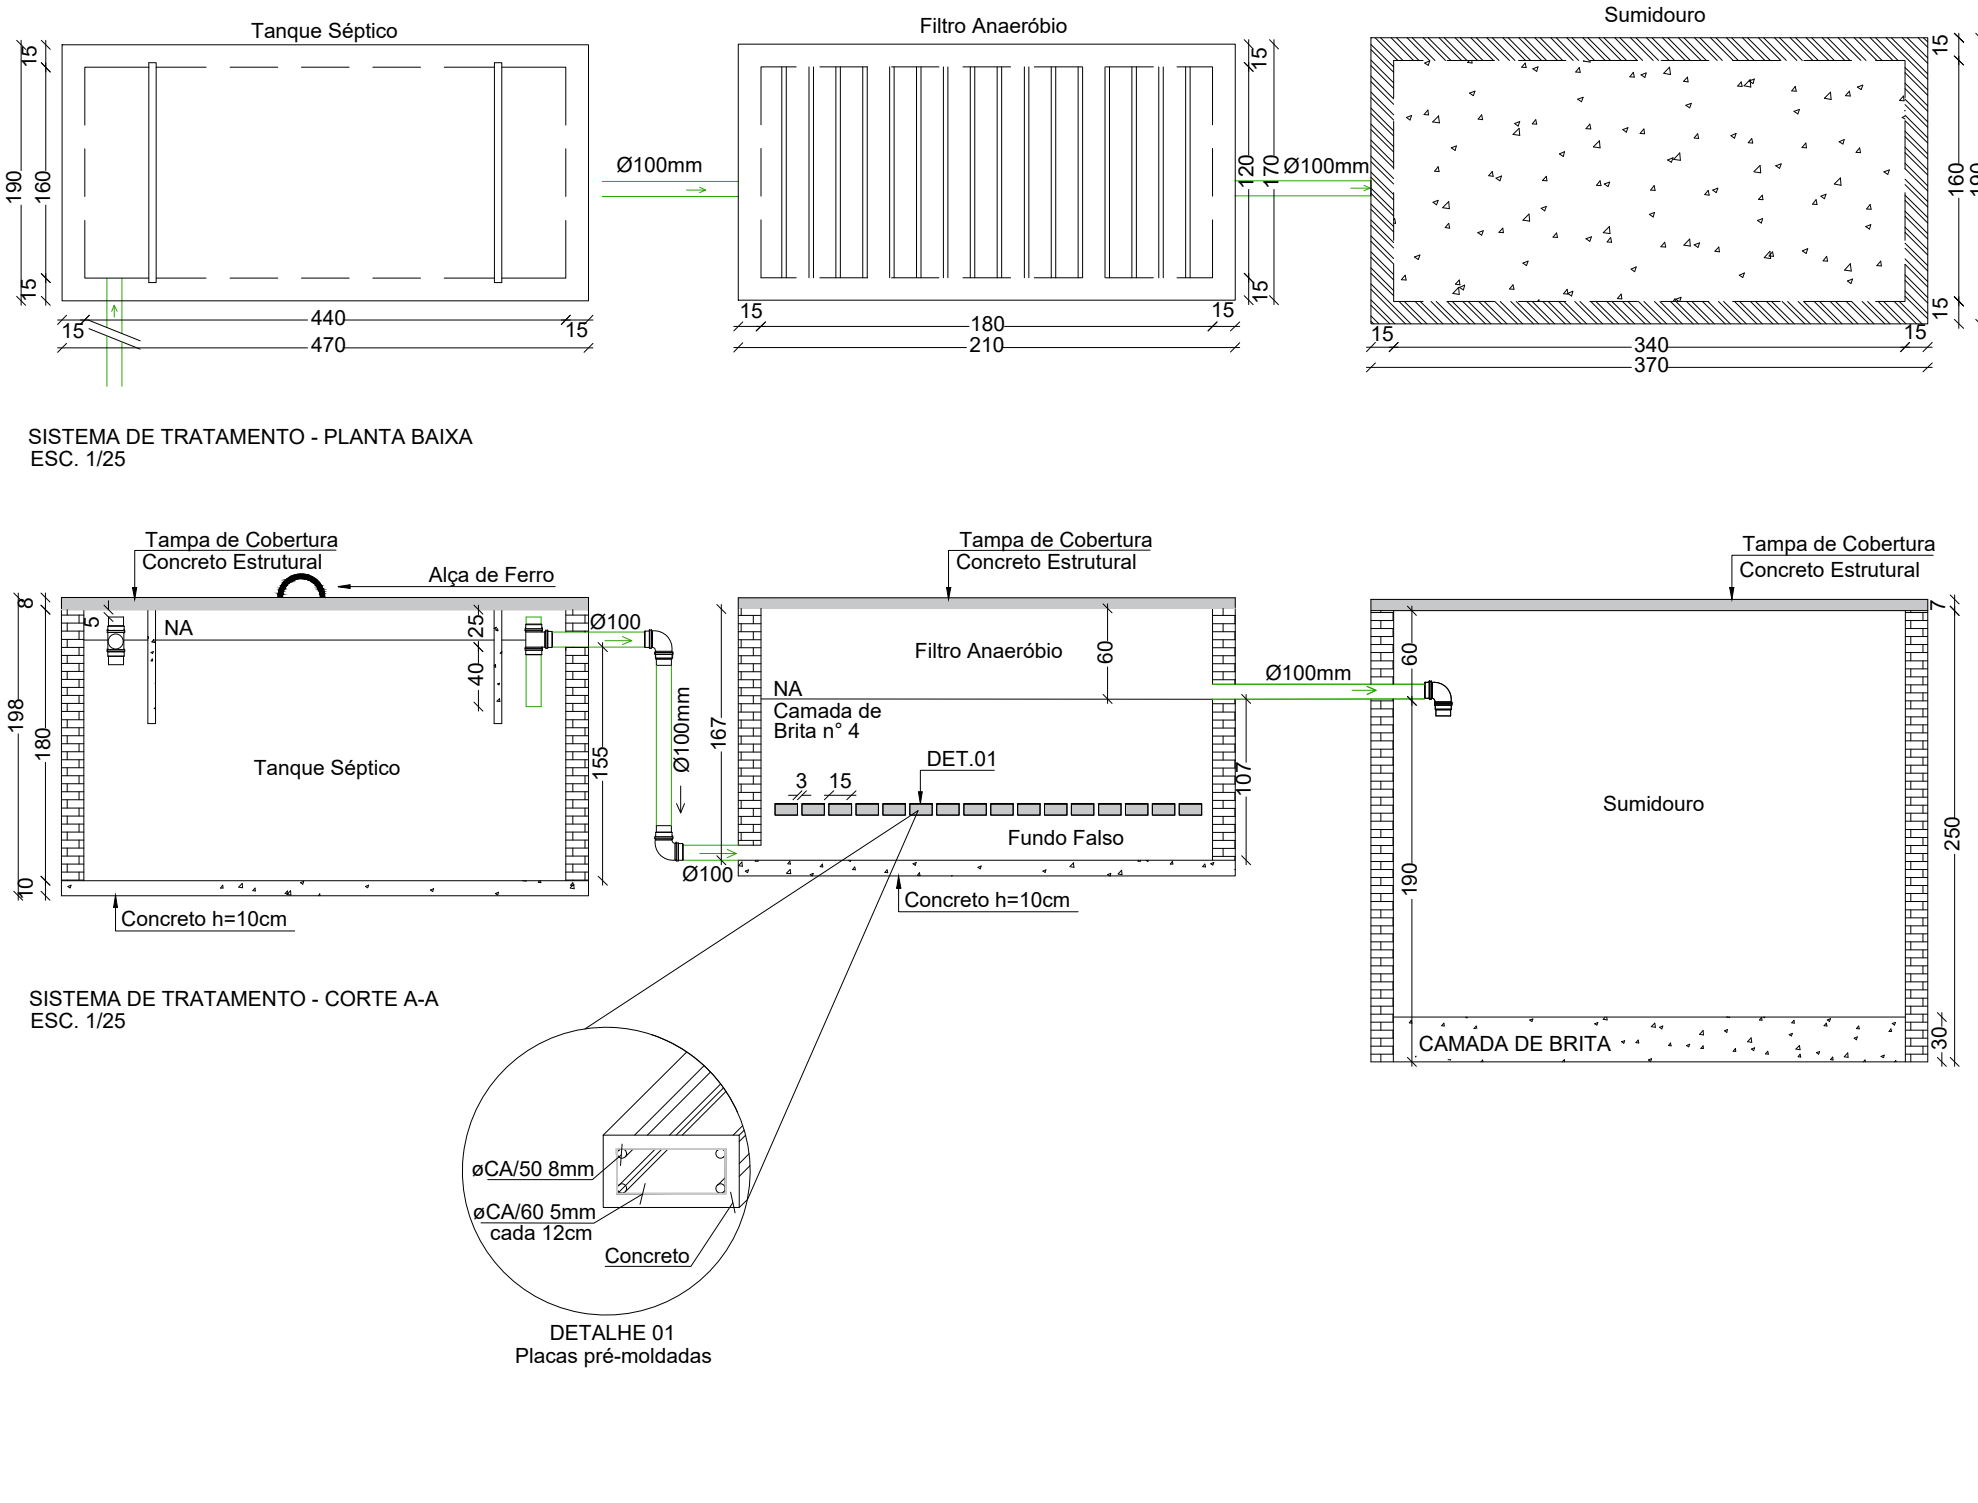


Lista de materiais - Térreo	
Esgoto	
Caixa de Passagem	
Caixa Distribuidora de Vazio	1 pc
DV - 60x 60 cm	
Caixa de Inspeção esgoto simples	7 pc
CE - 80x80 cm	
PVC Acessórios	
Caixa sifonada	7 pc
100x150x50	
PVC Esgoto	
Joelho 45	6 pc
100 mm	5 pc
50 mm	3 pc
75 mm	20 pc
Joelho 90	32 pc
100 mm	17 pc
50 mm	9 pc
75 mm	3 pc
Junção de redução invertida	3 pc
75 mm x 50 mm	
Junção simples	2 pc
100 mm - 50 mm	3 pc
100 mm - 75 mm	14 pc
100 mm - 100 mm	3 pc
75 mm - 50 mm	3 pc
Redução esdrúscula	3 pc
75 mm - 50 mm	
Tubo PVC ponta-bolsa c/ virola	146.84 m
100 mm - 4"	17.51 m
50 mm - 2"	7.86 m
75 mm - 3"	26.44 m
75 sanitário	
100 mm - 50 mm	2 pc
100 mm - 75 mm	16 pc
50 mm - 50 mm	5 pc
50 mm - 75 mm	5 pc
75 mm - 75 mm	12 pc
Unidades de tratamento	
Filtro Anaeróbio	1 pc
1.20 x 1.80 x 1.67	
Sumidouro	2 pc
1.60 x 3.40 x 3.00	
Tanque Séptico	1 pc
1.60 x 4.40 x 1.80	

CAVEMBO:



Legenda	
Aparelho - Medidor com Válvula de Descarga	
CV	Caixa Distribuidora de Vazio
Caixa Sifonada	
CE	Caixas Inspeção Esgoto Simples
Joelho 45	
Joelho 90	Joelho 90 - coluna
Junção simples	Junção simples c/ redução
Junção simples c/ redução	Lavatório de Uso Geral
Lavatório de Uso Geral	Ramais de Ventilação
Ramais de Ventilação	Tanque de Lavar Roupa DN 40mm
Tanque de Lavar Roupa DN 40mm	Te sanitário
Te sanitário	Te sanitário - superior
Te sanitário - superior	Vaso Sanitário c/ 90°

Legenda inclinação	
040mm	2%
050mm	2%
075mm	2%
0100mm	1%
0150mm	1%
0200mm	1%
025mm	1%
Em casos que a inclinação for diferente da descrita na tabela, estará em planta	

Legenda de condutas	
Esgoto	
Ventilação	

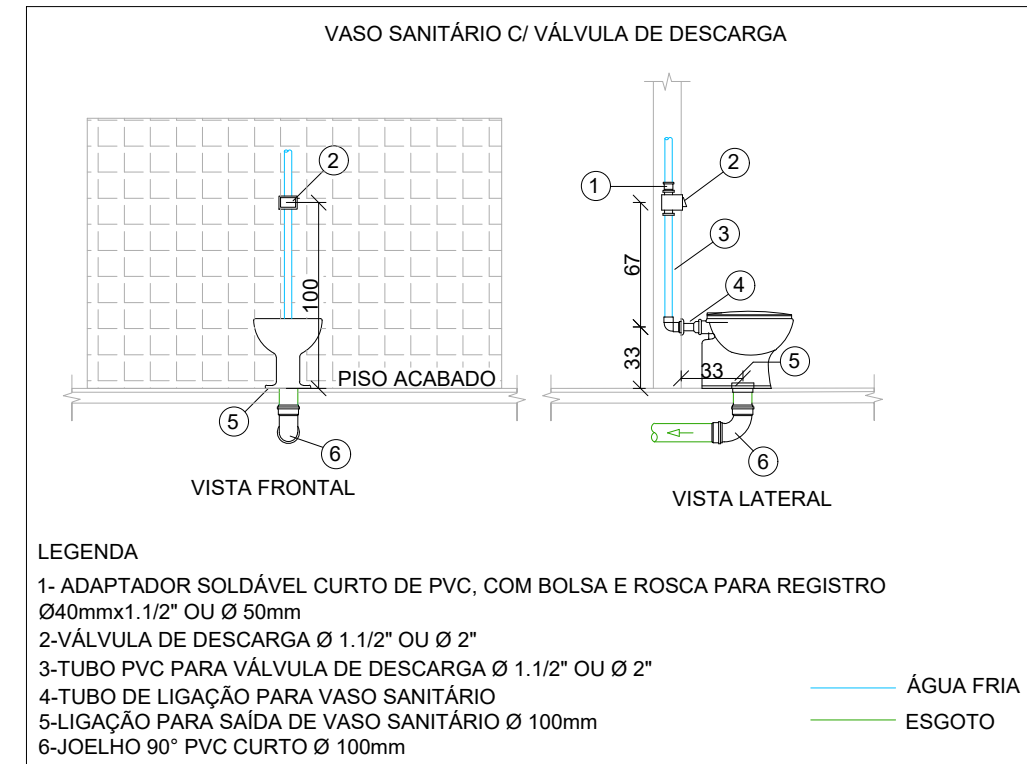

DETALHE INSTALAÇÕES DE APARELHOS
SEM ESCALA

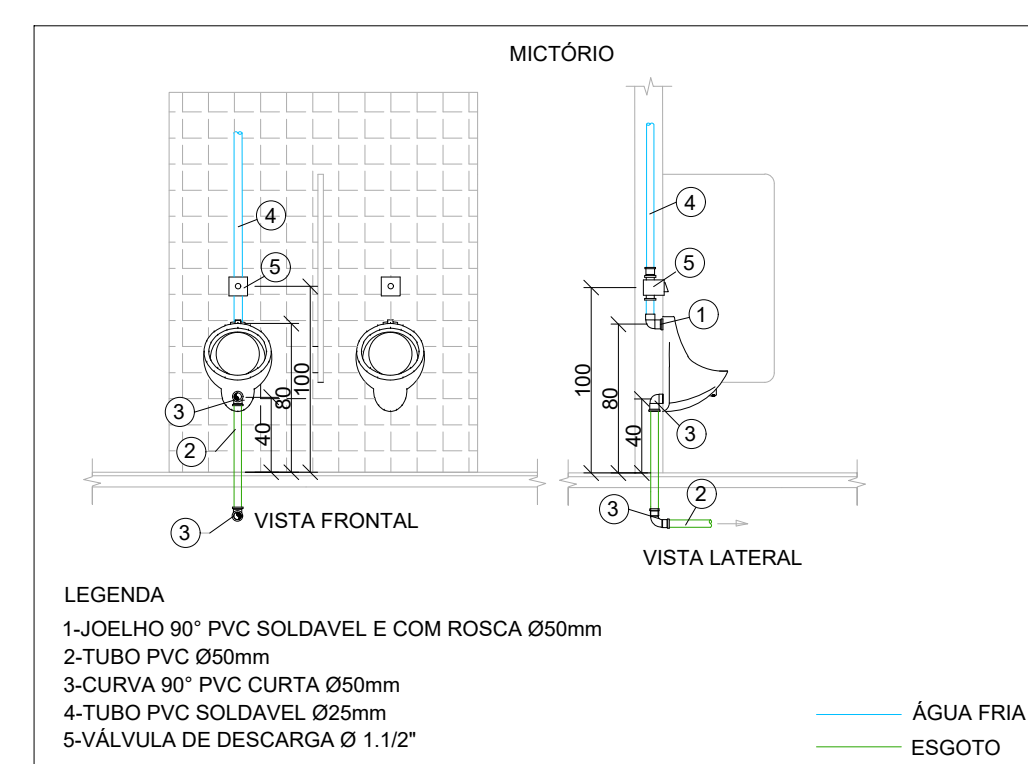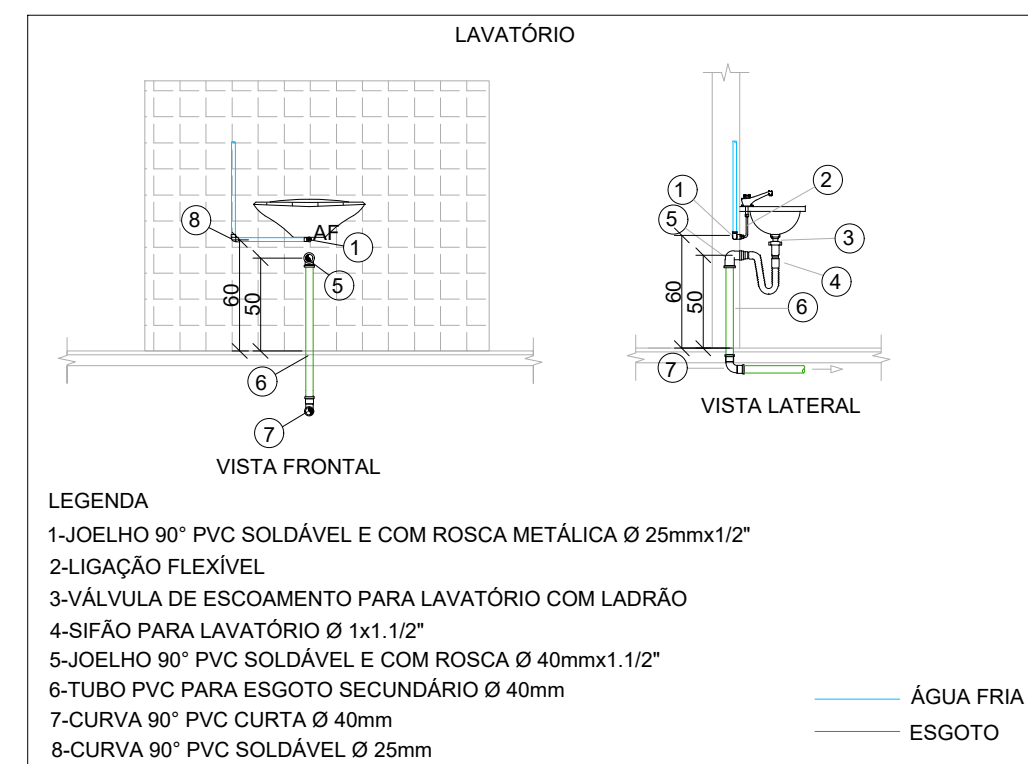

TIPO DA OBRA

CONSTRUÇÃO DE ARQUIBANCADAS - MINI ESTÁDIO

PROPRIETÁRIO

PREFEITURA MUNICIPAL DE ITAUBA - MT

C.N.P.J

03.238.961/0001-27

LOCAL

RUA GETULIO ANTONIO GALELI, PARQUE DE EXPOSIÇÕES, JOSE ZANON

COORDENADAS GEOGRÁFICAS

LATITUDE: 10°59'56.72"S
LONGITUDE: 50°14'54.80"O

AUTOR DO PROJETO

ENGº LUIS FELIPE CARVALHO B. LIMA

CREA

ENG. CIVIL - 121.923.983-6

RESP. P/ EXECUÇÃO

CREA

INDICAÇÕES

ASSUNTO: INSTALAÇÕES SANITÁRIAS

DATA

JANEIRO/2026

PARTICIPAÇÃO

PLANTA BAIXA
DETALHE: SANITÁRIO 1
DETALHE: SISTEMA DE TRATAMENTO
DETALHE: INSTALAÇÃO DE APARELHOS

FOLHA Nº

01/02

ÁREAS (m²)	ESTATÍSTICA		COD. APROV. MT	Nº DE PISOS
	TERREIRO	DEMÁS PAV.		