



1 ANTEPROJETO DE SPDA
ESCALA 1:150

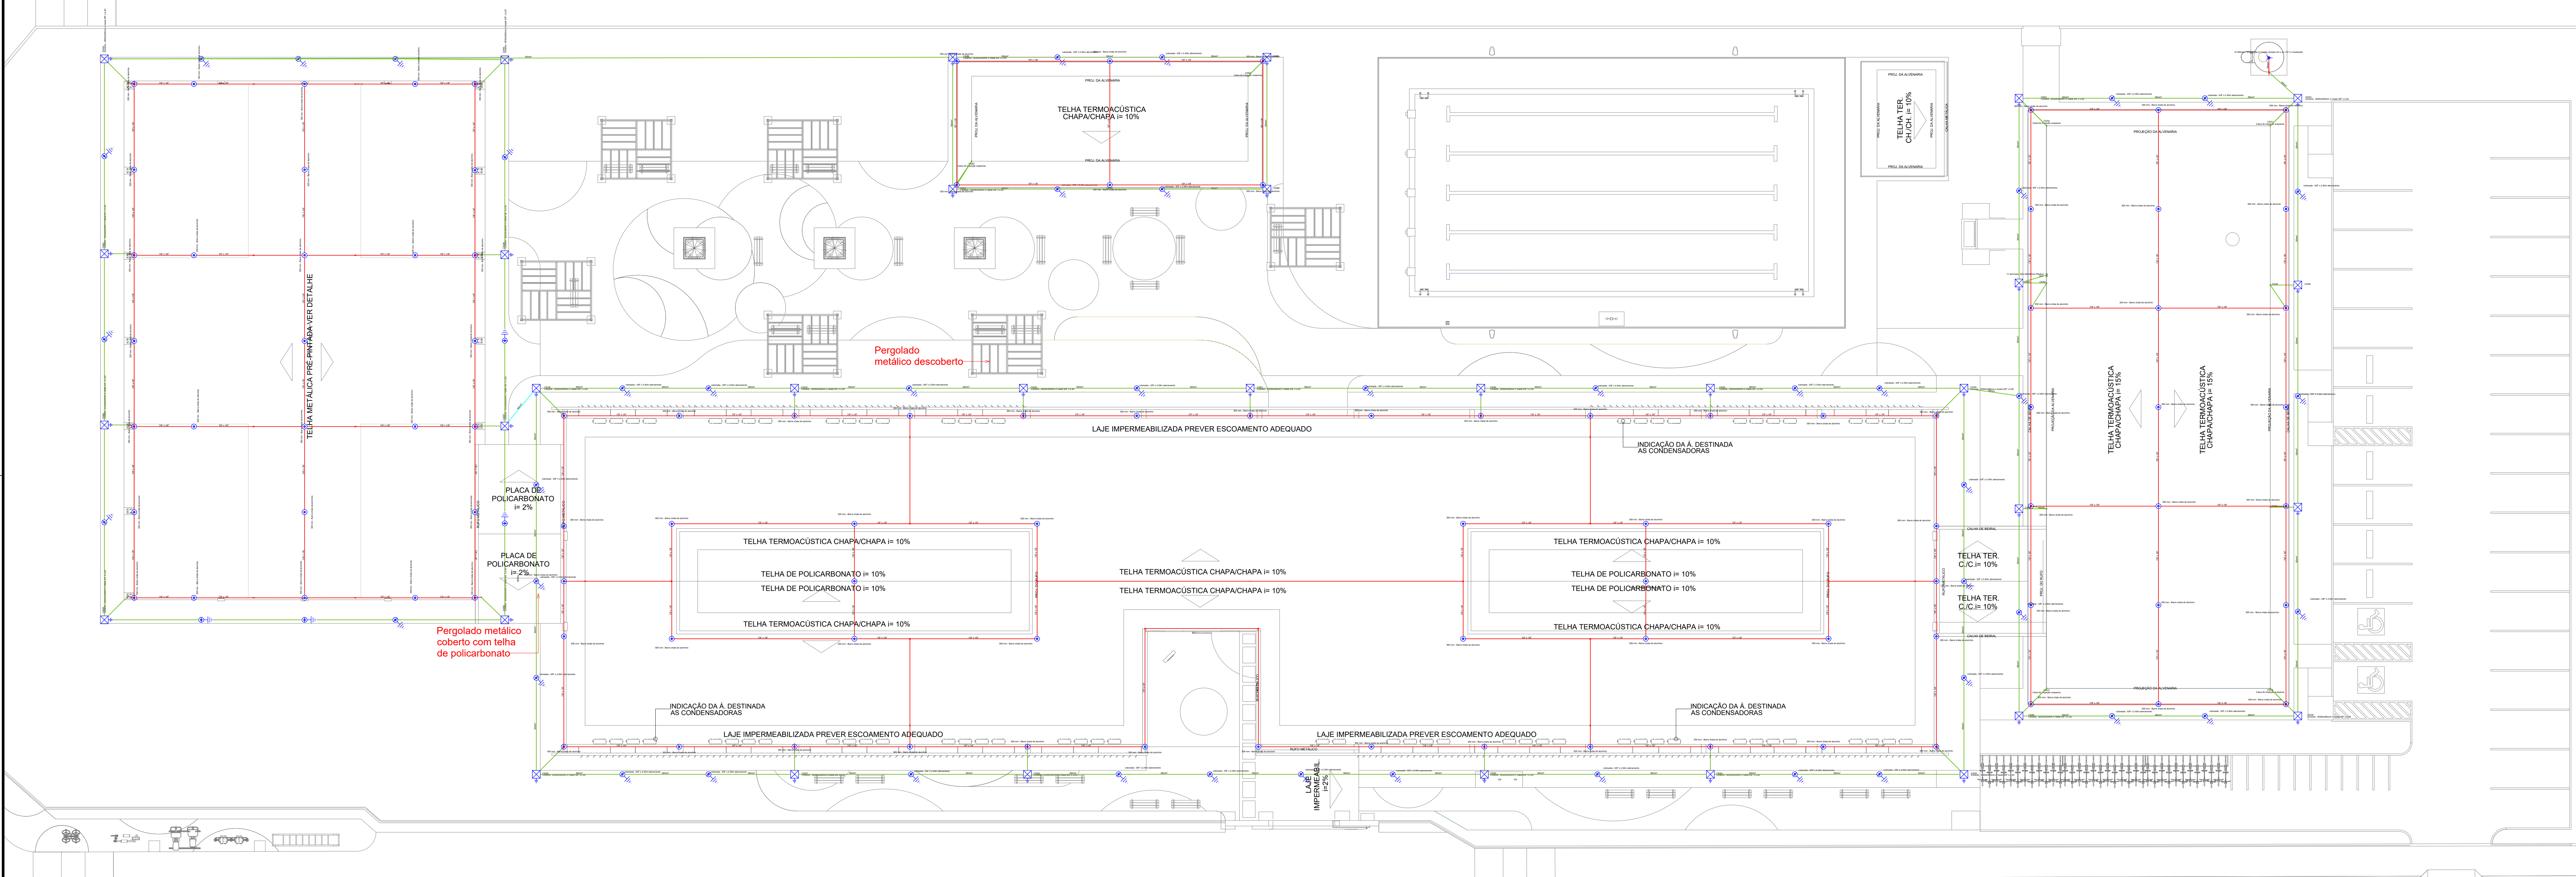

2 DETALHES GENÉRICOS

SEM ESCALA

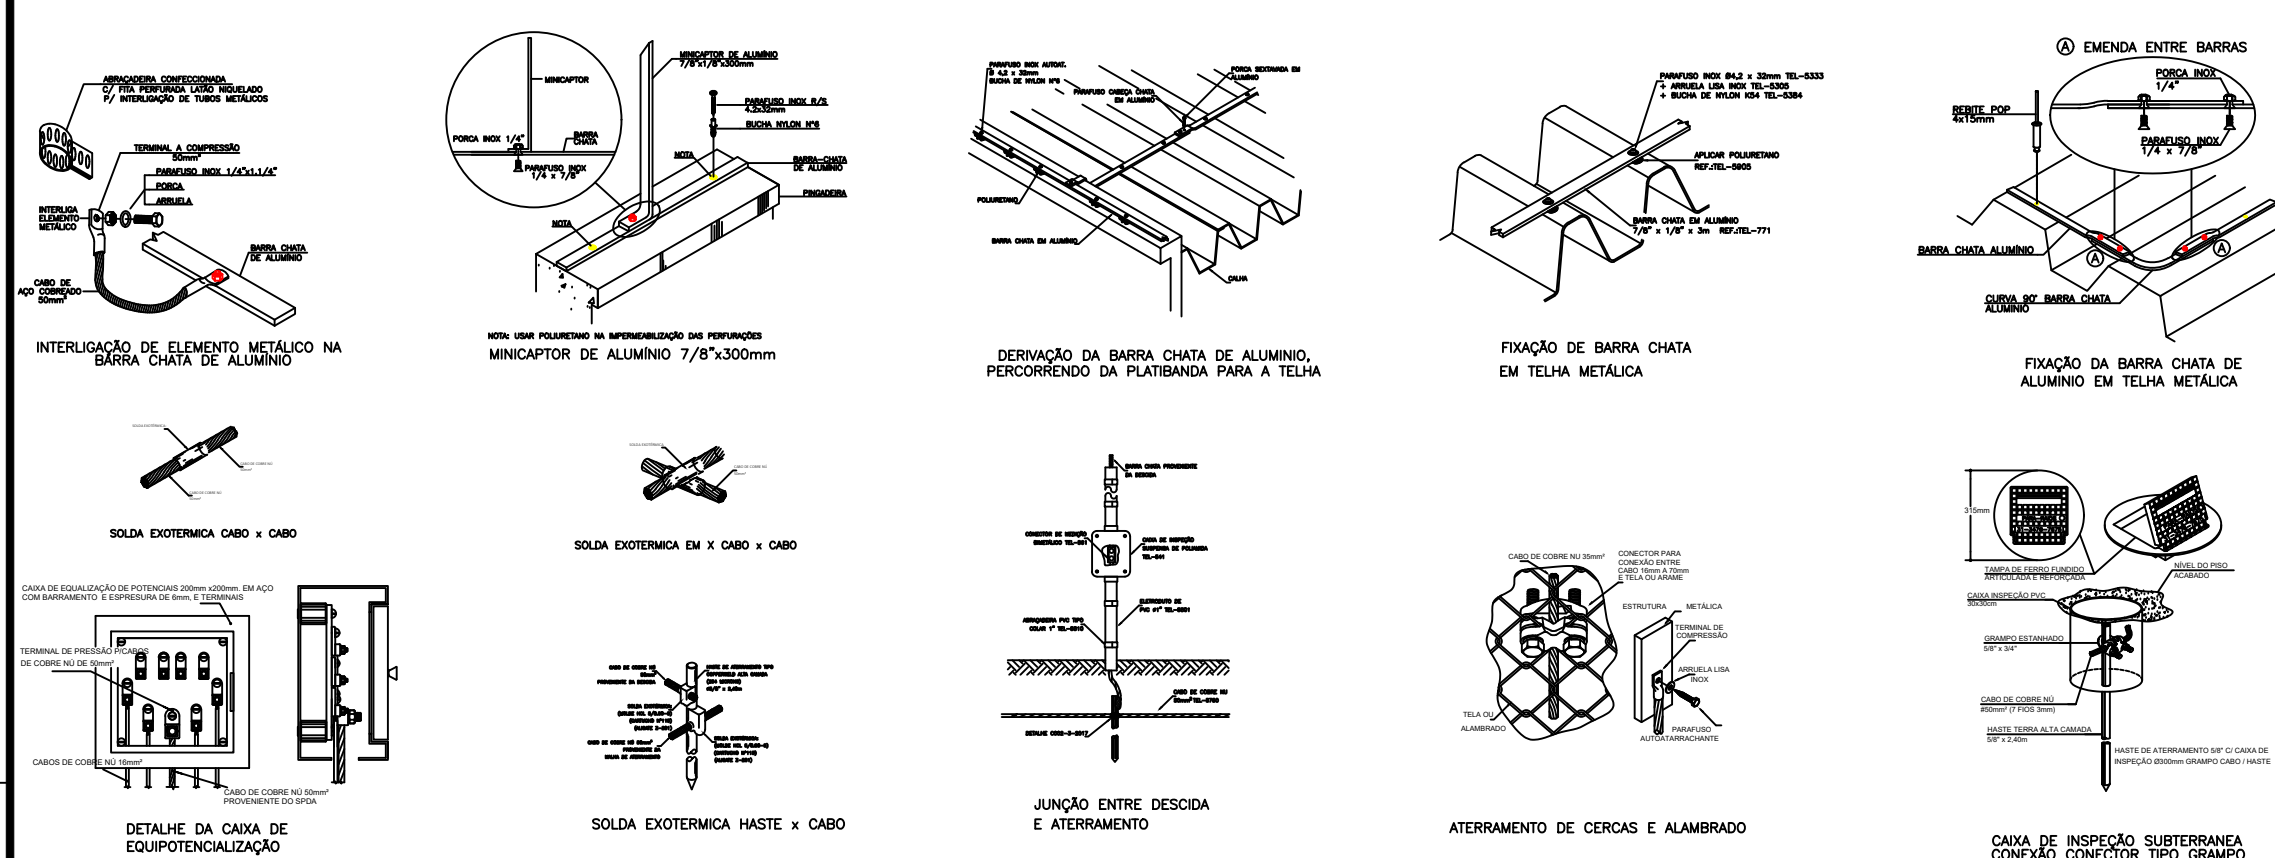


LARGURA RECOMENDADA: 300mm

A PROFUNDIDADE

VALA PARA ACOMODAÇÃO DA MALHA DE ATERRAMENTO


PROFUNDIDADE DA MALHA DE ATERRAMENTO

4 LEGENDA



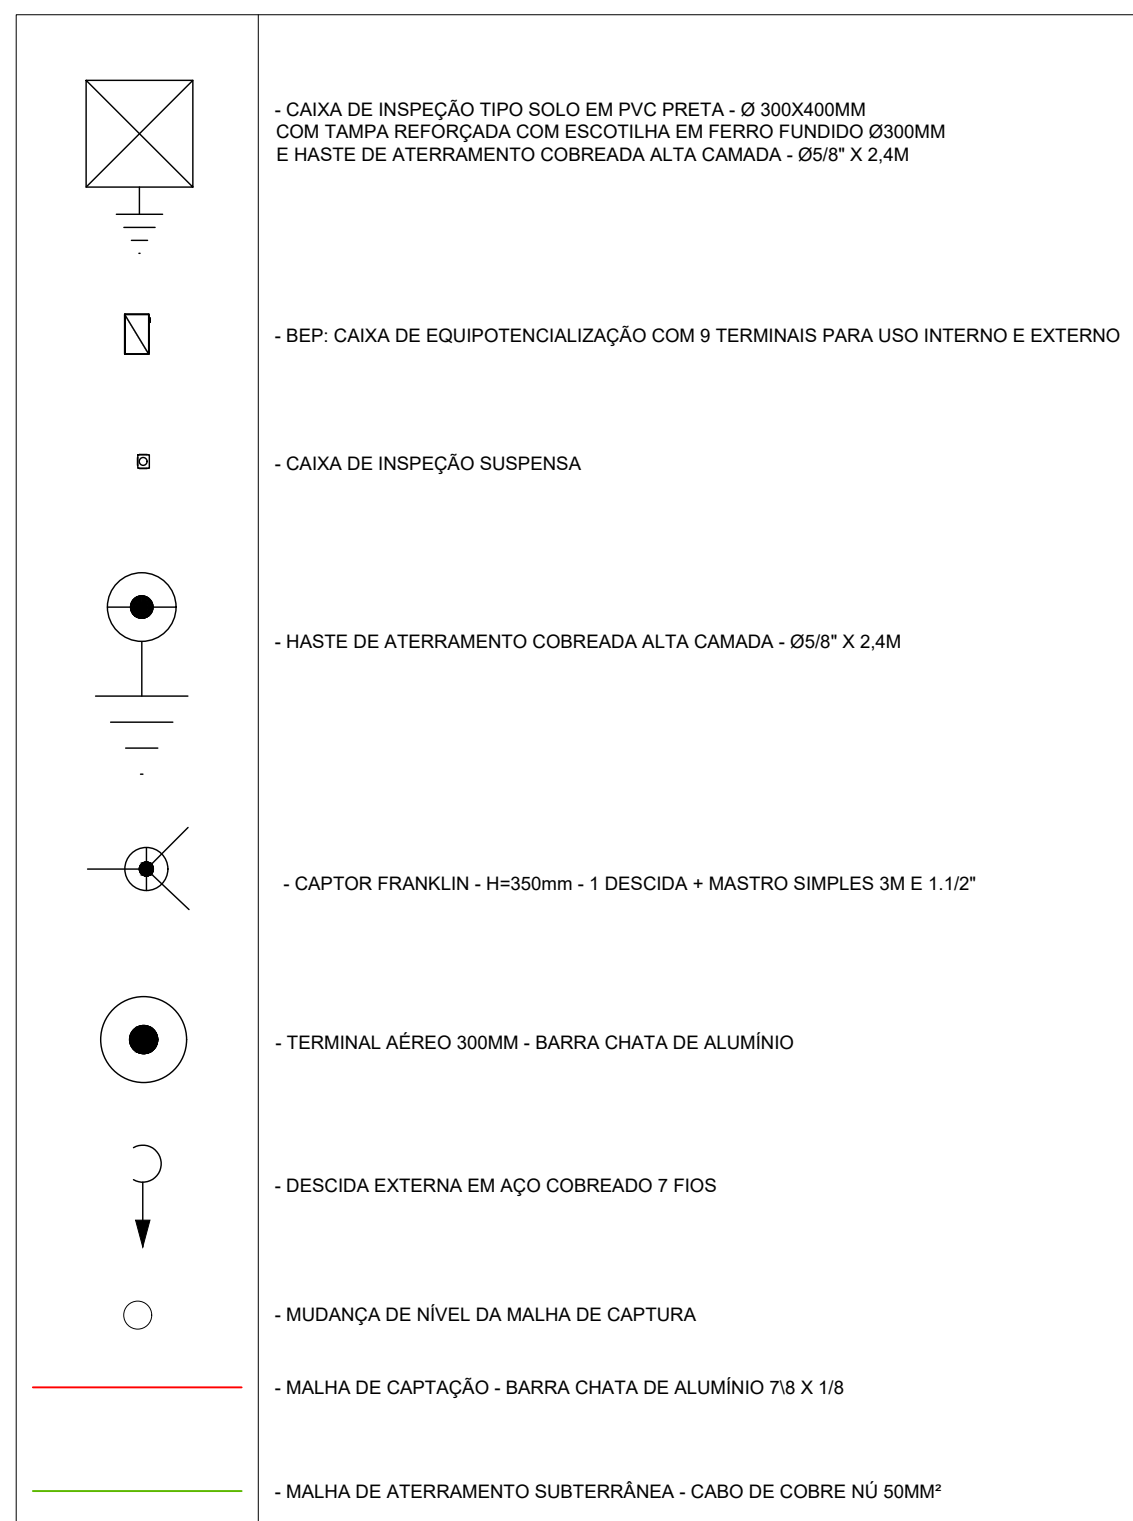


3 NOTAS E ESPECIFICAÇÕES

- [illegible]

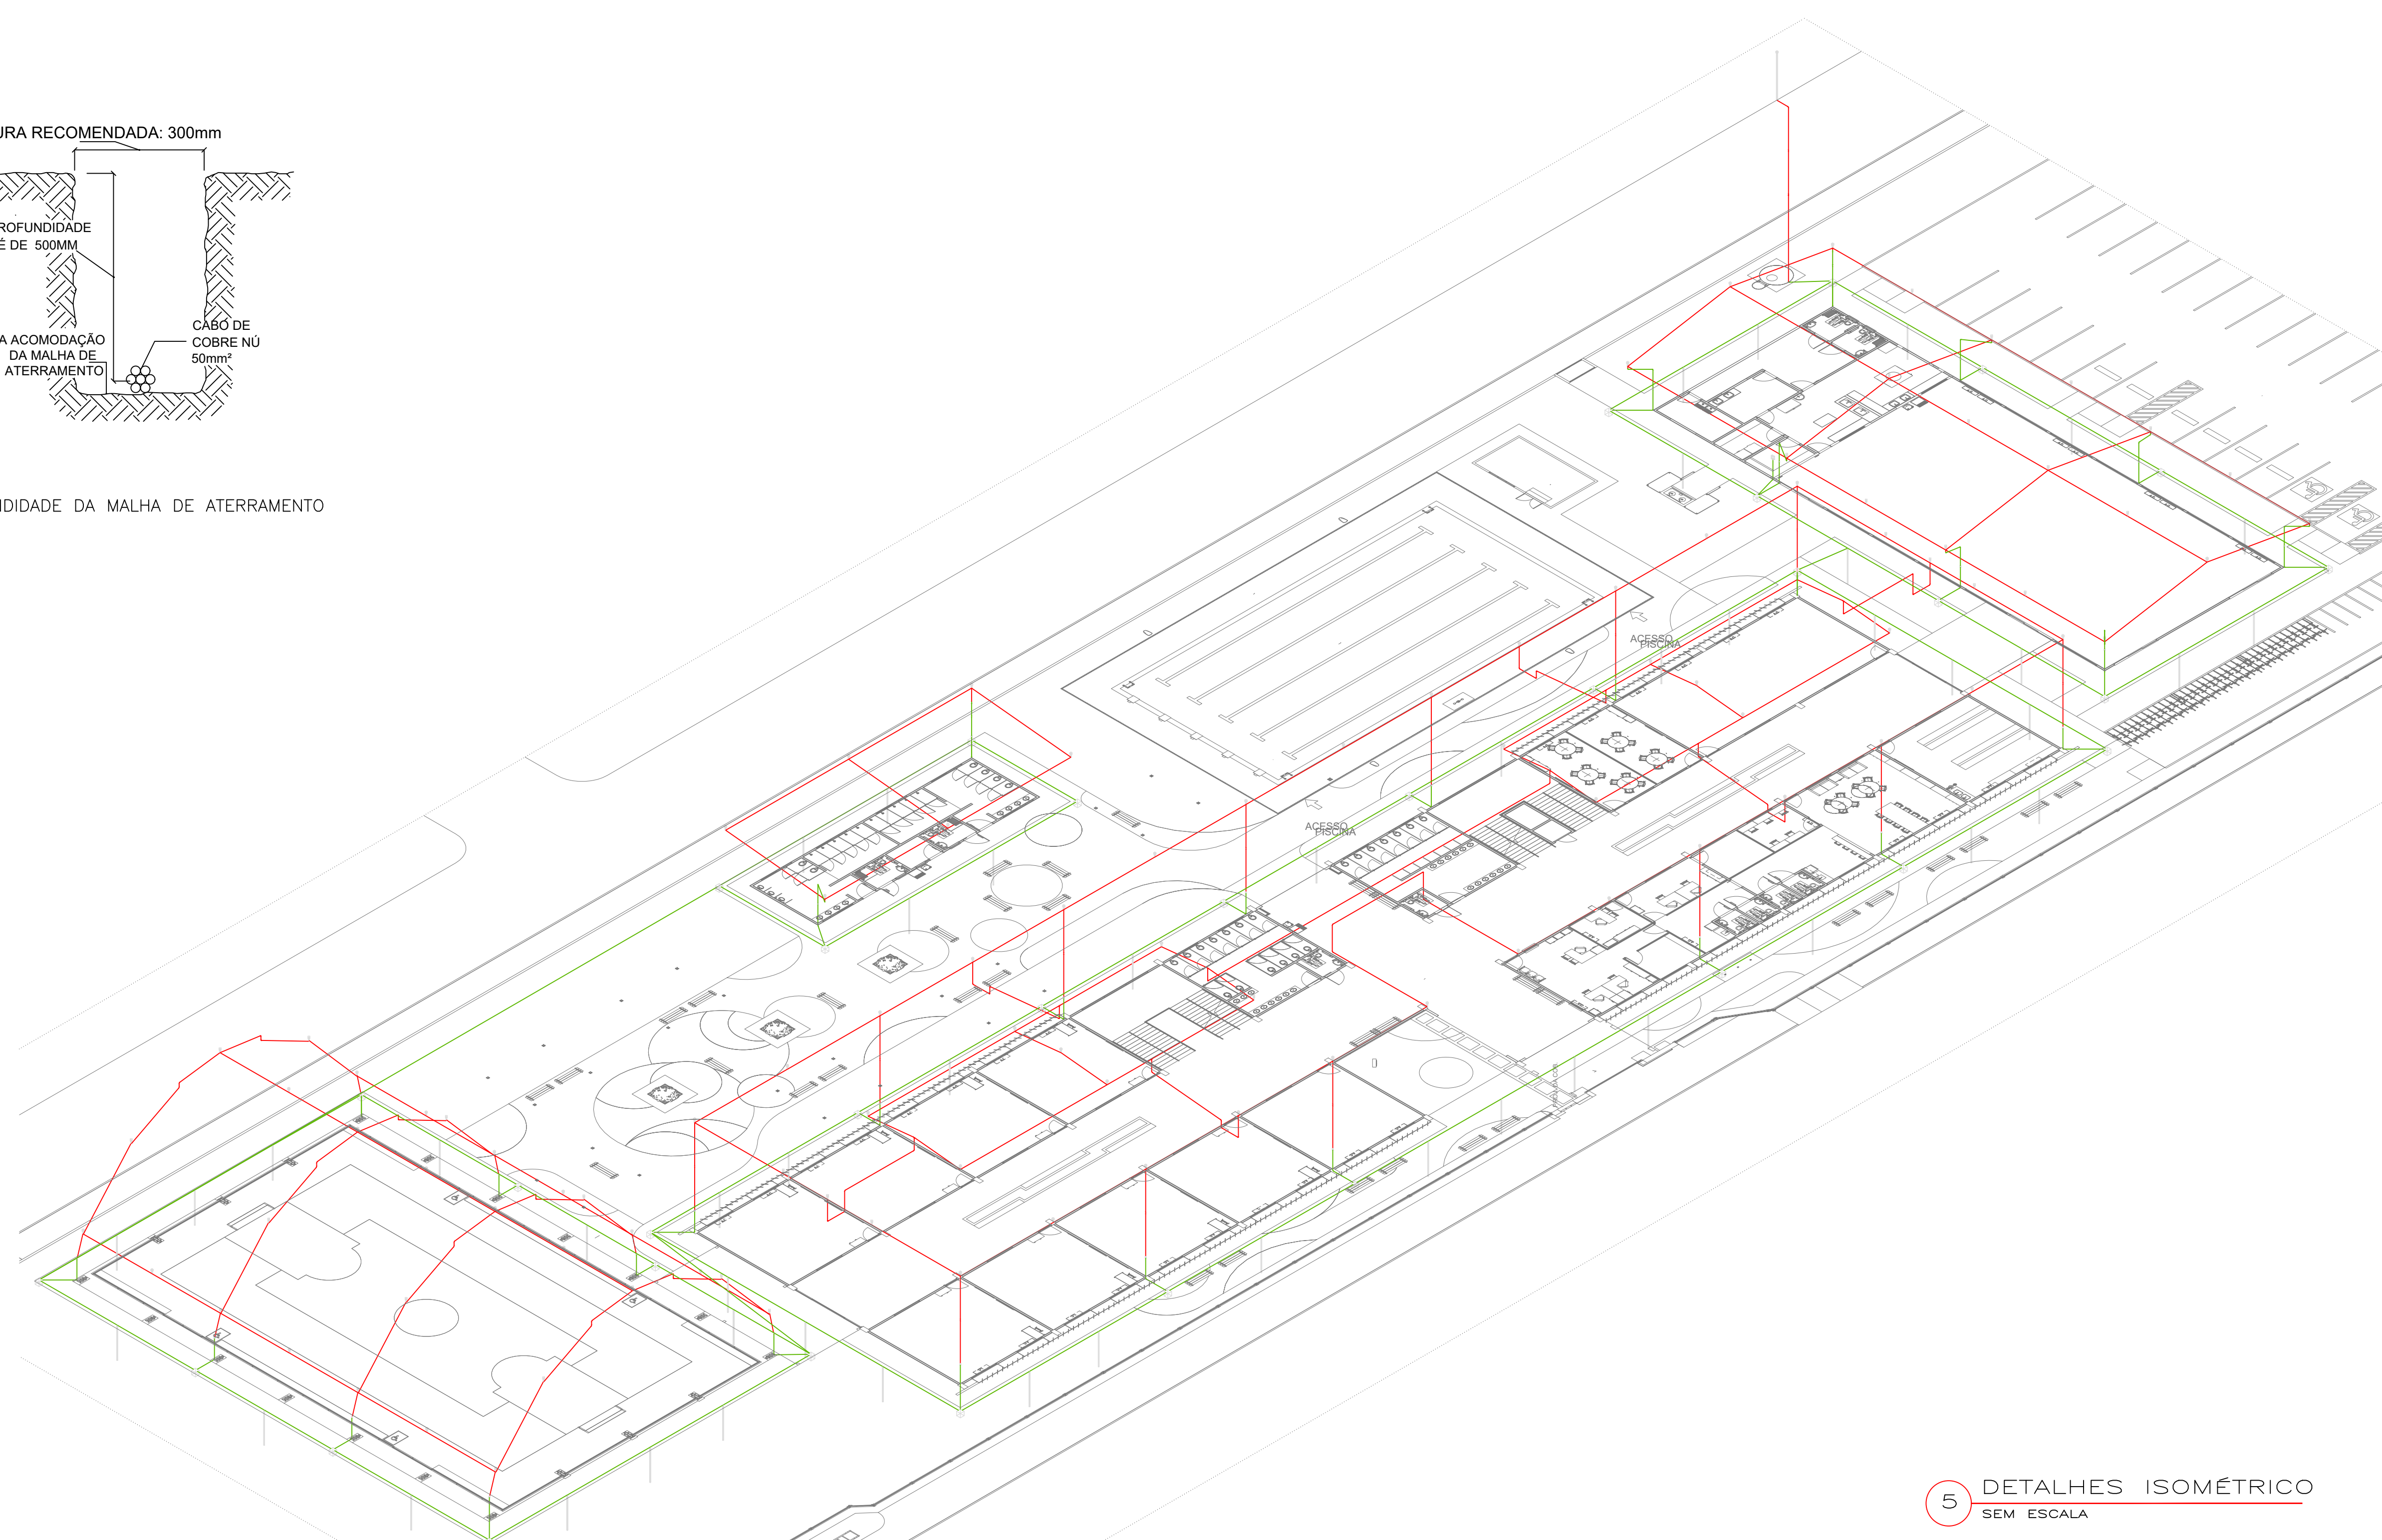

5 DETALHES ISOMÉTRICO
SEM ESCALA

   CABRISO																				
<table><tr><td></td><td></td><td></td></tr><tr><td></td><td></td><td></td></tr><tr><td></td><td></td><td></td></tr><tr><td></td><td></td><td></td></tr><tr><td>RDO</td><td>00000000</td><td>EMISSÃO INICIAL</td></tr><tr><td>REVISÃO</td><td>DATA</td><td>DESCRIÇÃO</td></tr></table>															RDO	00000000	EMISSÃO INICIAL	REVISÃO	DATA	DESCRIÇÃO
RDO	00000000	EMISSÃO INICIAL																		
REVISÃO	DATA	DESCRIÇÃO																		
 SEDUC Secretaria de Estado de Educação  Governo do Mato Grosso ANTEPROJETO SPDA <table><tr><td>OBRA:</td><td>EDUCACIONAL ESCOLA ESTADUAL NOVA BAIRRO NICO BARACAT</td></tr><tr><td>PROPRIETÁRIO: CPF/CNPJ:</td><td>SECRETARIA DE ESTADO DE EDUCAÇÃO- SEDUC 53.291.992/0001-10</td></tr><tr><td>ENDEREÇO:</td><td>RESIDENCIAL NICO BARACAT, MIRANTE DO PARQUE, RUA 04 ESQUINA COM A RUA 17, S/N, CUIABÁ MT</td></tr><tr><td>AUTOR DO PROJETO: CREN/CAU:</td><td>  Fernando Cândido Fagali Engenheiro Eleotrisista CREAM/MT 176668 </td></tr><tr><td>RESP. IV EXECUÇÃO: CREN/CAU:</td><td></td></tr><tr><td>ESCALA:</td><td>ASSUNTO:</td></tr><tr><td>INDICADA</td><td>PLANTA BAIXA, LEGENDA, NOTAS E DETALHES GENÉRICOS</td></tr><tr><td colspan="2">NOME DO ARQUIVO DIGITAL: CBA-2025-EE NICO BARACAT - SPDA - ANTEPROJETO.dwg</td></tr><tr><td colspan="2">FOLHA Nº: ELE 01/01</td></tr></table>			OBRA:	EDUCACIONAL ESCOLA ESTADUAL NOVA BAIRRO NICO BARACAT	PROPRIETÁRIO: CPF/CNPJ:	SECRETARIA DE ESTADO DE EDUCAÇÃO- SEDUC 53.291.992/0001-10	ENDEREÇO:	RESIDENCIAL NICO BARACAT, MIRANTE DO PARQUE, RUA 04 ESQUINA COM A RUA 17, S/N, CUIABÁ MT	AUTOR DO PROJETO: CREN/CAU:	 Fernando Cândido Fagali Engenheiro Eleotrisista CREAM/MT 176668	RESP. IV EXECUÇÃO: CREN/CAU:		ESCALA:	ASSUNTO:	INDICADA	PLANTA BAIXA, LEGENDA, NOTAS E DETALHES GENÉRICOS	NOME DO ARQUIVO DIGITAL: CBA-2025-EE NICO BARACAT - SPDA - ANTEPROJETO.dwg		FOLHA Nº: ELE 01/01	
OBRA:	EDUCACIONAL ESCOLA ESTADUAL NOVA BAIRRO NICO BARACAT																			
PROPRIETÁRIO: CPF/CNPJ:	SECRETARIA DE ESTADO DE EDUCAÇÃO- SEDUC 53.291.992/0001-10																			
ENDEREÇO:	RESIDENCIAL NICO BARACAT, MIRANTE DO PARQUE, RUA 04 ESQUINA COM A RUA 17, S/N, CUIABÁ MT																			
AUTOR DO PROJETO: CREN/CAU:	 Fernando Cândido Fagali Engenheiro Eleotrisista CREAM/MT 176668																			
RESP. IV EXECUÇÃO: CREN/CAU:																				
ESCALA:	ASSUNTO:																			
INDICADA	PLANTA BAIXA, LEGENDA, NOTAS E DETALHES GENÉRICOS																			
NOME DO ARQUIVO DIGITAL: CBA-2025-EE NICO BARACAT - SPDA - ANTEPROJETO.dwg																				
FOLHA Nº: ELE 01/01																				