


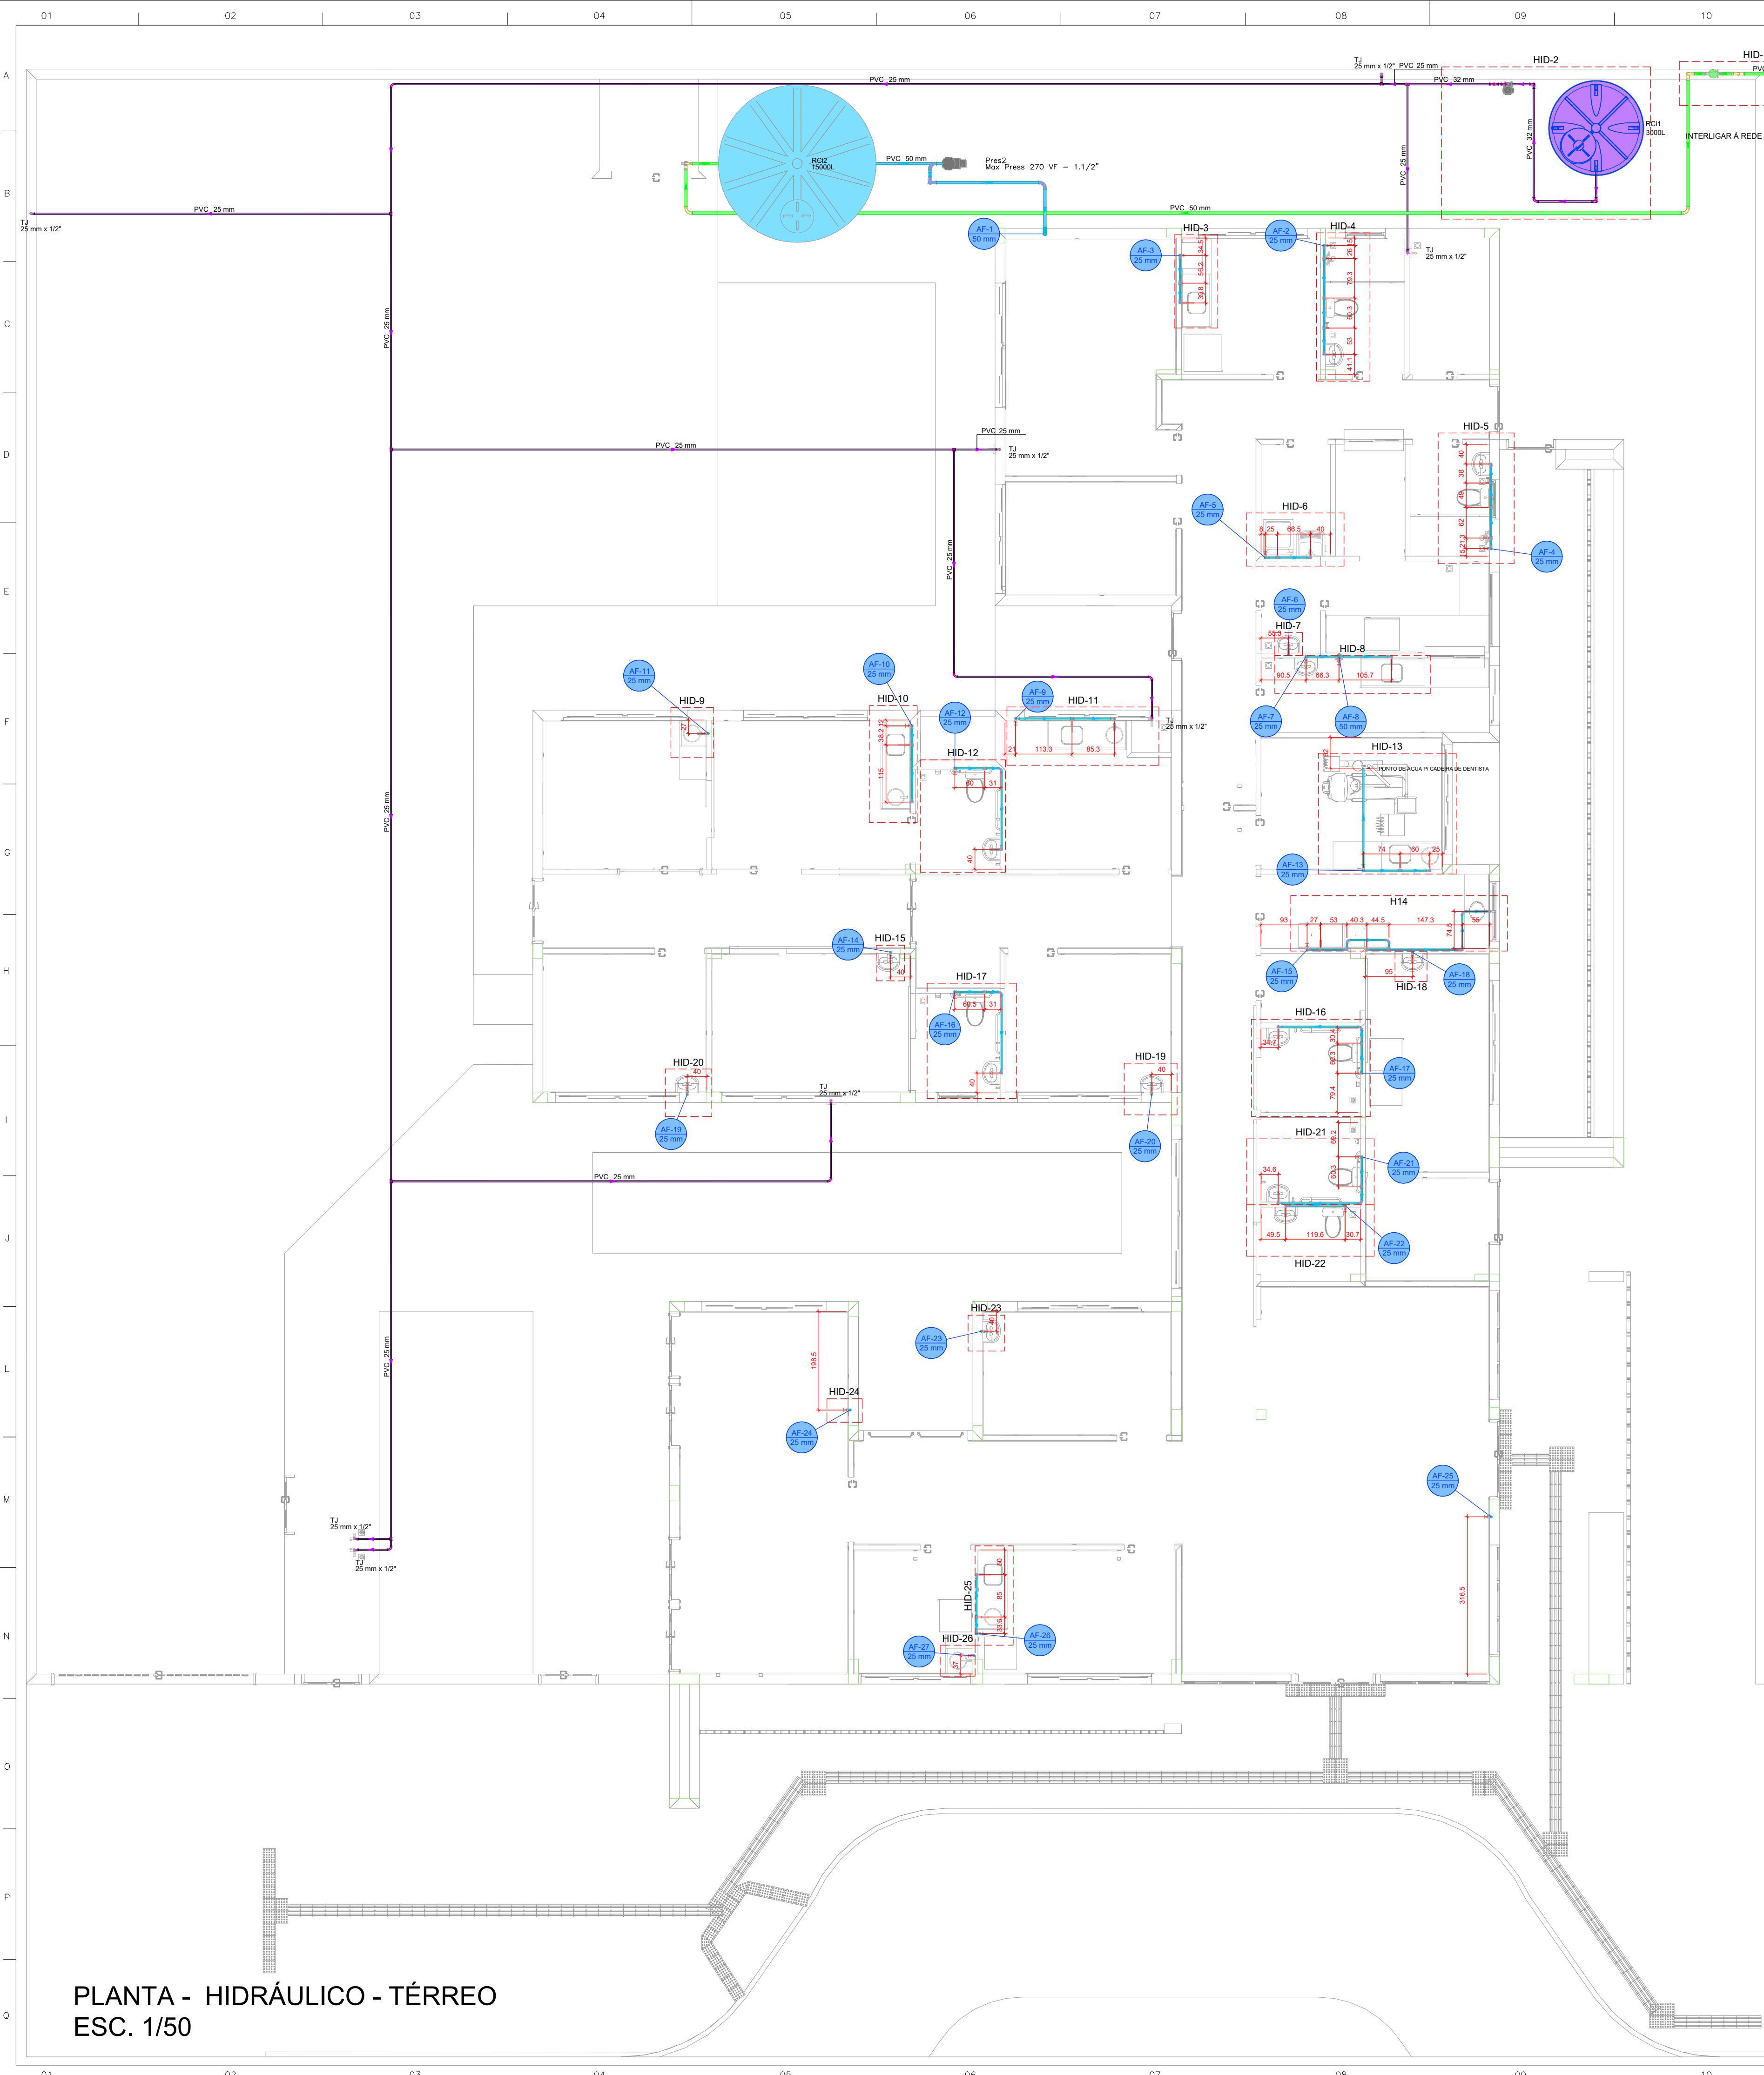

Legenda de condutas - TERREO

Agua fria

Agua fria (Recuo)

Alimentação

Legenda das indicações - TERREO

TJ Torneira de Jardim com joelho 90° - 25 mm x 1/2"

Legenda - TERREO

Alimentador Predial

Curva de transposição

Manômetro individual

Registro bruto gaveta ABNT c/PVC soldável

Registro de Pressão com PVC soldável

Registro de gaveta alongada com PVC soldável

Registro esfera V/S compacto soldável

Reservatório 3000L

Valvula de descarga c/PVC soldável

LAVATÓRIO DE BANCADA

VISTA LATERAL DA LIGAÇÃO DE ÁGUA/ESGOTO

Sem Escala

VISTA FRONTAL DA LIGAÇÃO DE ÁGUA/ESGOTO

Sem Escala

VISTA LATERAL PONTO DE ÁGUA EXTERNO


Sem Escala

DETALHE PARA CANTOS DE PAREDE

Escala 1/25


PLANTA - HIDRÁULICO - TÉRREO
ESC. 1/50

PROJETO HIDROSSANITÁRIO					
PROJETO HIDROSSANITÁRIO		CONTRATADO: Talita Henrique Pereira Fonseca		SECRETARIA	
Endereço: Rua Nogueira, Nº 21		Rua Nogueira, Nº 21		SECRETARIA DE ATENÇÃO PRIMÁRIA À SAÚDE	
Telefone: (35) 9 9879-0332		Telefone: (35) 9 9879-0332		OBRA: CONSTRUÇÃO DE IMÓVEL COMERCIAL	
E-mail: eng.talishenrique@gmail.com		E-mail: eng.talishenrique@gmail.com		PROJETO	
PROJETO		UBS PORTE 1		Número Cliente:	
DATA: 31/07/2024		VERIF: 31/07/2024		47/2024	
NOME: VISTO		UNIDADE: (EXCETO INDICADO)		REFERÊNCIA (1) (TERREO)	
		CITY			
		TÍTULO: PLANTA HIDRÁULICO TERREO, NOTAS, LEGENDAS			
HIDR		ESCALA: INDICADAS NO DESENHO		DESENHO NÚMERO: 00001	
				MOD: HIDR	
				REVISÃO: 00	
				FOLHA: 01/07	

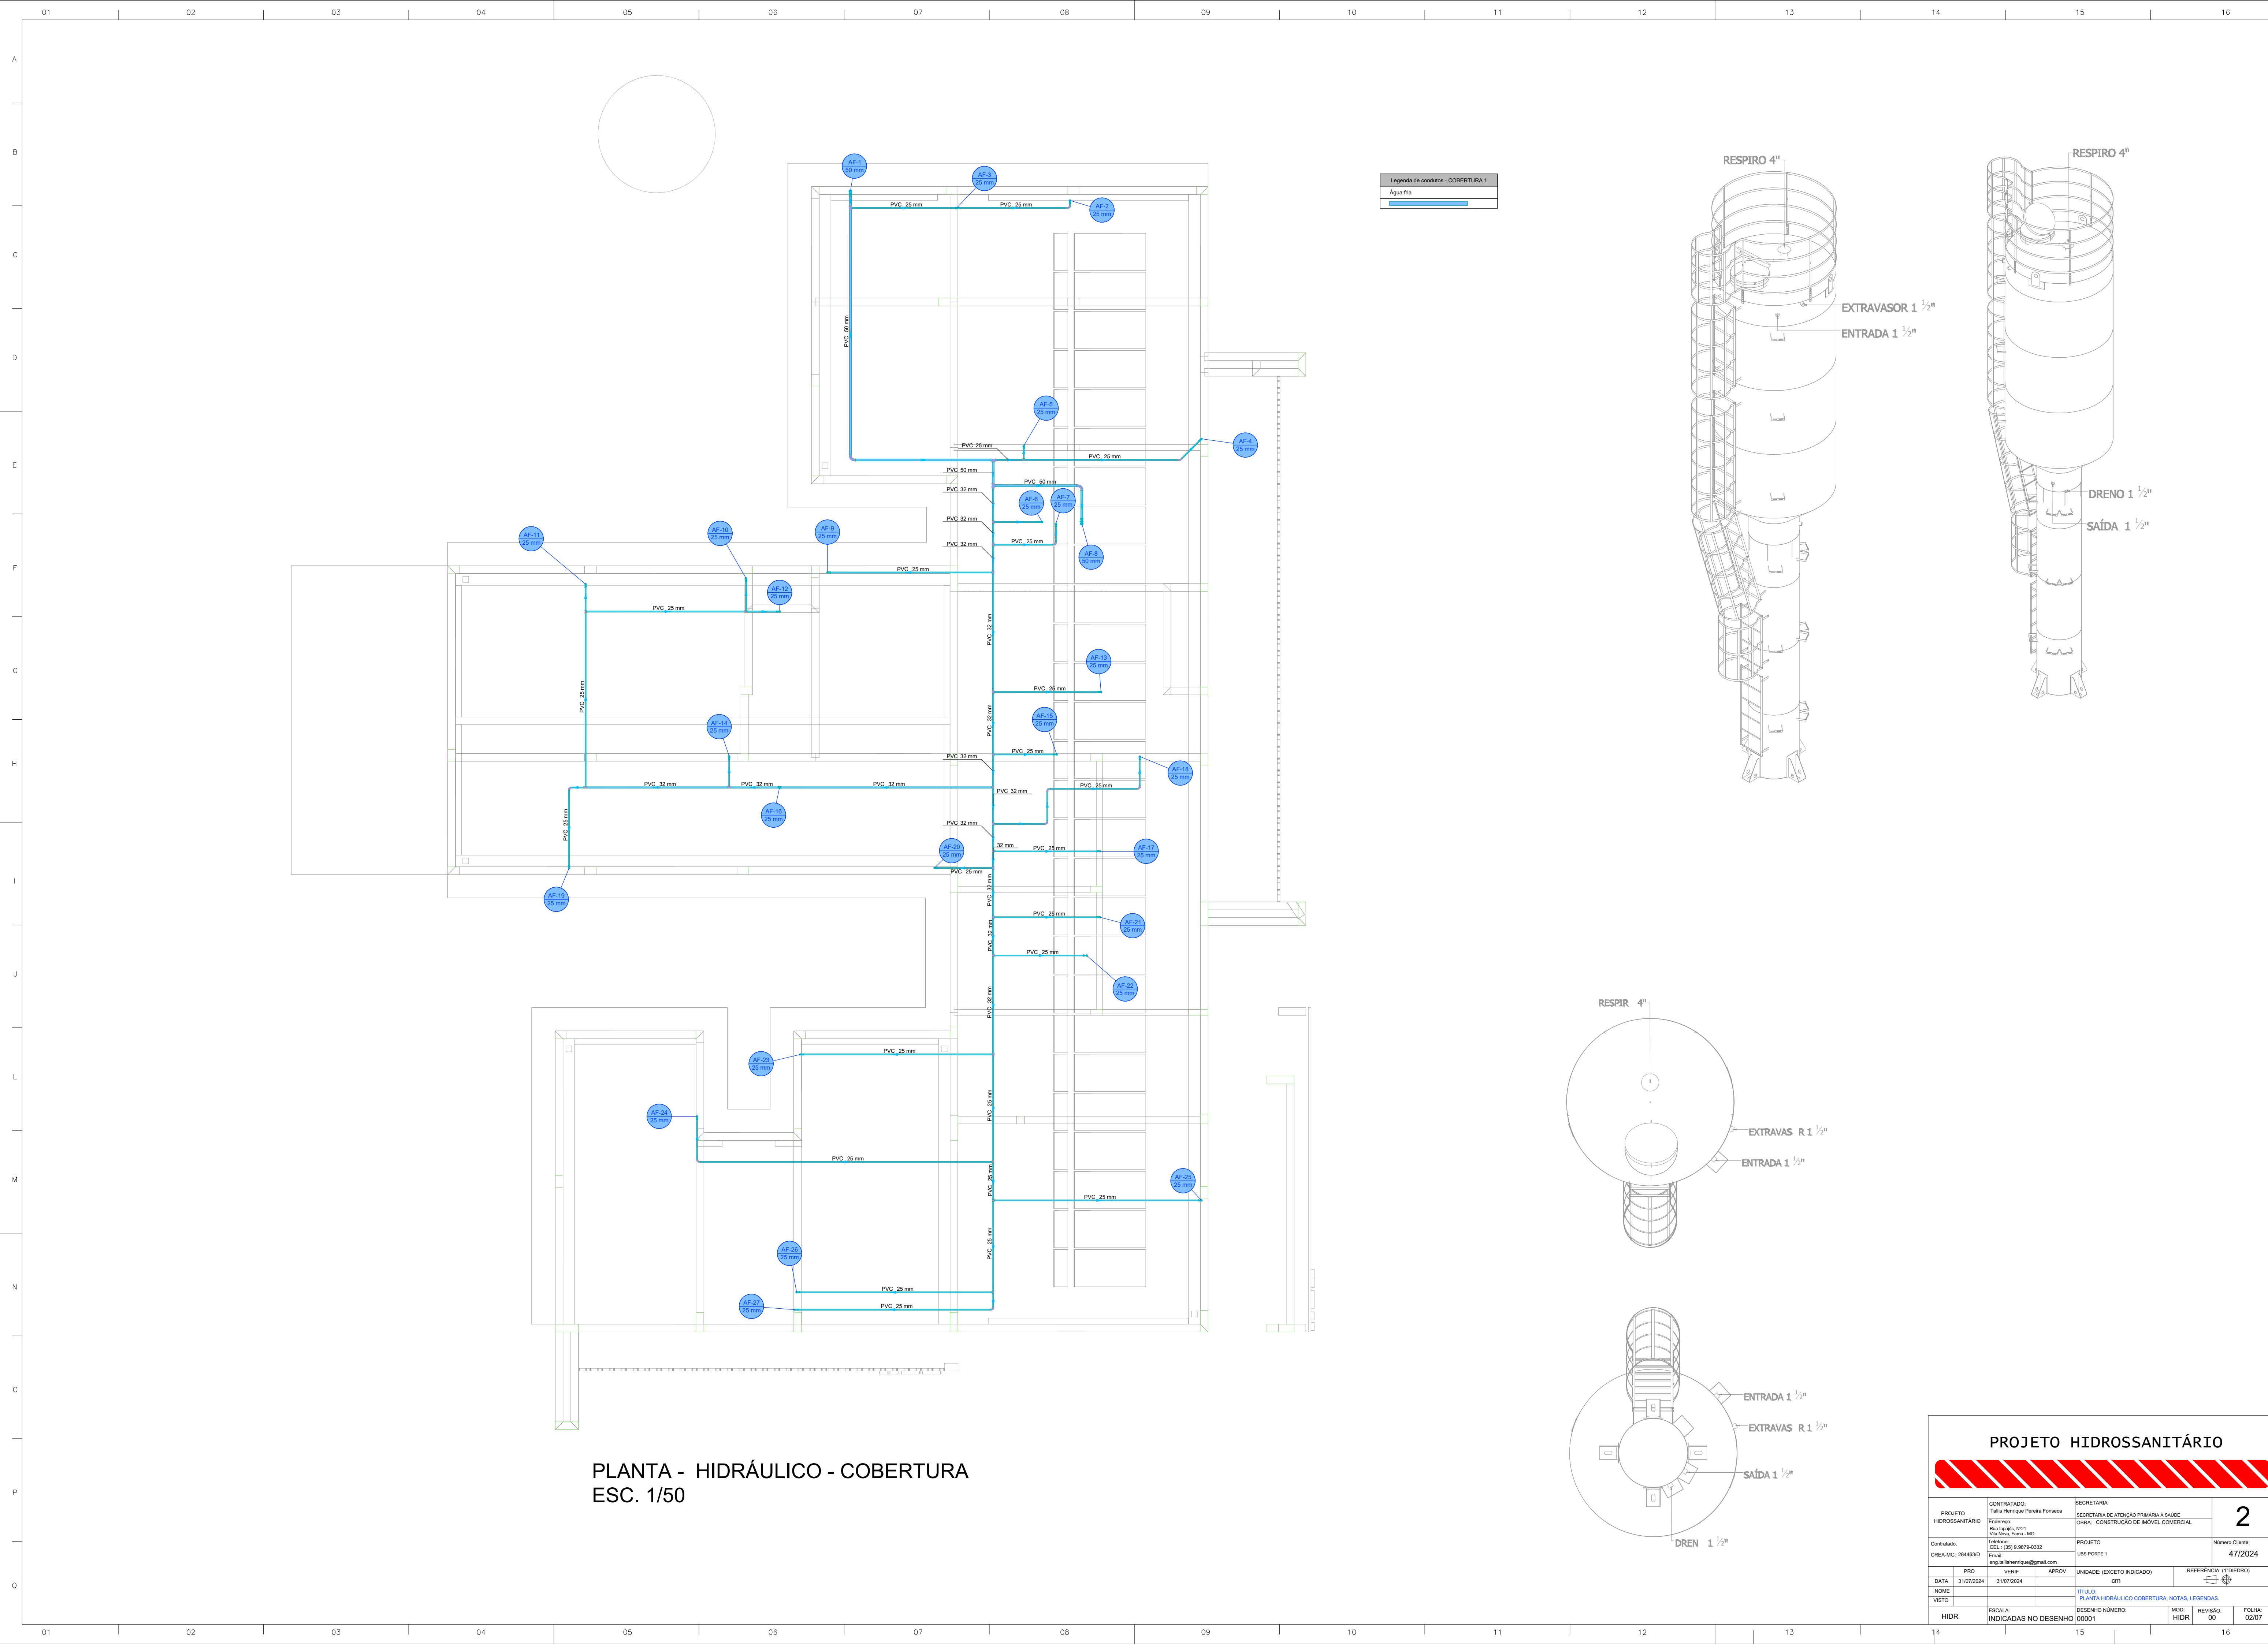


PROJETO HIDROSSANITÁRIO					
PROJETO HIDROSSANITÁRIO		CONTRATADO: Talis Henrique Pereira Fonseca		SECRETARIA SECRETARIA DE ATENÇÃO PRIMÁRIA À SAÚDE	
Endereço: Rua Nogueira, Nº21 Vila Nova, Fátima - MG		OBRA: CONSTRUÇÃO DE IMÓVEL COMERCIAL		Número Cliente: 47/2024	
Contratado: CNEIA-MG: 284463D		PROJETO UBS PORTE 1		REFERÊNCIA 1 (TIEDRO)	
E-mail: eng.talishenrique@gmail.com		UNIDADE: (EXCETO INDICADO)		TÍTULO: PLANTA HIDRÁULICO COBERTURA, NOTAS, LEGENDAS	
PRQ		VERIF		APROV	
DATA: 31/07/2024		31/07/2024		GTN	
NOME		DESENHO NÚMERO: 00001		MOD: HIDR	
VISTO		REVISÃO: 00		FOLHA: 02/07	


Legenda de condutas - TERREO	
	Alimentação

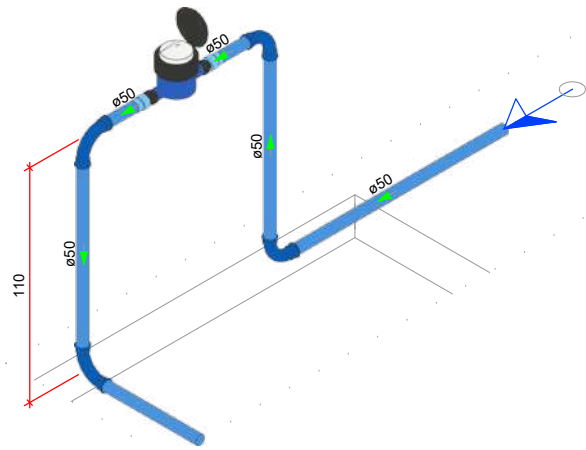


DETALHE HID-1
1:25

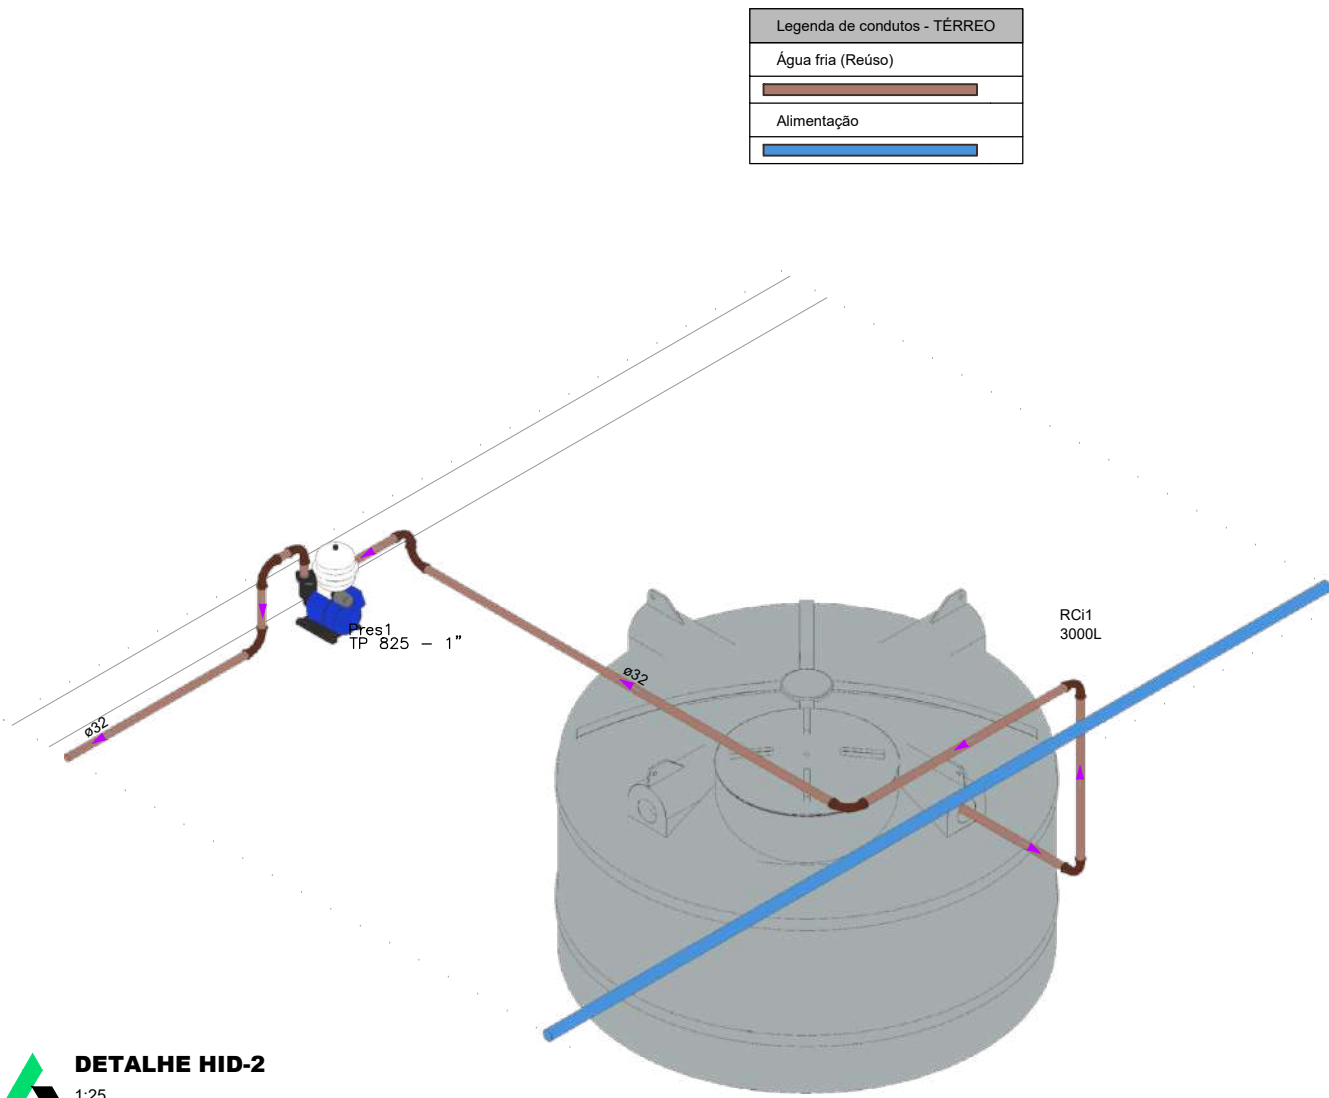


DETALHE HID-2
1:25

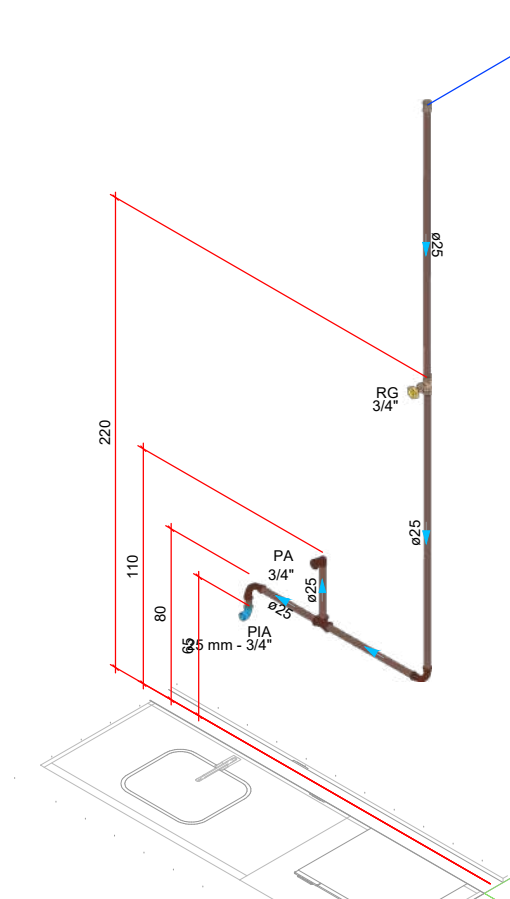


DETALHE HID-3
1:25

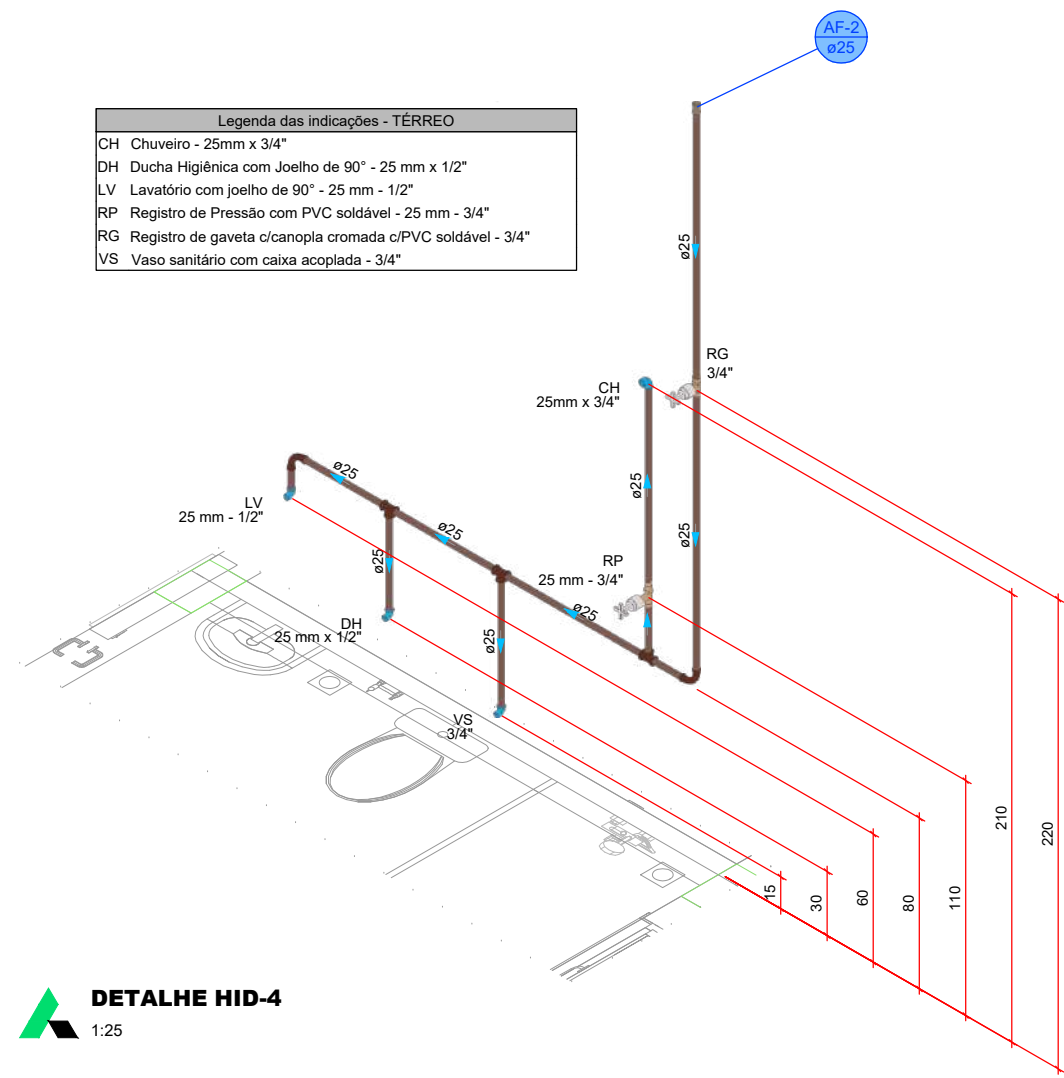


DETALHE HID-4
1:25

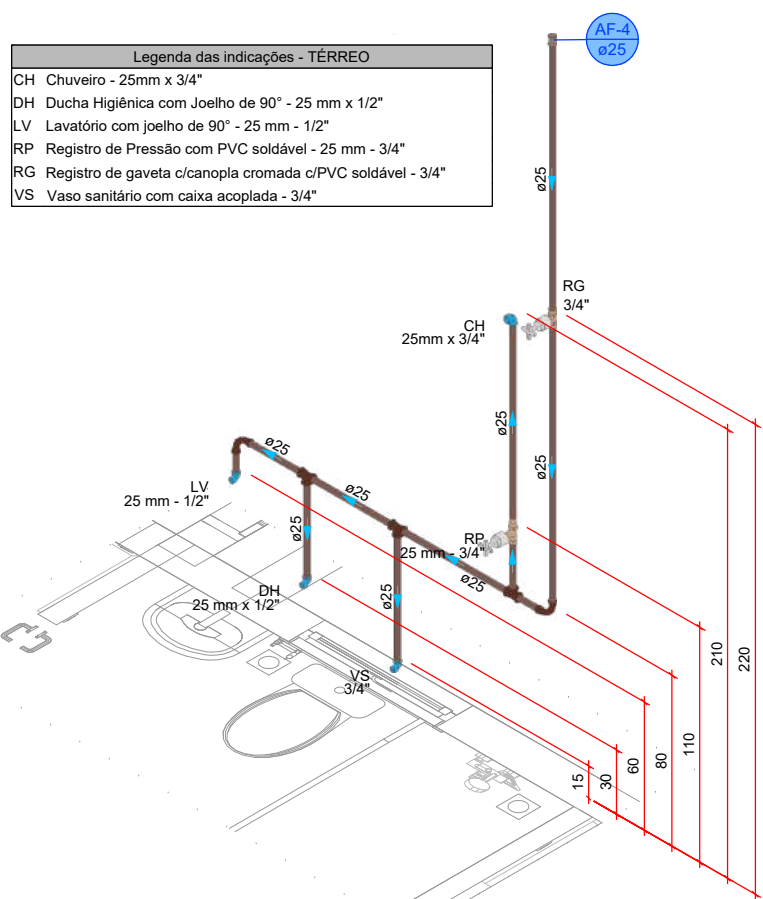


DETALHE HID-5
1:25

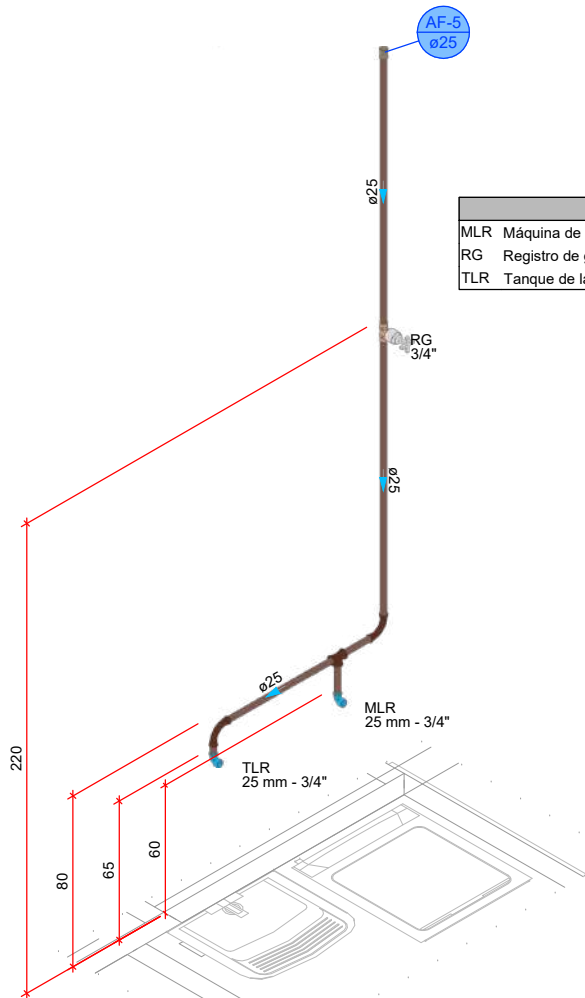


DETALHE HID-6
1:25

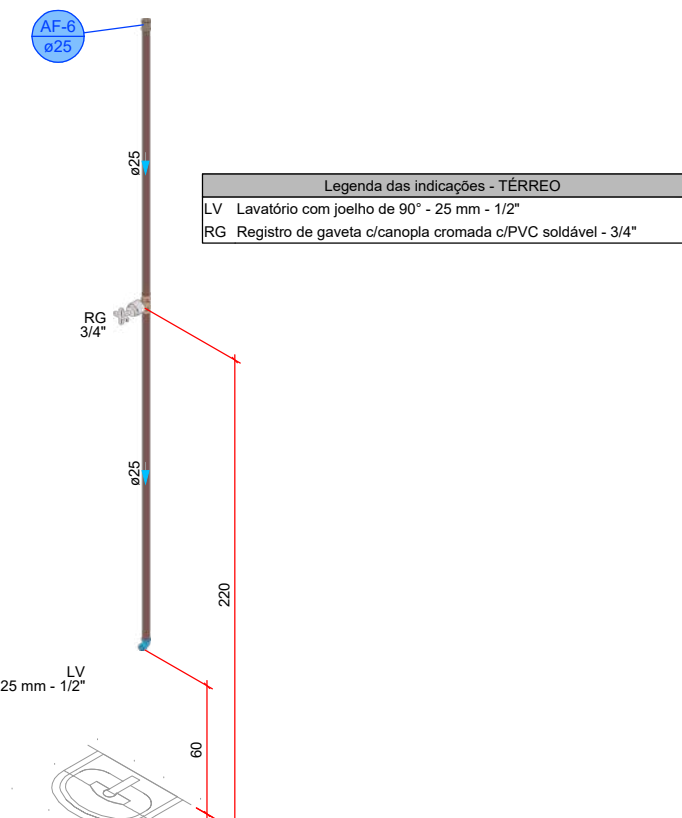


DETALHE HID-7
1:25

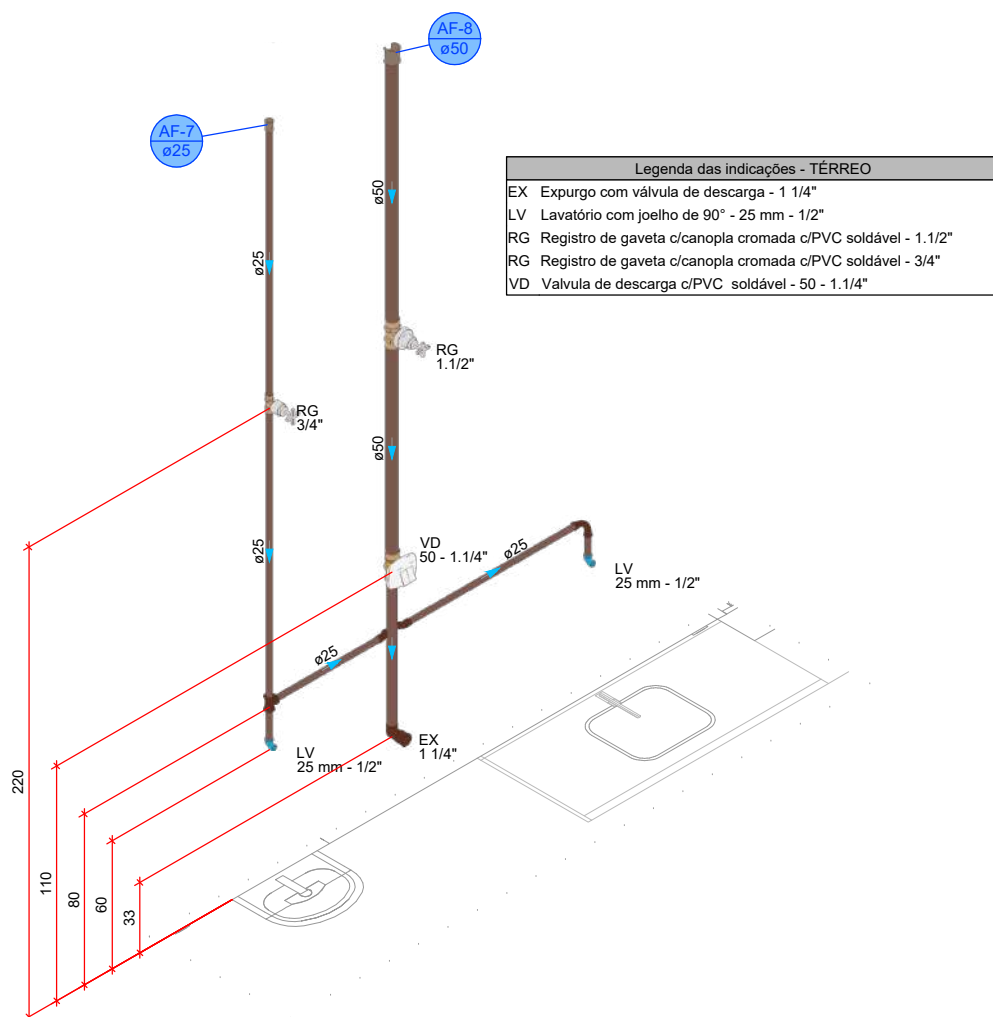


DETALHE HID-8
1:25

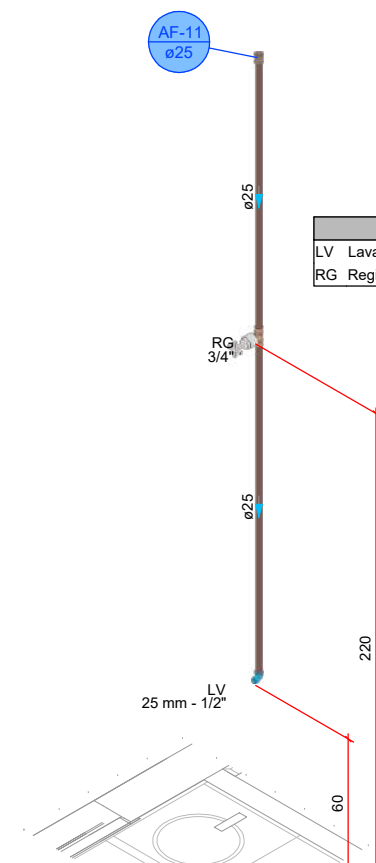


DETALHE HID-9
1:25

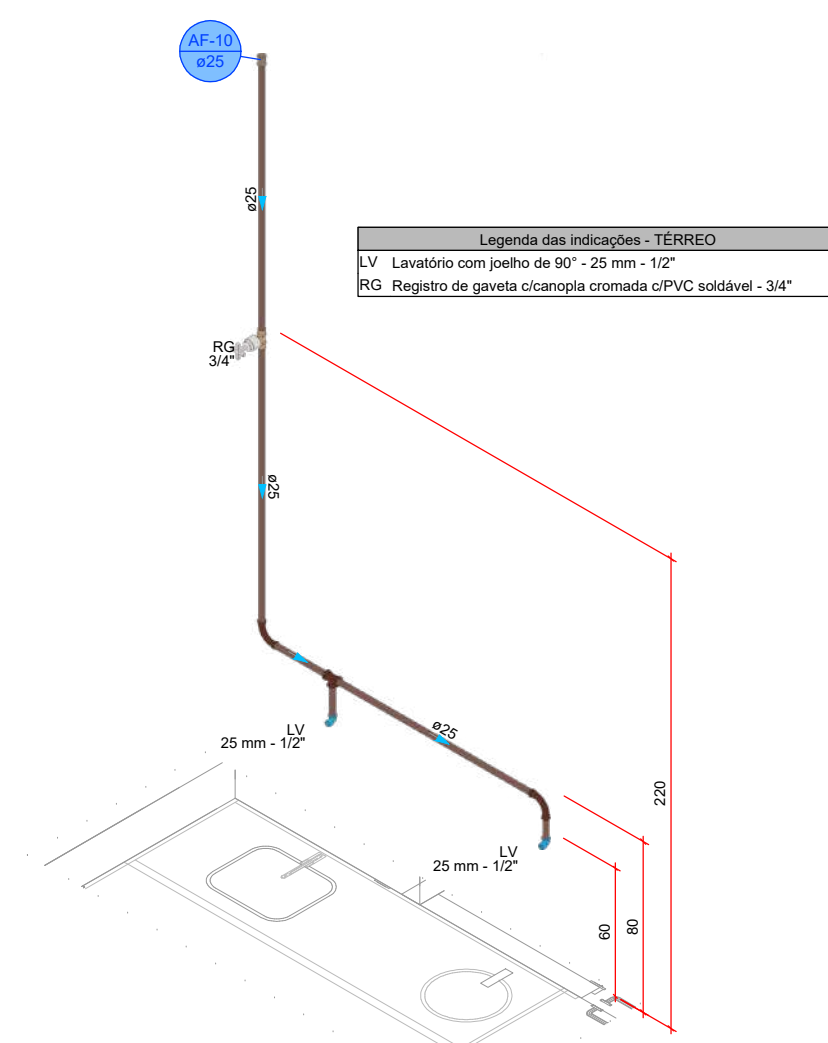


DETALHE HID-10
1:25

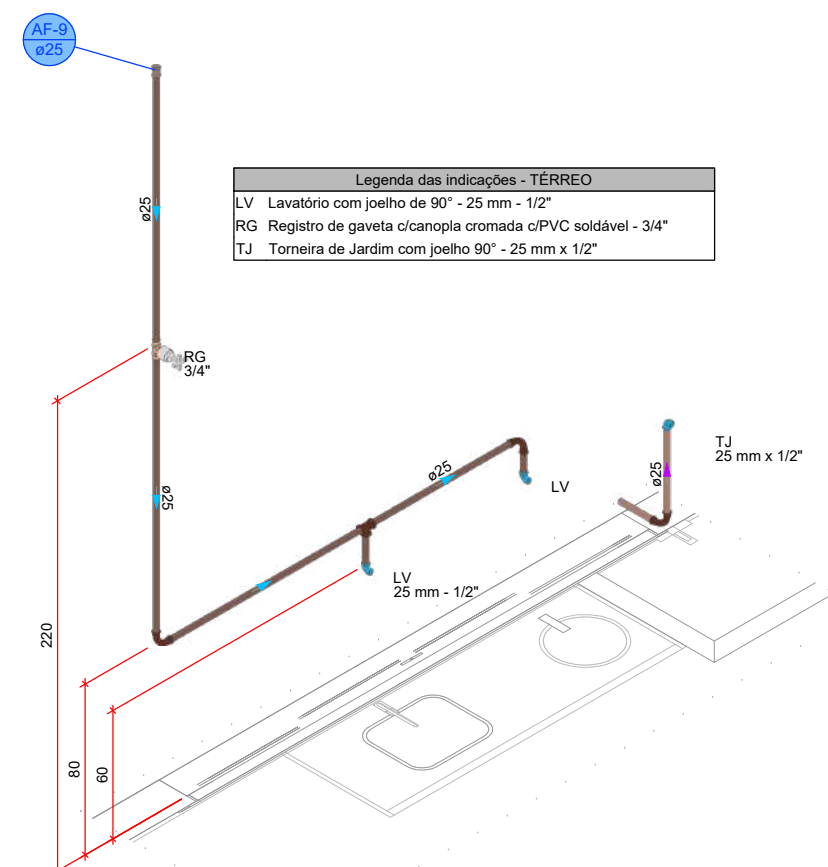

DETALHE HID-11
1:25

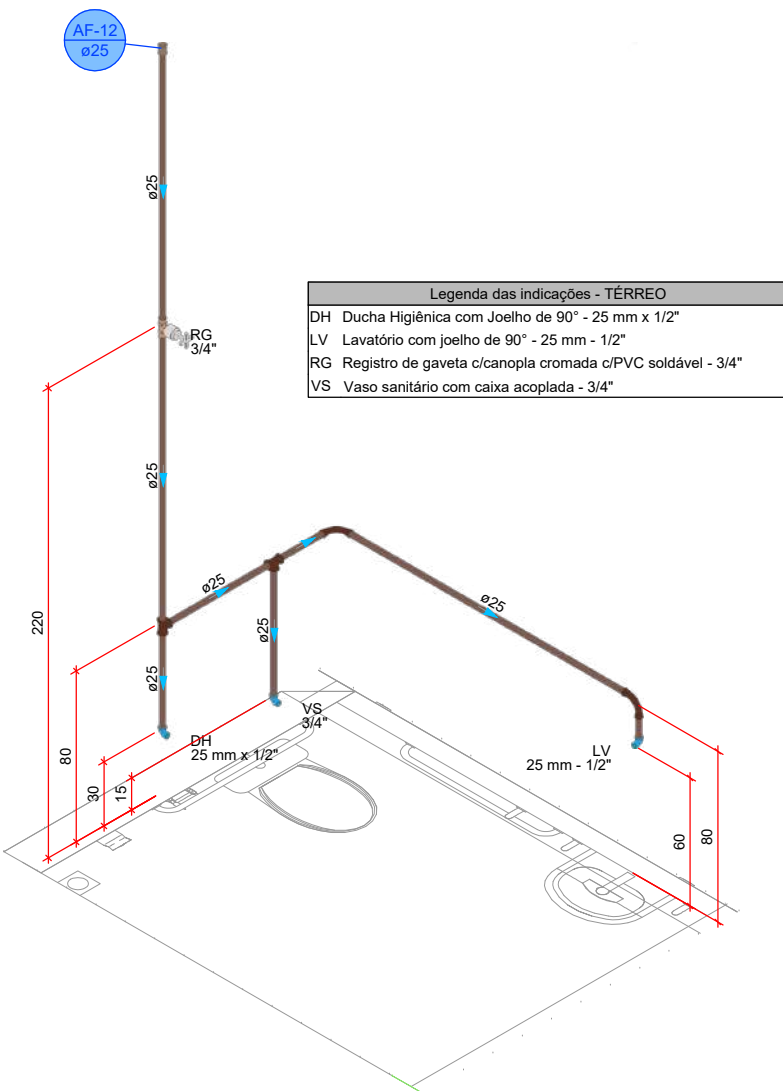


DETALHE HID-12
1:25

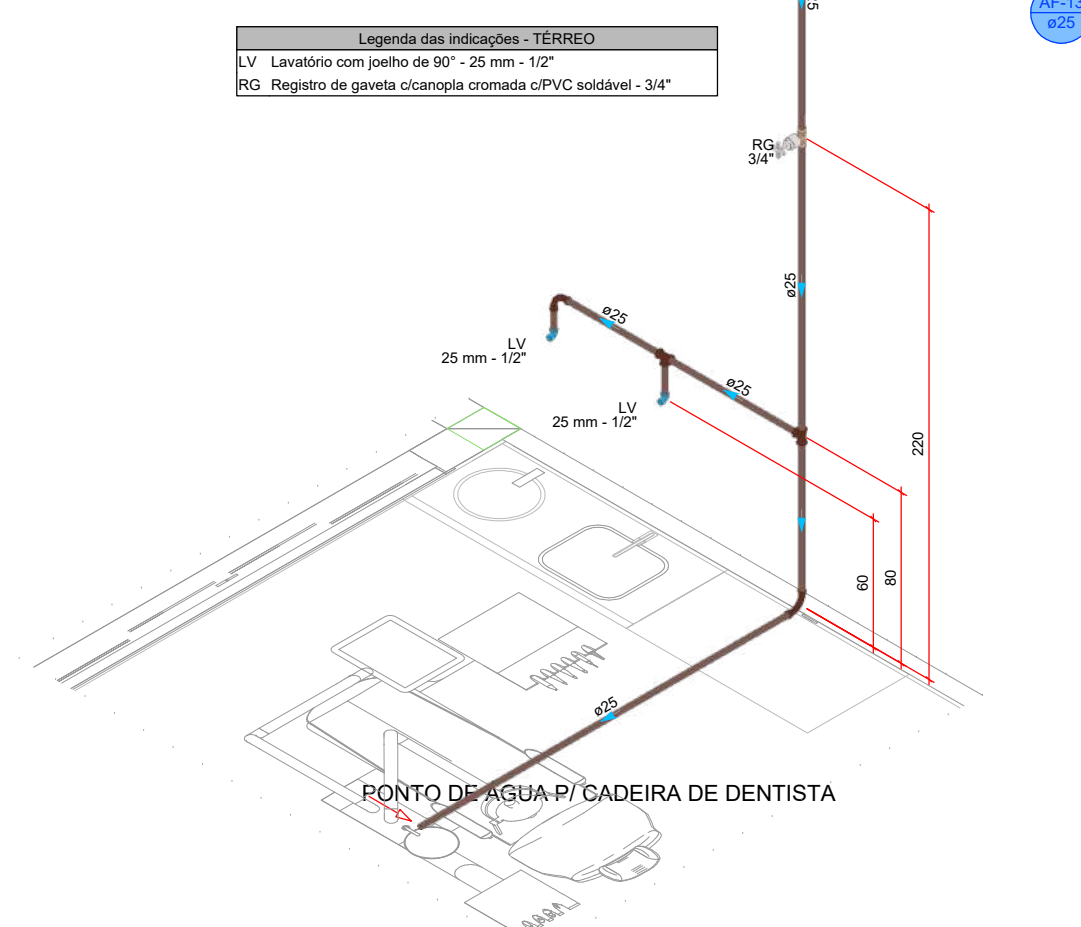


DETALHE HID-13
1:25


PROJETO HIDROSSANITÁRIO					
PROJETO HIDROSSANITÁRIO		CONTRATADO: Talita Henrique Pereira Fonseca		SECRETARIA SECRETARIA DE ATENÇÃO PRIMÁRIA À SAÚDE	
Contratado: CNEIA-MG: 284463D		Endereço: Rua Napoleão, Nº21 Vila Nova, Fátima - MG		OBRA: CONSTRUÇÃO DE IMÓVEL COMERCIAL	
Telefone: CEL: (35) 9.9879-0332		E-mail: eng.talishenrique@gmail.com		PROJETO UBS PORTE 1	
PRQ		VERIF		APROV	
DATA 31/07/2024		UNIDADE (EXCETO INDICADO)		REFERÊNCIA (1º TERCEIRO)	
NOME		TÍTULO		MOD	
VISTO		DESENHO NÚMERO: 00001		REVISÃO 00	
HIDR		ESCALA: INDICADAS NO DESENHO		FOLHA 03/07	

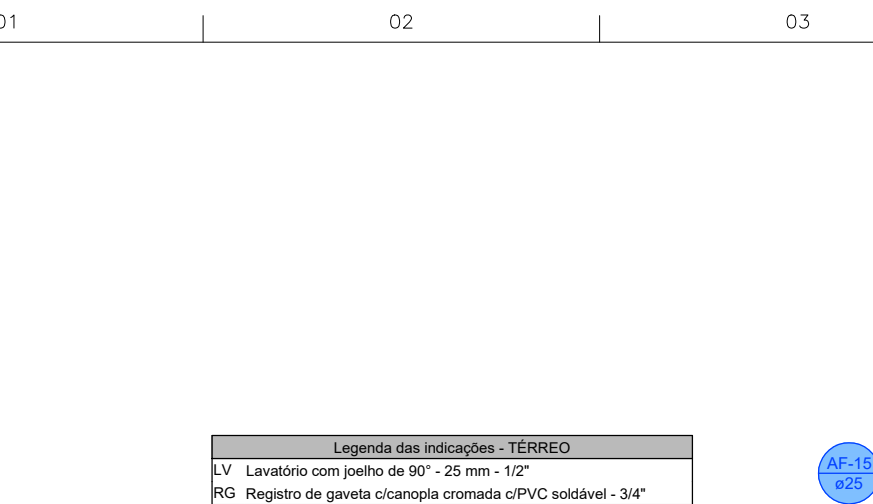


DETALHE H14
1:25

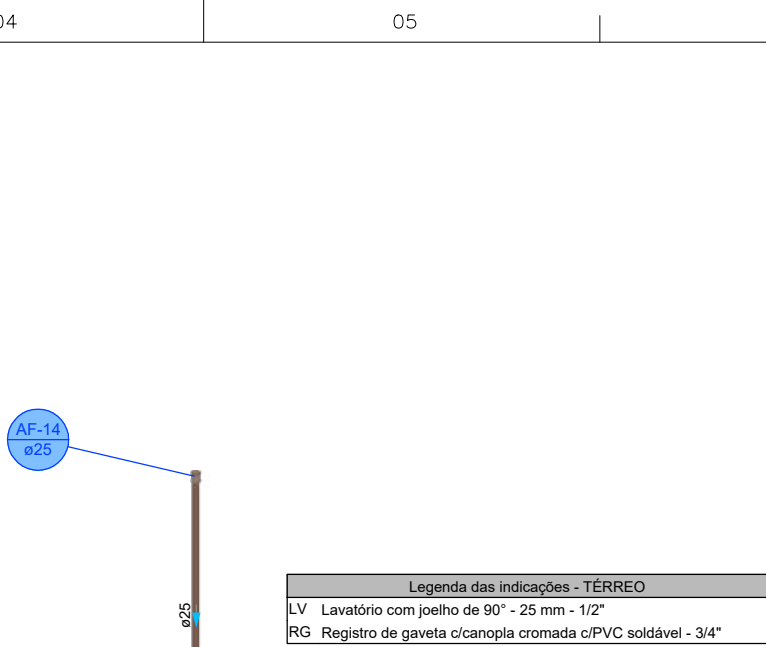


DETALHE HID-15
1:25

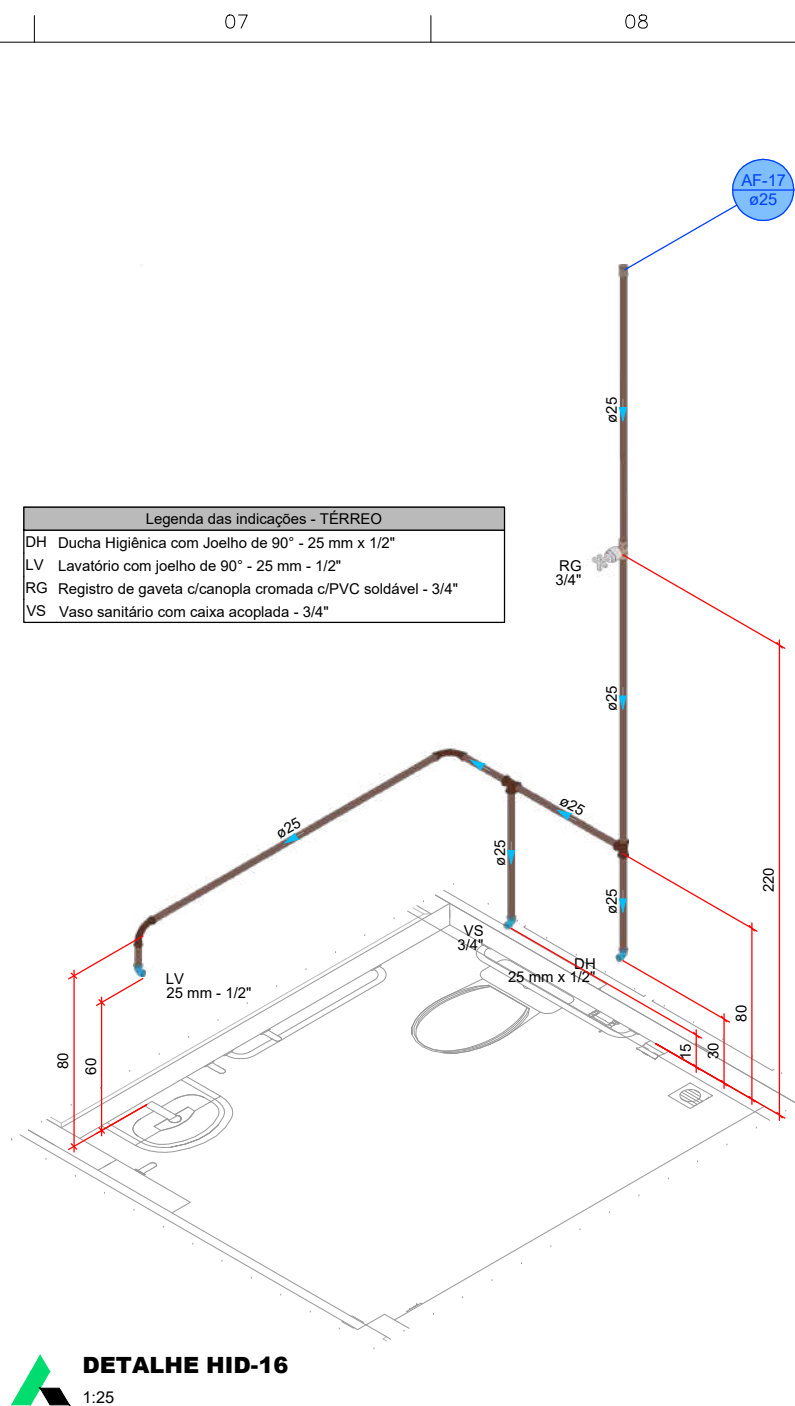


DETALHE HID-16
1:25

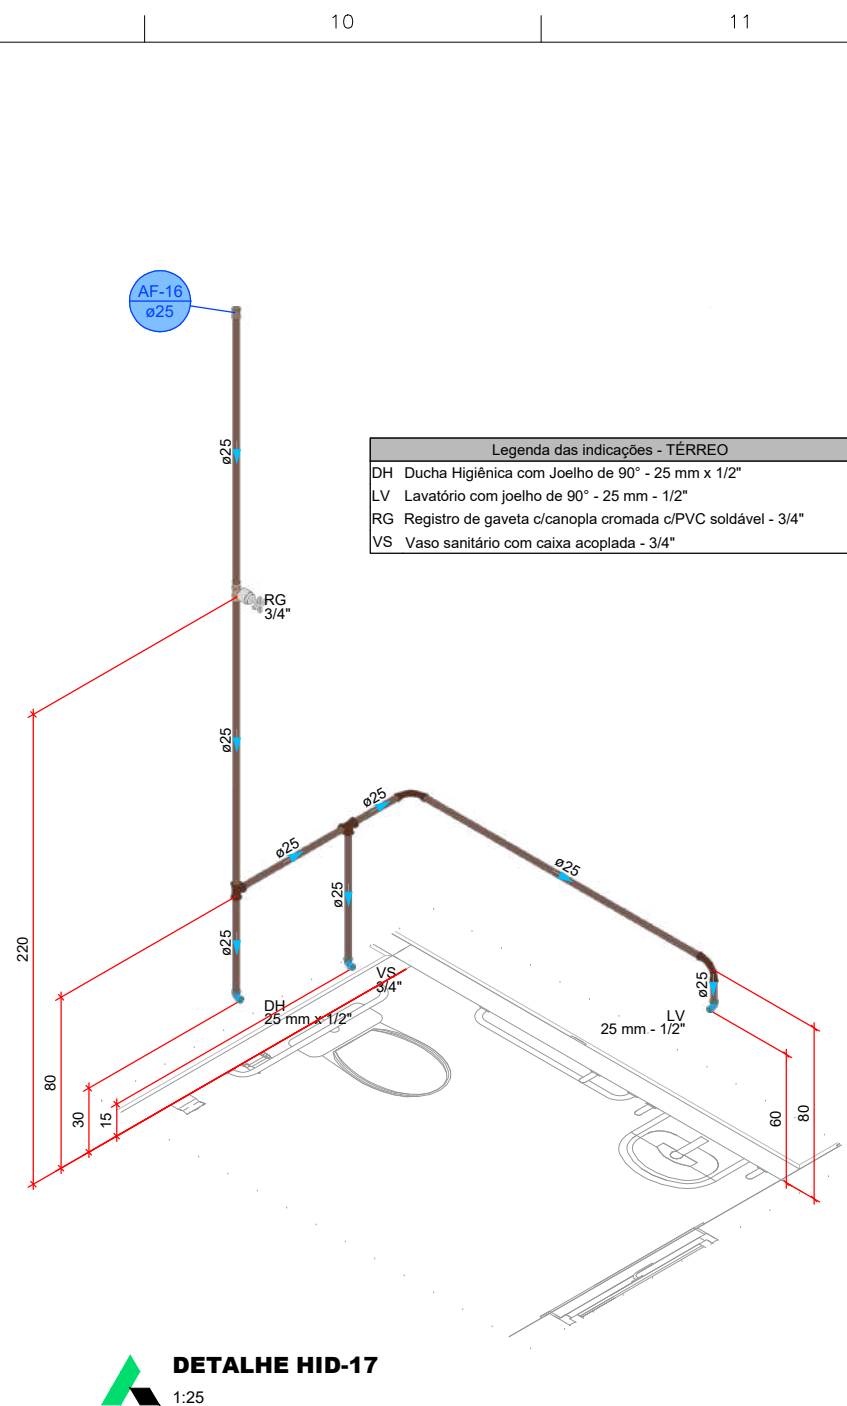


DETALHE HID-17
1:25

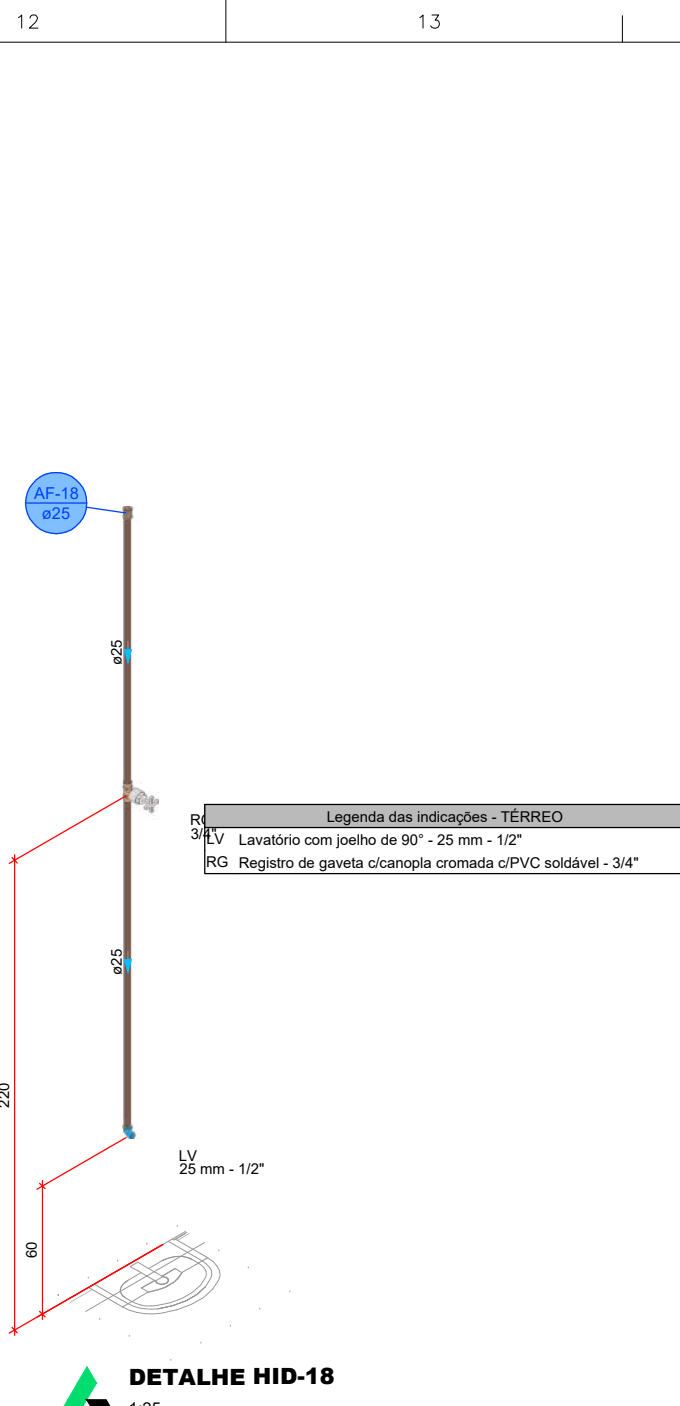


DETALHE HID-18
1:25

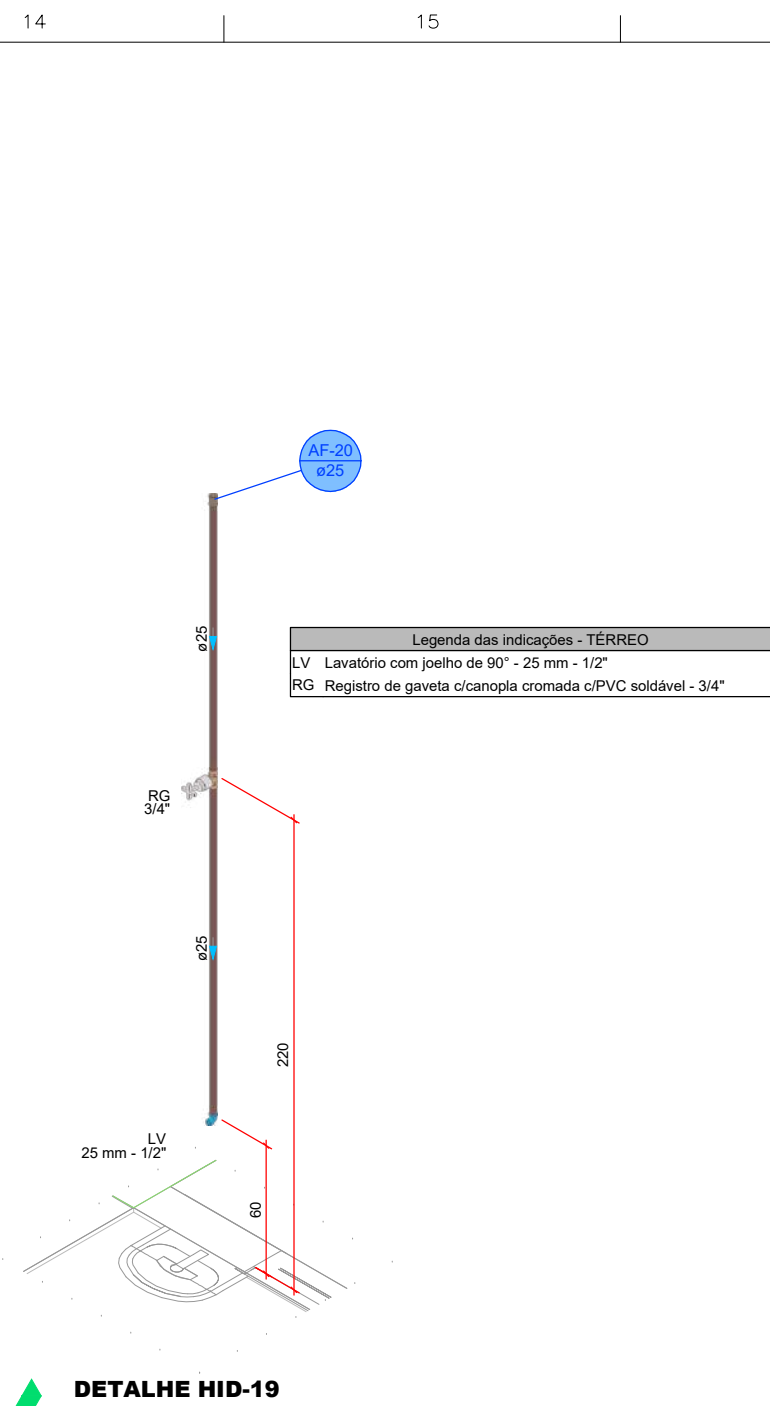


DETALHE HID-19
1:25

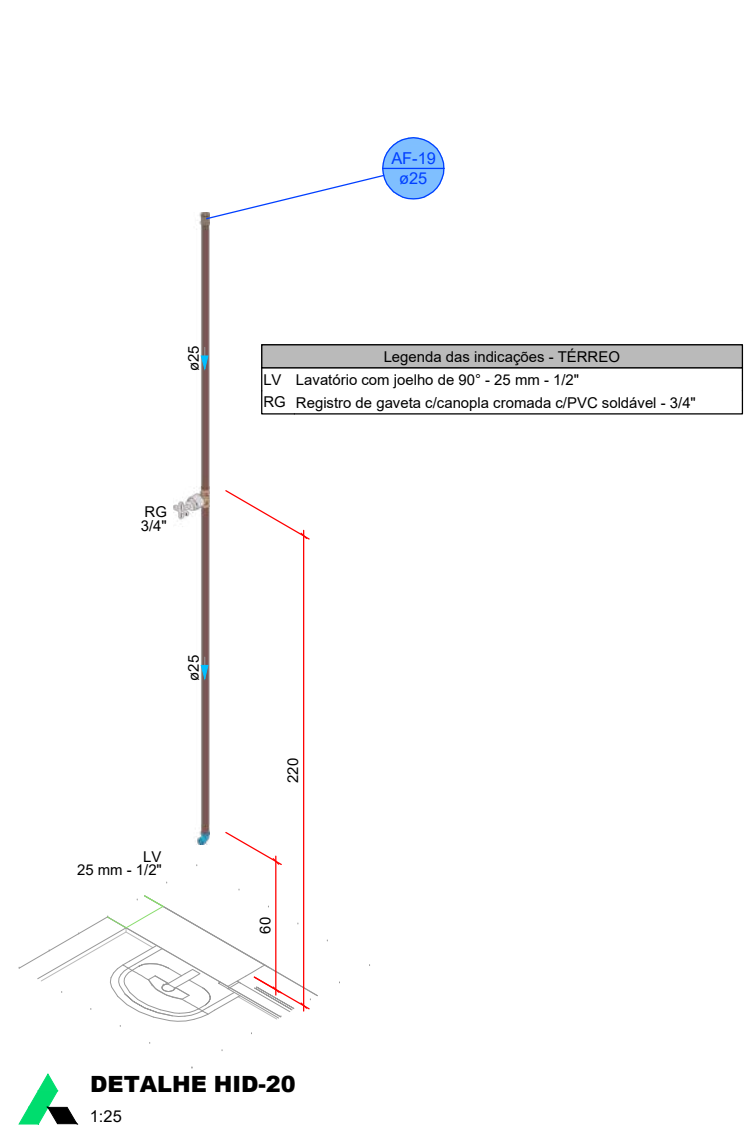


DETALHE HID-20
1:25

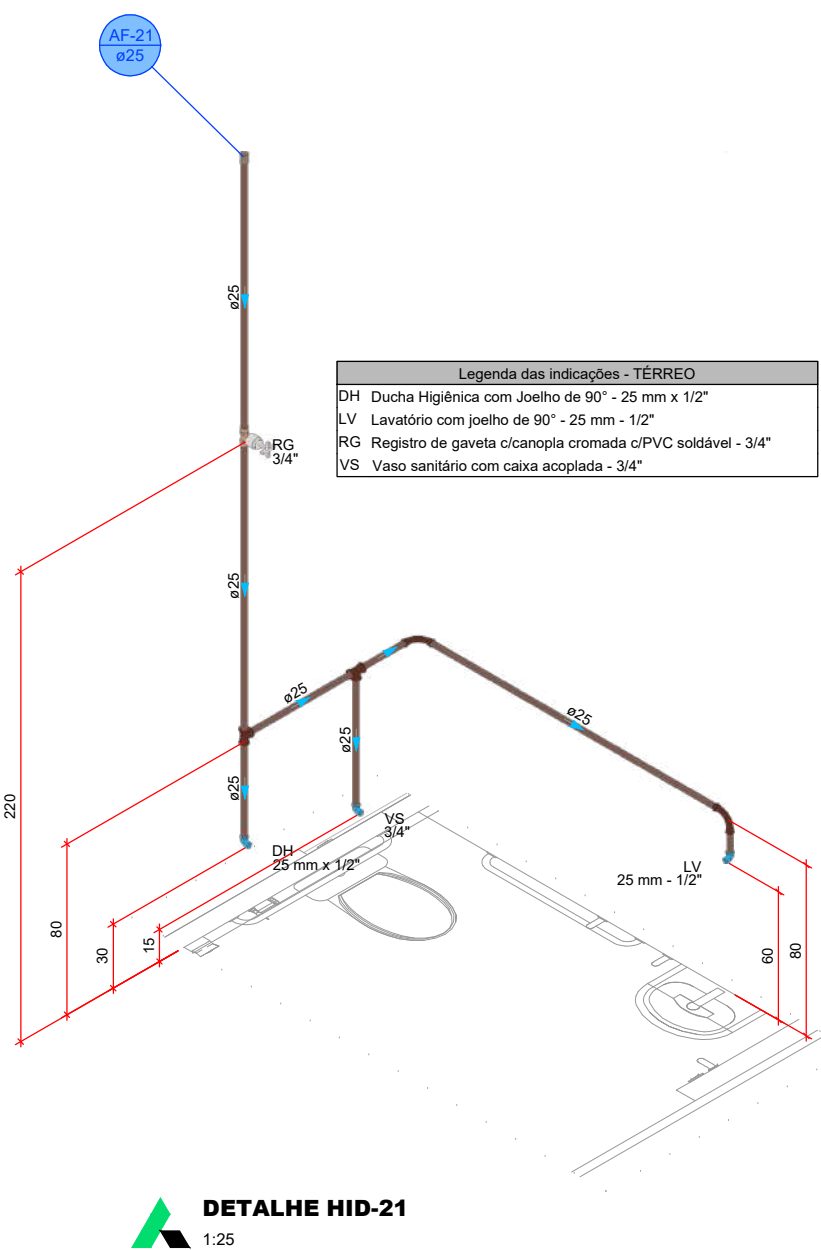


DETALHE HID-21
1:25

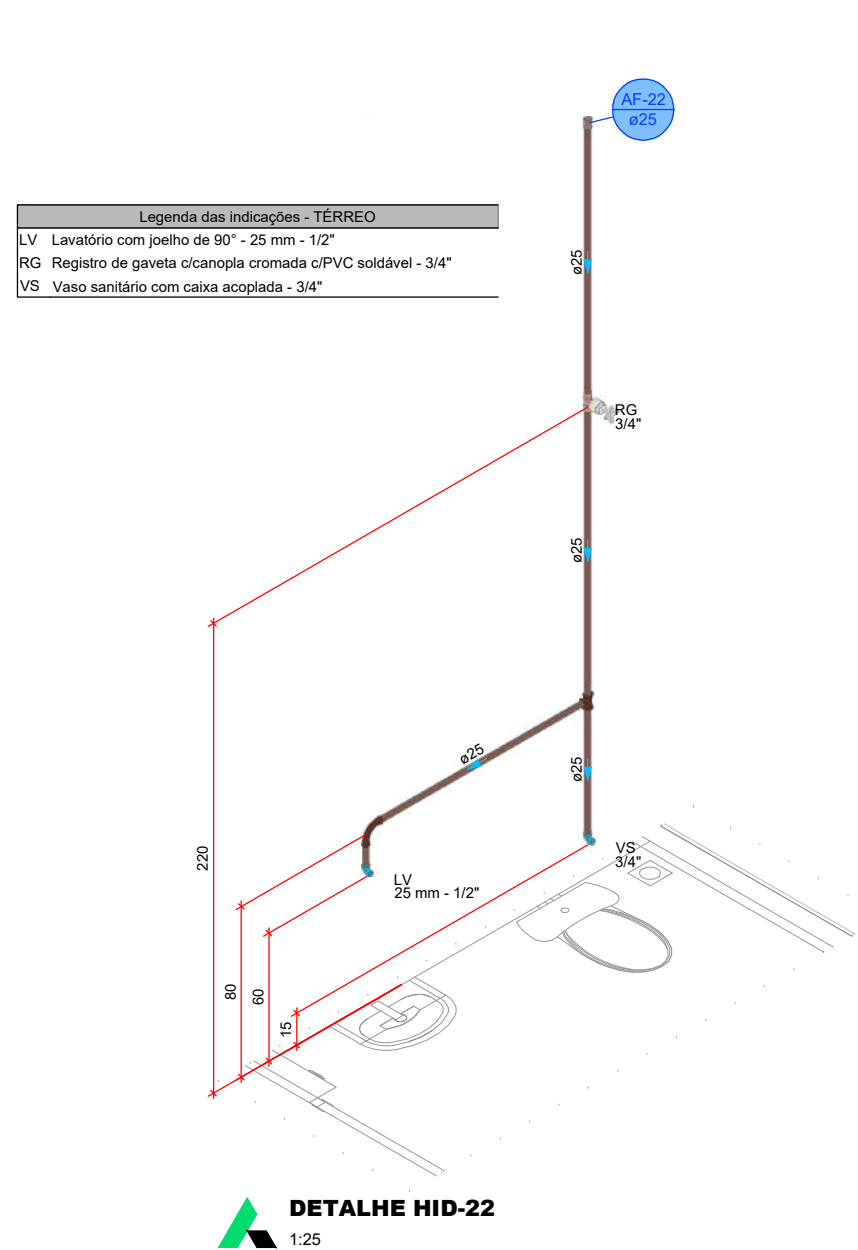


DETALHE HID-22
1:25

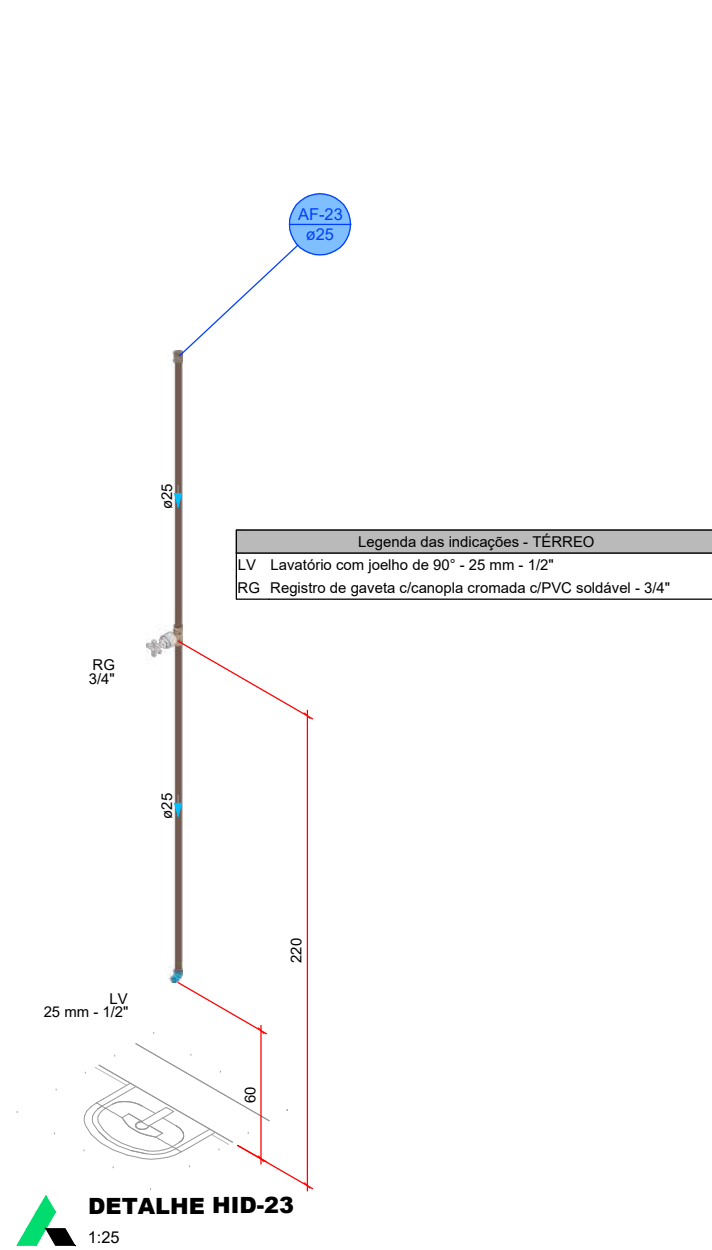


DETALHE HID-23
1:25

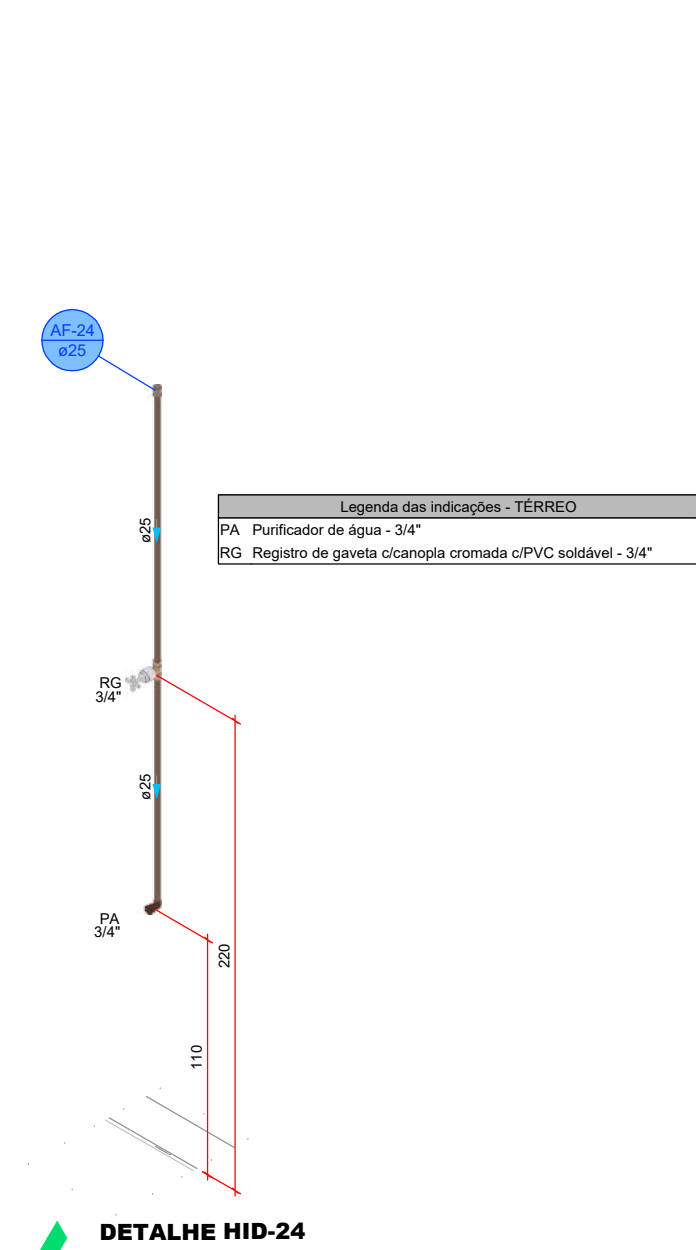

DETALHE HID-24
1:25

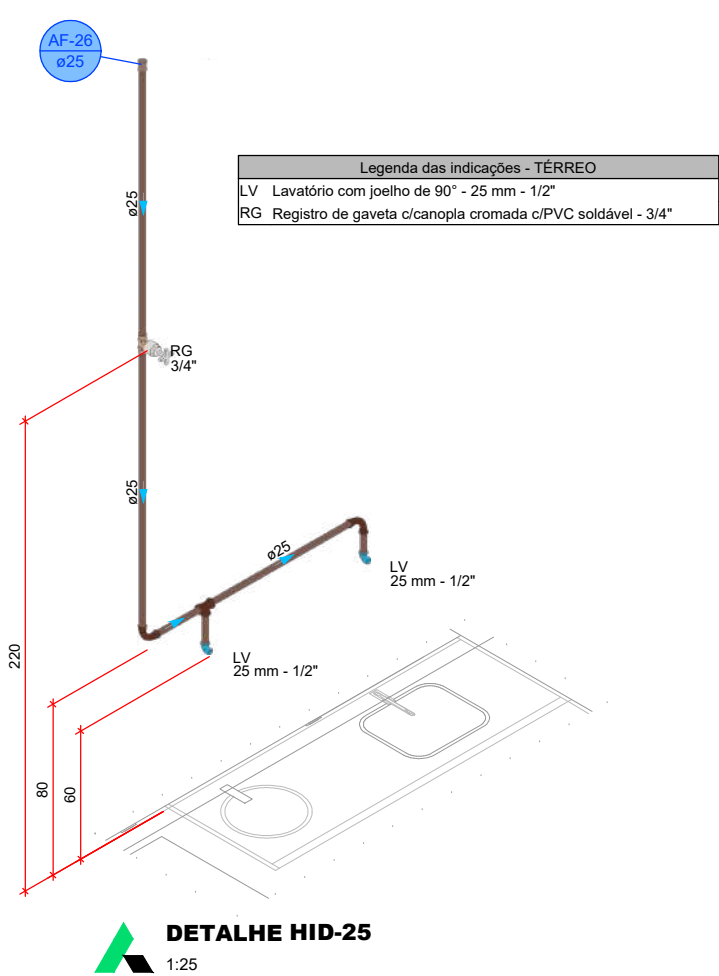


DETALHE HID-25
1:25

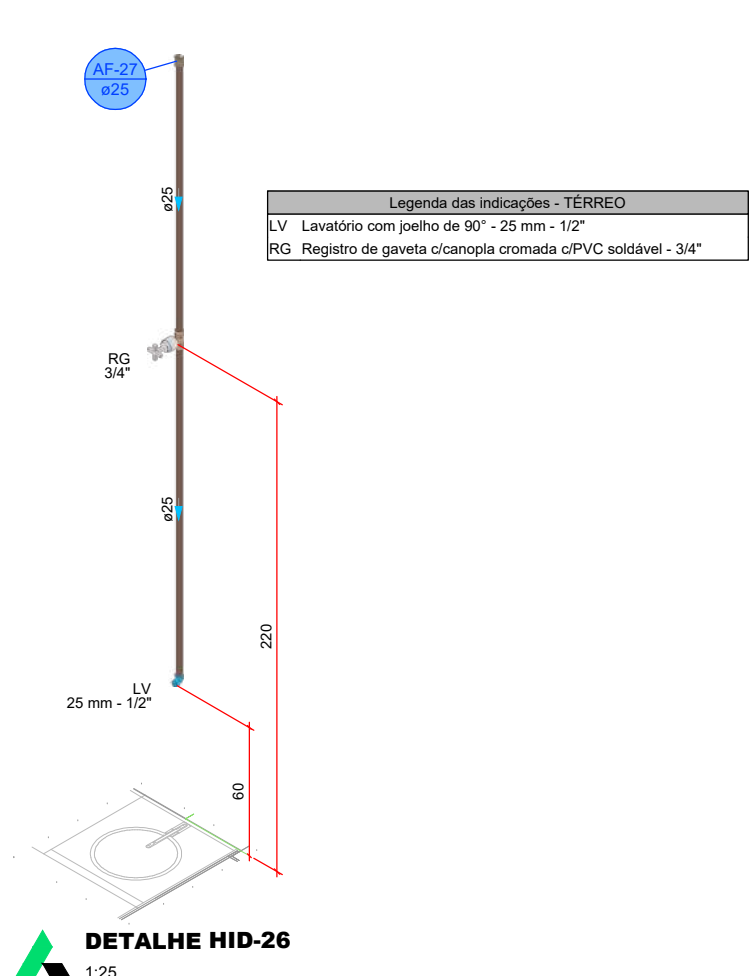

DETALHE HID-26
1:25


PROJETO HIDROSSANITÁRIO									
PROJETO HIDROSSANITÁRIO		CONTRATADO Talis Henrique Pereira Fonseca			SECRETARIA SECRETARIA DE ATENÇÃO PRIMÁRIA À SAÚDE OPRA - CONSTRUÇÃO DE MOVEL COMERCIAL				
Endereço: Rua Nereide, Nº 21 Vila Nova - MG		Endereço: Rua Nereide, Nº 21 Vila Nova - MG			4 47/2024				
Contratado: CREA-MG: 284463/D		Telefone: CEL.: (35) 9 9879-0332 E-mail: eng.talis@nove.com@gmail.com			PROJETO UBS PORTE 1			Número Cliente:	
DATA 31/07/2024		PROJ 31/07/2024		APROV 31/07/2024		UNIDADE: (EXCETO INDICADO) cm		REFERÊNCIA (11/DIE/DRO) 	
NOME VISTO		TÍTULO: DE TALHES HIDRÁULICOS, NOTAS E LEGENDAS							
HIDR		ESCALA INDICADAS NO DESENHO			DESENHO NÚMERO: 00001		HIDR 1		FOVMA 04/07
14				15	1			16	

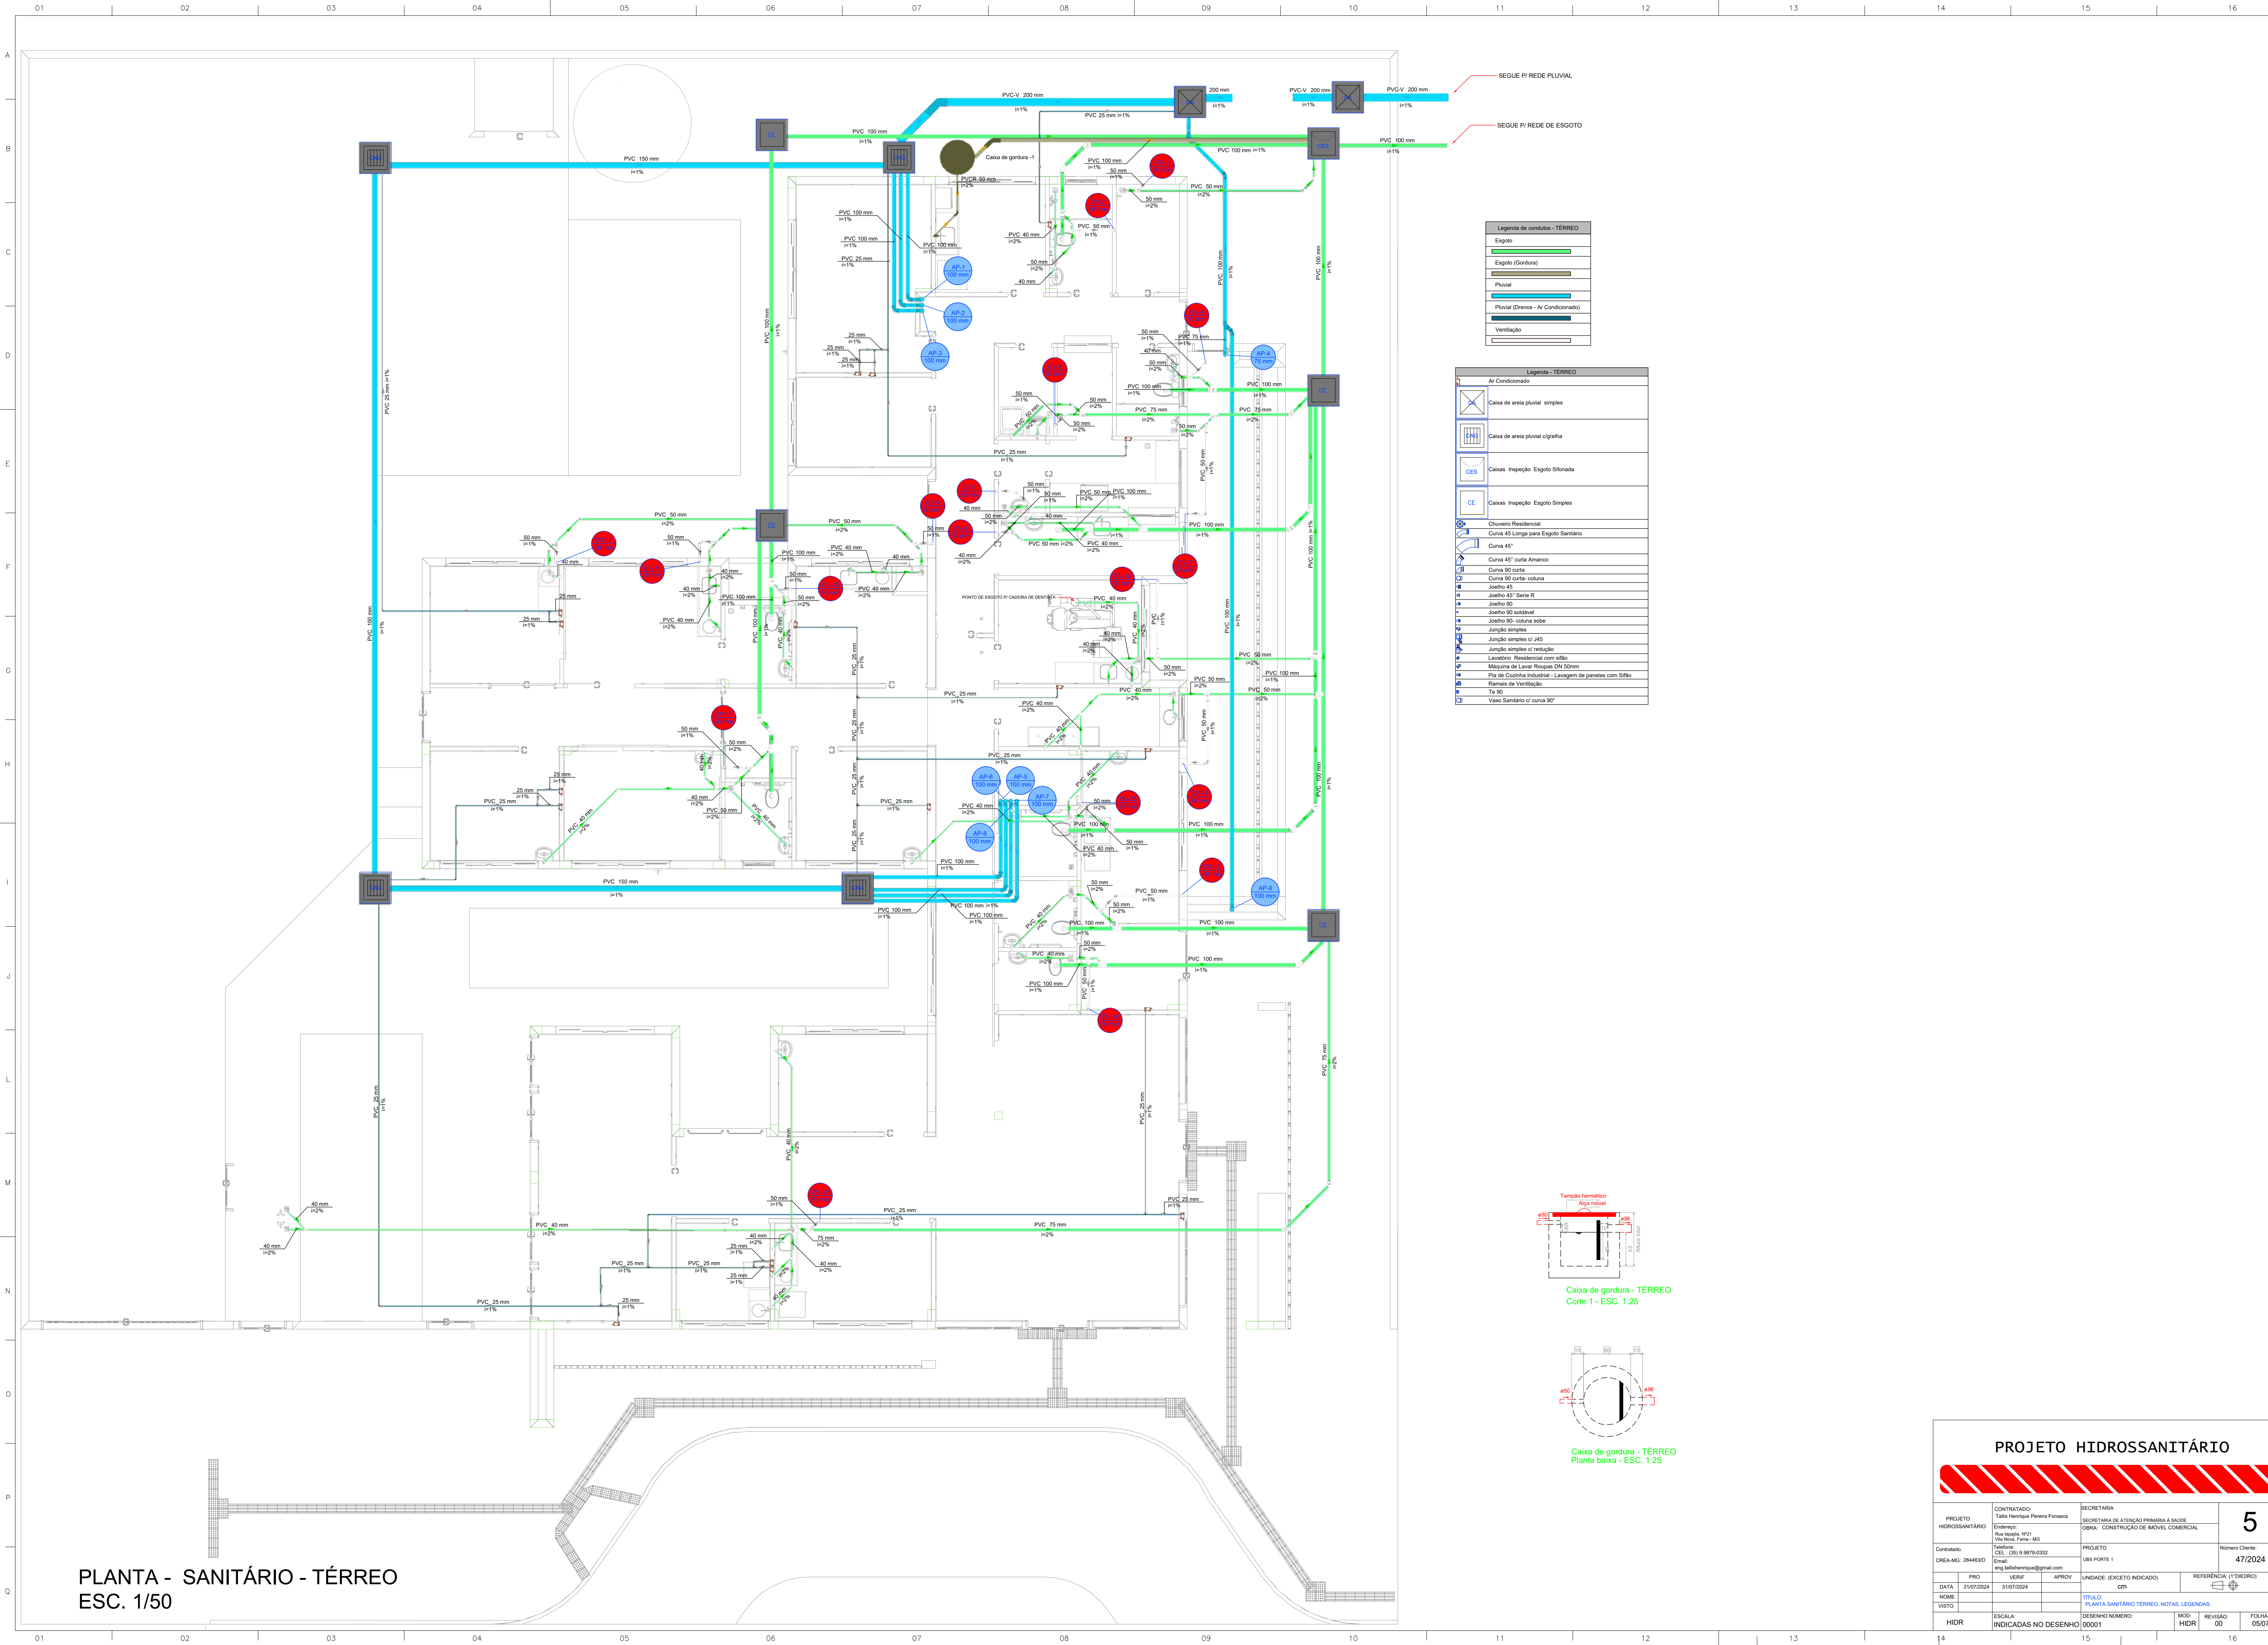


PLANTA - SANITÁRIO - TÉRREO
ESC. 1/50

Legenda de condutos - TÉRREO	
	Esgoto
	Esgoto (Gordura)
	Pluvial
	Pluvial (Drenos - Ar Condicionado)
	Ventilação

Legenda - TÉRREO	
	Ar Condicionado
	Caixa de areia pluvial simples
	Caixa de areia pluvial c/gradeira
	Caixas Inspeção Esgoto Sifonada
	Caixas Inspeção Esgoto Simples
	Chuveiro Residencial
	Curva 45° Longa para Esgoto Sanitário
	Curva 45°
	Curva 45° curta Ameco
	Curva 90° curta
	Curva 90° curta - coluna
	Joelho 45°
	Joelho 45° Sento R
	Joelho 90°
	Joelho 90° suscitável
	Joelho 90° coluna sobre
	Junção simples
	Junção simples c/ J45
	Junção simples c/ redução
	Lavatório Residencial com sifão
	Máquina de Lavar Roupas DN 50mm
	Plta de Cozinha Industrial - Lavagem de panelas com Sifão
	Ramais de Ventilação
	Ta 90°
	Vaso Sanitário c/ curva 90°

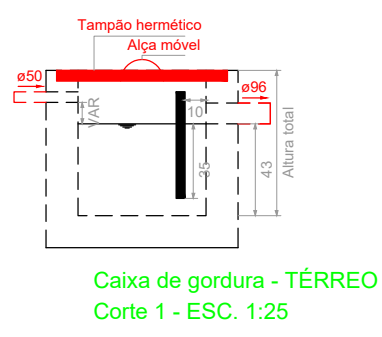


Caixa de gordura - TÉRREO
Corte 1 - ESC. 1:25

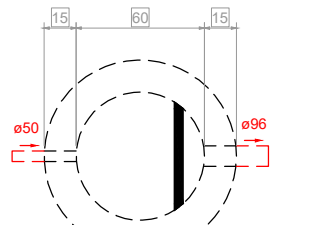


Caixa de gordura - TÉRREO
Planta baixa - ESC. 1:25

PROJETO HIDROSSANITÁRIO					
PROJETO HIDROSSANITÁRIO		CONTRATADO: Talis Henrique Pereira Fonseca	SECRETARIA SECRETARIA DE ATENÇÃO PRIMÁRIA À SAÚDE OBRA: CONSTRUÇÃO DE IMÓVEL COMERCIAL		5
Coordenado: CREA-MG: 284463D	Endereço: Rua Nogueira, Nº21 Vila Nova, Faria - MG Telefone: CEL: (35) 9 9879-0332 Email: eng.talishenrique@gmail.com		PROJETO UBS PORTE 1		Número Cliente: 47/2024
PRO	VERIF	APROV	UNIDADE: (EXCETO INDICADO)	REFERÊNCIA: (1) (TÉRREO)	
DATA 31/07/2024			cm	 	
NOME			TÍTULO: PLANTA SANITÁRIO TERREO, NOTAS, LEGENDAS.		
VISTO					
HIDR	ESCALA: INDICADAS NO DESENHO	DESENHO NÚMERO: 00001	MOD: HIDR	REVISÃO: 00	FOLHA: 05/07
14		15			16

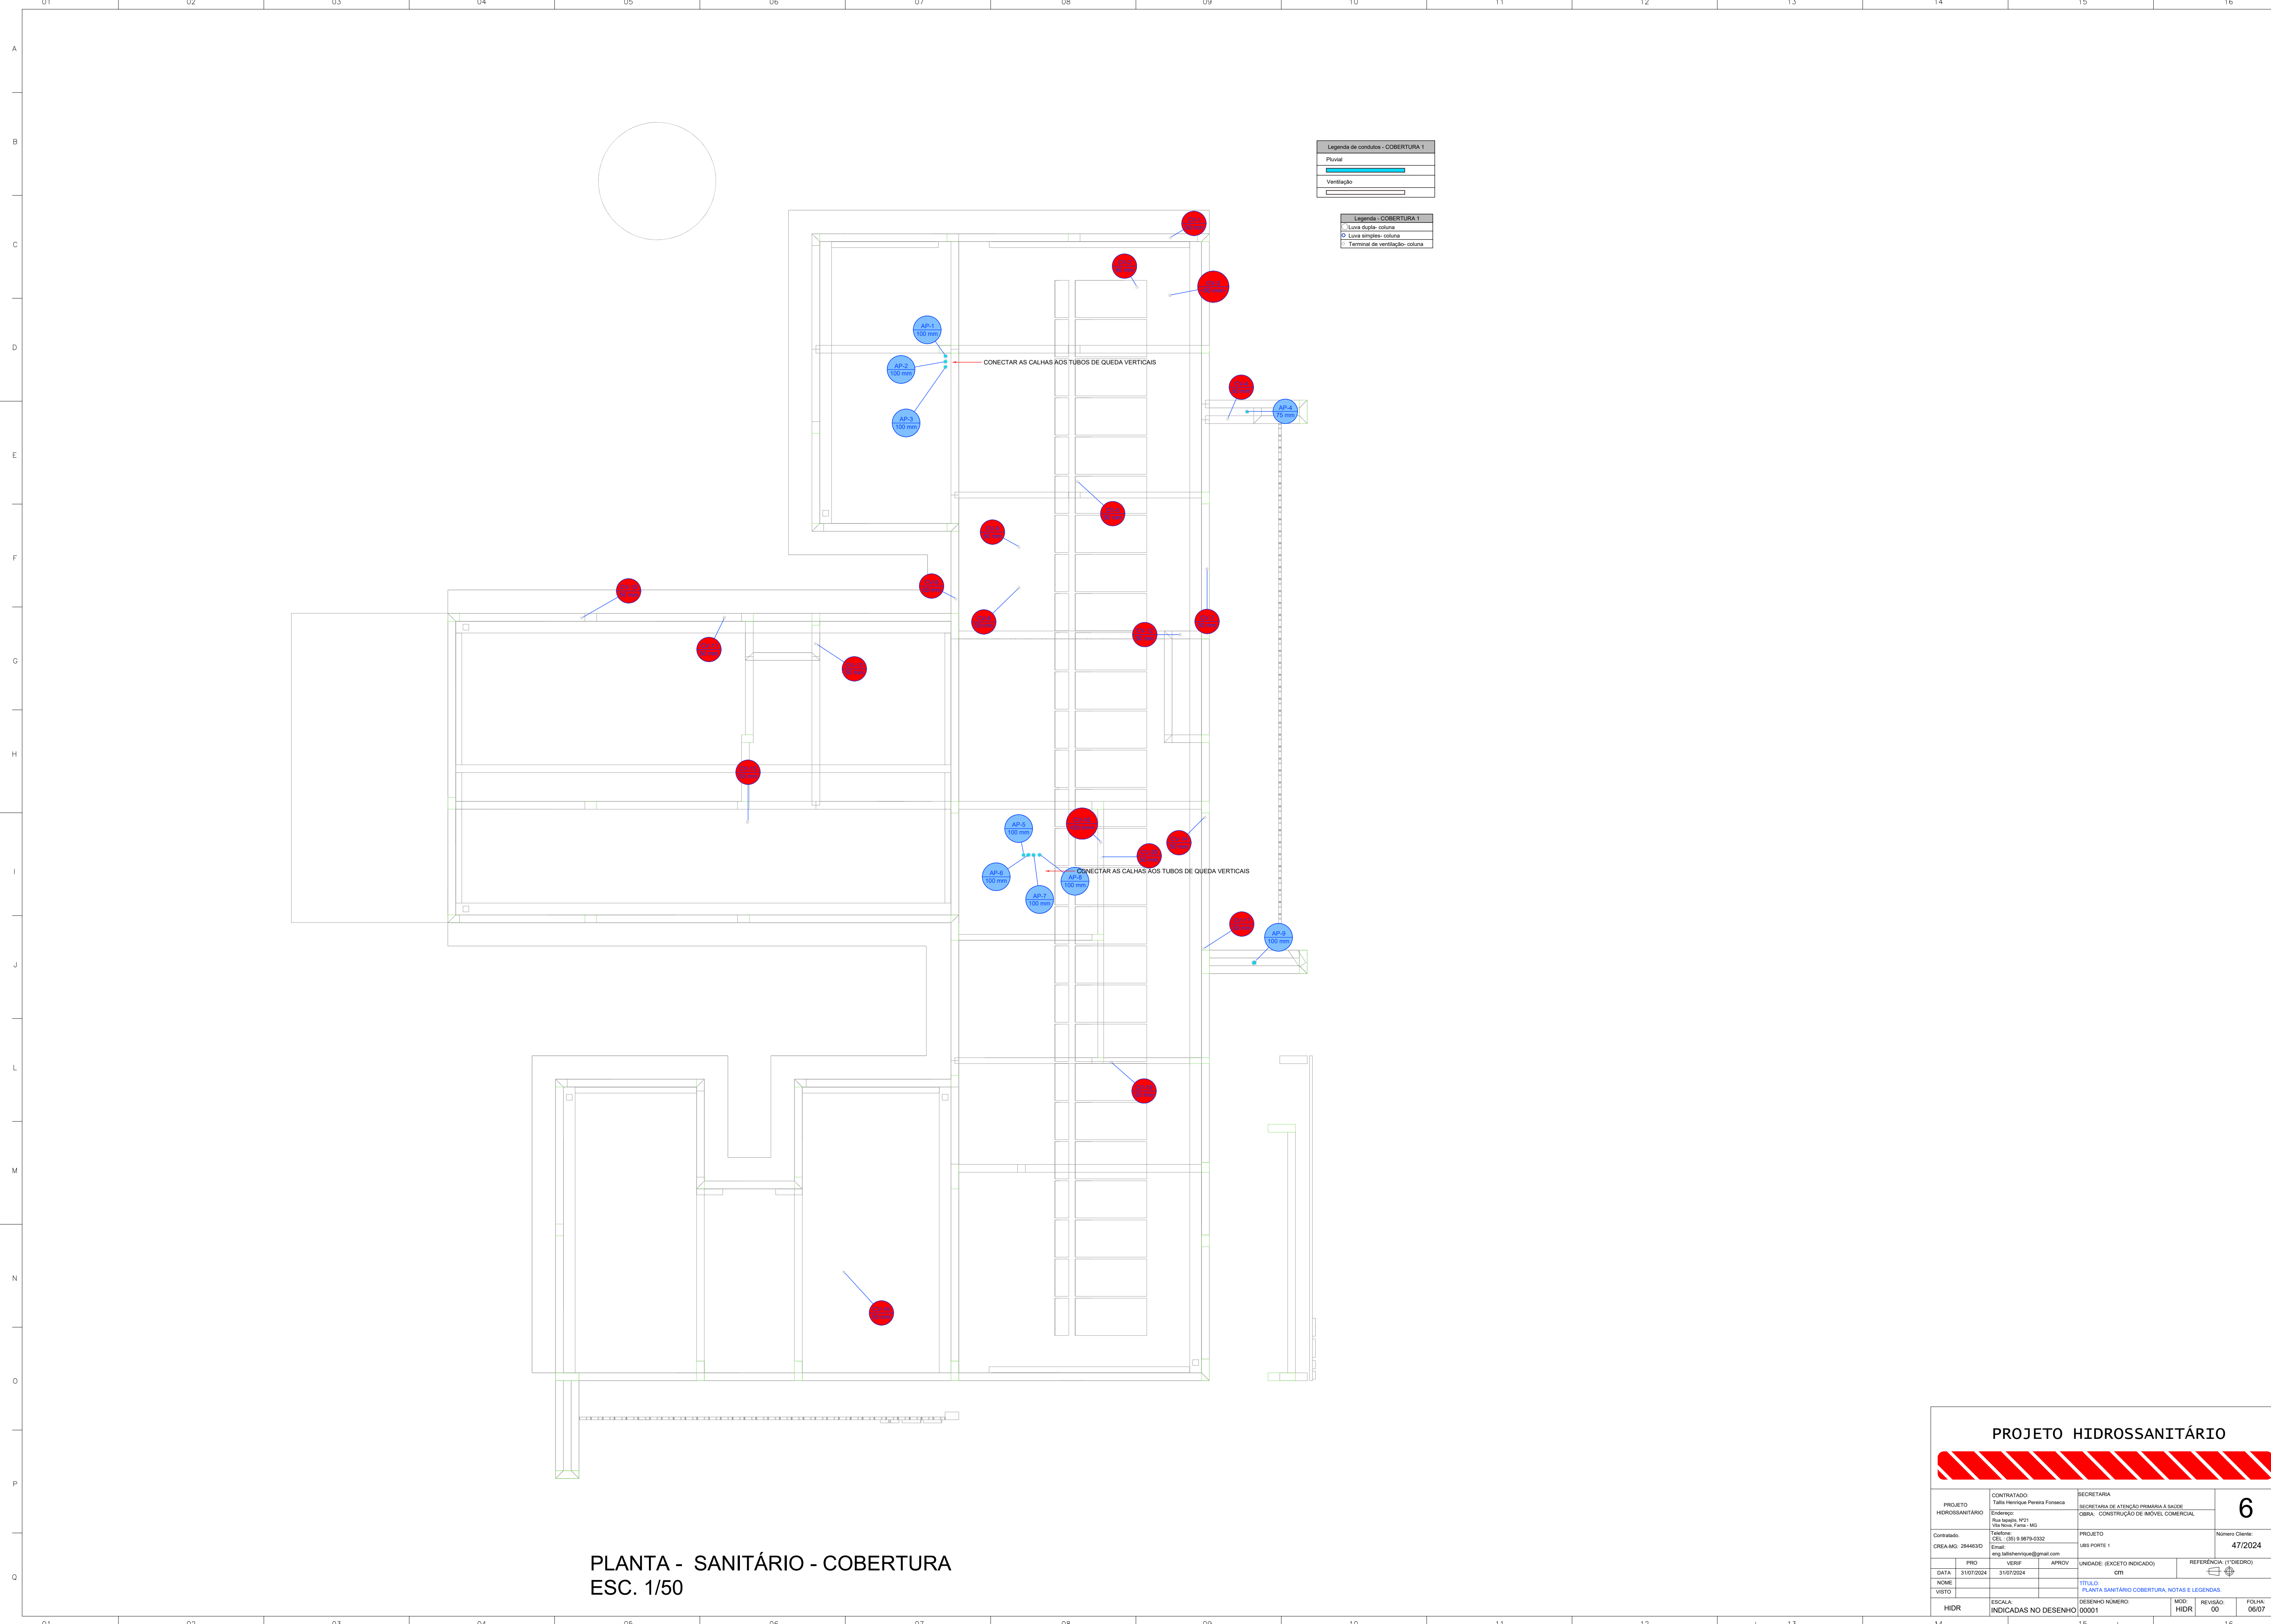


PLANTA - SANITÁRIO - COBERTURA
ESC. 1/50


PROJETO HIDROSSANITÁRIO									
PROJETO HIDROSSANITÁRIO		CONTRATADO: Talis Henrique Pereira Fonseca Endereço: Rua Napoli, Nº21 Vila Nova, Faria - MG Contratado: CREA-MG: 284463/D			SECRETARIA SECRETARIA DE ATENÇÃO PRIMARIA À SAÚDE OBRA: CONSTRUÇÃO DE IMÓVEL COMERCIAL PROJETO UBS PORTE 1 Número Cliente: 47/2024				
DATA 3/10/2024		PROJ 3/10/2024		APROV		UNIDADE: (EXCETO INDICADO) cm		REFERÊNCIA 1 (TIEDRO) 	
NOME VISTO						TÍTULO: PLANTA SANITÁRIO COBERTURA, NOTAS E LEGENDAS.			
HIDR		ESCALA: INDICADAS NO DESENHO			DESENHO NÚMERO: 00001			MOD: HIDR REVISÃO: 00	
FOLHA: 06/07									

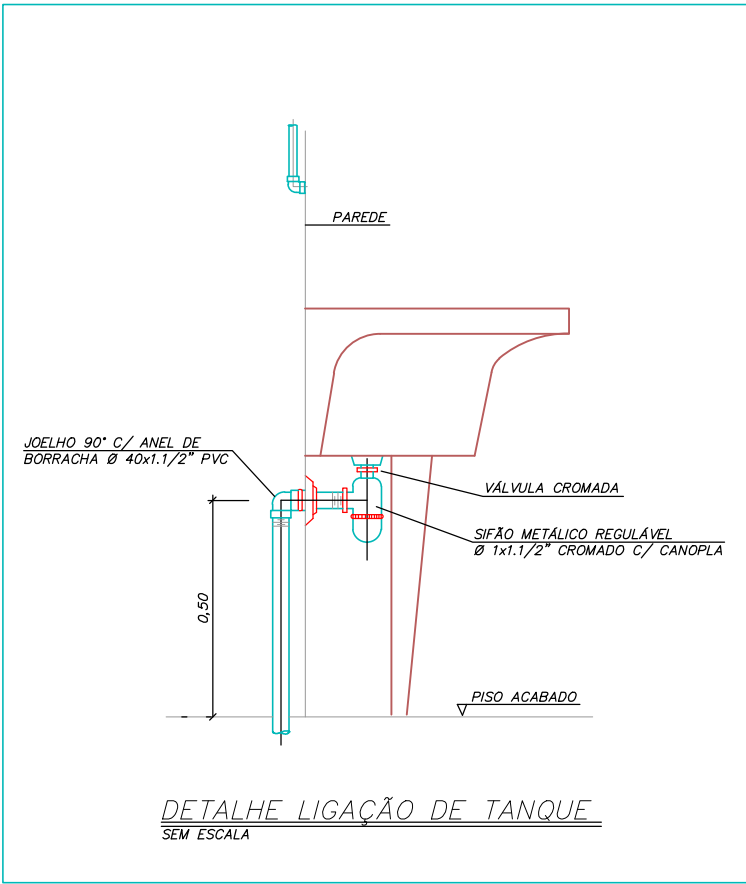


DETALHE LIGAÇÃO DE TANQUE
SEM ESCALA

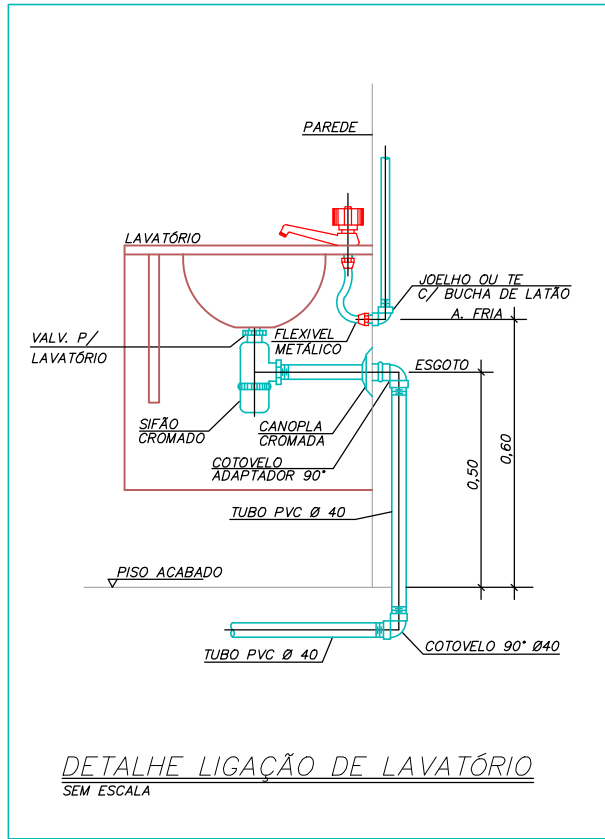


DETALHE LIGAÇÃO DE LAVATÓRIO
SEM ESCALA

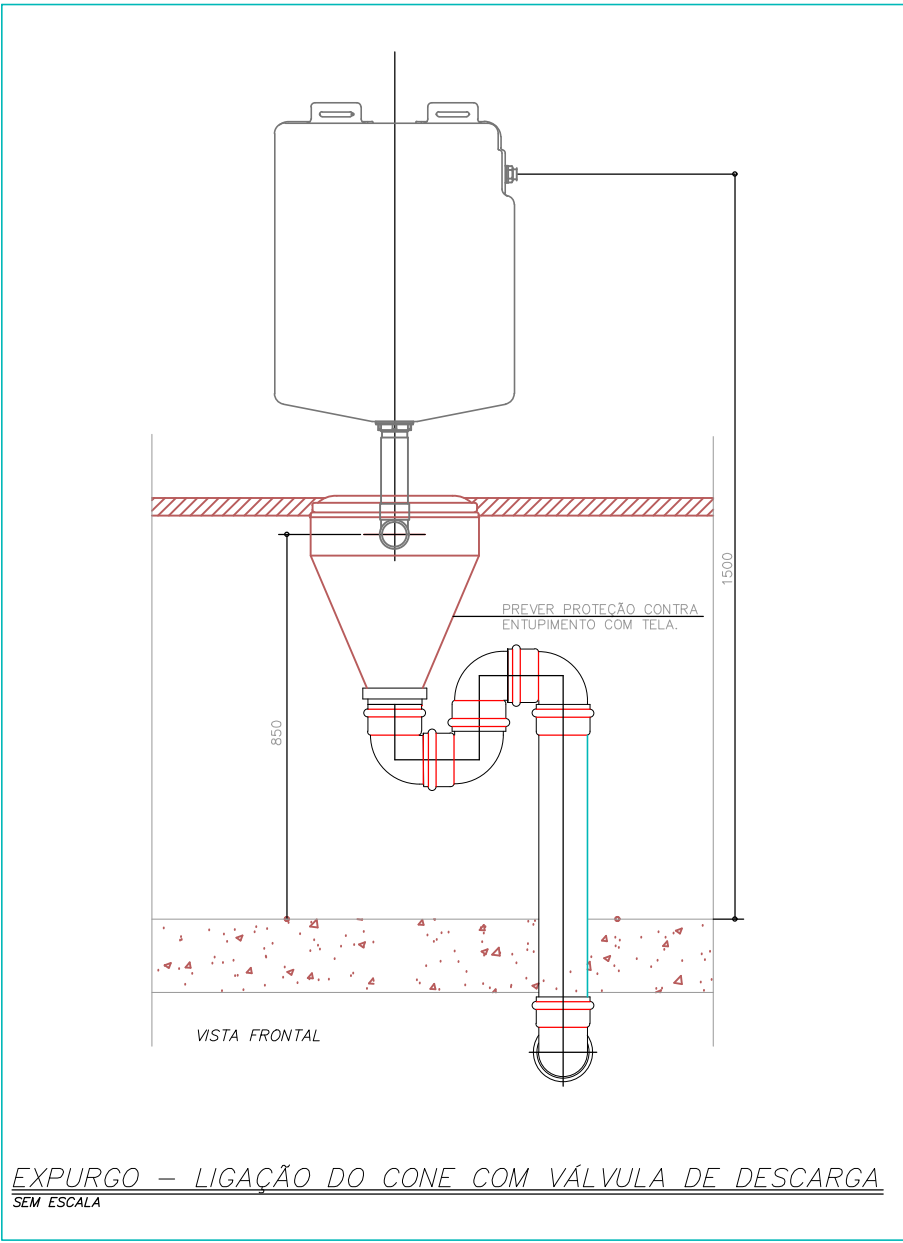


EXPURGO - LIGAÇÃO DO CONE COM VÁLVULA DE DESCARGA
SEM ESCALA

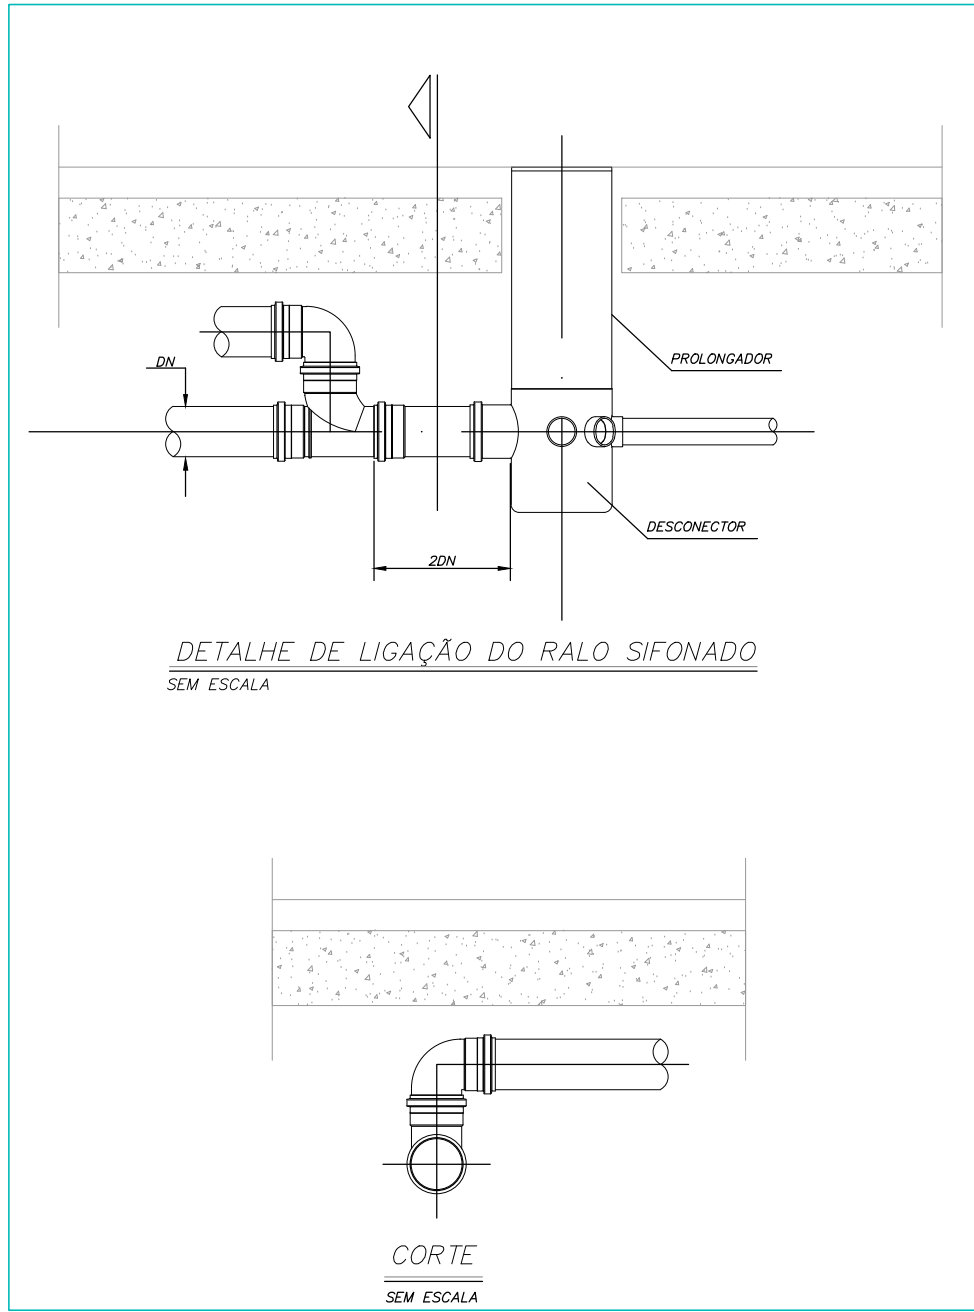


DETALHE DE LIGAÇÃO DO RALO SIFONADO
SEM ESCALA

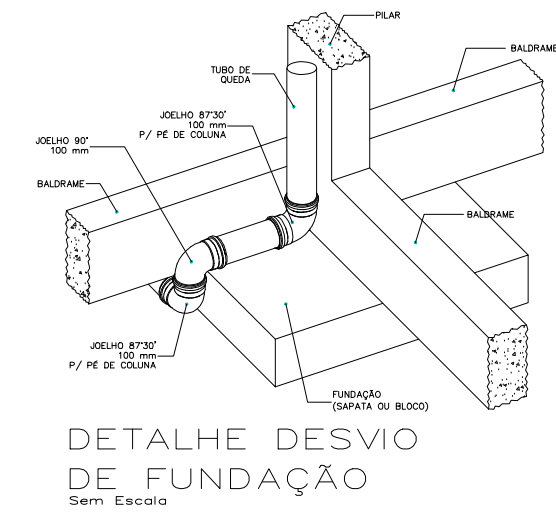


DETALHE DESVIO
DE FUNDAÇÃO
Sem Escala

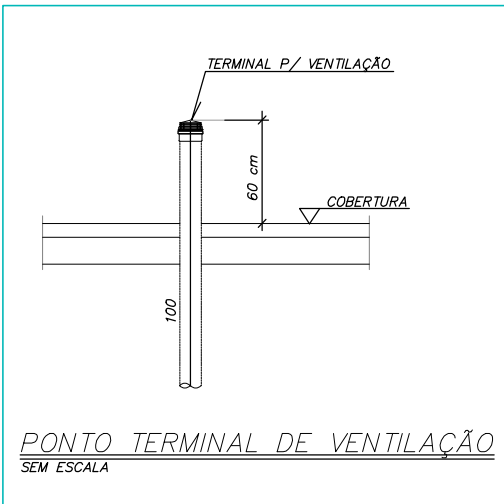


PONTO TERMINAL DE VENTILAÇÃO
SEM ESCALA

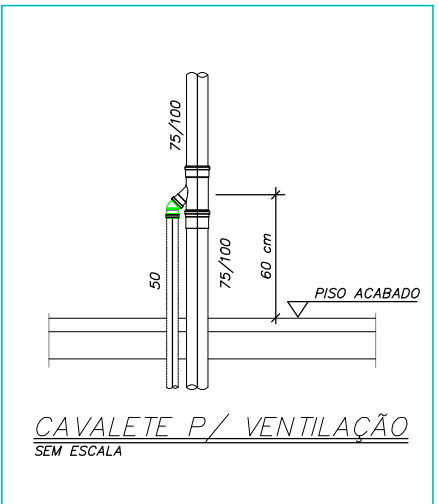


CAVALETE P/ VENTILAÇÃO
SEM ESCALA

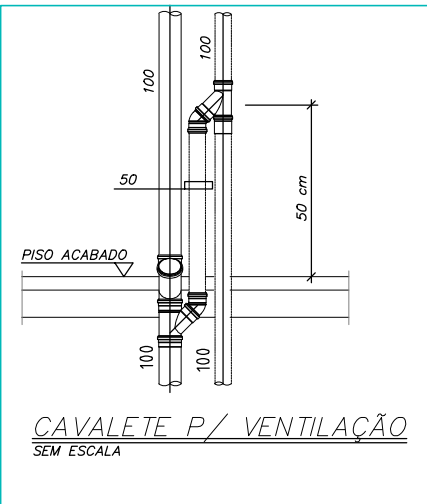


CAVALETE P/ VENTILAÇÃO
SEM ESCALA

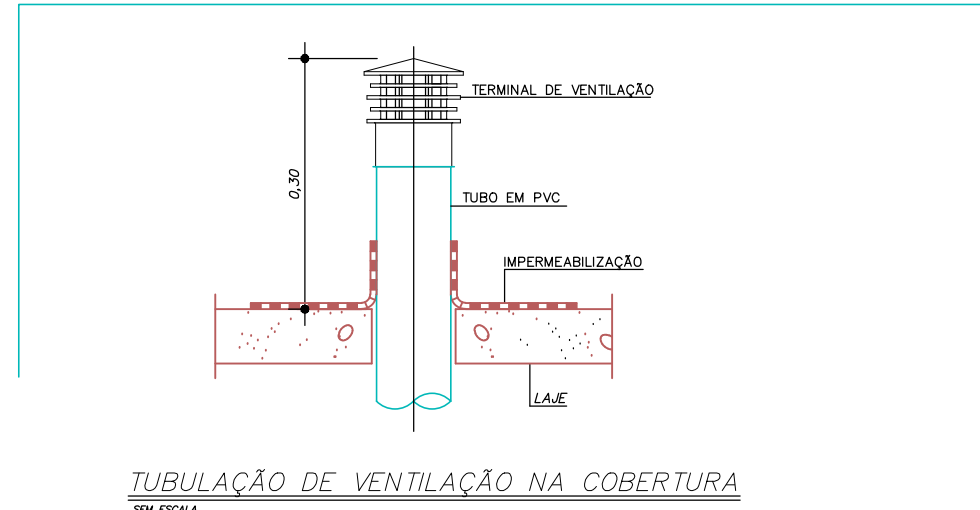


TUBULAÇÃO DE VENTILAÇÃO NA COBERTURA
SEM ESCALA

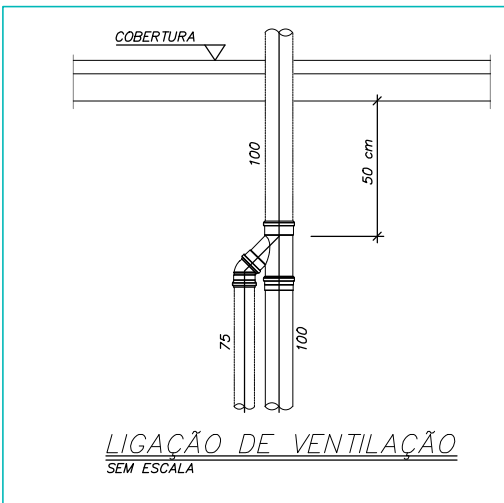


LIGAÇÃO DE VENTILAÇÃO
SEM ESCALA

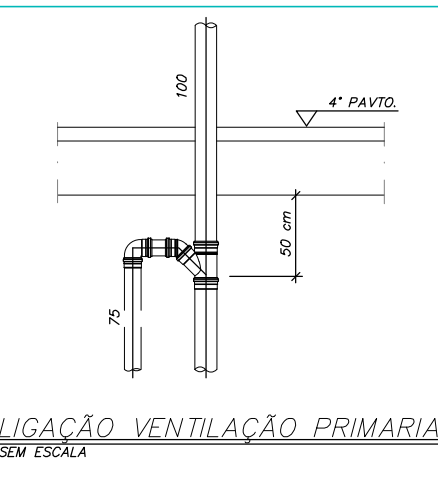


LIGAÇÃO VENTILAÇÃO PRIMÁRIA
SEM ESCALA

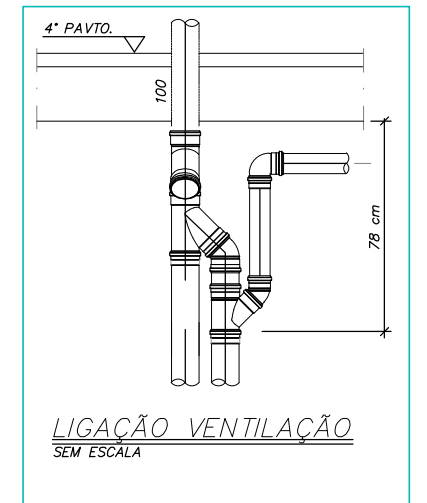


LIGAÇÃO VENTILAÇÃO
SEM ESCALA

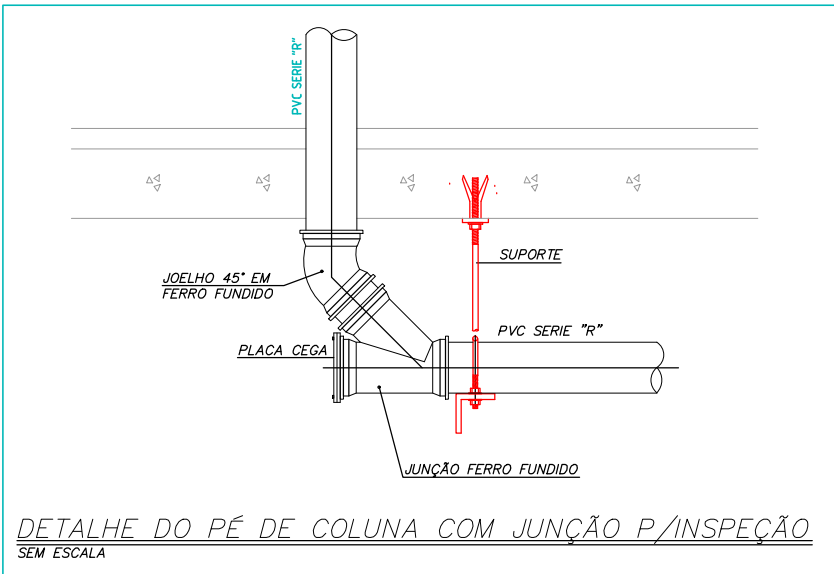


DETALHE DO PÉ DE COLUNA COM JUNÇÃO P/INSPEÇÃO
SEM ESCALA

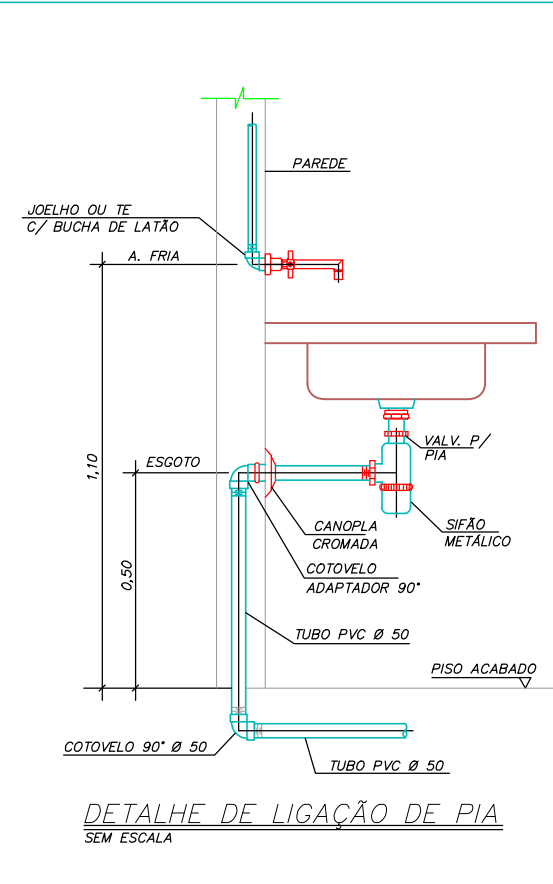


DETALHE DE LIGAÇÃO DE PIA
SEM ESCALA

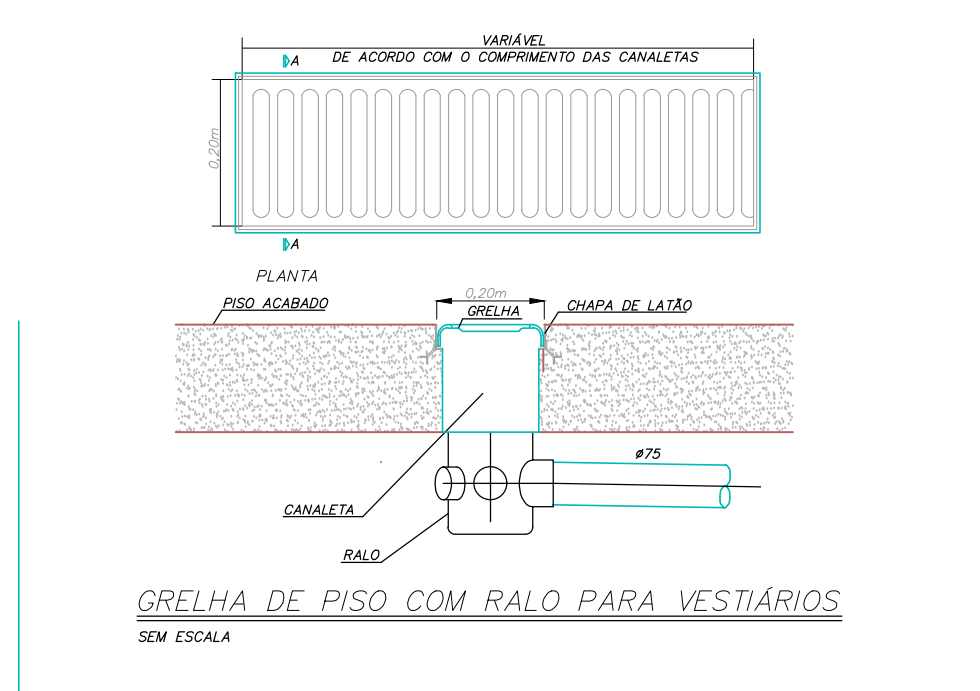


GRELHA DE PISO COM RALO PARA VESTIÁRIOS
SEM ESCALA

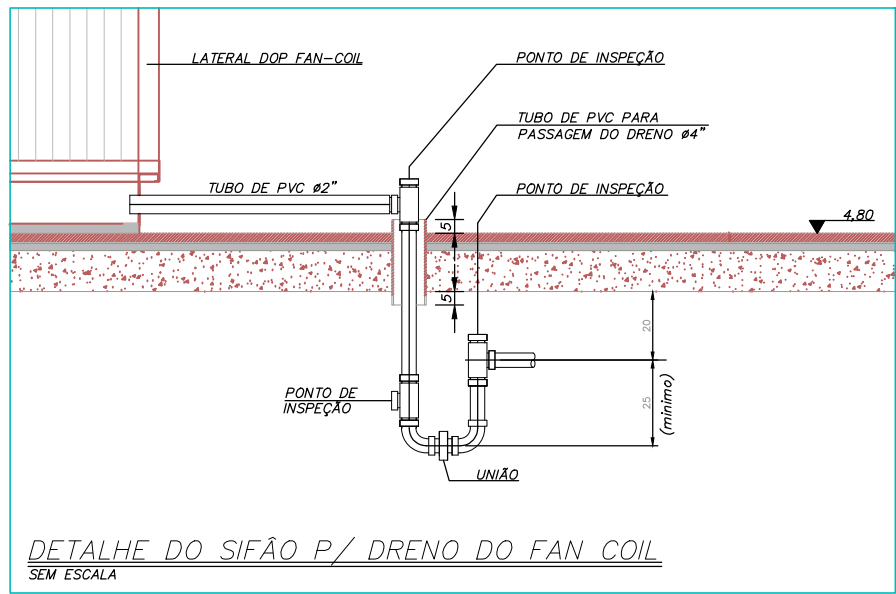


DETALHE DO SIFÃO P/ DRENO DO FAN COIL
SEM ESCALA

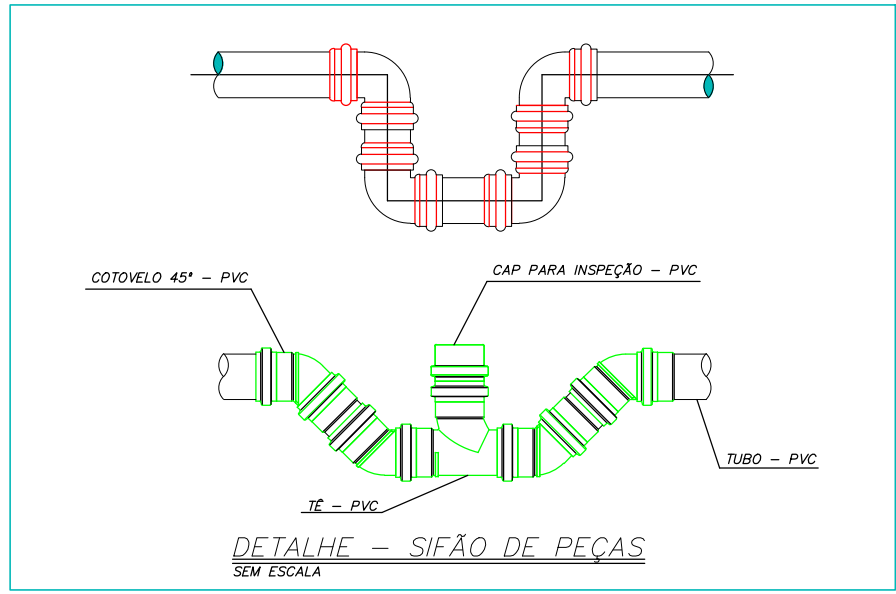


DETALHE - SIFÃO DE PEÇAS
SEM ESCALA

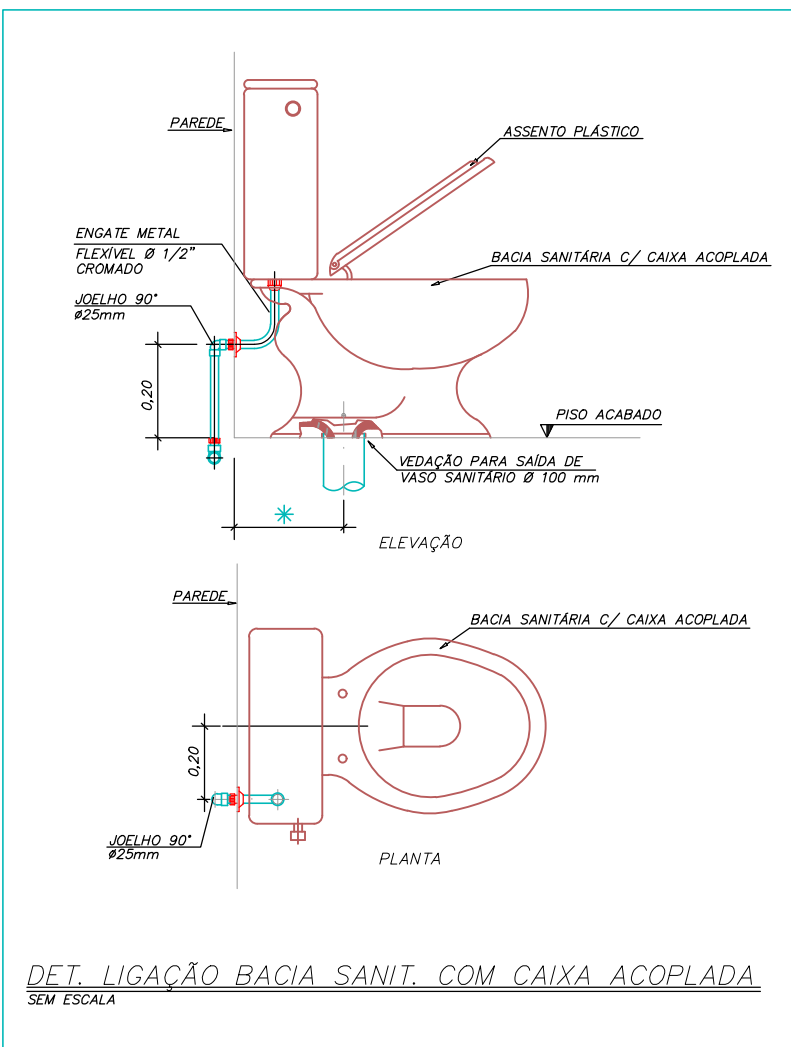

DET. LIGAÇÃO BACIA SANIT. COM CAIXA ACOPLADA
SEM ESCALA

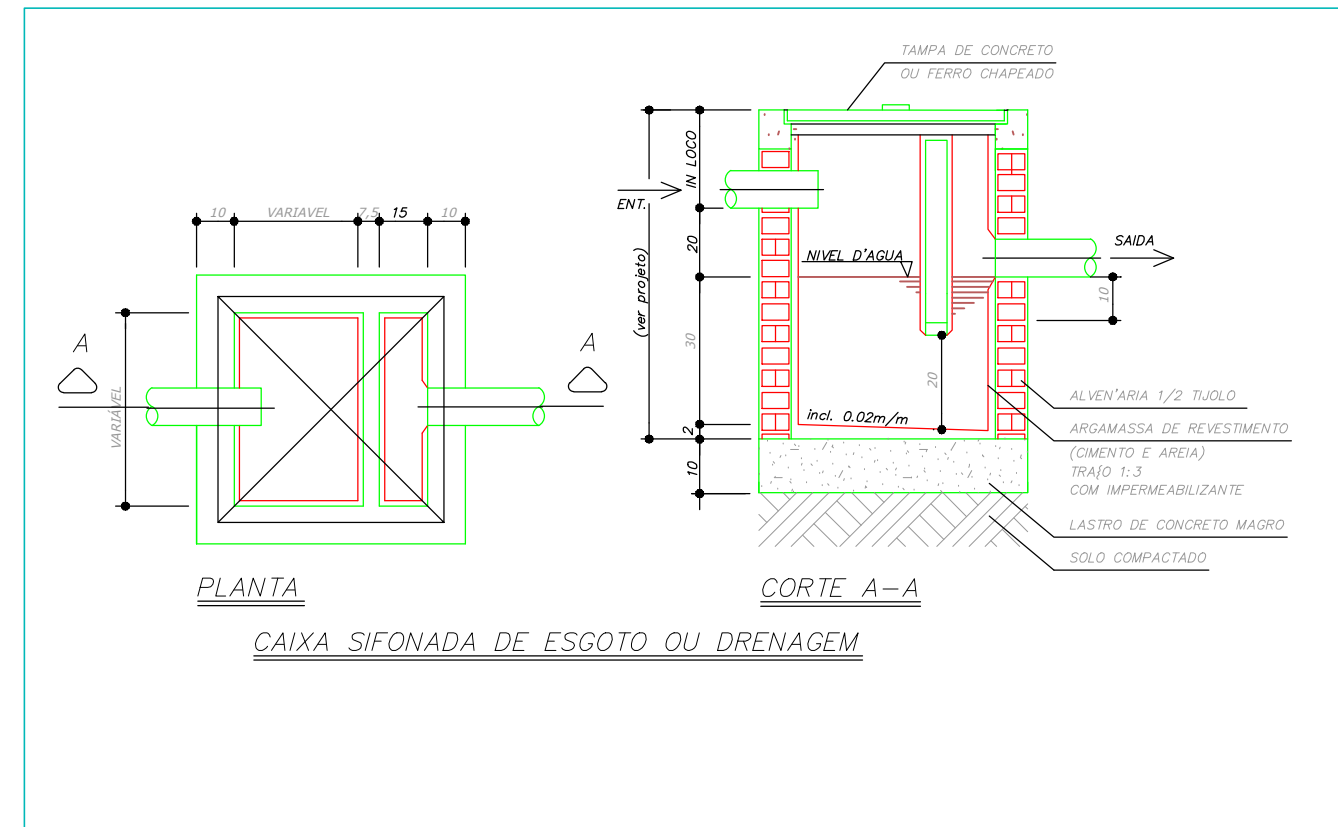

PLANTA
CAIXA SIFONADA DE ESGOTO OU DRENAGEM

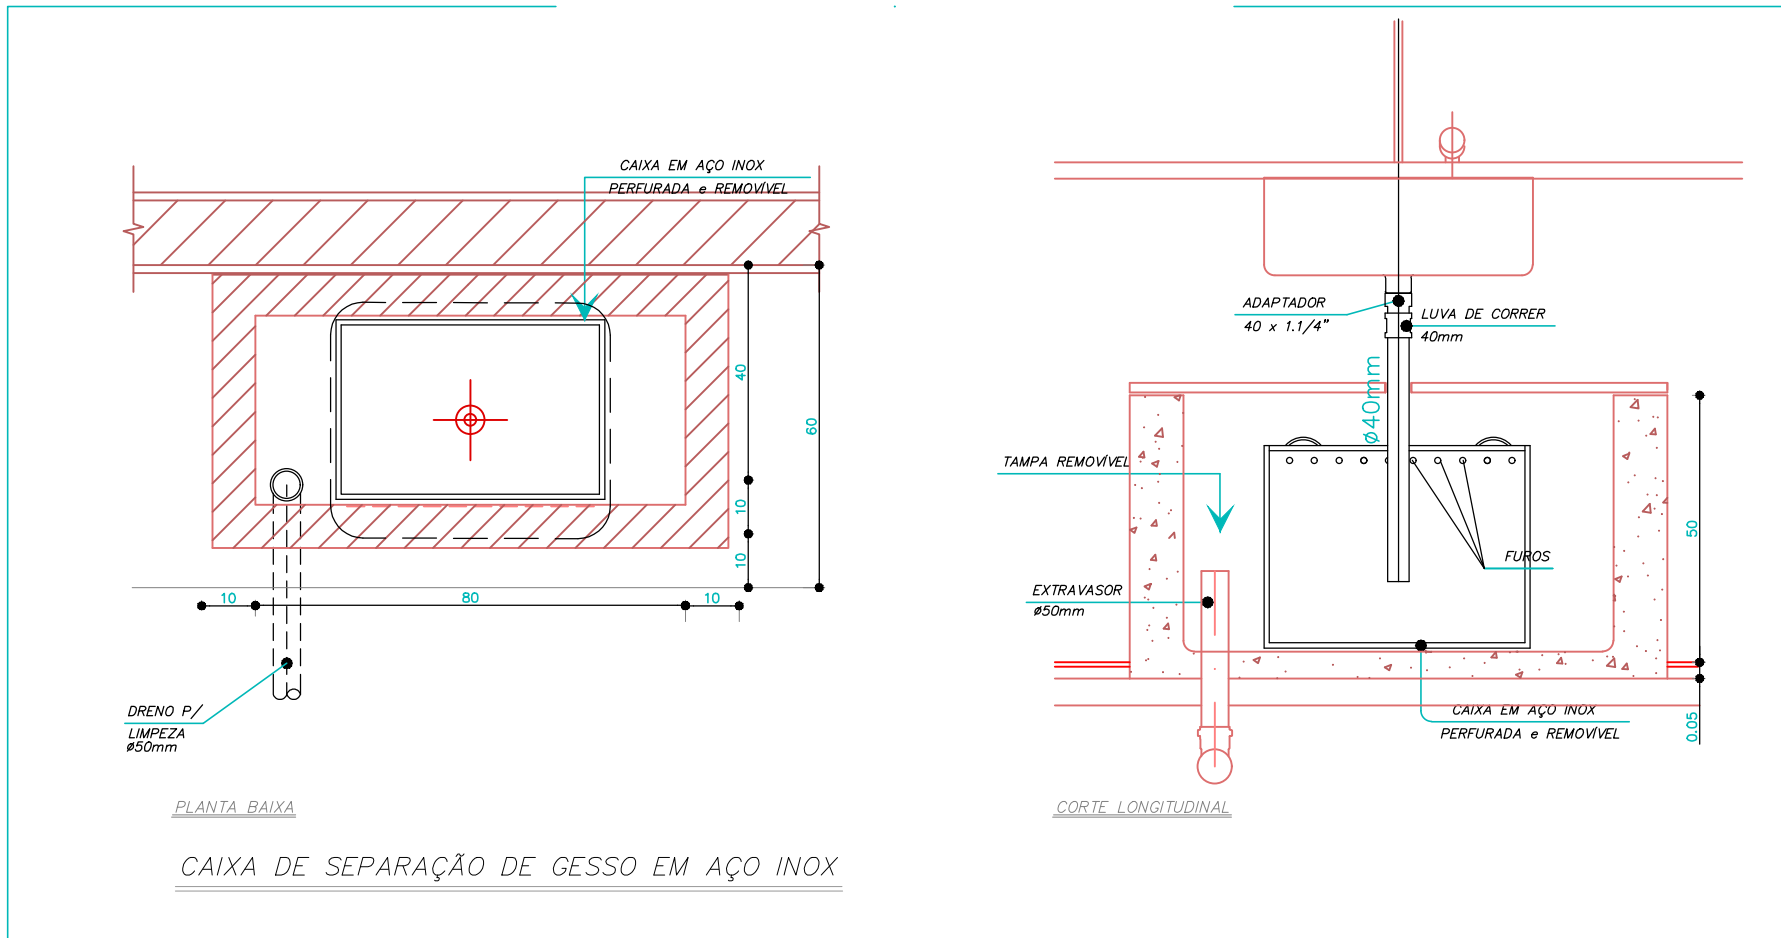

PLANTA BAIXA
CAIXA DE SEPARAÇÃO DE GESSO EM AÇO INOX

PROJETO HIDROSSANITÁRIO									
									
PROJETO HIDROSSANITÁRIO			CONTRATADO: 1. Lado: Henrique Pereira Fonseca				CLIENTE: SECRETARIA DE ATENÇÃO PRIMÁRIA À SAÚDE GERM. - CONTRUÇÃO DE MOVIL. COMERCIAL		
			Escrição: Rua Topolm, Nº21 Barro Vermelho Parana - MG				7		
Contratado: CREA-MG 284463D			Telefone: CEL.: (35) 3 3879-0332 E-mail: eng.lahienper@igmail.com				ENDEIREÇO OBRA: UBS FORT 1		
							Número Cliente: 47/2024		
PRIO			UNIDADE: (EXCETO INDICADO)				REFERÊNCIA: (1º DEDRO)		
DATA 31/07/2024			cm				 (1) DEDRO		
NOME VICENTE			TÍTULO: BATES SANITÁRIOS, NOTAS E LEGEND						
COTA			DESCRIÇÃO NUMERO:				REVISÃO		
HIDR			00001				00		
EDICIA: INDICADAS NO DESENHO			1.5				FOLHA: 07/07		
1.4			1.5				1.6		