



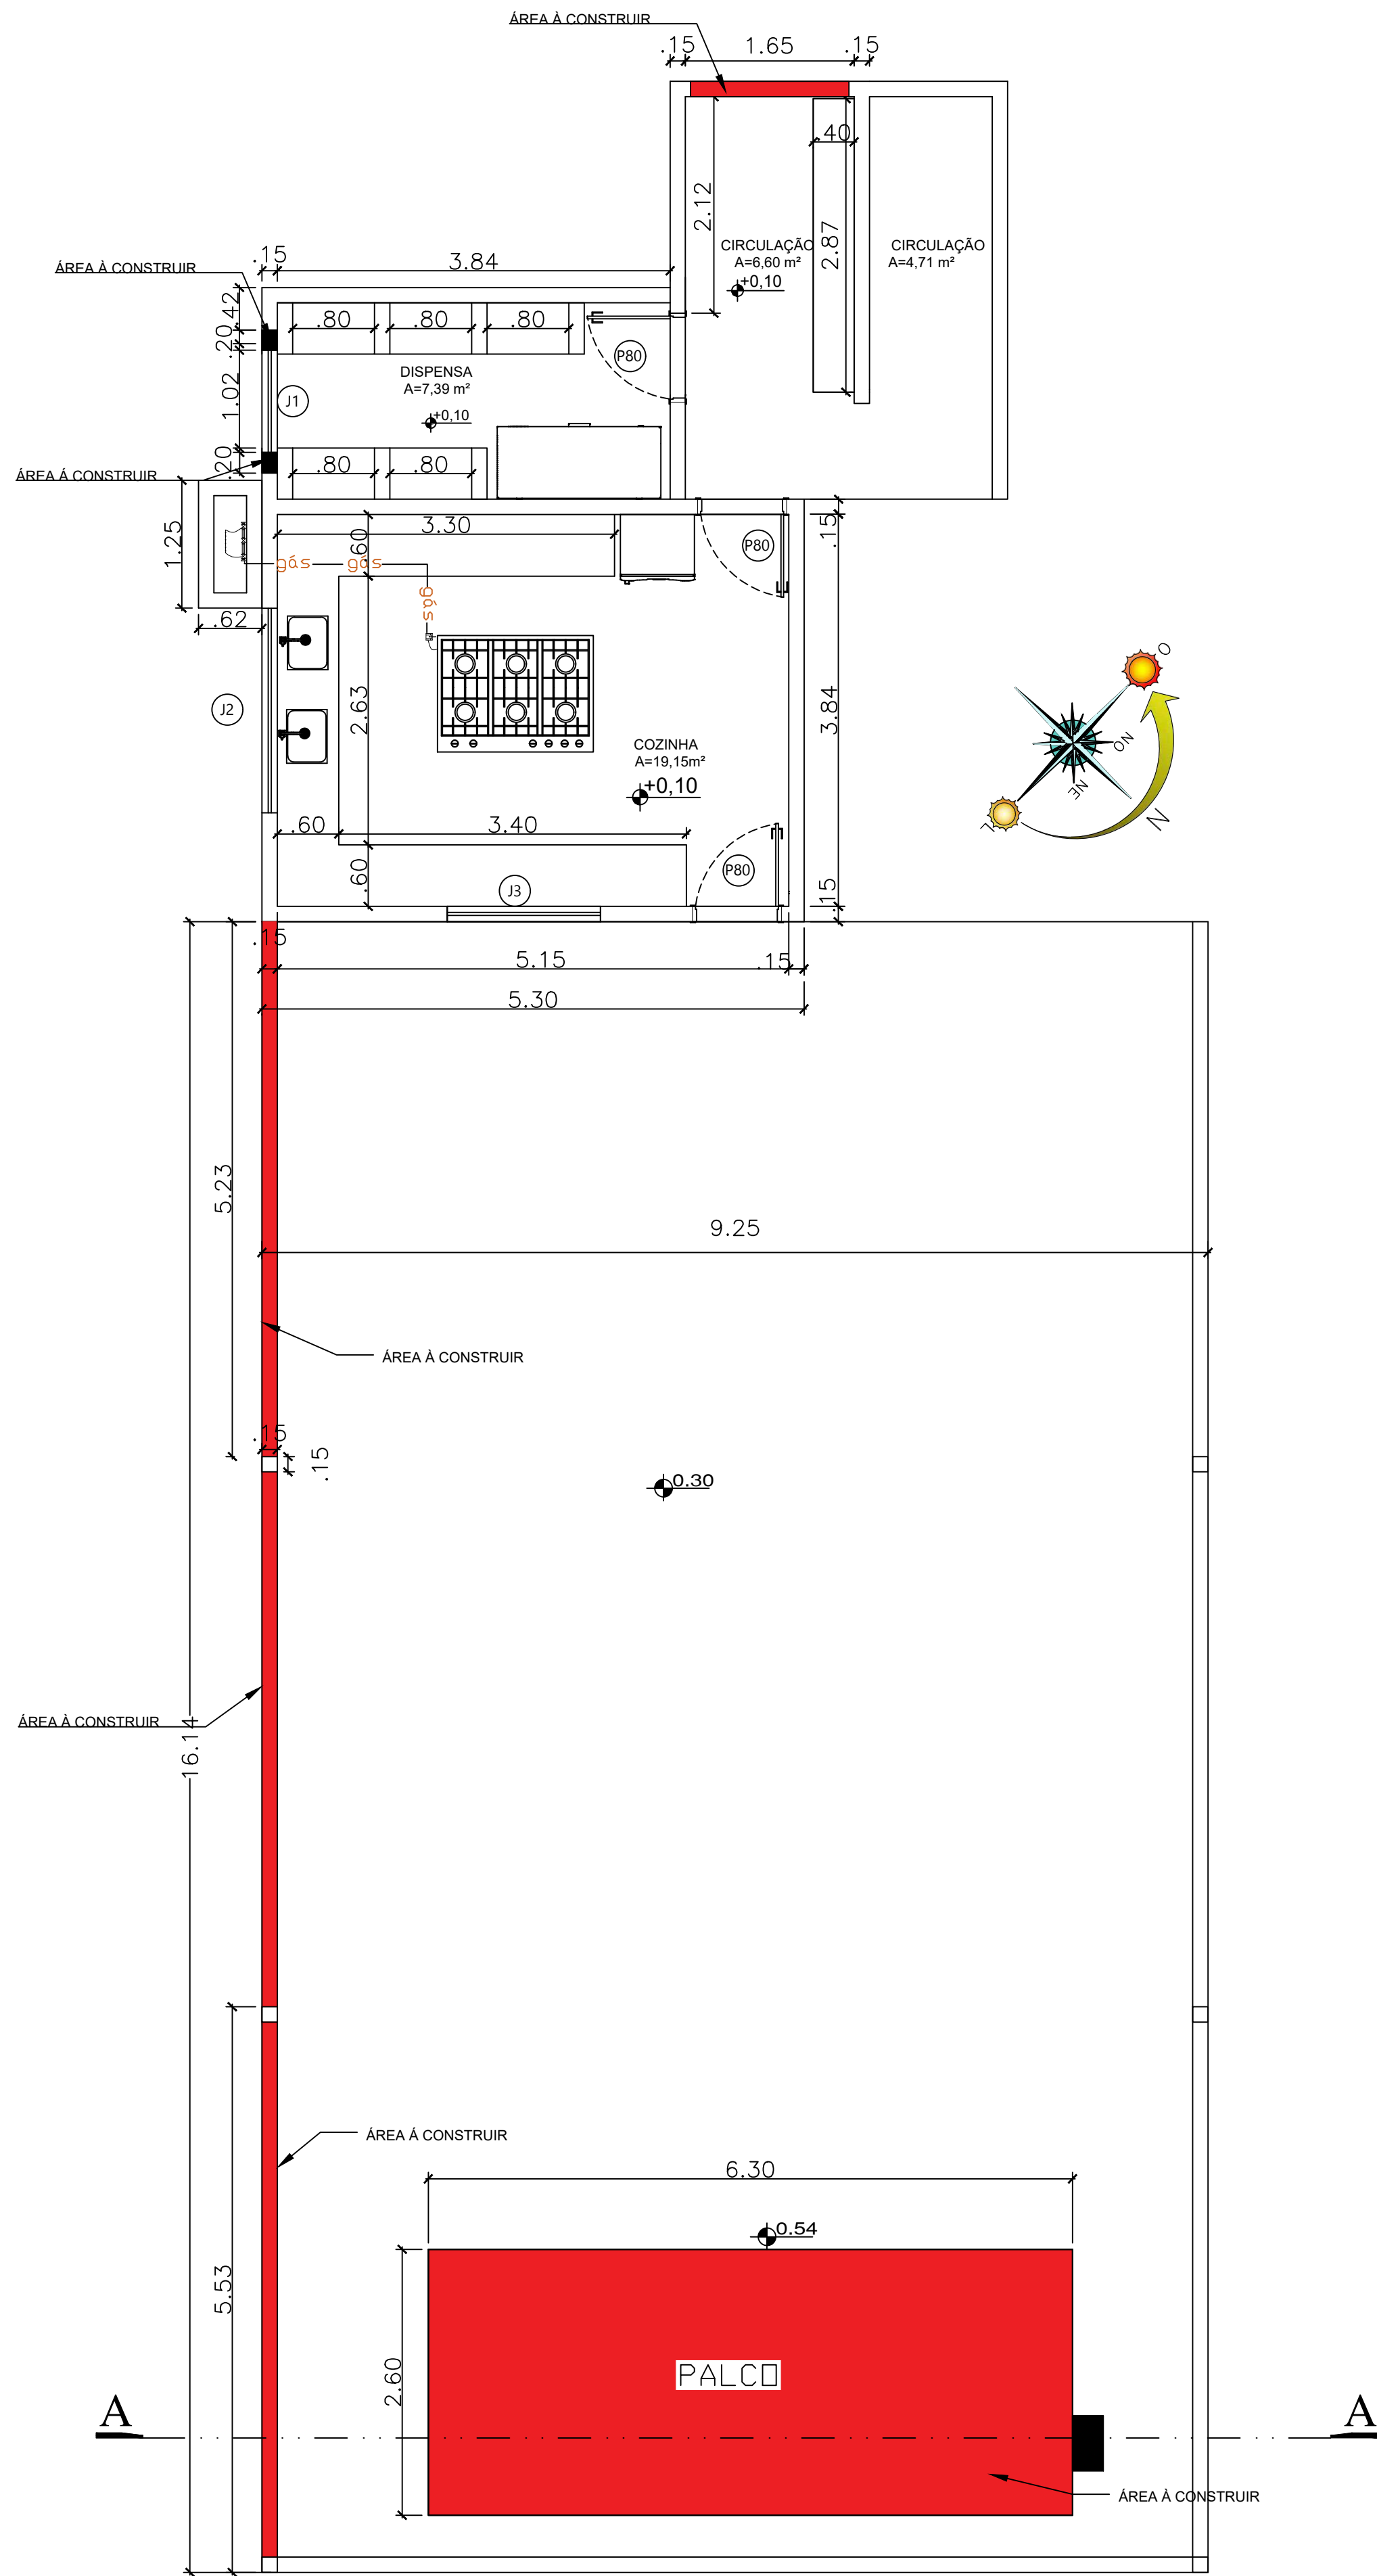

PLANTA BAIXA
ESC: 1/50

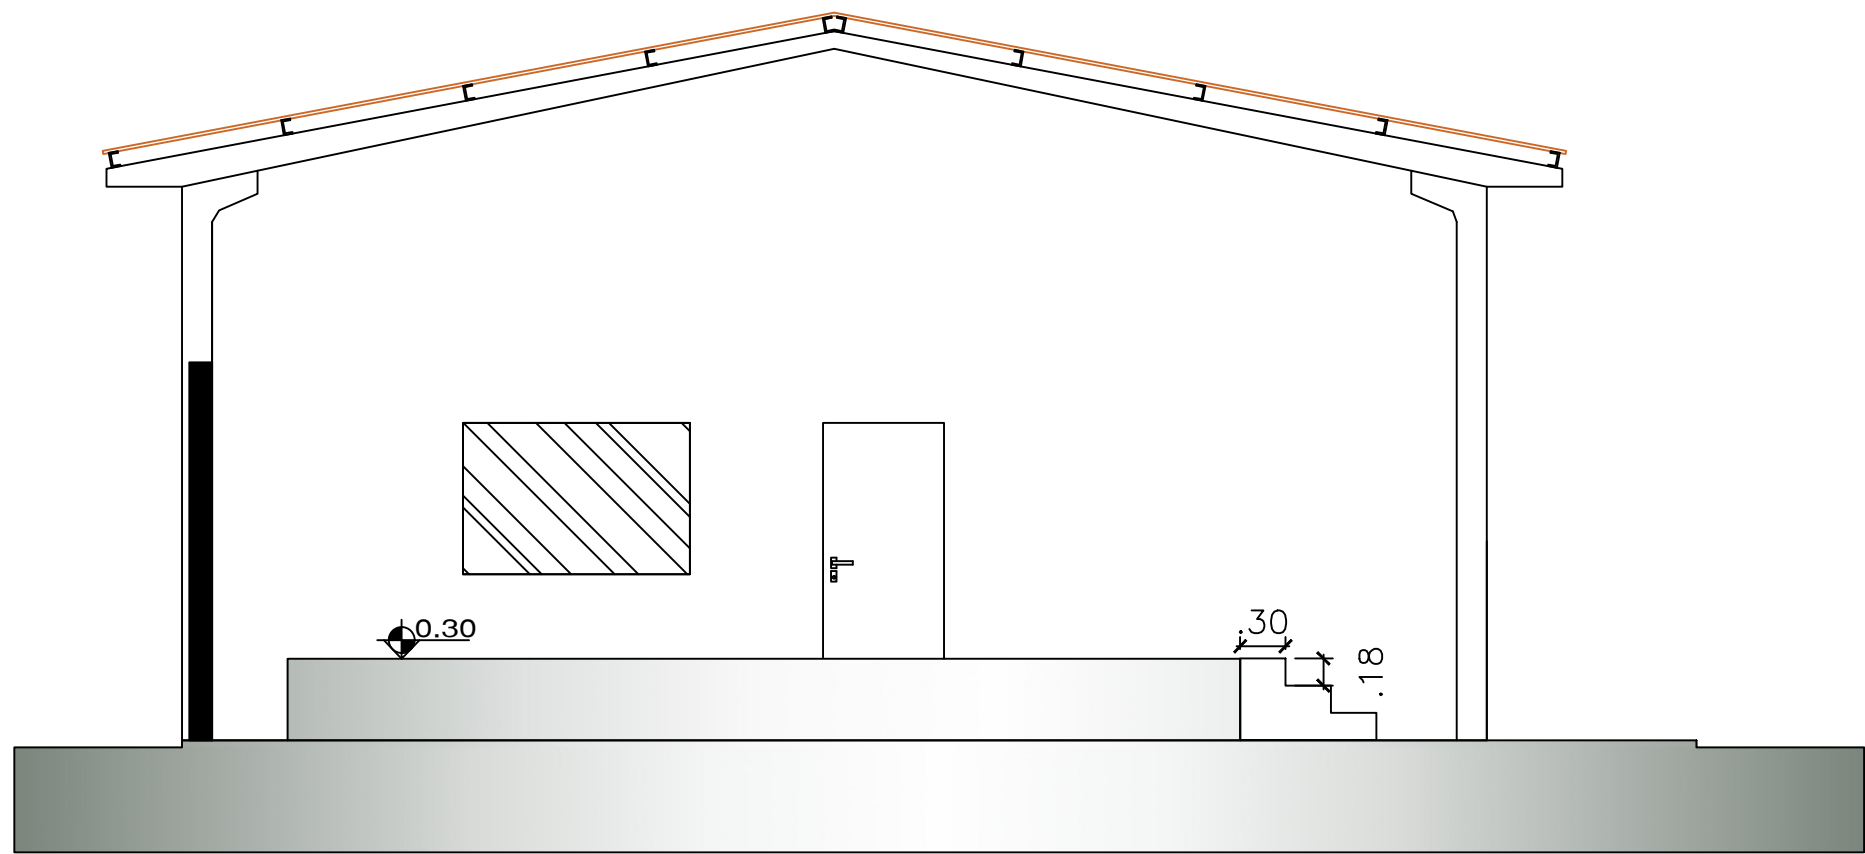

CORTE AA
ESC: 1/50

QUADRO DE ESQUADRIAS				
CODIGO	ALTURA	LARGURA	PEITORIL	QUANTIDADE
J1	1.00	1.00	1.1	1
J2	1.00	2.00	1.1	1
J3	1.00	1.50	1.1	1
P80	2.10	0.80		3

CONTEUDO:

PLANTA BAIXA

TÍTULO:

REFORMA

USO:

PÚBLICO


PROPRIETÁRIO:

PREFEITURA MUNICIPAL DE RIO BRILHANTE-MS

LOCAL:

RUA DO SENADO, Nº 1328
BAIRRO CATULINO RODRIGUES DE LIMA, MUNICÍPIO DE RIO BRILHANTE - MS

SITUAÇÃO:

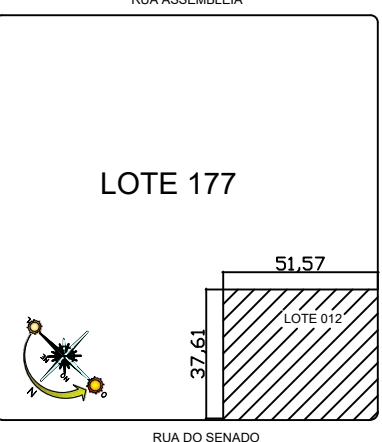

PROPRIETÁRIO:

PREFEITURA MUNICIPAL DE
RIO BRILHANTE-MS
CNPJ.03.681.582/0001-07

AUTOR DO PROJETO E
RESPONSÁVEL TÉCNICO:

ARQUITETO E URBANISTA
ITALO WANDERLEY DE ANDRADE
CAU A82705-3

PRANCHA

PREFEITURA:

ÚNICA

DESENHO:


ITALO W. DE ANDRADE

DATA:


13/09/23

ESCALA:


INDICADA

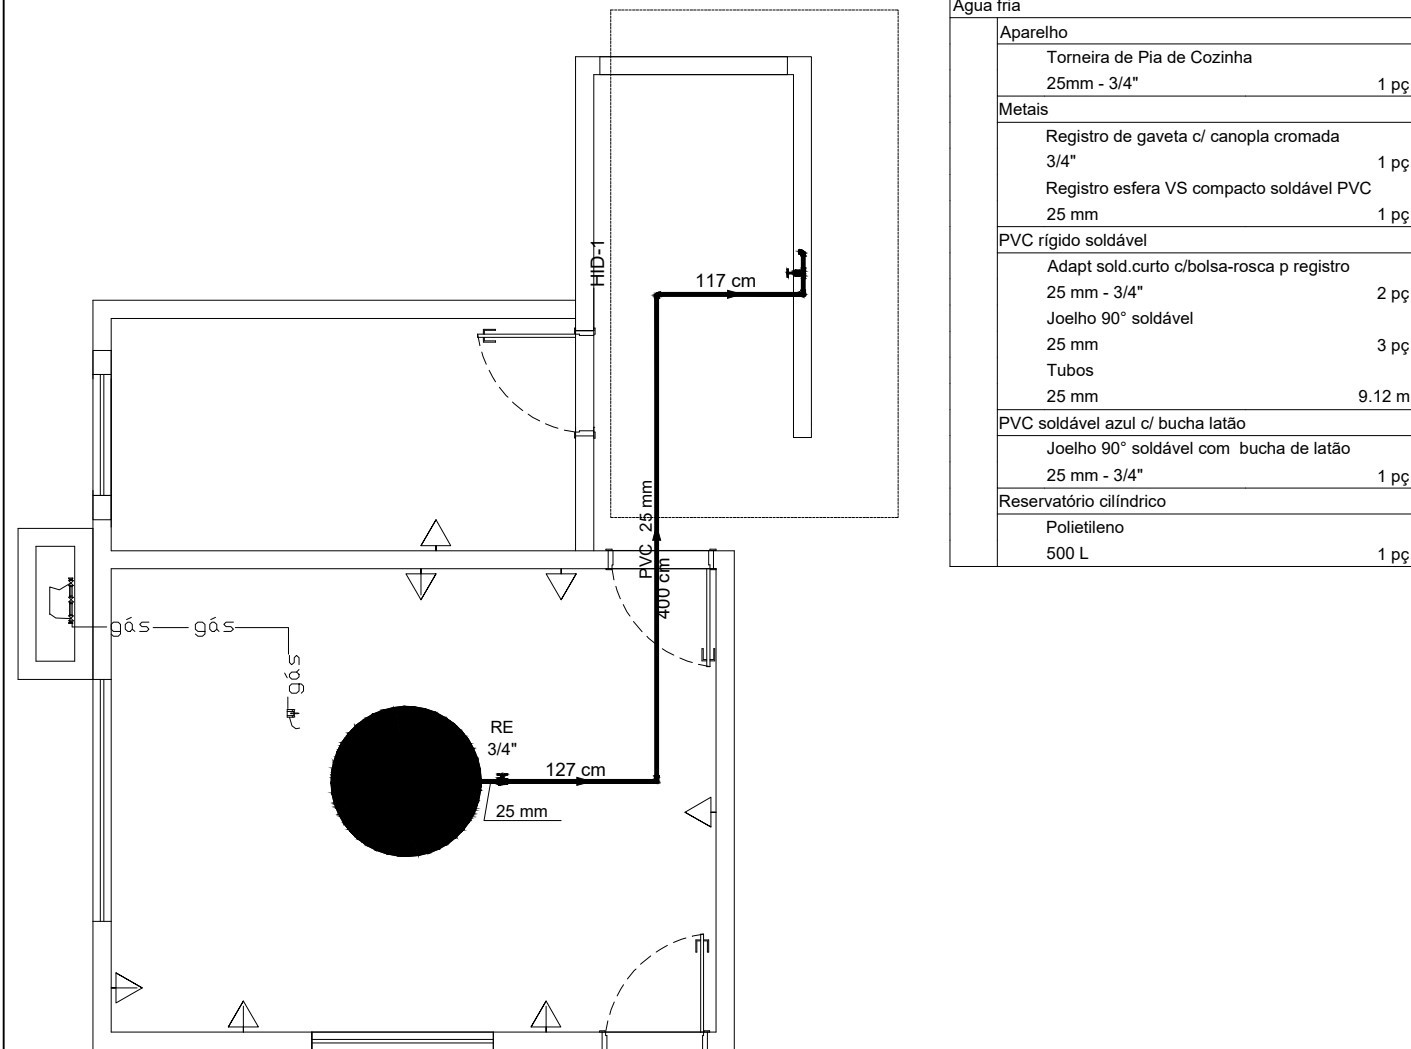

Água fria	
Aparelho	
Torneira de Pia de Cozinha 25mm - 3/4"	1 pç
Metals	
Registro de gaveta c/ canopia cromada 3/4"	1 pç
Registro esfera VS compacto soldável PVC 25 mm	1 pç
PVC rígido soldável	
Adapt sold.curto c/bolsa-rosca p registro 25 mm - 3/4"	2 pç
Joelho 90° soldável 25 mm	3 pç
Tubos 25 mm	9.12 m
PVC soldável azul c/ bucha latão	
Joelho 90° soldável com bucha de latão 25 mm - 3/4"	1 pç
Reservatório cilíndrico	
Poliétileno 500 L	1 pç

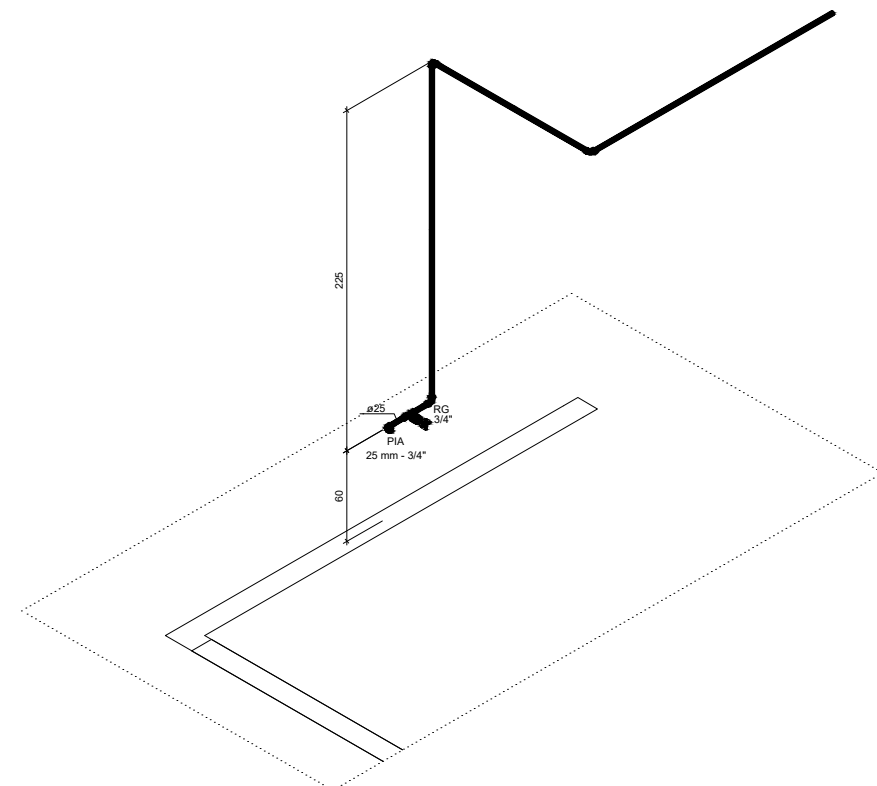


Escala 1:25

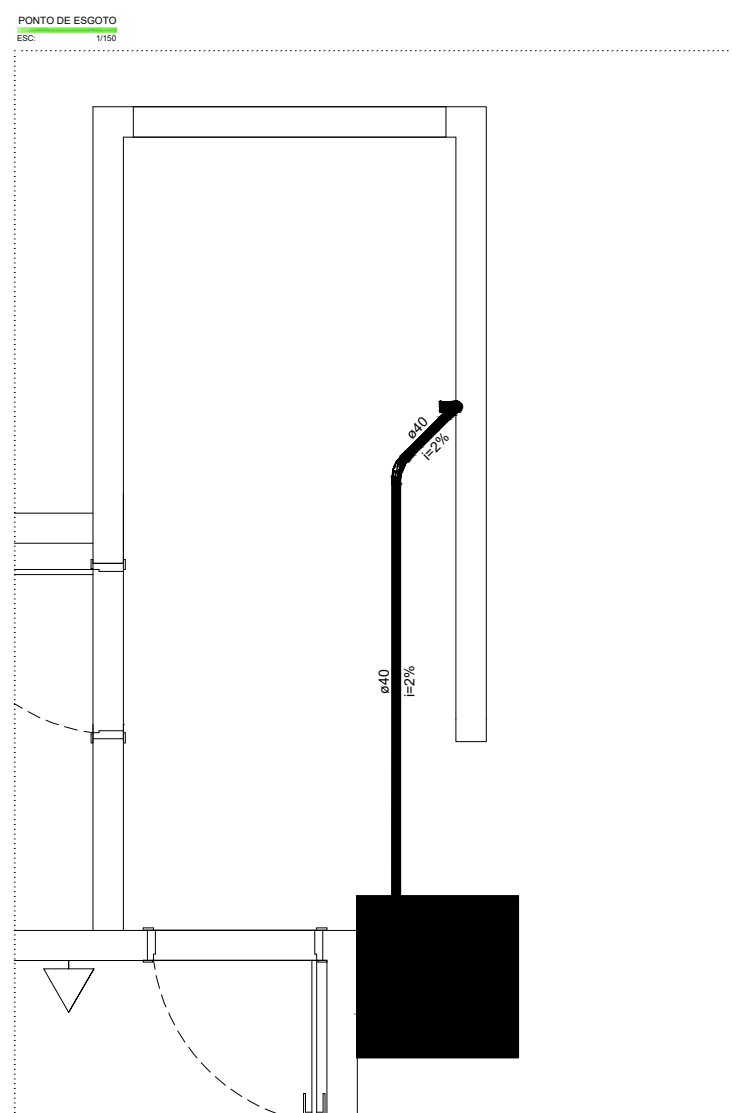

Detalhe SAN-1
Escala 1:25

Esgoto	
Caixas de Passagem	
Caixa de areia pluvial sem grelha CA- 60x60cm	1 pc
PVC Acessórios	
Sifão de copo p/ pia e lavatório 1" - 1.1/2"	1 pc
Válvula p/ lavatório e tanque 1"	1 pc
PVC Esgoto	
Curva 45 longa Amanco	
40 mm	1 pc
Curva 90 curta	
40 mm	1 pc
Joelho 90 c/anel p/ esgoto secundário	
40 mm - 1.1/2"	1 pc
Tubo rígido c/ ponta lisa	
40 mm	2,97 m

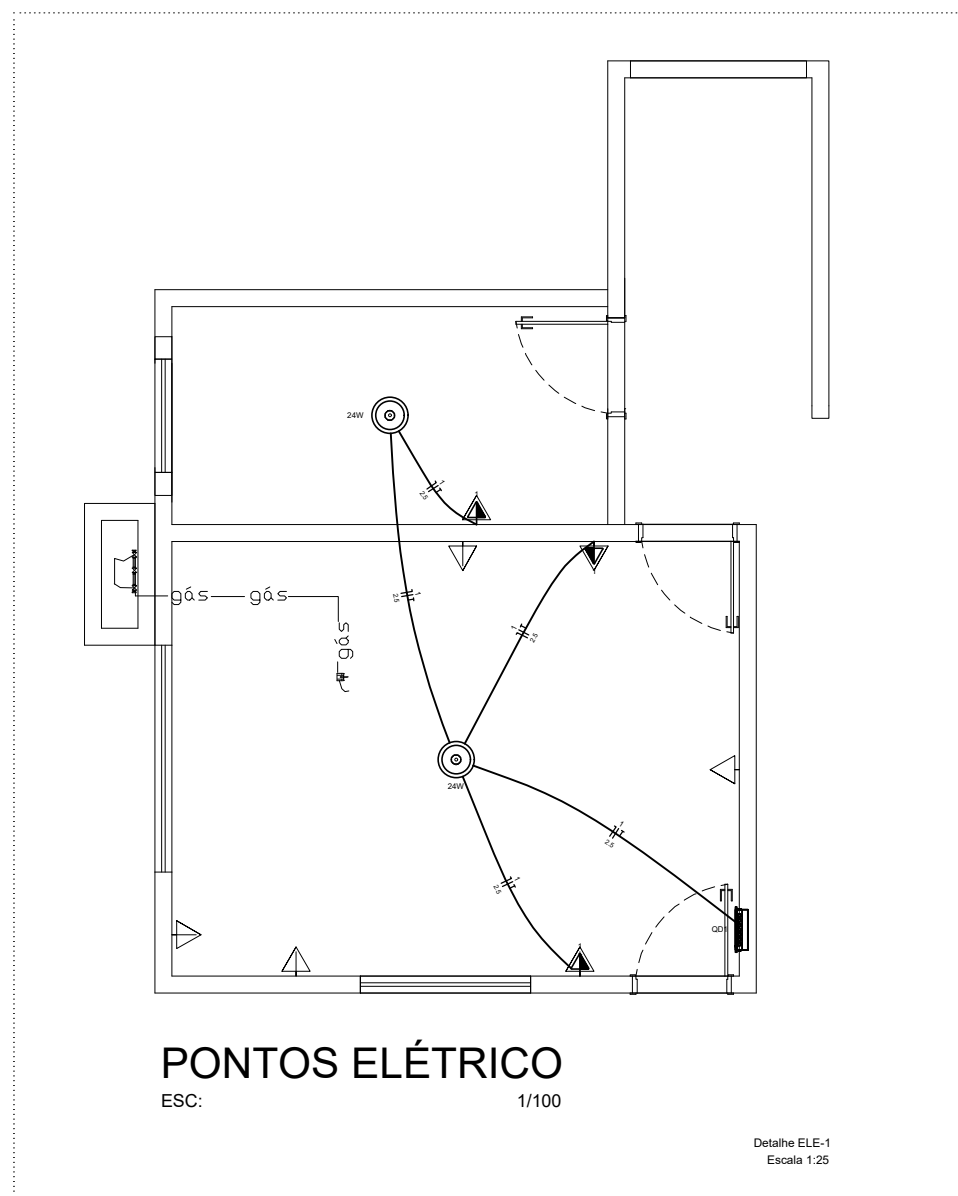


PONTOS ELÉTRICO

[illegible]

TÍTULO: REFORMA	USO: PÚBLICO
PROPRIETÁRIO: PREFEITURA MUNICIPAL DE RIO BRILHANTE-MS	

LOCAL:
RUA DO SENADO, N° 1328
BAIRRO CATULINO RODRIGUES DE LIMA , MUNICIPIO DE RIO BRILHANTE - MS

SITUAÇÃO: _____ RUA ASSEMBLEIA _____ PROPRIETÁRIO: _____

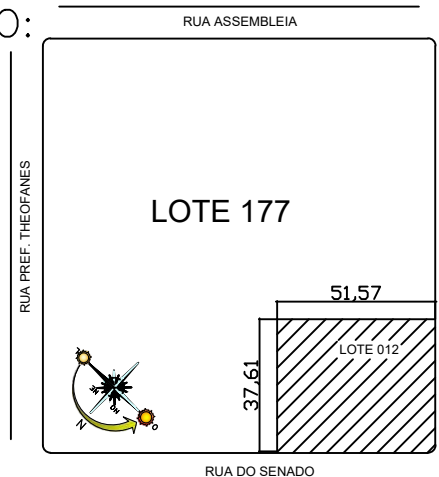

PROPRIETÁRIO:

PREFEITURA MUNICIPAL DE
RIO BRILHANTE-MS
CNPJ.03.681.582/0001-07

AUTOR DO PROJETO E
RESPONSÁVEL TÉCNICO:

ARQUITETO E URBANISTA
ÍTALO WANDERLEY DE ANDRADE
CAU A82705-3

PRANCH,

ÁREAS:	
ÁREA DO TERRENO:	1.939,60m²
ÁREA CONSTRUÍDA:	951,77m²
TAXA DE OCUPAÇÃO:	49,07%
ÁREA DE REFORMA	54,23m²

PREFEITURA:

DESENHO:

ÍTALO W. DE ANDRADE

DATA:
13/09/23

ESCALA:
INDICADA

ÚNICA