



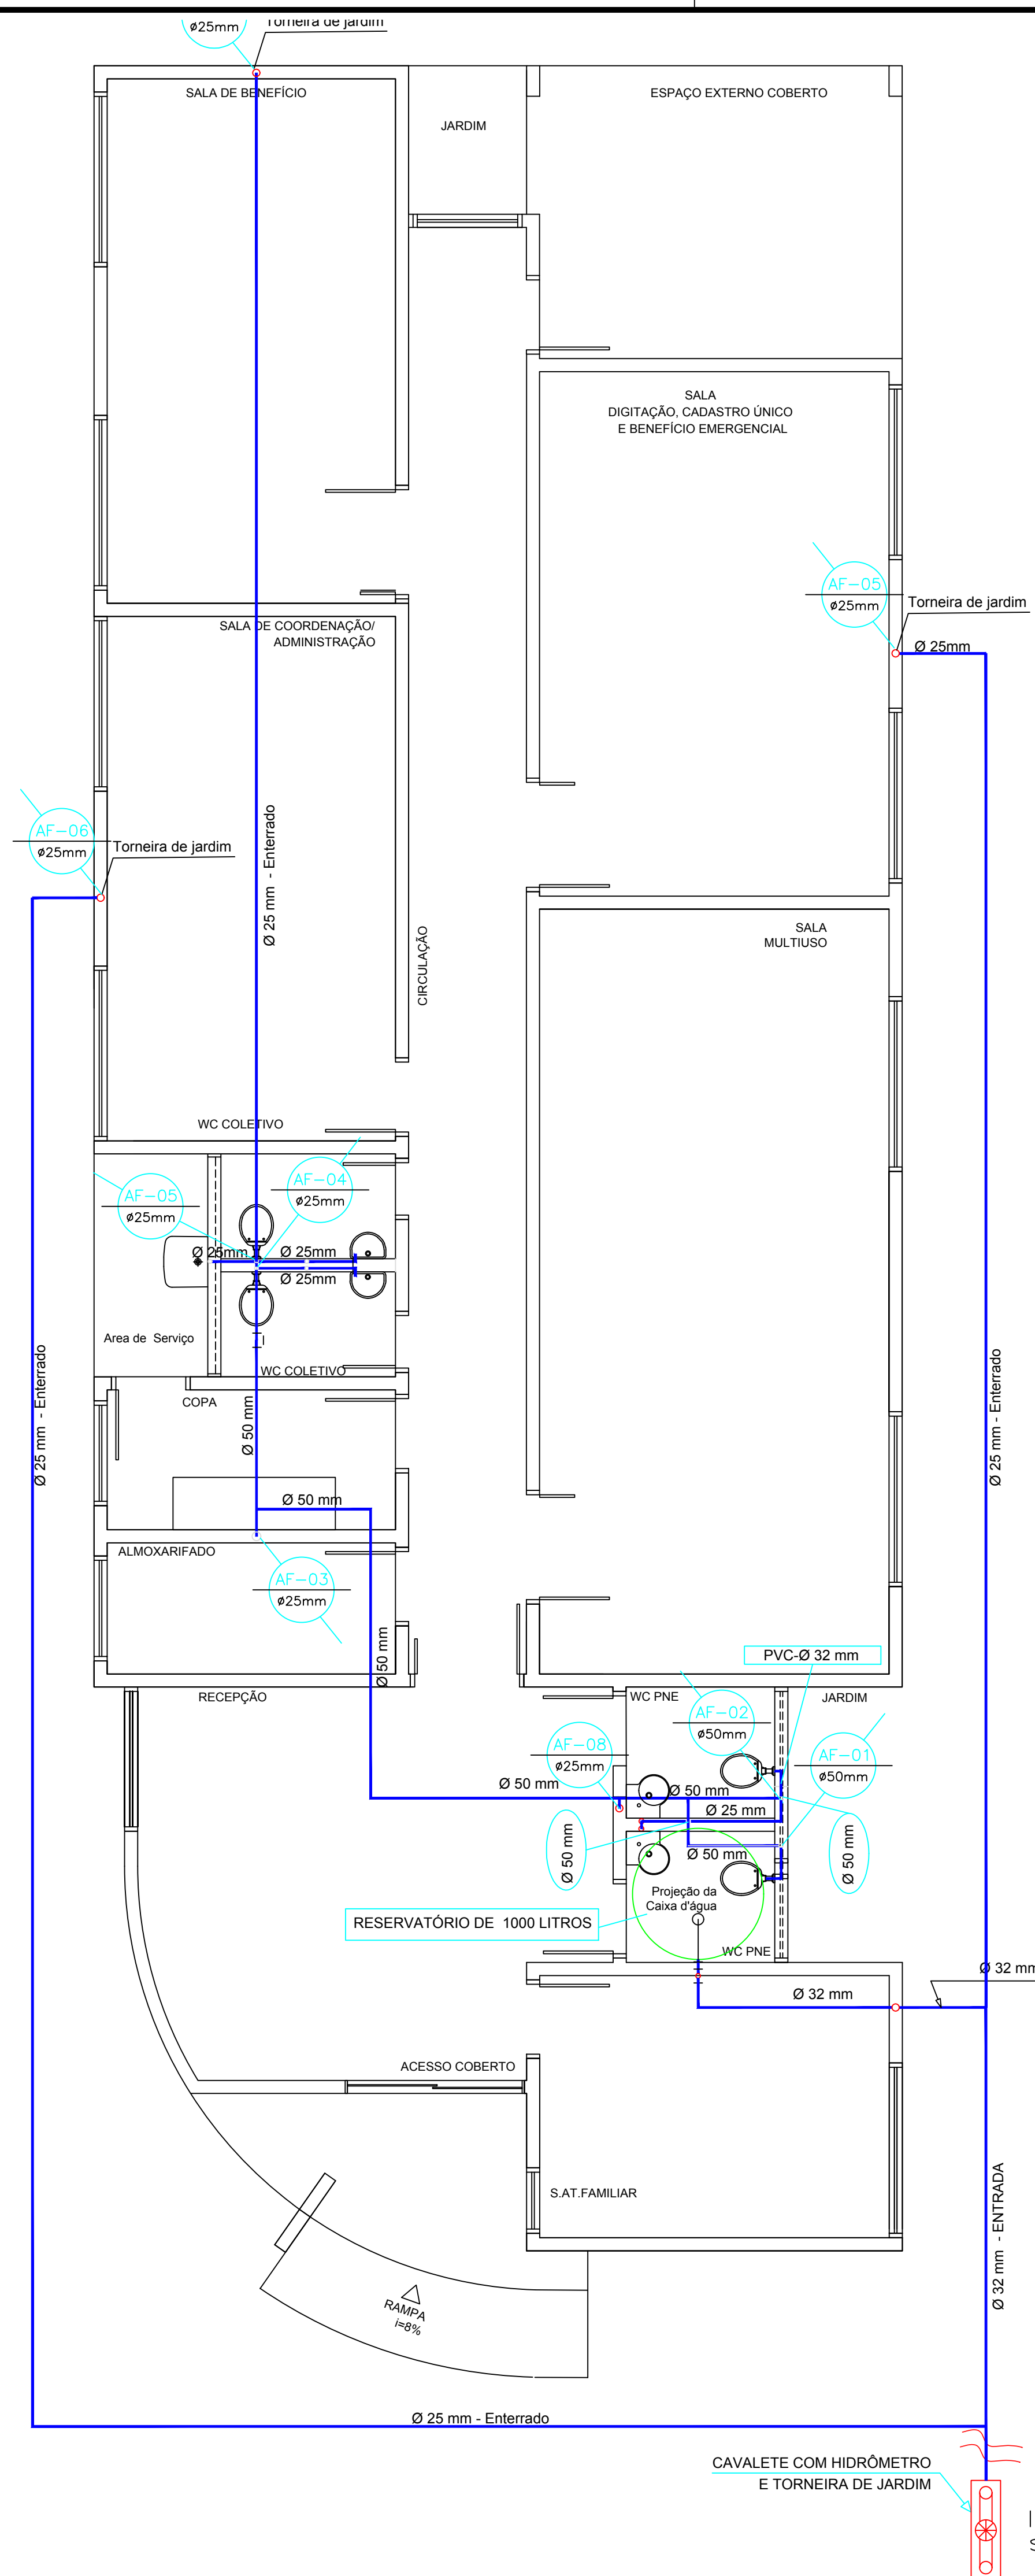


PLANTA DE INSTALAÇÃO HIDROSSANITÁRIA
ÁGUA
Escala: 1:50


CAIXA DE INSPEÇÃO
ESCALA 1:20

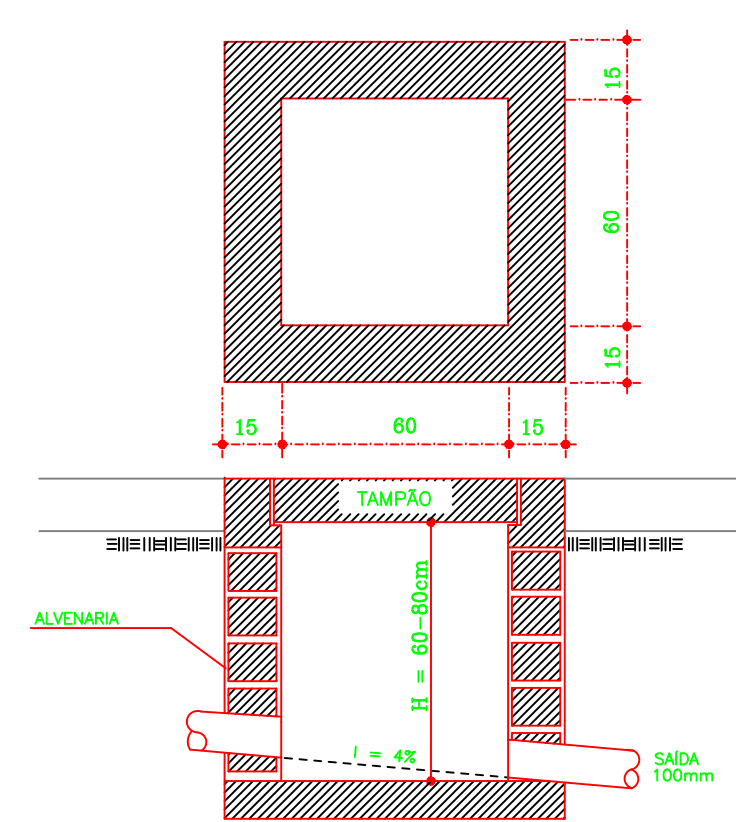


CAIXA DE GORDURA
ESCALA 1:20

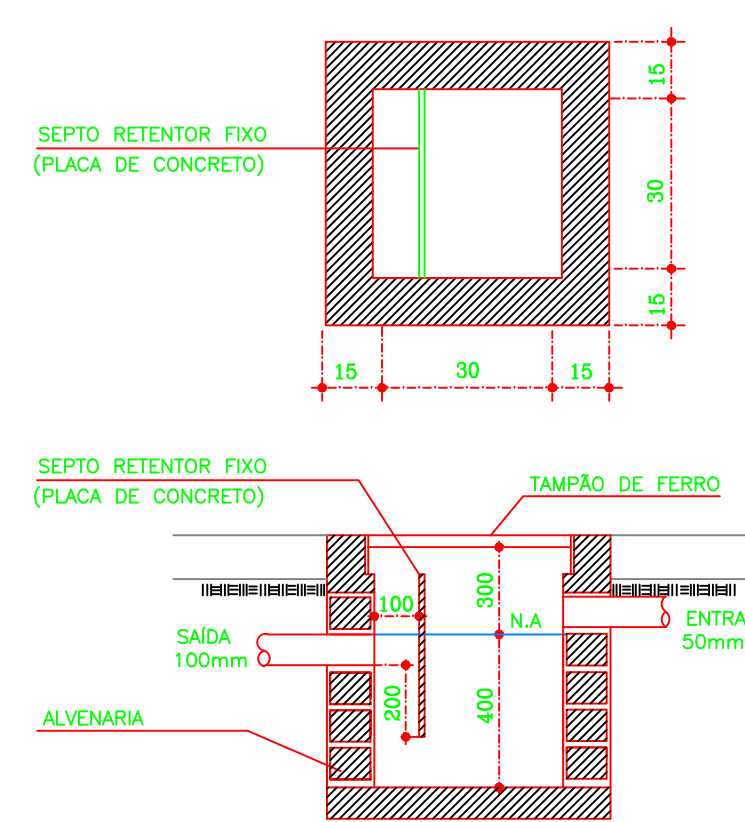


TORNEIRA DE JARDIM 3/4"
SEM ESCALA

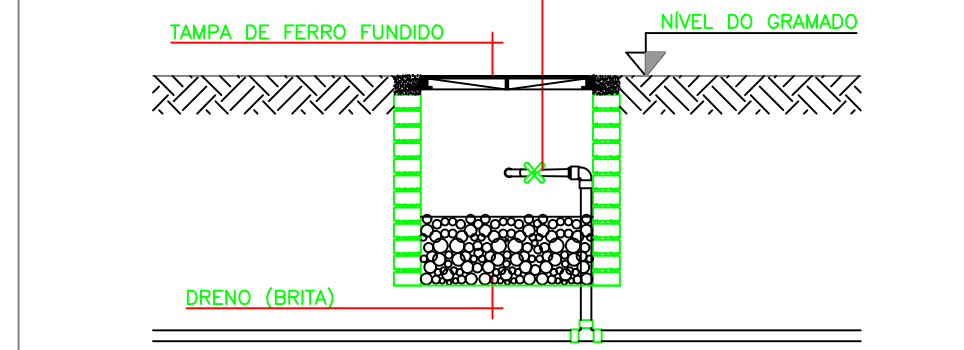


CAIXAS MÚLTIPLAS
ESCALA 1:20

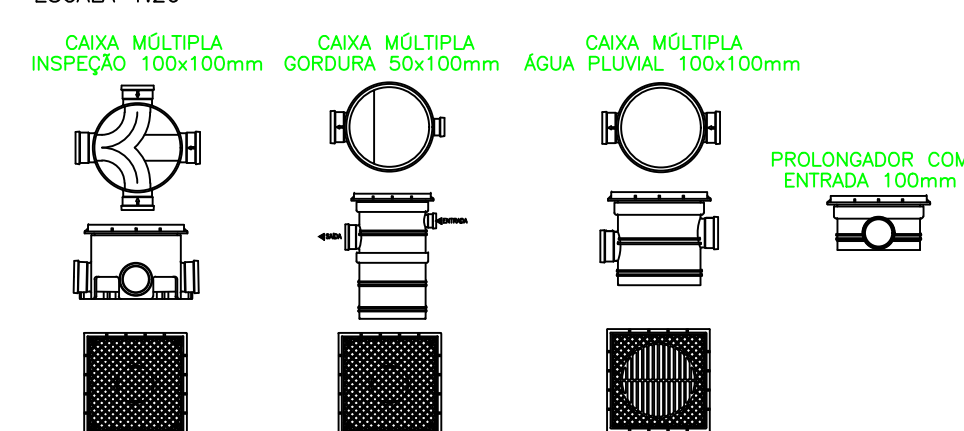


CAIXA DE PASSAGEM E CAPTAÇÃO ÁGUAS PLUVIAIS EM ALVENARIA
SEM ESCALA

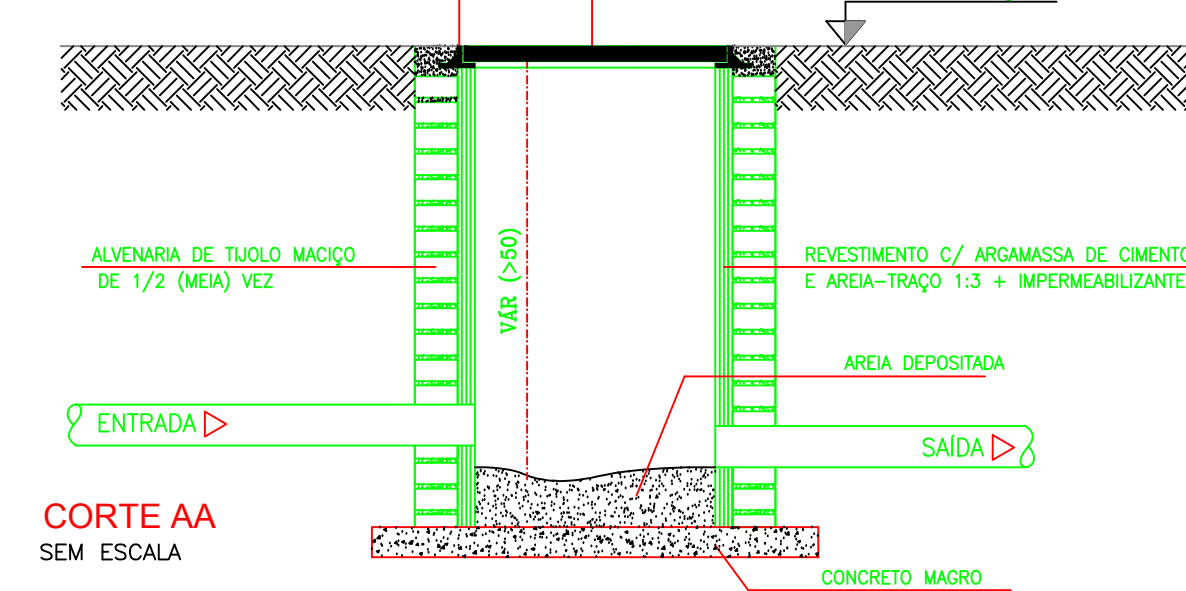






CORTE AA
SEM ESCALA

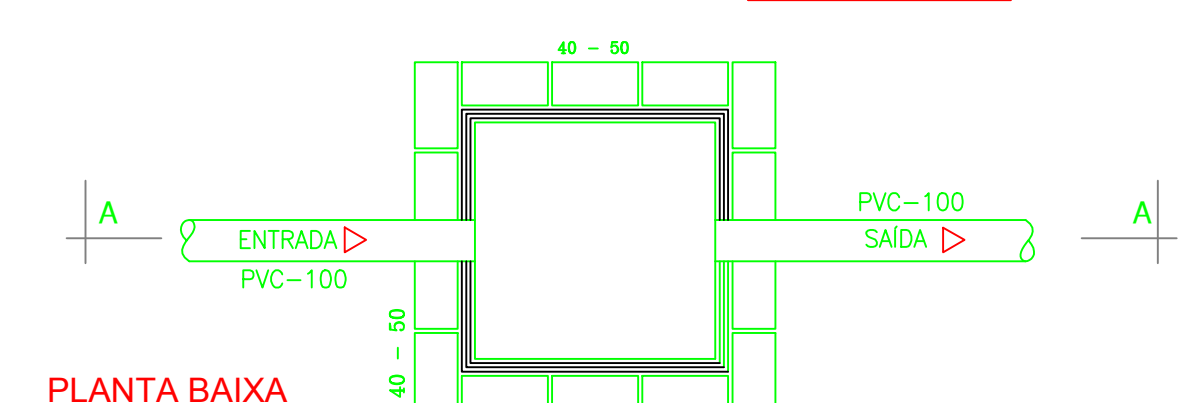

PLANTA BAIXA
SEM ESCALA

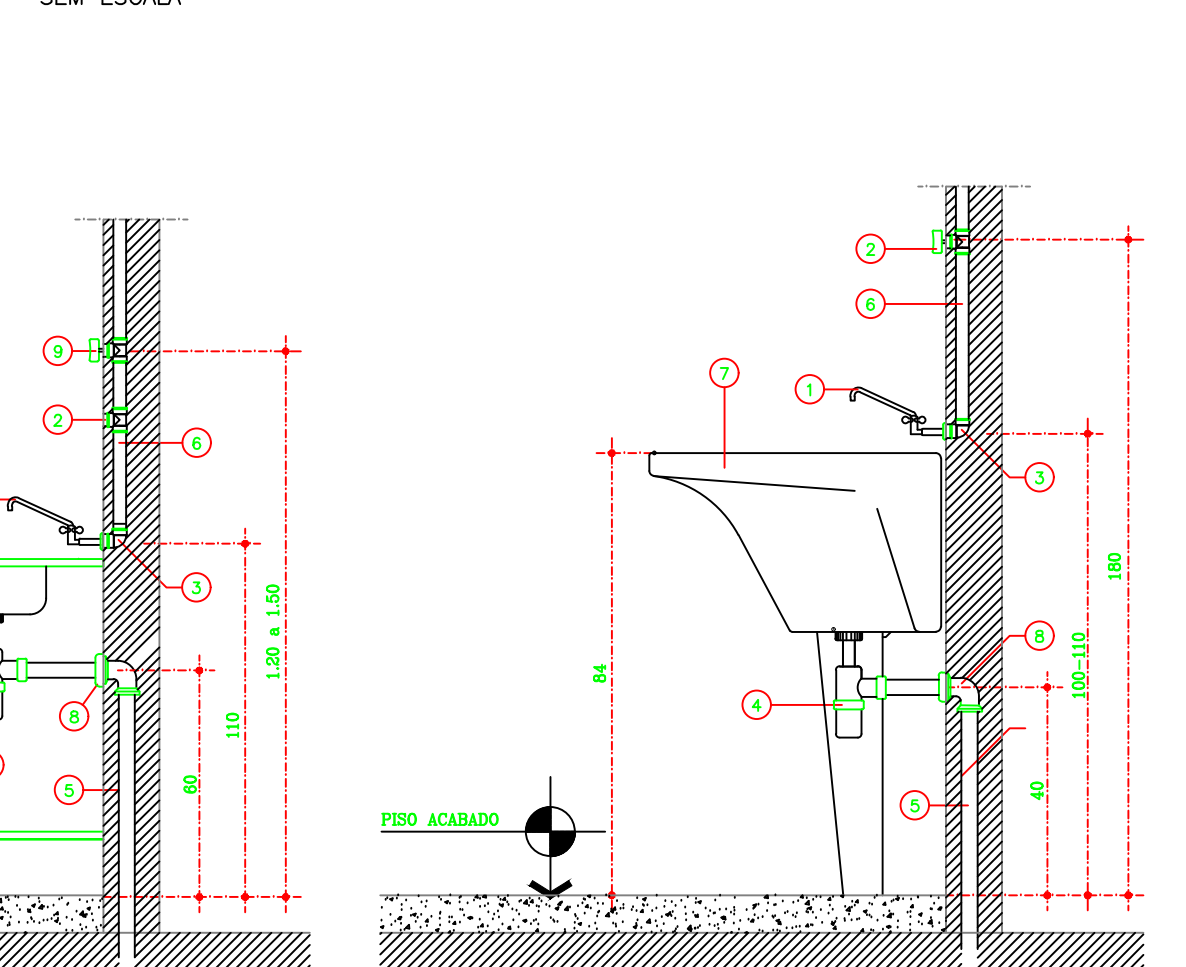

DETALHES HIDRÁULICA - LAVATÓRIO, PIA DE COZINHA E BACIA SANITÁRIA
SEM ESCALA

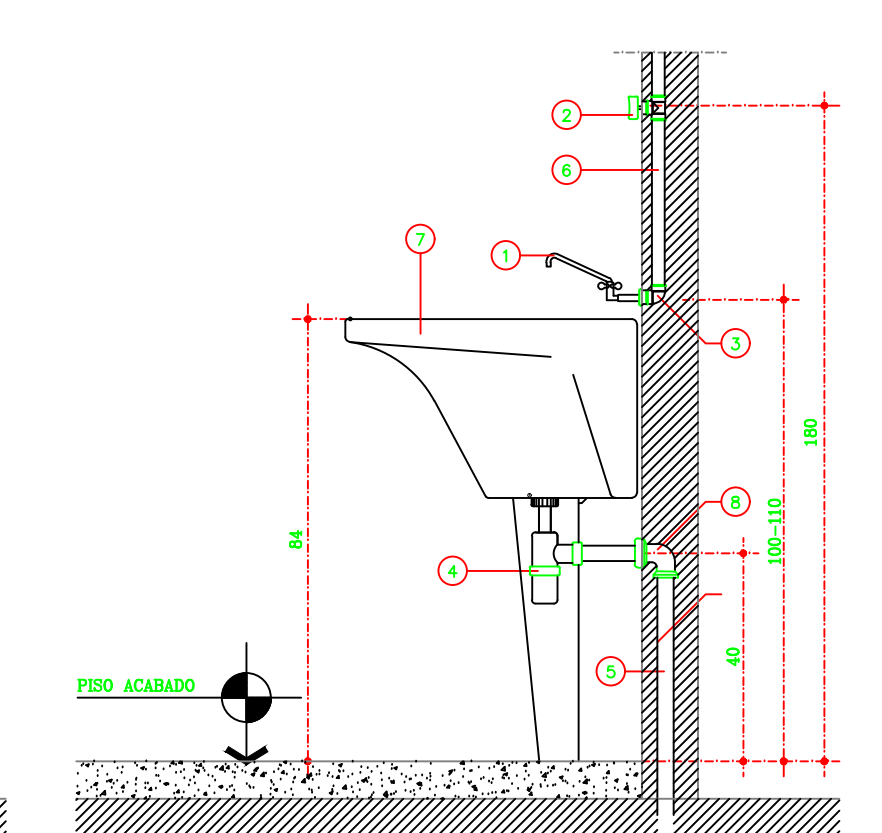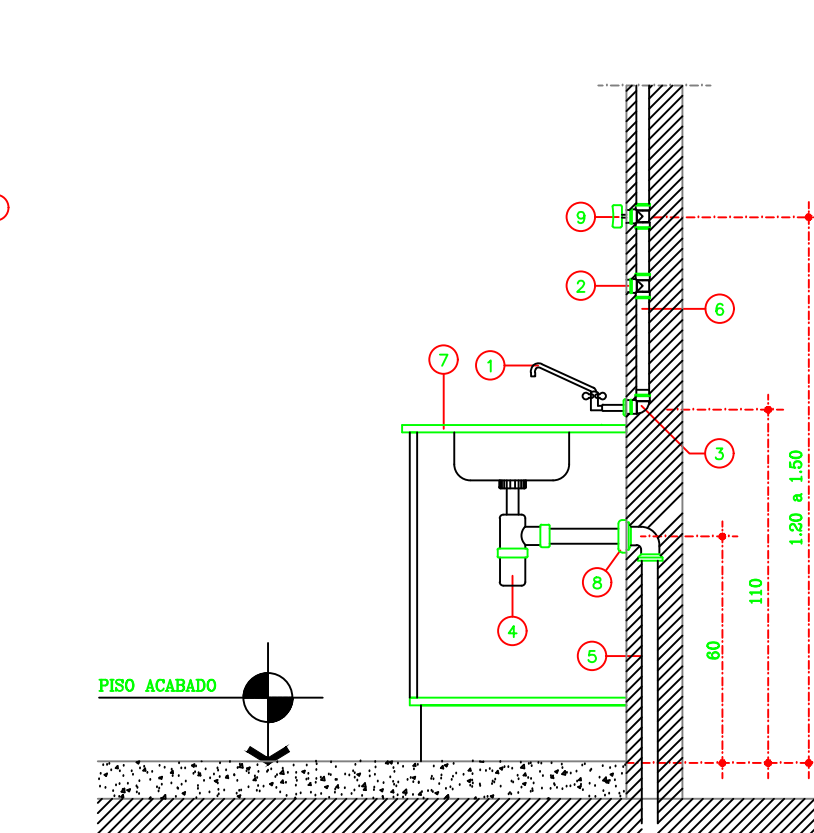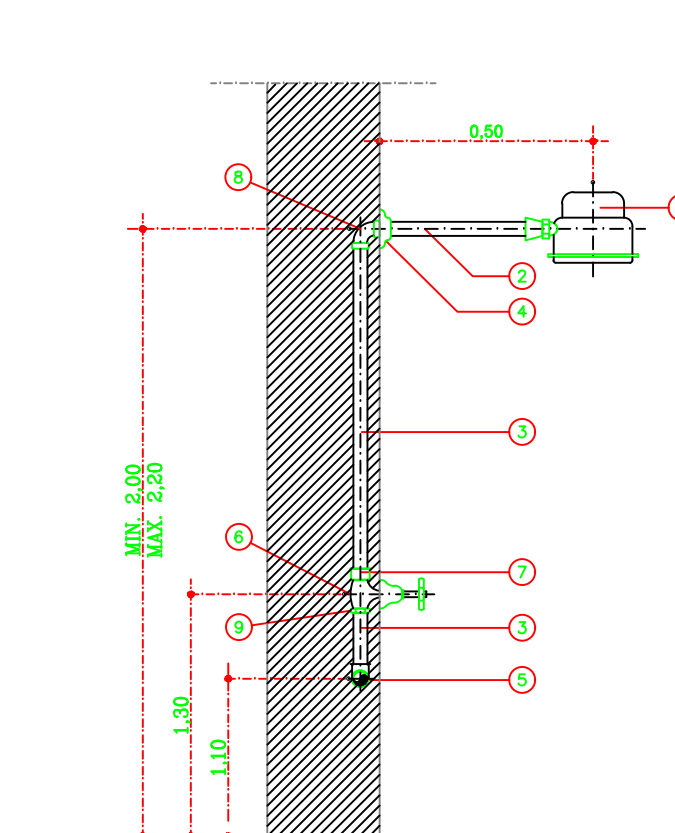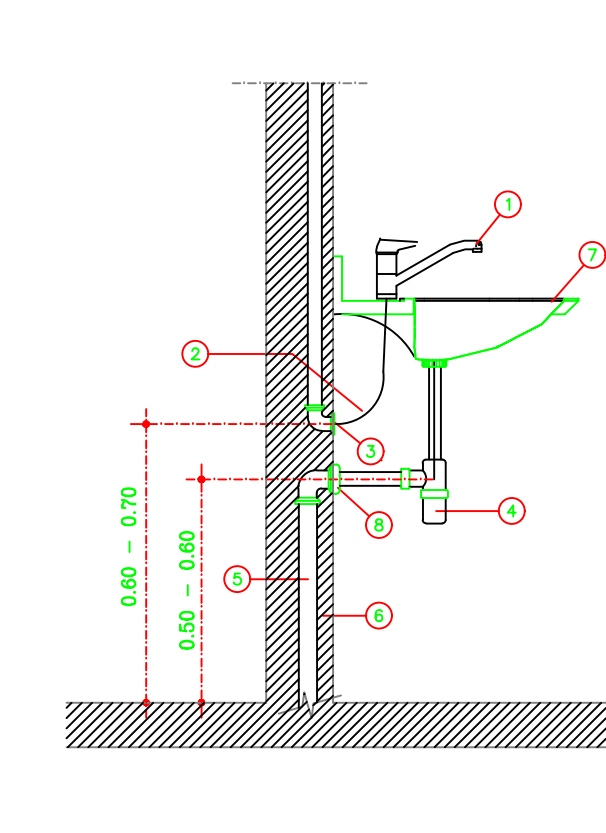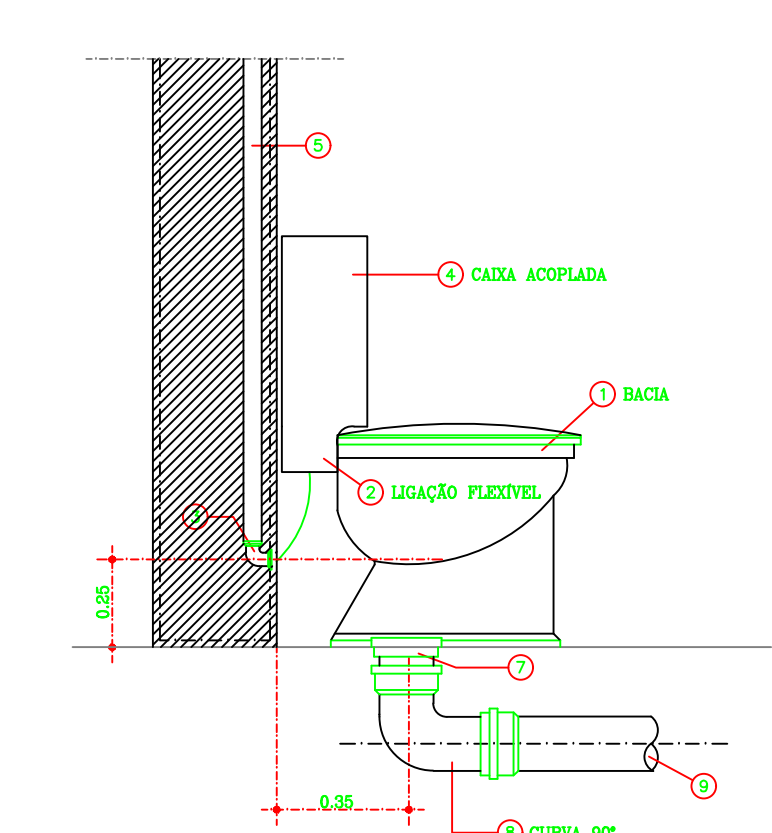




- BACIA COM CAIXA ACOPADA
- 1 - BACIA SANITÁRIA AUTOSIFONADA DE LOUÇA
 - 2 - ENXORTE FLEXÍVEL P/ ÁGUA À TORNEIRA
 - 3 - JOELHO PONTO AZUL COM CANOPLA DE LATÃO CROMADO # 3/4"
 - 4 - CAIXA ACOPADA
 - 5 - TUBO DE PVC CONFORME PROJETO
 - 6 - ENXORTE FLEXÍVEL P/ USUÁRIO ÁGUA
 - 7 - LOQAÇÃO PARA SADA DE BACIA SANITÁRIA
 - 8 - CURVA 90° PVC # 100 mm OU 4"
 - 9 - TUBO PVC #100 mm OU 4"

- LAVATÓRIO COM TORNEIRA NA BANCADA
- 1 - TORNEIRA DE BANCADA PARA LAVATÓRIO
 - 2 - ENXORTE FLEXÍVEL P/ ÁGUA À TORNEIRA
 - 3 - JOELHO PONTO AZUL COM CANOPLA DE LATÃO CROMADO # 3/4"
 - 4 - CAIXA ACOPADA
 - 5 - TUBO DE PVC CONFORME PROJETO
 - 6 - ENXORTE FLEXÍVEL P/ USUÁRIO ÁGUA
 - 7 - LOQAÇÃO PARA SADA DE BACIA SANITÁRIA
 - 8 - CURVA 90° PVC # 100 mm OU 4"
 - 9 - TUBO PVC #100 mm OU 4"




- CHAUVERO ELÉTRICO
- 1 - CHAUVERO ELÉTRICO
 - 2 - TUBO DE LOQAÇÃO P/ CHAUVERO 25mm x 3/4"
 - 3 - TUBO DE PVC #25mm
 - 4 - CANOPLA DE METAL CROMADO #3/4"
 - 5 - JOELHO 90° OU 180° DE PVC #25mm
 - 6 - REGISTRO DE PRESSÃO C/ CANOPLA
 - 7 - LUVA DE PVC #25mm x 3/4"
 - 8 - JOELHO DE 90° PVC #25mm x 3/4"
 - 9 - ADAPTADOR CURTO #25mm x 3/4"

- PIA DE COZINHA COM TORNEIRA NA PAREDE
- 1 - TORNEIRA DE BANCADA PARA PIA
 - 2 - PONTA PARA REGISTRO DE GAVETA 25mm x 3/4"
 - 3 - JOELHO PONTO AZUL COM CANOPLA DE LATÃO CROMADO # 3/4"
 - 4 - SIFÃO E VÁLVULA METÁLICOS PARA TANGUE
 - 5 - TUBO DE PVC P/ ESBOÇO CONFORME PROJETO
 - 6 - TUBO DE PVC P/ ÁGUA CONFORME PROJETO
 - 7 - PIA AÇO INOX EM BANCADA
 - 8 - JOELHO COM ANEL 1 1/2" X45mm
 - 9 - PONTA PARA REGISTRO DE GAVETA 25mm x 3/4"

- TANGUE COM TORNEIRA NA PAREDE
- 1 - TORNEIRA PARA TANGUE
 - 2 - PONTA PARA REGISTRO DE GAVETA 25mm x 3/4"
 - 3 - JOELHO PONTO AZUL COM CANOPLA DE LATÃO CROMADO # 3/4"
 - 4 - SIFÃO E VÁLVULA METÁLICOS PARA TANGUE
 - 5 - TUBO DE PVC P/ ESBOÇO CONFORME PROJETO
 - 6 - TUBO DE PVC P/ ÁGUA CONFORME PROJETO
 - 7 - TANGUE COM DOLINA
 - 8 - JOELHO COM ANEL 1 1/2" X45mm

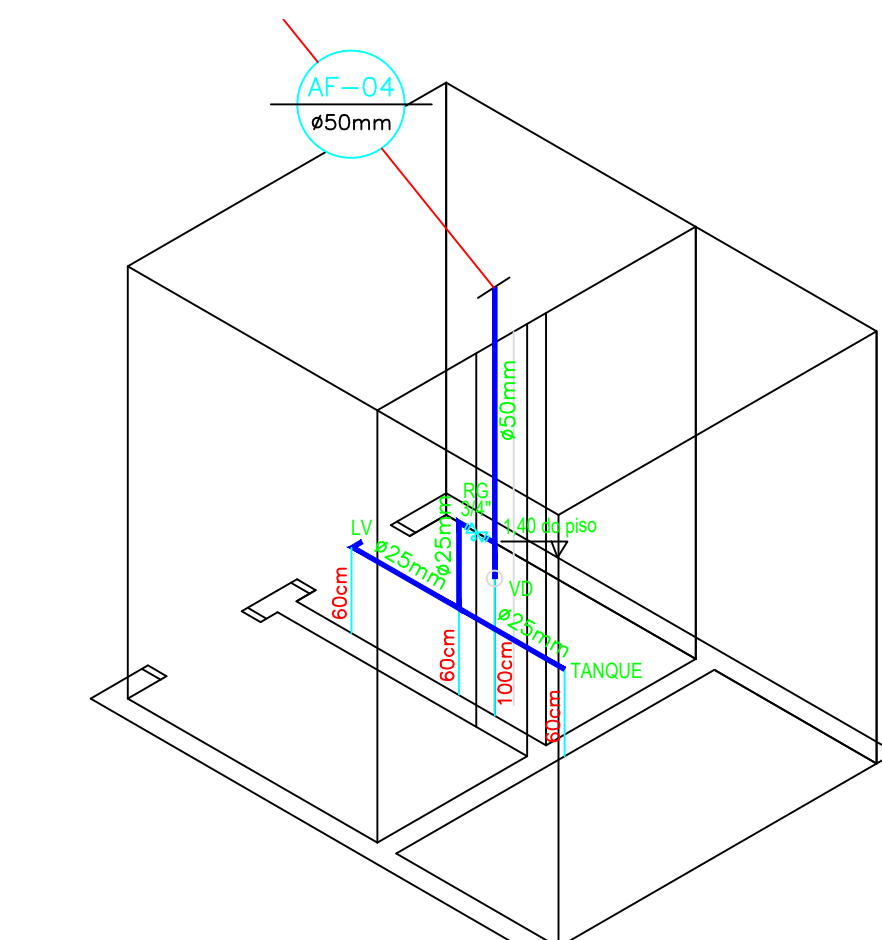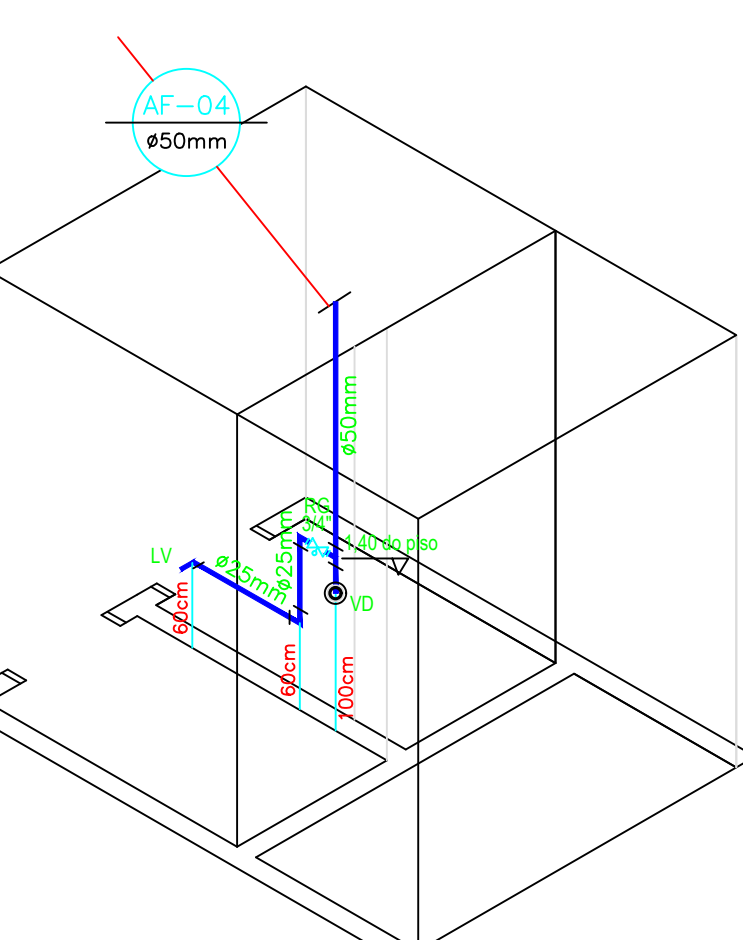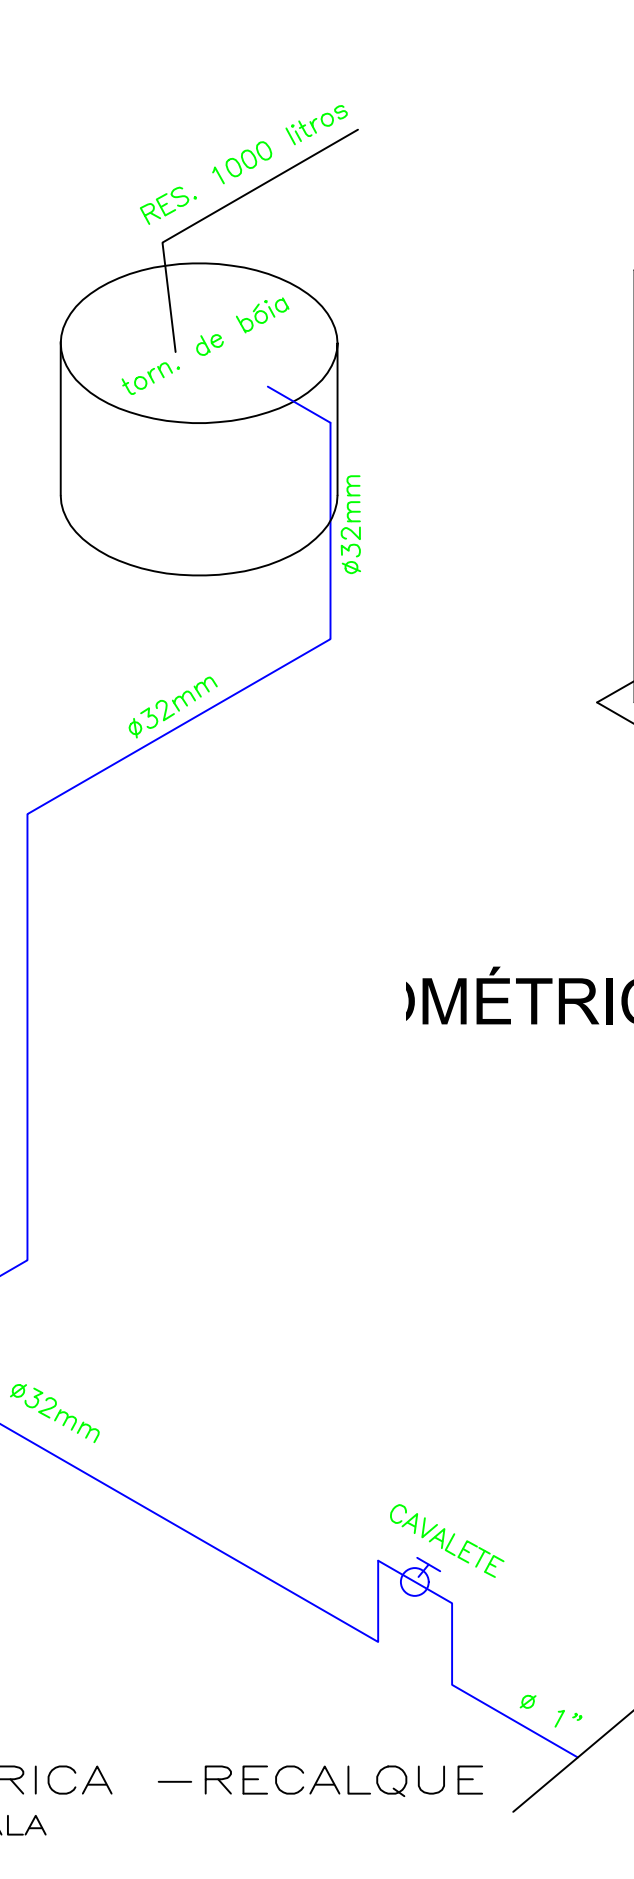

ISOMÉTRICA - Banheiro Coletivo 01 ISOMÉTRICA - Banheiro Coletivo 02

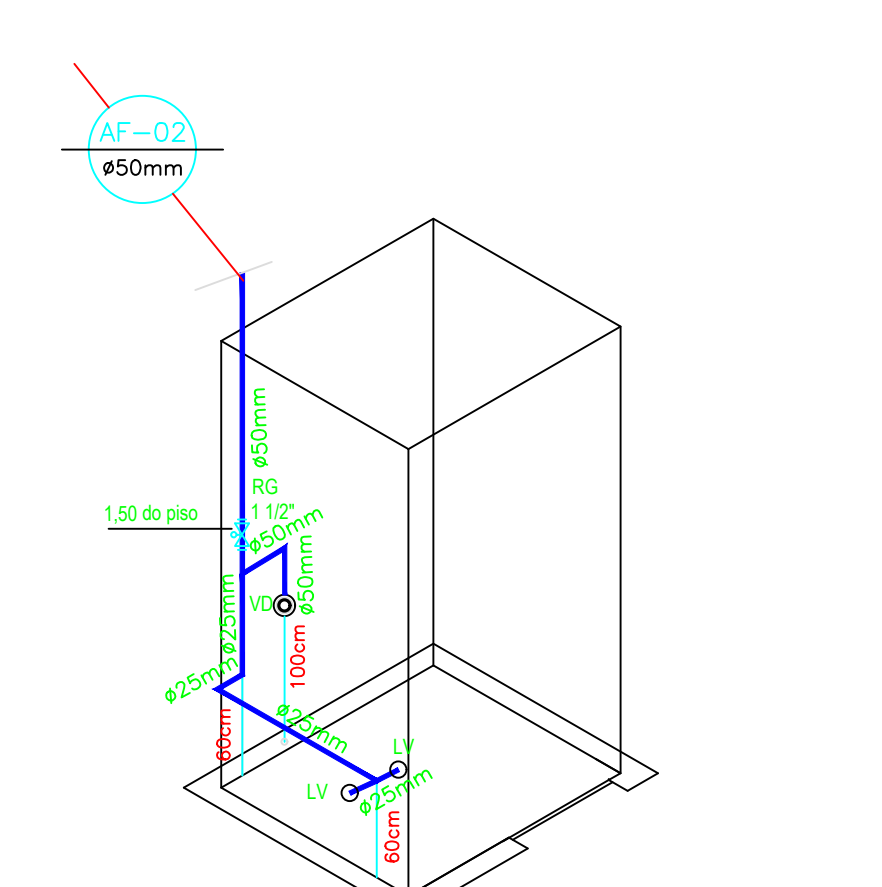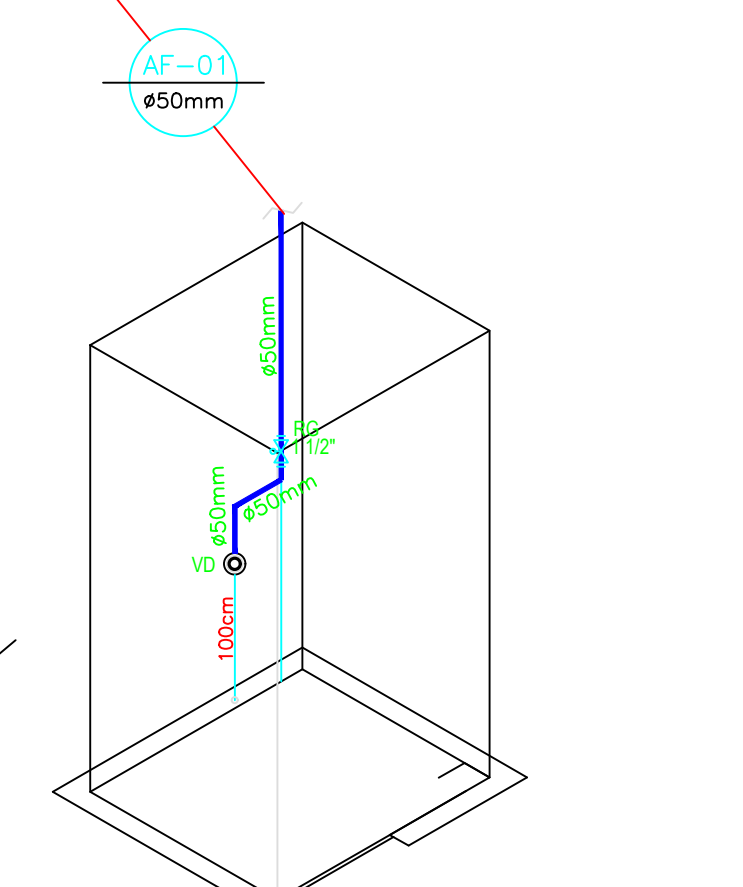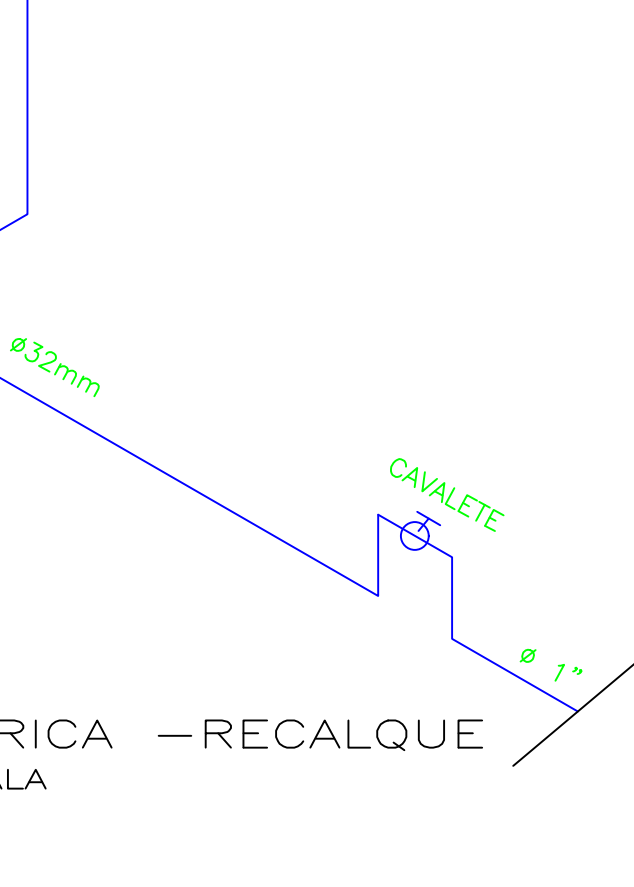

ISOMÉTRICA - Banheiro PNE
SEM ESCALA

ISOMÉTRICA - Banheiro PNE
SEM ESCALA

Projeto de Instalação
Hidráulica - Água


FOLHA
H-02/02

Tipo: Construção Térrea em Alvenaria
Uso/ Ativ.: Centro de Referência Especializado de Assistência Social (CREAS)

Local da obra:
Rua Jonas Ferreira de Araújo - Quadra 66, Lote 4/5/6-A
Bairro Jardim Deodópolis - Esquina com a Rua Aparecida da Silva e Oliveira

Cidade/Estado: Deodópolis - MS N° Matrícula: Zonamento: Cod Imóvel: Escala: Desenho: Indicação: Bruna Fernanda

PLANTA DE LOCALIZAÇÃO
SEM ESCALA

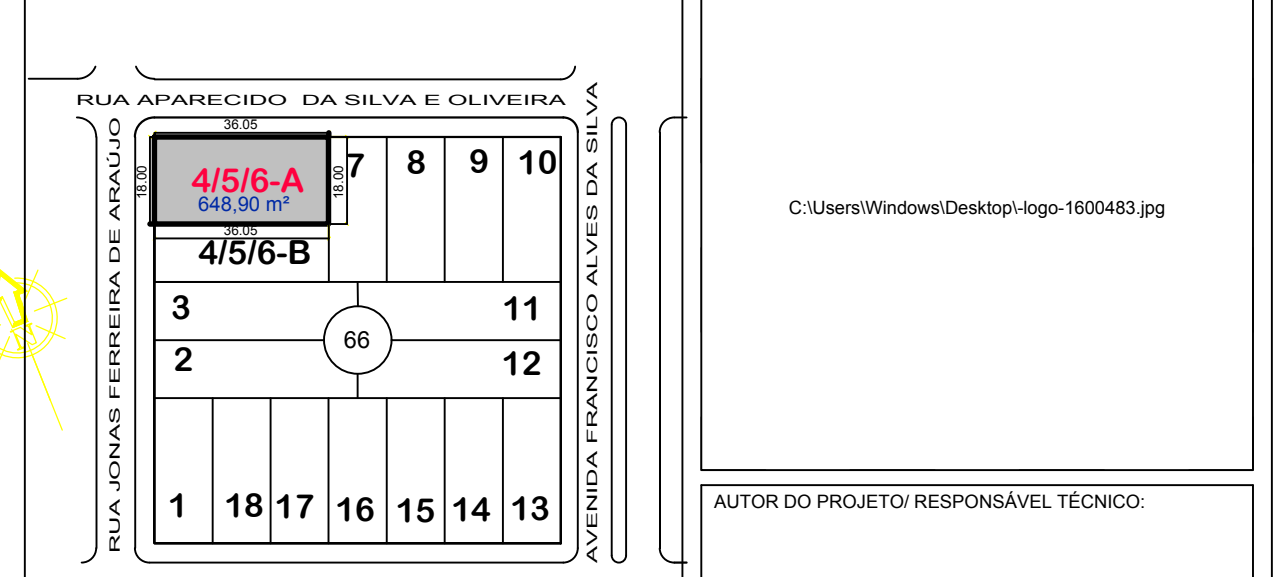

Obra Residencial (m²)		Ocup. %
Área Térreo a Regularizar	0,00	0,00
Área 1ª Pav. ou Pav. Tipo	0,00	0,00
Área total à Regularizar	0,00	0,00
Área existente Habite-se Nº	0,00	0,00
Área Averbada	0,00	0,00
Área Total da Construção	0,00	0,00
Obra Comercial (m²)		Ocup. %
Área Pavimto Térreo	222,16	34,24
Área 1ª Pav. ou Pav. Tipo	0,00	0,00
Área total à Construir	222,16	34,24
Área existente Habite-se Nº	0,00	0,00
Área aprovada alvará Nº	0,00	0,00
Área Averbada	0,00	0,00
Quadro de Áreas (m²)		Perm. %
Área do Terreno	648,90	100,00
Área Calçada	80,89	13,85
Área Permeável	336,85	51,91
Área Comercial Aberta Construir	25,99	4,01
Área Comercial Fechada Construir	196,1700	30,23
Área Regularizada Aberta	0,00	0,00
Área Regularizada Fechada	0,00	0,00
Área Total Geral	222,16	48,09