

AUTOR DO PROJETO:

RAFAEL WILHELM OLIVEIRA DE LIMA


SAZ. 05/1 - COTA = 0,471+07/PA. 03/07
COT. 03/02/2021/02/46

PRANCHA:

ARQUITETURA

PA-03/07

Tesoura
Treliçada
07 unidades

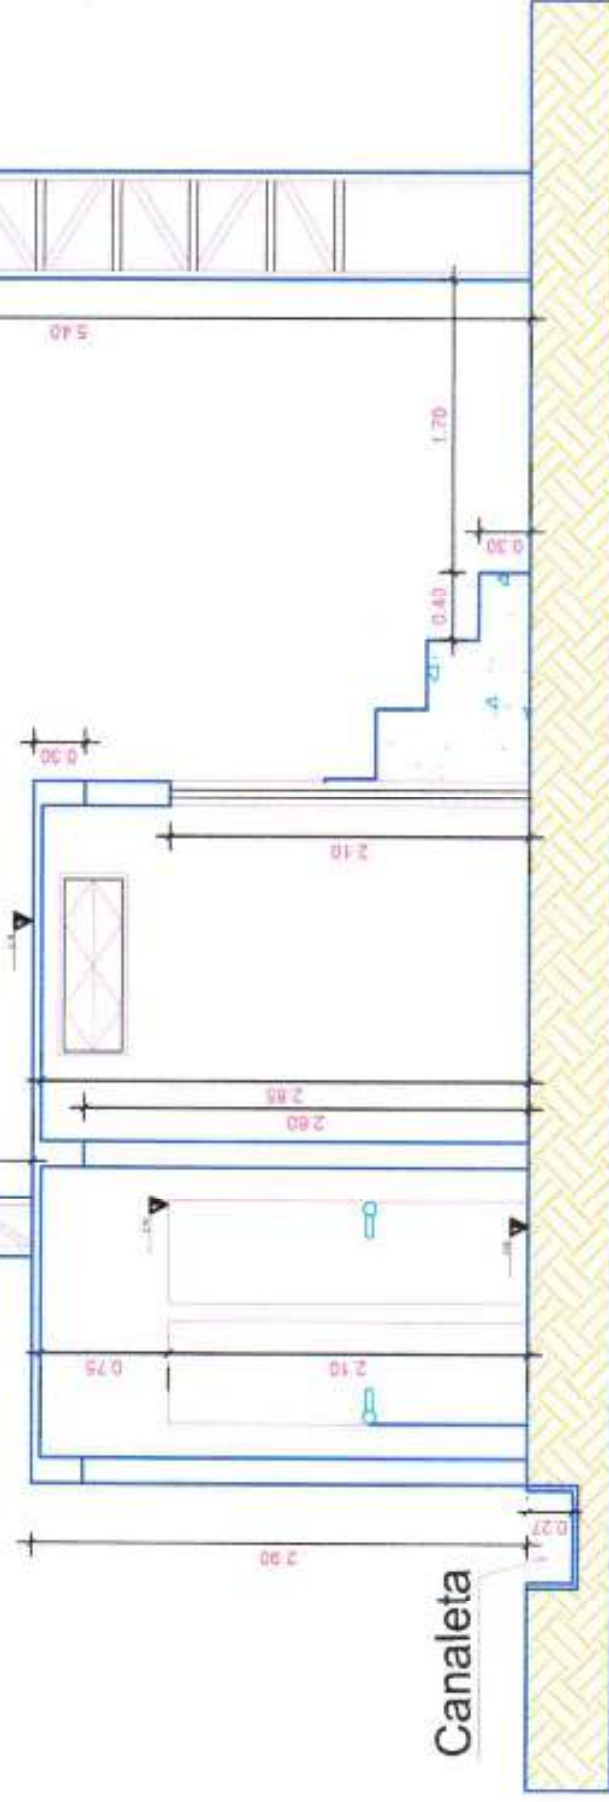

ARQUIBANCADA

SEÇÃO BB'

Escala - 1:50


AUTOR DO PROJETO:
RAIMUNDO WALDIR OLIVEIRA DE LIMA

ENG. CIVIL - CREA - 0281 - 0/4714-07/PAP. RJ/ARQ
DT. 1. 05-02-2015/21.40

PRANCHA:

ARQUITETURA

PA-04/07

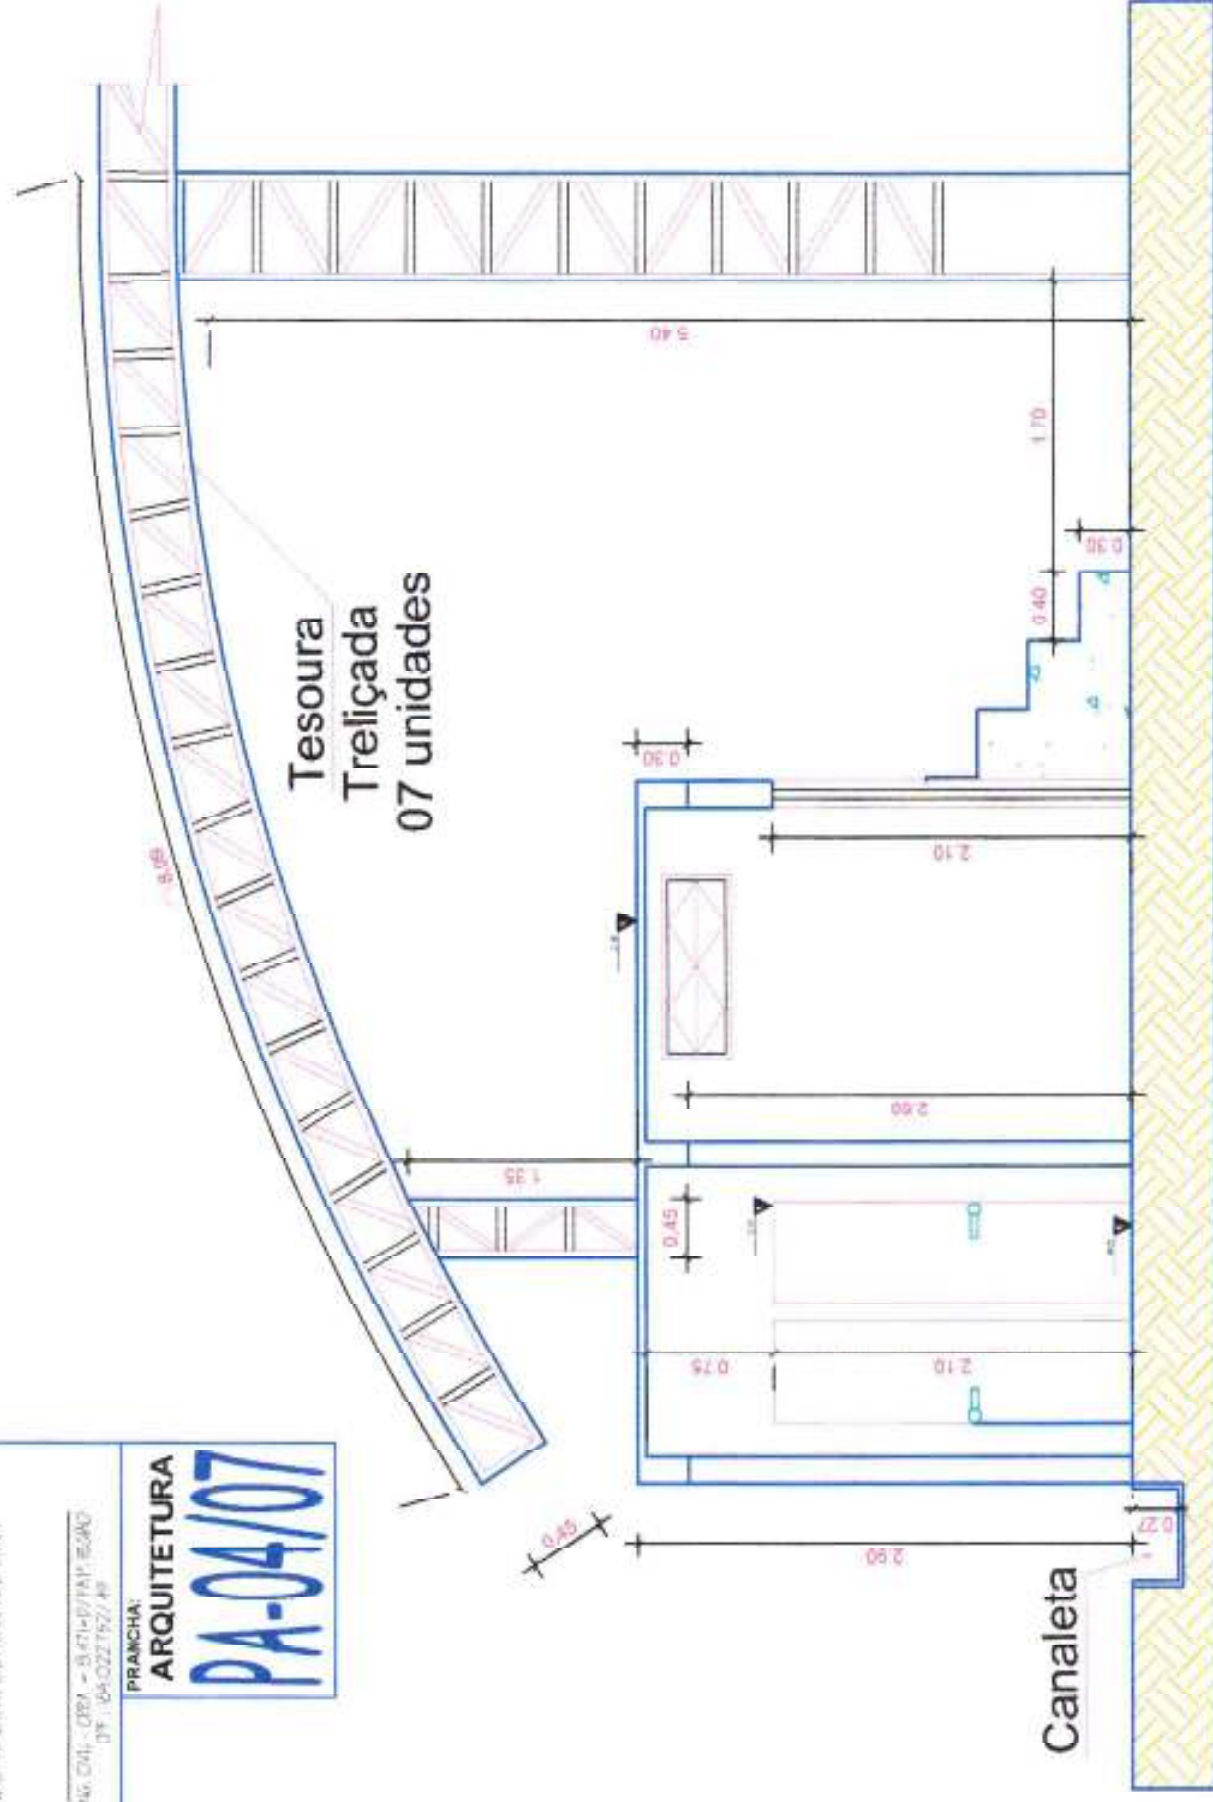

ARQUIBANCADA

SEÇÃO BB'

Escala - 1:50


AUTOR DO PROJETO:
RAMUNDO VALMIR OLIVEIRA DE LIMA

PROJ. CIVIL - CREA + B-47-07/PA 1º GRUPO
CPF: 184.022.162 / 49

PRORCHAC

ARQUITETURA


PA-05/07

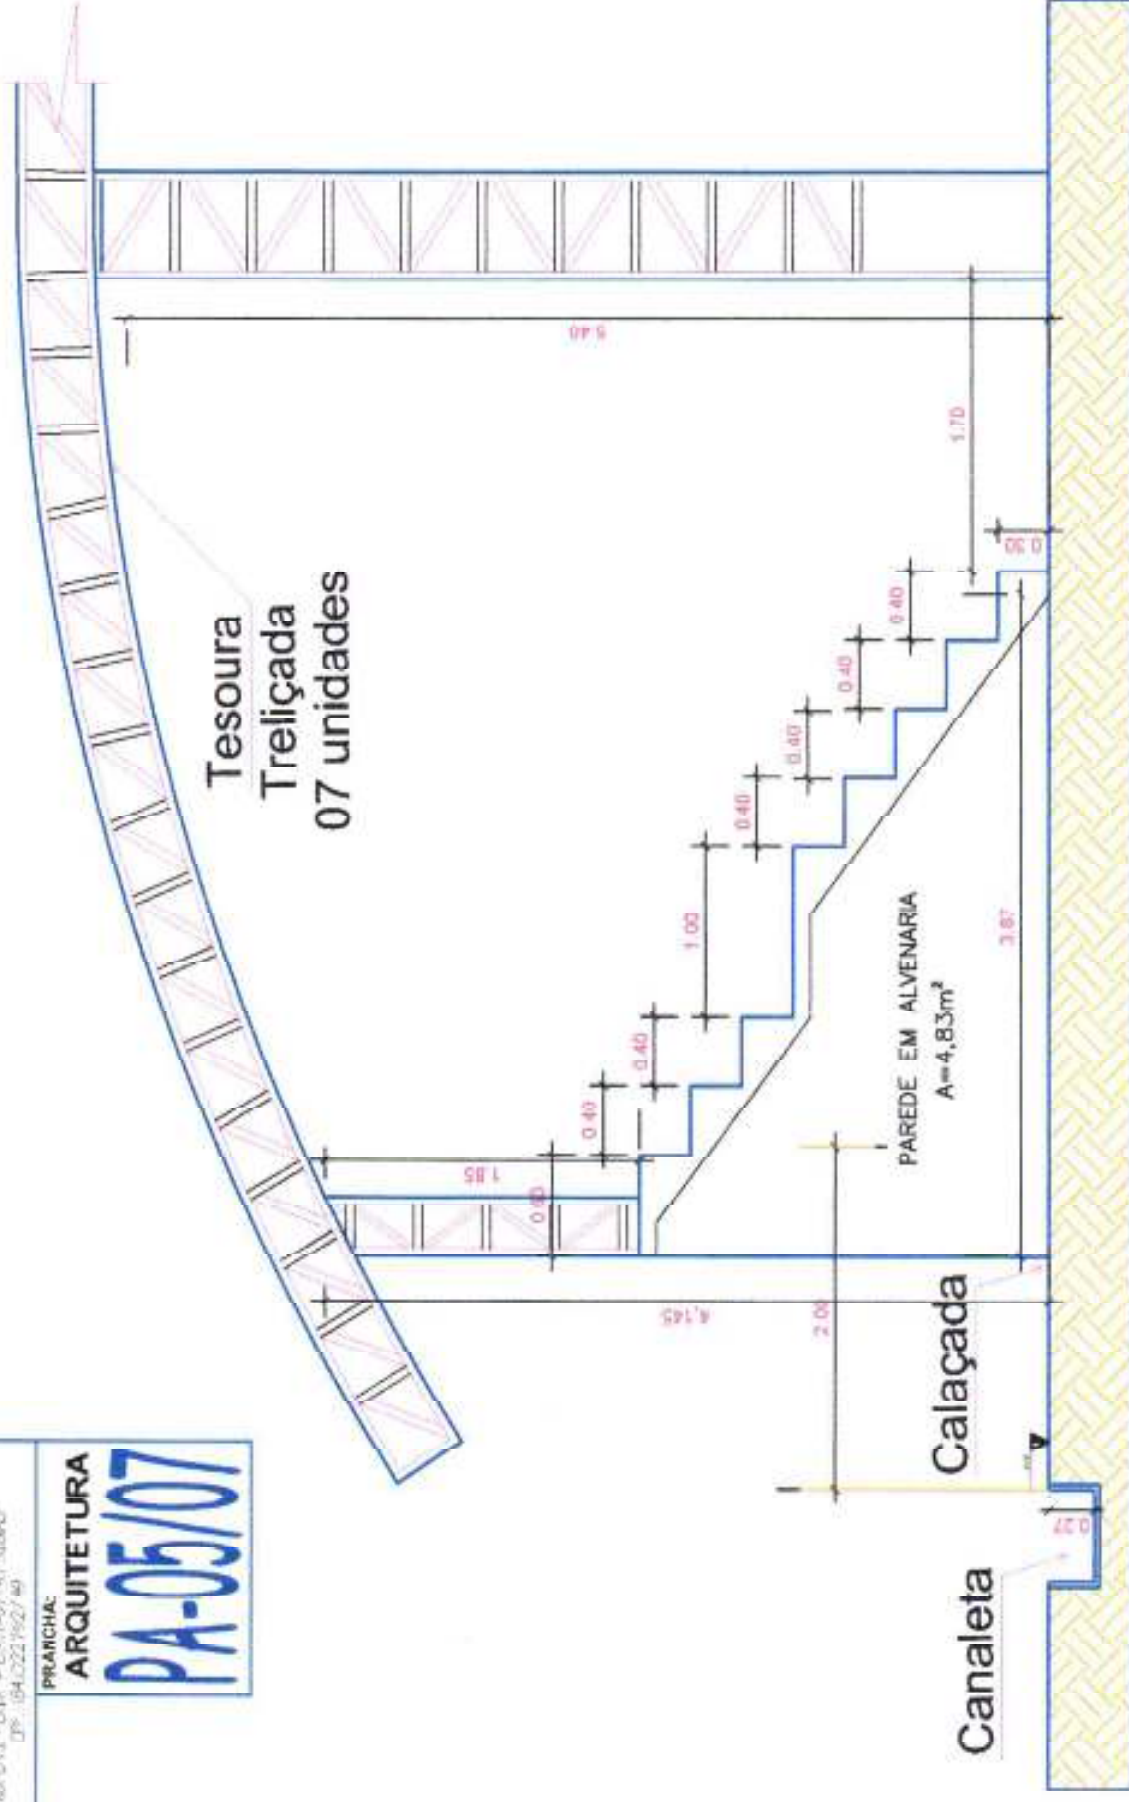

ARQUIBANCADA

SEÇÃO BB'

Escala - 1:50

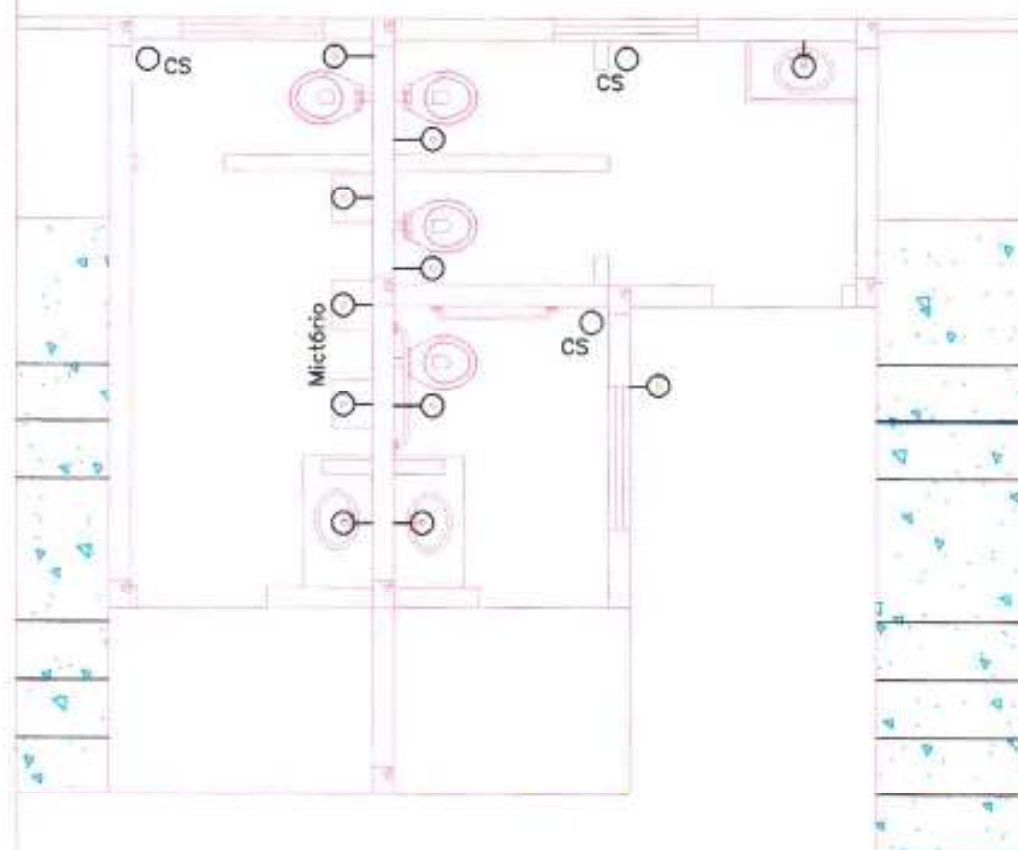

- - PONTO DE ÁGUA FRIA
- - CAIXAN SIFONADA


COMPRIMENTO DE VIGAS = 25,25m
 PILARES 15 x 20cm = 8 UNIDADES
 ÁREA DE LAJE $a = 9\text{cm} = 21,38\text{m}^2$

BANHEIROS
PLANTA BAIXA - AGUA FRIA
 Escala - 1:50

AUTOR DO PROJETO:
 EDUARDO WALMAR OLIVEIRA DE LIMA

PROJ. CIVIL - 2004 - 001/01/PA - 1º/01/01
 07 - 159.022.752/49

PRANCHA:
HIDRÁULICA
PH-01/01

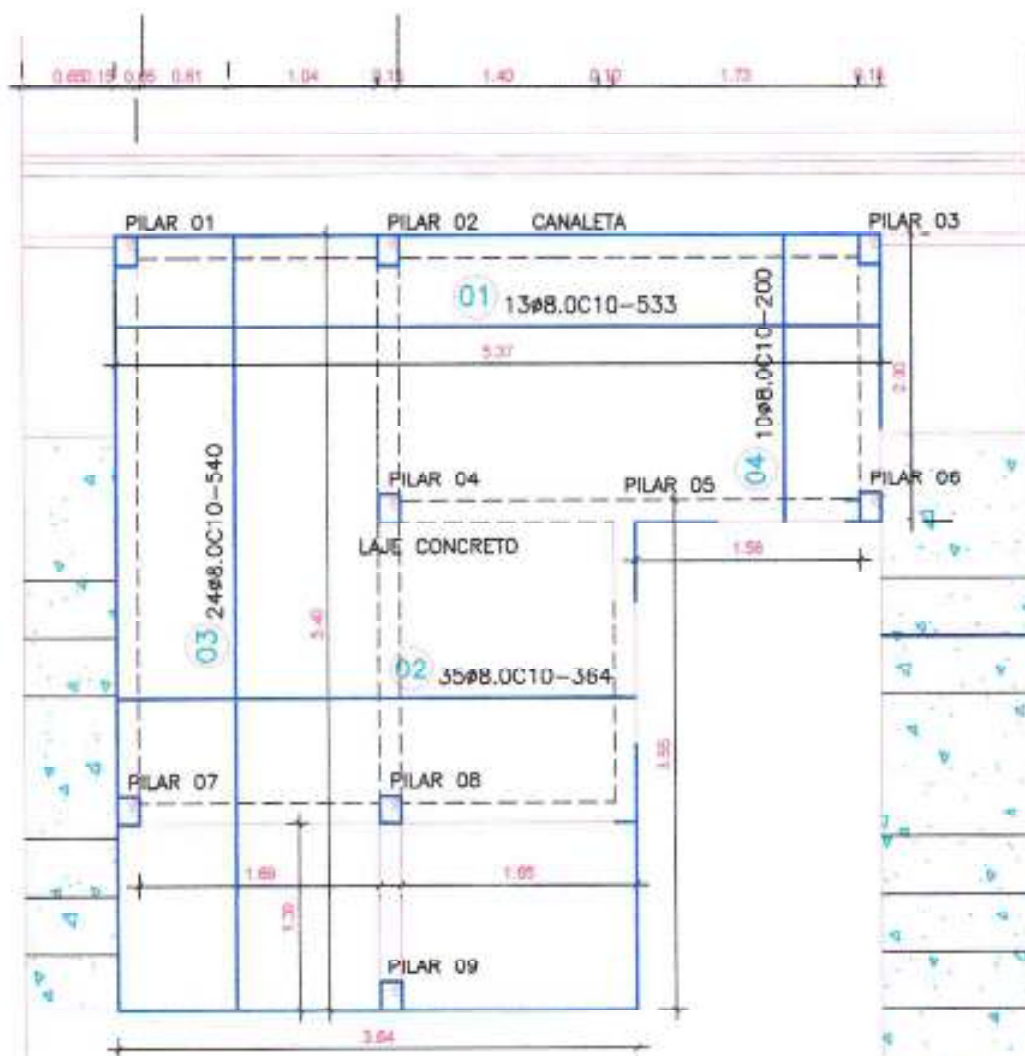


COMPRIMENTO DE VIGAS = 25,25m
 PILARES 15 x 20cm = 8 UNIDADES
 ÁREA DE LAJE $e = 9\text{cm} = 21,38\text{m}^2$

BANHEIROS
PLANTA BAIXA
 Escala - 1:50

AUTOR DO PROJETO:
 RAIMUNDO WALDIR OLIVEIRA DE LIMA

ENG. CIVIL - CREA - 24.415 - 07/94 P. REGISTRO
 CPF: 1.854.022.114/2-77

PRANCHA:
ESTRUTURA
PE-03/03

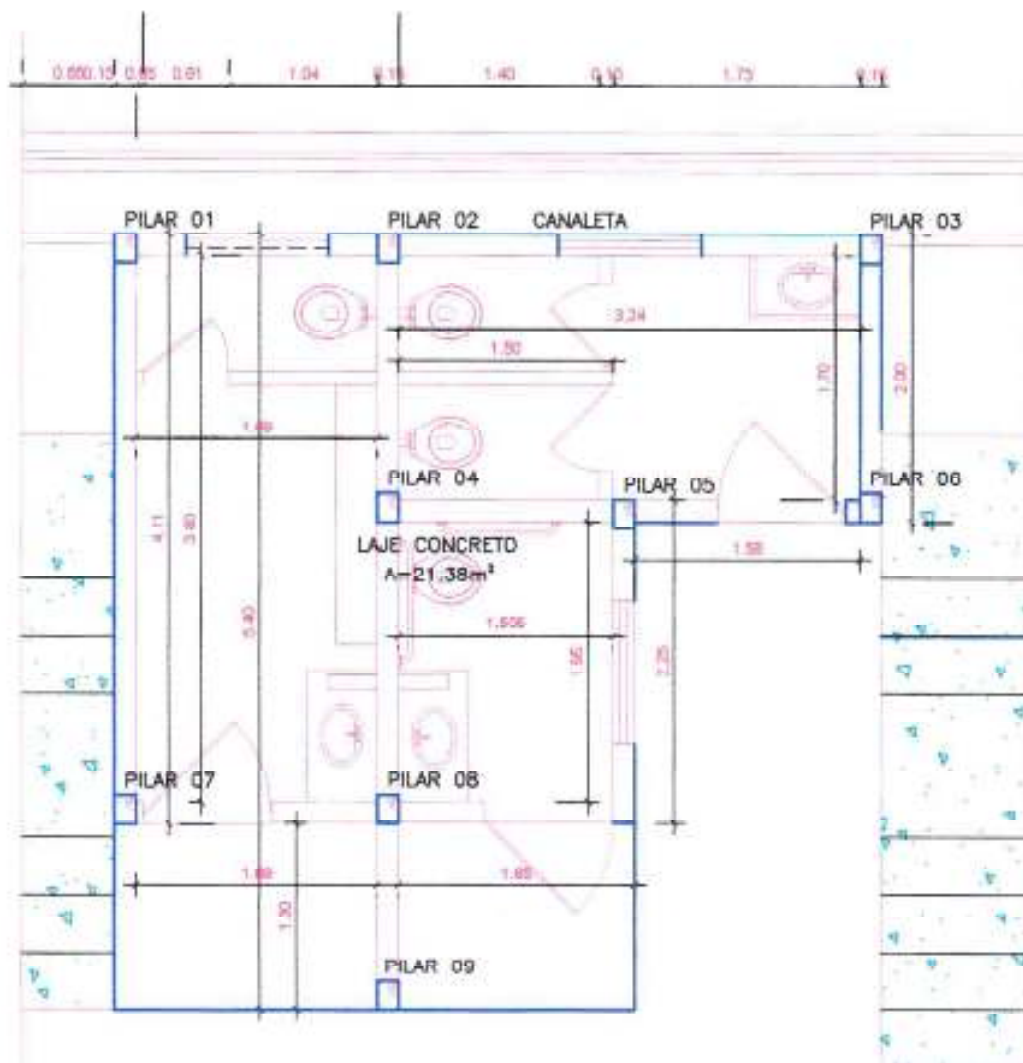


COMPRIMENTO DE VIGAS = 25,25m
 PILARES 15 x 20cm = 8 UNIDADES
 ÁREA DE LAJE 8 = 9cm = 21,38m²

BANHEIROS
PLANTA BAIXA
 Escala - 1:50

AUTOR DO PROJETO:
 RAFAELINO WILSON OLIVEIRA DE LIMA

ENG. CIVIL - CREA = 2.411-0/PA P. 15/04/00
 CREA - 04.022.19/00-00

PRANCHA:
ESTRUTURA
PE-01/03

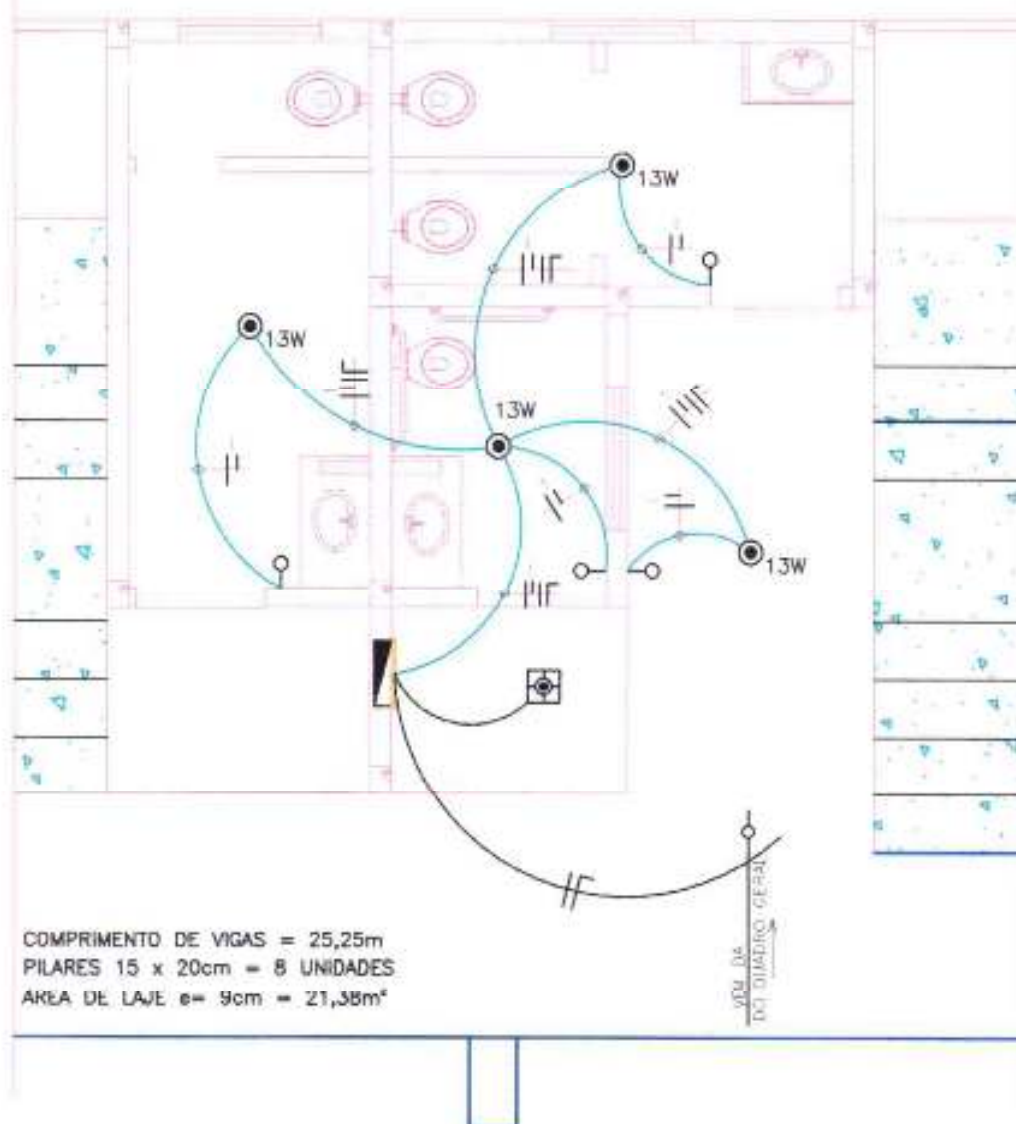

COMPRIMENTO DE VIGAS = 25,25m
 PILARES 15 x 20cm = 8 UNIDADES
 ÁREA DE LAJE e = 9cm = 21,38m²

BANHEIROS **PLANTA BAIXA - LUMINÁRIAS** Escala - 1:50

AUTOR DO PROJETO:
 RAFAELINO WALDIR OLIVEIRA DE LIMA

Eng. OVL - 059 - 8.471-0119 P. 1940
 CR - 04.022.192/40

PRANCHA:
ELÉTRICA
PEL-01/01

