

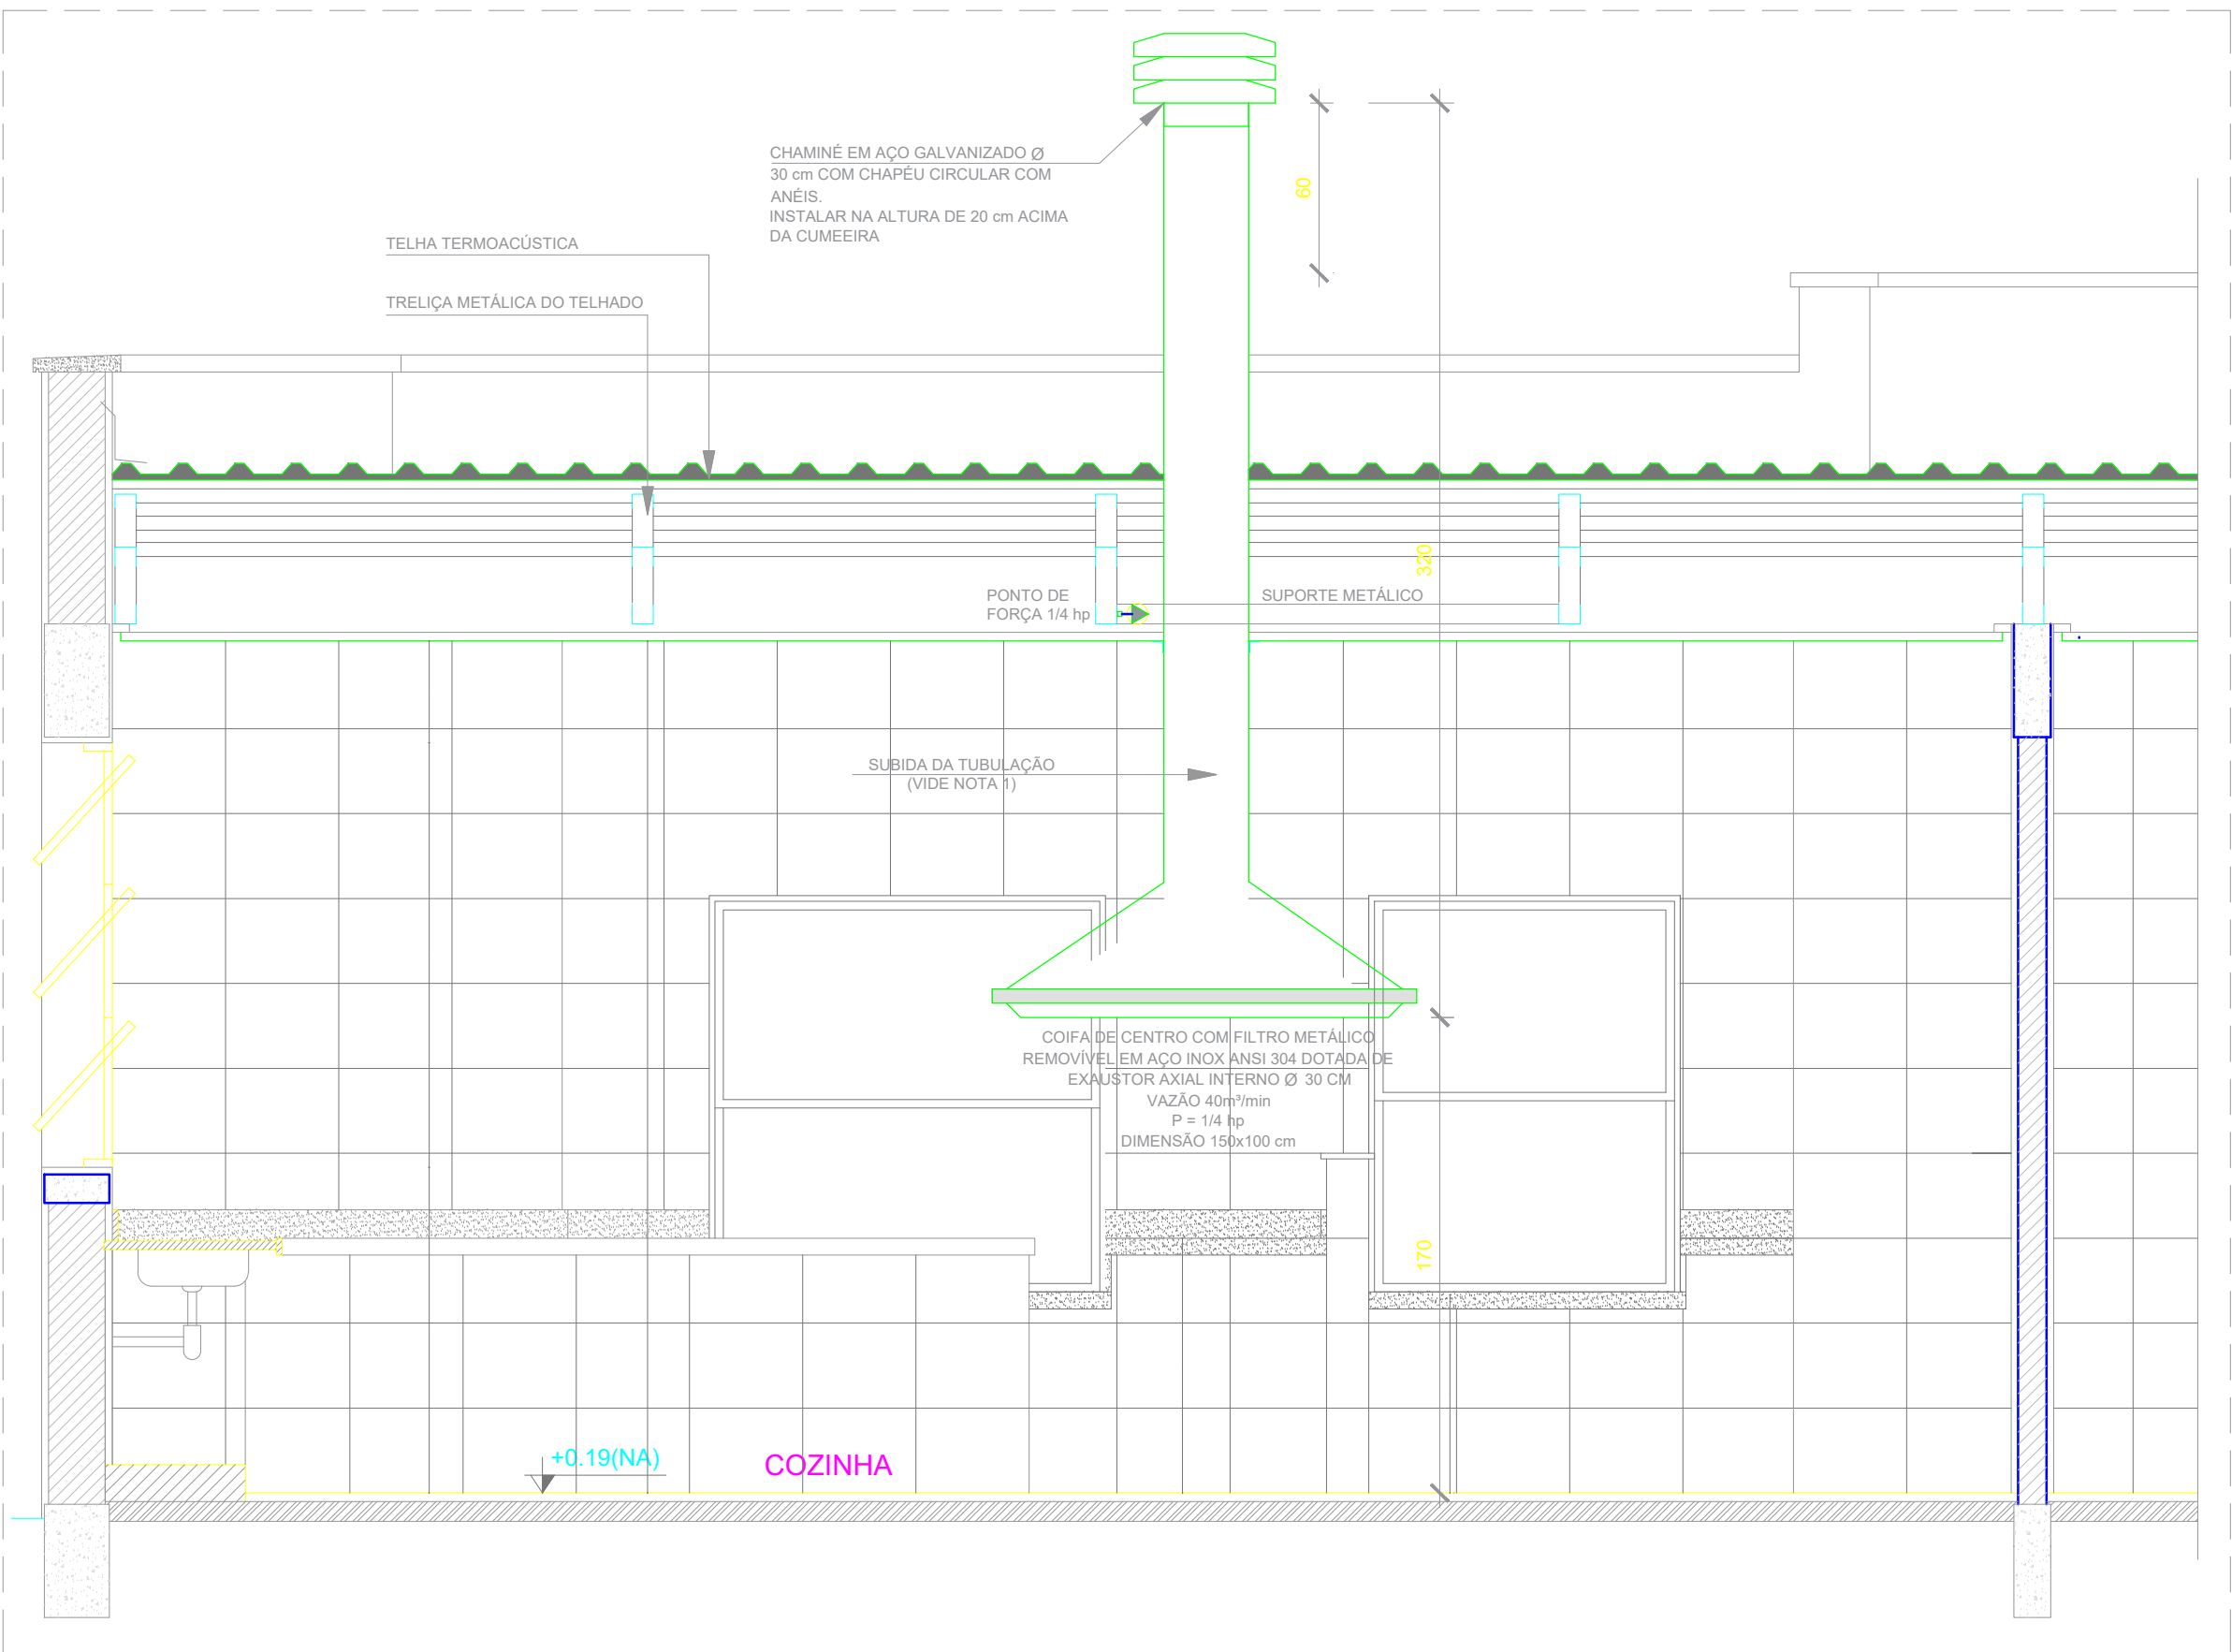


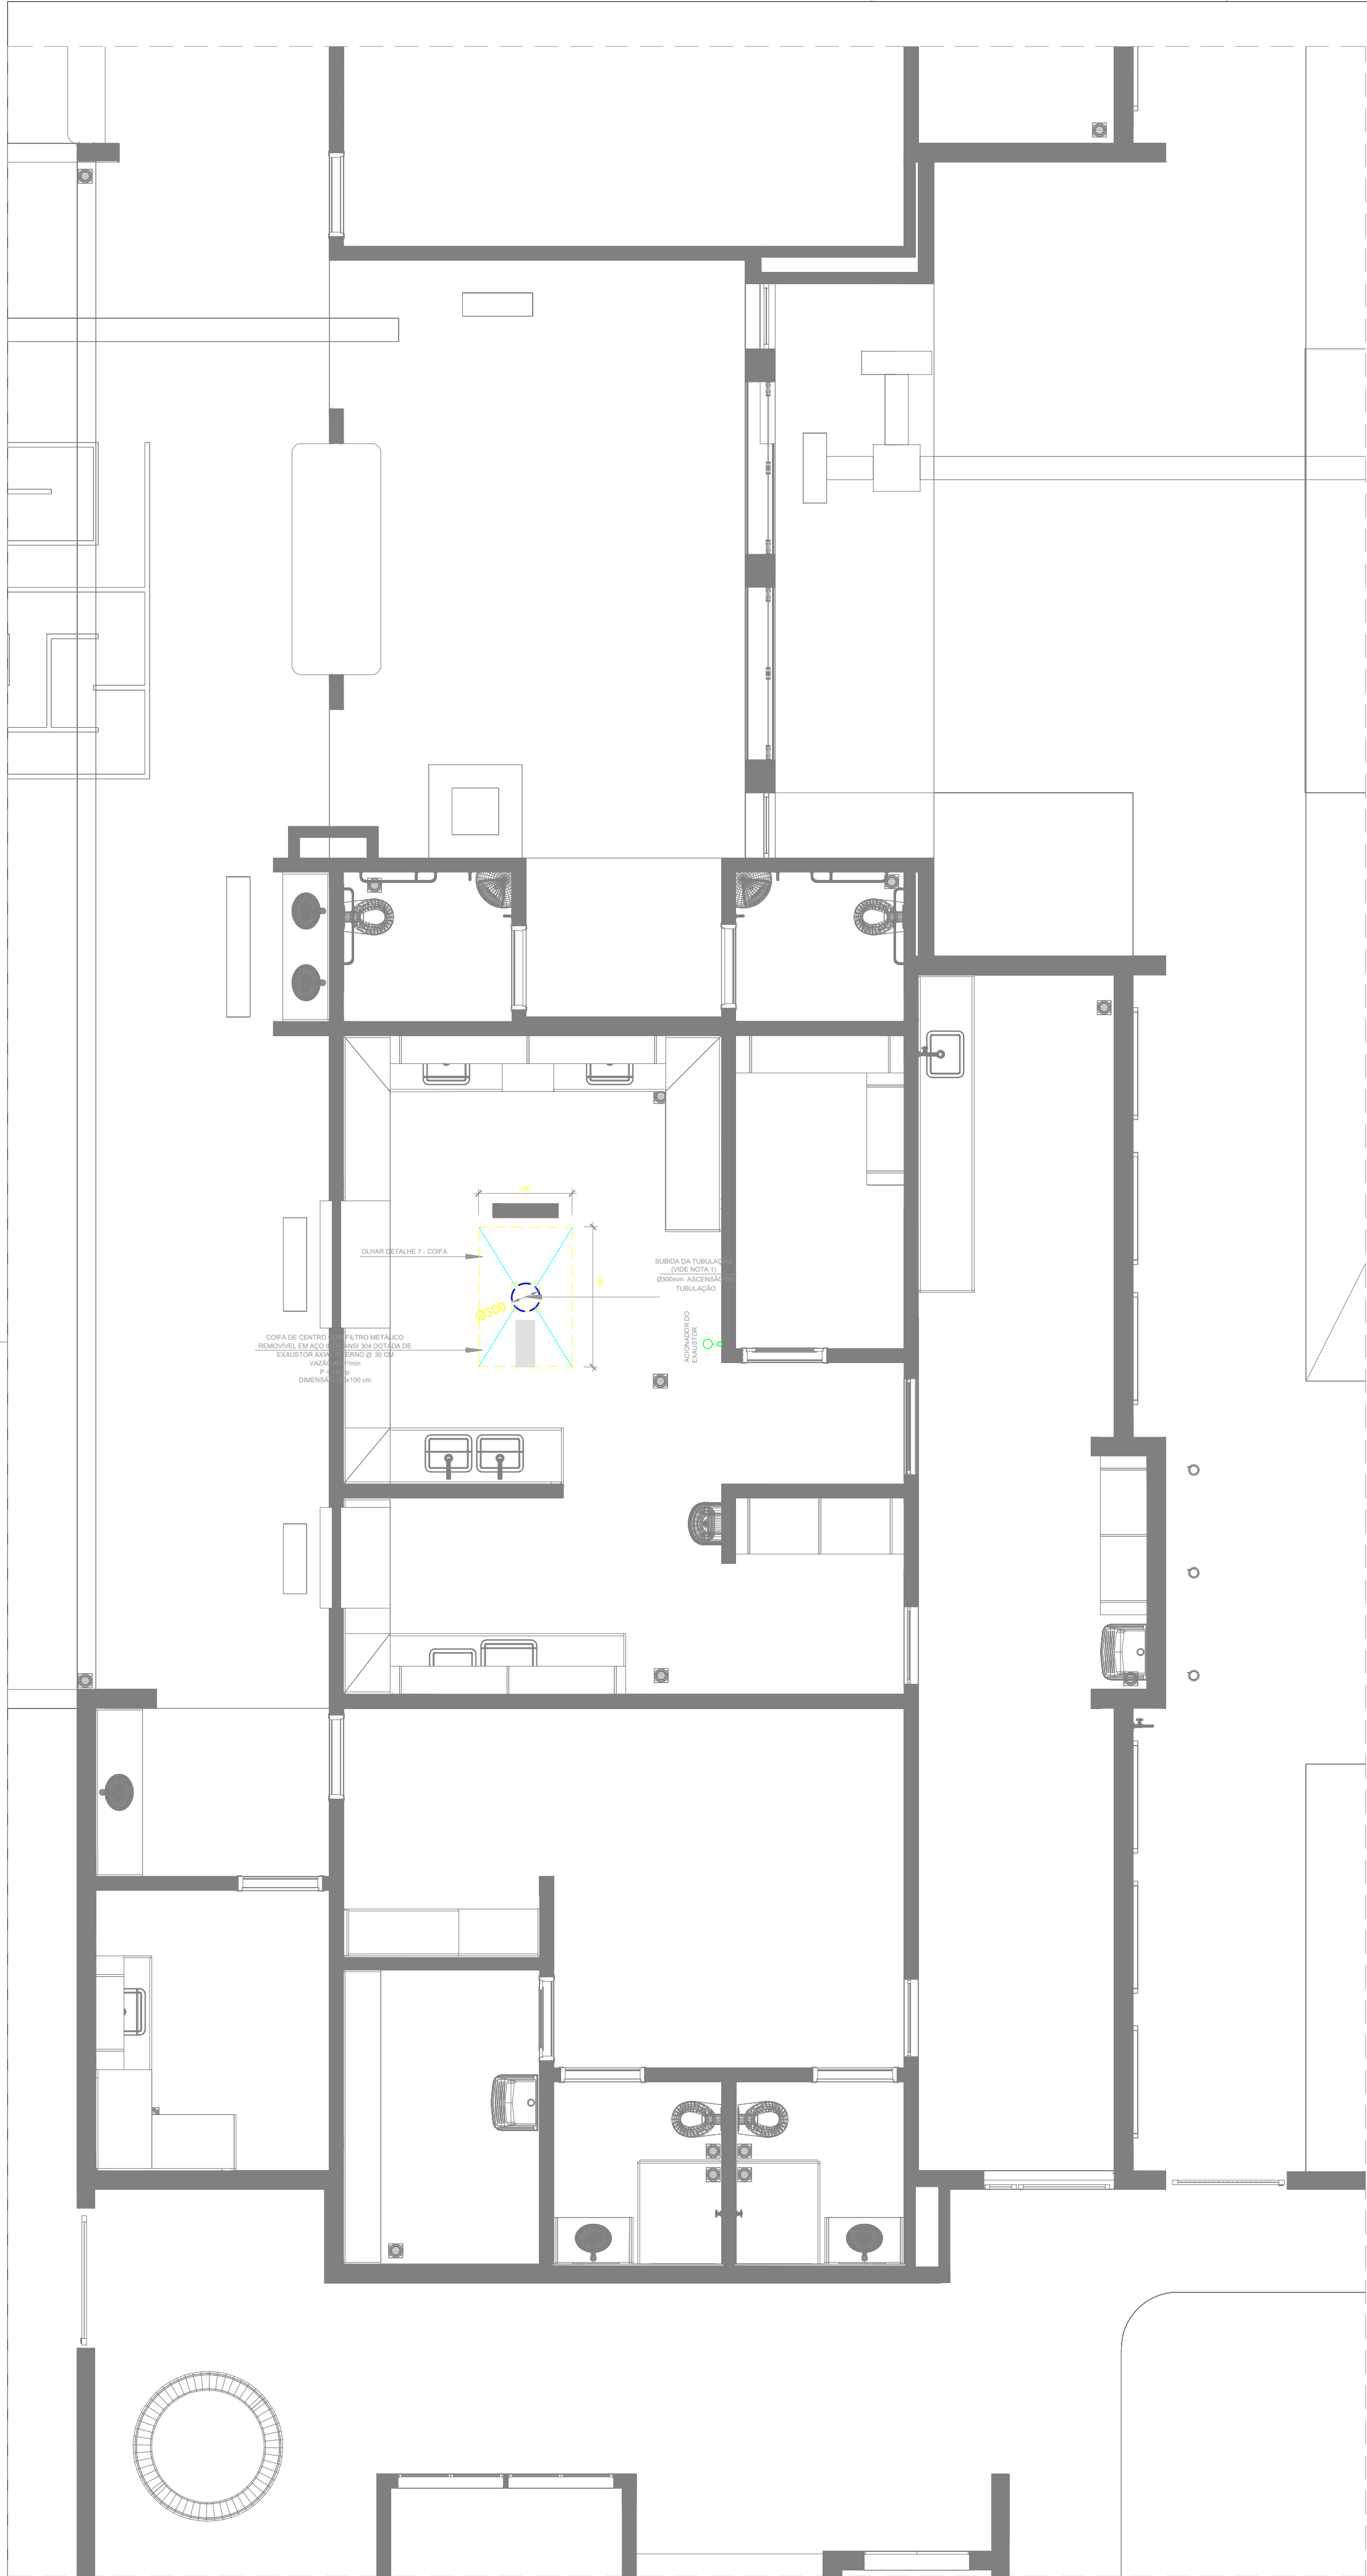


2 DETALHE - TUBULAÇÃO VERTICAL E EQUIPAMENTO
ESCALA 1/25

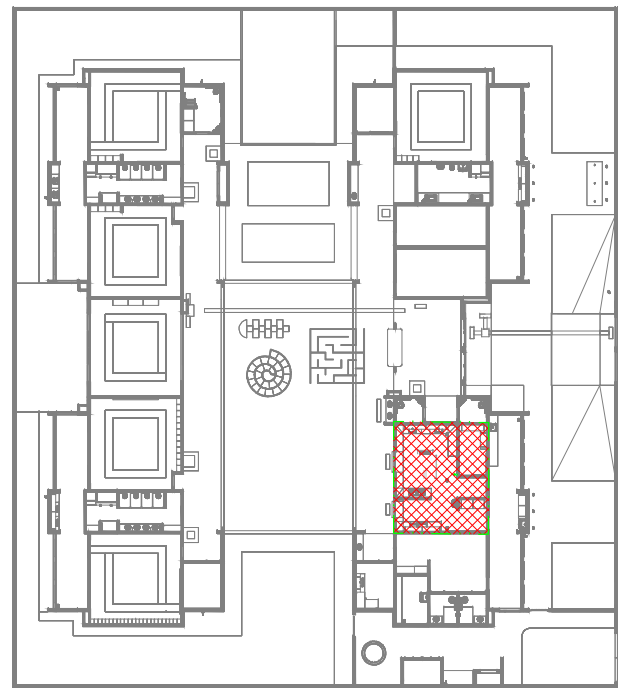

3 CROQUI DE REFEÊNCIA
SEM ESCALA

LEGENDA

- COIFA DE EXAUSTÃO PARA FOGÃO DE 06 BOCAS
- TUBULAÇÃO DE PASSAGEM DO AR DE EXAUSTÃO
- APOIO E ABRAÇADEIRA DE DUTO PARA TUBULAÇÃO VERTICAL DE EXAUSTÃO
- PONTO DE FORÇA PARA O EXAUSTOR
- INTERRUPTOR SIMPLES

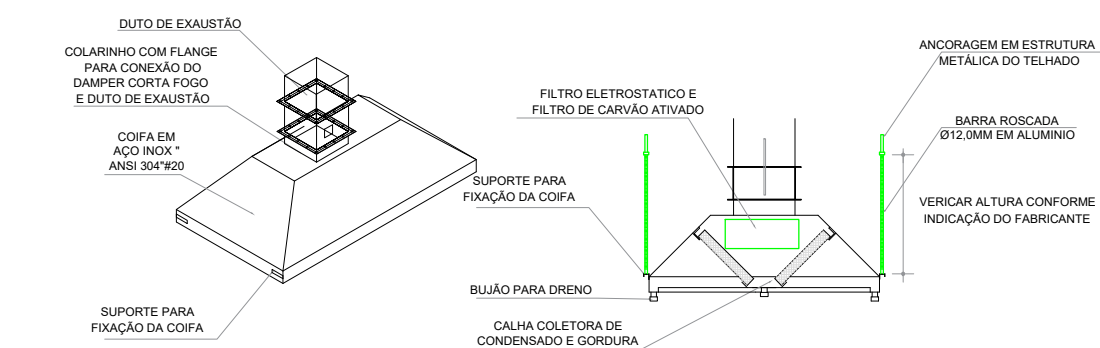

4 DETALHE COIFA
SEM ESCALA

NOTAS TÉCNICAS

- PONTO DE SUBIDA DA TUBULAÇÃO:
 - NESTE PONTO, A TUBULAÇÃO SOBE DA COIFA DIRETAMENTE ATRAVESSANDO O FORRO DE GESSO ATÉ A SAÍDA NO TELHADO;
- EXAUSTORES:
 - COMANDO DE ACIONAMENTO DO EXAUSTOR DA COZINHA SERÁ POR INTERRUPTOR SIMPLES CONFORME PROJETO, NO CASO DOS BANHEIROS O ACIONAMENTO SERÁ INTERLIGADO AO CIRCUITO DE ILUMINAÇÃO (MAIS DETALHES, VIDE PRANCHA DE INSTALAÇÕES ELÉTRICAS);
- SAÍDA AO AMBIENTE EXTERNO:
 - NA SAÍDA PARA O AMBIENTE EXTERNO, A TUBULAÇÃO DEVE ESTAR VOLTADA EXCLUSIVAMENTE PARA A ABERTURA, SEM RESTRIÇÕES OU DESVIOS À SAÍDA DO AR;
- FIXAÇÃO DAS ABRAÇADEIRAS NOS APOIOS:
 - PARA GARANTIR O ENGATE DA REDE DE DUTOS, AS ABRAÇADEIRAS PERFORADAS SERÃO FIXADAS NOS APOIOS (TANTO VERTICAL, COMO HORIZONTAL) POR MEIO DE PHILIPS "FIXES" CABEÇA DE PANELA BITOLA 6 ou 8;
- FIXAÇÃO DOS APOIOS:
 - A FIXAÇÃO DOS APOIOS NA TRELIÇA METÁLICA DEVERÁ SER FEITA POR MEIO DE "ORELHAS" DE AÇO CHATO ESPESURA 3 mm OU EQUIVALENTE, DE PREFERÊNCIA SENDO AS MESMAS CONFECCIONADAS DE CORTES DE 14 mm DE LARGURA EM PERFIL CANTONEIRA;
 - A FIXAÇÃO DA "ORELHA" TRELIÇA METÁLICA, HAVERÁ A UTILIZAÇÃO DE PARAFUSO PHILIPS AUTO ATARRAXANTE CABEÇA DE PANELA, BITOLA 6 ou 8;
- EXECUTAR ESTE PROJETO JUNTAMENTE COM O PROJETO DE ESTRUTURA METÁLICA, DE INSTALAÇÕES ELÉTRICAS E DAS AMPLIAÇÕES DAS ÁREAS;

REFERÊNCIAS

- MEMORIAL DESCRITIVO E ESPECIFICAÇÕES TÉCNICAS;
- PLANILHA DE QUANTITATIVOS.

03	JANEIRO/2025	Revisão geral da disciplina conforme a atualização da arquitetura. Foram acrescentados equipamentos e tubulações para exaustão da cozinha. Atendimento a NBR 14518/2019
02	JANEIRO/ 2017	Atendimento à NBR 9050/2015. Alteração: quadro de áreas, fechamento frontal, sanitários 1 e 2, altura da platibanda, mobiliário e equipamento, altura da cerâmica nos sanitários, cor dos portões dos solares e altura da porta PA4; Acréscimo: gradil e quadro de cargas no castelo d'água, de duchas higienicas e escaninhos pré-escola.
01	AGOSTO/ 2016	Alteração paredes - shaft para tubulação hidráulica e detalhamento; alteração da altura da platibanda
Nº	DATA	DESCRIÇÃO

CONTROLE DE REVISÕES

PROJETO PADRÃO - FNDE	
PROPRIETÁRIO: PREFEITURA MUNICIPAL DE PIMENTA BUENO	
ENDEREÇO: RUA CEDRO- ÁREA INSTITUCIONAL- LOTEAMENTO VILA CAIRU, PIMENTA BUENO-RO, LOTE 01, QUADRA 3, SETOR 15	
MUNICÍPIO - UF: PIMENTA BUENO-RO	
PREFEITURA MUNICIPAL DE PIMENTA BUENO PROPRIETÁRIO: VAGNER GONÇALVES WOJCIKOSKI CAU-A650285 RESP. TÉCNICO: CAU / CREA	
VAGNER GONÇALVES WOJCIKOSKI CAU-A650285 AUTOR DO PROJETO: CAU / CREA	
APROVAÇÕES	CAU / CREA
OBSERVAÇÕES:	
CRECHE PRÉ-ESCOLA TIPO 2 PROJETO DE EXAUSTÃO MECÂNICA	
COORDENAÇÃO CGEST - Coordenação Geral de Infraestrutura Educacional	PROJETO DE SISTEMA DE EXAUSTÃO PLANTA BAIXA, CORTES E DETALHES COZINHA
REVISÃO R.00 R.03 R.01 R.02	ESCALA 1:25 DATA EMISSÃO MARÇO/2026
FRMATO (A1 594x841)	FRANCHA MEX 01/01



ID: 1972098 e CRC: 171151BE



Município de Pimenta Bueno

04.092.680/0001-71

Av. Castelo Branco

www.pimentabueno.ro.gov.br

FICHA CADASTRAL DO DOCUMENTO ELETRÔNICO

Tipo do Documento	Identificação/Número	Data
Projeto	EXAUSTÃO	20/03/2026
ID: 1972098		Processo
CRC: 171151BE		Documento
Processo: 1-2611/2025		
Usuário: LIDIA RIBEIRO RODRIGUES		
Criação: 20/03/2026 09:14:44	Finalização: 20/03/2026 11:17:27	
MD5: 40122DB76675BC9BAC070BFADA245C74		
SHA256: C774BBA0E2973CF39282E046449840D41115B99CD45181A23690016C17F24BA8		

Súmula/Objeto:

EXAUSTÃO

INTERESSADOS

PREFEITURA DO MUNICÍPIO DE PIMENTA BUENO	Pimenta Bueno	RO	20/03/2026 09:14:44
--	---------------	----	---------------------

ASSUNTOS

PROPOSTA DE CONVÊNIO	20/03/2026 09:14:44
----------------------	---------------------

A autenticidade deste documento pode ser conferida através do QRCode acima ou ainda através do site transparencia.pimentabueno.ro.gov.br informando o ID 1972098 e o CRC 171151BE.