

LEGENDA:


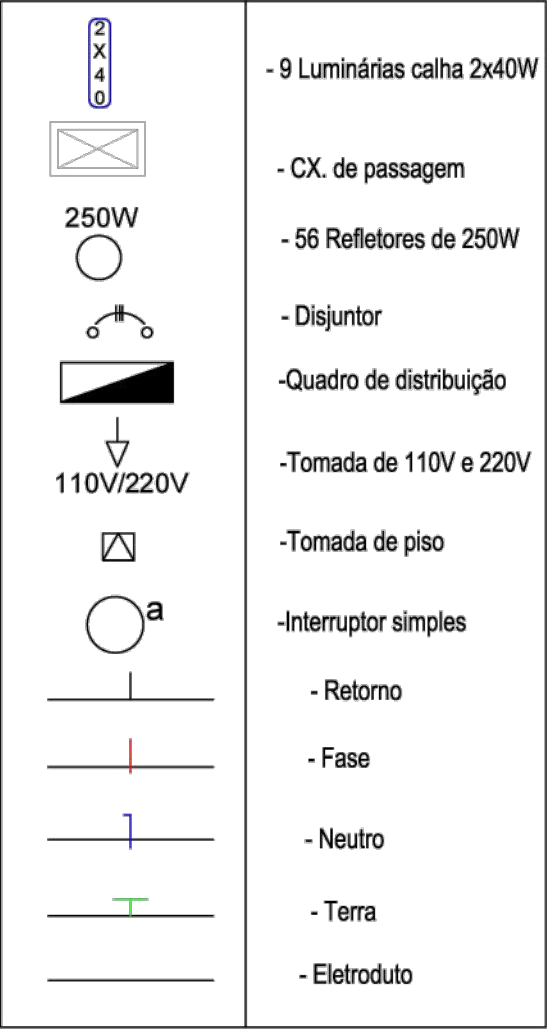


DIAGRAMA UNIFILAR

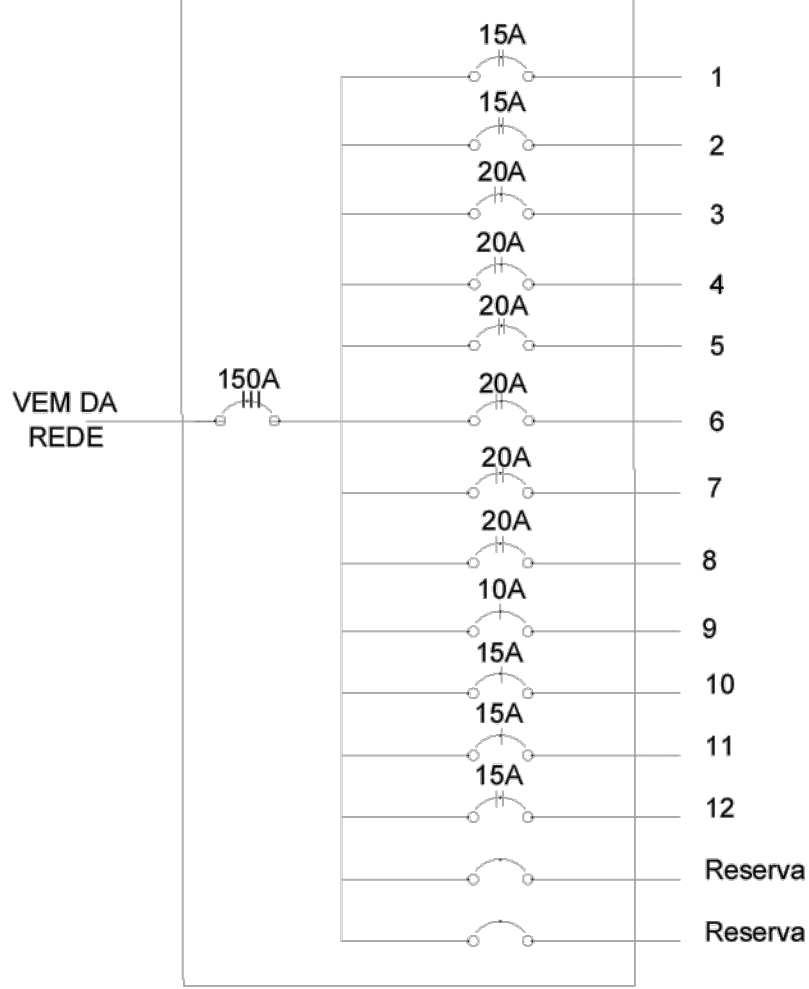

Quadro Geral de Distribuição de Carga

Circ.	Descrição	Iluminação			Tomadas			Pot. (W)	Pot. (V.A)	Fator Pot.	Prot. A	Cond. F mm2	Cond. T mm2	Fases
		2x40W	250W	300W	100W	300W								
1	Refletor de 250W		6					1500	1666	0.9	15A	4.0	4.0	AB
2	Refletor de 250W		4					1000	1111	0.9	15A	4.0	4.0	BC
3	Refletor de 250W		8					2000	2222	0.9	20A	4.0	4.0	AC
4	Refletor de 250W		8					2000	2222	0.9	20A	4.0	4.0	AB
5	Refletor de 250W		7					1750	1944	0.9	20A	4.0	4.0	BC
6	Refletor de 250W		8					2000	2222	0.9	20A	4.0	4.0	AC
7	Refletor de 250W		7					1750	1944	0.9	20A	4.0	4.0	AB
8	Refletor de 250W		8					2000	2222	0.9	20A	4.0	4.0	BC
9	Luminárias 2x40W	9						720	800	0.9	10A	2.5	2.5	AC
10	Tug			2	3			1100	1222	0.9	15A	2.5	2.5	AB
11	Tug			4				400	444	0.9	15A	2.5	2.5	BC
12	Tug				2			600	666	0.9	15A	2.5	2.5	AC
13	Reserva													
14	Reserva													
TOTAL								16820	18688		150A	16.0	16.0	ABC

INSTALAÇÃO ELÉTRICA
ESCALA: 1/75

	ANO	TIPO	FOLHA	MODIFICAÇÕES
	2026	INST	31/39	
CONVENIENTE: PREFEITURA MUNICIPAL DE EIRUNEPÉ - AM		LOCAL: RUA ARAÚJO LIMA, S/N, CENTRO, EIRUNEPÉ/AM		C
OBRA: REFORMA E AMPLIAÇÃO DO CENTRO ESPORTIVO, NO MUNICÍPIO DE EIRUNEPÉ/AM.		ÁREA TOTAL: 2.688,70 M2		
AUTOR: JAYLSON GUELFY DE OLIVEIRA CAVALCANTE		CAD: -		G
PREFEITO MUNICIPAL:		DATA: 02/2026		
VISTO:		DIM: METRO		H
ÁUREA MARIA ESTER ALVES MARQUES		ESCALA: INDICADA		