


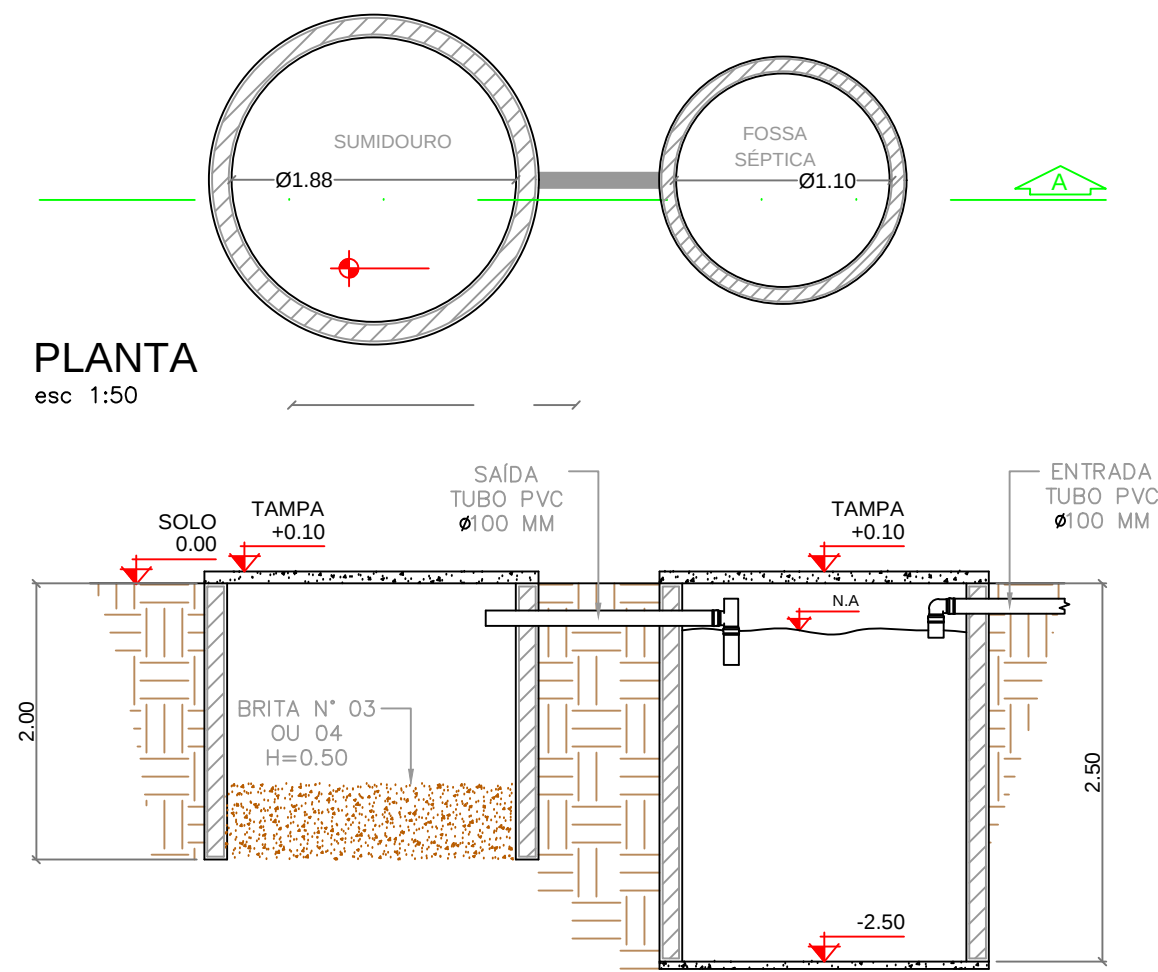


PLANTA
esc 1:50


CORTE A-A
esc 1:50

Legenda	
	Caixa Sifonada
	Caixas Inspeção Esgoto Sifonada
	Ralo seco dos Chuveiros

Lista de Materiais	
Caixas de Passagem	
Caixa de inspeção de esgoto em alvenaria CES- 60x60 cm	2 pç
PVC Acessórios	
Ralo sifonado alt. reg. saída 40 100 mm - 40 mm	3 pç
Sifão de copo p/ pia e lavatório 1" - 1.1/2"	4 pç
Válvula p/ lavatório e tanque 1"	4 pç
PVC Esgoto	
Curva 45 curta 100 mm	4 pç
Curva 90 curta 40 mm	16 pç
Joelho 45 40 mm	6 pç
Joelho 90 100 mm	4 pç
Junção simples 100 mm - 50 mm	4 pç
100 mm - 100 mm 40 mm - 50 mm	4 pç
2 pç	
Tubo rígido PVC 100 mm - 4" 40 mm 50 mm	22.0 m 21.0 m 6.0 m
PVC Esgoto	
Curva 90 curta 50 mm	2 pç
Tubo rígido PVC 50 mm	9.0 m

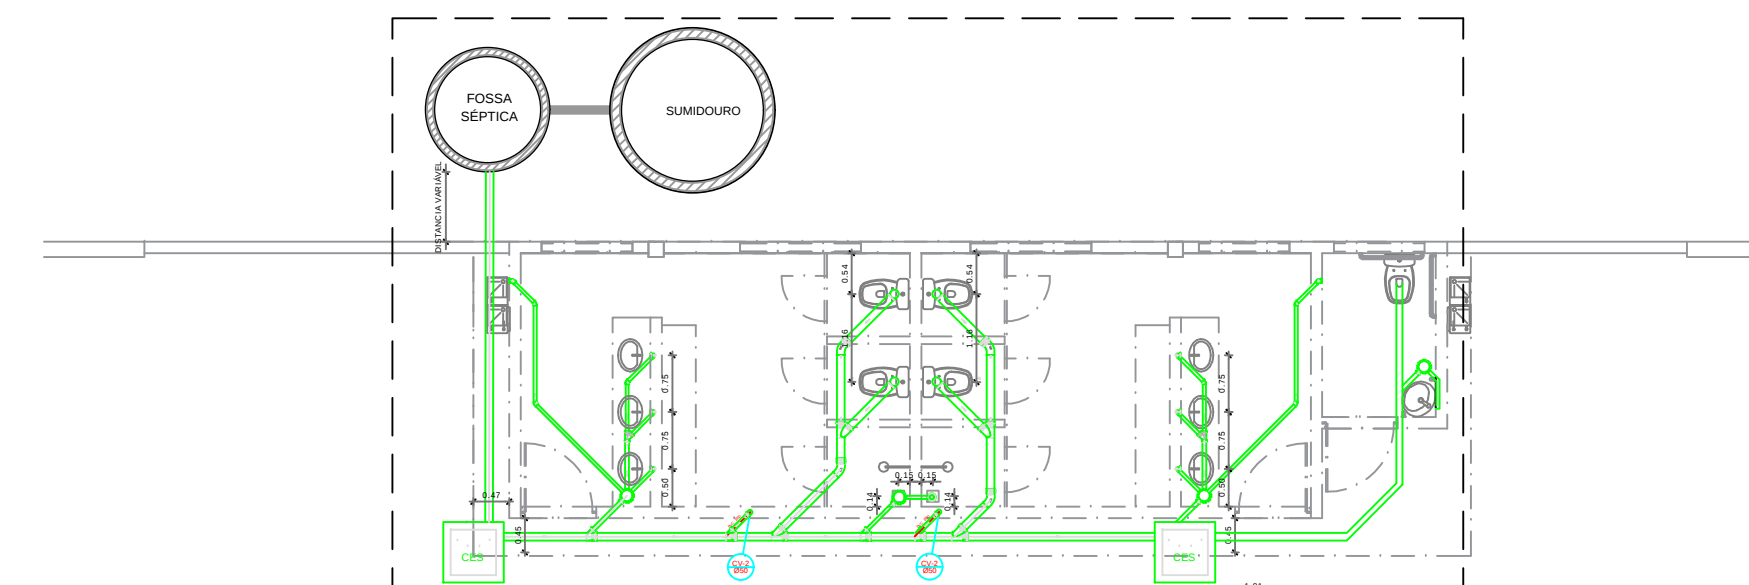

LOCALIZAÇÃO
escala 1:100

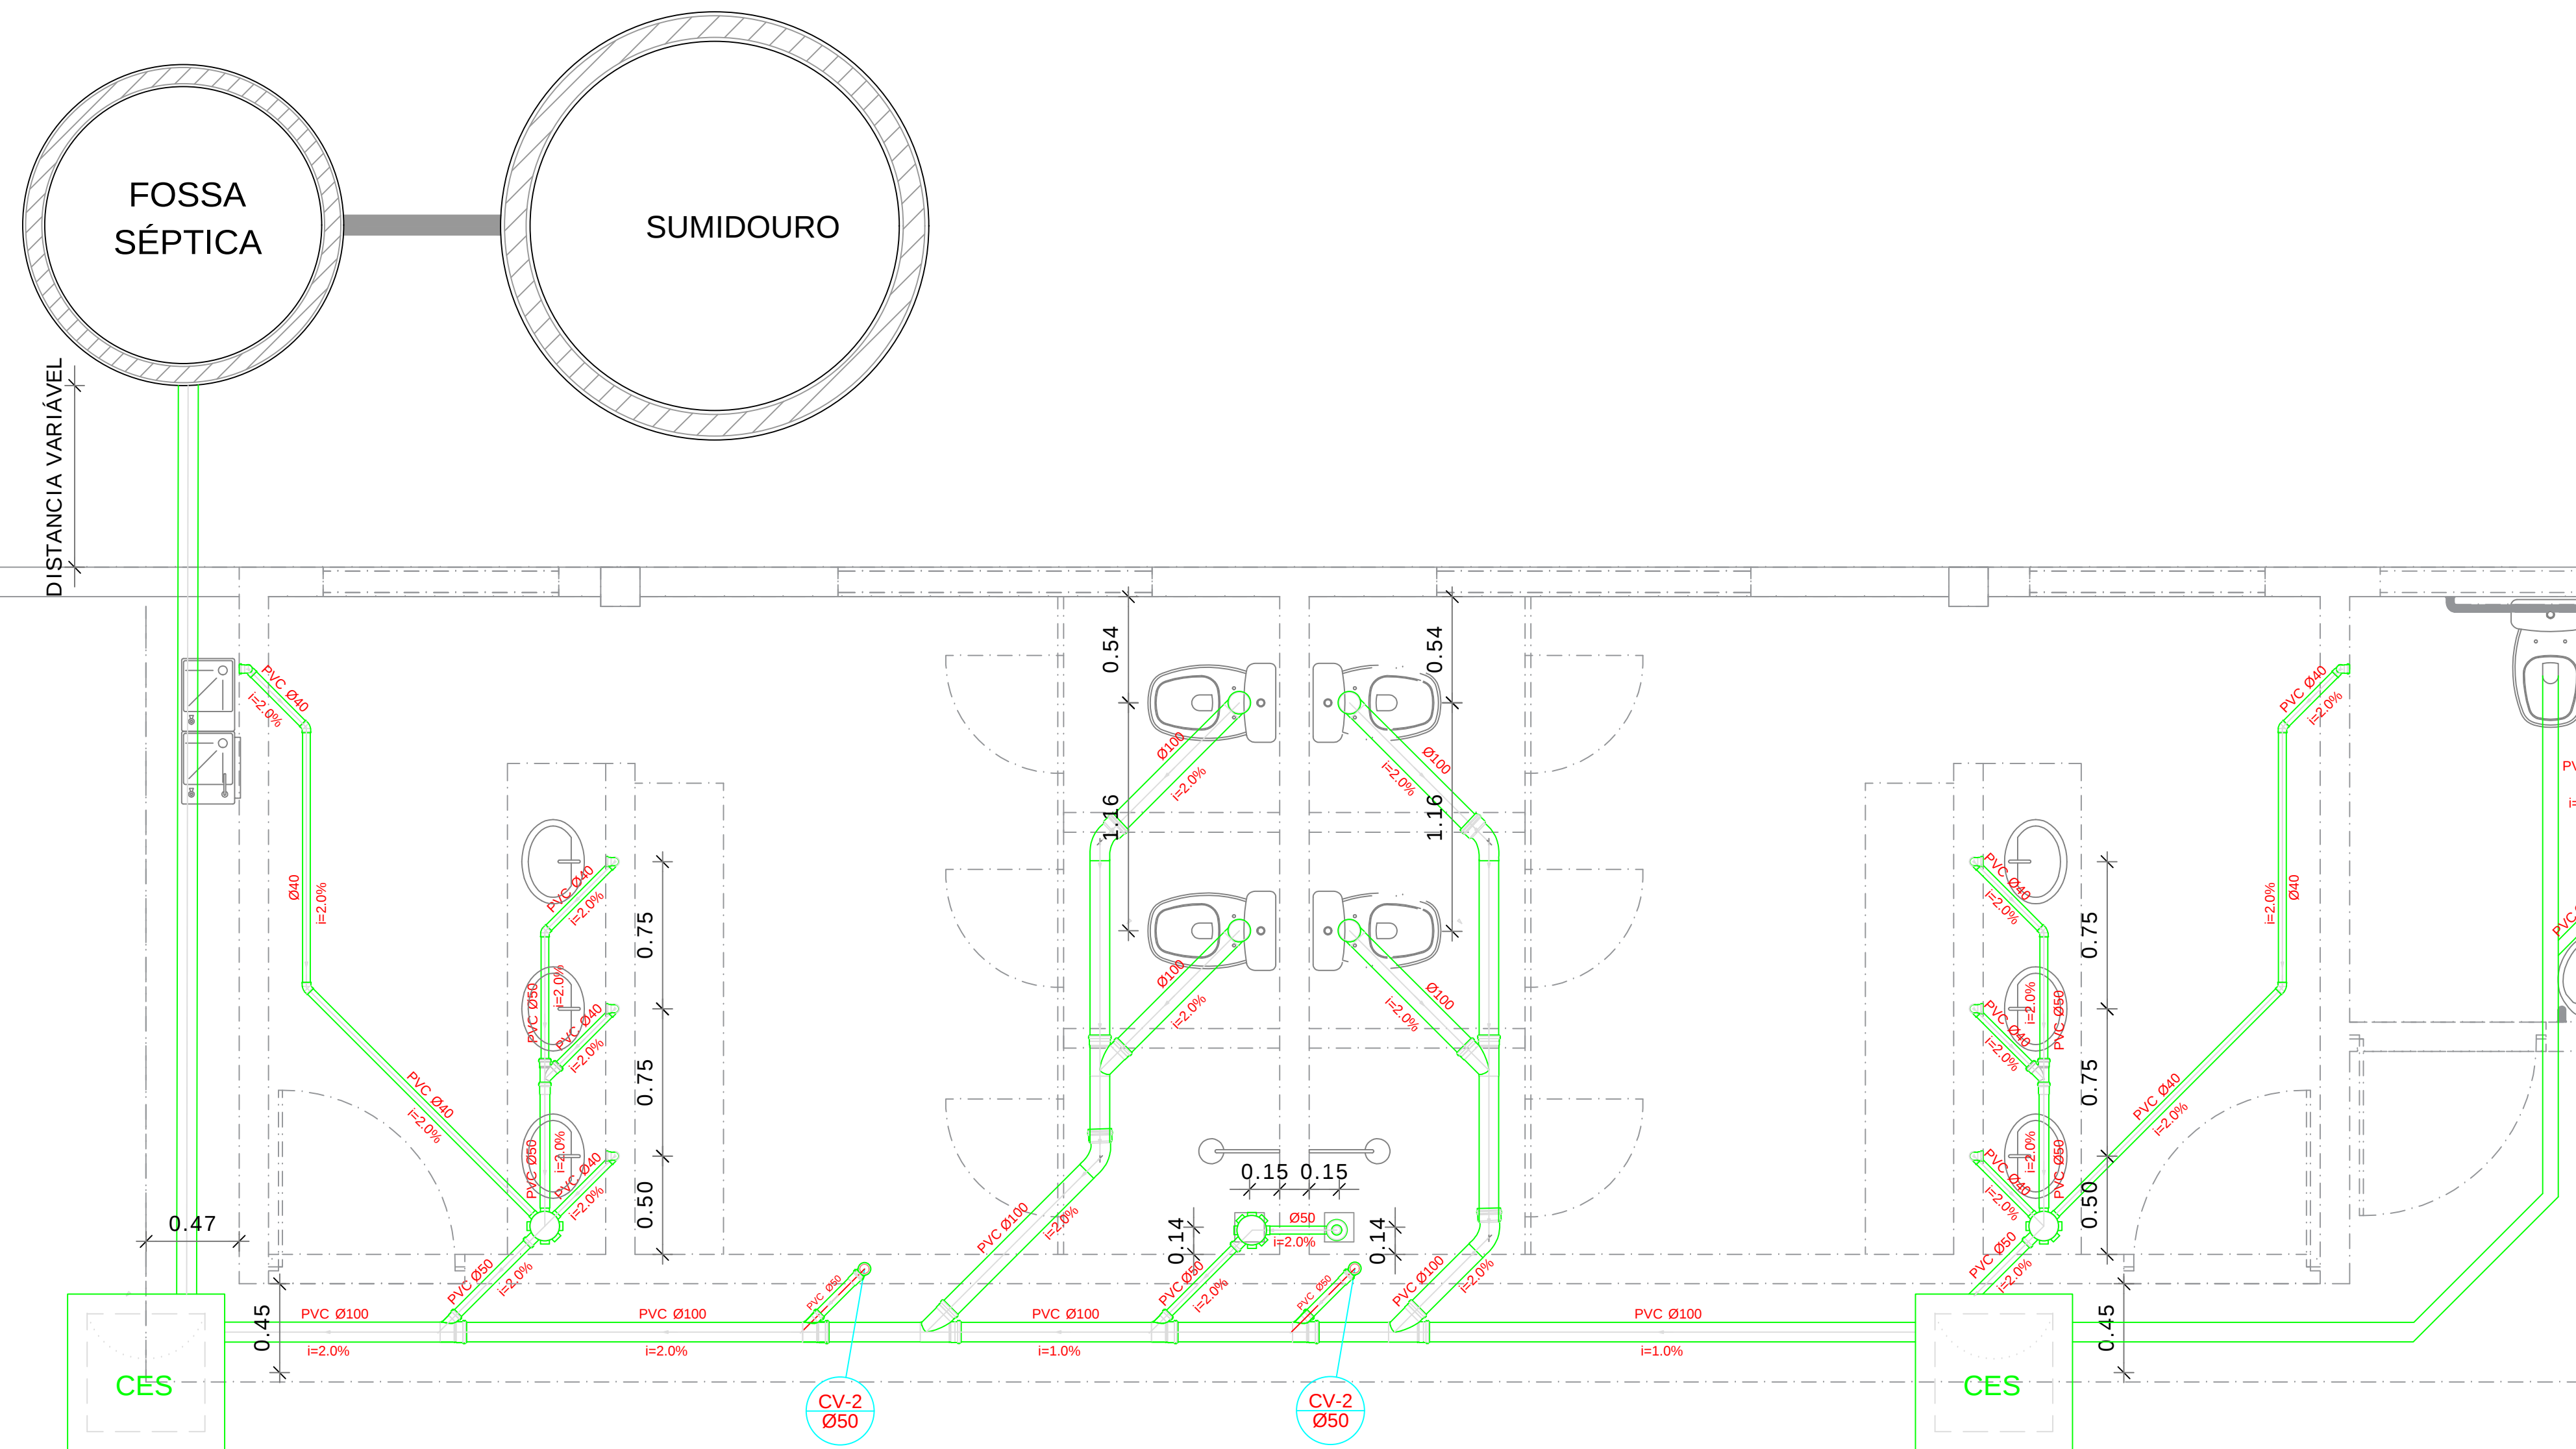

1.81

	ANO	TIPO	FOLHA	MODIFICAÇÕES
	2024	ENGENHARIA	2/2	A
	LOCAL		COMUNIDADE BARRO ALTO	B
	DBRA		ÁREAS	C
	CONSTRUÇÃO DE QUADRA COBERTA COM VESTIÁRIO PLANTA BAIXA			D
	AUTOR		DATA	E
VISTO	PREFEITO MUNICIPAL	CAD	DATA	F
	LUCIO FLAVIO DO ROSÁRIO	CREA	DATA	G
AUTOR	METRO		ESCALA	H
	INDICADA			I