


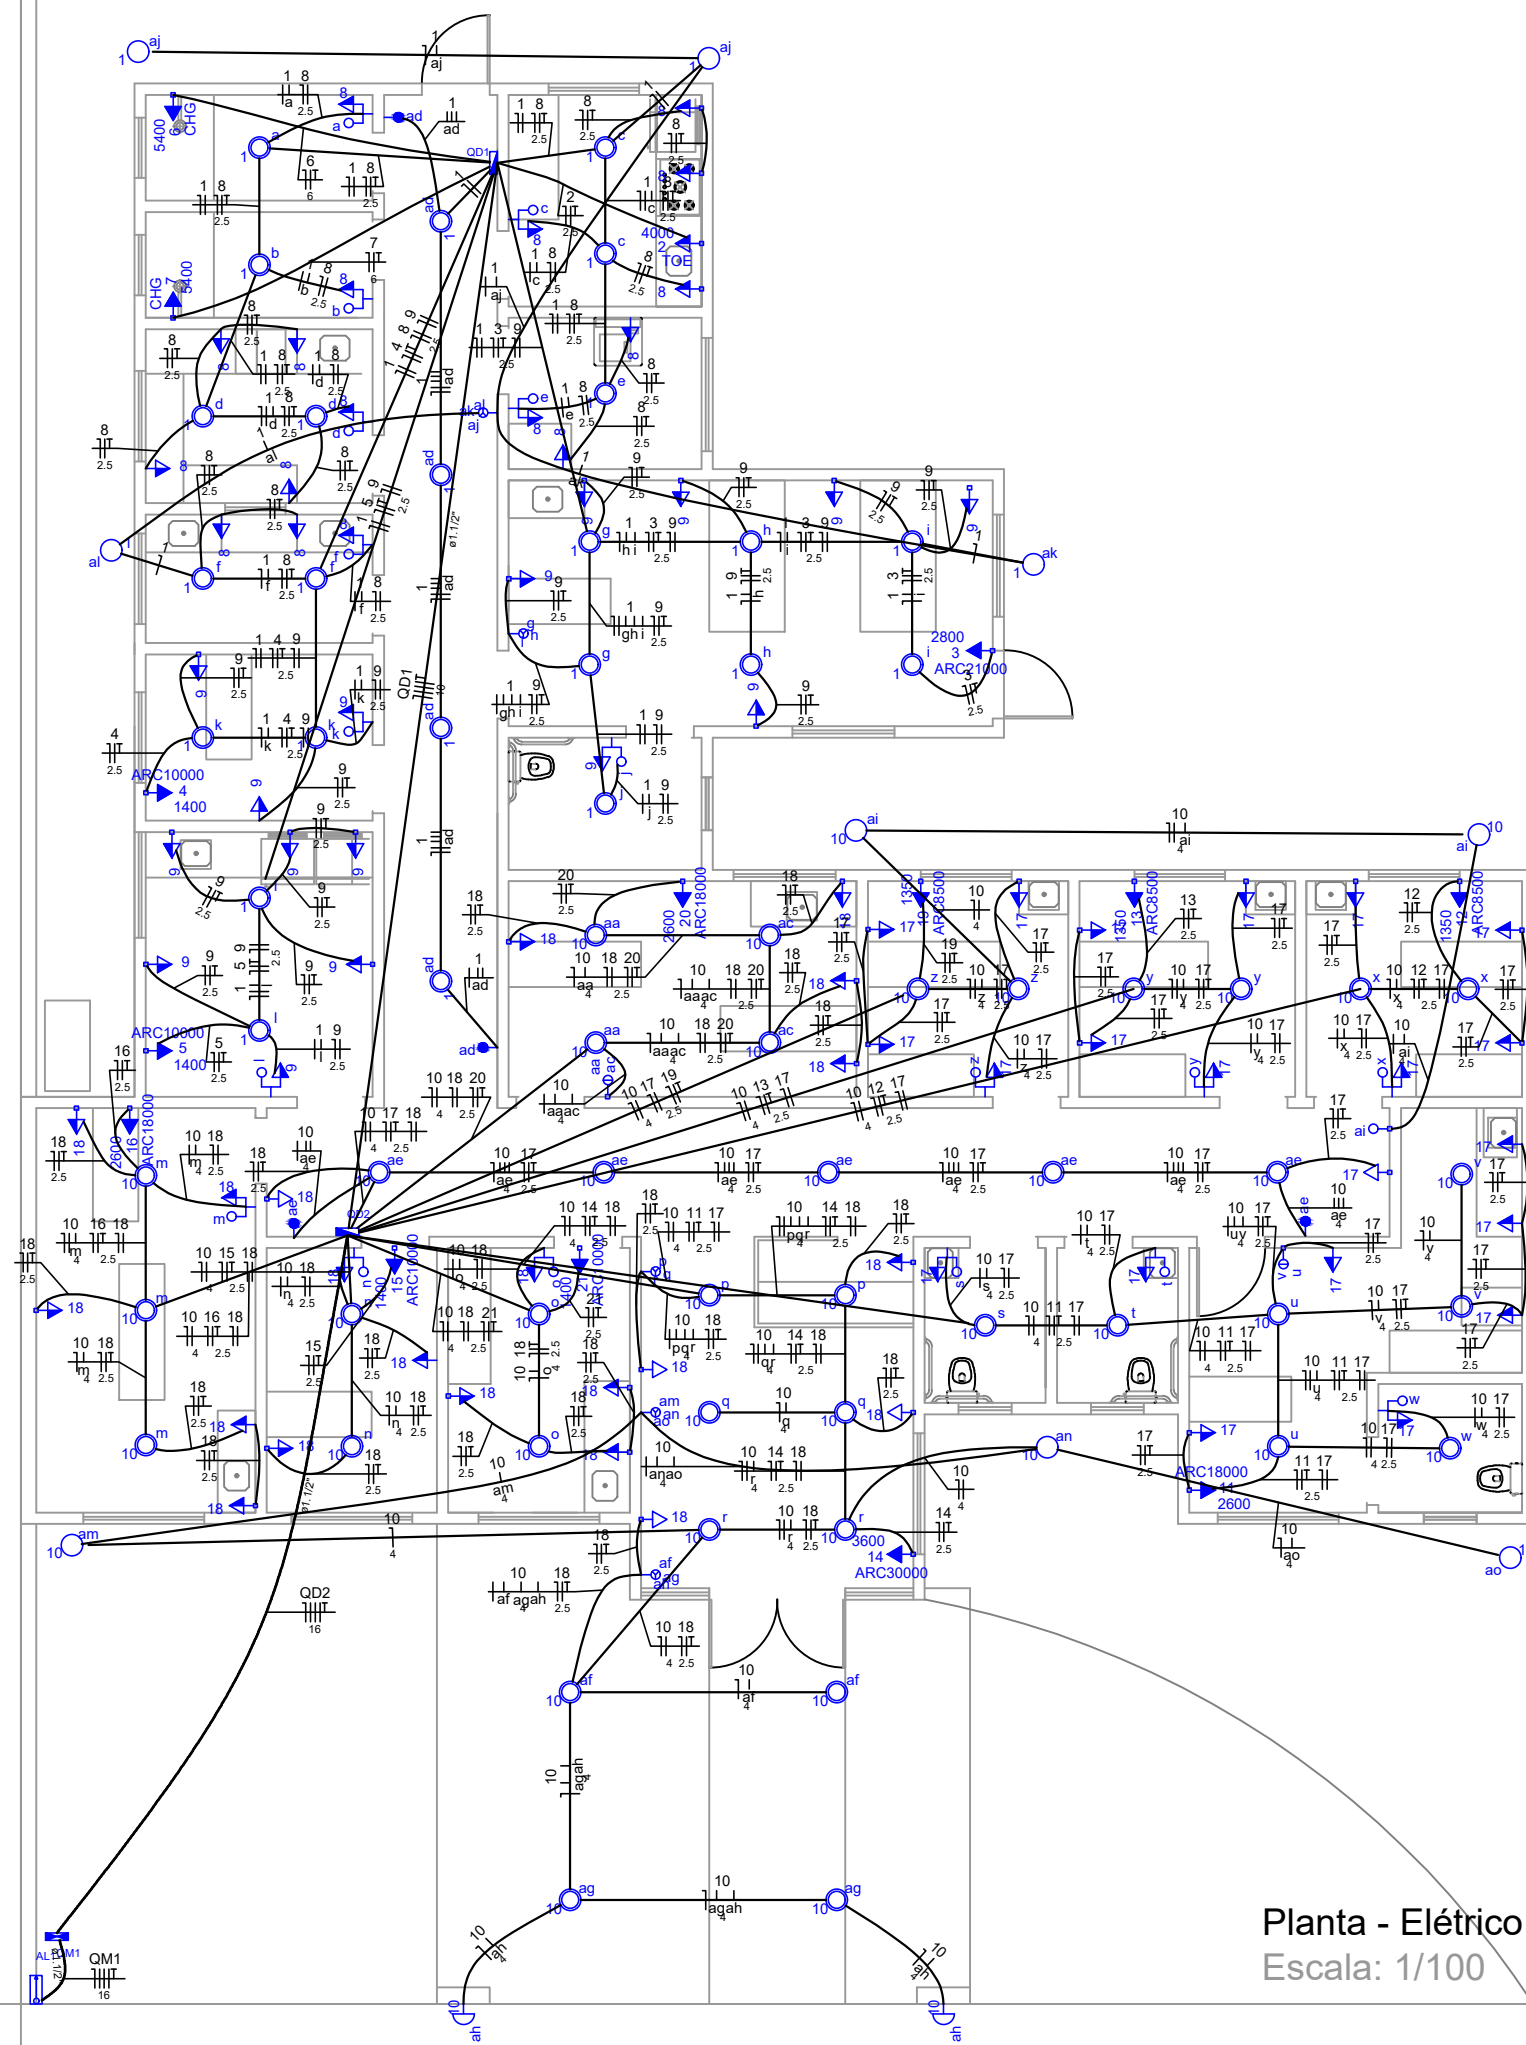

Planta - Elétrico
Escala: 1/100

Legenda	
	1 tecla simples & 1 tomada - 1,10m do piso
	Caixa de medição embutir a 1,60m do piso
	Entrada de serviço aérea
	Interruptor paralelo 1 tecla - 1,10m do piso
	Interruptor simples 1 tecla - 1,10m do piso
	Interruptor simples 2 teclas - 1,10m do piso
	Interruptor simples 3 teclas - 1,10m do piso
	Luminária p/ lâmp. incand. comum - embutir
	Luminária p/ lâmp. incand. comum - parede
	Luminária p/ lâmpada incand. comum- teto
	Ponto 2P+T a 2,20m do piso
	Ponto 2P+T a 1,10m do piso
	Quadro de distribuição - embutir a 1,50m do piso
	Tomada hexagonal (NBR 14136) - 2P+T 10 A a 0,30m do piso
	Tomada hexagonal (NBR 14136) - 2P+T 10 A a 1,10m do piso
	Tomada hexagonal (NBR 14136) - 2P+T 20 A a 2,20m do piso

UBS MATO QUEIMADO			
 	PREFEITO MUNICIPAL DE MATO QUEIMADO JOAQUIM BOURSCHIEDT		RESPONSÁVEL TÉCNICO ESQUADRO ENG. ARQ. CNPJ. 38.481.201/0001-20
	LOCAL: Rua Monsenhor Wolski, Lote 325, Quadra 05, Mato Queimado / RS		ESCALA: INDICADA
	ASSUNTO: ELÉTRICO - PLANTA BAIXA		Nº DA PRANCHA: 1/2
	ÁREA TOTAL:		TAMANHO: A3
PREFEITURA MUNICIPAL DE MATO QUEIMADO - RS CNPJ: 04.204.318/0001-45		DESENHO: ESQUADRO ENGENHARIA E ARQUITETURA	
ESTADO DO RIO GRANDE DO SUL		TAMANHO: A3	
DATA: Setembro/2024		DESENHO: ESQUADRO ENGENHARIA E ARQUITETURA	