


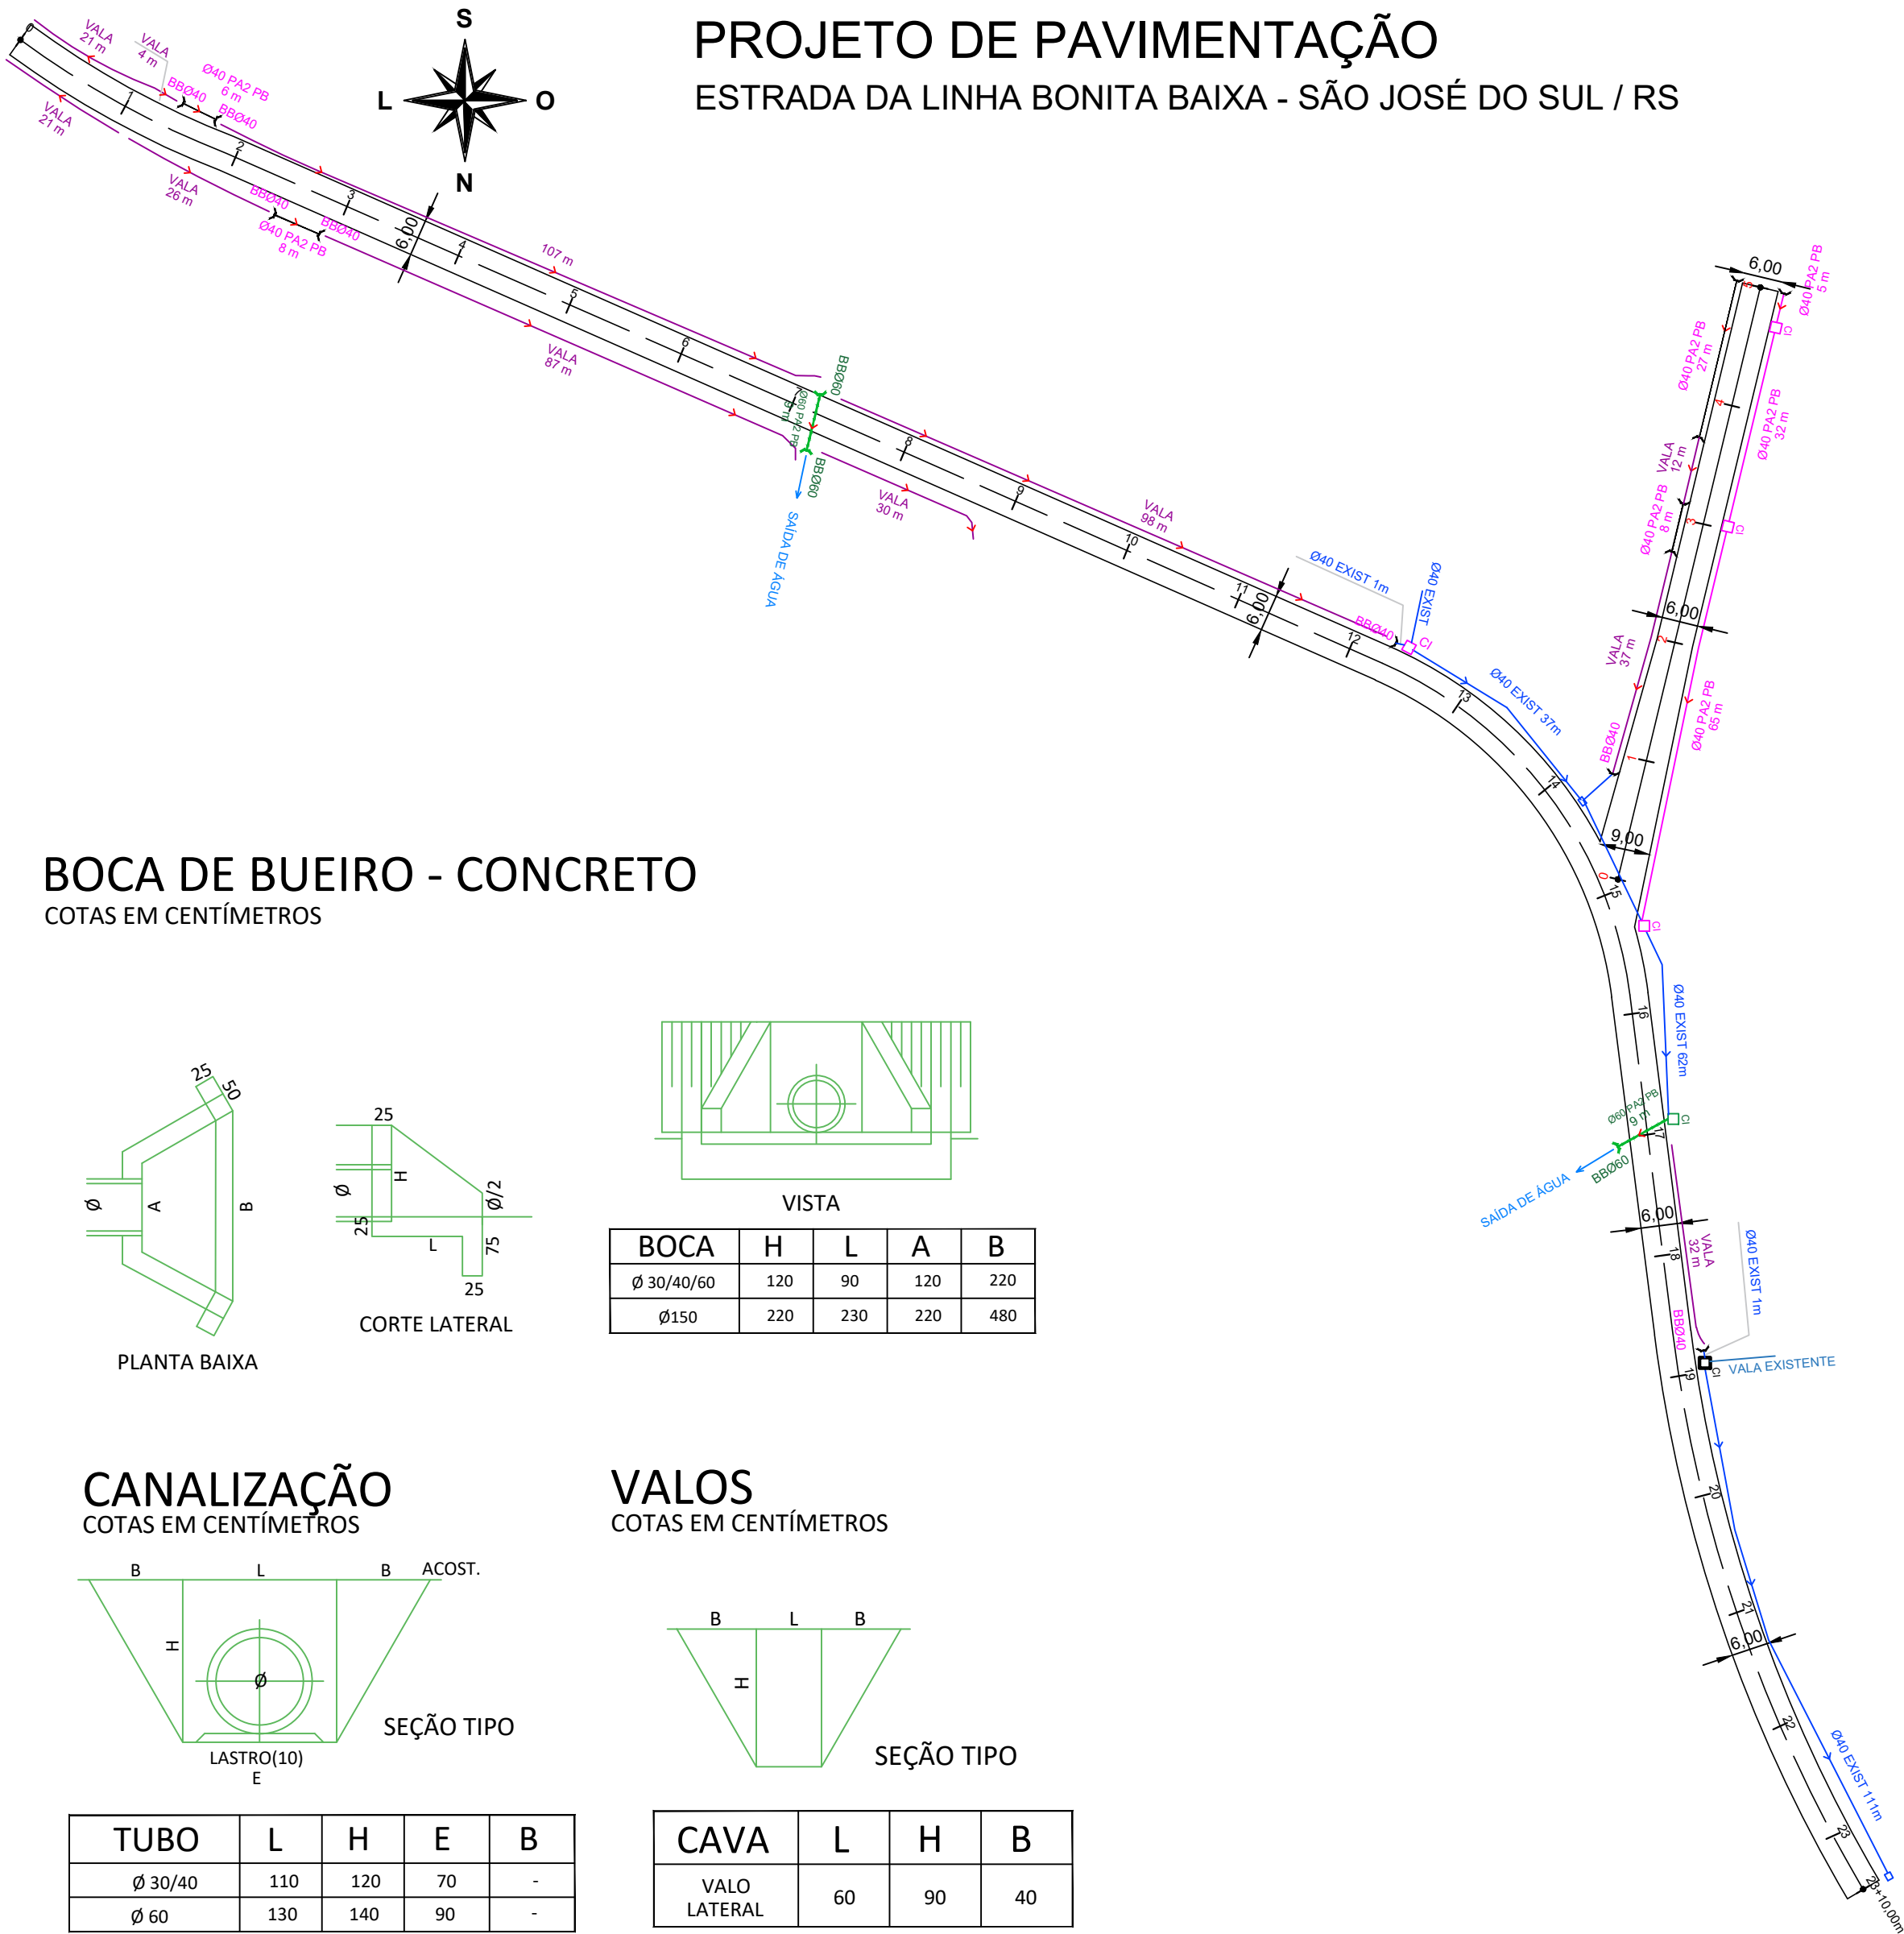

PROJETO DE PAVIMENTAÇÃO

ESTRADA DA LINHA BONITA BAIXA - SÃO JOSÉ DO SUL / RS


CANALIZAÇÃO		
	SIMPLES	ARMADO
Ø300mm	00,00m	00,00m
Ø400mm	00,00m	151,00m
Ø600mm	00,00m	18,00m

DISPOSITIVOS DE DRENAGEM	
BOCA DN 300/400mm	12 un
BOCA DN 600mm	03 un
BOCA DN 1500mm	00 un
CAIXA DE PASSAGEM Ø300	00 un
CAIXA DE PASSAGEM Ø400	05 un
CAIXA DE PASSAGEM Ø600	01 un


VALAS LATERAIS	
VALAS LATERAIS	475,00m

BOCA DE BUEIRO - CONCRETO


COTAS EM CENTÍMETROS

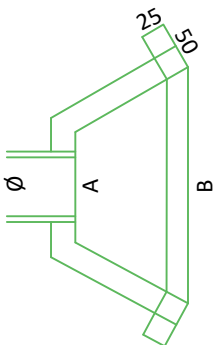

PLANTA BAIXA

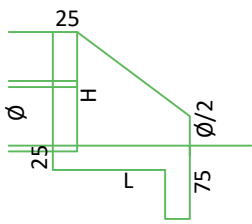

CORTE LATERAL

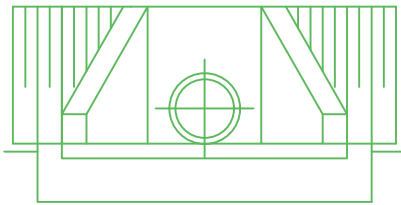


VISTA

BOCA	H	L	A	B
Ø 30/40/60	120	90	120	220
Ø150	220	230	220	480

CANALIZAÇÃO

COTAS EM CENTÍMETROS

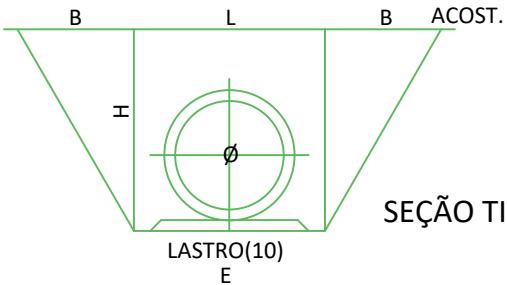


SEÇÃO TIPO

TUBO	L	H	E	B
Ø 30/40	110	120	70	-
Ø 60	130	140	90	-

VALOS

COTAS EM CENTÍMETROS

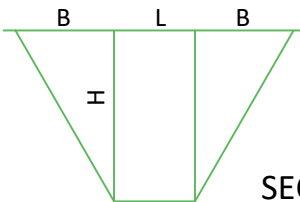

SEÇÃO TIPO

CAVA	L	H	B
VALO LATERAL	60	90	40



**MUNICÍPIO DE
SÃO JOSÉ DO SUL**
Rua Edmundo Lohário Kuntath, 221 - Centro
São José do Sul/RS
Fone: 0800 000 3019 - CEP: 95748-000

TÍTULO:
**ITEM 02: PAVIMENTAÇÃO ASFÁLTICA
COM CBUQ, TERRAPLENAGEM,
DRENAGEM PLUVIAL, SINALIZAÇÃO VIÁRIA
DA ESTRADA DA LINHA BONITA BAIXA -
TRECHO 01 E TRECHO 02**

ÁREA TOTAL:
3.477,42m²
ESCALA:
1/1000
DATA:
JUL/2024
PRANCHA:
8/8

LOCAL:
ESTRADA DA VÁRZEA - SÃO JOSÉ DO SUL / RS

PROPRIETÁRIO:
PREFEITURA MUNICIPAL DE SÃO JOSÉ DO SUL

RESP. TÉCNICO:
JOSÉ LAERCE MORALES CEZAR
ENGENHEIRO CIVIL | CREA-RS 089.571

PROJETO DE DRENAGEM