


PLANTA
ESCALA 1:20

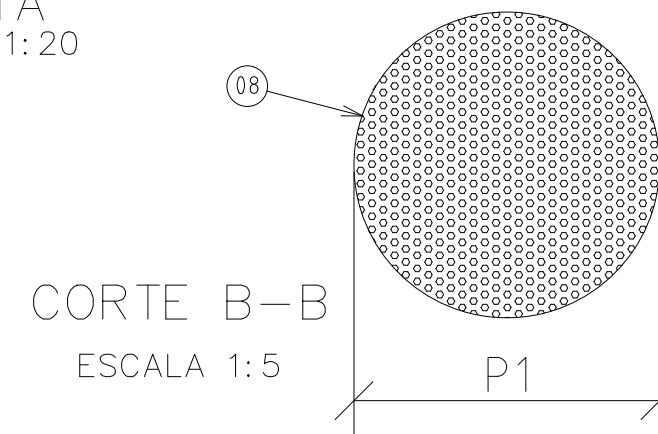

CORTE B-B
ESCALA 1:5

LEGENDA	
DISCRIMINAÇÃO	
01	SAPATA DE PROTEÇÃO EM CONCRETO NO TRAÇO 1:2:3
02	CIMENTAÇÃO DE PROTEÇÃO SANITÁRIA ARGAMASSA NO TRAÇO 1:2
03	REVESTIMENTO EM PVC ADITIVADO NERVURADO DA LINHA STANDART DE COR AZUL COM DN 8"
04	FILTRO EM PVC ADITIVADO NERVURADO DA LINHA STANDART DE COR AZUL COM DN 8"
05	VÁLVULA DE PÉ EM PVC ADITIVADO DA LINHA STANDART DE COR AZUL
06	FURO PILOTO Ø 8"
07	LIMITE DE PERFURAÇÃO
08	PRÉ-FILTRO EM SEIXO SELECIONADO (95% DE GRÃOS DE QUARTZO) LANÇADO POR GRAVIDADE
09	TUBO DE BOCA
P1	DIÂMETRO DE PERFURAÇÃO "1" FURO PILOTO EXECUTADO COM BROCA TRICÔNICA DE 8"
P2	DIÂMETRO DE PERFURAÇÃO "3" EXECUTADO COM BROCA TRICÔNICA DE 12 1/4"
DISCRIMINAÇÃO	
C	DIÂMETRO DE CONCLUSÃO, PARA TUBULAÇÃO DE DE REVESTIMENTO COM Ø 8"
NOTAS	
1- É OBRIGATÓRIO O USO DE CENTRALIZADORES ESPAÇADOS DE 20,00 METROS NA COLUNA DE REVESTIMENTO DO POÇO	
2- OS TUBOS E FILTROS DE REVESTIMENTO DEVEM SER TRANSPORTADOS E ESTOCADOS COM PONTAS E BOLSAS ALTERNADAS	
3- A COLUNA (REVESTIMENTOS E FILTROS) DEVE FICAR TRACIONADA COM A VÁLVULA DE PÉ A UMA DISTÂNCIA MÍNIMA DE 40 cm DO FUNDO	
4- A "VÁLVULA DE PÉ" DEVE TER COMPRIMENTO VARIANDO DE 0,50 A 2,00 E VOLUME INTERNO TOTALMENTE CIMENTADO	
5- TODAS AS ROSCAS DEVEM SER LIMPAS E LUBRIFICADAS COM GRAXA VEGETAL, SABÃO NEUTRO OU PASTA LUBRIFICANTE NO MOMENTO DA INSTALAÇÃO	

PREFEITURA MUNICIPAL DE ITACOATIARA



ADMINISTRAÇÃO:			MODIFICAÇÕES
MÁRIO JORGE BOUEZ ABRAHIM			A
LOCAL:			B
MUNICÍPIO DE ITACOATIARA			C
OBRA:			D
Contratação de empresa especializada para execução de serviços de perfuração e instalação de 05 (cinco) poços tubulares profundos para abastecimento de água no município de Itacoatiara/AM.			
TÍTULO:			PRANCHA:
POÇO DE 120M- PLANTA BAIXA, CORTE A-A E B-B			
DATA:	PROJ.:	ESC.:	ÁREA:
Março/2026	ENG.º ÁLASSI SILVA CREA-AM - 041898759-9	INDICADA	