



DISTRIBUIÇÃO SANITÁRIA
ESCALA 1:75

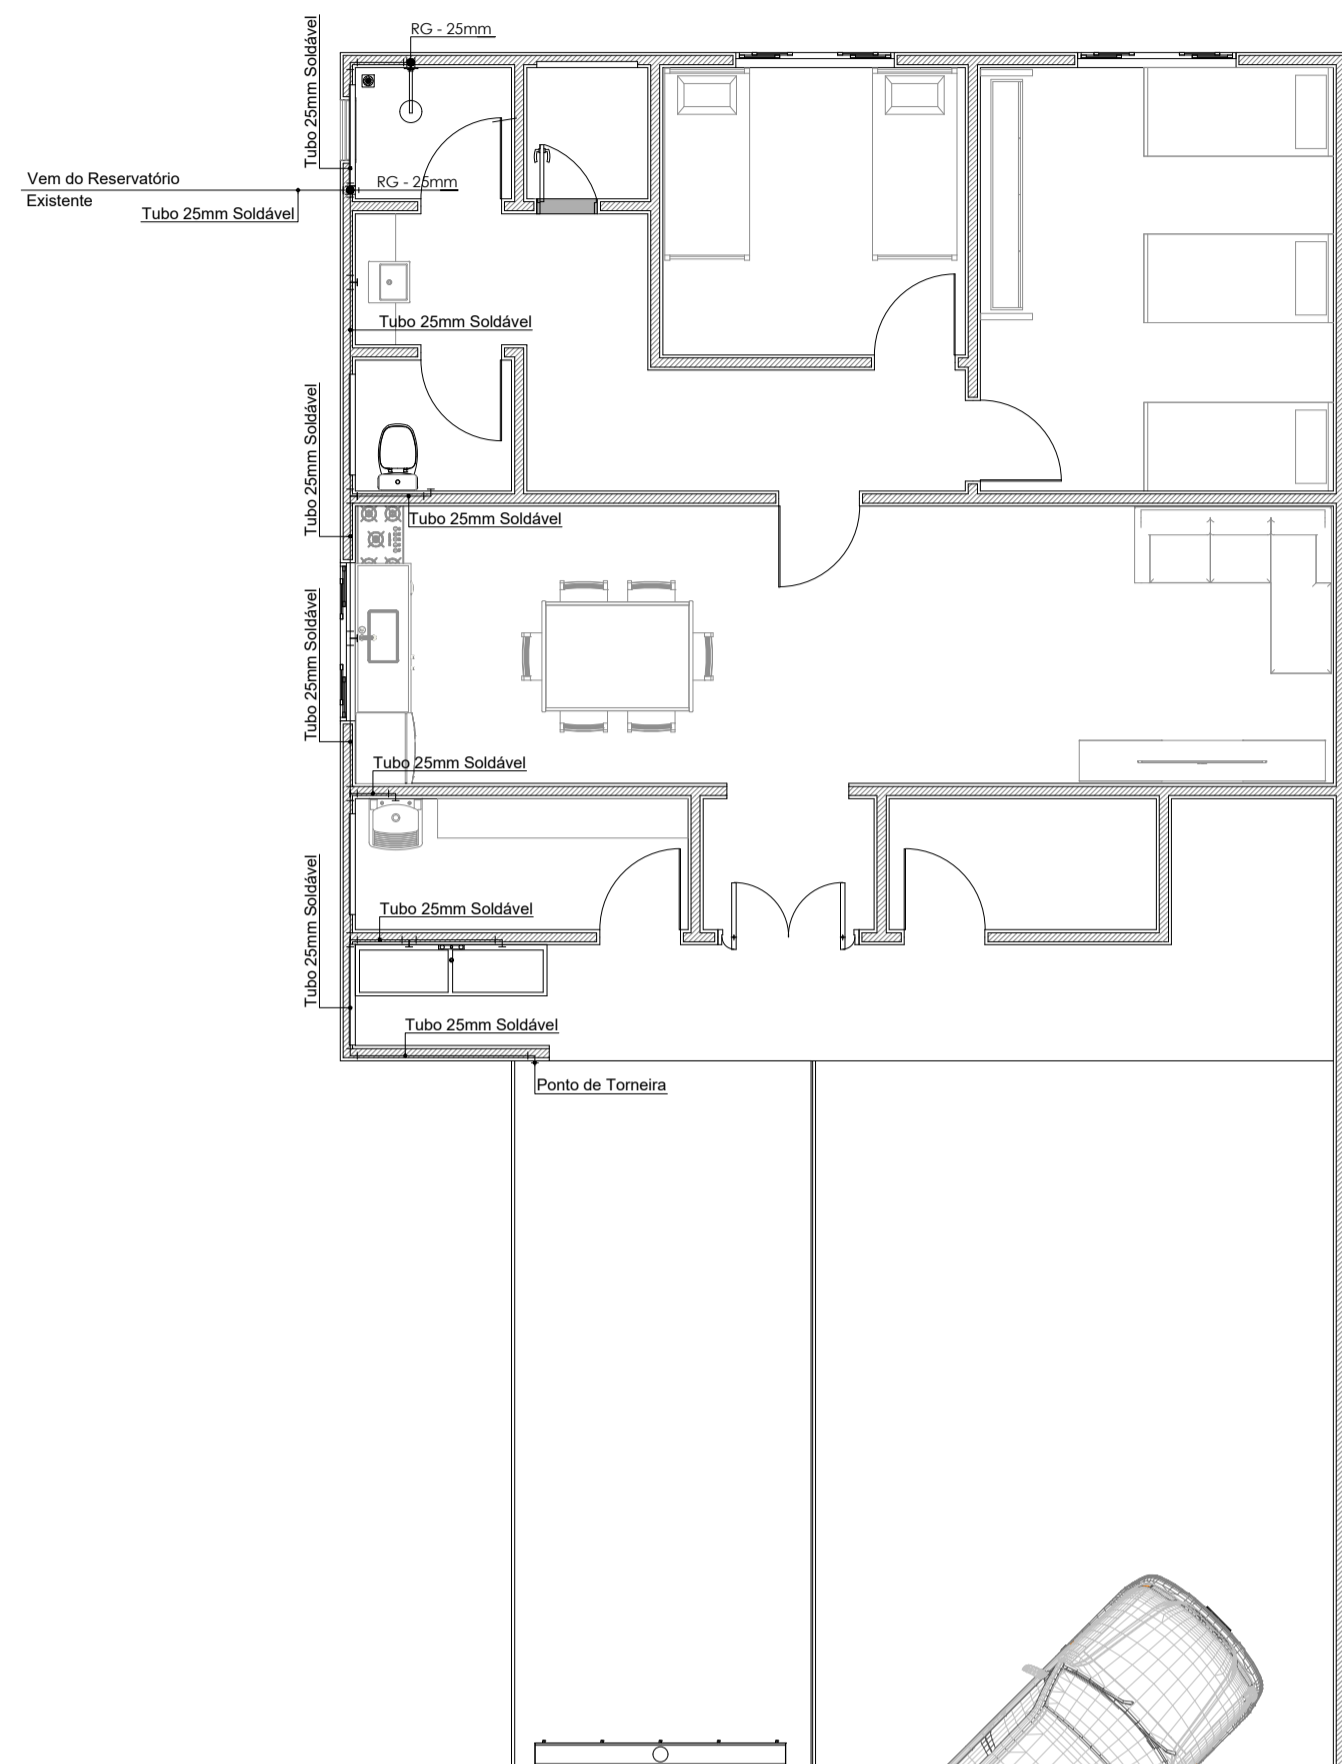

DISTRIBUIÇÃO HIDRÁULICA
ESCALA 1:75

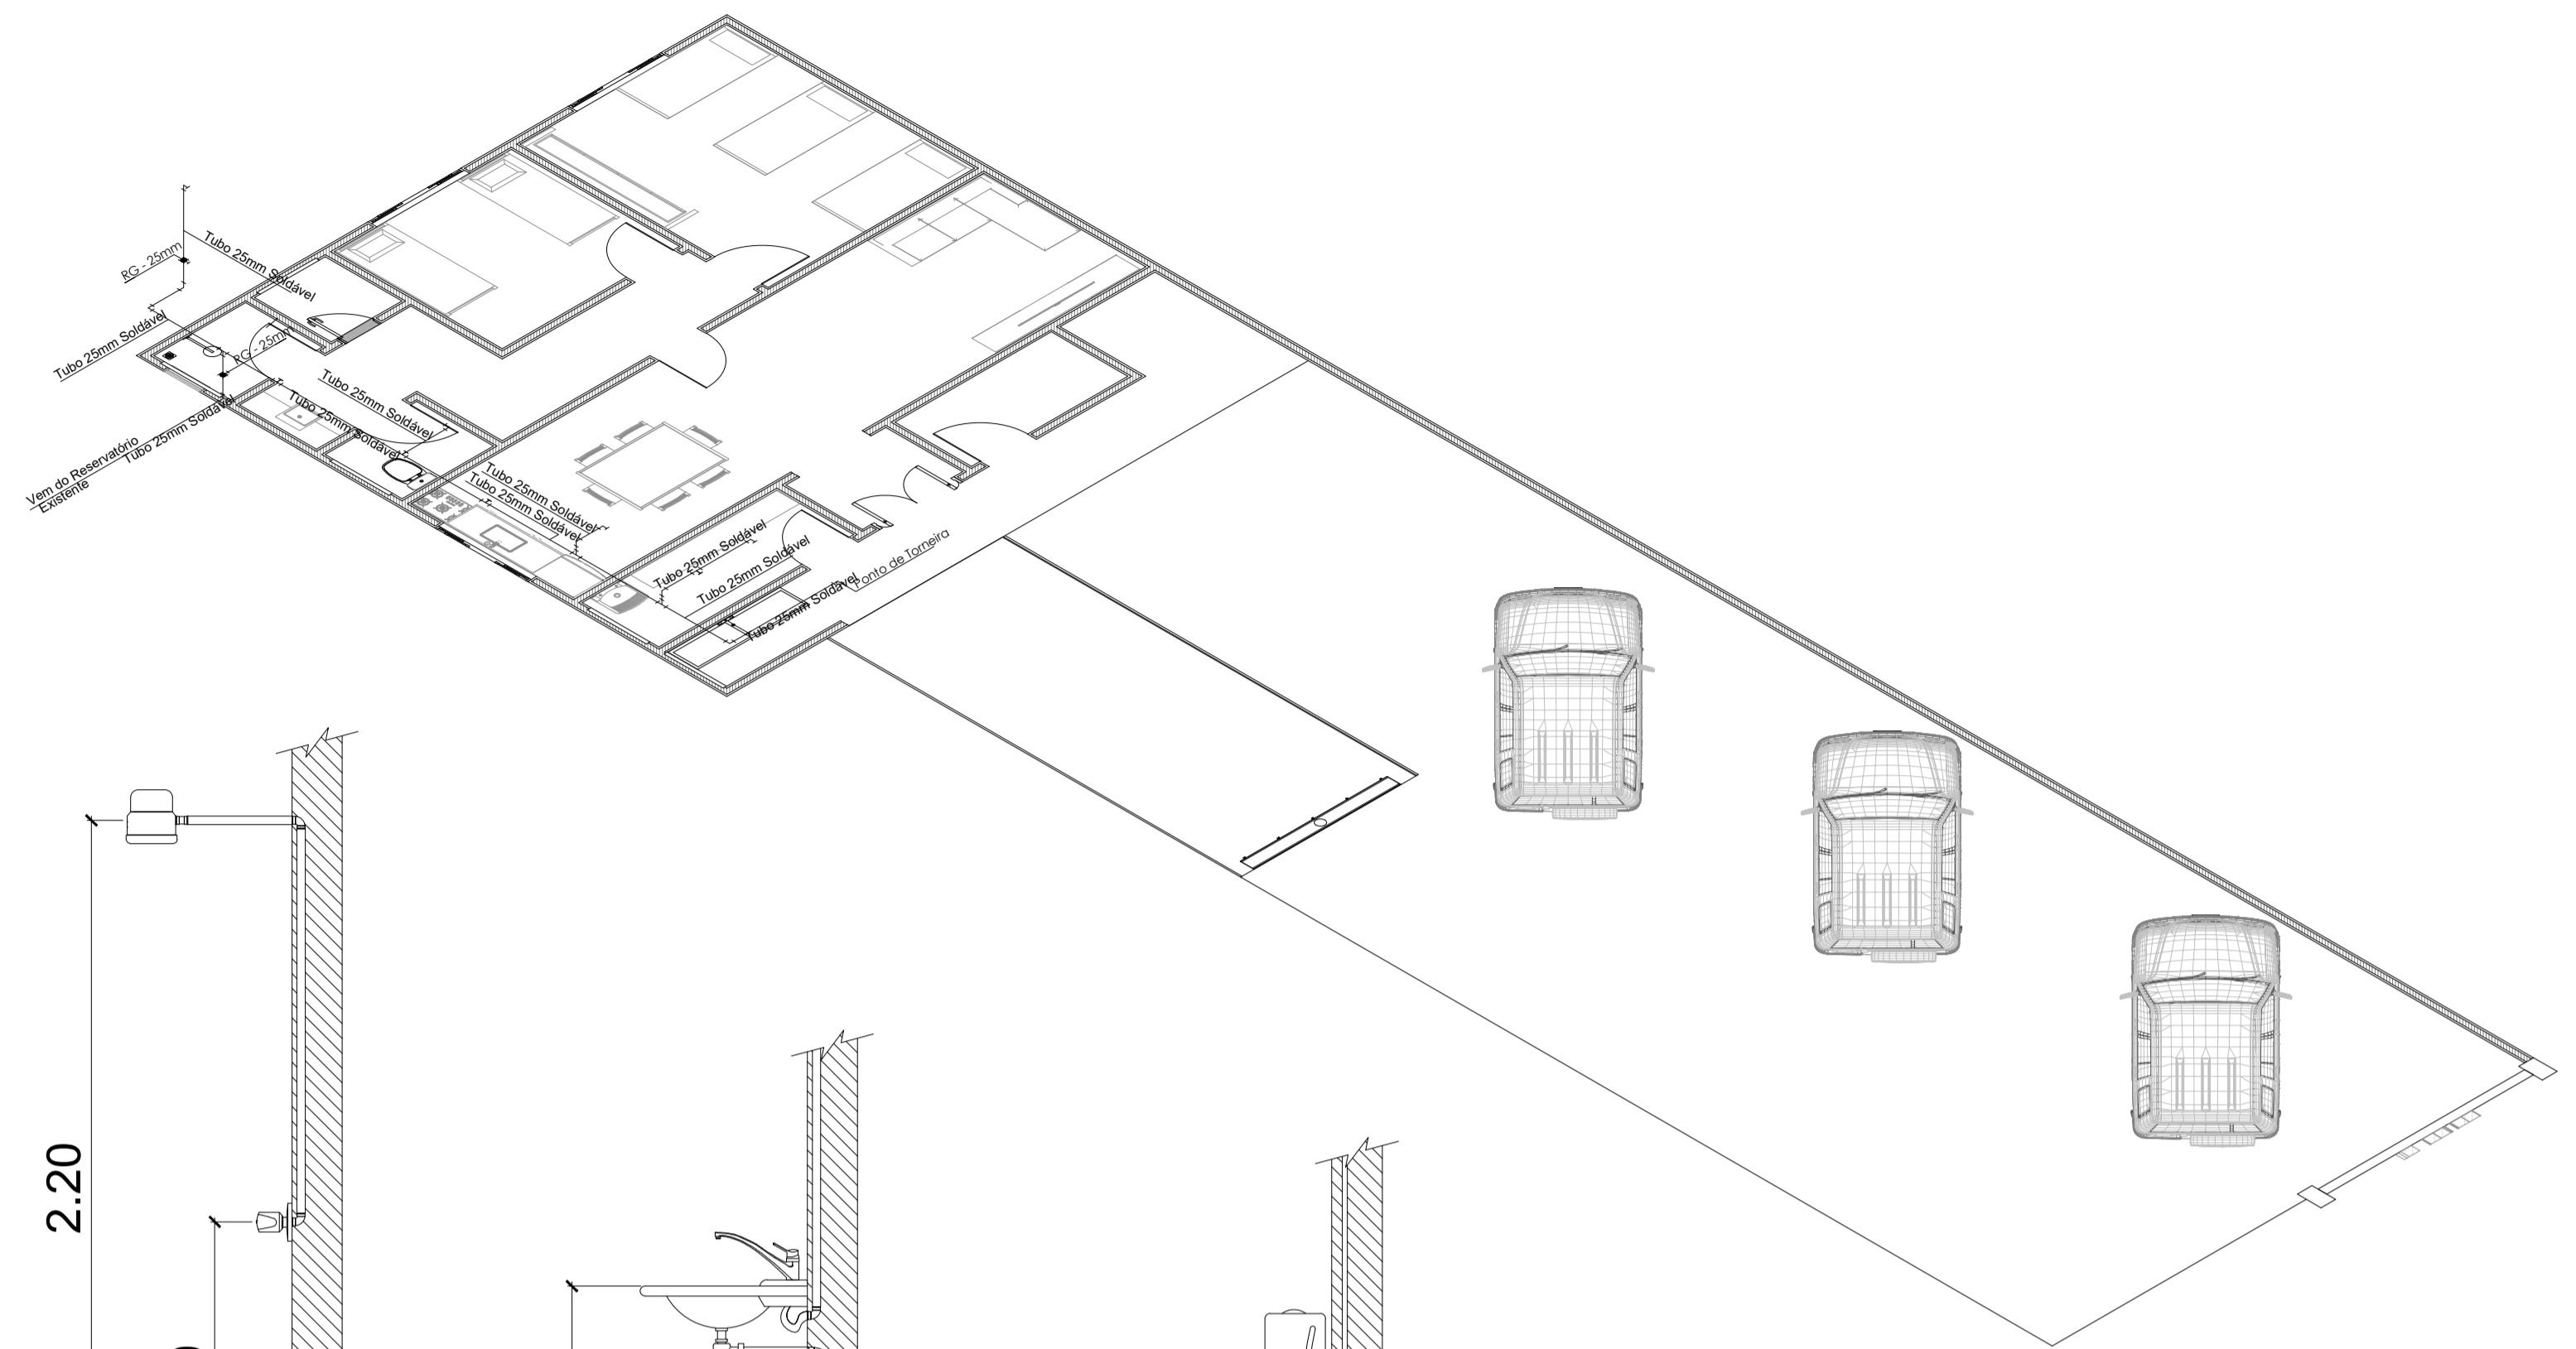

DETALHE ISOMÉTRICO - HIDRÁULICO
SEM ESCALA

DET. CHUVEIRO
SEM ESCALA


DET. DO LAVATÓRIO DE BANCADA
SEM ESCALA

DET. VASO SANITÁRIO
SEM ESCALA

LEGENDA HIDROSSANITÁRIA


- REDE ÁGUA FRIA	- TUBO PVC 40mm	CP - CAIXA PASSAGEM
- CRUZETA SOLDÁVEL	- TUBO PVC 75mm	CG - CAIXA GORDURA
- TE 90° SOLDÁVEL	- TUBO PVC 100mm	FS - FOSSA SÉPTICA
- TE SOLDÁVEL SAÍDA PARA CIMA	JOELHO 90° 100MM	SM - SUMIDOURO
- TE SOLDÁVEL SAÍDA PARA BAIXO	JOELHO 90° 75MM	RS - RALO SIFONADO
- LUVA SOLDÁVEL	JOELHO 90° 40MM	CH - CHUVEIRO
- JOELHO SOLDÁVEL	JOELHO 45° 100MM	VS - VASO SANITÁRIO
- JOELHO SOLDÁVEL VOLTADO PARA CIMA	JOELHO 45° 75MM	LC - LAVATÓRIO DE COLUNA
- JOELHO SOLDÁVEL VOLTADO PARA BAIXO	JOELHO 45° 40MM	LB - LAVATÓRIO DE BANCADA
- REGISTRO DE GAVETA	JUNÇÃO Y 100MM	TS - TANQUE SIMPLES
- VENTILAÇÃO	JUNÇÃO Y 75MM	RL - RALO LINEAR COM GRELHA
- TUBO DE QUEDA	JUNÇÃO Y 40MM	TI - TANQUE DE INOX

DETALHE DA CAIXA DE PASSAGEM

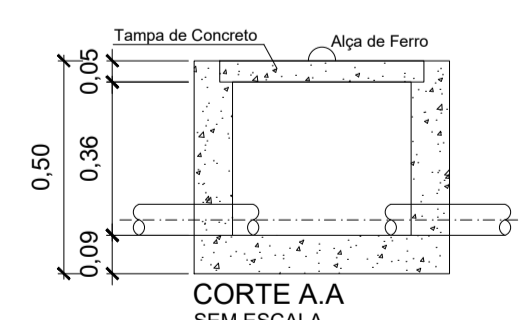


CORTE A-A
SEM ESCALA


DETALHE DA CAIXA DE GORDURA

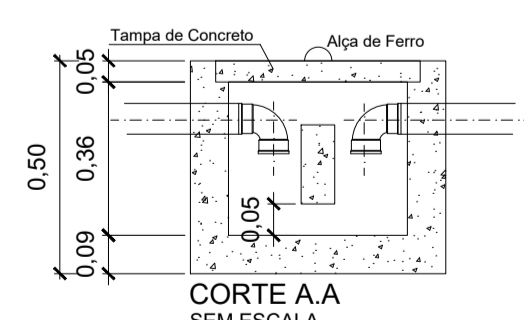

CORTE A-A
SEM ESCALA

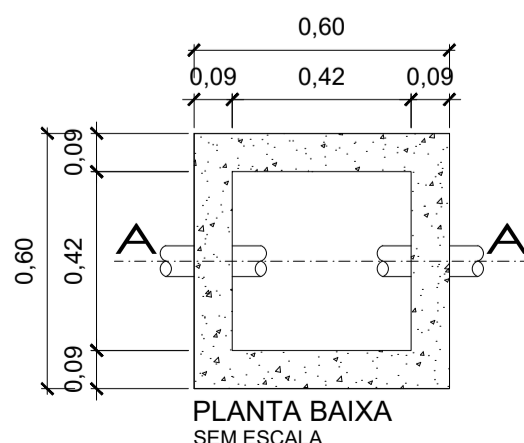

PLANTA BAIXA
SEM ESCALA

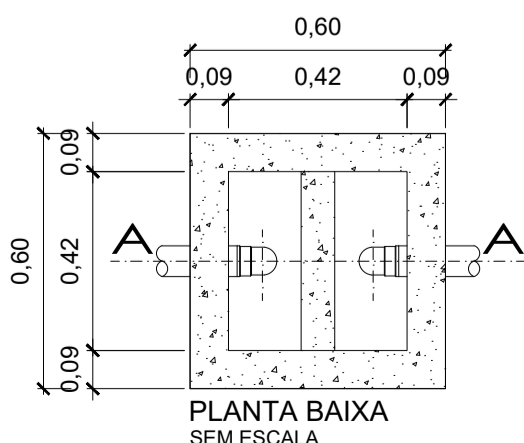

PLANTA BAIXA
SEM ESCALA



PREFEITURA MUNICIPAL DE
ROLIM DE MOURA / RO

PROJETO HIDROSSANITÁRIO

CONTEÚDO: DISTRIBUIÇÃO SANITÁRIA, DISTRIBUIÇÃO HIDRÁULICA, DETALHE ISOMÉTRICO, DETALHES E LEGENDA FOLHA: 1/1

OBRA: EDIFICAÇÃO (SERVIÇO DE ATENDIMENTO MÓVEL DE URGÊNCIA - SAMU)

PROPRIETÁRIO: PREFEITURA MUNICIPAL DE ROLIM DE MOURA CNPJ: 04.394.805.0001-18

ENDEREÇO DA OBRA: AV. RECIFE - BAIRRO PLANALTO - ROLIM DE MOURA - RO

LOTE: 001	QUADRA: 021	SETOR: 001	ART: 2320268500458253	DATA: FEV/2026
-----------	-------------	------------	-----------------------	----------------

QUADRO DE ÁREAS:

VIDE PRANCHA ARQUITETÔNICA

ASSINATURAS:

ALDAIR JÚLIO PEREIRA
PREFEITO MUNICIPAL

PREFEITURA MUNICIPAL DE ROLIM DE MOURA
ALDAIR JÚLIO PEREIRA

PROJETO RESP. TÉCNICO: IRLAMIAIRE DE MENEZES
Engenheira Civil
CREA: 248180 RO

APROVAÇÃO: