

LEGENDA


- AGUA FRIA E ESGOTO
- 1 - TUBO PVC Ø50mm
 - 2 - ADAPTADOR SOLDÁVEL CURTO DE PVC, COM BOLSA E ROSCA PARA REGISTRO Ø50mmx1,1/2"
 - 3 - VALVULA DE DESCARGA #1,1/2"
 - 4 - TUBO PVC PARA VALVULA DE DESCARGA #1,1/2"
 - 5 - TUBO DE LIGACAO PARA VASO SANITARIO #100mm
 - 6 - LIGADADA PARA SAIDA DE VASO SANITARIO #100mm
 - 7 - CURVA 90° PVC CURTA Ø100mm
 - 8 - TUBO PVC PARA ESGOTO PRIMARIO #100mm
 - 9 - DUCHA MANUAL

LEGENDA

- AGUA FRIA E ESGOTO
- 1 - TUBO PVC Ø25mm
 - 2 - JOELHO 90° PVC SOLDÁVEL E COM ROSCA METALICA #25mmx1/2"
 - 3 - LIGADAO FLEXIVEL
 - 4 - VALVULA DE ESCOAMENTO PARA LAVATORIO COM LADRÃO
 - 5 - SIFAO PARA LAVATORIO #1,1/2"
 - 6 - JOELHO 90° PVC SOLDÁVEL #40mm
 - 7 - TUBO PVC PARA ESGOTO SECUNDARIO #40mm
 - 8 - CURVA 90° PVC CURTA #40mm

LEGENDA

- AGUA FRIA E ESGOTO
- 1 - TUBO PVC Ø25mm
 - 2 - JOELHO 90° PVC SOLDÁVEL E COM ROSCA METALICA #25mmx1/2"
 - 3 - LIGADAO FLEXIVEL
 - 4 - VALVULA DE ESCOAMENTO PARA PIA DE COZINHA
 - 5 - SIFAO PARA PIA DE COZINHA #1,1/2"x1,1/2"
 - 6 - JOELHO 90° PVC SOLDÁVEL #40mm
 - 7 - TUBO PVC PARA ESGOTO SECUNDARIO #40mm
 - 8 - CURVA 90° PVC CURTA #40mm


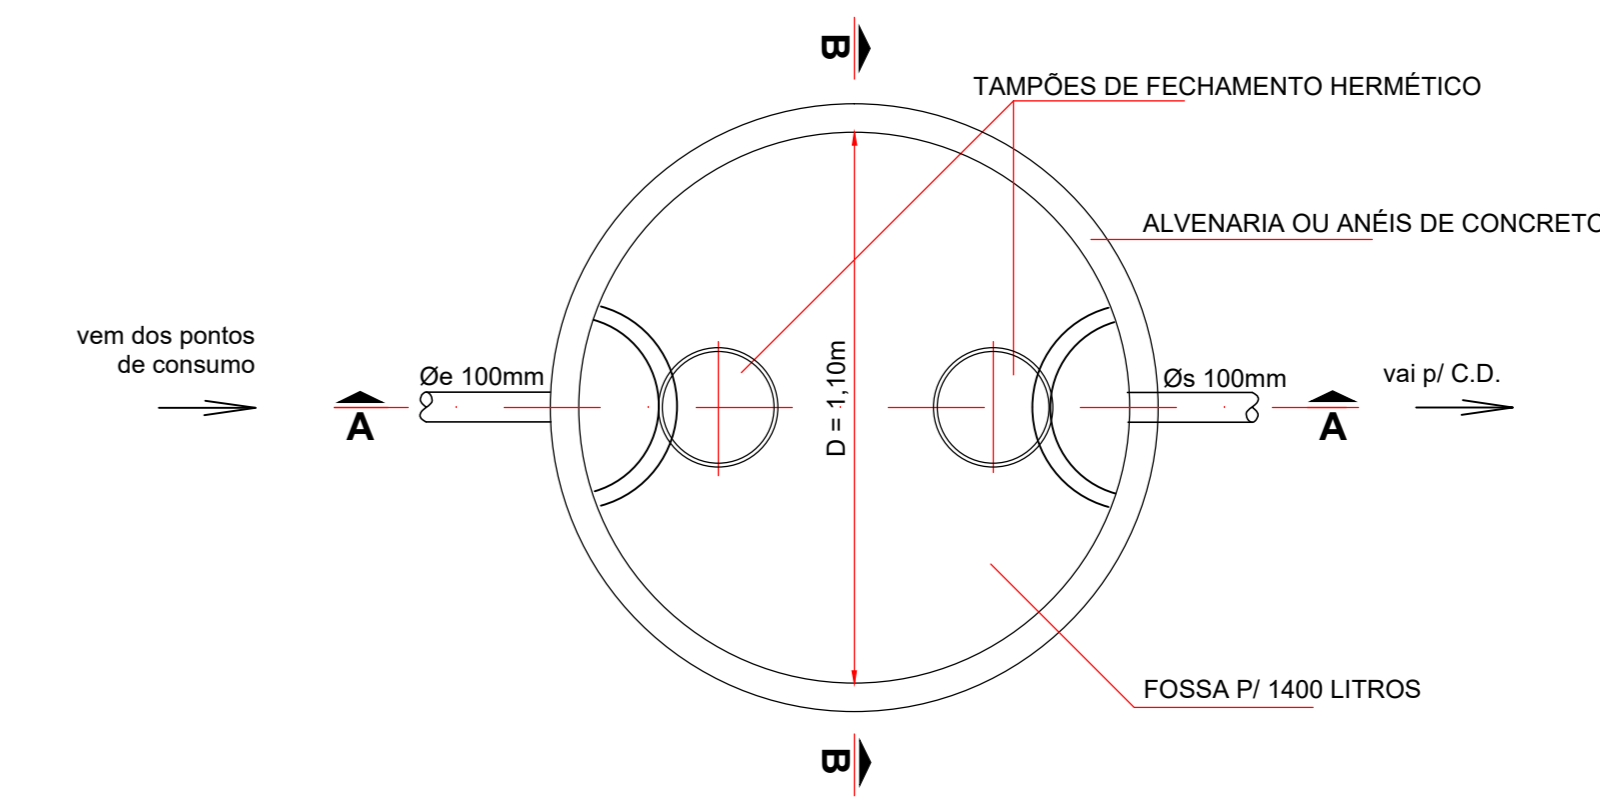


PLANTA DA FOSSA SÉPTICA
1:20

RESUMO DA FOSSA


FOSSA	SIMB.	-
VOLUME (l)	V	3600
Nº PESSOAS	Nº	8
DIAMETRO (m)	D	1,20
ALT. ÚTIL (m)	h	3,00
DIAM. ENT. (mm)	Øe	100
DIAM. SAÍDA (mm)	Øs	100

Volume: 1000 + Nx (CxT + KxL)

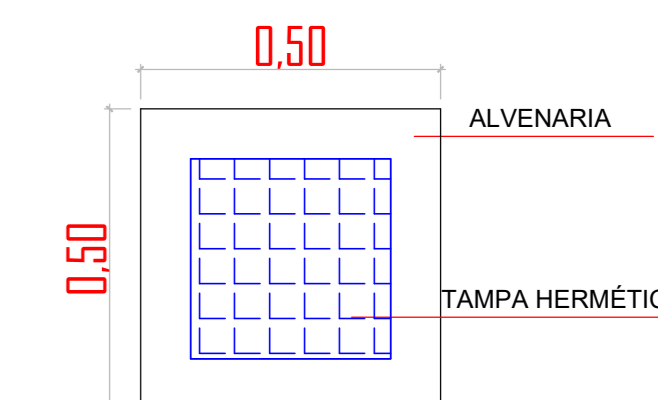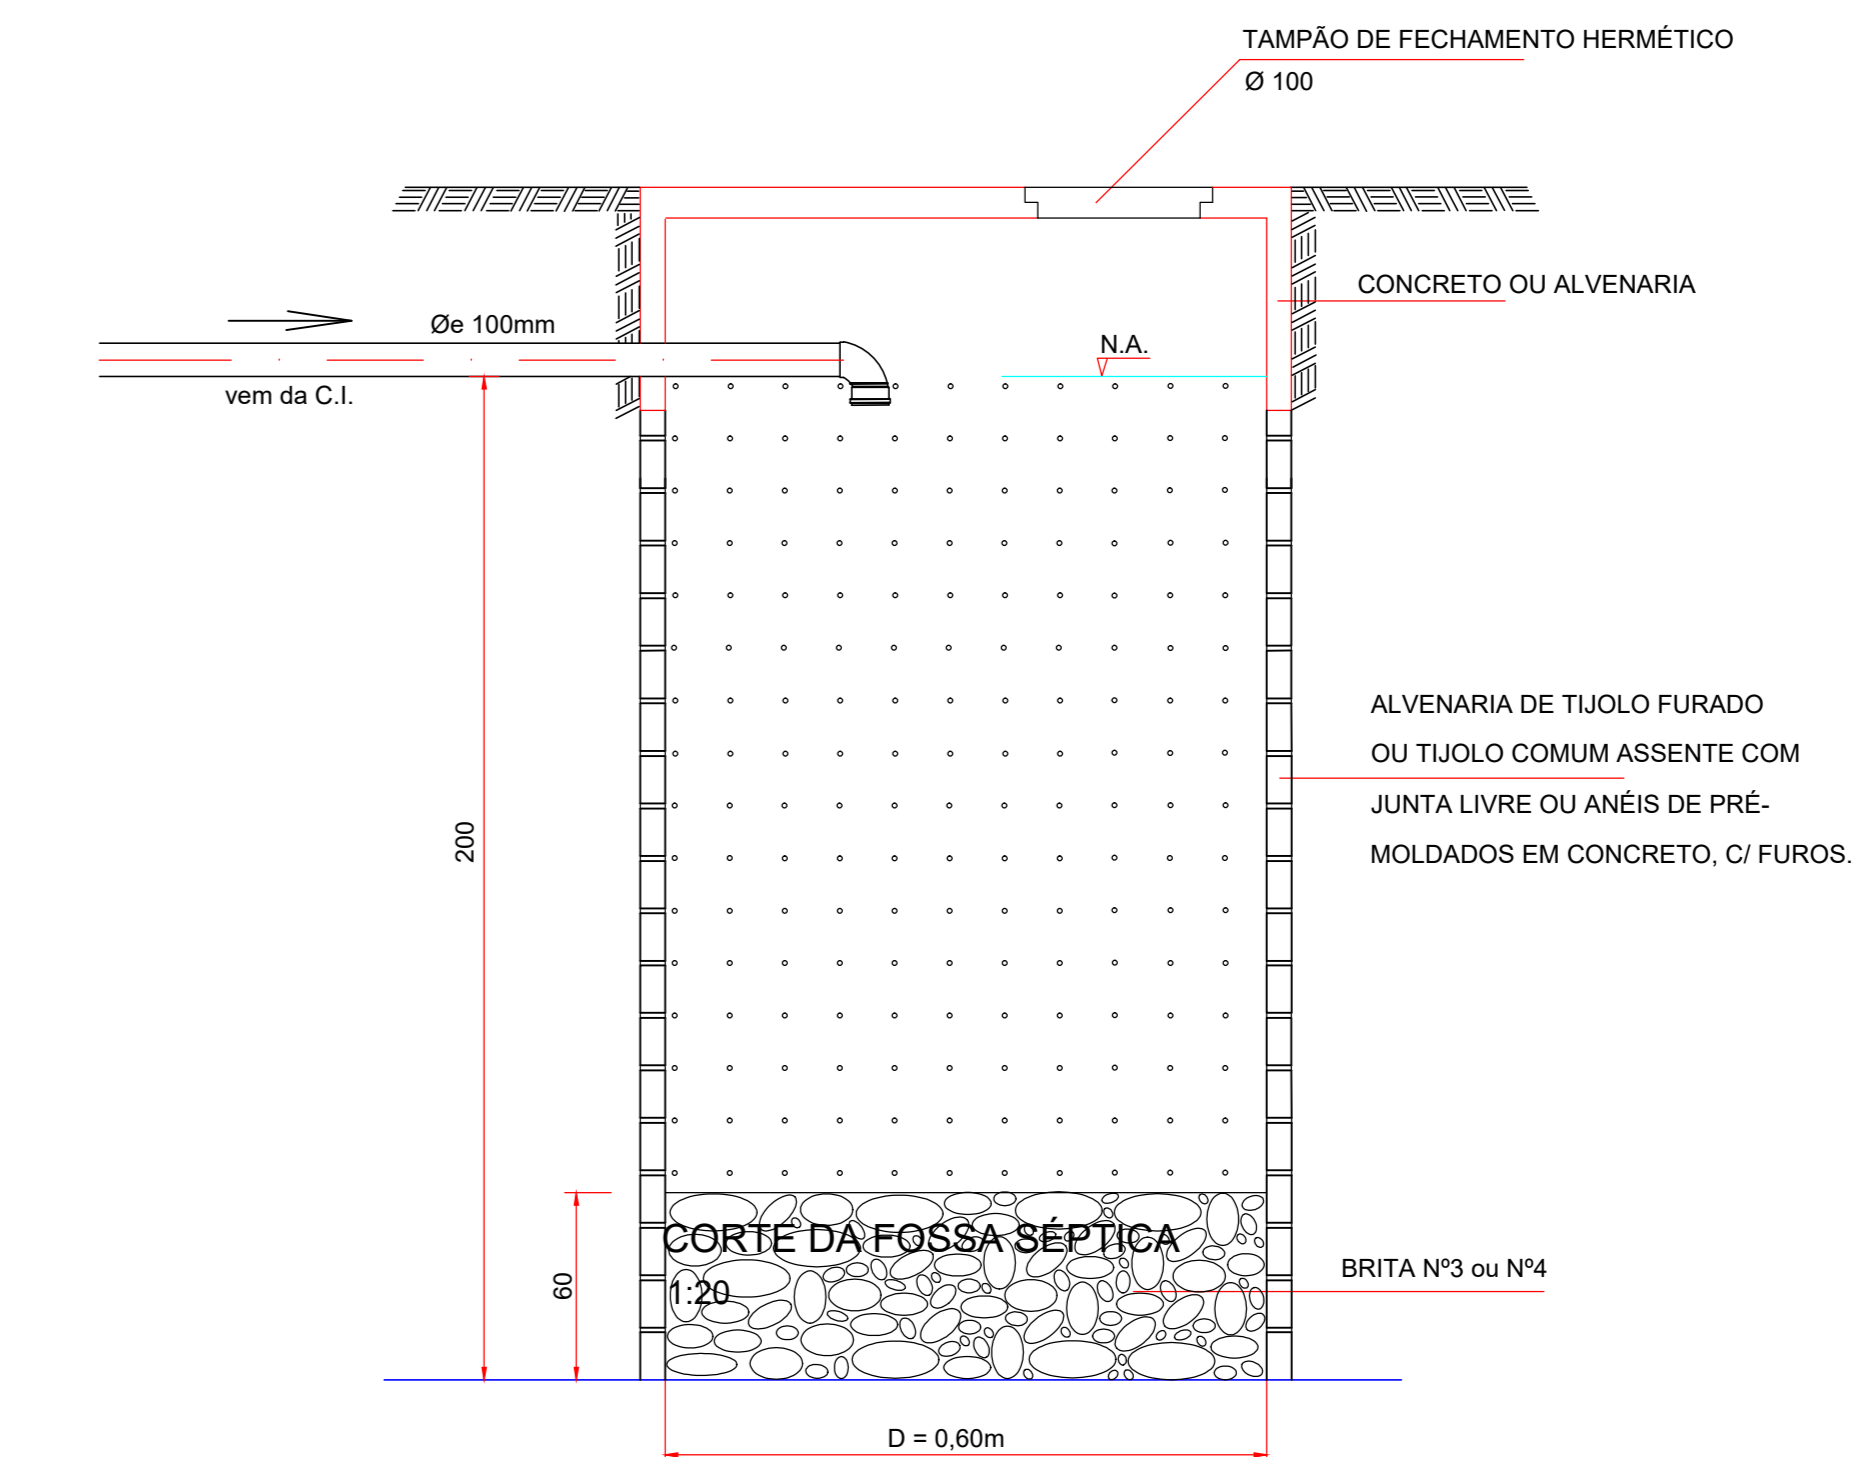


PLANTA BAIXA - CAIXA DA VÁLV. RETENÇÃO
1:100

RELACÃO DE MATERIAIS	LEGENDA ESGOTO
1 - TUBO PVC Ø50mm	1 - TUBO PVC Ø50mm
2 - ADAPTADOR SOLDÁVEL CURTO DE PVC, COM BOLSA E ROSCA PARA REGISTRO Ø50mmx1,1/2"	2 - ADAPTADOR SOLDÁVEL CURTO DE PVC, COM BOLSA E ROSCA PARA REGISTRO Ø50mmx1,1/2"
3 - VALVULA DE DESCARGA #1,1/2"	3 - VALVULA DE DESCARGA #1,1/2"
4 - TUBO PVC PARA VALVULA DE DESCARGA #1,1/2"	4 - TUBO PVC PARA VALVULA DE DESCARGA #1,1/2"
5 - TUBO DE LIGACAO PARA VASO SANITARIO #100mm	5 - TUBO DE LIGACAO PARA VASO SANITARIO #100mm
6 - LIGADADA PARA SAIDA DE VASO SANITARIO #100mm	6 - LIGADADA PARA SAIDA DE VASO SANITARIO #100mm
7 - CURVA 90° PVC CURTA Ø100mm	7 - CURVA 90° PVC CURTA Ø100mm
8 - TUBO PVC PARA ESGOTO PRIMARIO #100mm	8 - TUBO PVC PARA ESGOTO PRIMARIO #100mm
9 - DUCHA MANUAL	9 - DUCHA MANUAL

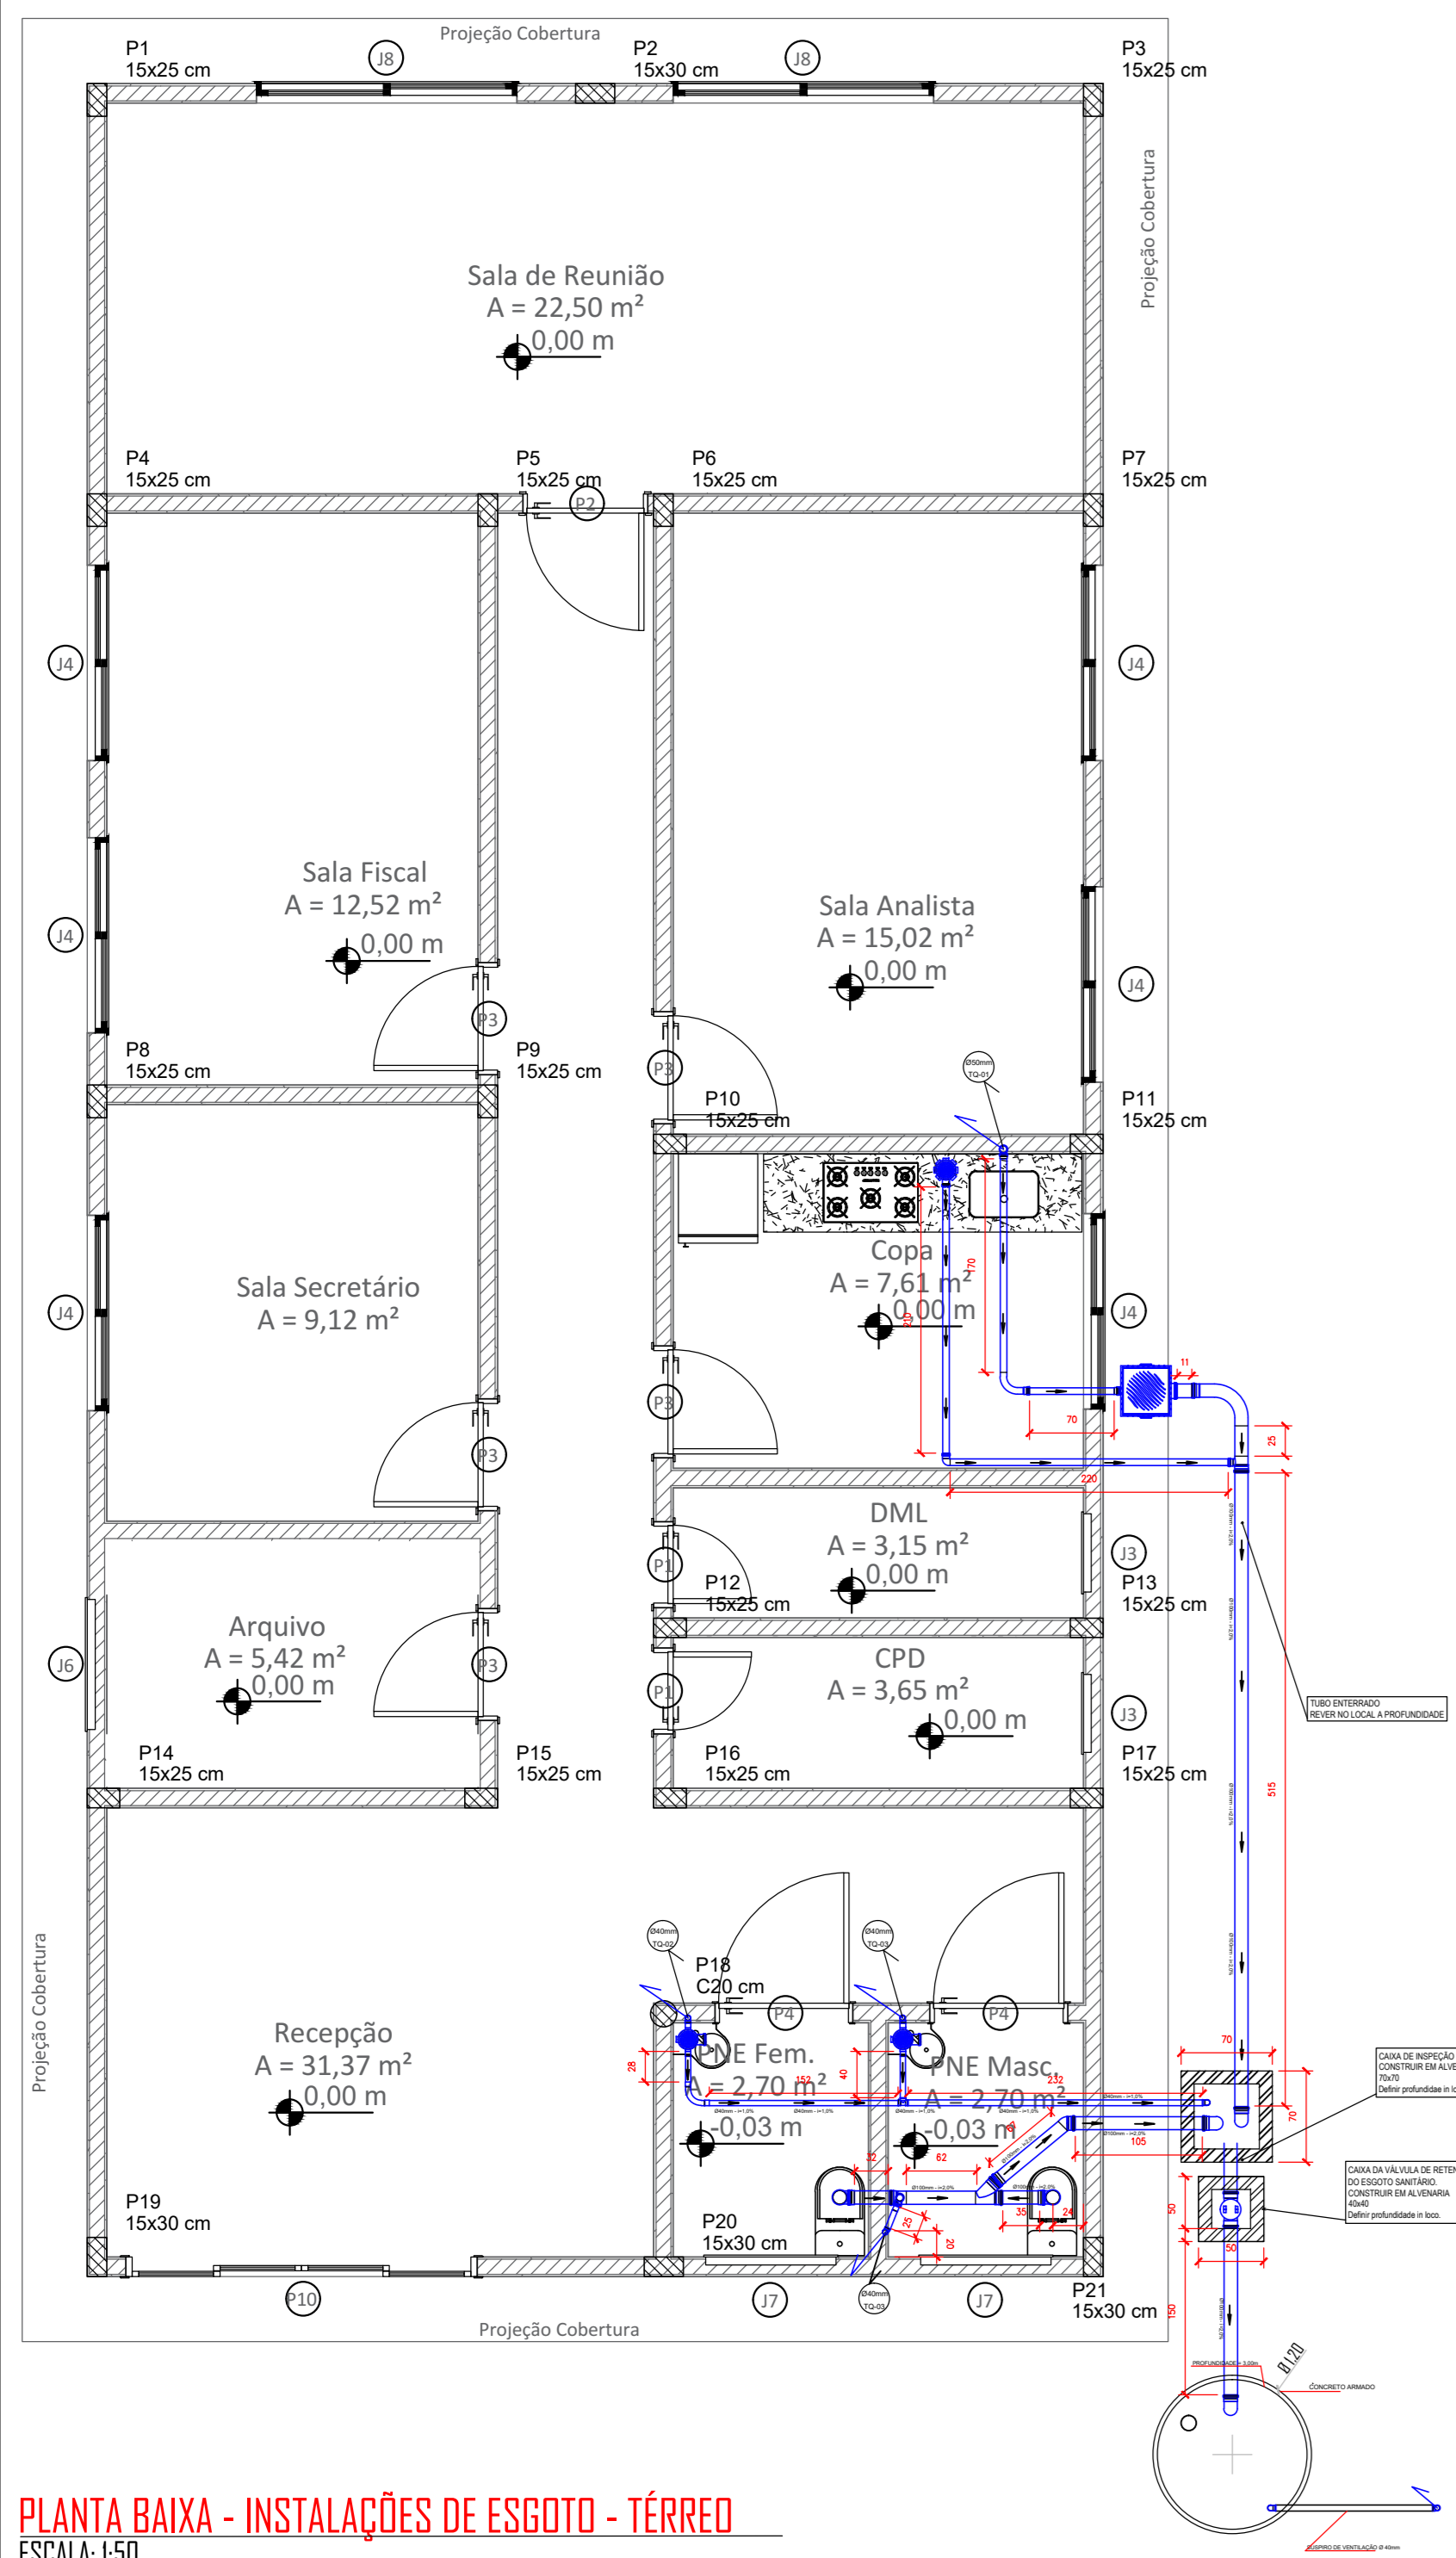


PLANTA BAIXA - INSTALAÇÕES DE ESGOTO - TÉRREO
ESCALA: 1:50

RELACÃO DE MATERIAIS	LEGENDA ALVENARIA
1 - TUBO PVC Ø25mm	1 - TUBO PVC Ø25mm
2 - JOELHO 90° PVC SOLDÁVEL E COM ROSCA METALICA #25mmx1/2"	2 - JOELHO 90° PVC SOLDÁVEL E COM ROSCA METALICA #25mmx1/2"
3 - LIGADAO FLEXIVEL	3 - LIGADAO FLEXIVEL
4 - VALVULA DE ESCOAMENTO PARA LAVATORIO COM LADRÃO	4 - VALVULA DE ESCOAMENTO PARA LAVATORIO COM LADRÃO
5 - SIFAO PARA LAVATORIO #1,1/2"	5 - SIFAO PARA LAVATORIO #1,1/2"
6 - JOELHO 90° PVC SOLDÁVEL #40mm	6 - JOELHO 90° PVC SOLDÁVEL #40mm
7 - TUBO PVC PARA ESGOTO SECUNDARIO #40mm	7 - TUBO PVC PARA ESGOTO SECUNDARIO #40mm
8 - CURVA 90° PVC CURTA #40mm	8 - CURVA 90° PVC CURTA #40mm

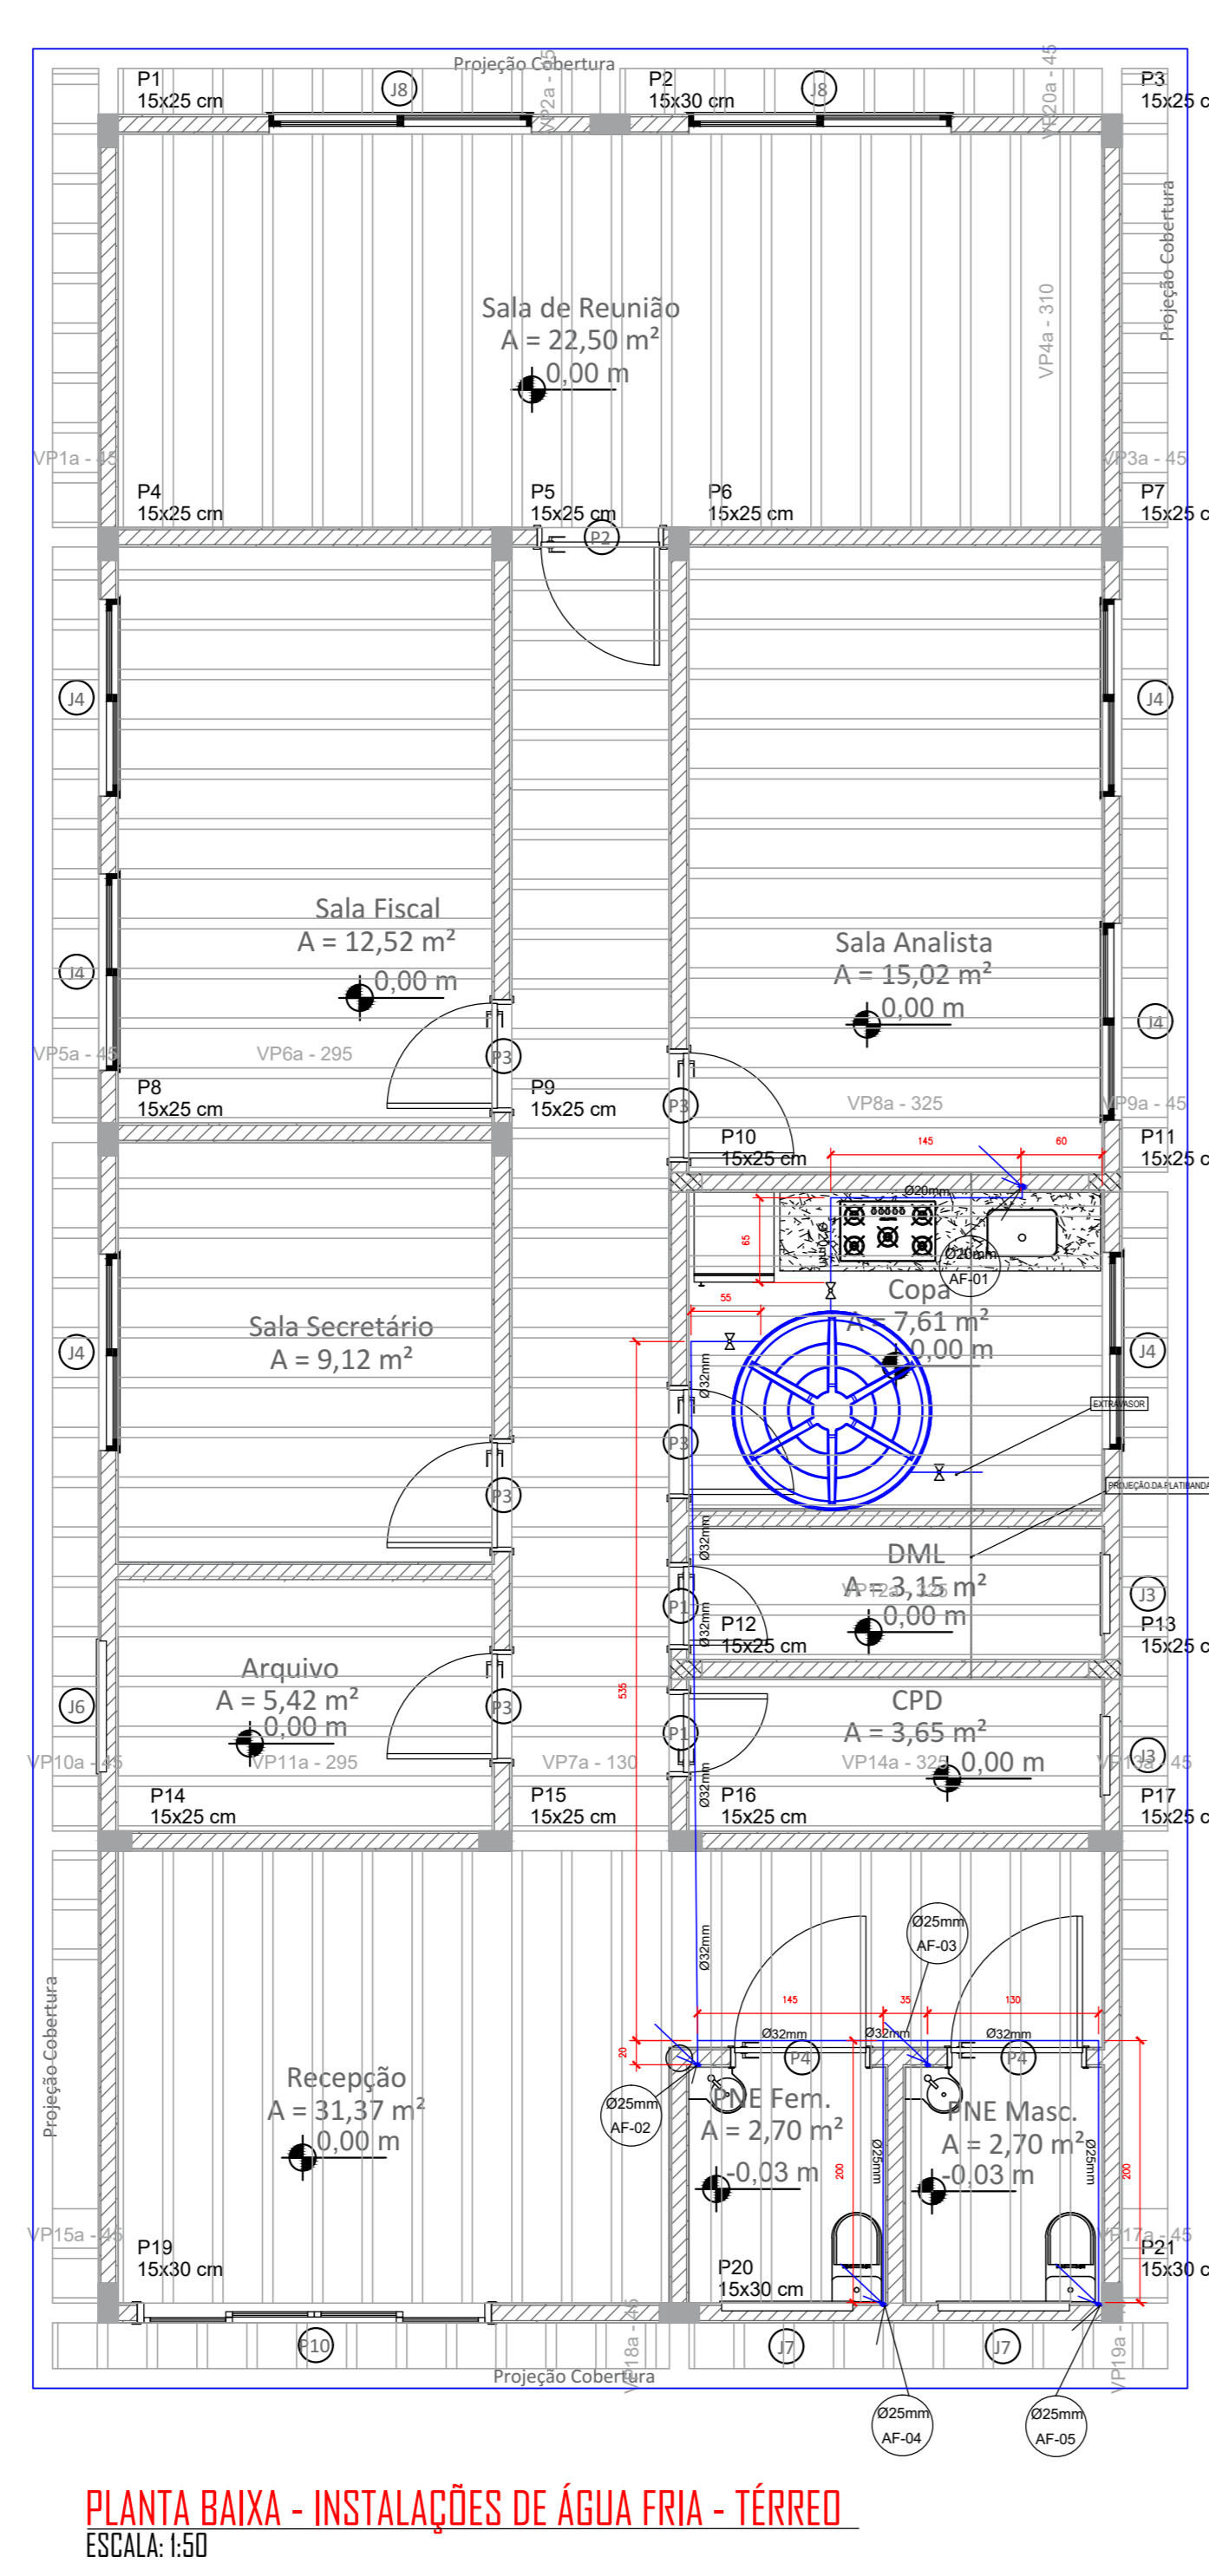


PLANTA BAIXA - INSTALAÇÕES DE ÁGUA FRIA - TÉRREO
ESCALA: 1:50

RELACÃO DE MATERIAIS	LEGENDA ALVENARIA
1 - TUBO PVC Ø25mm	1 - TUBO PVC Ø25mm
2 - JOELHO 90° PVC SOLDÁVEL E COM ROSCA METALICA #25mmx1/2"	2 - JOELHO 90° PVC SOLDÁVEL E COM ROSCA METALICA #25mmx1/2"
3 - LIGADAO FLEXIVEL	3 - LIGADAO FLEXIVEL
4 - VALVULA DE ESCOAMENTO PARA PIA DE COZINHA	4 - VALVULA DE ESCOAMENTO PARA PIA DE COZINHA
5 - SIFAO PARA PIA DE COZINHA #1,1/2"x1,1/2"	5 - SIFAO PARA PIA DE COZINHA #1,1/2"x1,1/2"
6 - JOELHO 90° PVC SOLDÁVEL #40mm	6 - JOELHO 90° PVC SOLDÁVEL #40mm
7 - TUBO PVC PARA ESGOTO SECUNDARIO #40mm	7 - TUBO PVC PARA ESGOTO SECUNDARIO #40mm
8 - CURVA 90° PVC CURTA #40mm	8 - CURVA 90° PVC CURTA #40mm

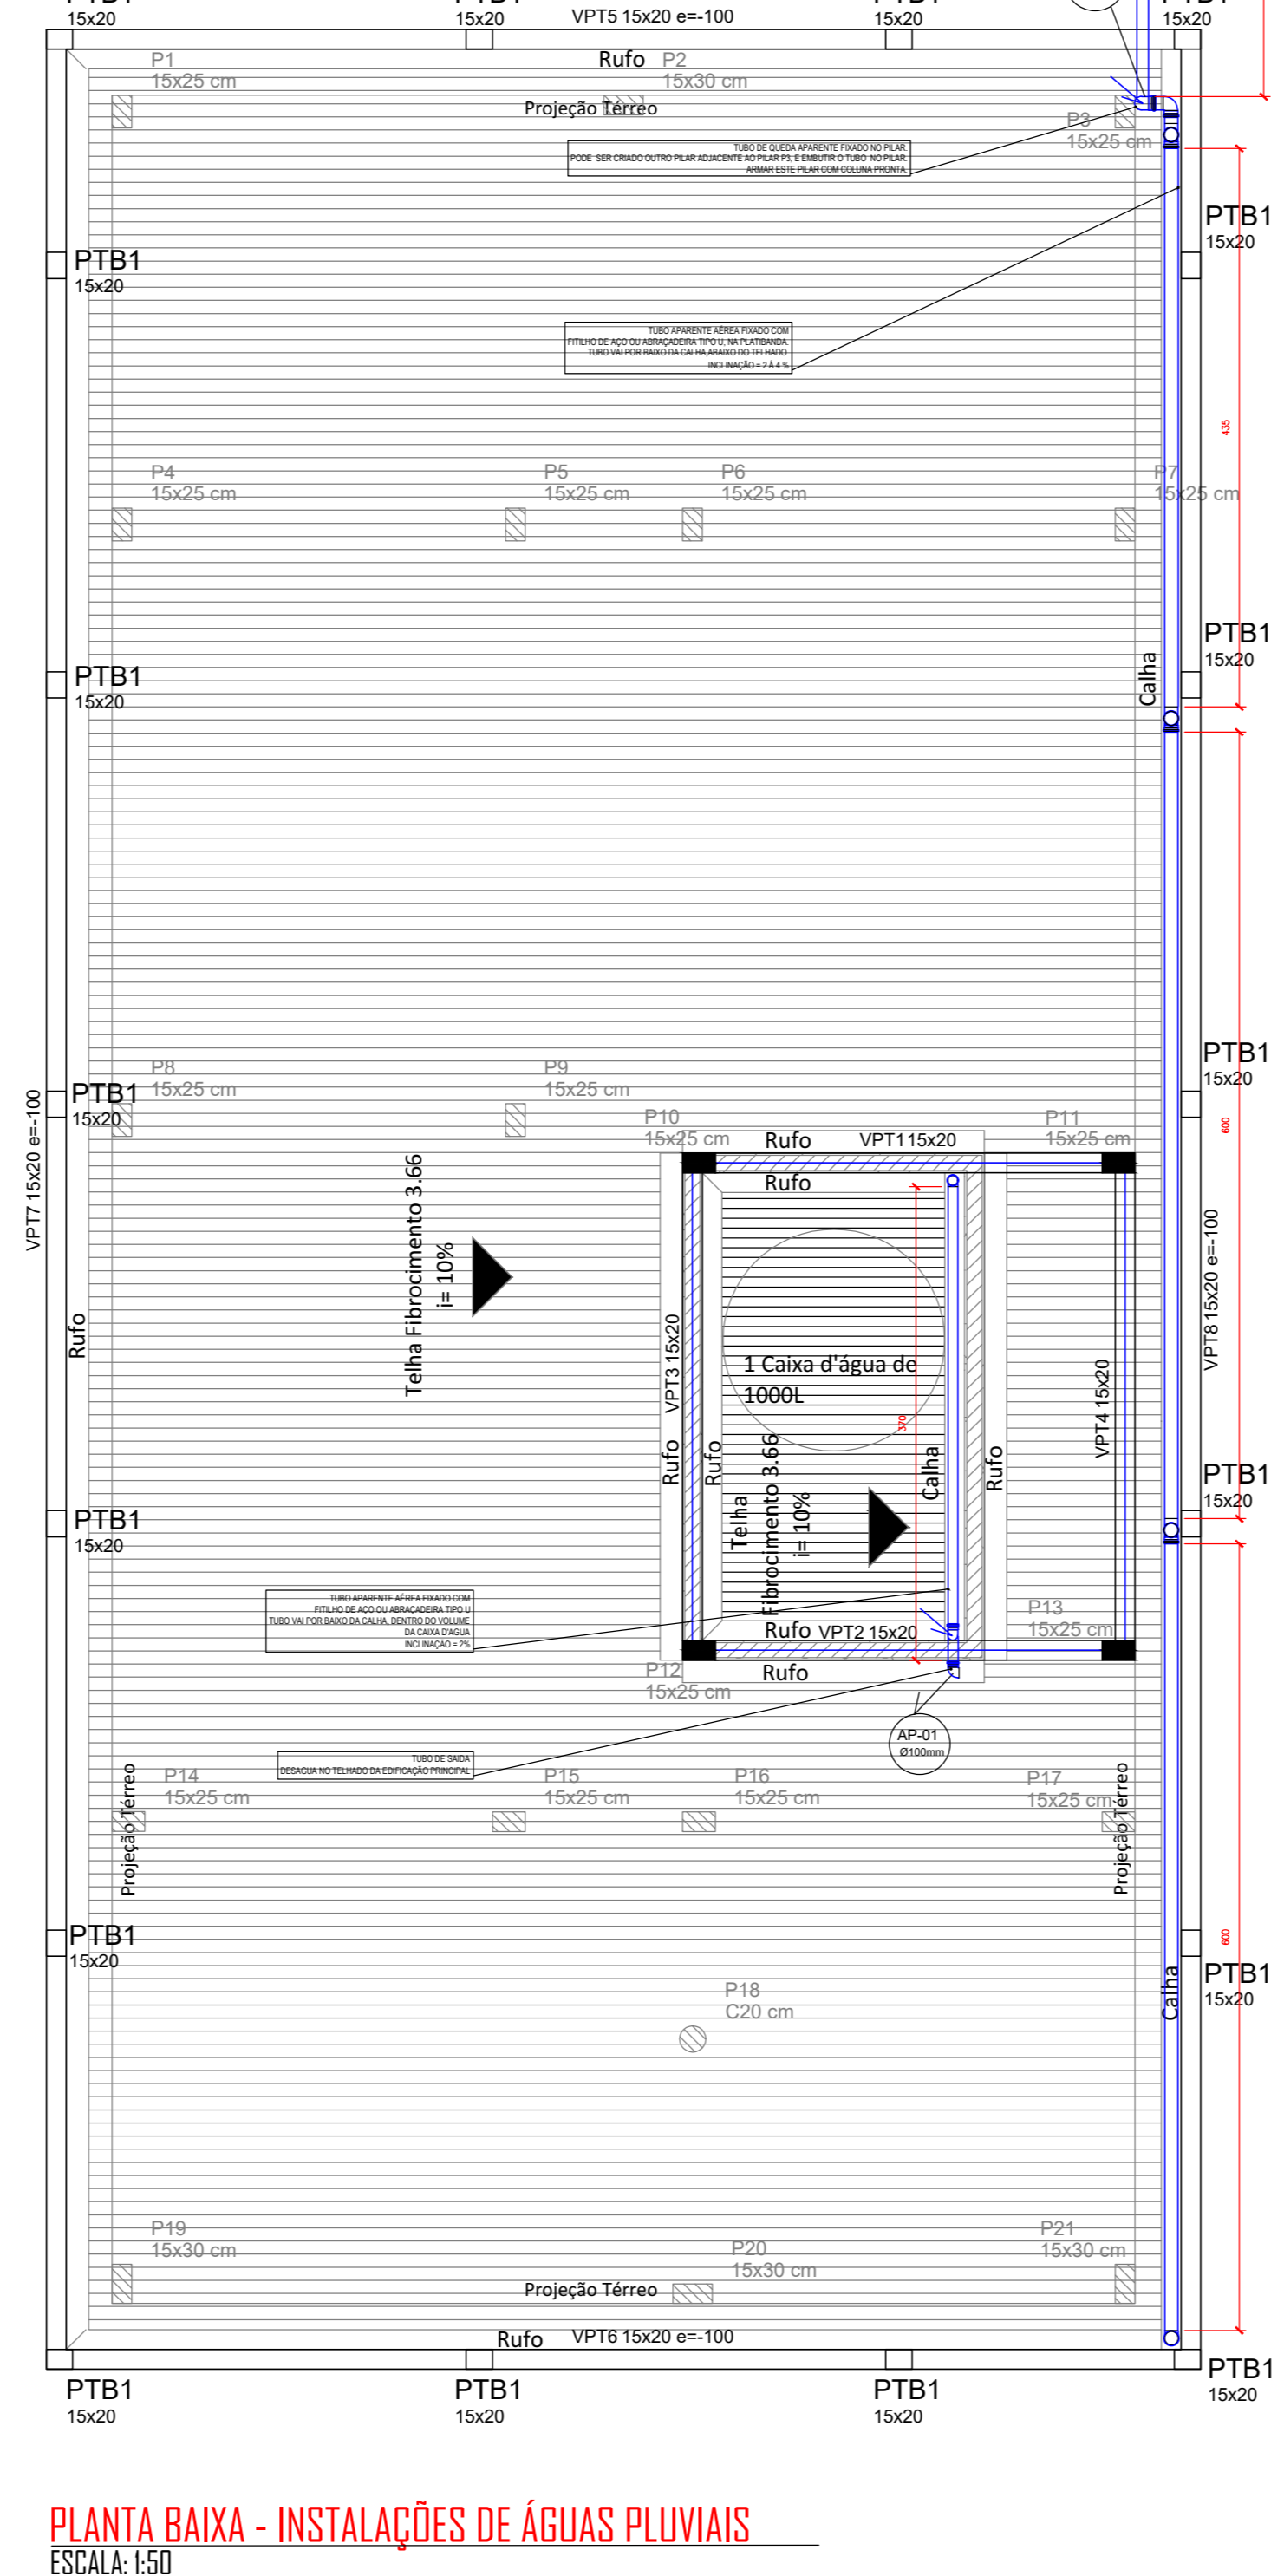

PLANTA BAIXA - INSTALAÇÕES DE ÁGUAS PLUVIAIS
ESCALA: 1:50

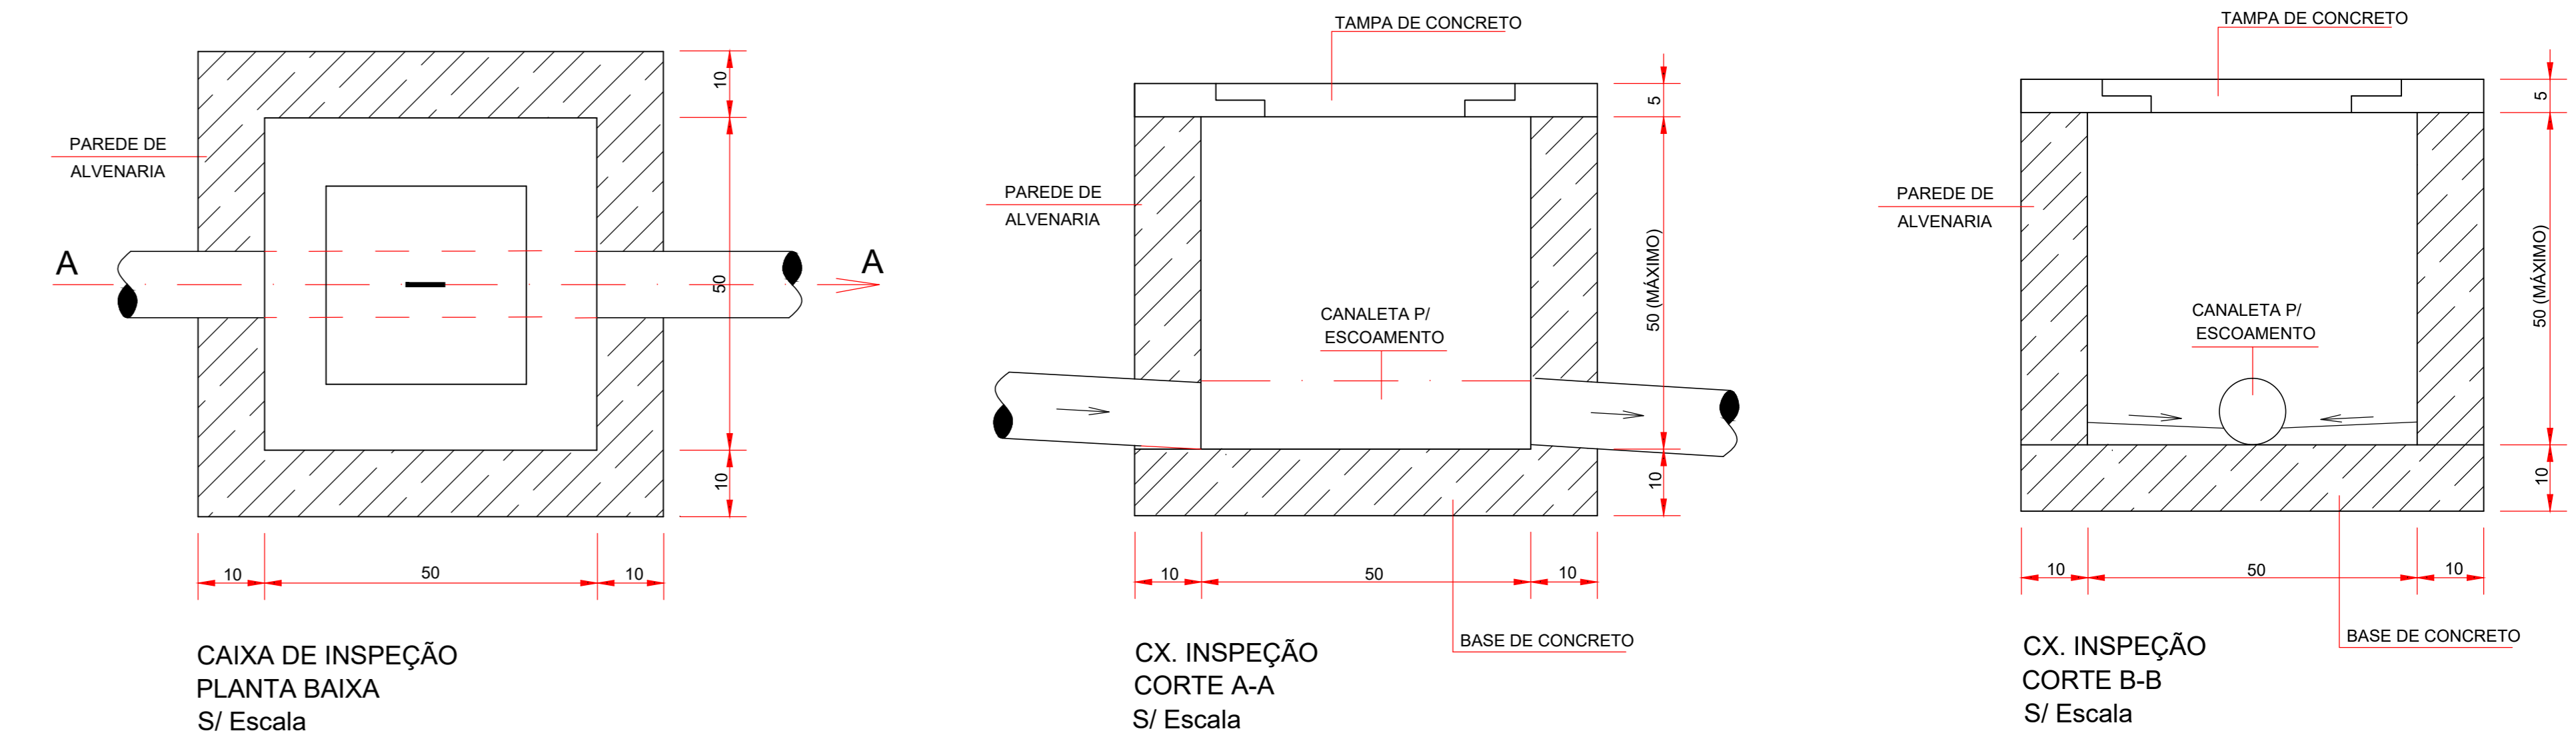

DETALHE POÇO DE CAPTAÇÃO DE ÁGUA PLUVIAL Ø DE 100cm SEM ESCALA



PROJETO HIDROSSANITÁRIO

Endereço:	AVENIDA RIO BRANCO, N. 1596, VILA BETÂNIA, GOIATUBA GO CEP: 75.600-000
Proprietário:	FUNDO MUNICIPAL DO MEIO AMBIENTE - CNPJ: 04.413.256/0001-81
Autor do projeto:	ENG. CIVIL, ESP. - HUGO NETO - CREA 101607568-D-GO
Responsável Técnico:	PAULO DOUGLAS MARTINS DE MENEZES - CREA 1016258410-D-GO
DESCRIÇÃO DOS SERVIÇOS:	Térreo
CONTÉUDO:	PLANTA DE MONTAGEM DAS LAJES PRÉ-FABRICADAS PLANTA DE CONVENIÊNCIA DE Lajes DAS LAJES PLANTA DE ARMADURA NEGATIVA DAS LAJES DETALHAMENTO SOBRE CONCRETAGEM DE LAJES DETALHAMENTO DAS VIGOTAS VOLTERRANAS RELACÃO DE ÁGUA, VOLUME DE CONCRETO VISTA 3D DA SUPERESTRUTURA
ÁREA DO TERRENO:	131,20MP
ÁREA ÚTIL DA CONSTRUÇÃO DO BARRACÃO:	157,00MP
DATA:	10/05/2024
DESENHADO:	DESENHADO
PROJETO DE INTERIORES/ARQUITETURA:	ENG. FÁBIO NETO, ESP.