




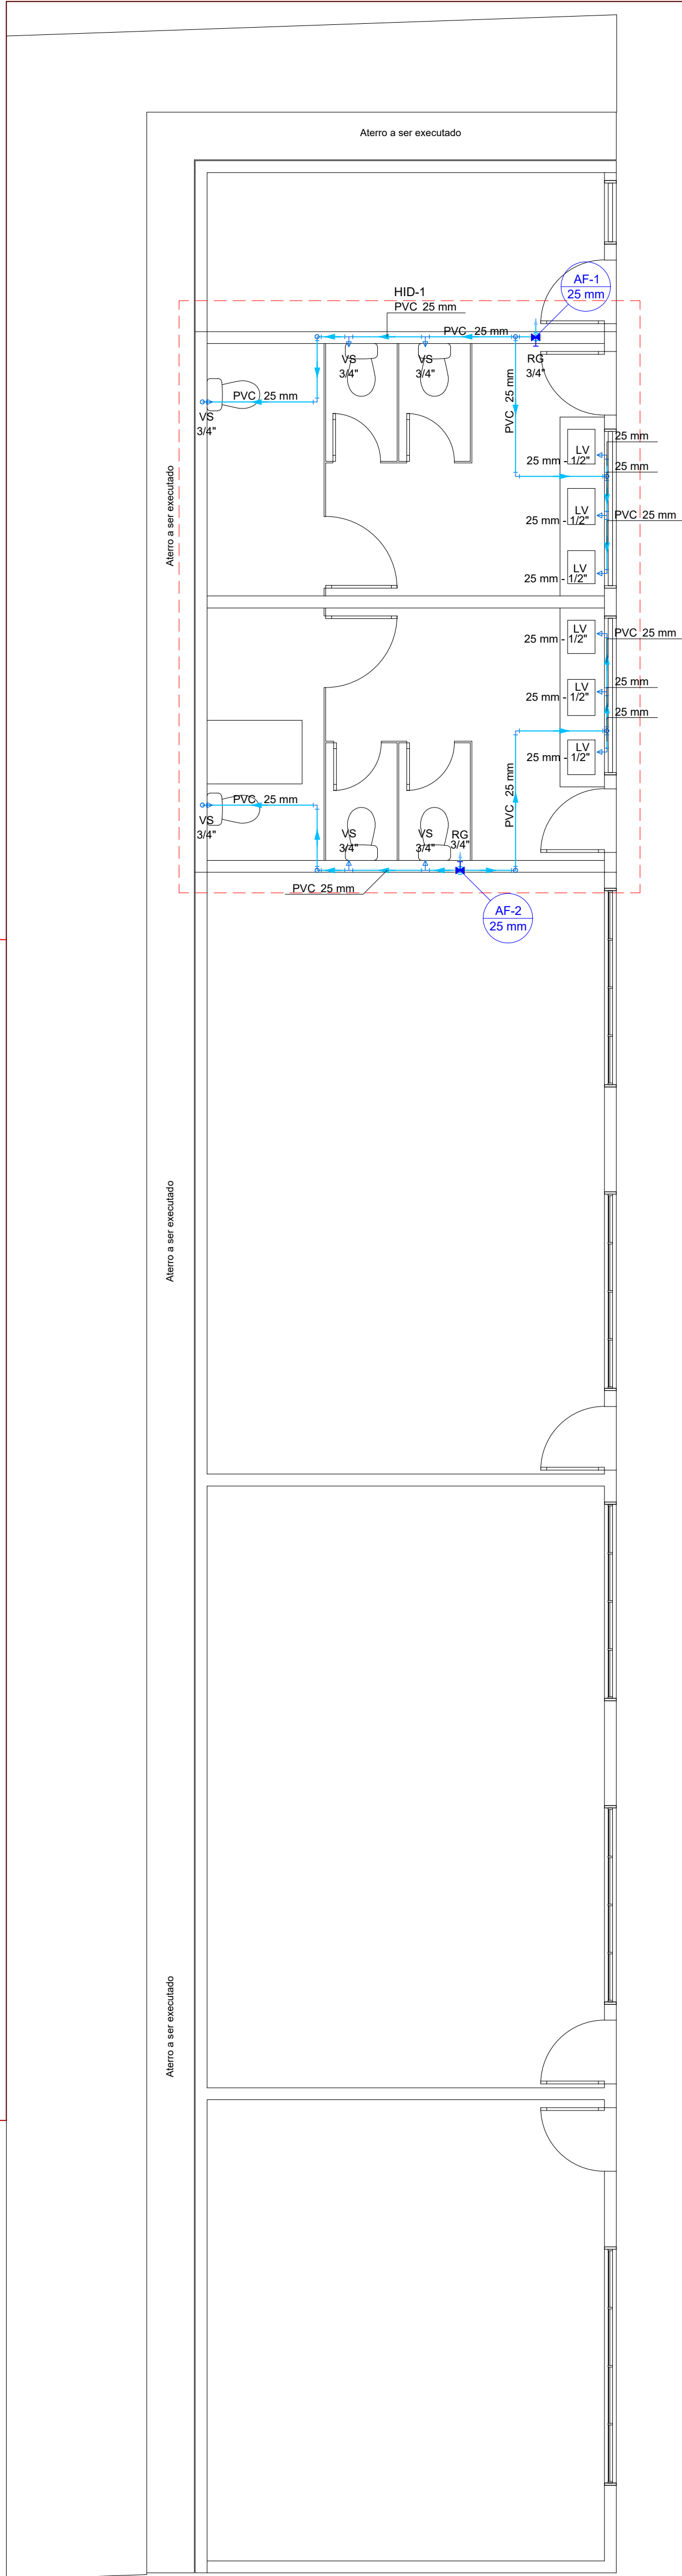


PLANTA BAIXA - PAVIMENTO TÉRREO
ESCALA 1:50

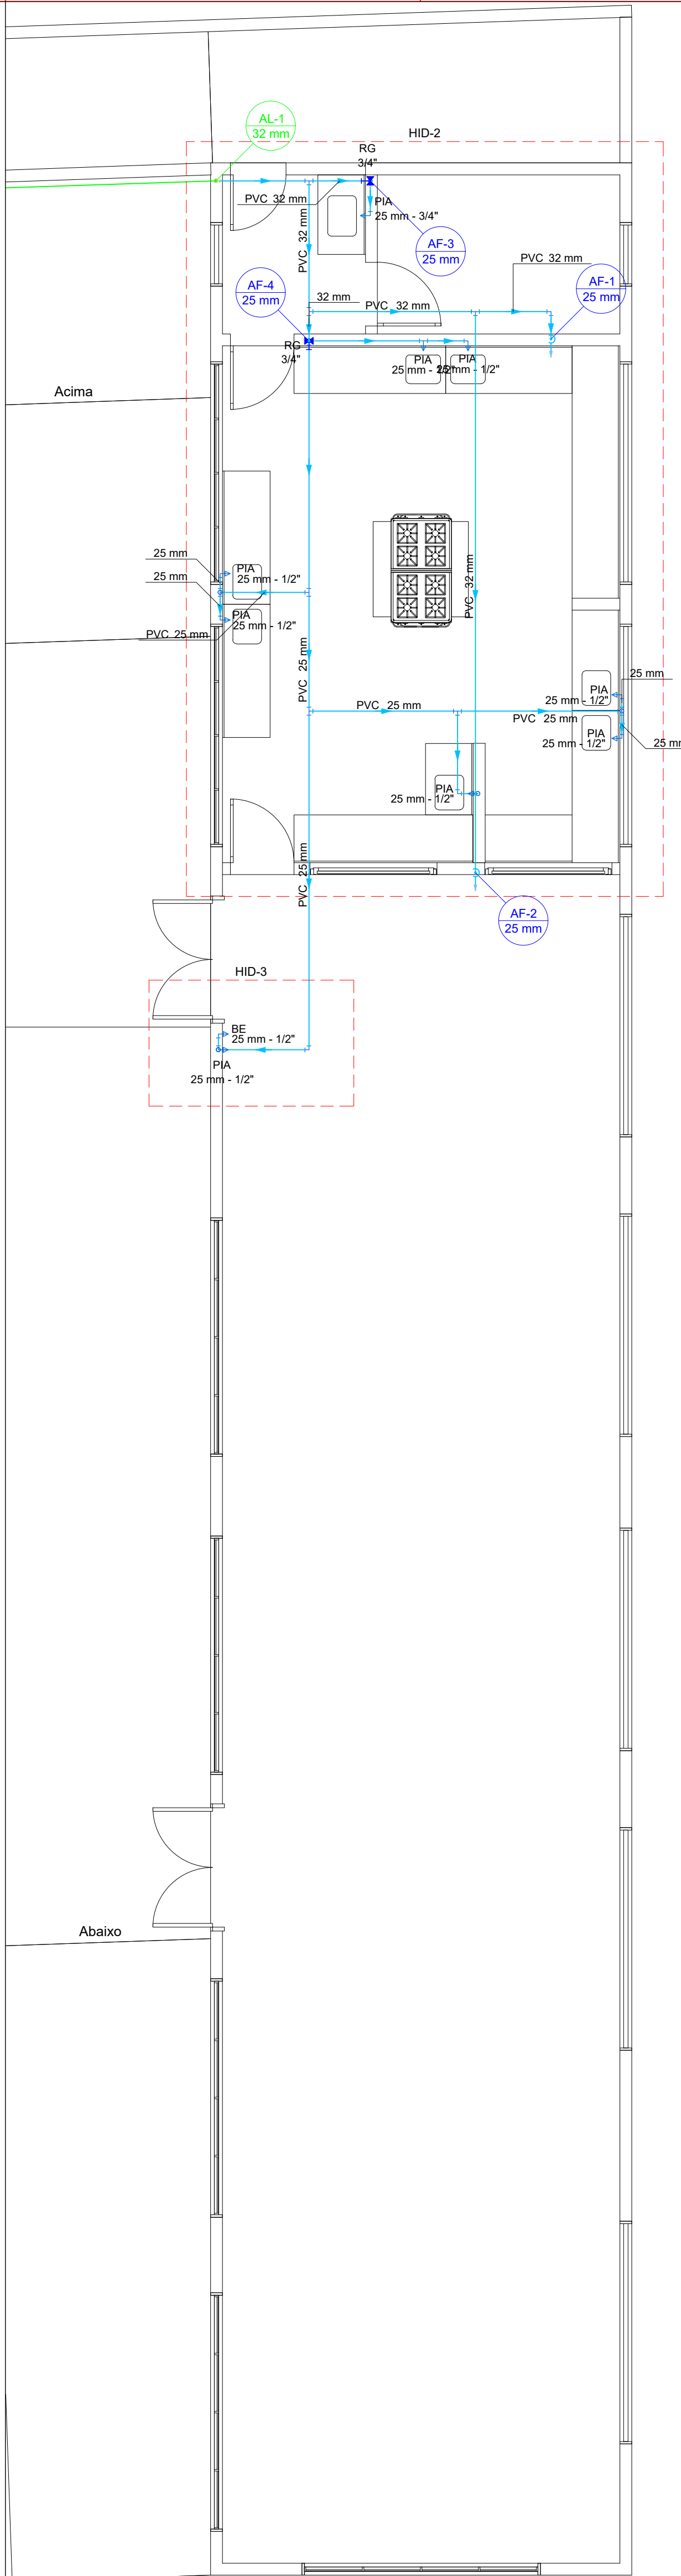

PLANTA BAIXA - PAVIMENTO 01
ESCALA 1:50

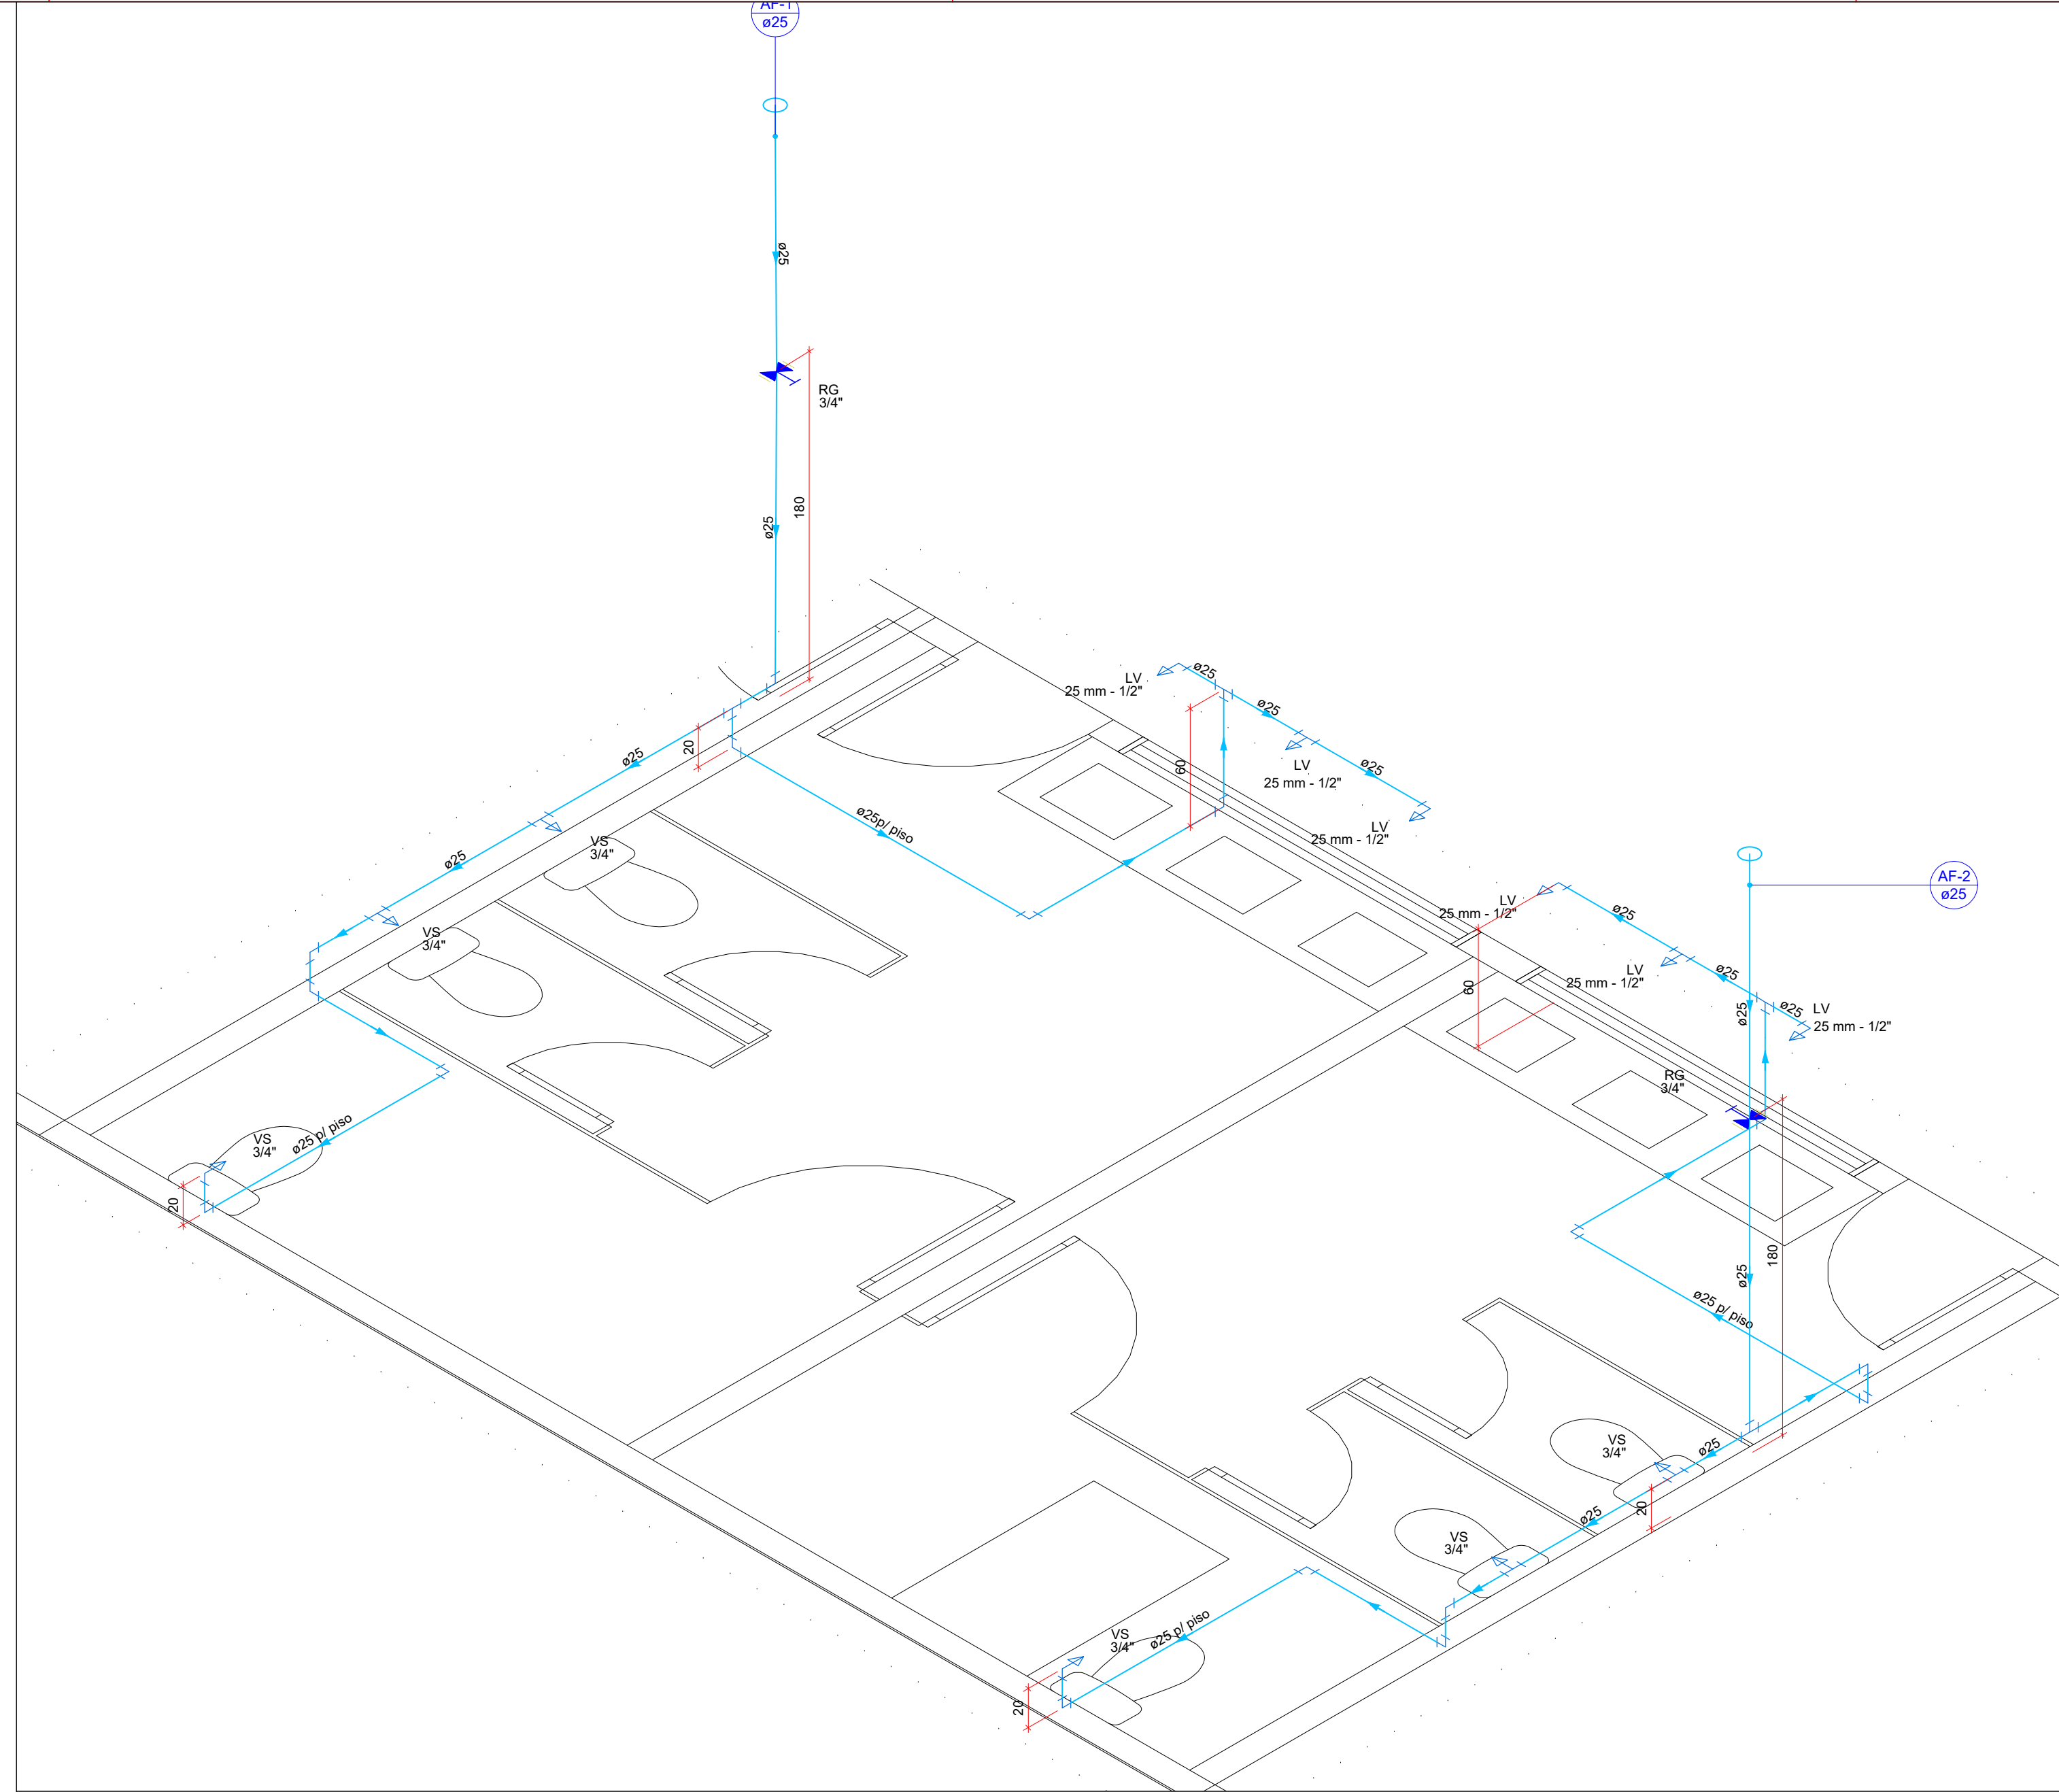

PLANTA BAIXA - SUB COLETORES
ESCALA SEM

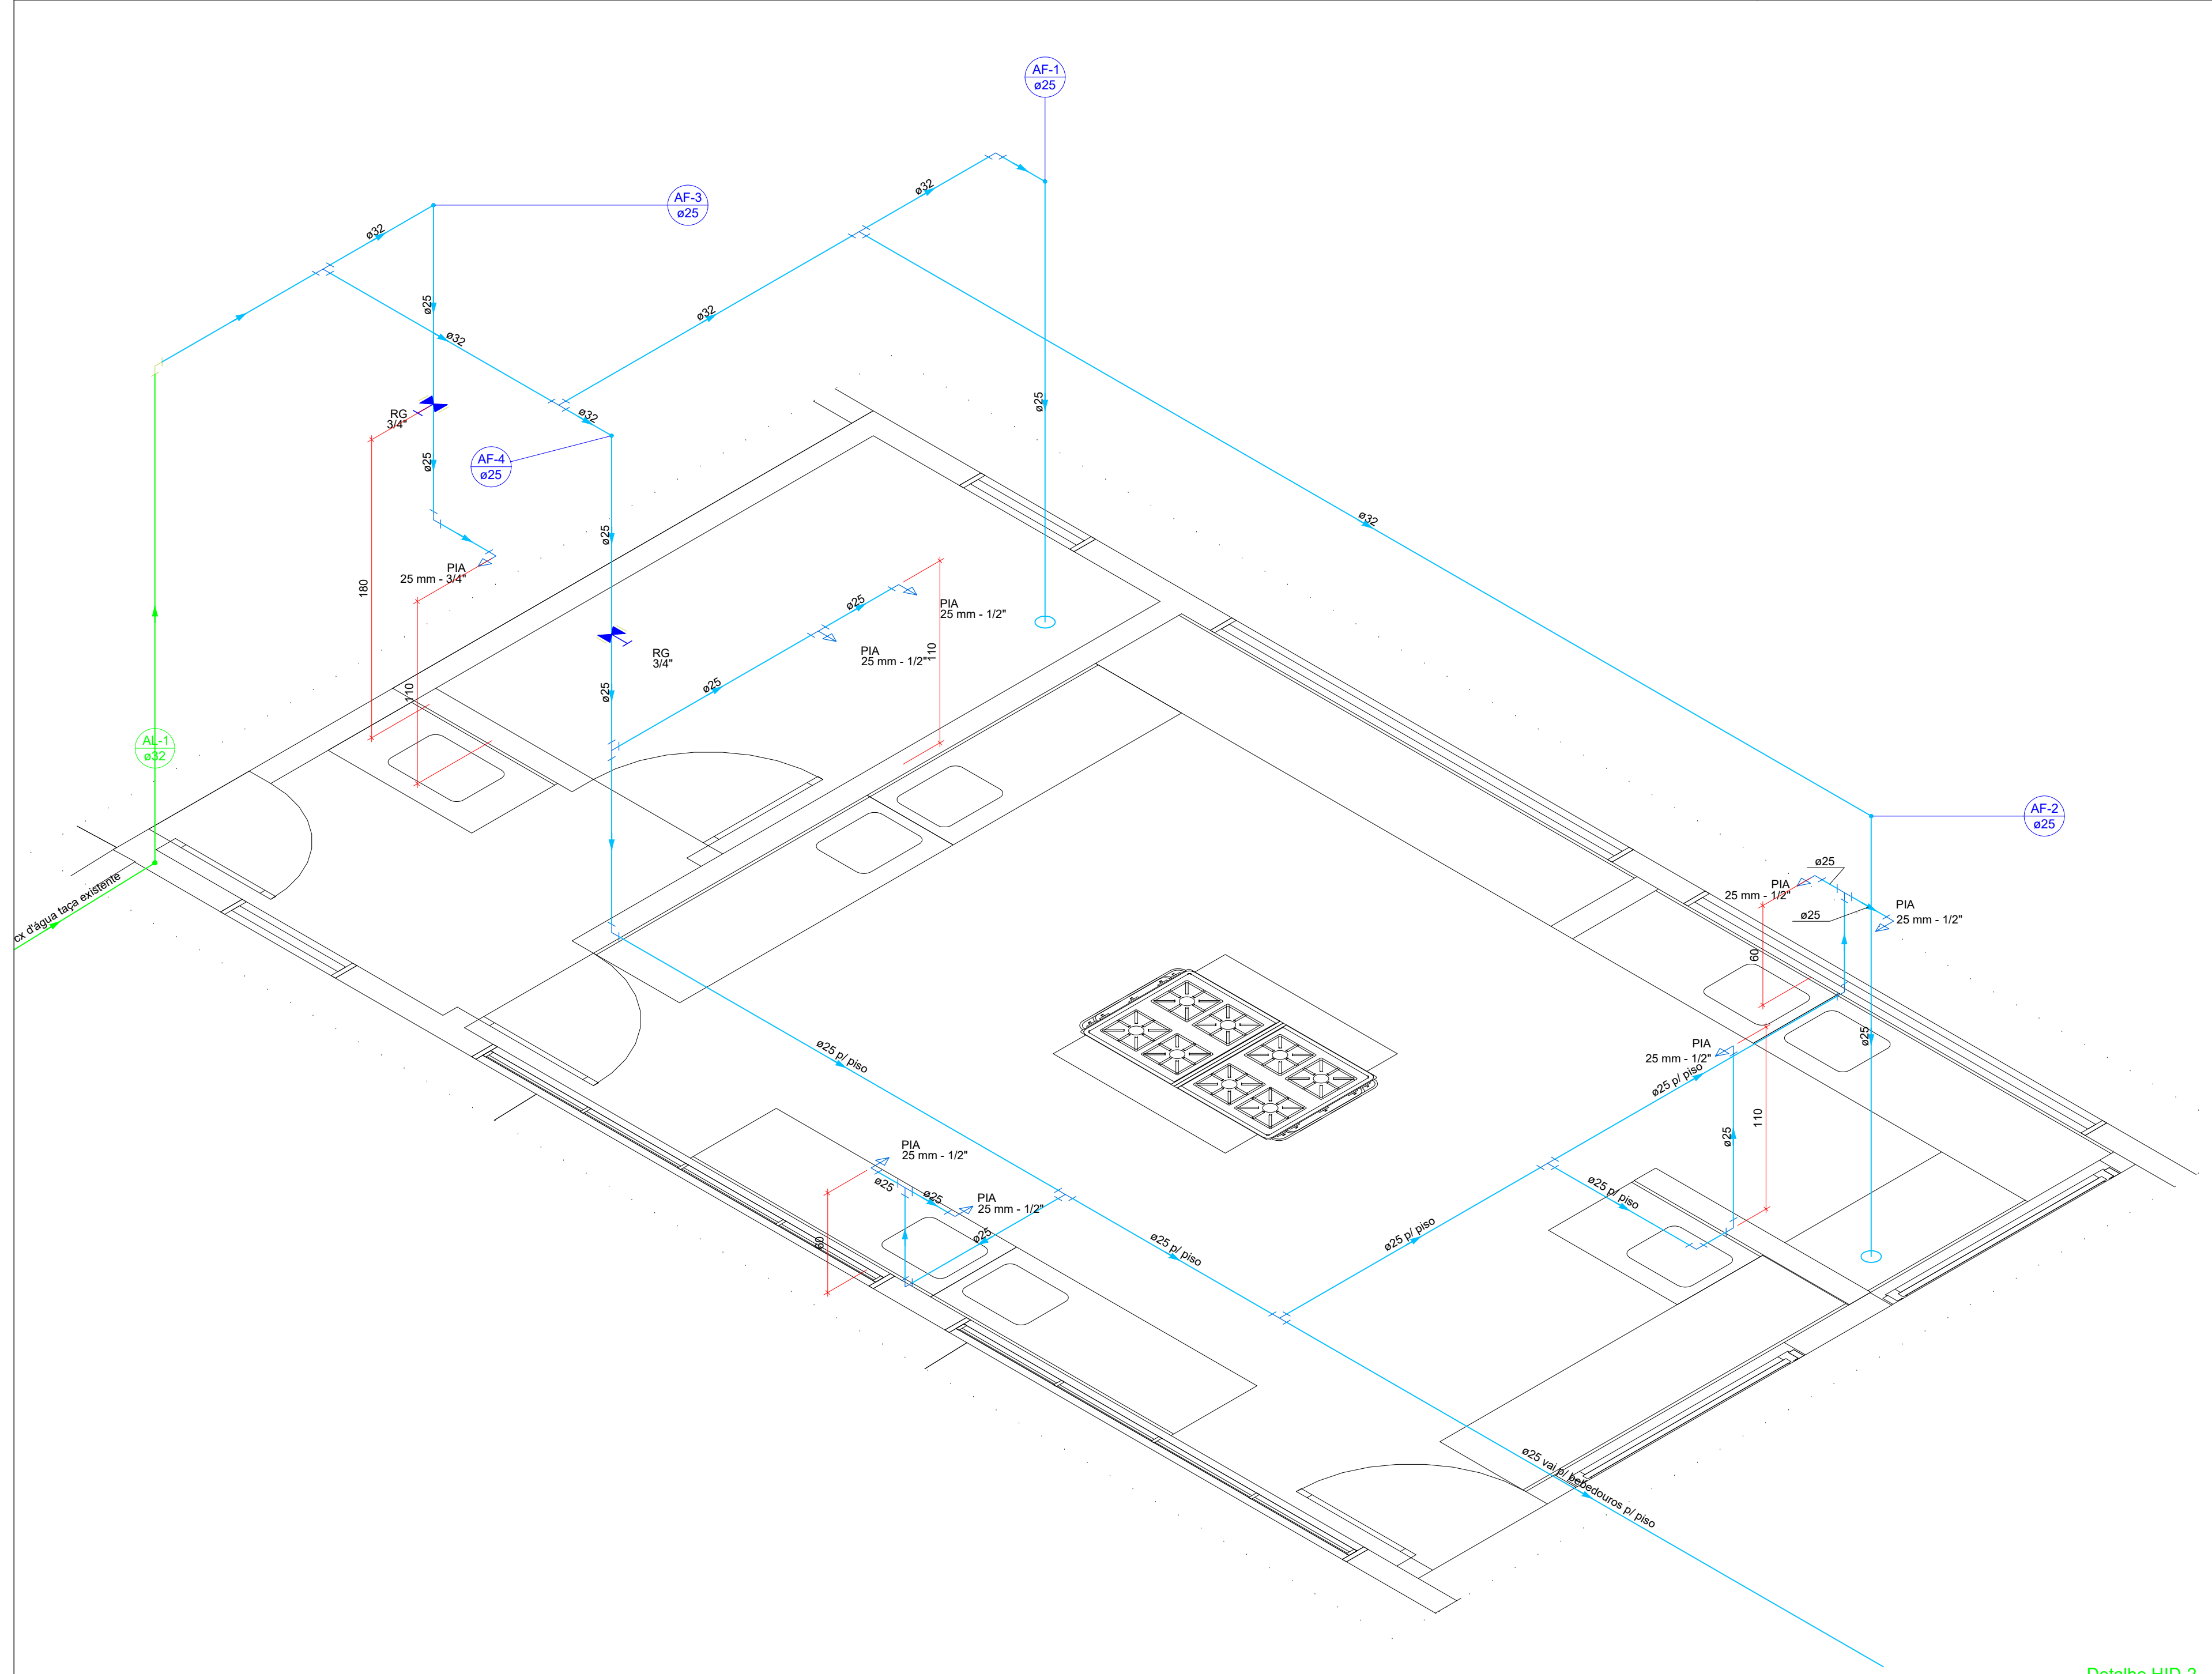


Detalhe HID-2
Escala 1:25

Lista de materiais - Térreo	
Água fria	
Aparelho	
Torneira de lavatório	25 mm - 1/2"
Adapt. p/ cr. d'água de concreto 200 mm	2.1/2"
Vaso Sanitário c/ ox. acoplada	1/2"
1"	
Materiais	
Registro de gaveta c/ canopia cromada	3/4"
PVC rígido soldável	3/4"
PVC Acessórios	3/4"
Engate flexível cobre cromado com canopia	1/2 - 3/8cm
Engate flexível plástico	1/2 - 3/8cm
Tubo	1/2 - 3/8cm
PVC rígido soldável	Adapt sold curto chobola-rosa p registro
Adapt sold curto chobola-rosa p registro	25 mm - 3/4"
Joelho 90° soldável	25 mm
Luna soldável	25 mm
Tubo	25 mm
Tubo	25 mm
Tubo	25 mm
Tubo	25 mm
PVC soldável azul c/ bucha latão	Joelho de redução 90° soldável com bucha de latão
Joelho de redução 90° soldável com bucha de latão	25 mm - 1/2"
Tubo 90 sold c/ bucha latão B central	25 mm - 1/2"
25 mm - 1/2"	

Legenda - Térreo	
Registro de gaveta c/ canopia cromada c/PVC soldável	
Legenda das indicações - Térreo	
LV	Lavatório com Te de 90° - 25 mm - 1/2"
LV	Lavatório com joelho de 90° - 25 mm - 1/2"
RG	Registro de gaveta c/ canopia cromada c/PVC soldável - 3/4"
VS	Vaso sanitário com caixa acoplada - 3/4"
VS	Vaso sanitário com caixa acoplada - 3/4"
Legenda de condutas - Térreo	
Água fria	

Lista de materiais - Pavimento 1	
Alimentação	
Ferro maleável classe 10	
Adapt. p/ cr. d'água de concreto 200 mm	2.1/2"
1"	
Materiais	
Registro de gaveta bruto ABNT	3/4"
PVC rígido soldável	3/4"
Adapt sold curto chobola-rosa p registro	25 mm - 3/4"
Joelho 90° soldável	25 mm
Tubo	25 mm
Reservatório cilíndrico	1000 L
Água fria	
Aparelho	
Bebedouro	25mm x 1/2"
Torneira de Pia de Cozinha	25 mm - 1/2"
Tubo	25 mm
Tubo	25 mm
Tubo	25 mm
PVC soldável azul c/ bucha latão	Joelho de redução 90° soldável com bucha de latão
Joelho de redução 90° soldável com bucha de latão	25 mm - 1/2"
Tubo 90 sold c/ bucha latão B central	25 mm - 1/2"
25 mm - 1/2"	

Legenda - Pavimento 1	
Registro bruto gaveta ABNT c/PVC soldável	
Registro de gaveta c/ canopia cromada c/PVC soldável	
Legenda das indicações - Pavimento 1	
BE	Bebedouro com joelho de 90° - 25 mm - 1/2"
PIA	Pia de cozinha com Te de 90° - 25 mm - 1/2"
PIA	Pia de cozinha com joelho de 90° - 25 mm - 1/2"
PIA	Pia de cozinha com joelho de 90° - 25 mm - 3/4"
RG	Registro bruto gaveta ABNT c/PVC soldável - 1"
RG	Registro de gaveta c/ canopia cromada c/PVC soldável - 3/4"
Legenda de condutas - Pavimento 1	
Água fria	
Alimentação	

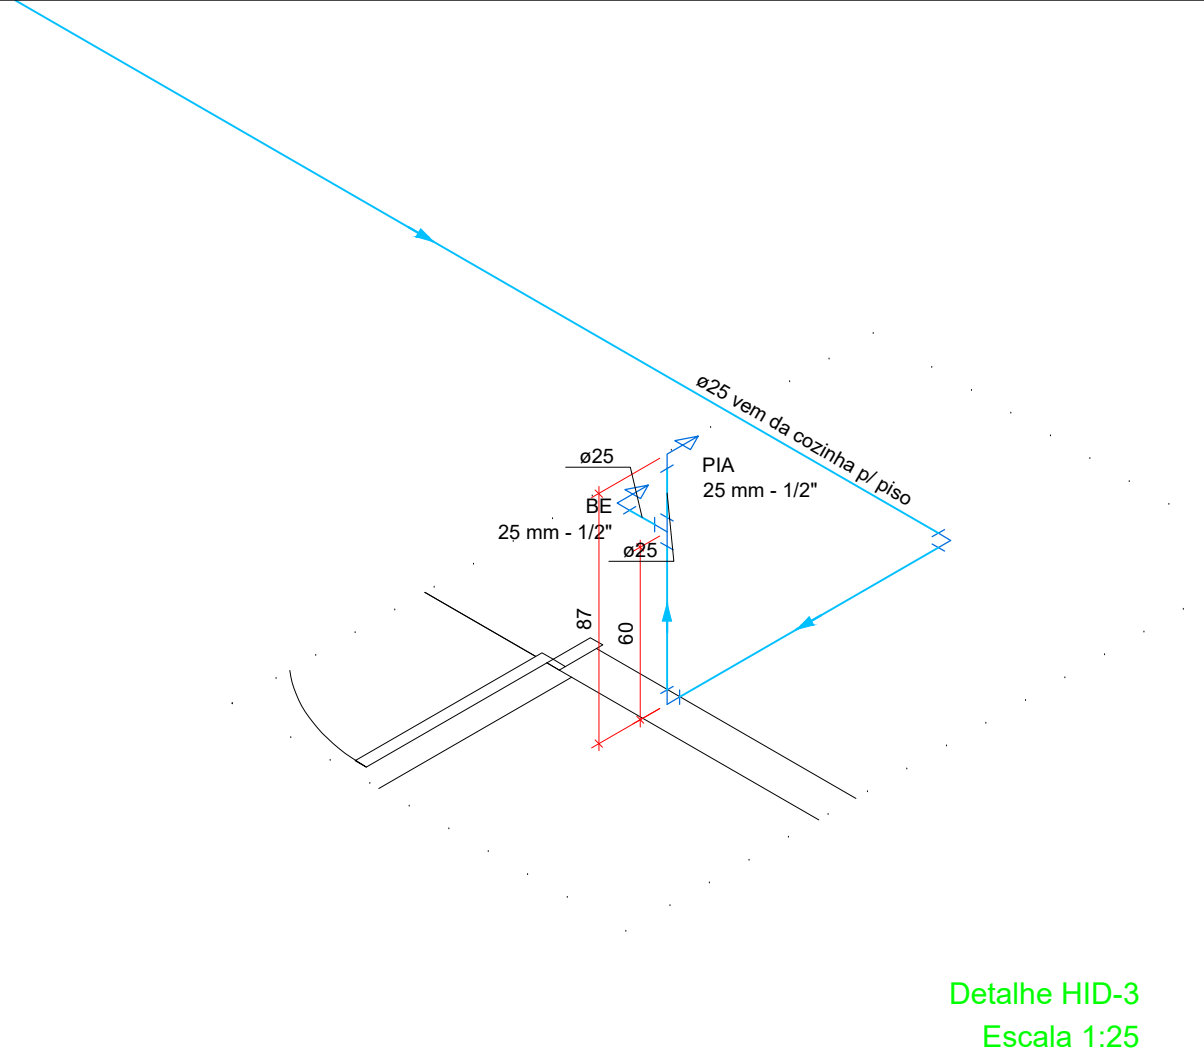



SECRETARIA MUNICIPAL DE PLANEJAMENTO URBANO, MOBILIDADE E HABITAÇÃO

END: Qd "A", Lote 8 Setor de - Mandos Sudeste, GO, CEP 72885-158

DBA: Ampliação da Escola Municipal Professora Josefa Maria De Lima

AUTOR(T): EMERSON DE JORGE PLA PUJADES

CREA 8866/D OF

PROP: SECRETARIA MUNICIPAL DE EDUCAÇÃO

RESP. TÉCNICO: EMERSON DE JORGE PLA PUJADES

CREA 8866/D OF

APROVAÇÕES =

DEPARTAMENTO DE ENGENHARIA

PROJETO HIDRÁULICO

N. DE FOLHA: P. 6-01/01

ÁREA EXISTENTE: CONTEÚDO: 01- PLANTA BAIXA TÉRREO 01- PLANTA BAIXA PAVIMENTO 01 01- LISTA DE MATERIAIS / LEGENDAS 01- DETALHES ISOMÉTRICOS

DATA: MAIO / 2023

ESQ: INDEXADA

ÁREA CONSTRUÍDA: 357,89 M²

DESENHO: