




1 PLANTA BAIXA - MURETA DE ENERGIA
ESCALA: 1/25

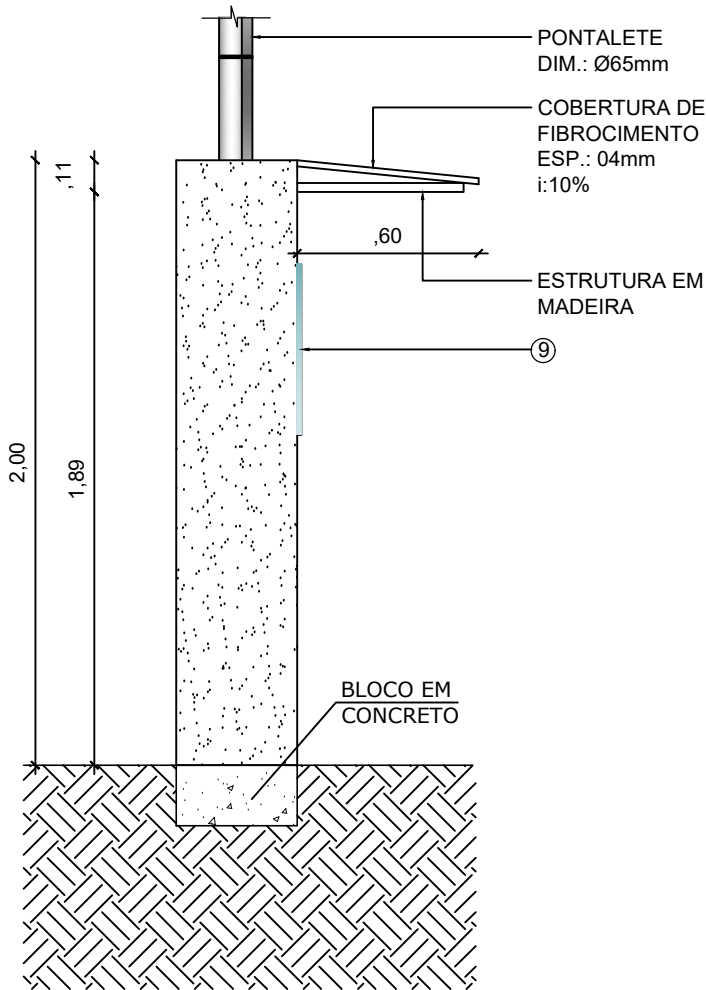


2 VISTA 01 - MURETA DE ENERGIA
ESCALA: 1/25

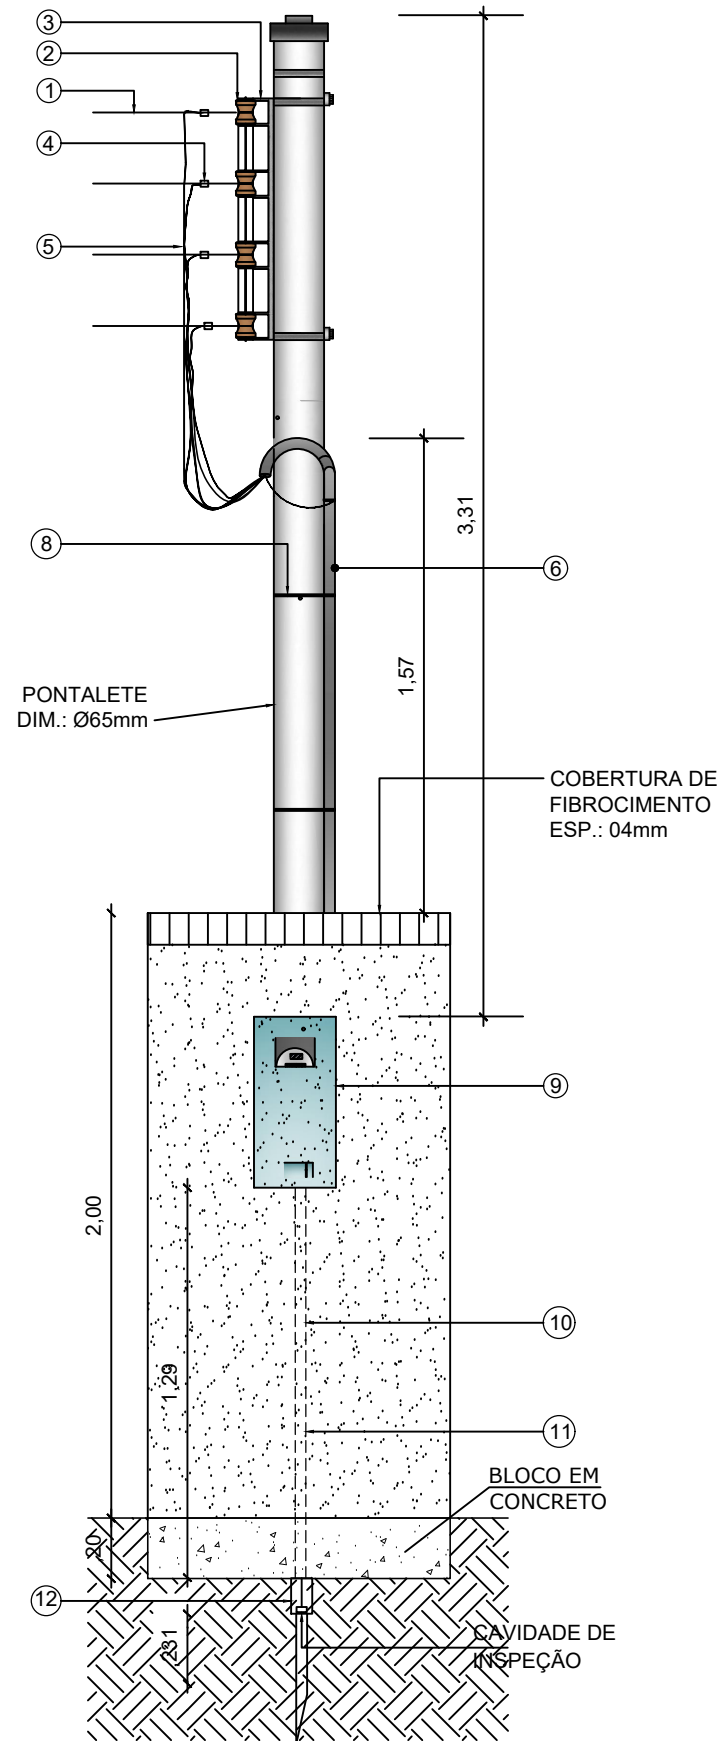


3 VISTA 02 - MURETA DE ENERGIA
ESCALA: 1/25

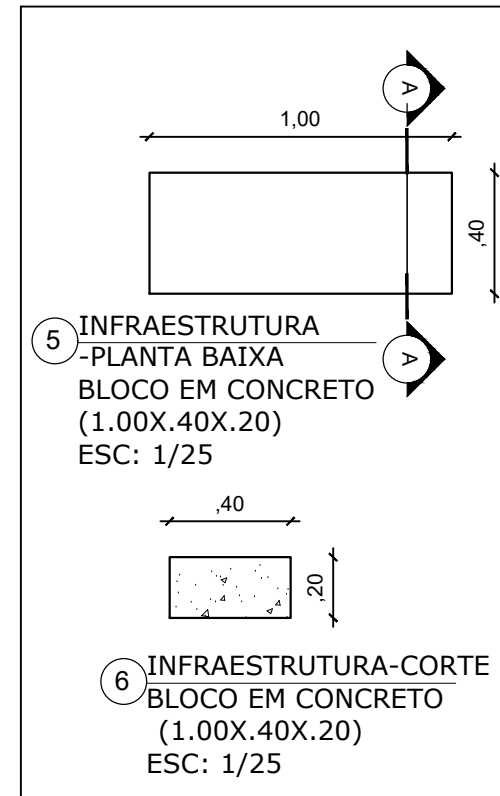

5 INFRAESTRUTURA - PLANTA BAIXA
BLOCO EM CONCRETO (1.00X.40X.20)
ESC: 1/25

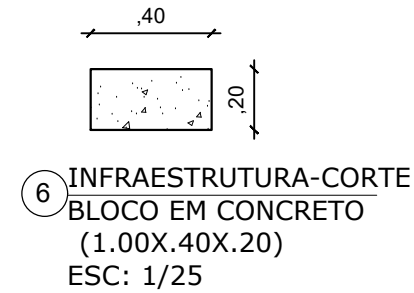

6 INFRAESTRUTURA-CORTE
BLOCO EM CONCRETO (1.00X.40X.20)
ESC: 1/25

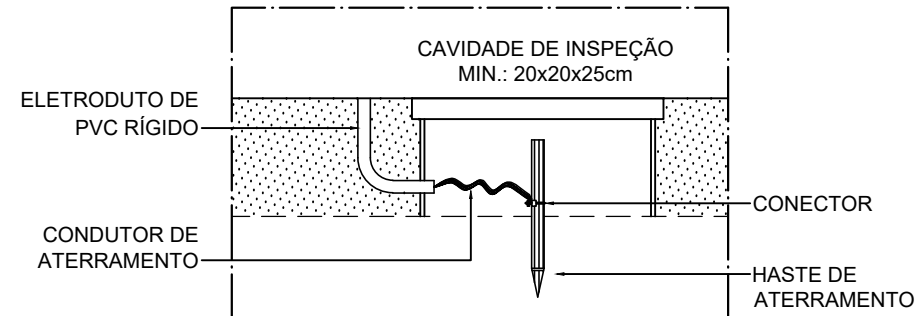

4 DETALHE DO ATERRAMENTO
ESCALA: 1/50

LEGENDA	
01	RAMAL DE LIGAÇÃO
02	ISOLADOR ROLDANA
03	ARMAÇÃO SECUNDÁRIA
04	CONECTOR TIPO CUNHA
05	RAMAL DE ENTRADA
06	ELETRODUTO DO RAMAL DE ENTRADA
07	CURVA DE 180°
08	FITA DE ALUMÍNIO
09	CAIXA PARA MEDIDOR
10	ELETRODUTO DE SAÍDA
11	ELETRODUTO DE ATERRAMENTO
12	CONDUTOR DE ATERRAMENTO



PROJETO
ESTRUTURAÇÃO DA REDE DE SERVIÇOS DO SISTEMA ÚNICO DE ASSISTÊNCIA SOCIAL - SUAS - CONSTRUÇÃO DE CENTRO DE REFERÊNCIA ESPECIALIZADO DE ASSISTÊNCIA SOCIAL - CREAS

ADMINISTRAÇÃO
JOÃO MEDEIROS CAMPELO

ENDEREÇO
ITAMARATI-AMAZONAS

TÍTULO
DETALHE DA MURETA

RESPONSÁVEL TÉCNICO
ENG.º DENIS BOTELHO
CREA: 18473 -D/AM

DESENHO
Isabela Marques

DATA
Agosto/2024

REVISÃO

ESCALA INDICADA
PRANCHA
01/01

