



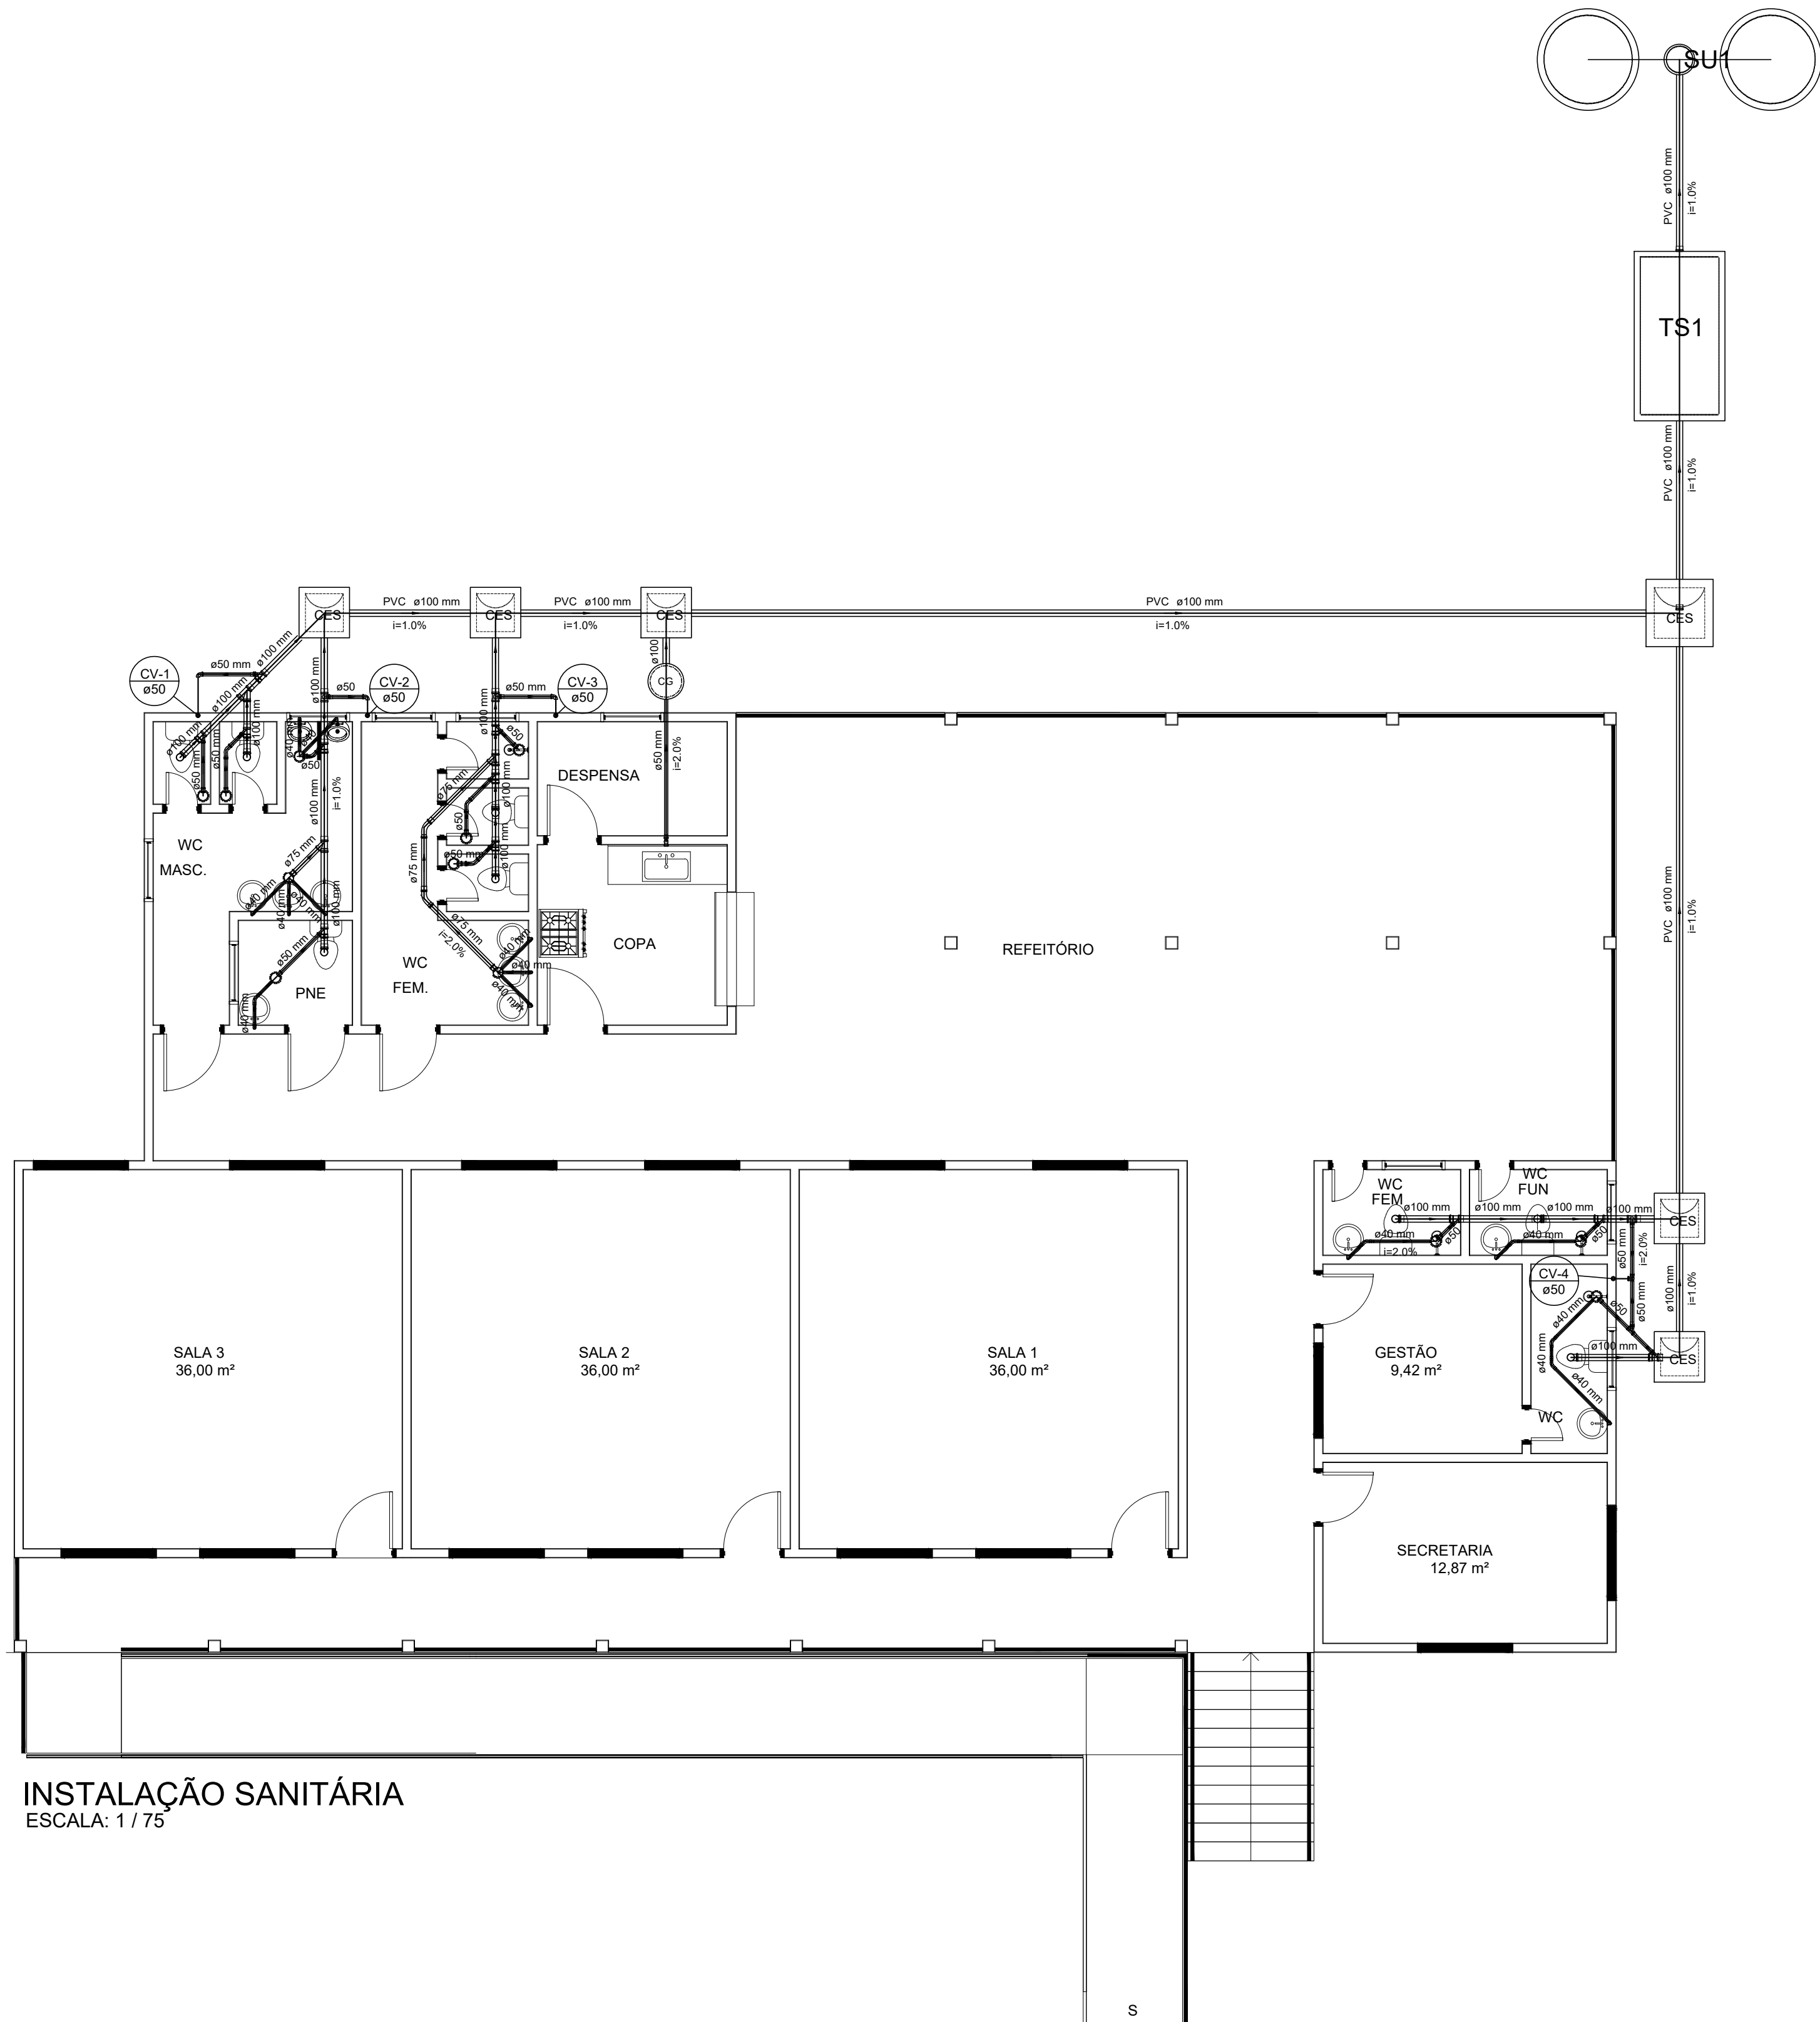


INSTALAÇÃO SANITÁRIA
ESCALA: 1 / 75


Legenda	
	Caixa Sifonada
	Caixas Inspeção Esgoto Sifonada
	Caixas de Gordura
	Cap
	Curva 45 Longa para Esgoto Sanitário
	Curva 45 longa Amanco
	Curva 90 curta
	Junção simples
	Lavatório de Uso Geral
	Mictório de Descarga Automática- DN 40mm
	Plia de Cozinha Industrial - Lavagem de painéis com Sifão
	Ramais de Ventilação
	Terminal de ventilação- coluna
	Vaso Sanitário c/ curva 90°
	Vaso Sanitário c/ tê

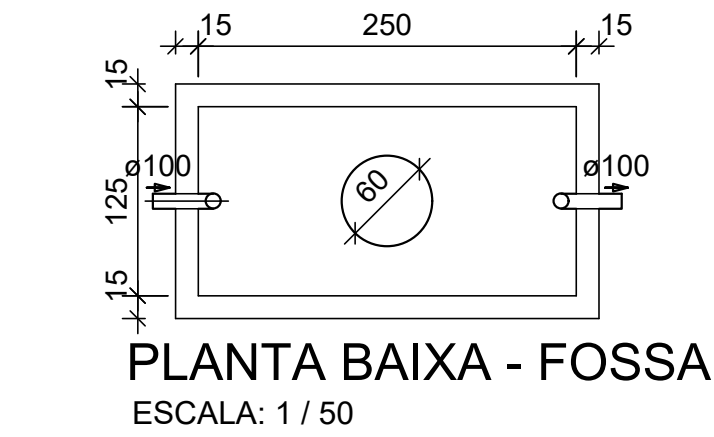


PLANTA BAIXA - FOSSA
ESCALA: 1 / 50

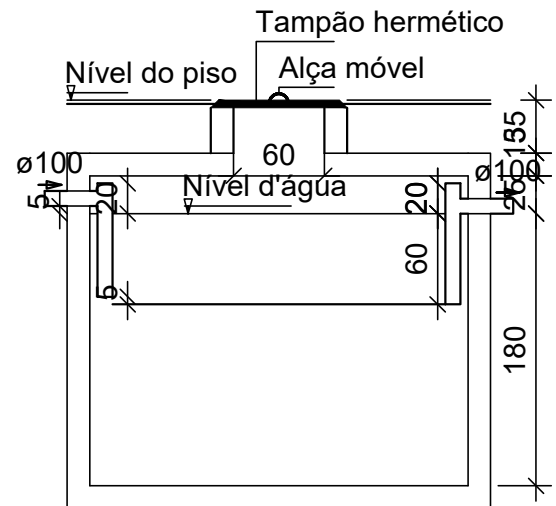

CORTE - FOSSA
ESCALA: 1 / 50

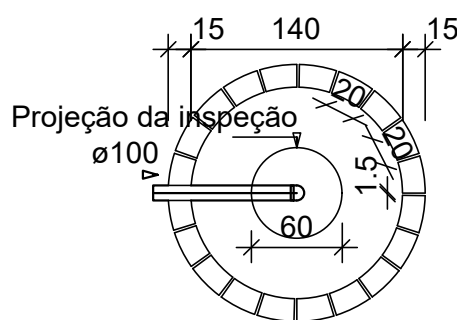

PLANTA BAIXA - SUMIDOURO
ESCALA: 1 / 50

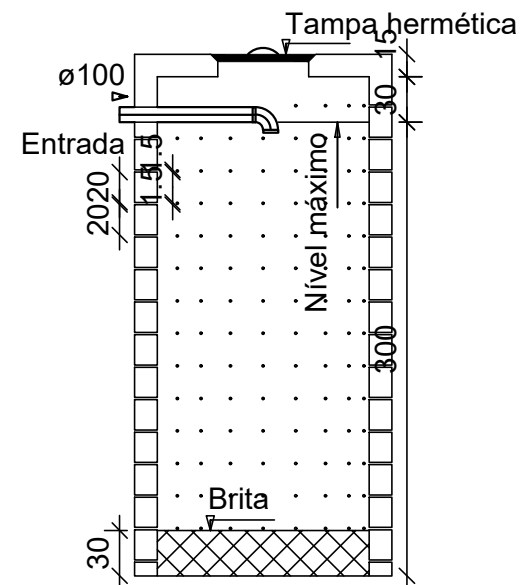

CORTE - SUMIDOURO
ESCALA: 1 / 50

Lista de Materiais	
Caixas de Passagem	
Caixa de Gordura modulada	
CG - 50 cm 97L	1 pç
Caixa de inspeção de esgoto sifonada	
CES- 60x60 cm	5 pç
CES- 80x80cm	1 pç
PVC Acessórios	
Caixa sifonada	
150x150x50	10 pç
150x185x75	2 pç
Sifão de copo p/ pia e lavatório	
1" - 1.1/2"	10 pç
1" - 2"	1 pç
Sifão flexível p/ Mictório	
1.1/4"- 2"	2 pç
Válvula p/ lavatório e tanque	
1"	10 pç
Válvula p/ pia	
1"	1 pç
PVC Esgoto	
Bucha de redução longa	
50 mm - 40 mm	2 pç
Cap	
100 mm	1 pç
Curva 45 longa	
50 mm	4 pç
75 mm	2 pç
Curva 45 longa Amanco	
40 mm	5 pç
Curva 90 curta	
100 mm	6 pç
40 mm	12 pç
Joelho 90	
40 mm	2 pç
50 mm	4 pç
Joelho 90 c/anel p/ esgoto secundário	
40 mm - 1.1/2"	10 pç
Junção simples	
100 mm - 50 mm	11 pç
100 mm - 75 mm	2 pç
100 mm- 100 mm	1 pç
Luva	
40 mm	17 pç
Luva simples	
100 mm	33 pç
50 mm	16 pç
75 mm	4 pç
Tubo rígido c/ ponta lisa	
100 mm - 4"	60.39 m
40 mm	17.19 m
50 mm - 2"	9.41 m
75 mm - 3"	4.26 m
Tê sanitário	
100 mm - 100 mm	2 pç
100 mm - 50 mm	2 pç
Unidades de tratamento	
Alça	
Ferro	1 pç
Argamassa	
Argamassa	0.54 m³
Concreto	2.03 m³
Tampa	
Hermética	1 pç
PVC Esgoto	
Curva 90 curta	
50 mm	3 pç
Joelho 90	
50 mm	2 pç
Junção simples	
50 mm - 50 mm	1 pç
Luva simples	
50 mm	9 pç
Terminal de ventilação	
50 mm	4 pç
Tubo rígido c/ ponta lisa	
50 mm - 2"	15.71 m
Tê sanitário	
100 mm - 50 mm	1 pç
50 mm -50 mm	1 pç

NOTAS:
1 - Todas as cotas estão em m (metros), exceto onde indicadas.
2 - Todos os acessórios de banheiro seguem gabarito de altura.

PROPRIETARIA

RESP. TÉCNICO

AUTOR DO PROJETO



ESTADO DE RORAIMA
PREFEITURA MUNICIPAL DE CARACARAI
"AMAZÔNIA PATRIMÔNIO DOS BRASILEIROS"



PROPRIETÁRIO: PREFEITURA MUNICIPAL DE CARACARAI

ENDEREÇO: Vila Sacai, Comunidade Ribeirinha da Região do Baixo Rio Branco

PROJETO: INSTALAÇÕES

Desenho: Instalação Sanitaria, Fossa e Sumidouro

Colaborador: Eder Mário
Escala: Indicada
Data: Mar / 2022
Área: 363,83m²

Prancha

1/3