


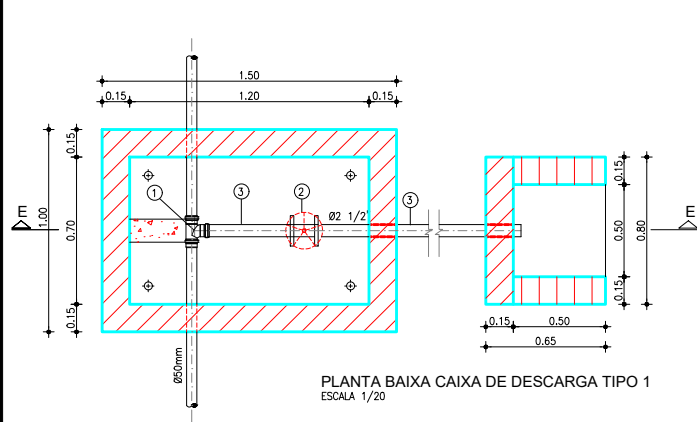


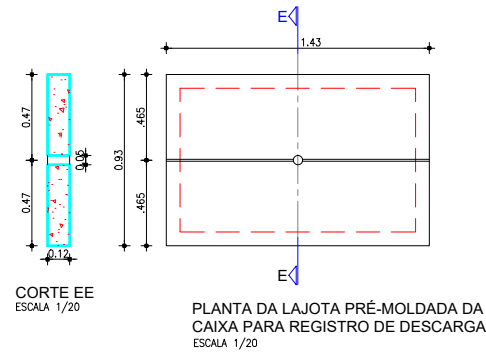


PLANTA BAIXA CAIXA DE DESCARGA TIPO 1
ESCALA 1/20

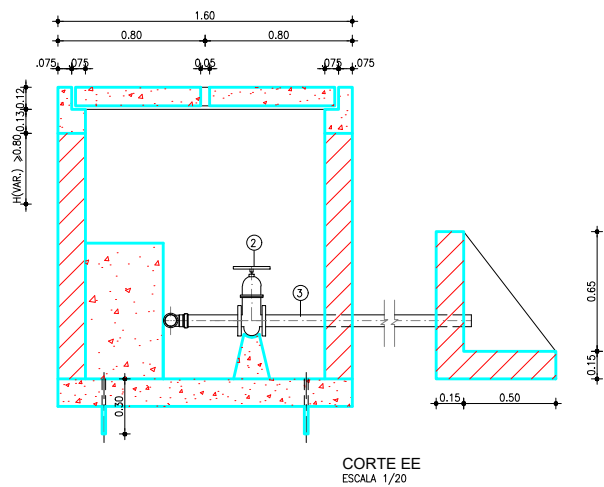


DETALHE BLOCOS DE ANCORAGEM
SEM ESCALA

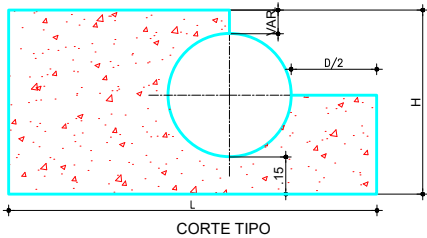

ITEM	ESPECIFICAÇÕES	L	H
1	Curva 22°30'	0,38	0,35
2	Curva 45°	0,70	0,35
4	Curva 90°	0,99	0,45
5	Tê	0,89	0,35

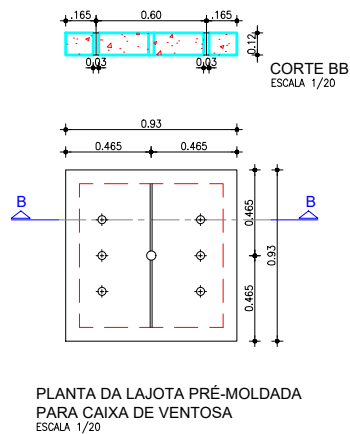

ARMADURAS DAS TAMPAS
ESCALA 1/20

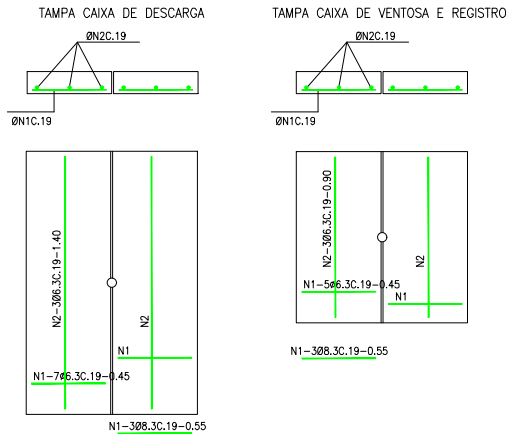

RELAÇÃO DE PEÇAS DA CAIXA DE REGISTRO DE DESCARGA			
Nº	ESPECIFICAÇÕES	DIM.	QUANT.
1	TE DE FERRO GALVANIZADO 90G	2 1/2"	01
2	REGISTRO	2 1/2"x2 1/2"	01
3	TUBO FERRO GALVANIZADO L = 6.00M	2 1/2"	01

QUADRO DE FERRO DA CAIXA DE DESCARGA - AÇO CA-50				
Nº	Ø	C. UNIT.(m)	Ø	C. TOTAL .(m)
1	6.3	0.45	6.3	14.70
2	6.3	1.40		
QUADRO DE FERRO DA CAIXA DE VENTOSA E REGISTRO - AÇO CA-50				
Nº	Ø	C. UNIT.(m)	Ø	C. TOTAL .(m)
1	6.3	0.45	6.3	9.90
2	6.3	0.90		



PREFEITURA MUNICIPAL DE CARACARÁ

PROJETO DO SISTEMA DE ABASTECIMENTO DE ÁGUA - VILA CAROLINA DO NORTE

TÍTULO: PROJETO COMPLEMENTAR
CAIXA DE PROTEÇÃO DOS REGISTROS DE DESCARGA

ART: RP20200181365 DATA: 30 de Junho de 2026 EMENDA ESPECIAL: RP20200181365 PRANCHAS: 01/01