


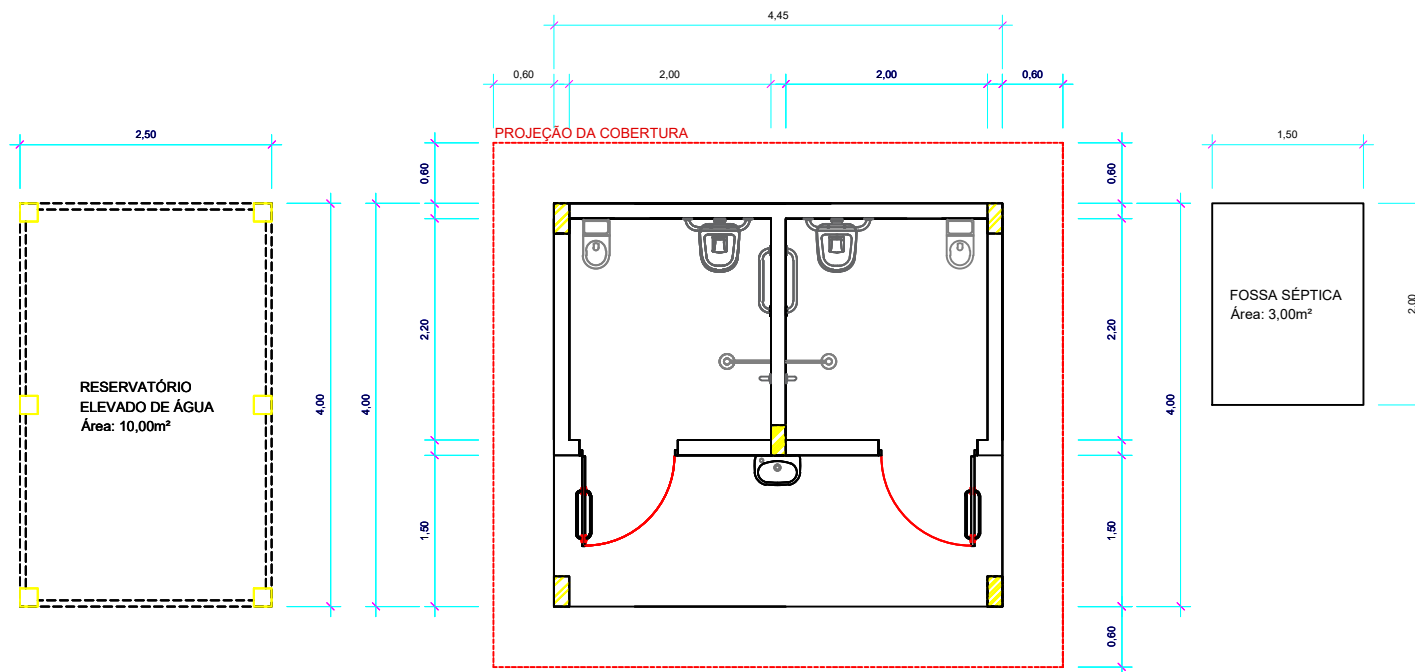

PLANTA BAIXA - Banheiro PNE Masc. e Fem.
Escala 1 : 100

PROJETO BÁSICO			
	PROPRIETÁRIO	PREFEITURA MUNICIPAL DE GURUPÁ / SEC. DE EDUCAÇÃO	REVISÃO
	PROJETISTA	ENG. CIVIL GESIVALDO SIERRA RABELO - CREA 28994/D-PA	02
DATA	RECIBO	OBJETO	ESCALA
MARÇO 2025	MAIO 2025	ANEXO DE 3 SALAS E REFEITÓRIO DE ESCOLA DE ENSINO INFANTIL EM MADEIRA COM PNE CERÂMICO	Indicada
TÍTULO			1ª DA FOLHA
PLANTA BAIXA - Banheiro PNE Masc. e Fem.			06-06