



PLANTA BAIXA - PRAÇA DE ALIMENTAÇÃO
ESGOTO SANITÁRIO
ESCALA 1:50

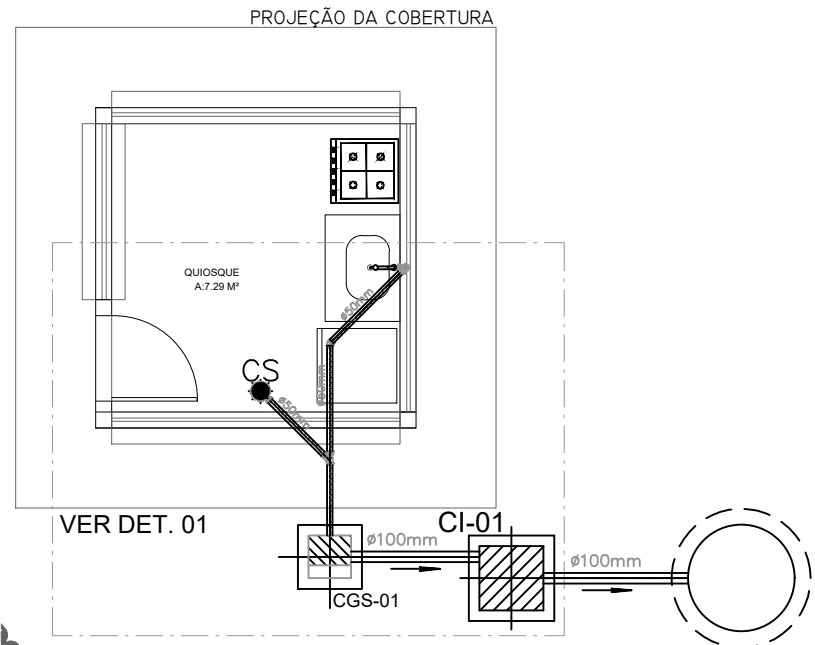

PLANTA BAIXA - QUIOSQUE
ESGOTO SANITÁRIO
ESCALA 1:50


SUBCOLETORES PREDIAIS – PRAÇA DE ALIMENTAÇÃO	
DESCRIÇÃO	QUANTIDADE
Tubo Série Normal 100mm	52,15m
Caixa de Gordura Simples (CGS)	07un
Caixa de Inspeção (CI)	06un

DETALHE SANITÁRIO 01 – QUIOSQUE	
DESCRIÇÃO	QUANTIDADE
Joelho 45° 50mm, Esgoto Série Normal	01un
Joelho 90° 50mm, Esgoto Série Normal	02un
Junção Simples 50 x 50mm, Esgoto Série Normal	01un
Luva Simples 50mm, Esgoto Série Normal	04un
Caixa Sifonada Girafácil (5 Entradas) 100 x 140 x 50mm	01un
Tubo Série Normal 50mm	4,20m
Tubo Série Normal 100mm	4,20m
Caixa de Gordura Simples (CGS)	01un
Caixa de Inspeção (CI)	01un

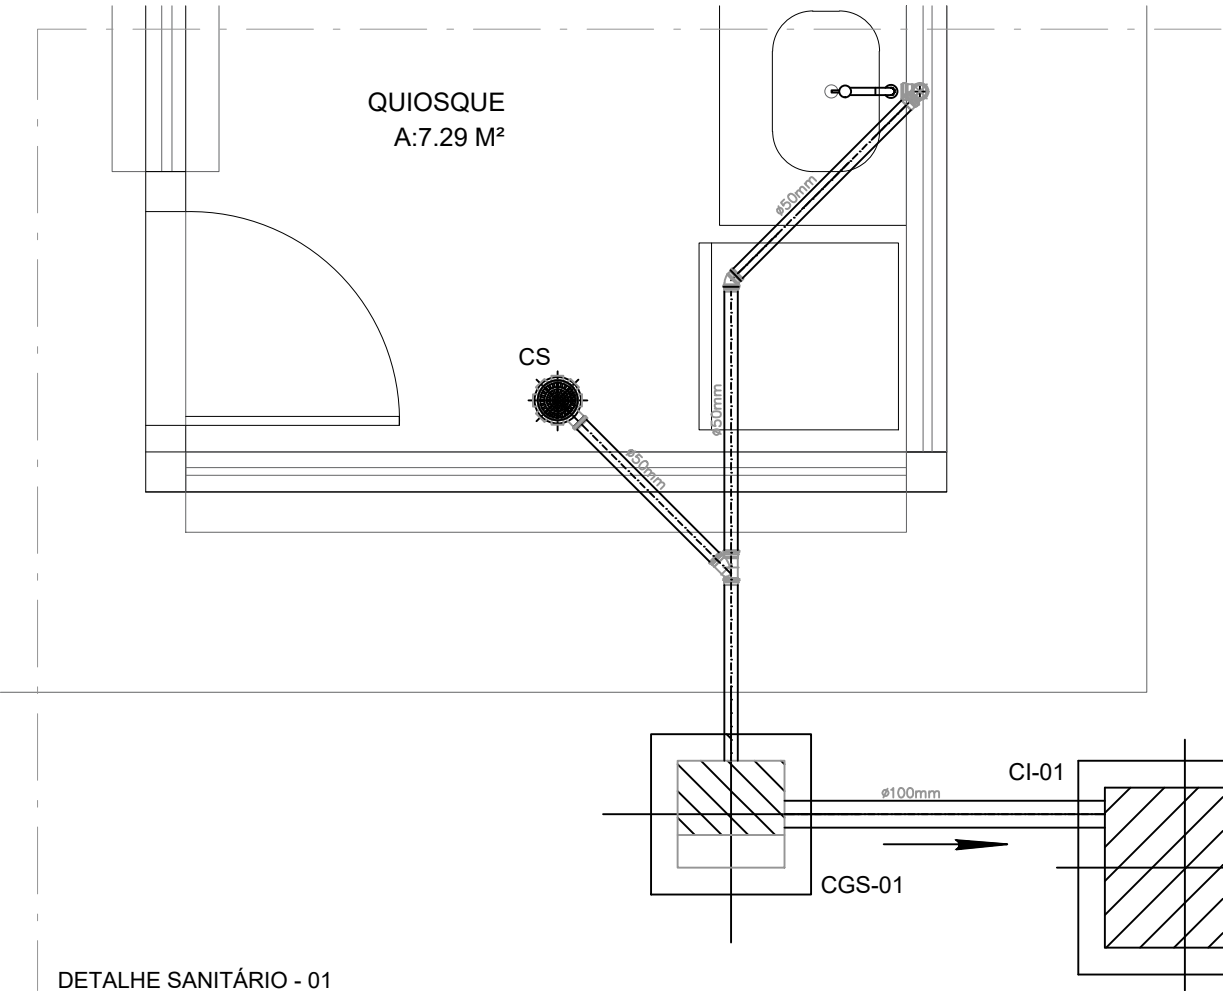


DETALHE SANITÁRIO - 01

DETALHE SANITÁRIO – 02 (x2)	
DESCRIÇÃO	QUANTIDADE
Joelho 45° 50mm, Esgoto Série Normal	02un
Joelho 90° 50mm, Esgoto Série Normal	02un
Junção Simples 50 x 50mm, Esgoto Série Normal	01un
Luva Simples 50mm, Esgoto Série Normal	05un
Caixa Sifonada Girafácil (5 Entradas) 100 x 140 x 50mm	01un
Tubo Série Normal 50mm	10,00m

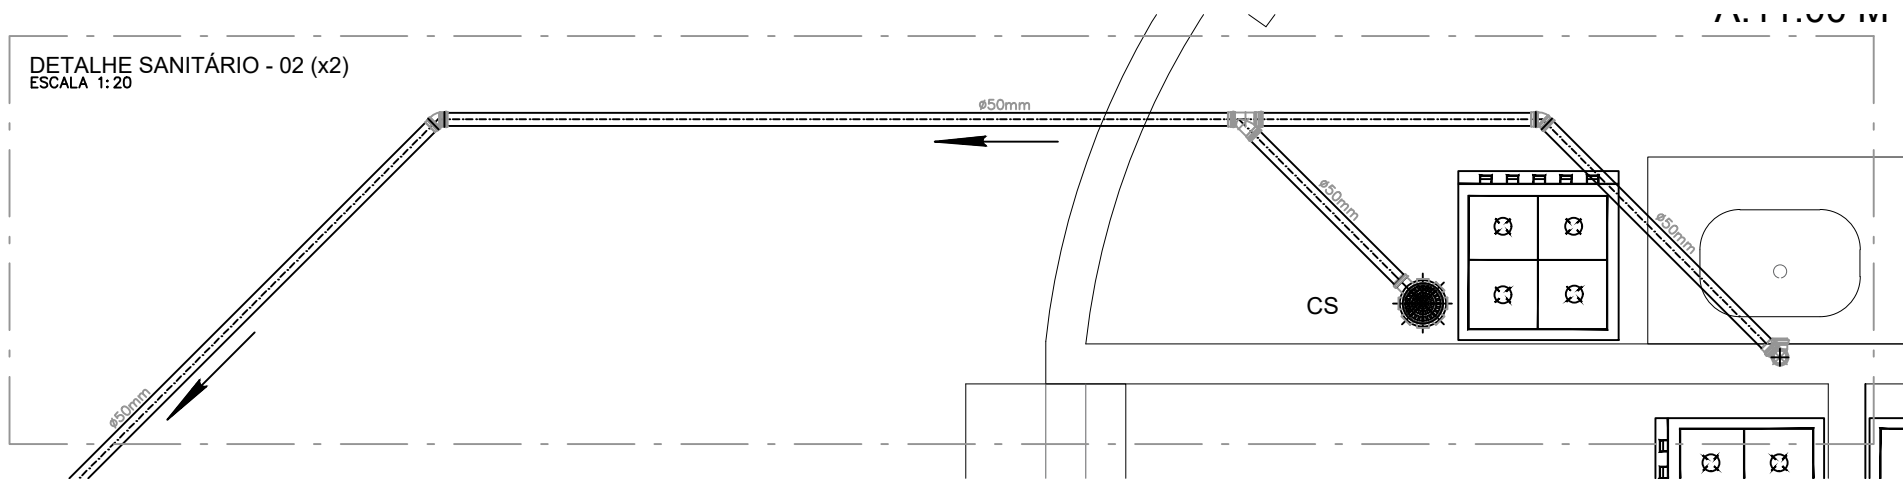


DETALHE SANITÁRIO - 02 (x2)
ESCALA 1:20

DETALHE SANITÁRIO – 03 (x6)	
DESCRIÇÃO	QUANTIDADE
Joelho 45° 50mm, Esgoto Série Normal	01un
Joelho 90° 50mm, Esgoto Série Normal	02un
Junção Simples 50 x 50mm, Esgoto Série Normal	01un
Luva Simples 50mm, Esgoto Série Normal	04un
Caixa Sifonada Girafácil (5 Entradas) 100 x 140 x 50mm	01un
Tubo Série Normal 50mm	9,40m

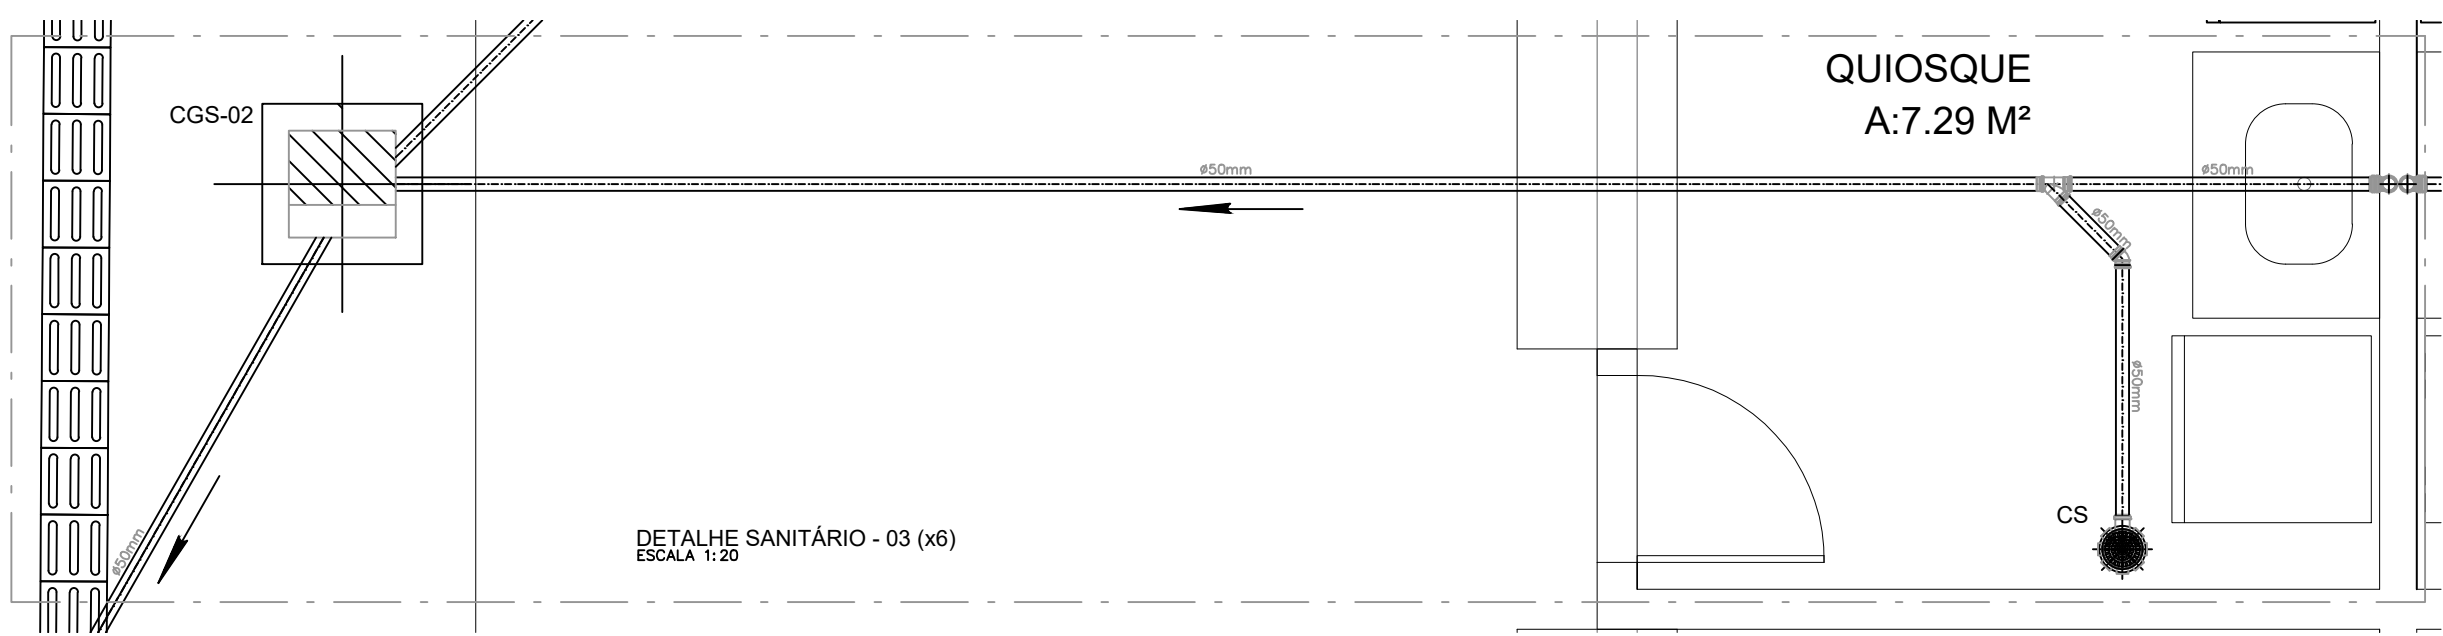


DETALHE SANITÁRIO - 03 (x6)
ESCALA 1:20

DETALHE SANITÁRIO – 04 (x6)	
DESCRIÇÃO	QUANTIDADE
Joelho 45° 50mm, Esgoto Série Normal	02un
Joelho 90° 50mm, Esgoto Série Normal	02un
Junção Simples 50 x 50mm, Esgoto Série Normal	01un
Luva Simples 50mm, Esgoto Série Normal	05un
Caixa Sifonada Girafácil (5 Entradas) 100 x 140 x 50mm	01un
Tubo Série Normal 50mm	10,60m

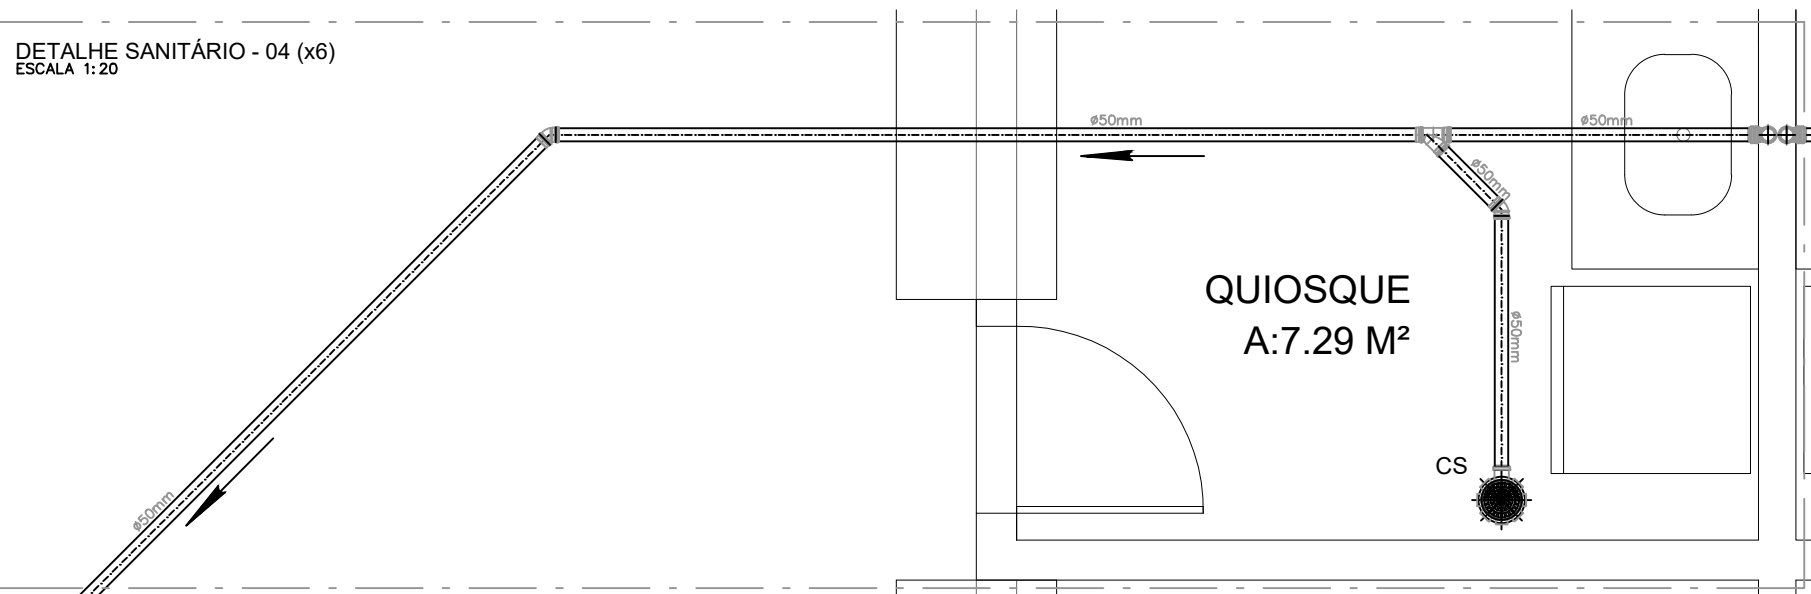

DETALHE SANITÁRIO - 04 (x6)
ESCALA 1:20

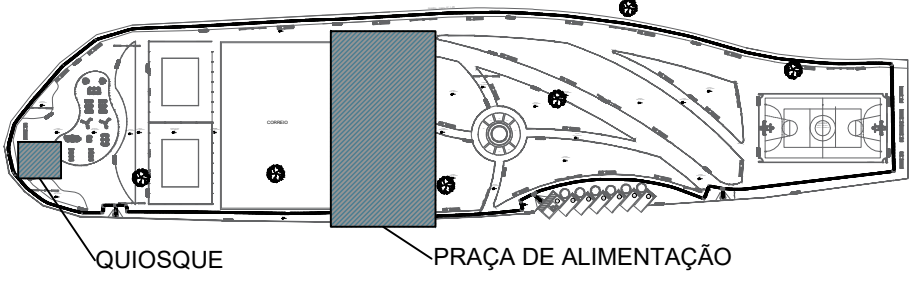

ÁREA DE PROJETO -

LEGENDA:

- CS — CAIXA SIFONADA (150x150x50)
- CI-01 — CAIXA DE INSPEÇÃO
- CGS-01 — CAIXA DE GORDURA SIMPLIS

PREFEITURA MUNICIPAL
DE GURUPÁ

IDENTIFICAÇÃO DO PROJETO
REVITALIZAÇÃO DA ORLA DE GURUPÁ

ENDEREÇO DA OBRA
AV. SÃO BENEDITO SN
GURUPÁ - PARÁ

ETAPA DO PROJETO
PROJETO BÁSICO DE INSTALAÇÕES PREDIAIS DE ESGOTO




CONTEÚDO
—PLANTA BAIXA DA PRAÇA DE ALIMENTAÇÃO
—PLANTA BAIXA DO QUIOSQUE
—DETALHES DA PRAÇA DE ALIMENTAÇÃO E DO QUIOSQUE

DATA
NOVEMBRO/2025




RESP. TÉCNICO
YAN OSELO TEIXEIRA SERRÃO
CREA: 1519815428/PA

REVISÃO
R-01


ESCALA
INDICADA
PRANCHA
ESG
01/0

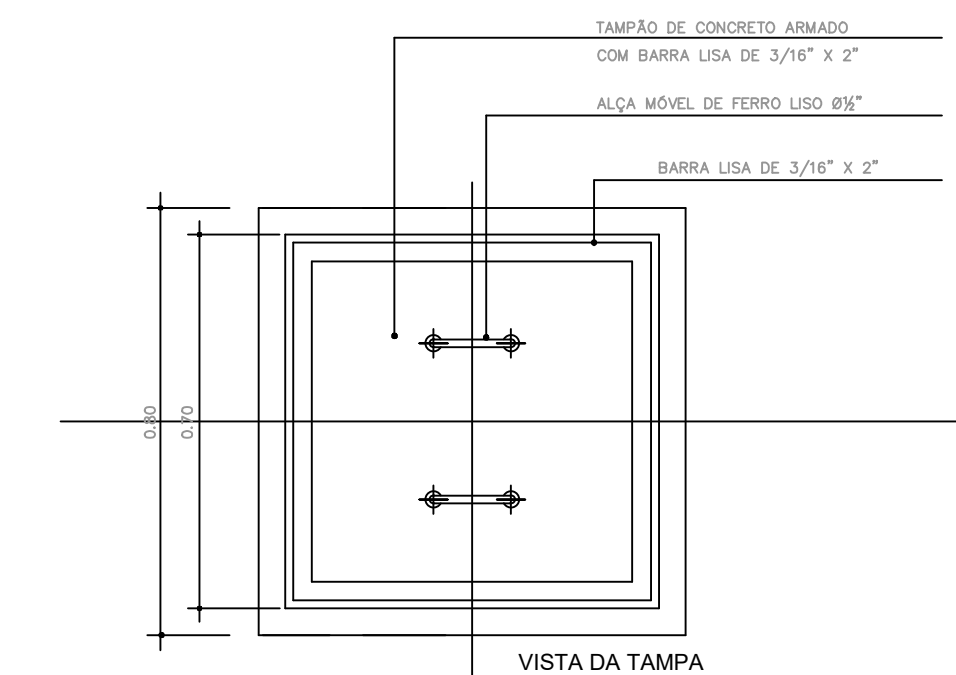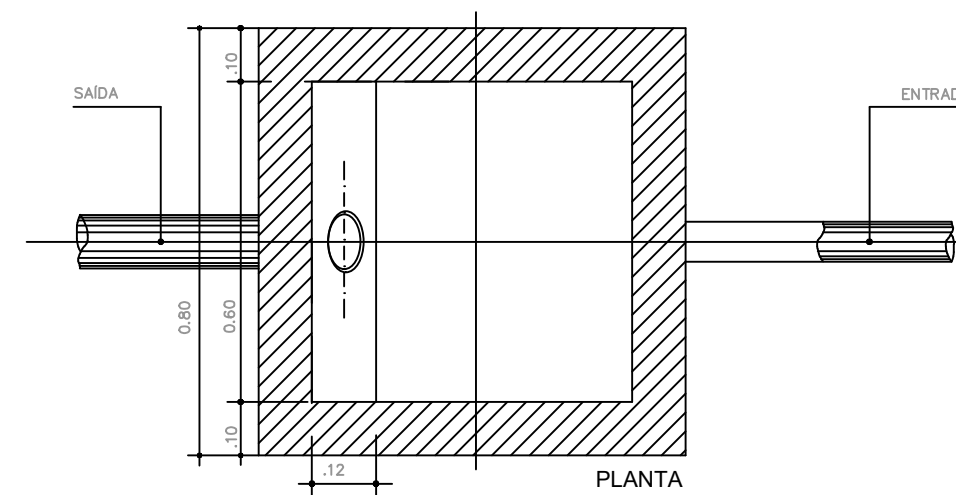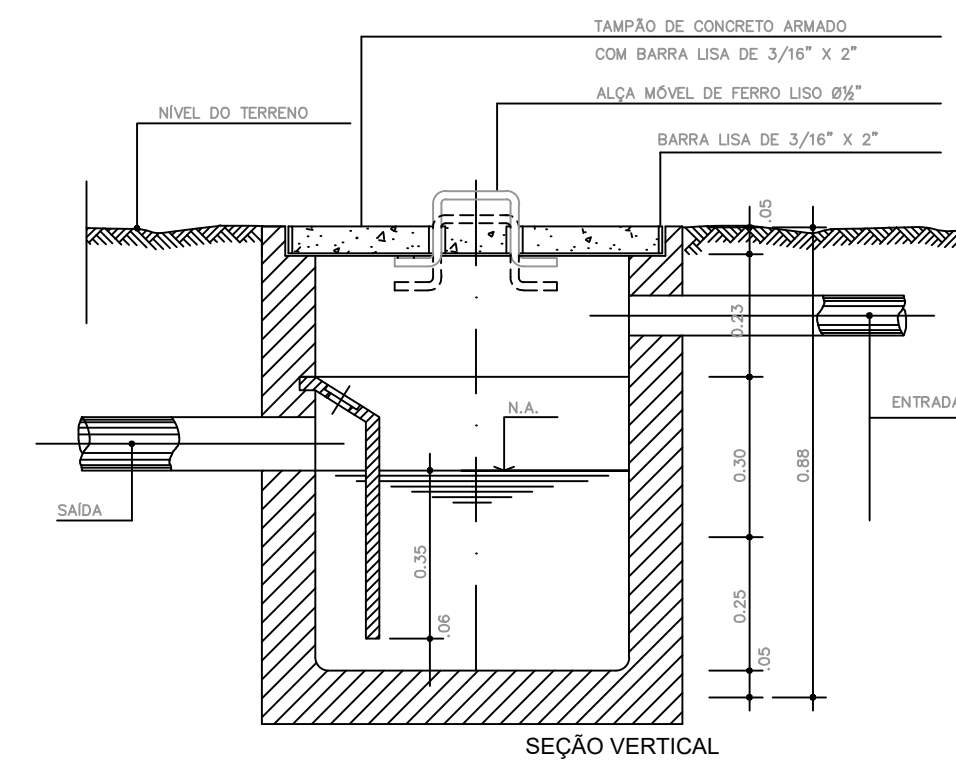

DETALHE DA CAIXA GORDURA SIMPLES - CGS

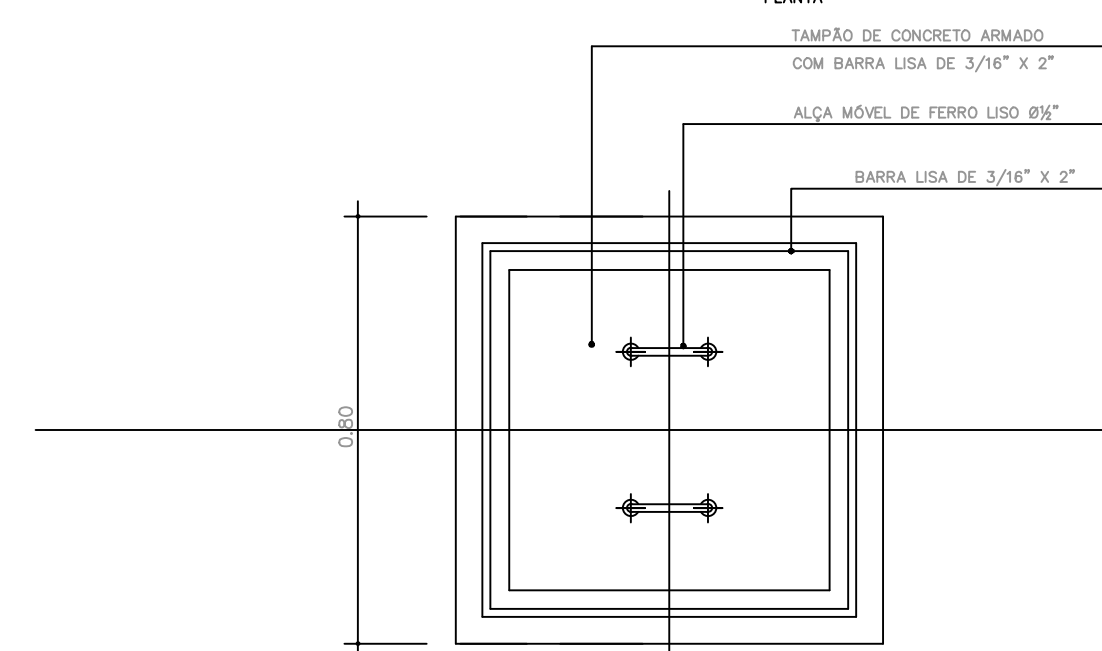
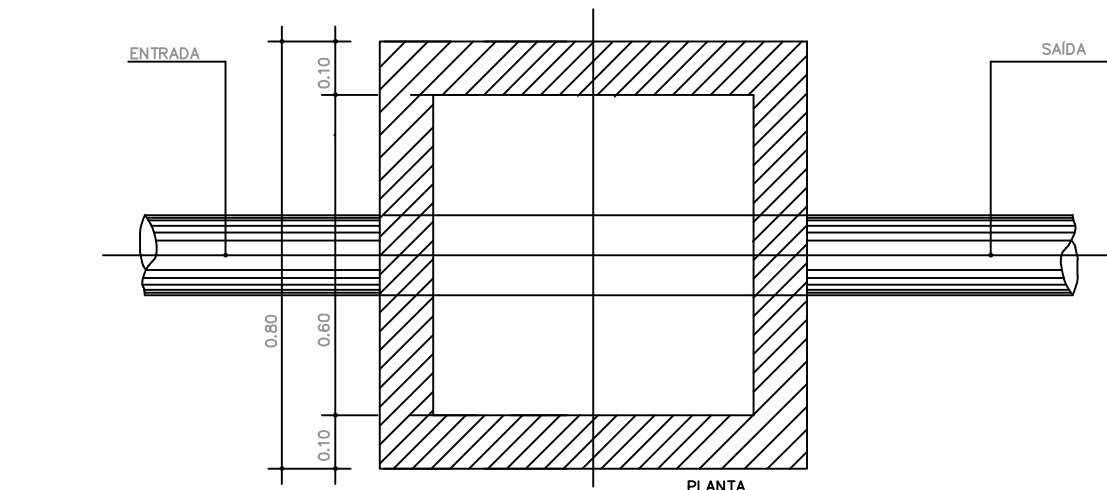
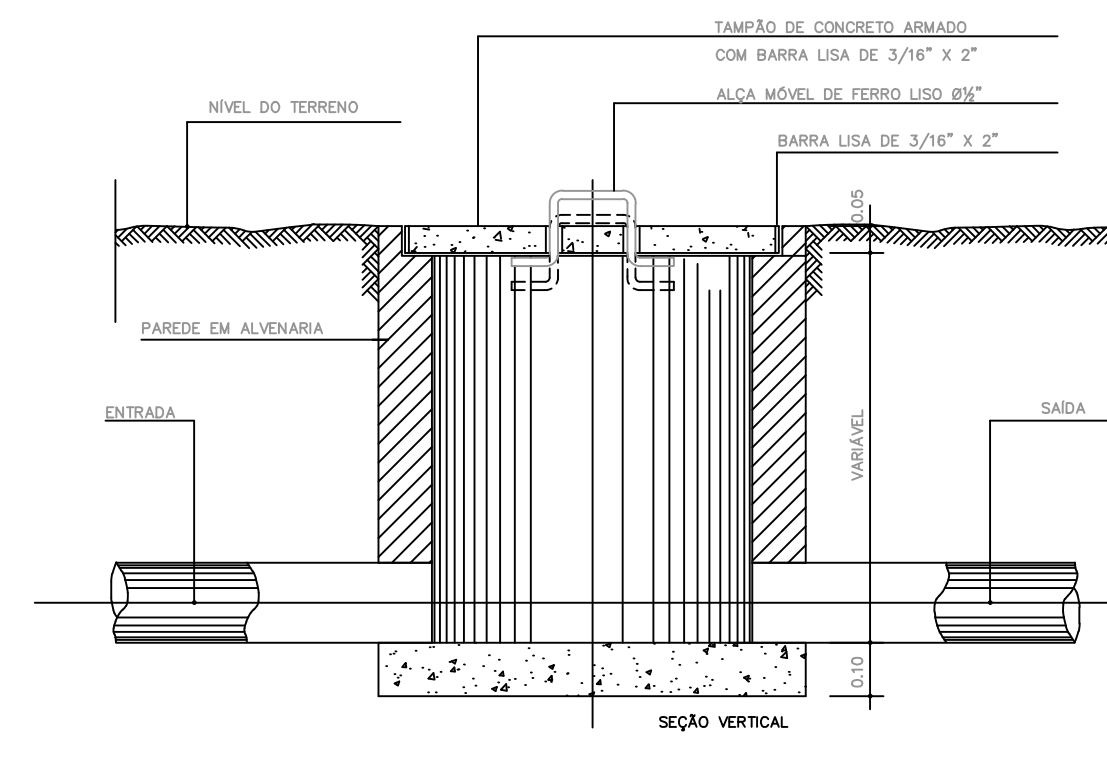


DETALHE DA CAIXA DE INSPEÇÃO -
ESCALA: 1/10


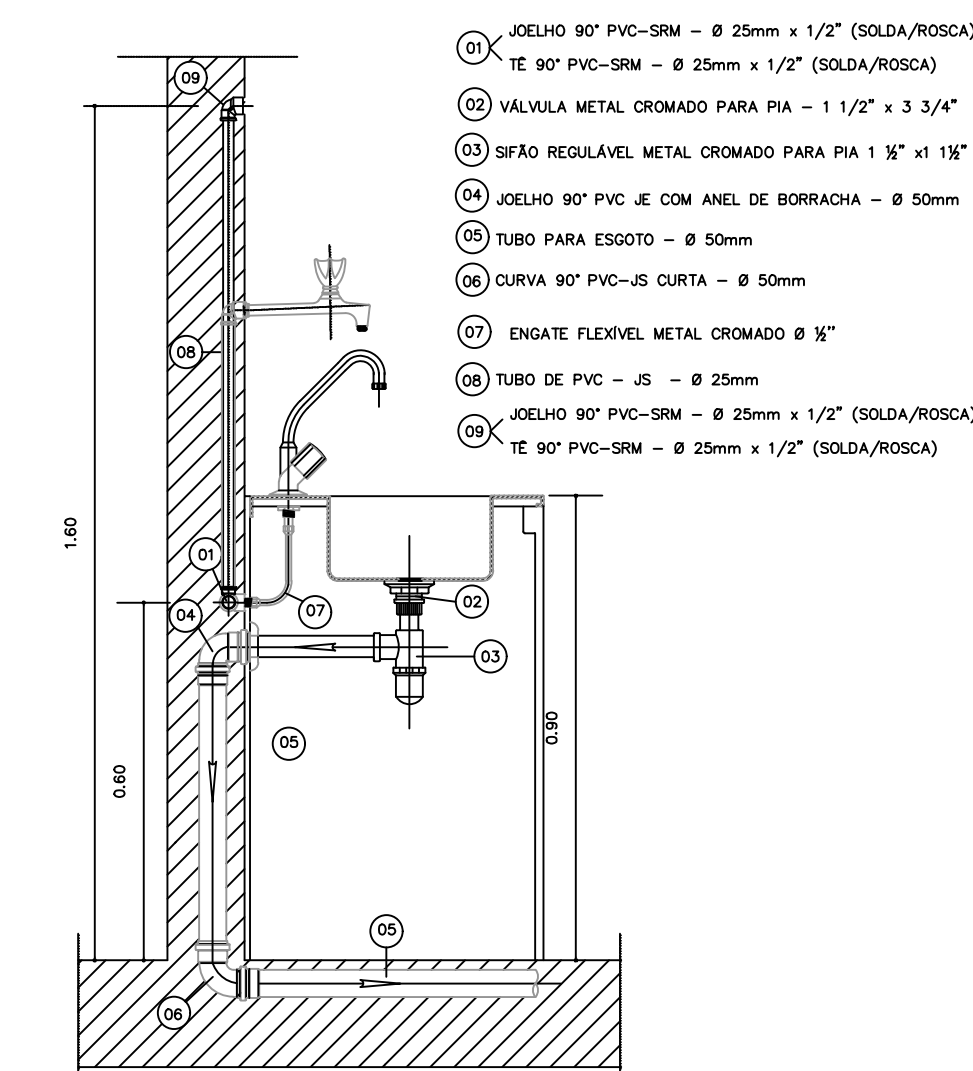


DETALHE DA PIA DE COZINHA C/ FILTRO

LISTA DE MATERIAL (x2)				
ITEM	DISCRIMINAÇÃO	QUANT.	UNID.	
01	CAP EM PVC ØNOM.100	1	UN	
02	TÊ DE 90° EM PVC ØNOM.100	2	UN	
03	TUBO EM PVC ØNOM.100, L= 900	1	UN	
04	CURVA DE 90° EM PVC ØNOM.100	1	UN	
05	TUBO PVC Ø NOM. 100, COMPRIMENTO VARIÁVEL	1	UN	
06	TUBO PVC Ø NOM. 100, L=2400	1	UN	

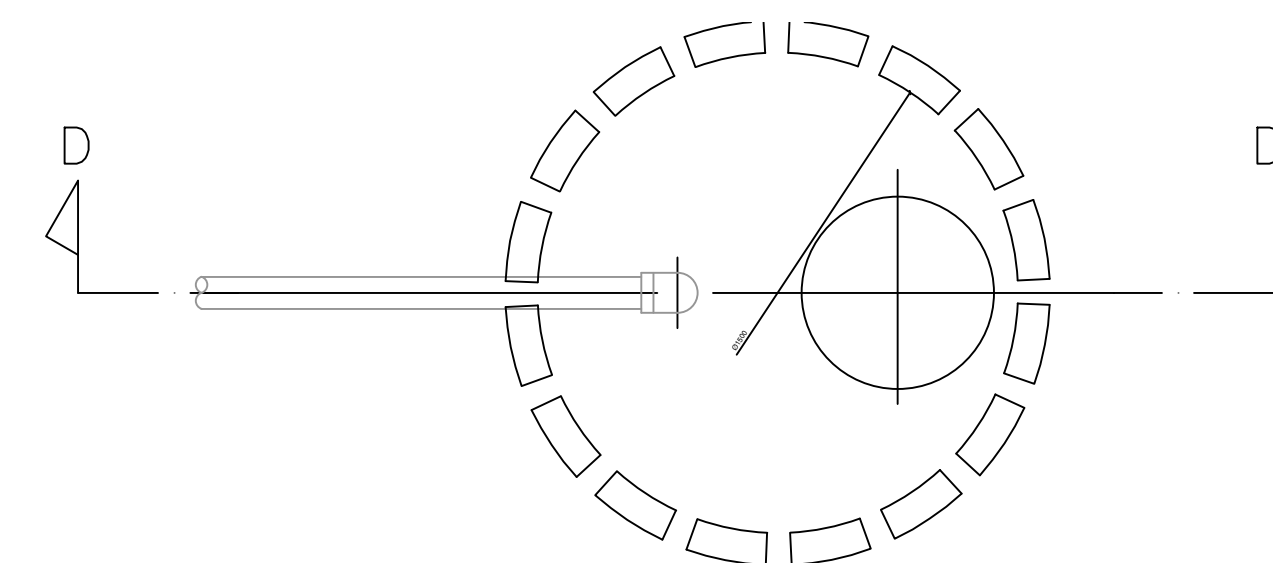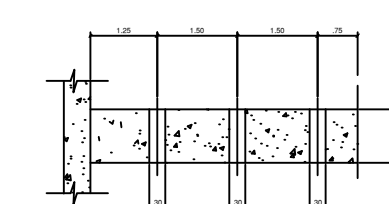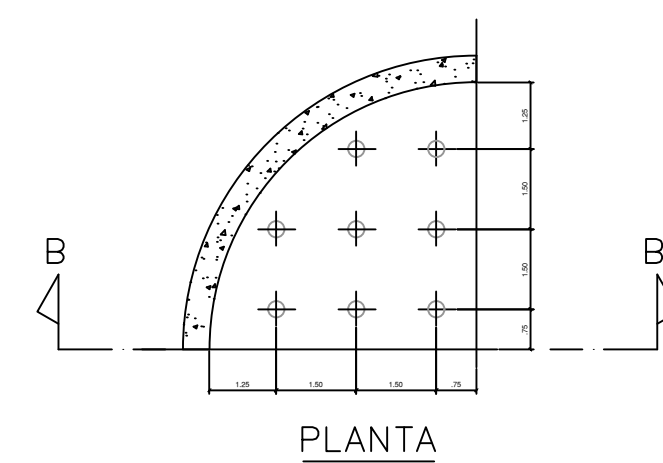


SUMIDOURO-PLANTA
S/ESC.

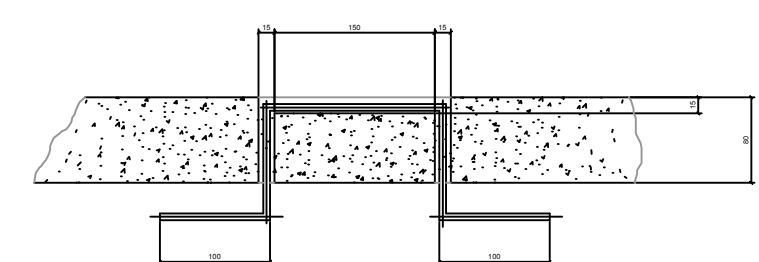 


DETALHE "1" – ALÇAS


SEM ESCALA

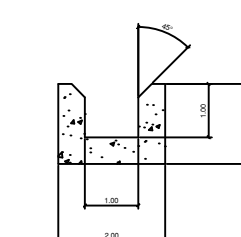

CORTE "C-C"
SEM ESCALA

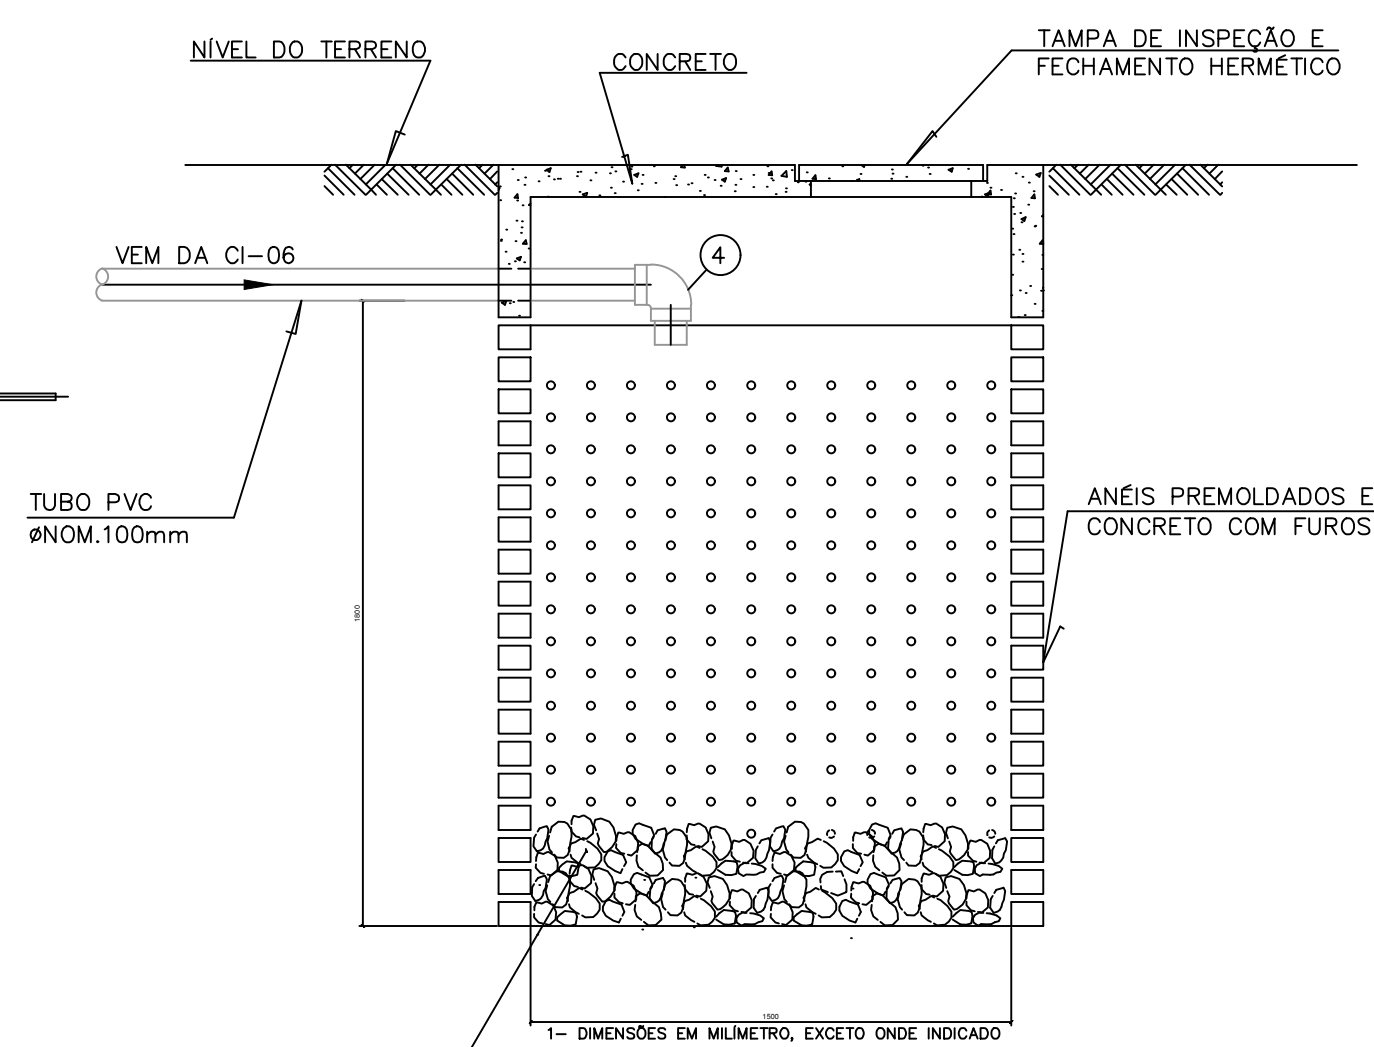

CORTE "D-D"
S/ESC.

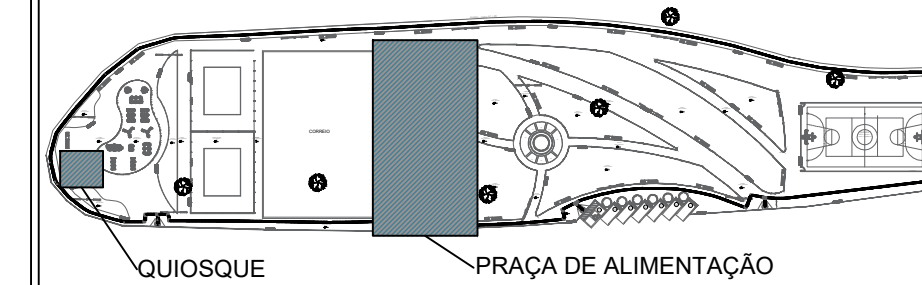

ÁREA DE PROJETO -

**PREFEITURA MUNICIPAL
DE GURUPÁ**

IDENTIFICAÇÃO DO PROJETO

REVITALIZAÇÃO DA ORLA DE GURUPÁ

ENDEREÇO DA OBRA	
------------------	--

AV. SÃO BENEDITO SN
GURUPÁ - PARÁ

ETAPA DO PROJETO

PROJETO BÁSICO DE INSTALAÇÕES PREDIAIS DE ESGOTO

CONTEÚDO

- DETALHE CONSTRUTIVO DAS CAIXAS DE INSPEÇÃO E GORDURA
- PLANTA BAIXA, CORTE E DETALHES DO SUMIDOURO

DATA	NOVEMBRO/2025
------	---------------

--	--

RESP. TÉCNICO	
---------------	--

RESP. TÉCNICO
YAN OSELIO TEIXEIRA SERRIO

RESP. TÉCNICO
YAN OSELIO TEIXEIRA SERRIO

REVISÃO
R-01

REVISÃO

ESCALA

INDICADA

PRANCH

ESG

02/02

Para confirmar a validade deste documento acesse <https://signer.mutua.com.br/#/valida> e utilize o código 7392-5660-5123-5430