


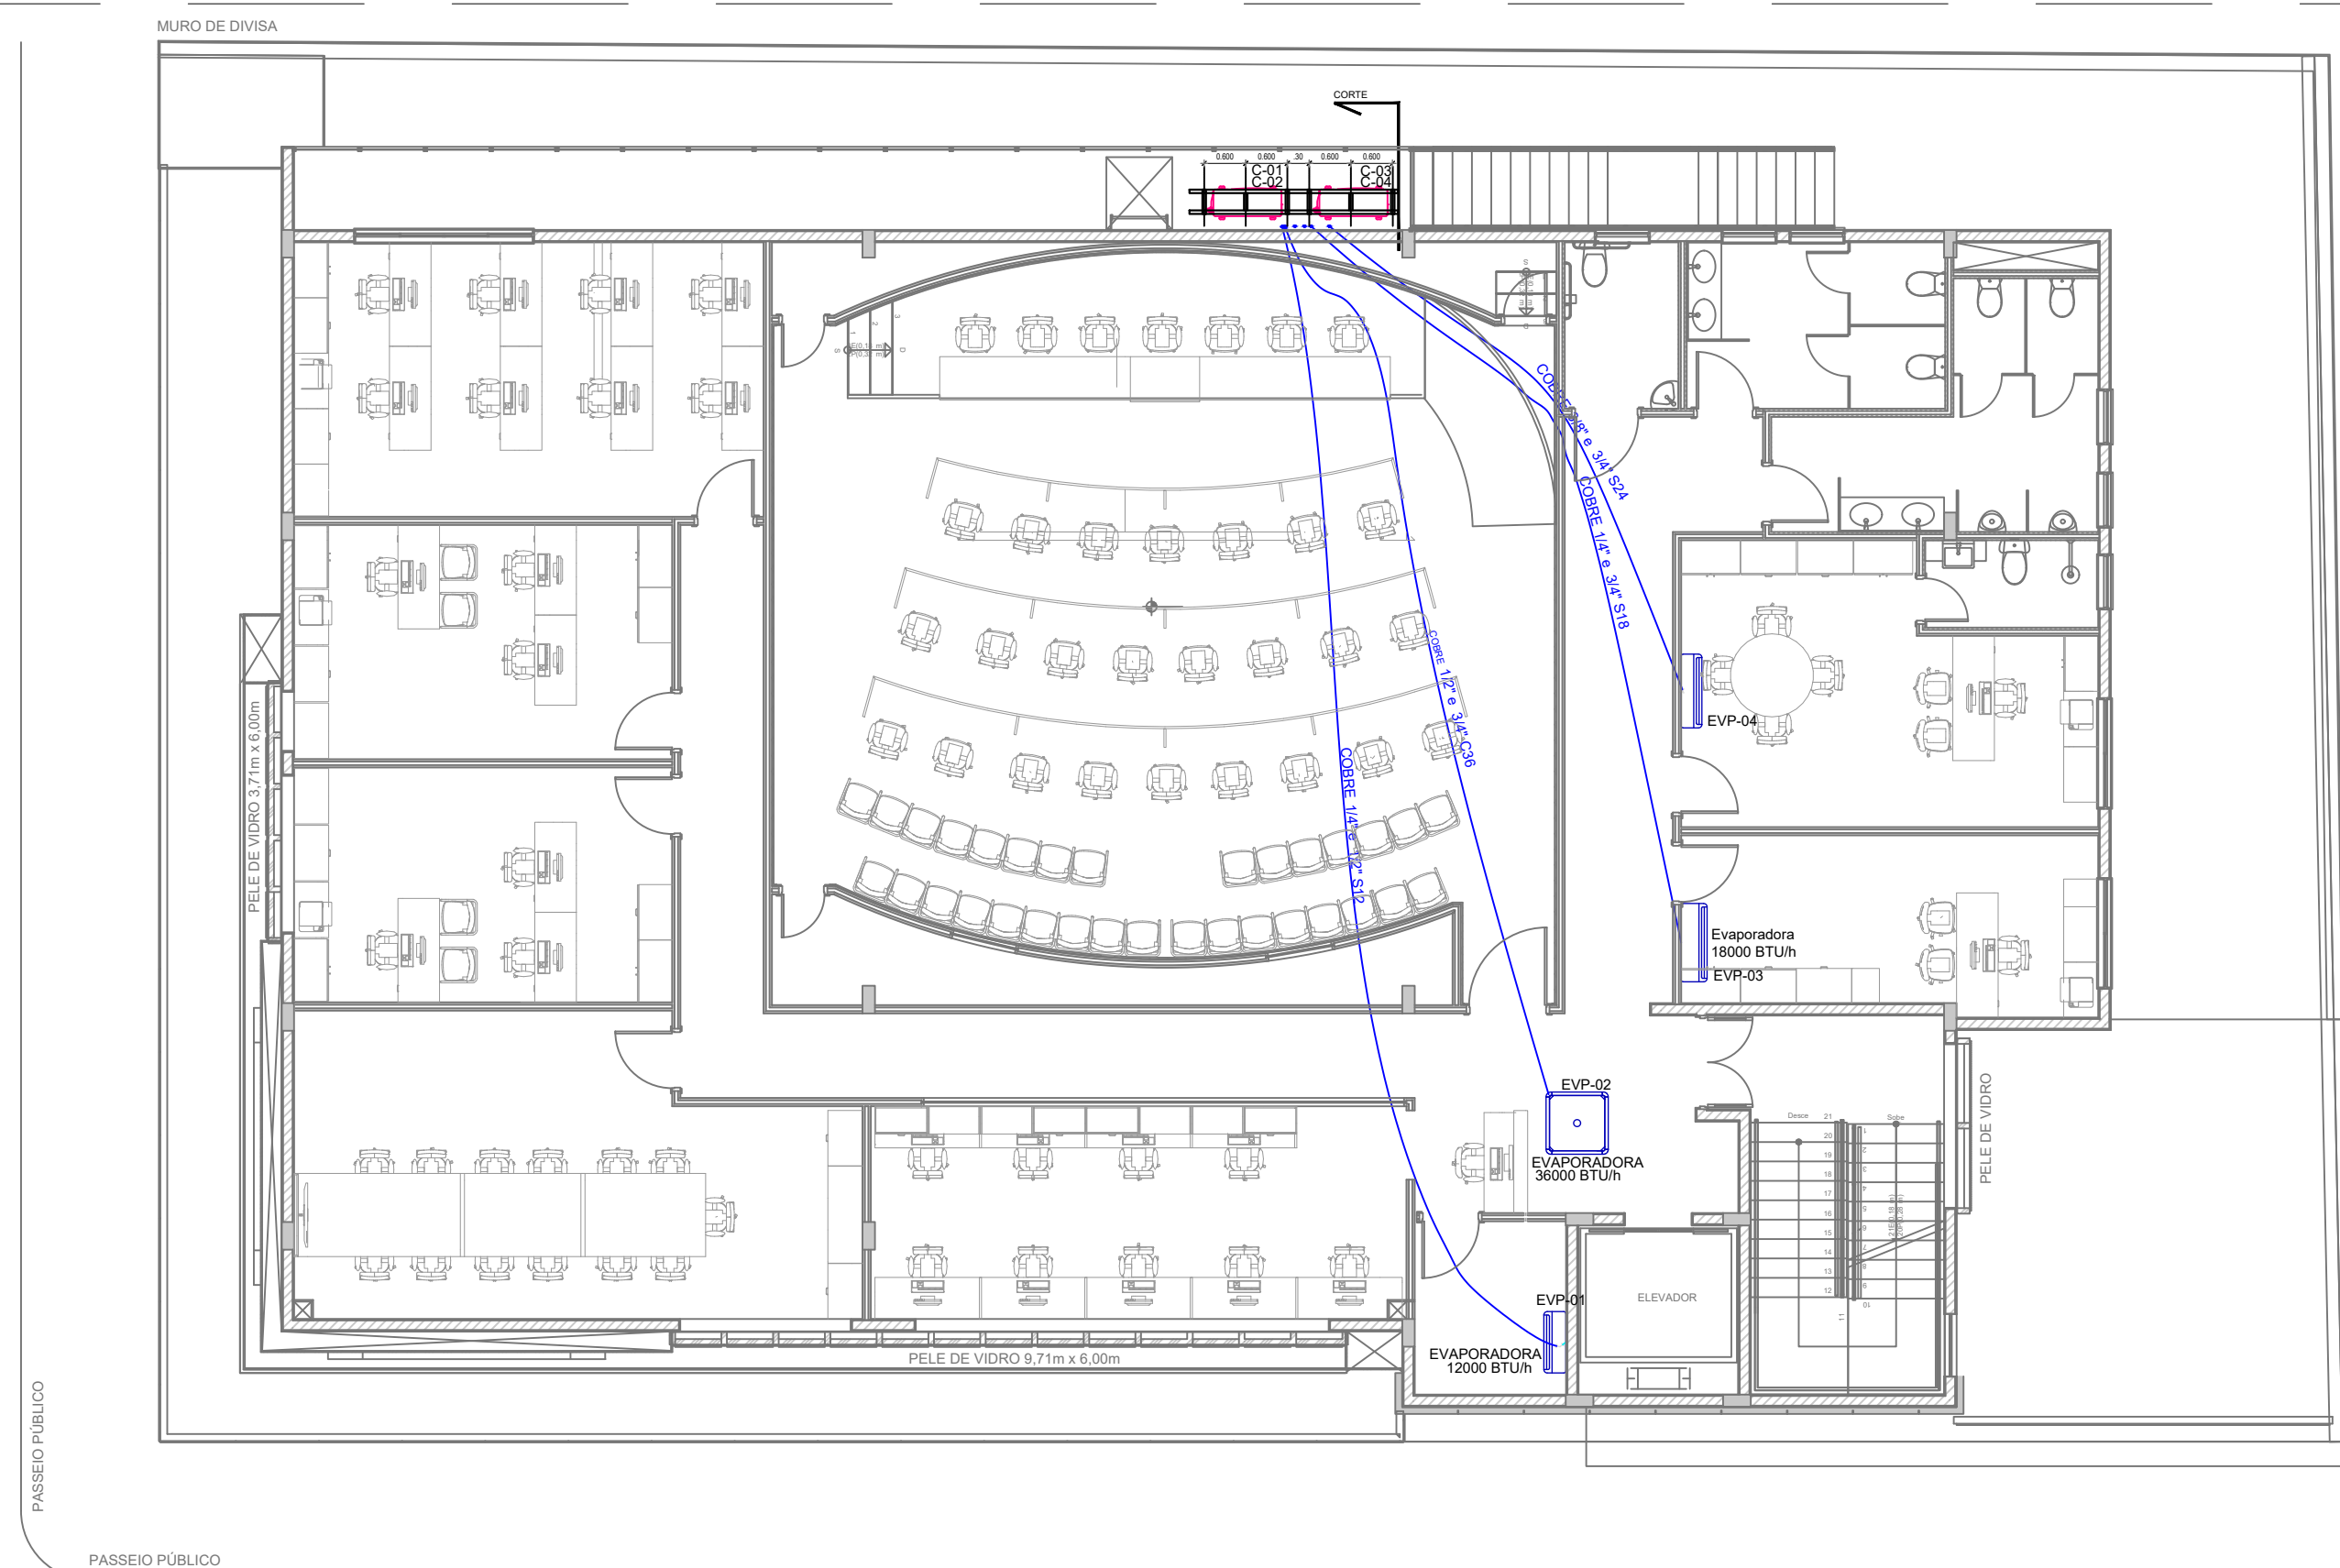
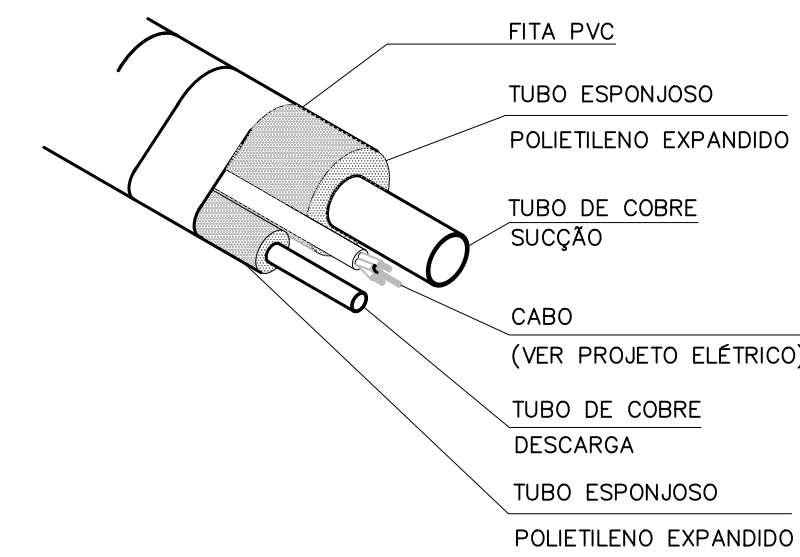
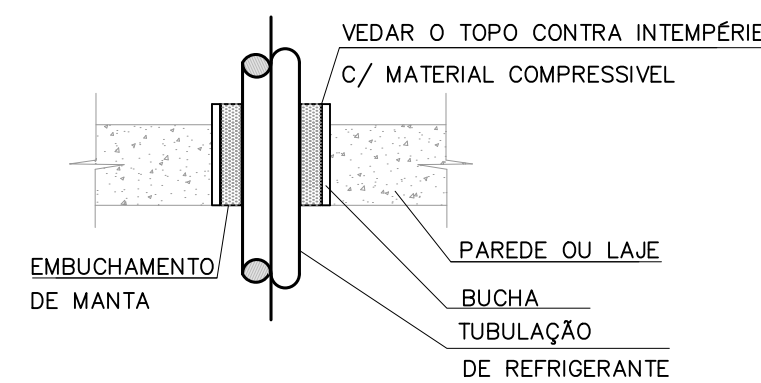


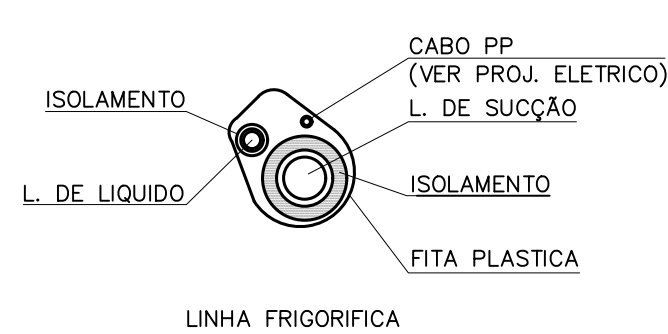


02 SEGUNDO ANDAR

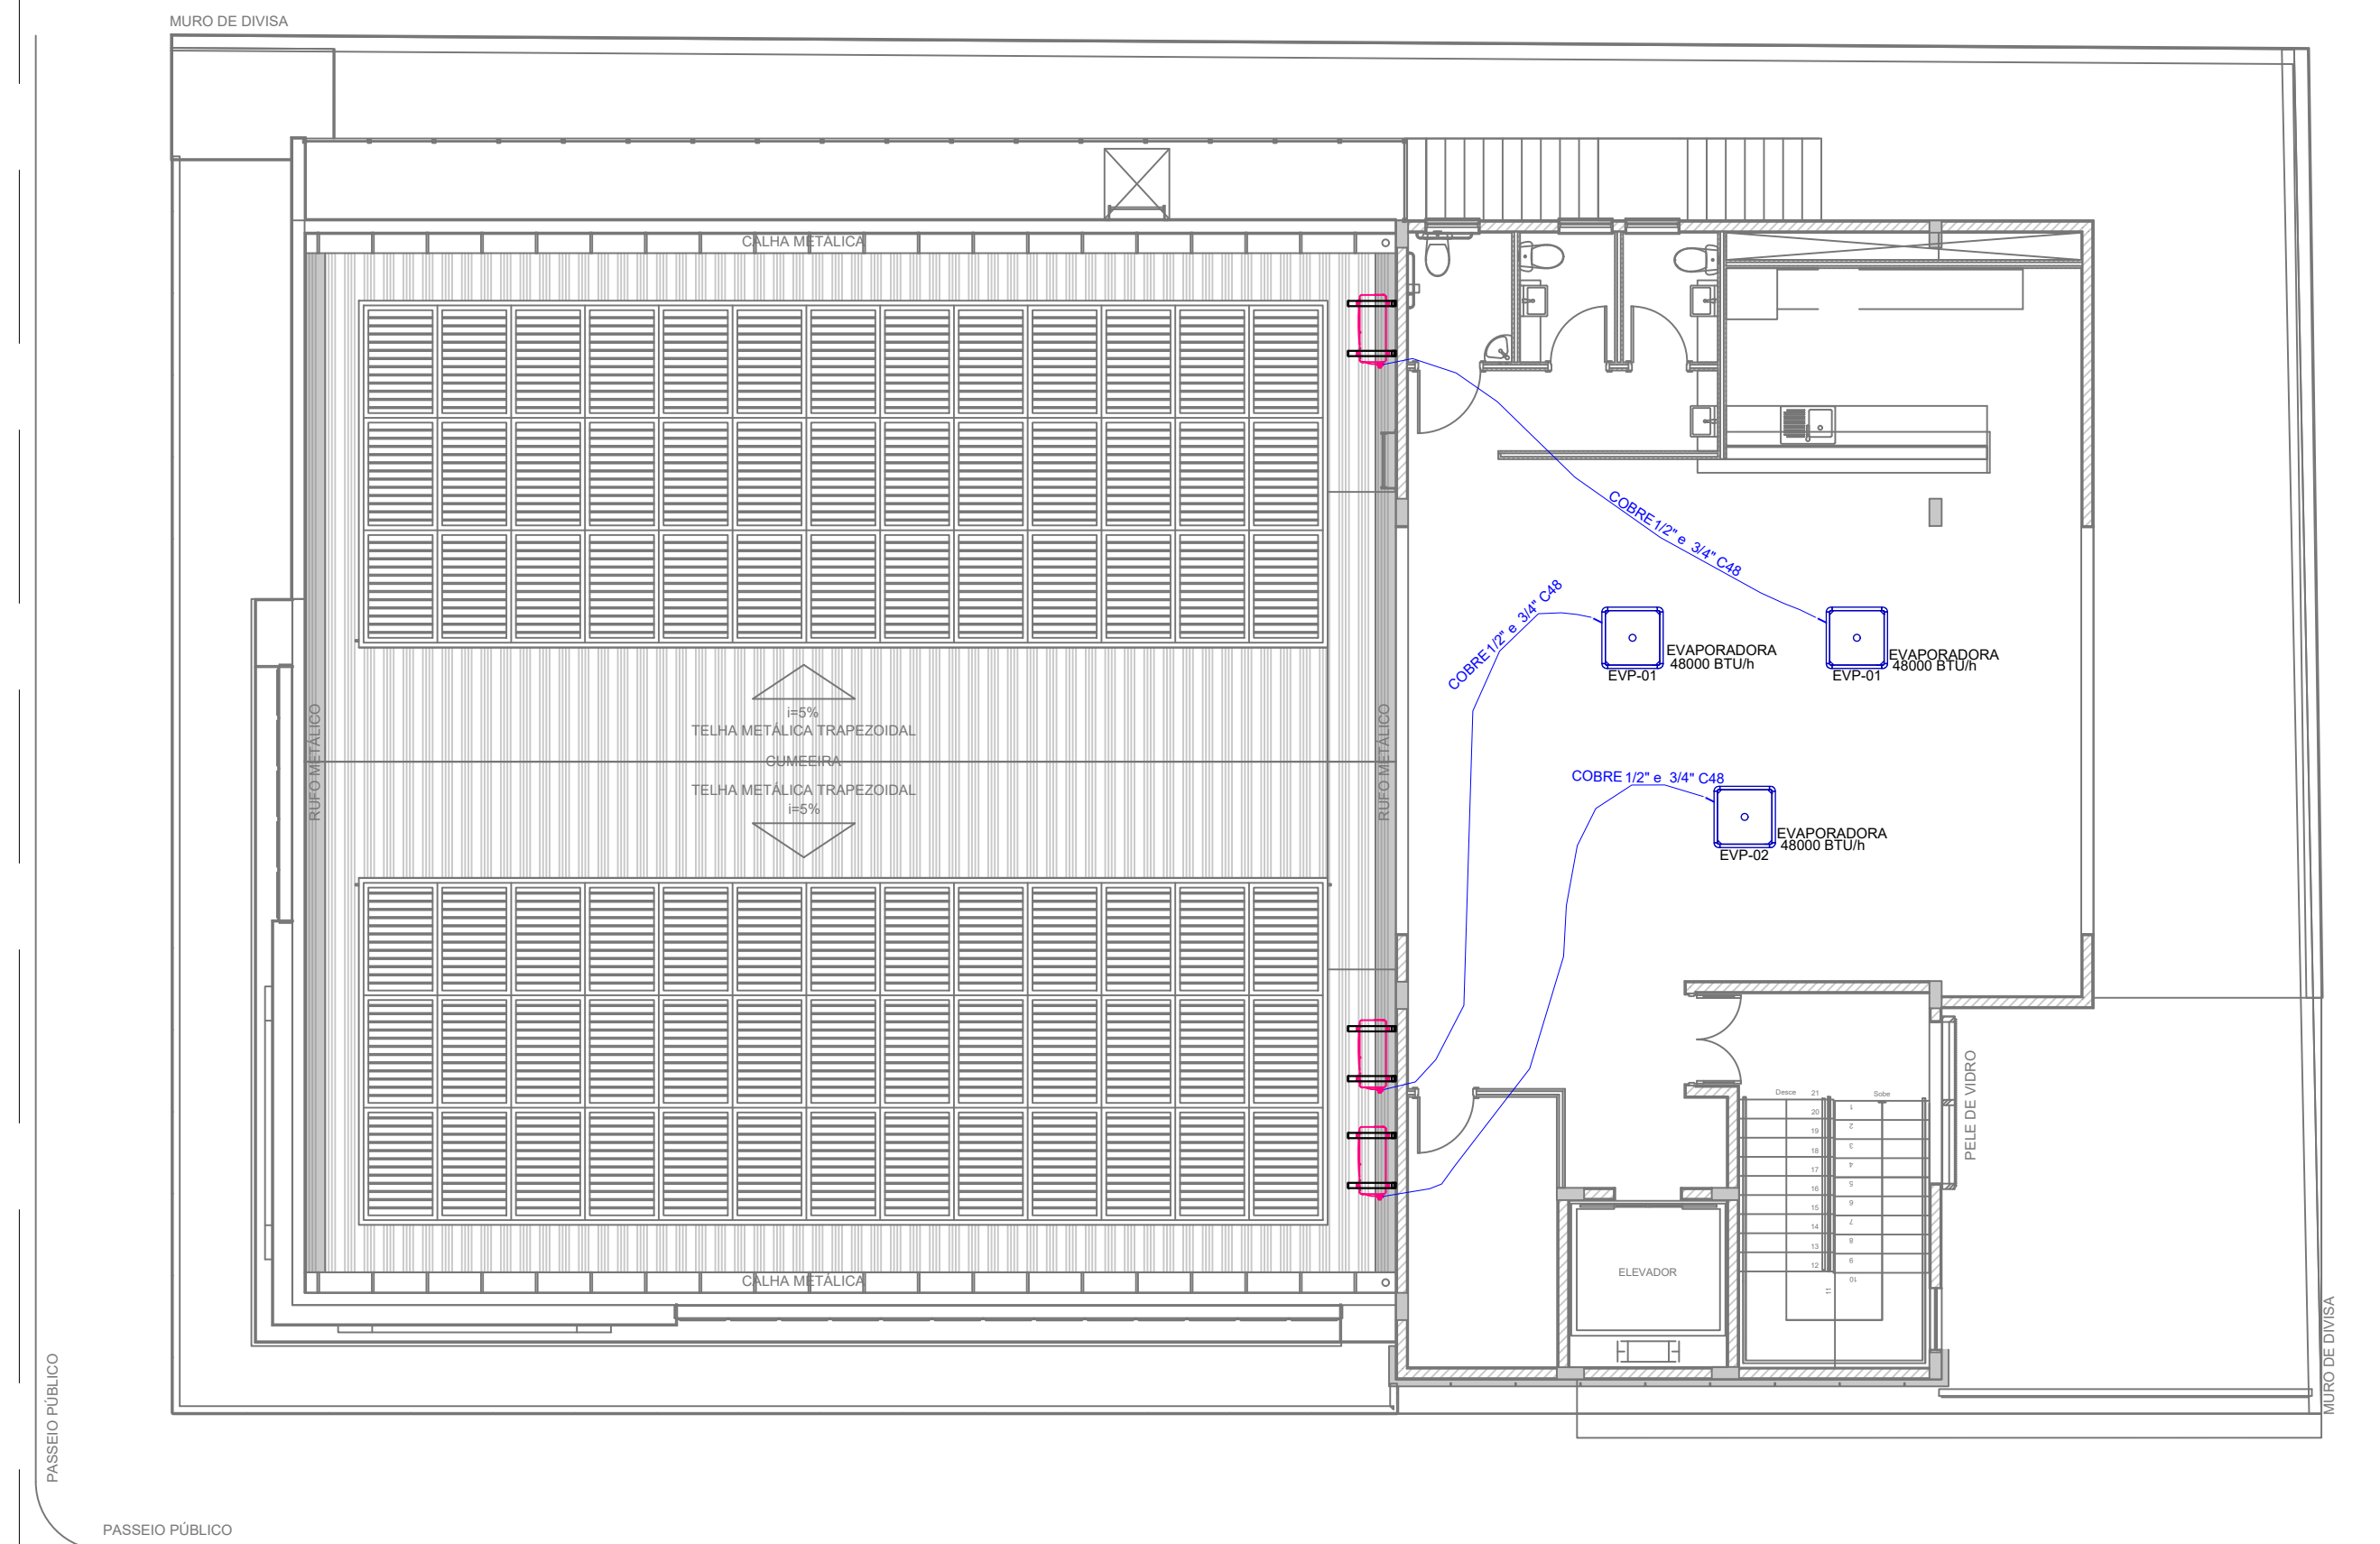

03 QUARTO ANDAR

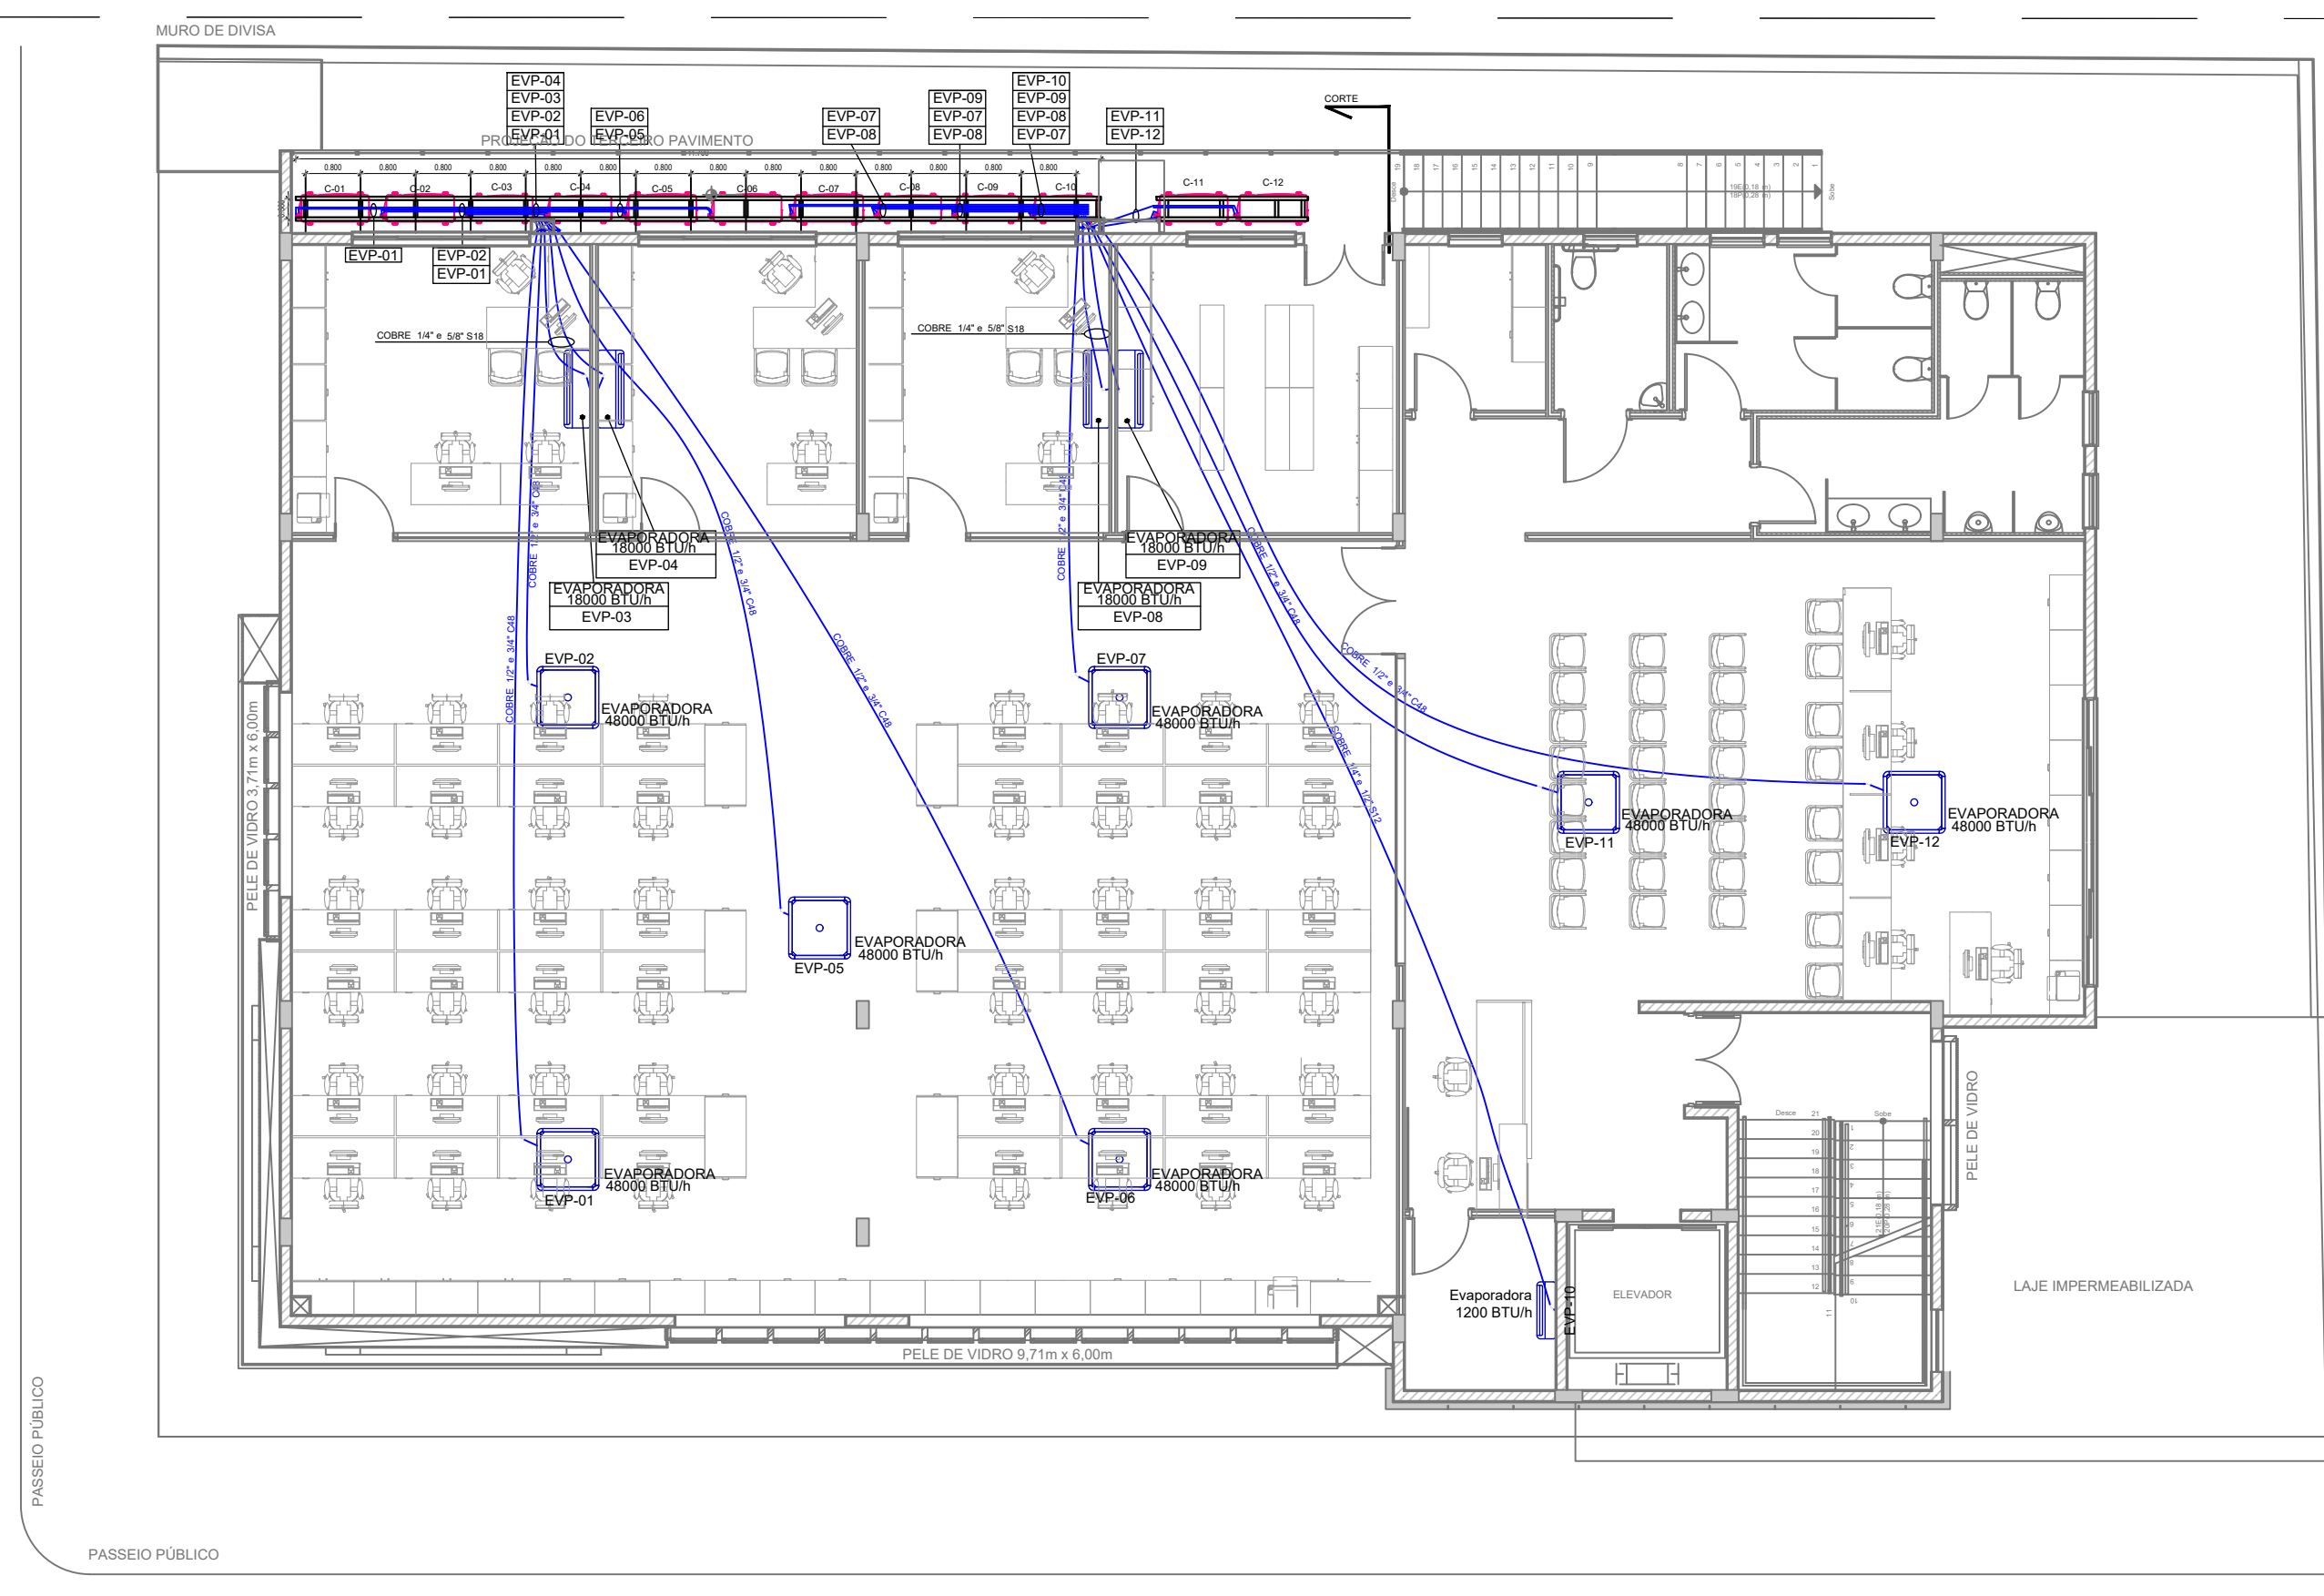


01 PRIMEIRO ANDAR

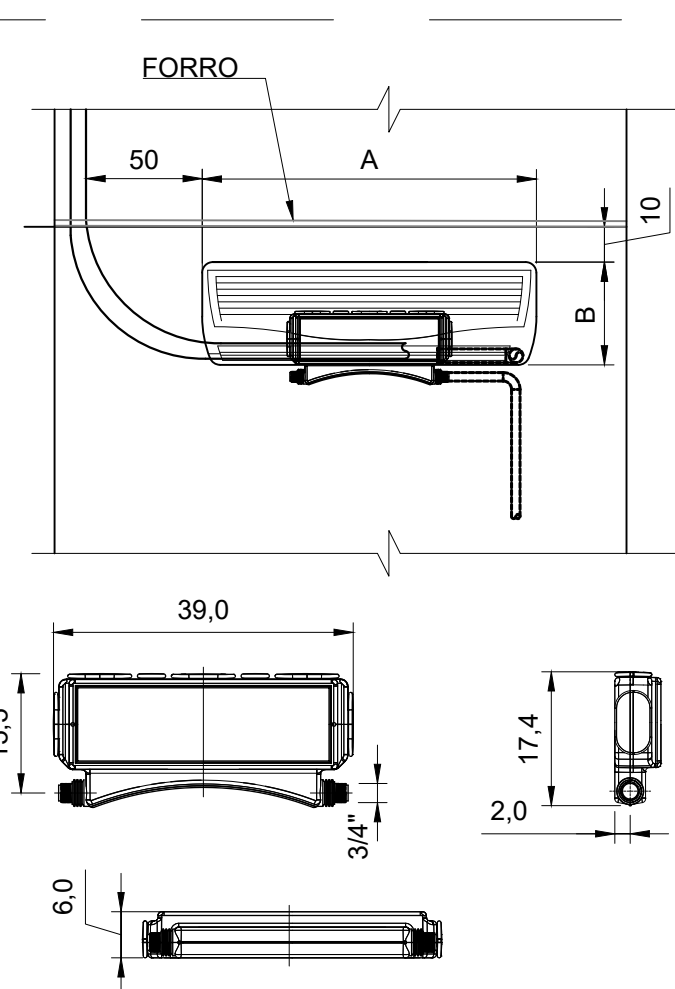


DIMENSÃO DA UE				
CAPACIDADE (Btu/h)	SPLIT (1x1)		MULTITUBOS	
	A (cm)	B (cm)	A (cm)	B (cm)
9.000	71	25	80	29
12.000	79	27	80	29
18.000	92	30	105	29
22.000	108	35	105	29
24.000	108	35	105	29

CAIXA DE PASSAGEM
ESCALA: SEM

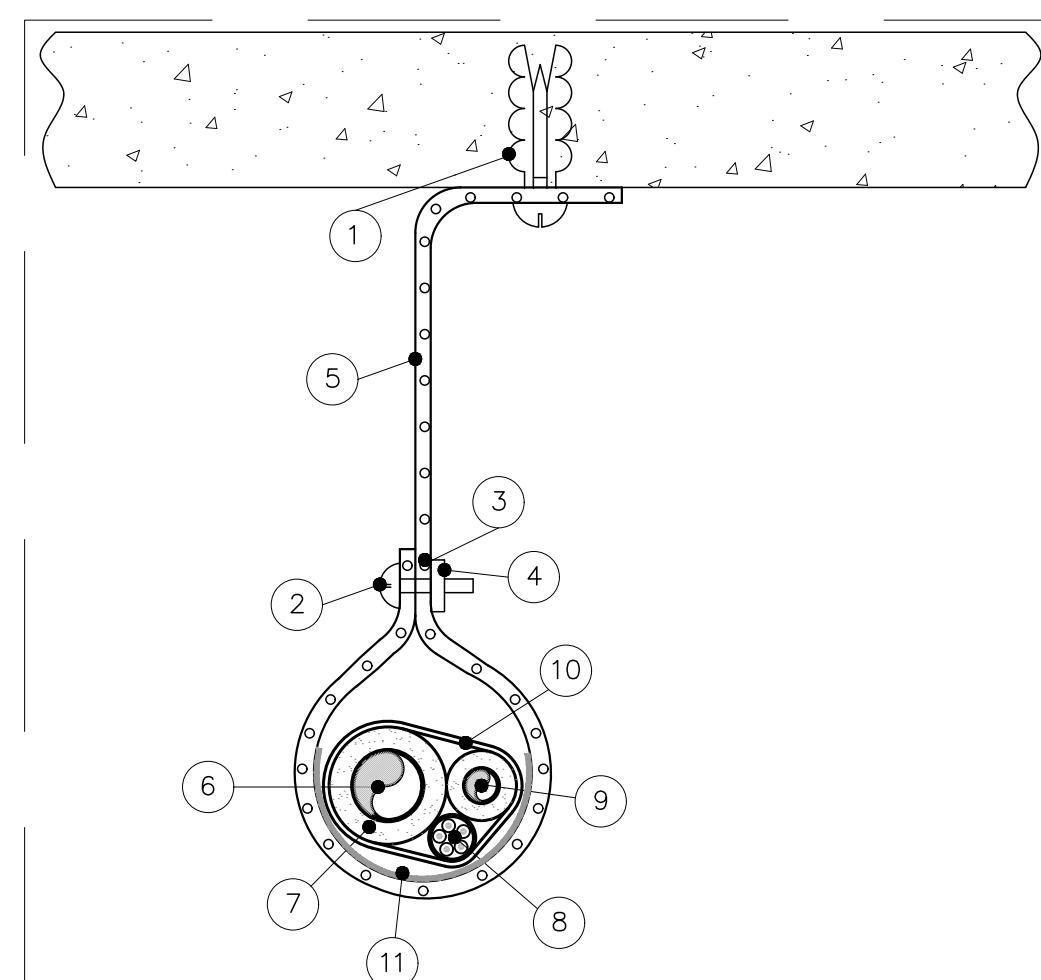

CÓDIGO	DESCRIÇÃO
1	PARAFUSO AUTO ATARRACHANTE C/ BUCHA
2	PARAFUSO CABEÇA LENTILHA Ø1/4".
3	ARRUELA LISA GALVANIZADA Ø1/4".
4	PORCA SEXTAVADA GALVANIZADA Ø1/4".
5	FITA PERFURADA 19mm.
6	TUBO DE COBRE LINHA DE GÁS
7	ISOLAMENTO TÉRMICO DE ESPUMA DE BORRACHA
8	CABO PP
9	TUBO DE COBRE LINHA LIQUIDO
10	FITA PROTETORA PVC BRANCA
11	FITA ELASTOMÉTRICA

FIXAÇÃO TUBULAÇÃO
ESCALA: 1/75

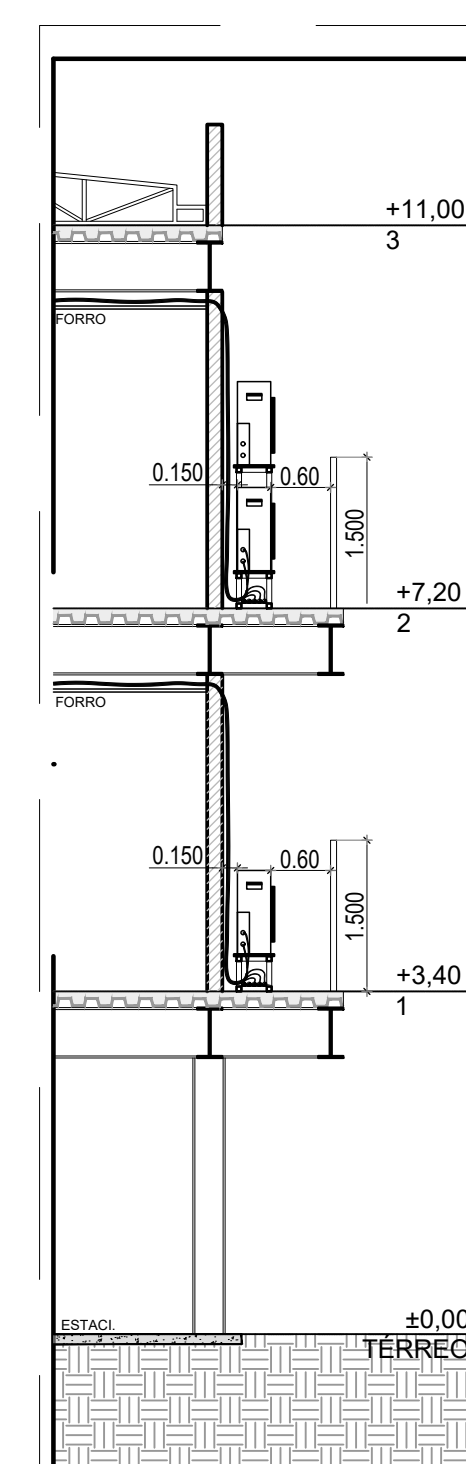

CORTE
ESCALA: SEM

Climatização

Equipamentos Ar condicionado

Evaporadora Split	
12000 BTU/h	2 pç
18000 BTU/h	5 pç
24000 BTU/h	9 pç
Evaporadora cassete 4 vias	
30000 BTU/h	1 pç
36000 BTU/h	1 pç
48000 BTU/h	11 pç

Segmento de duto

Cabo PP Tetrapolar Isol.PVC - 0,6/1KV	
#2.5 mm²	83,57 m
#4.0 mm²	140,62 m
Tubo Isolante Esponjoso	
1/2"	178,43 m
1/4"	74,09 m
3/4"	161,45 m
3/8"	9,18 m
5/8"	24,91 m
Tubo de cobre flexível	
1/2"	178,43 m
1/4"	74,09 m
3/4"	161,45 m
3/8"	9,18 m
5/8"	24,91 m
Suporte	
Suporte de Parede 900mm	03 un

PROJETO DE CLIMATIZAÇÃO

PROPRIETÁRIO: _____
 CREA-RO - CONSELHO REGIONAL DE ENGENHARIA E AGRÔNOMA

AUTOR PROJETO EXEC.: _____

RESPONSÁVEL OBRA: _____

REVISÃO	DATA	MODIFICAÇÃO / DESCRIÇÃO	RESPONSÁVEL
01	06/02/2021	EMIÇÃO INICIAL	SALATIEL KERNE
02	16/05/2022	EMIÇÃO DE REVISÃO (ATUALIZAÇÃO DE PROJETO ARQUITETÔNICO)	NATHALIE BRITES
03	28/07/2023	EMIÇÃO DE REVISÃO (INCLUSÃO DE CLIMATIZAÇÃO NO 4º PAVIMENTO)	GABRIEL PEREIRA

CONTEÚDO

PLANTA BAIXA E DETALHAMENTOS

REV
03

FOLHA
01/01



OBRA:
INSTITUCIONAL

LOCAL:
RUA ELIAS GORAYEB, 2.910, BAIRRO LIBERDADE
PORTO VELHO - RO

DESENHO:
SALATIEL K



CERTIFICADO

Documento: Projeto (T-C447)

Certificado de assinatura gerado em **01/09/2023, 11:46**.



A autenticidade deste documento pode ser conferida no site crearo.meuping.io/autenticar informando o código verificador **T-C447** e o código CRC **9E9F5256**.

ASSINATURAS



Madson Luiz Martins, Assessor Técnico(a), 01/09/23 às 11:46
CPF 288.***-15, **IP** 172.68.18.219, autenticação por usuário e senha.