


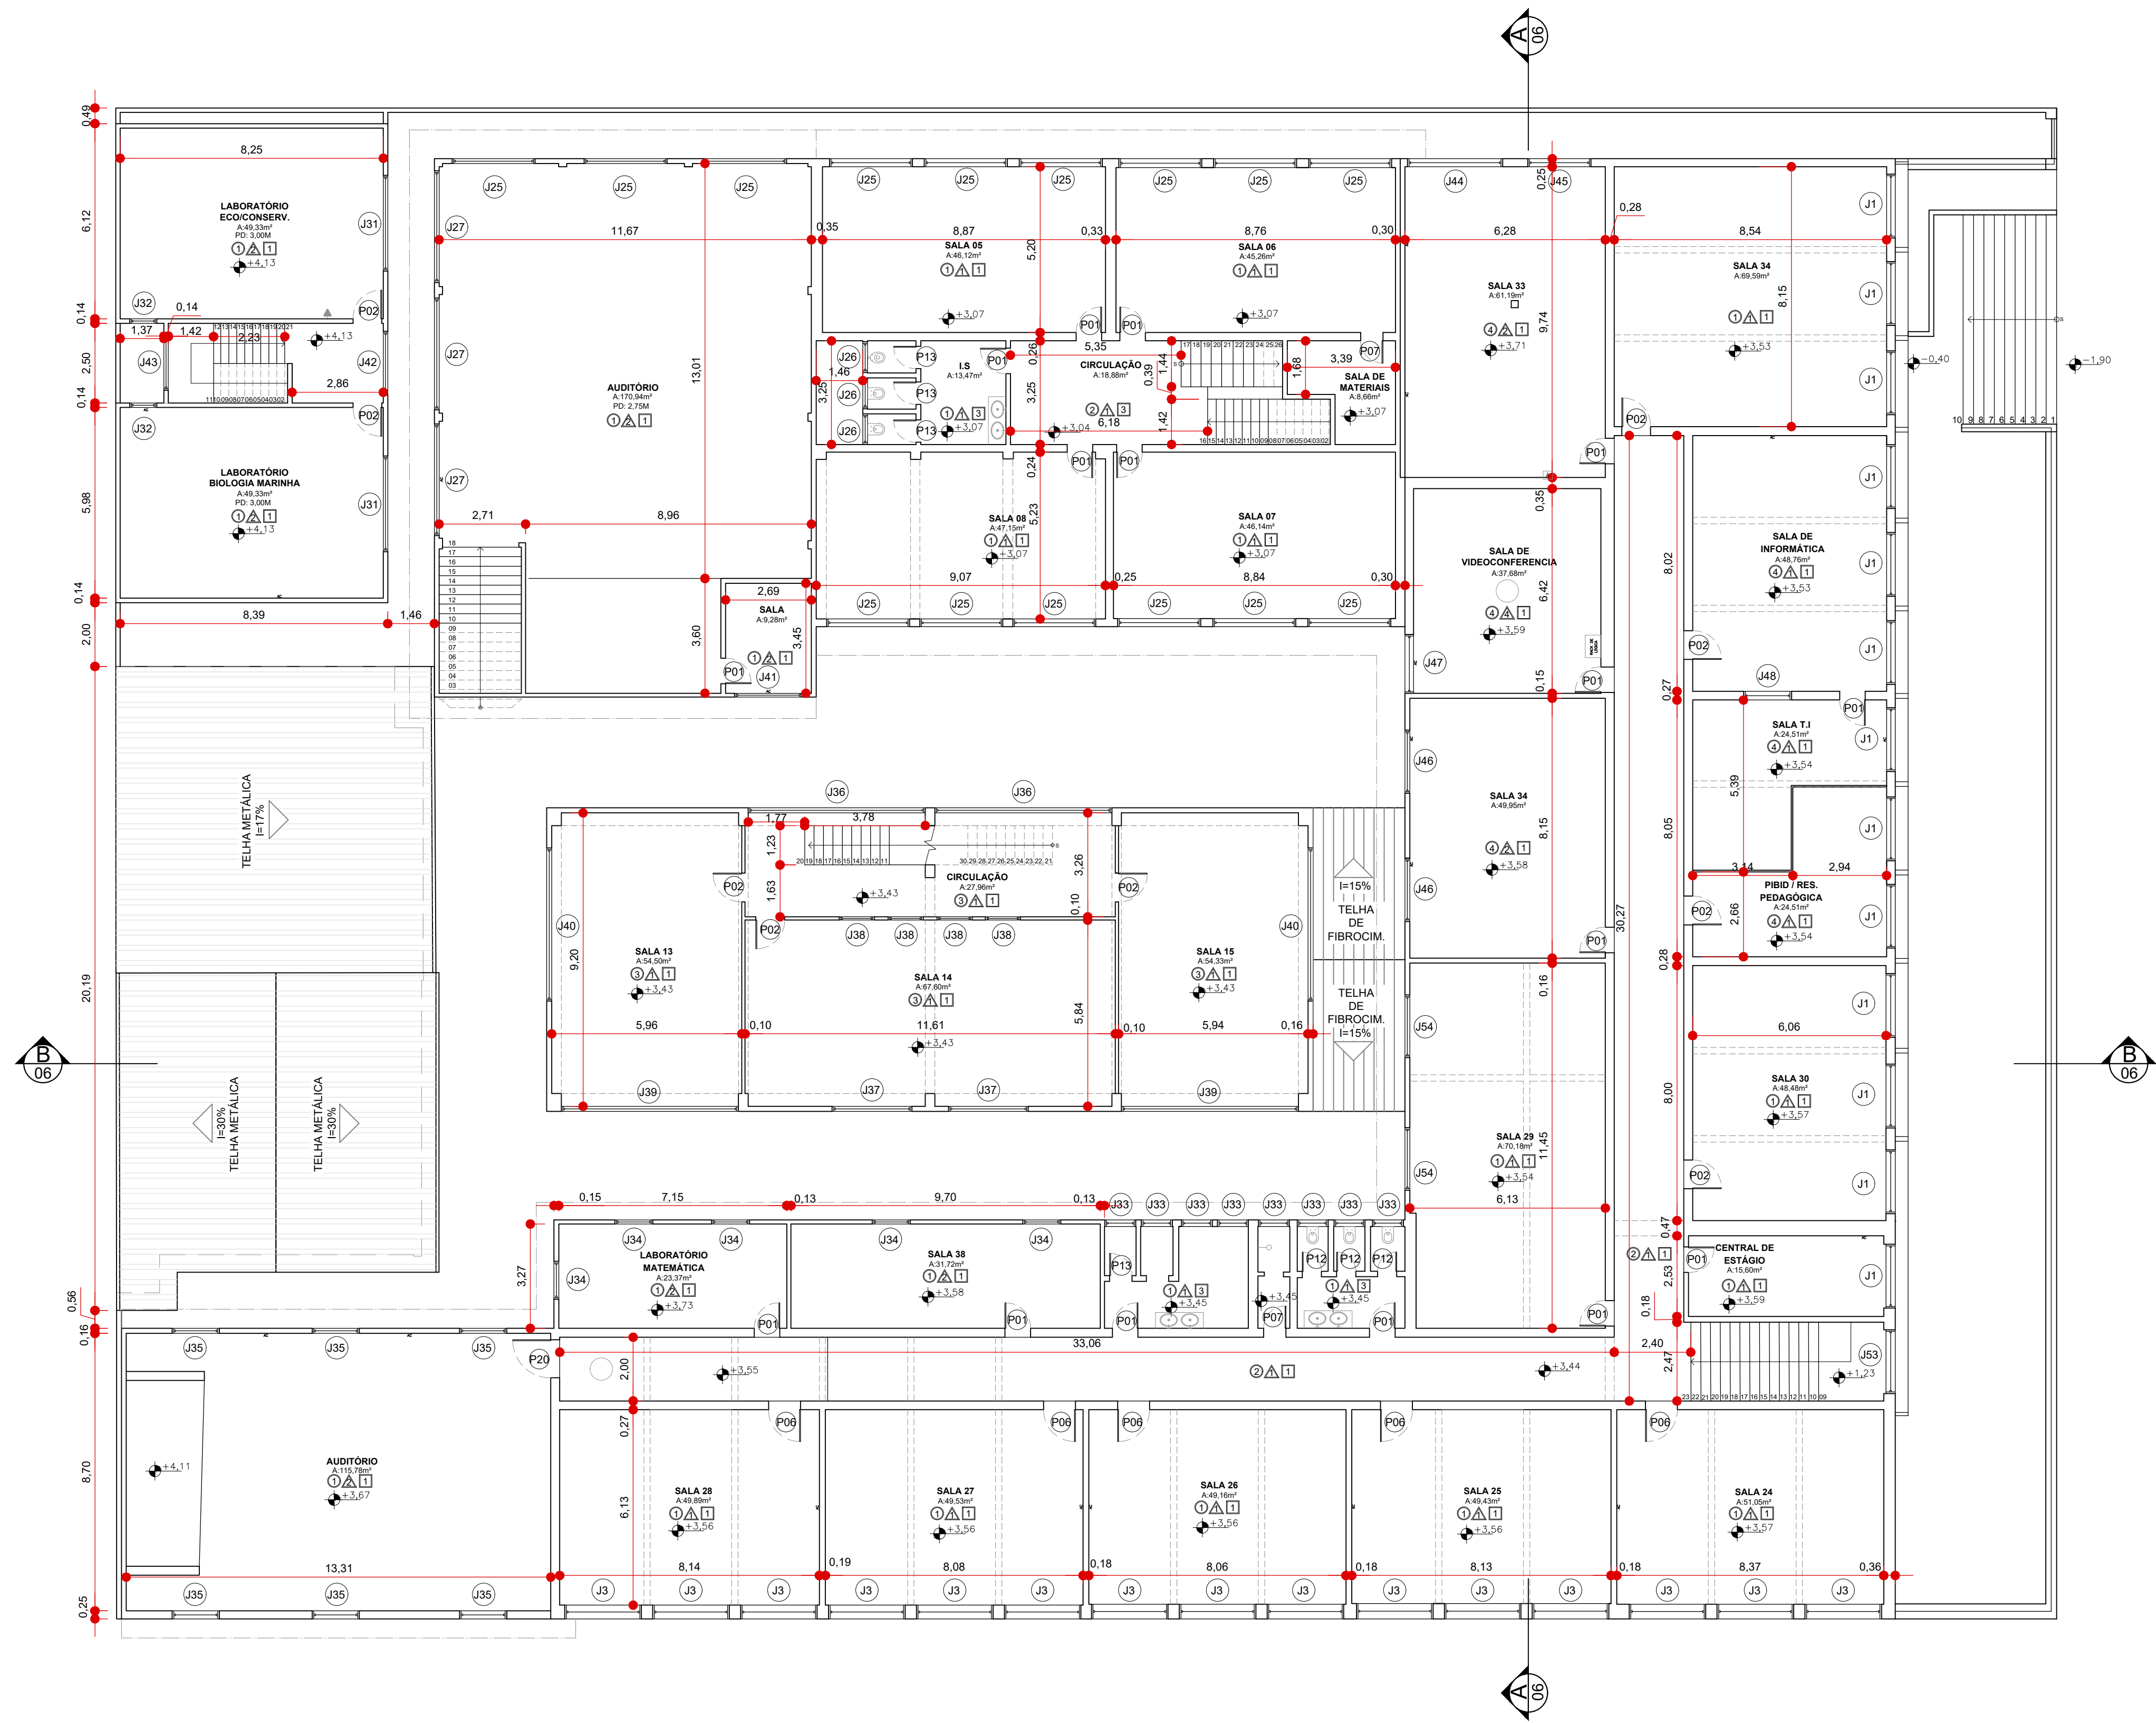

01 PLANTA BAIXA 2º PAV.
ESCALA 1:125

LEGENDA

- PROJEÇÃO DO TELhado

- PROJEÇÃO DE VIGAS

ELÉTRICA

- TOMADA DE USO GERAL BAIXA

- TOMADA DE USO GERAL MEDIA

- TOMADA DE USO GERAL ALTA

- INTERRUPTOR

- QUADRO DE DISTRIBUIÇÃO GERAL

- AR CONDICIONADO

- VENTILADOR DE TETO

- VENTILADOR DE PAREDE

- PONTO DE LUZ

- AR CONDICIONADO JANELEIRO

ACABAMENTOS

- PISO

1 - PISO CERÂMICO

2 - PISO GRANITINA

3 - CIMENTADO

4 - VINÍLICO

5 - CONCRETO

TETO

1 - PINTURA EM LAJE

2 - FORRO PVC

3 - FORRO MADEIRA

PAREDE

1 - PINTURA EM PAREDE

2 - AZULEJO ATÉ 180 CM

3 - AZULEJO

25/03/2023 R00 EMISSÃO DO PROJETO

DATA REVISÃO | DESCRIÇÃO

CONSULTA APROVADA

AEAL

PREFEITURA

SAUDE

SECRETÁRIO

DIRETOR

Proprietário



UNESPAR

Universidade Estadual do Paraná

OBRA: REGULARIZAÇÃO DE EDIFICAÇÃO DE ENSINO EXISTENTE - SERVIÇO PÚBLICO - UNIVERSIDADE ESTADUAL DO PARANÁ

CAMPUS PARANAGUÁ - EM ALVENARIA

LOCAL: RUA COMENDADOR CORREIA JUNIOR, 117 - CENTRO

MUNICÍPIO: PARANAGUÁ/PR

TIPO: CONSTRUÇÃO

PROJETO: LEVANTAMENTO ARQUITETÔNICO AS BUILT

REPRESENTAÇÃO: PLANTA BAIXA 2º PAVIMENTO

AUTOR DO PROJETO / REGISTRO PROF: THALES GARCIA SIMONETTO / CREA-PR 129400D

DESENHO: 14/11/2023

ESCALA DO DESENHO: 1:100

ARQUIVO: PROJETO_PMP2_R18.dwg

ARQ-PL
03 09