

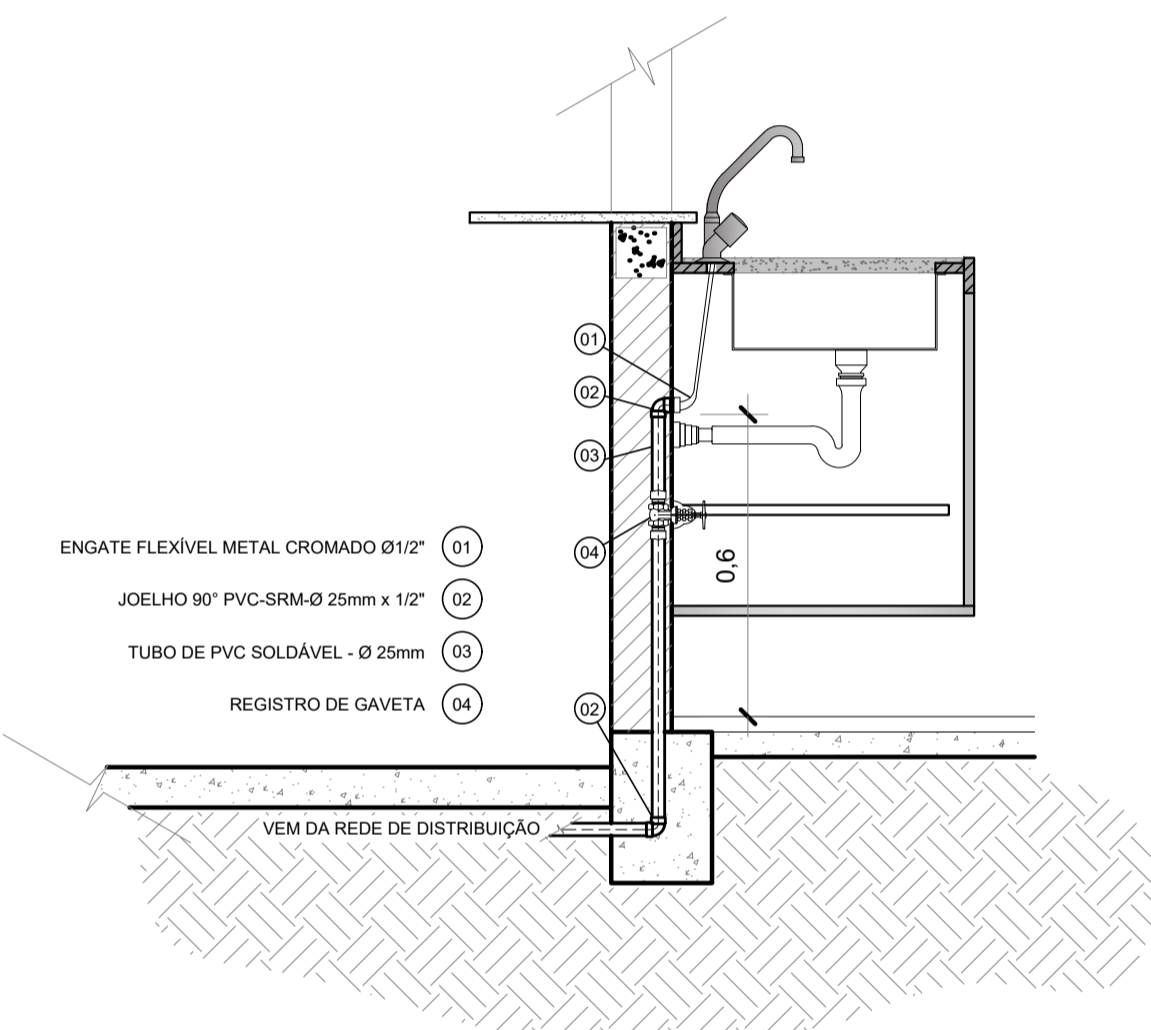



Planta Baixa
Escala 1/50

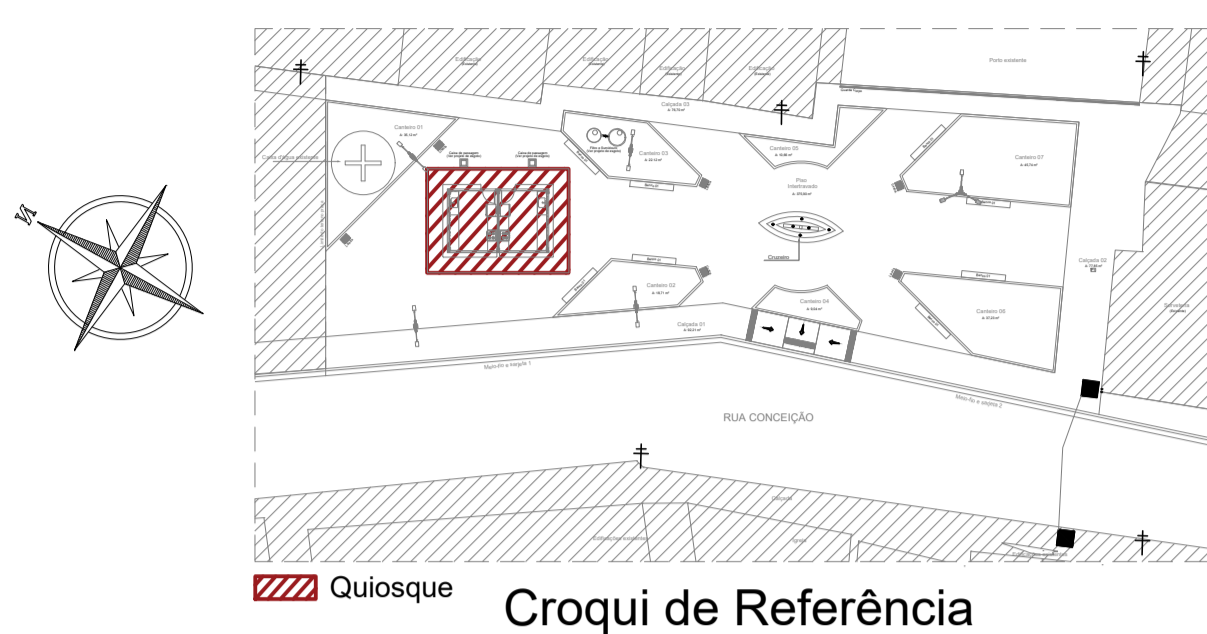


Det. Pia
Escala 1/15

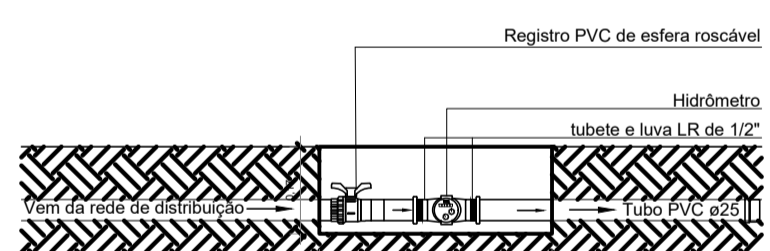

Elevação Frontal
S/ Escala

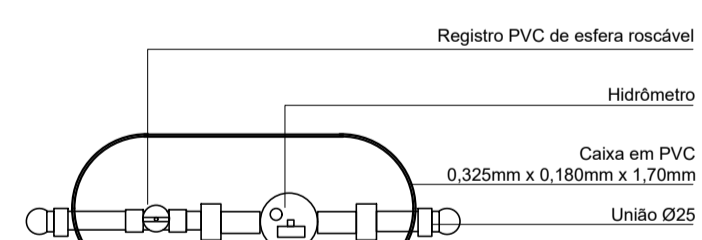

Planta Baixa
S/ Escala

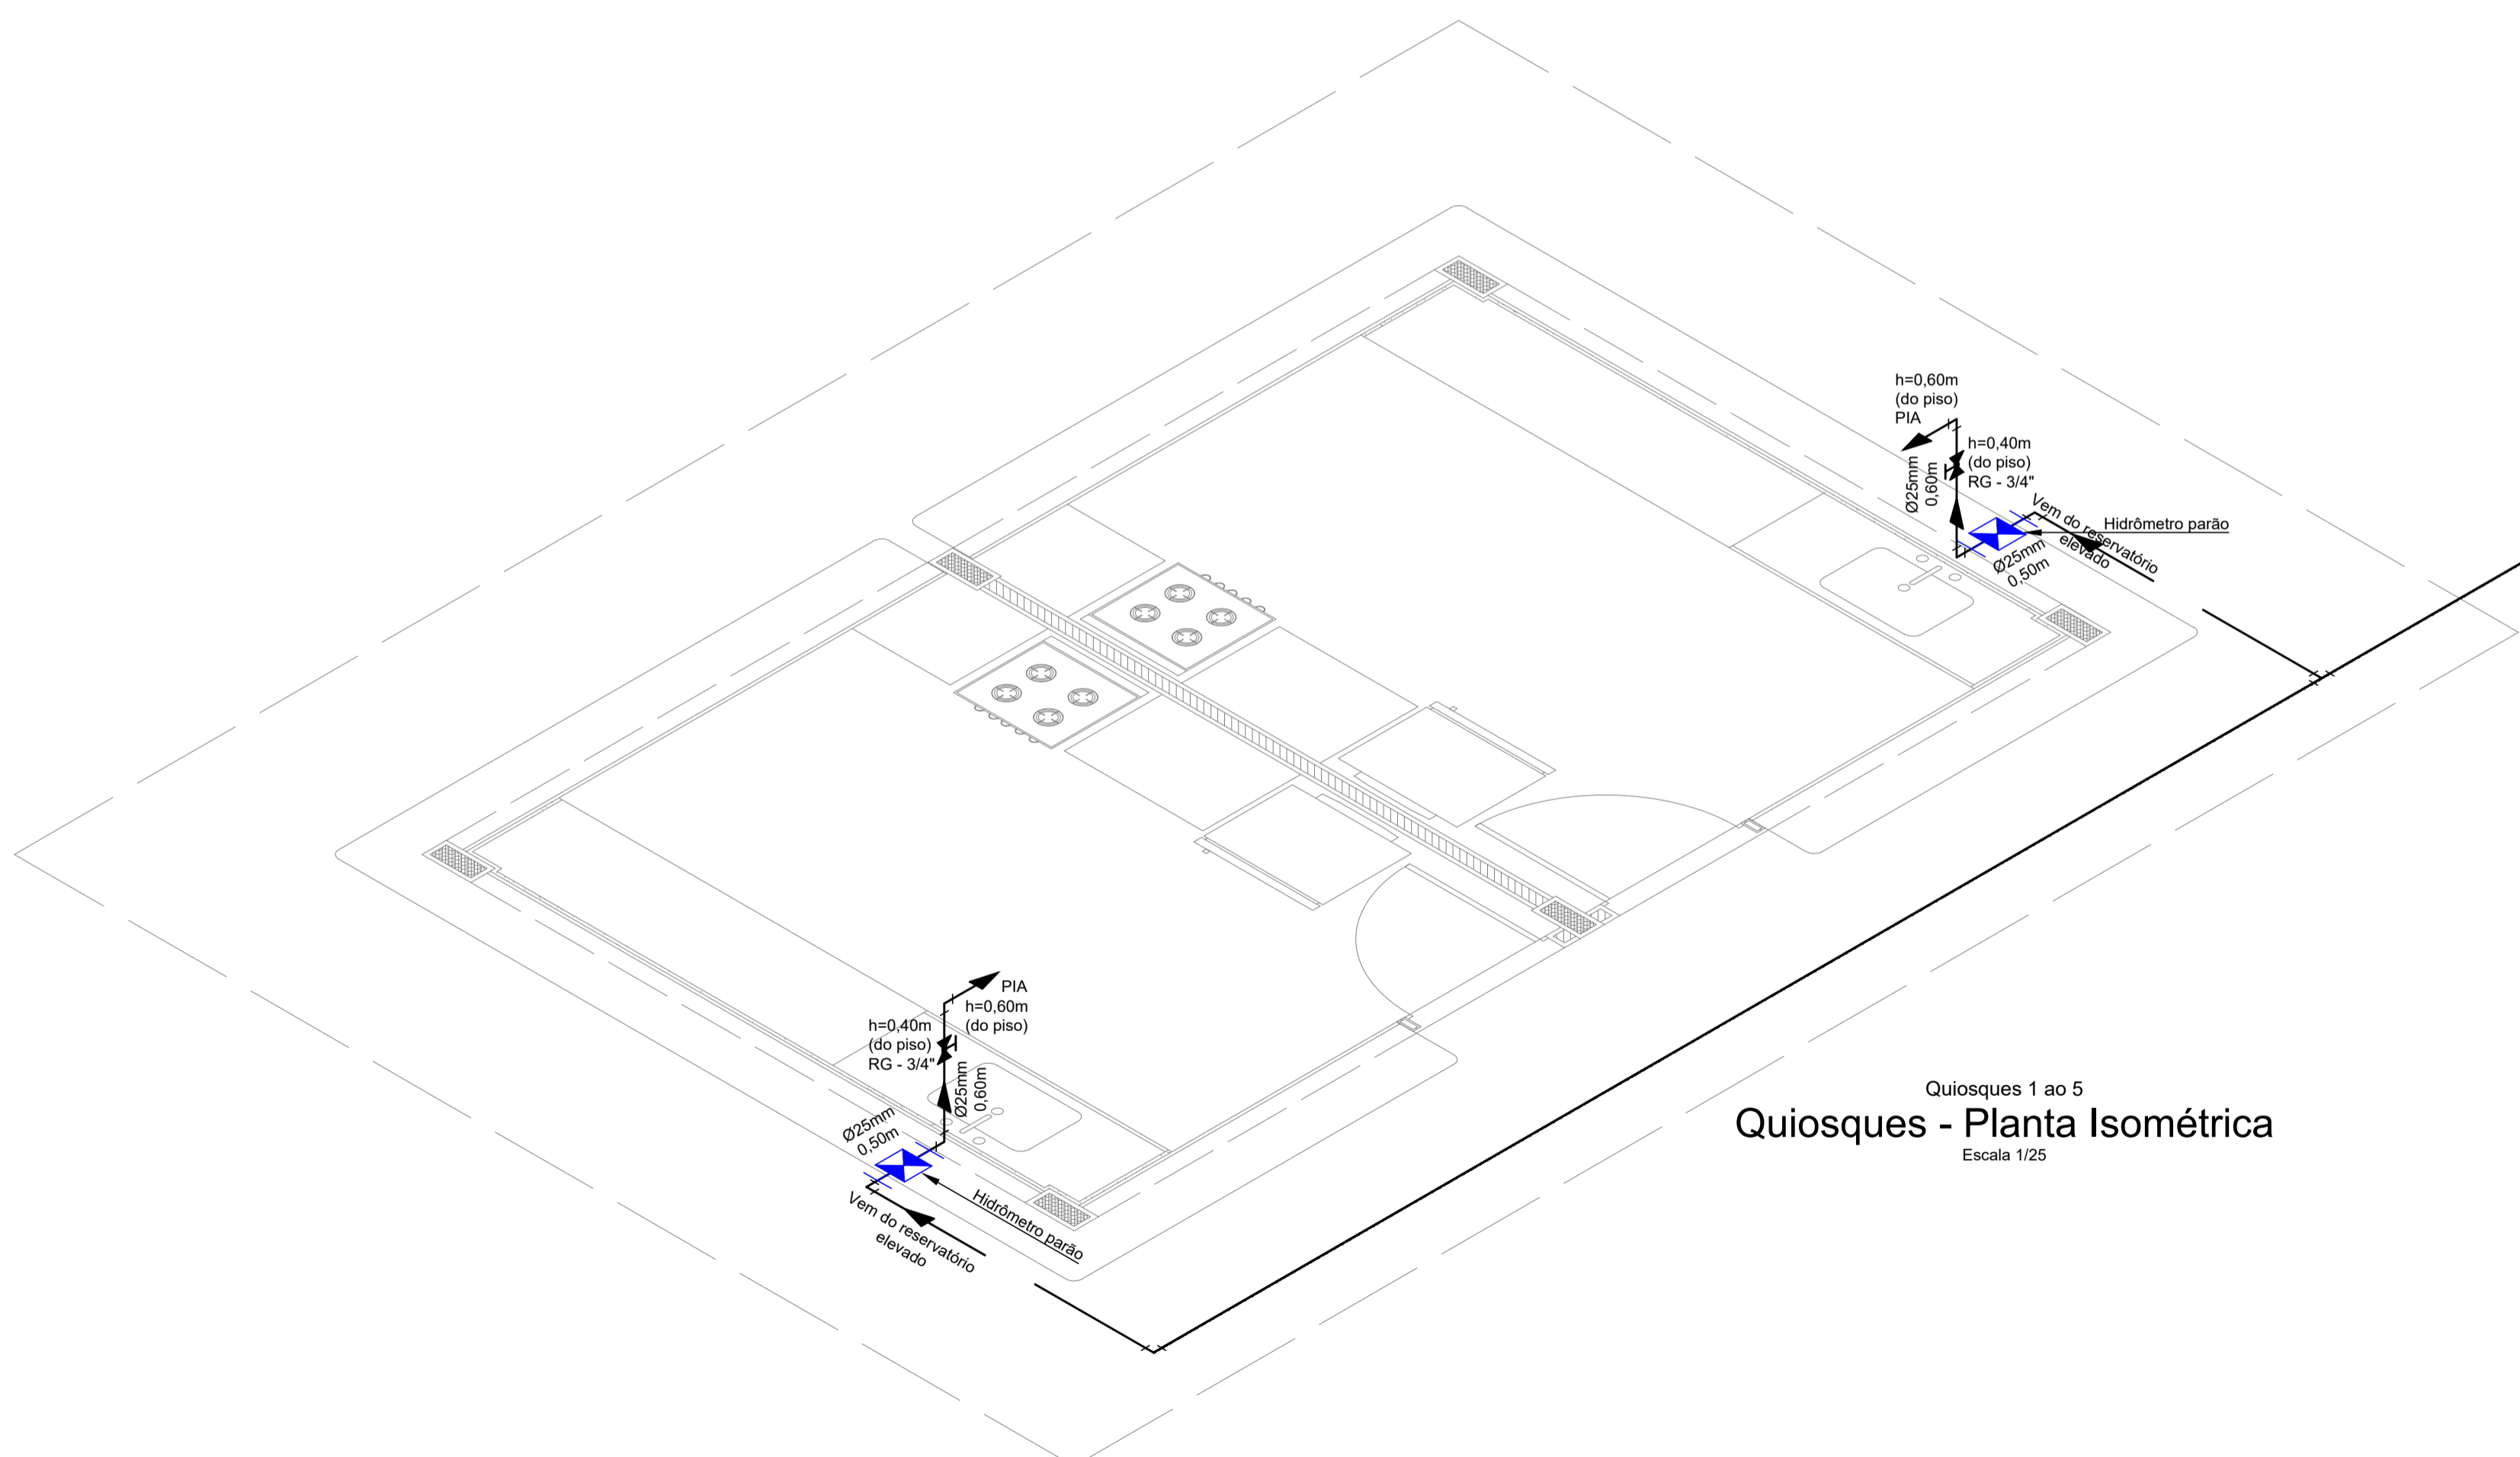

Quiosques 1 ao 5
Escala 1/25

LEGENDA E QUANTITATIVO - QUIOSQUES		
Item	Descrição	Quantidade
---	Tubo de Ø25mm	18m
---	Tubo de Ø25mm (enterrado)	18m
	Joelho soldável de 90° PVC - Ø25mm	07
	Tê soldável de 90° PVC - Ø25mm	01
	Caixa em PVC - 0,325mm x 0,190mm x 1,70mm	02
	Hidrômetro padrão	02
	Registro de gaveta com canopla - 3/4"	02
	Registro esfera em PVC soldável - 3/4"	02
	Pia de bancada	02

NOTAS:

- EXECUTAR ESTE PROJETO JUNTAMENTE COM O PROJETO ESTRUTURAL;
- ANTES DA CONCRETAGEM PREVER PASSAGEM PARA AS TUBULAÇÕES, DENTRO DOS LIMITES ESTABELECIDOS PELA NBR 6118:2014;
- PARA ALTURA DOS PONTOS HIDRÁULICOS VERIFICAR REFERÊNCIA NO MEMORIAL DESCRITIVO E ISOMÉTRICO;
- ALTERAÇÕES NESTE PROJETO SOMENTE COM AUTORIZAÇÃO EXPRESSA DO AUTOR;
- TODA TUBULAÇÃO EM PVC RÍGIDO TERÁ MEDIDAS EM MILÍMETROS;
- NAS TUBULAÇÕES ENTERRADAS ADOTAR RECOBRIMENTO MIN. DE 30cm NOS LOCAIS SEM TRÁFEGO DE VEÍCULO E 60cm NOS LOCAIS SUJEITOS A TRÁFEGO DE VEÍCULO LEVES;
- COMERCIALMENTE OS TUBOS SÃO VENDIDOS COM O COMPRIMENTO DE 6M, PARA QUANTIFICAR ARREDONDOU-SE, O COMPRIMENTO TOTAL DE TUBO P/ MÚLTIPLOS DE 6.

LEGENDA DE REFERÊNCIA	
PIA	Ponto para Pia
HID	Ponto para Hidrômetro
RG	Ponto para Registro de gaveta

PRETO	
PADRÃO PENAS	
CORES	PENAS
01	0.10
02	0.20
03	0.30
04	0.40
05	0.50
06	0.60
07	0.20
08	0.05
09	0.1
11	0.6
RESTANTE COR	
0.2	

PROPRIETÁRIO: PREFEITURA MUNICIPAL DE LIMOEIRO DO AJURU/PA
 PROJETO: ARQª MARUZA BAPTISTA - CAU-28510-2/PA

MARUZA BAPTISTA
ARQUITETURA E URBANISMO

TEL: 91* 984459487 / 91* 33550070 / 0060
E-MAIL: projetos@maruzaboras.com.br

PREFEITURA MUNICIPAL DE LIMOEIRO DO AJURU
COM O Povo em um novo tempo

DATA: MAR/2026

ÁREA QUIOSQUES: 25,44 m

ESCALA: INDICADA

FRANCA: HID 02/04

DESENHO CAD: MNB AMORAS

USAR SEMPRE A MULTICAD QUANDO FOR NECESSÁRIO PARA GARANTIR A REPRODUTIBILIDADE DOS DESENHOS.