



PLANTA BAIXA  
ESC. 1:50

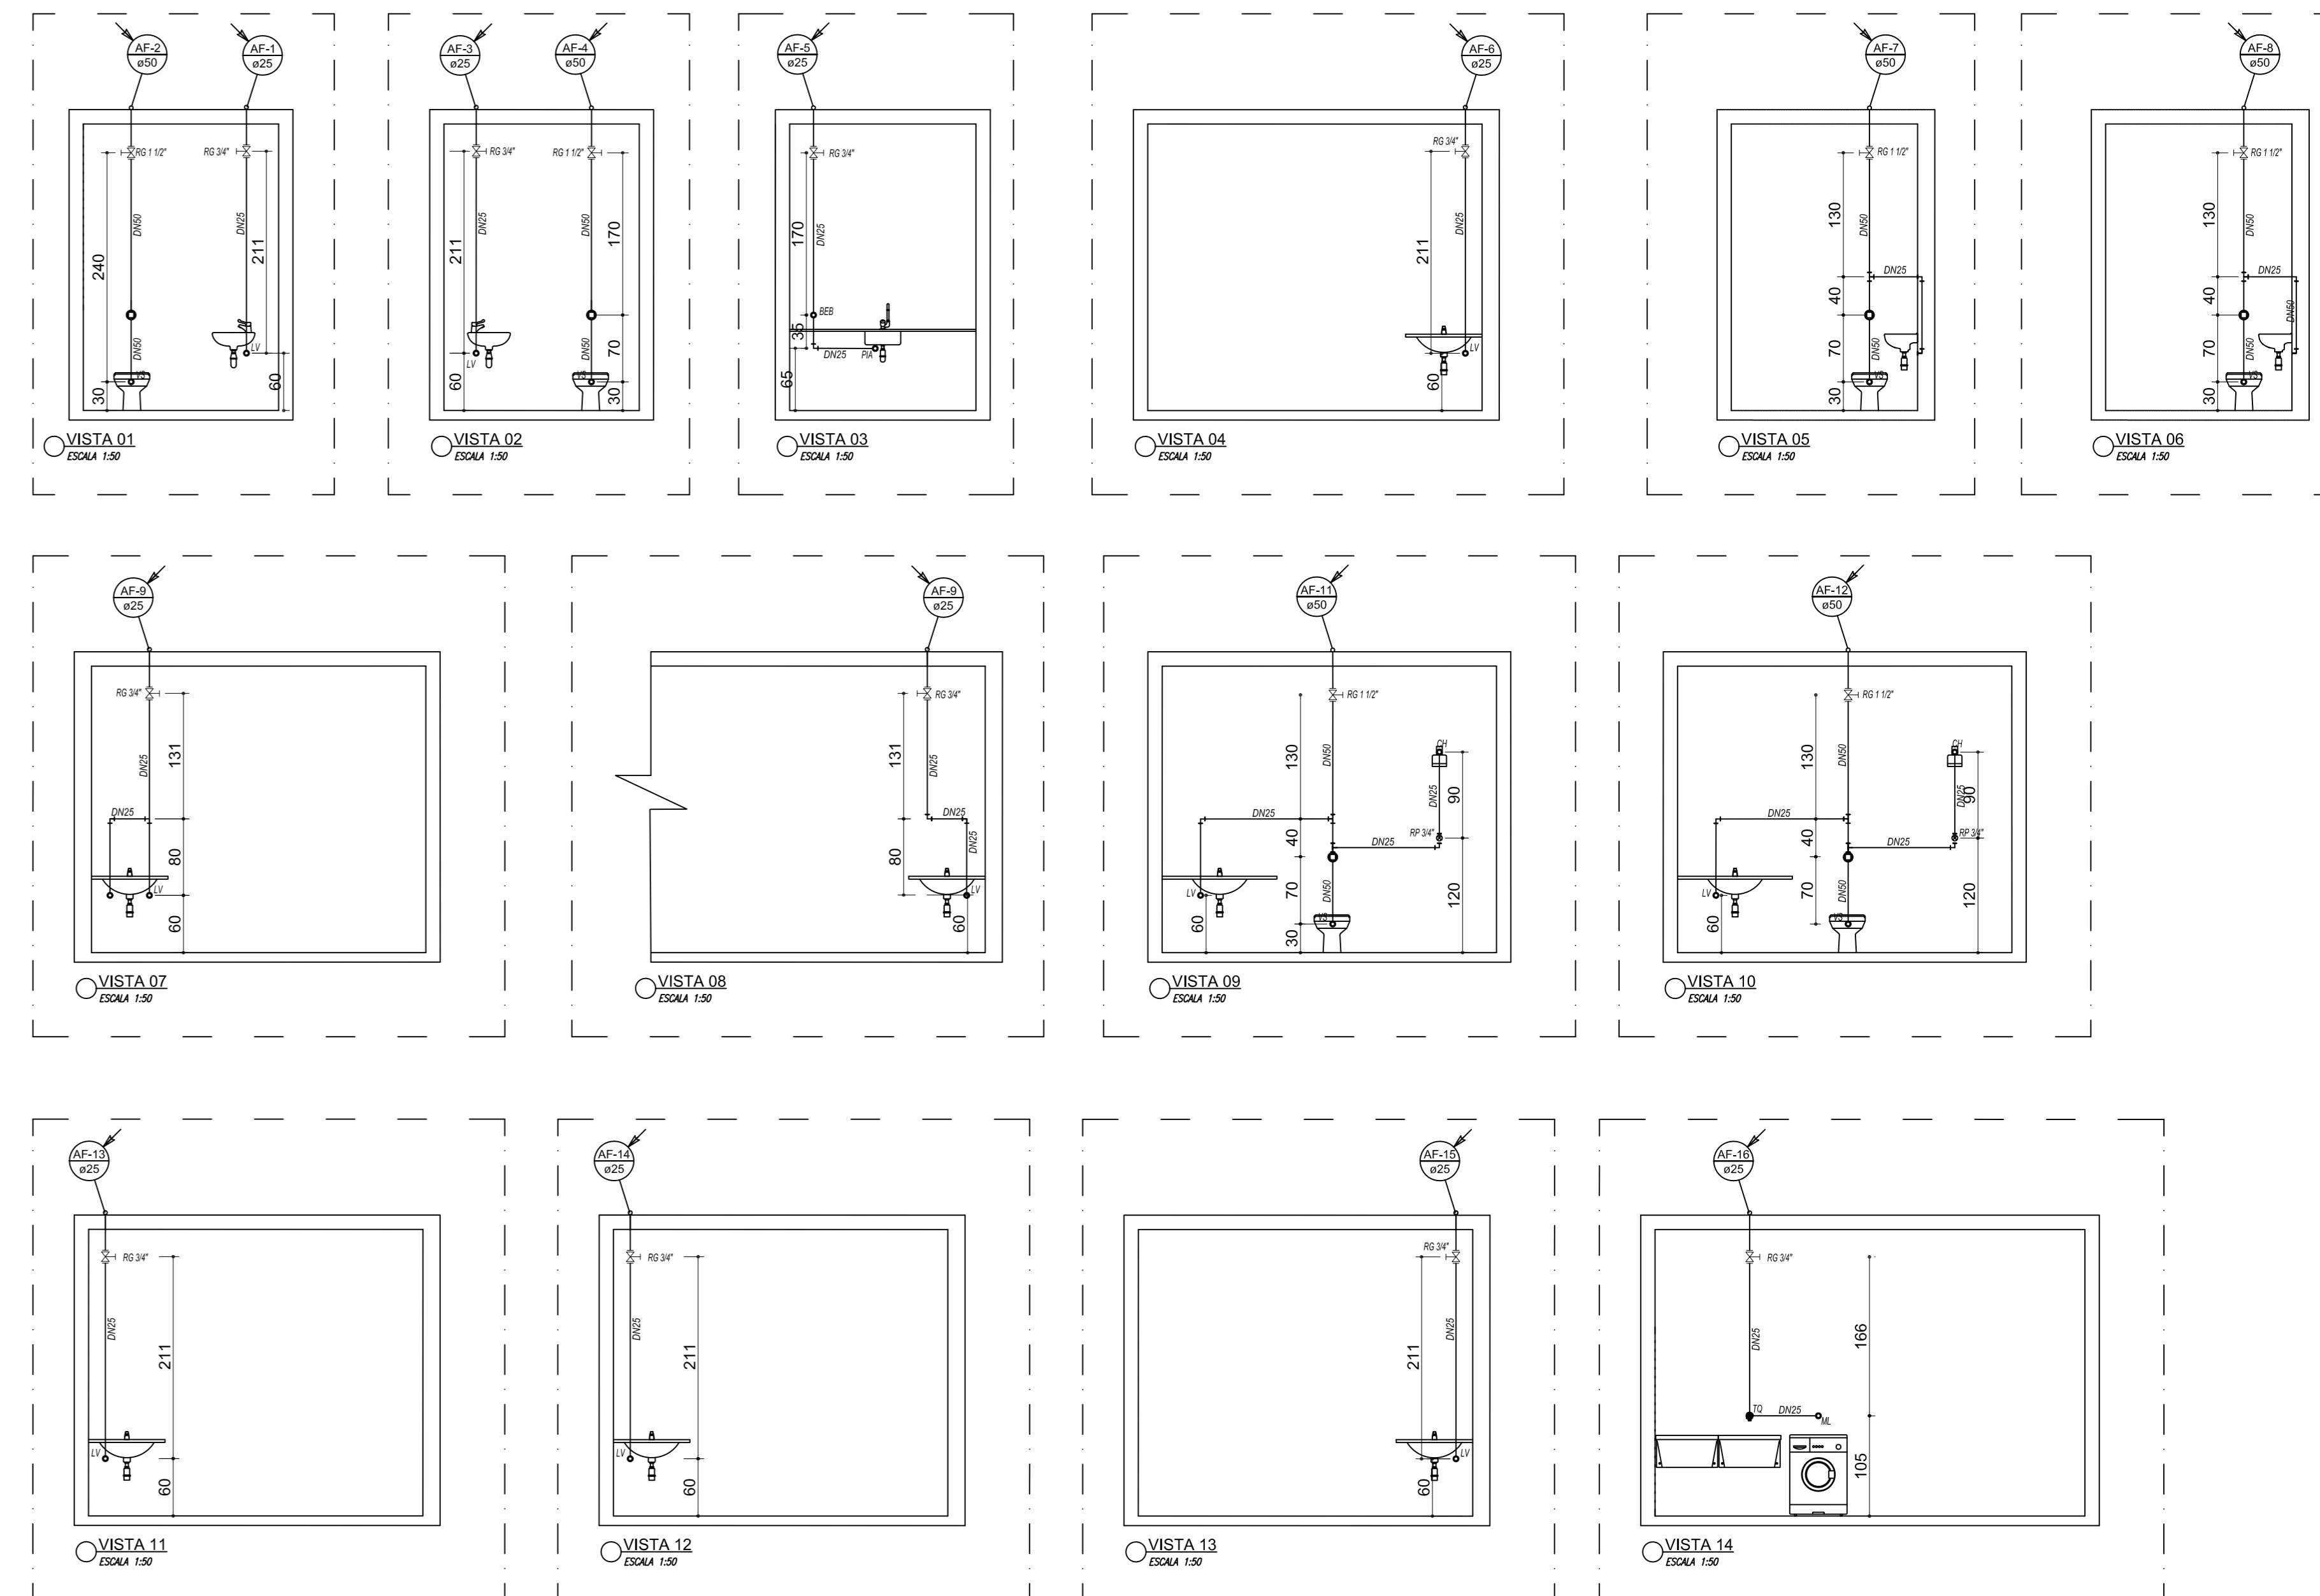


LEGENDA HIDRÁULICA	
	Conexões Hidráulicas
	Torneira de Jardim em base de concreto (Ver detalhe)
	Torneira de Jardim embudado na terra (Ver detalhe)
	Tubulações Água Quente (diâmetro indicado)
	Tubulações Água Fria (diâmetro indicado)
	Tubulações Água Fria (Rede enterrada)
	Tubulações Requalque (diâmetro indicado)
	Tubulações Água Reciclada (diâmetro indicado)
	Registro de gaveta bruto ABNT - RG
	Registro de gaveta c/ canoela cromada - RG
	Válvula de descarga baixa pressão - VD-1,112"
	Hidrometro
	Tubulação que desce
	Tubulação que passa
	Tubulação que sobe
	Coluna de Água Fria descendente Indicação de diâmetro
	Coluna de Água Fria ascendente Indicação de diâmetro
	Coluna de Água Fria passante Indicação de diâmetro
	Coluna de Água Quente descendente Indicação de diâmetro
	Coluna de Água Quente ascendente Indicação de diâmetro
	Coluna de Água Quente passante Indicação de diâmetro

LEGENDA DAS INDICAÇÕES - ÁGUA FRIA	
LV	Lavatório com joelho de 90° - 3/4"x25mm
PIA	Pia de cozinha com joelho de 90° - 3/4"x25mm
RG	Registro de gaveta c/ canoela cromada - 3/4"
RE	Registro Estera PVC soldável - 60mm
CH	Chuveiro com joelho de 90° e Registro Cromado - 3/4"x25mm
TJ	Torneira de Jardim com joelho de 90° - 3/4"x25mm
ML	Máquina de Lavar com joelho de 90° - 3/4"x25mm
TQ	Tanque de Lavar com joelho de 90° - 3/4"x25mm
VS	Vaso Sanitário Cx. Acoplada com joelho de 90° - 3/4"x25mm
VS*	Vaso Sanitário com válvula de descarga 50mm - 90°x50mm
PU	Purificador de Água com joelho de 90° - 3/4"x25mm
GL	Dispenser para geladeira com joelho de 90° - 3/4"x25mm
LL	Lava Louças com joelho de 90° - 3/4"x25mm
HM	Banheira Hidromassagem com curva - 3/8"x32mm

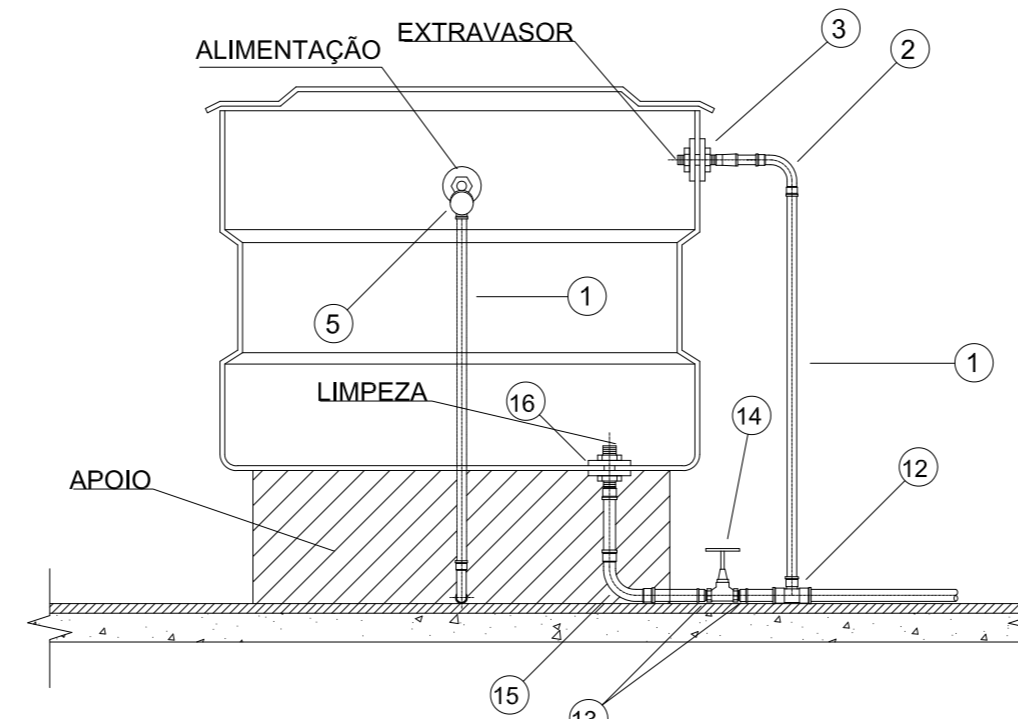

INSTALAÇÃO DE CAIXA D'ÁGUA  
ESCALA 1:10

LEGENDA	
1	ÁGUA FRIA
1	1-TUBO PVC Ø 25mm
2	2-CURVA 90° PVC SOLDÁVEL Ø 25mm
3	3-ADAPTADOR SOLDÁVEL LONGO DE PVC, COM FLANGES LIVRES PARA CAIXA D'ÁGUA Ø 25mmx3/4"
4	4-LIWA PVC COM ROSCA Ø 3/4"
5	5-TORNEIRA BÓIA PARA CAIXA D'ÁGUA Ø 3/4"
6	6-ADAPTADOR SOLDÁVEL LONGO DE PVC, COM FLANGES LIVRES PARA CAIXA D'ÁGUA Ø 50mmx1.112"
7	7-TUBO PVC RÍGIDO SOLDÁVEL Ø 50mm
8	8-CURVA 90° PVC SOLDÁVEL Ø 50mm
9	9-TÊ 90° PVC SOLDÁVEL Ø 50mm
10	10-ADAPTADOR SOLDÁVEL CURTO DE PVC, COM BOLSA E ROSCA PARA REGISTRO Ø 50mmx1.112"
11	11-REGISTRO DE GAVETA Ø 1.112"
12	12-TÊ DE REDUÇÃO 90° PVC SOLDÁVEL Ø 25x32mm
13	13-ADAPTADOR SOLDÁVEL CURTO DE PVC, COM BOLSA E ROSCA PARA REGISTRO Ø 25mmx1"
14	14-REGISTRO DE GAVETA Ø 1"
15	15-CURVA 90° PVC SOLDÁVEL Ø 25mm
16	16-ADAPTADOR SOLDÁVEL LONGO DE PVC, COM FLANGES LIVRES PARA CAIXA D'ÁGUA Ø 25mmx3/4"

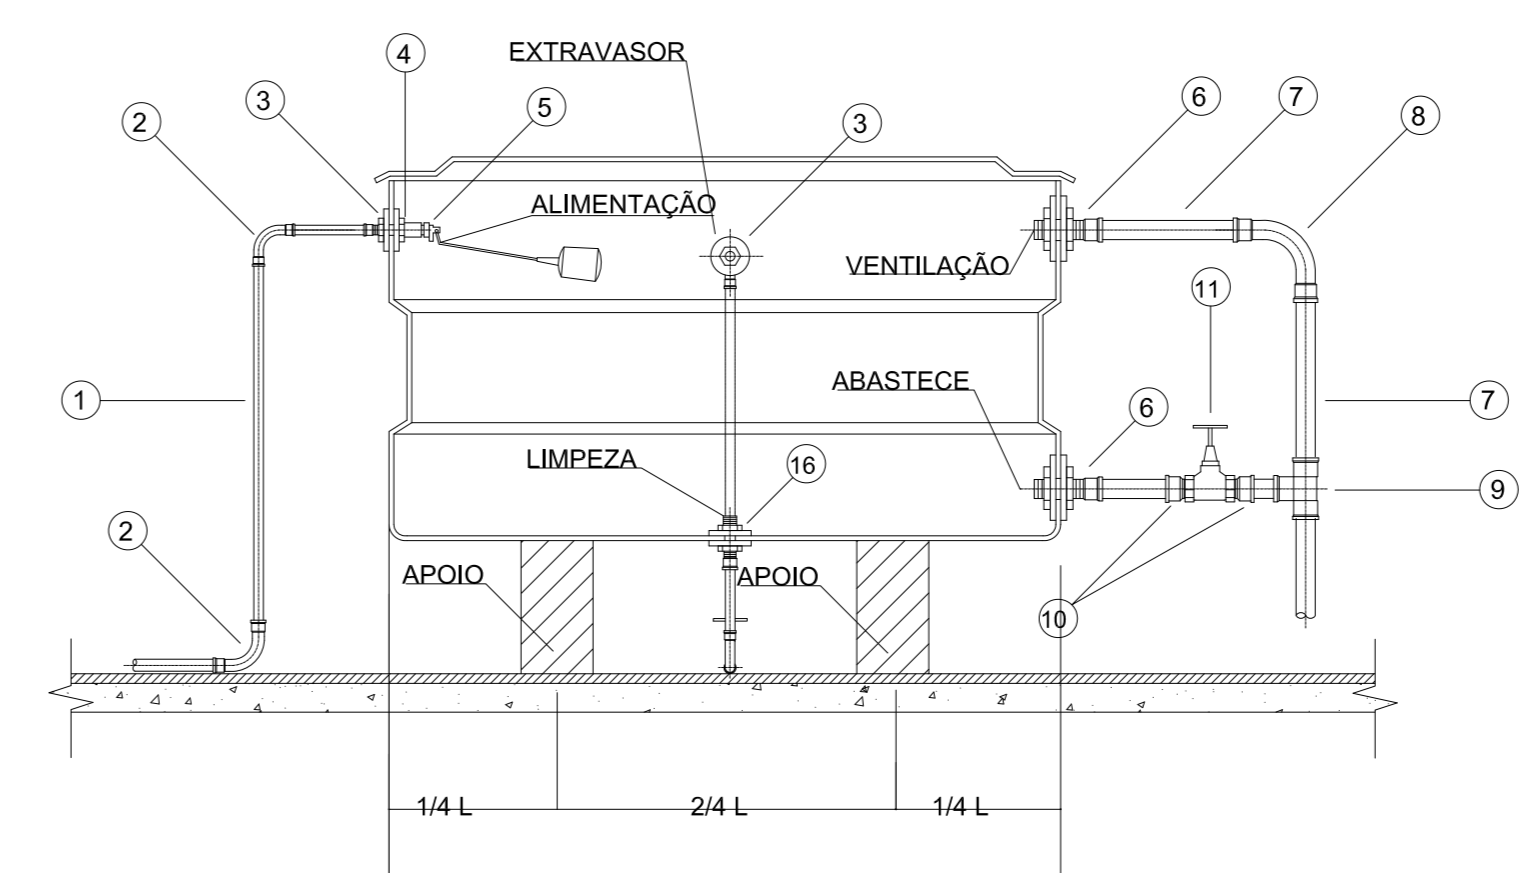

CORTE LONGITUDINAL  
ESCALA 1:10

APROVAÇÕES:			
<b>HIDROSANITÁRIO</b>			
OBRA: CENTRO DE REABILITAÇÃO INFANTIL			
Exemplo: Rua Aquilino, s/n, Qd.59, Ls.09,10 e 11, Bairro Santa Catarina, Campo Alegre de Goiás - GO			
Proprietário:	MUNICÍPIO DE CAMPO ALEGRE DE GOIÁS - CNPJ- 01.763.614/0001-98		
Autor do projeto:	ENGENHEIRO - CLEYTON MACHADO DO NASCIMENTO - CREA 6117/D-GO		
Responsável Técnico pelo obra:			
COORDENADOR:	RESERVAÇÃO DOS PRÉTIOS:	TÉRREO	
	CONTEÚDO:	ÁREA DO TERRENO:	ESCALA:
	PROJETO HIDRÁULICO	m²	1/2
		ÁREA CONSTRUTIVA:	INDICADA:
		m²	
		ÁREA ÚTIL:	DIMENSÃO:
		m²	CLEYTON
		DATA:	
		PROJETO:	
		DATA:	
		PROJETO:	
		DATA:	