


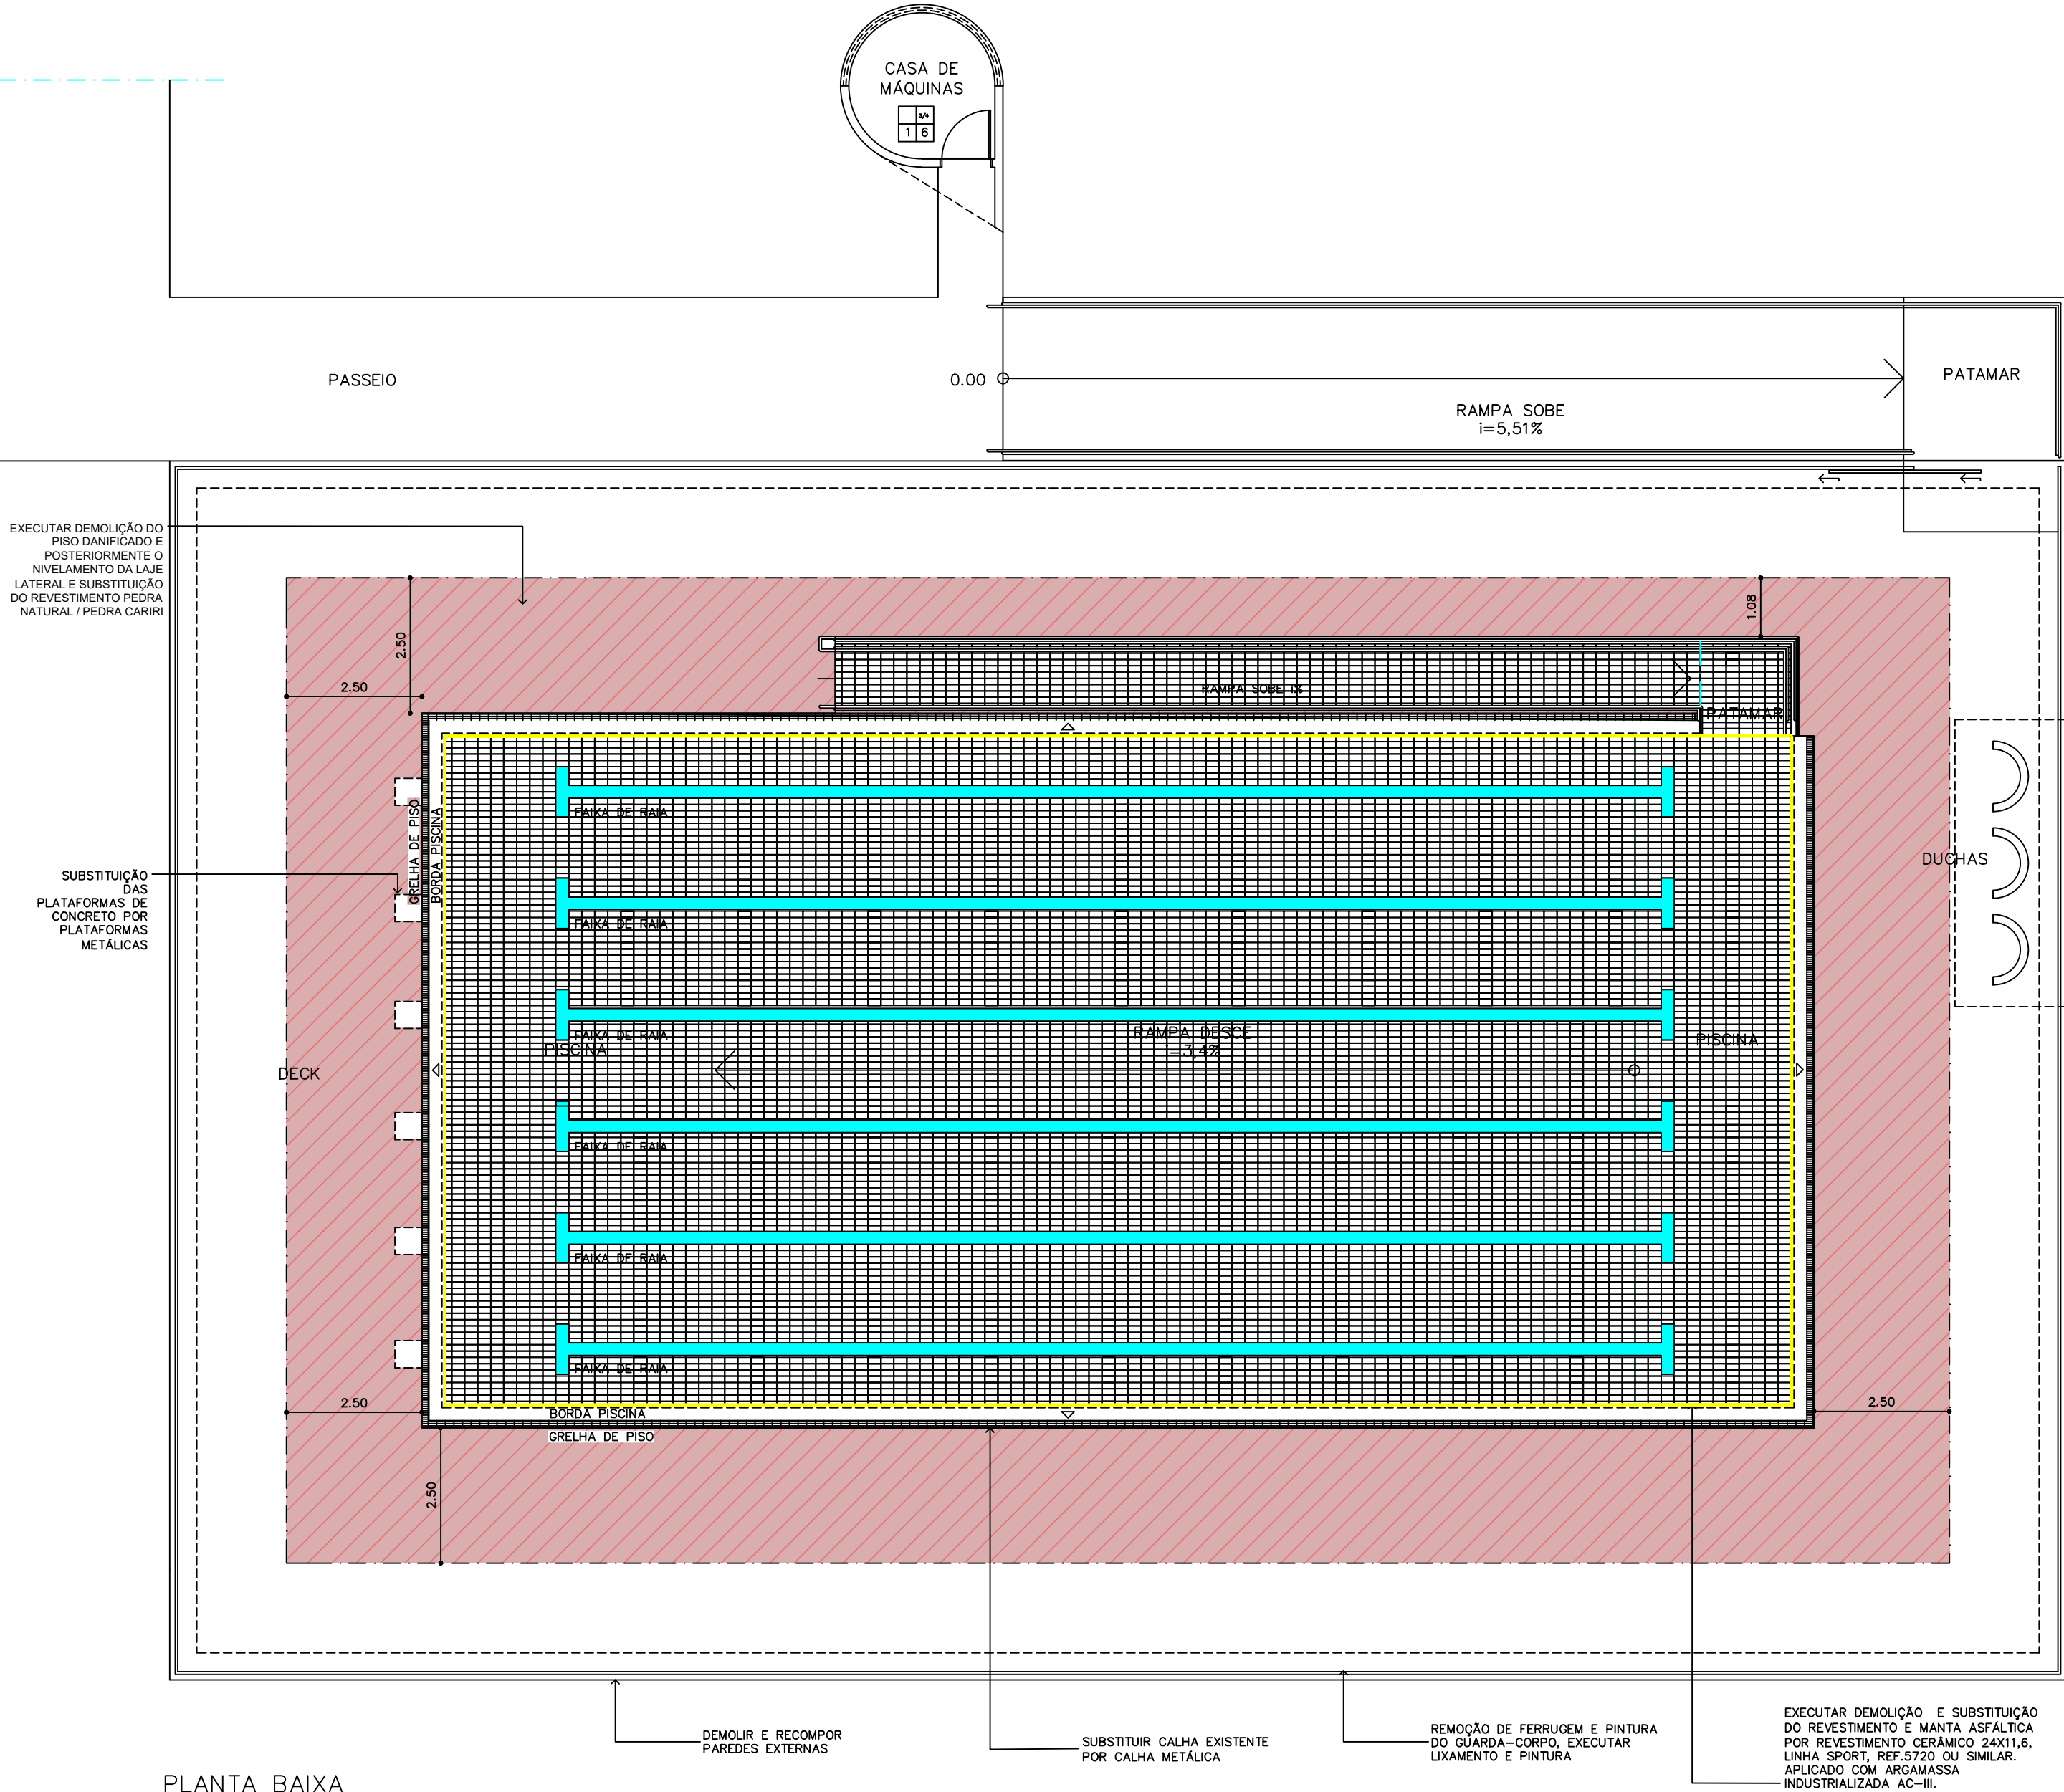

PLANTA BAIXA
ESCALA 1/100

CARIMBOS / APROVAÇÃO

PROPRIETÁRIO(A)
FUNDAÇÃO UNIVERSIDADE FEDERAL DO VALE DO SÃO FRANCISCO - CNPJ 05.440.725/0001-14

AUTOR(A) DO PROJETO
NOME

RESPONSÁVEL TÉCNICO EXECUÇÃO
NOME

UNIVASF UNIVERSIDADE FEDERAL
DO VALE DO SÃO FRANCISCO

REITOR
TÉLIO NOBRE LEITE
SETOR
SECRETARIA DE INFRAESTRUTURA - INFRA

CAMPUS_PETROLINA

NOME DO PRÉDIO/ PROJETO
REFORMA_DA_PISCINA

ENDEREÇO
AV. JOSE DE SÁ MANIÇOBA
EQUIPE TÉCNICA

SERGIO MOTTA, Arquiteto e Urbanista
FERNANDO KURSANCEW, Arquiteto e Urbanista
HUGO DAMIÃO, Engenheiro Civil
KAIRON SAMPAIO, Arquiteto e Urbanista
GLÁUREA FREITAS, Técnica em Agrimensura

RONALD JUENYR - Administrativo
MARY GONZAGA - Administrativo
CAROLINY MACIEL, Arquiteta e Urbanista
NOME E SOBRENOME, Estagiária de Engenharia Civil

CONTEÚDO DA PRANCHA
PLANTA_DE_REFORMA
2-CONTEÚDO_DA_PRANCHA
3-CONTEÚDO_DA_PRANCHA

TIPO DE PROJETO
REFORMA
ETAPA
EXECUTIVO

DESENHISTA(S)
DESENHISTAS

ESCALA
1/100
ARQUIVO

DATA
13/12/2023

PRANCHA

01/02