



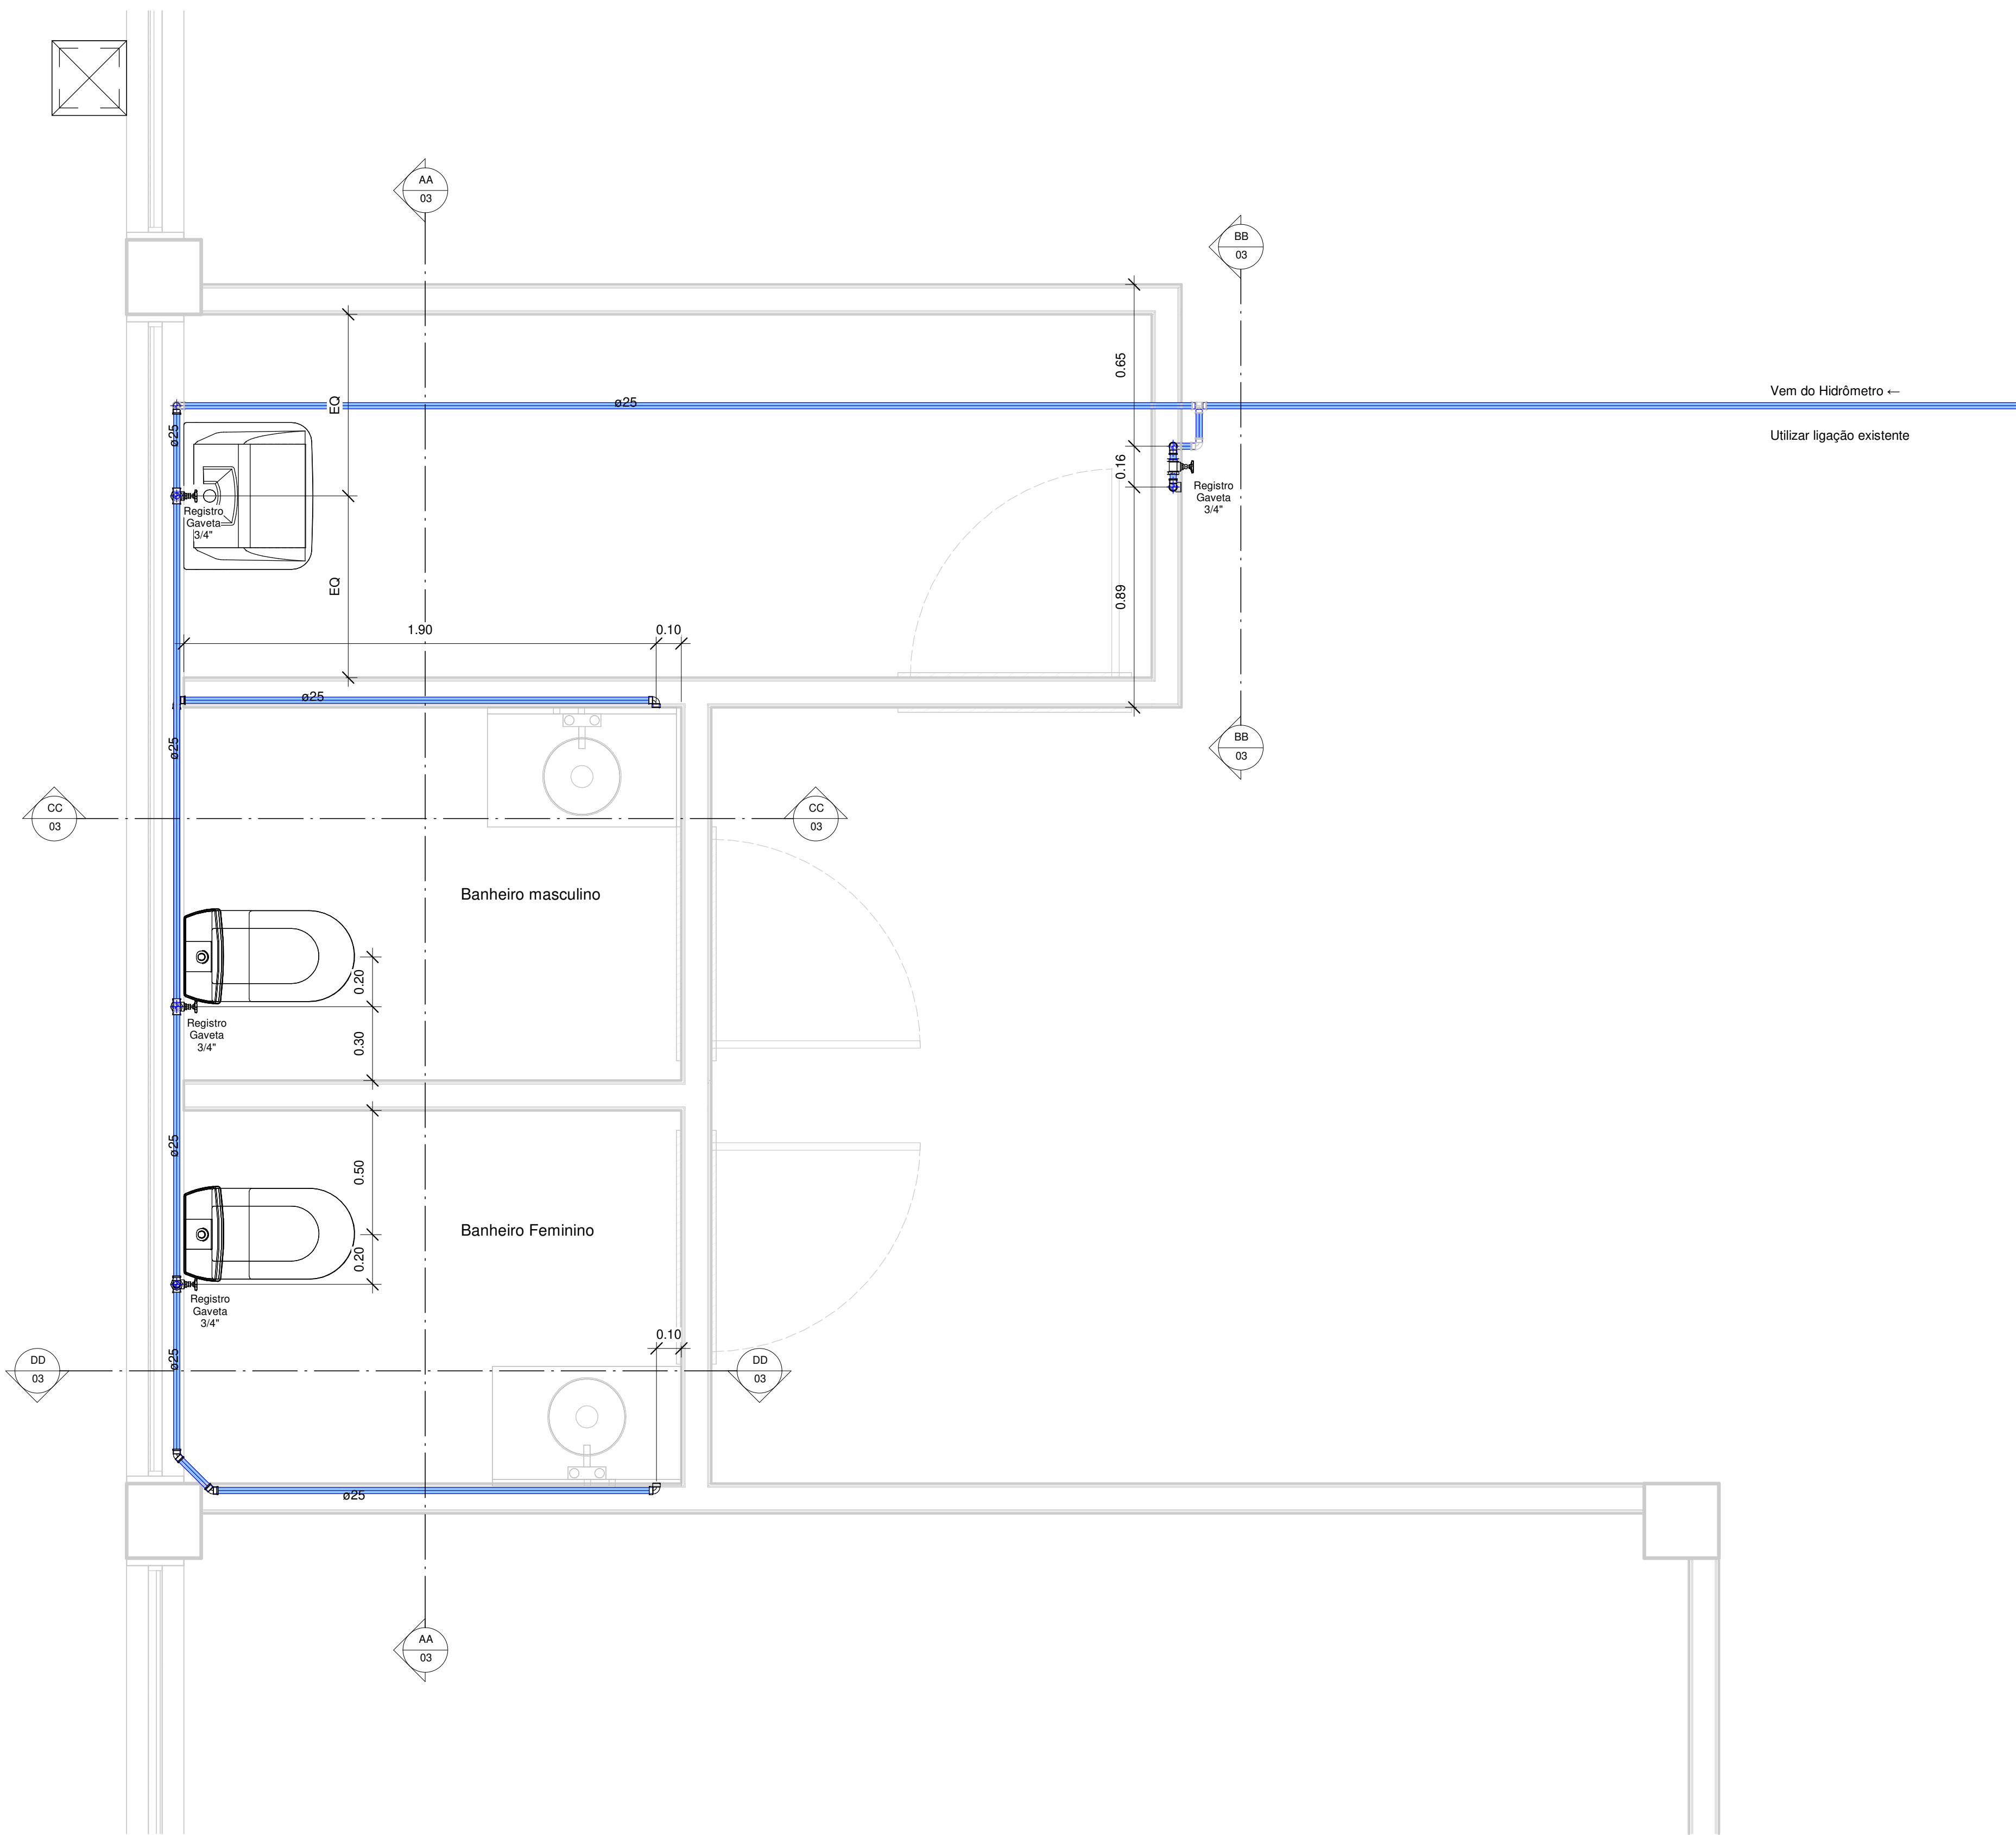

1 Instalações Hidráulicas
1 : 15

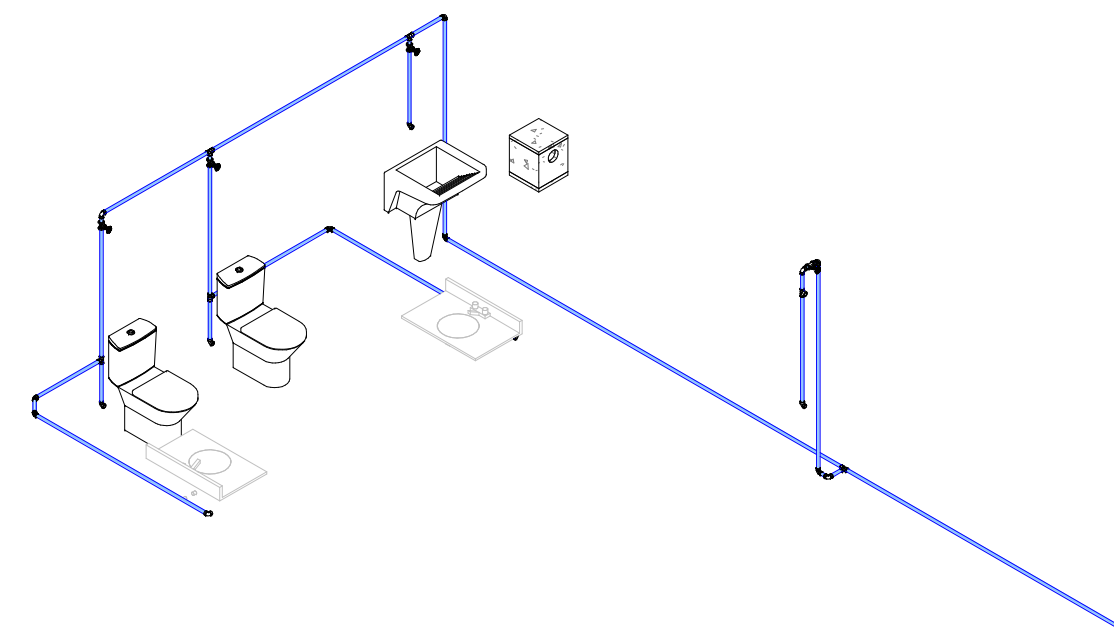

2 3D Isometric - AF

Conexões para Água Fria			
Código	Descrição	Linha	Quantidade
AF03	Joelho 45º Soldável 25mm, PVC Marrom, Água Fria - TIGRE	Soldável	2
AF04	Joelho 90º Roscável com Bucha de Latão 3/4", PVC Branco, Água Fria - TIGRE	Roscável	6
<varia> Joelho 90º Soldável 25mm, PVC Marrom, Água Fria - TIGRE		Soldável	8
AF06	Tê Soldável 25mm, PVC Marrom, Água Fria - TIGRE	Soldável	5
AF07	Tê Soldável com Bucha de Latão na Bolsa Central 25 x 3/4", PVC Marrom, Água Fria - TIGRE	Soldável	1

Tubos Rígidos AF		
Descrição	Diâmetro	Comprimento
Tubo Soldável Marrom	25,00 mm	97,68


Registros e Válvulas		
Descrição	Size	Quantidade
Adaptador Soldável Jet 30, 20mm, PVC Marrom - TIGRE	20,00 mme-20,00 mme	8
Registro Gaveta 3/4"	25,00 mme-25,00 mme	4

Peças Hidrossanitárias		
Descrição		Contagem
Bacia com Caixa Acoplada		2
Lavatório tipo bancada		2
Tanque Celte Tamanho G com Capacidade 38L		1

DATA: 04/03/2024		RUA Av. Orive	QD 32	ENDEREÇO LT Único	BAIRRO CENTRO
PROPRIETÁRIO: PREFEITURA DE ÁGUA FRIA		CPF/CNPJ: 25141292000103			
PROJETISTA: MATEUS TORRES DA SILVA		CREA: 24663/D-DF			
CONSTRUTORA: A DEFINIR					
FOLHA 01 05	PROJETO: Água Fria/Esgoto/Drenagem - Pluvial/Climatização/Interna				
DESENHO(S) PLANTA BAIXA INSTALAÇÕES HIDRÁULICAS E ISOMÉTRICO		ESCALA: 1 : 15		PREFEITURA DE ÁGUA FRIA 25141292000103	
ÁREA DO TERRENO: 0 m² ÁREA DA CONST.: 0 m² ÁREA PROJEÇÃO: 0		ÁREA PERMEÁVEL: 0 m² ÍNDICE DE APROV.: 0 TX DE OCUPAÇÃO: 50 %		MATEUS TORRES DA SILVA 24663/D-DF	
APROVAÇÃO:					

1 Planta Baixa - SANIT
1 : 15

2 3D Isometric - HS
2

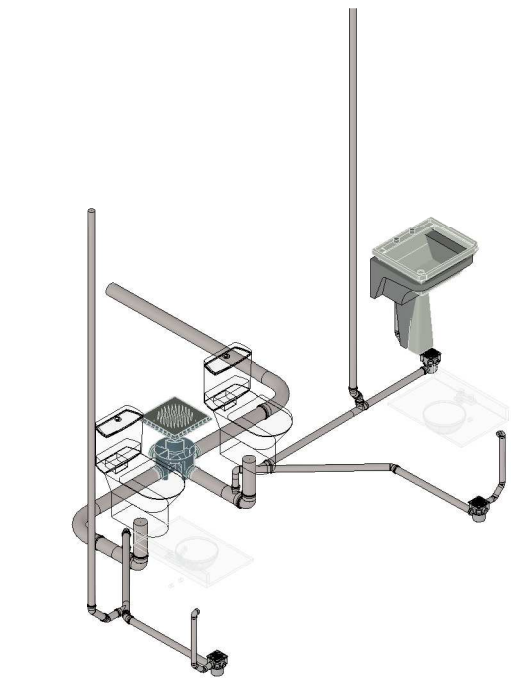

Conexões para Esgoto			
Código	Sistema	Descrição	Quantidade
E02	Esgoto	Curva 90° Longa 100mm, Esgoto Série Normal - TIGRE	2
E03	Esgoto	Joelho 45° 40mm, Esgoto Série Normal - TIGRE	6
E04	Esgoto	Joelho 45° 50mm, Esgoto Série Normal - TIGRE	6
E06	Esgoto	Joelho 90° 40mm, Esgoto Série Normal - TIGRE	3
E07	Esgoto	Joelho 90° 50mm, Esgoto Série Normal - TIGRE	2
E08	Esgoto	Joelho 90° 100mm, Esgoto Série Normal - TIGRE	2
E09	Esgoto	Junção Simples 50 x 50mm, Esgoto Série Normal - TIGRE	2
E15	Esgoto	Tê 50 x 50mm, Esgoto Série Normal - TIGRE	1
E16	Esgoto	Tê 100 x 50mm, Esgoto Série Normal - TIGRE	2

Tubos Rígidos Esgoto		
Descrição	Dímetro	Comprimento
Tubo Série Normal	40.00 mm	1.83
Tubo Série Normal	50.00 mm	12.76
Tubo Série Normal	100.00 mm	5.42

Caixas de gordura, Caixas de Insp. e Ralos		
Sistema	Descrição	Quantidade
Esgoto	Antiespumante 100 mm, Esgoto - TIGRE	3
Esgoto	Caixa de Inspeção/Interligação com prolongador sem entrada - DN 100, Esgoto - TIGRE	1
Esgoto	Corpo Caixa Sifonada Giratória (5 Entradas), 100 x 140 x 50mm, Esgoto - TIGRE	3
Esgoto	Porta Grelha Quadrado p/ Grelha Quadrada Branca 100mm, Esgoto - TIGRE	4
Esgoto	Prolongamento p/ Caixa Sifonada 100 x 100mm, Esgoto - TIGRE	7
Esgoto	RALO SECO QUADRADO MONTADO - PORTA GRELHA PRATA E GRELHA INOX	4

DATA: 04/03/2024

PROPRIETÁRIO: PREFEITURA DE ÁGUA FRIA CPF/CNPJ: 25141292000103

PROJETISTA: MATEUS TORRES DA SILVA CREA: 24663/D-DF

CONSTRUTORA: A DEFINIR

FOLHA 02 05 PROJETO: Agua Fria/Esgoto/Drenagem - Pluvial/Climatização/Interna


DESENHO(S) PLANTA BAIXA INSTALAÇÕES HIDROSSANITÁRIAS E DET. ISOMÉTRICO ESCALA: 1 : 15

ÁREA DO TERRENO: 0 m² ÁREA PERMEÁVEL: 0 m²
ÁREA DA CONST.: 0 m² ÍNDICE DE APROV.: 0
ÁREA PROJEÇÃO: 0 TX DE OCUPAÇÃO: 50 %


PREFEITURA DE ÁGUA FRIA 25141292000103

MATEUS TORRES DA SILVA 24663/D-DF


APROVAÇÃO:

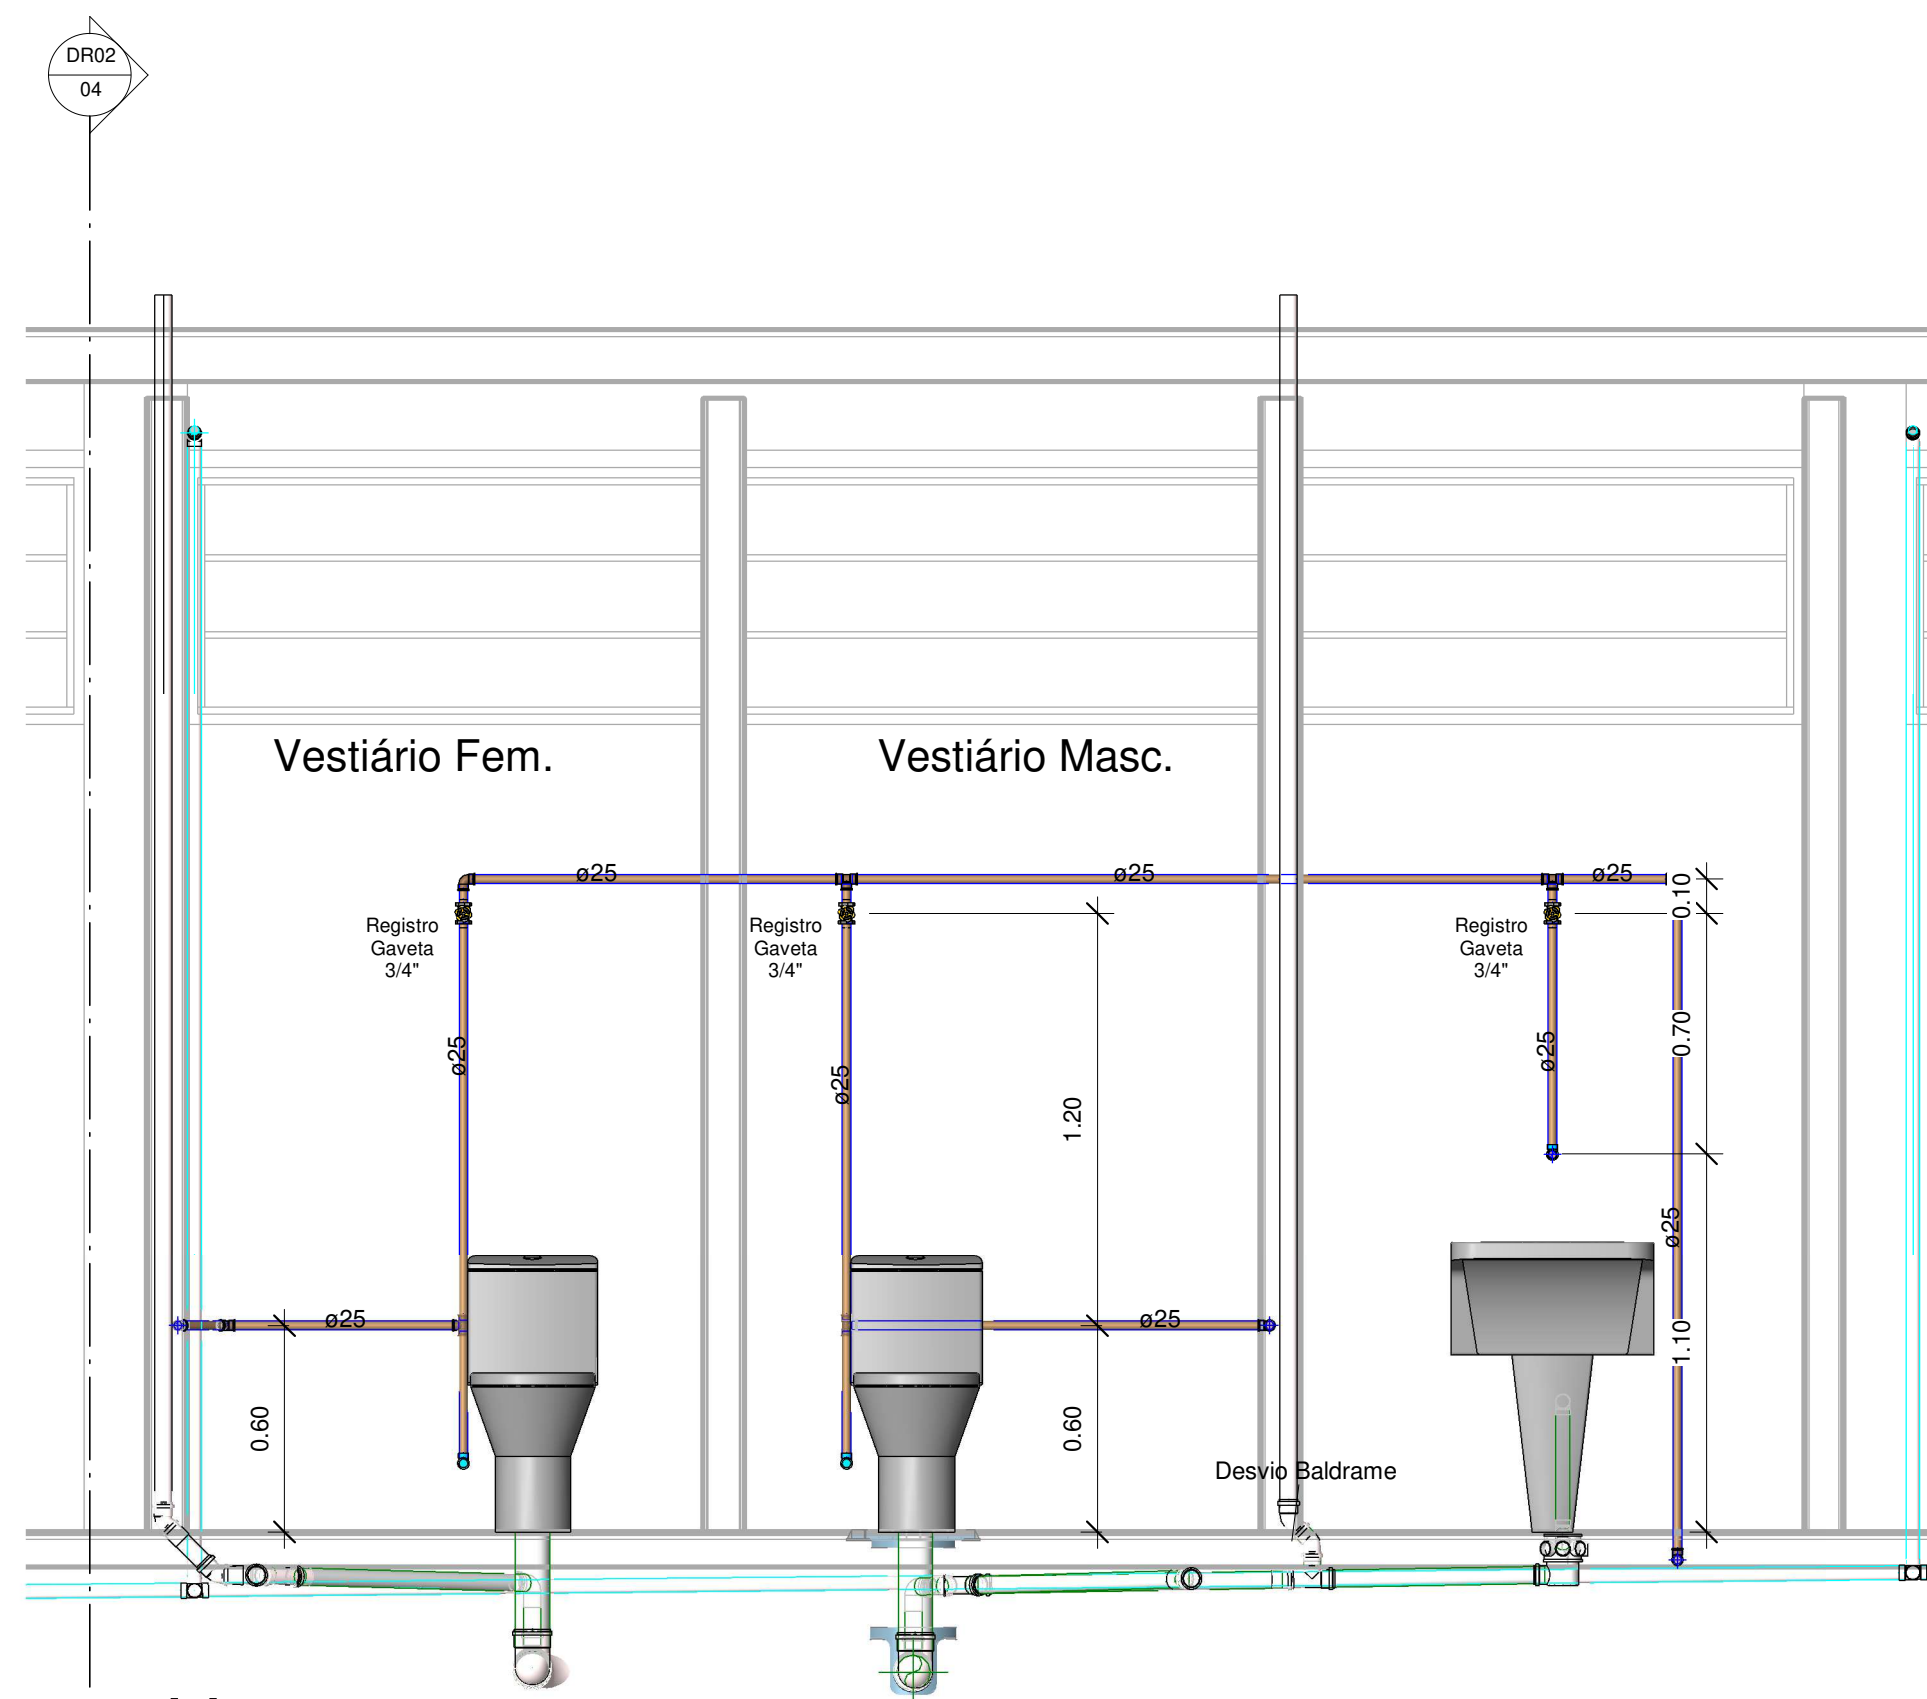


1 AA
1 : 20

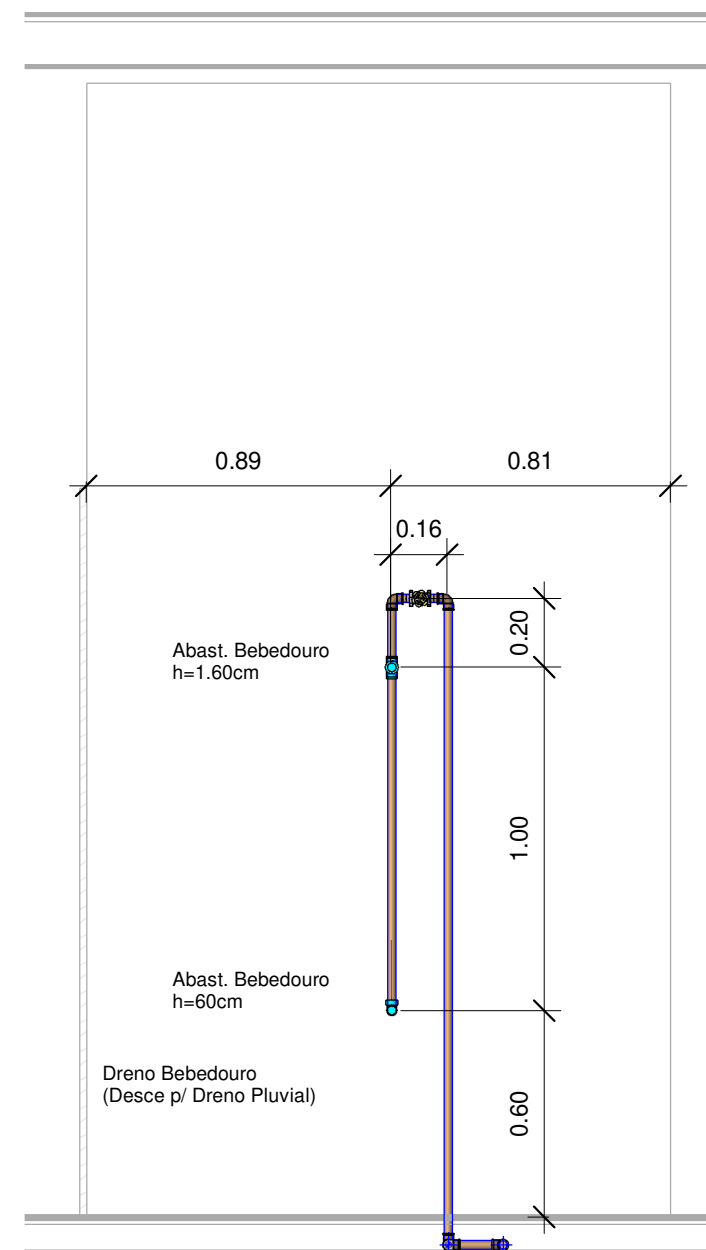


2 BB
1 : 20

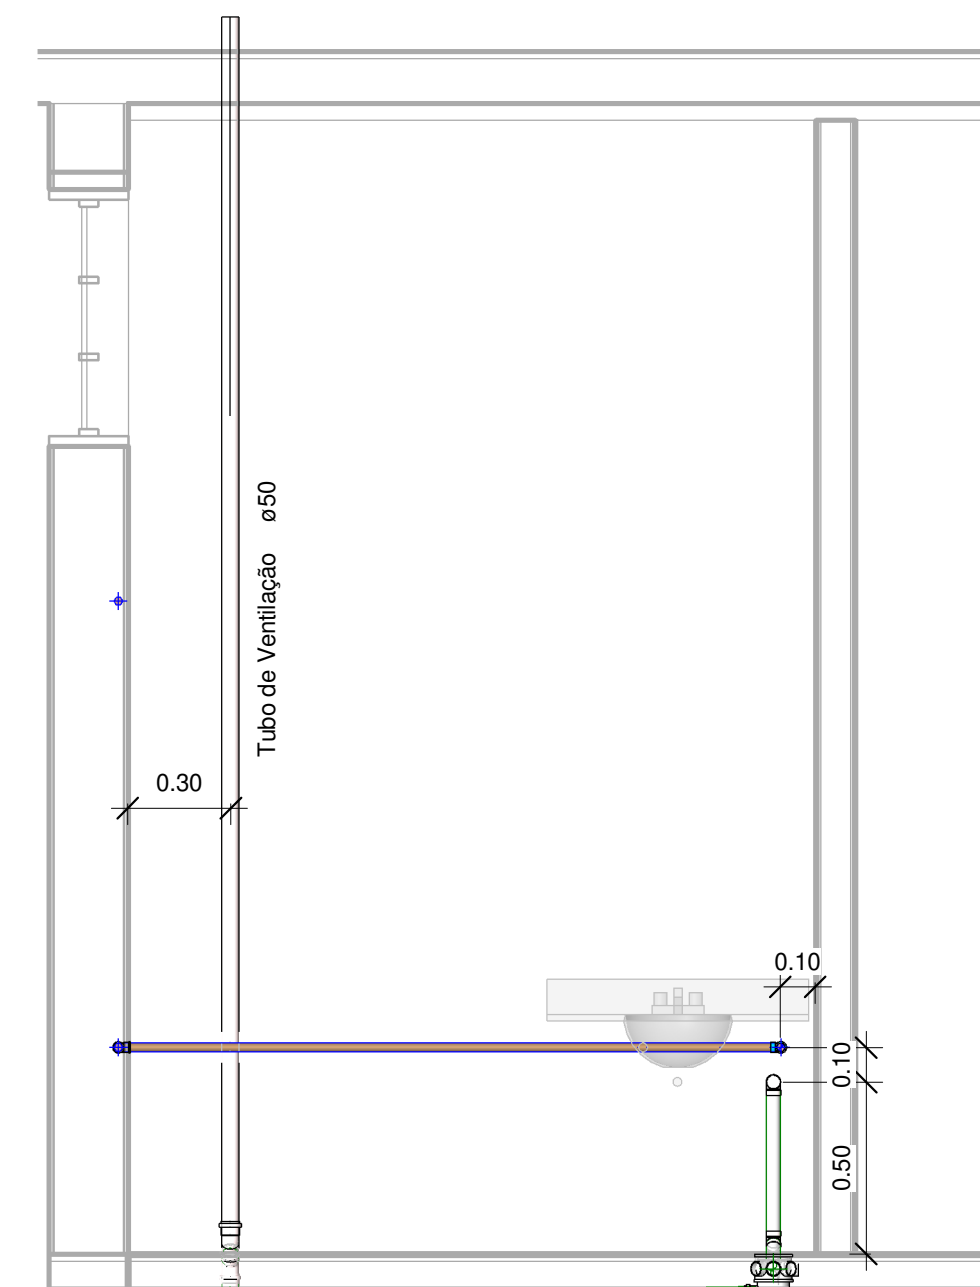

3 CC
1 : 20

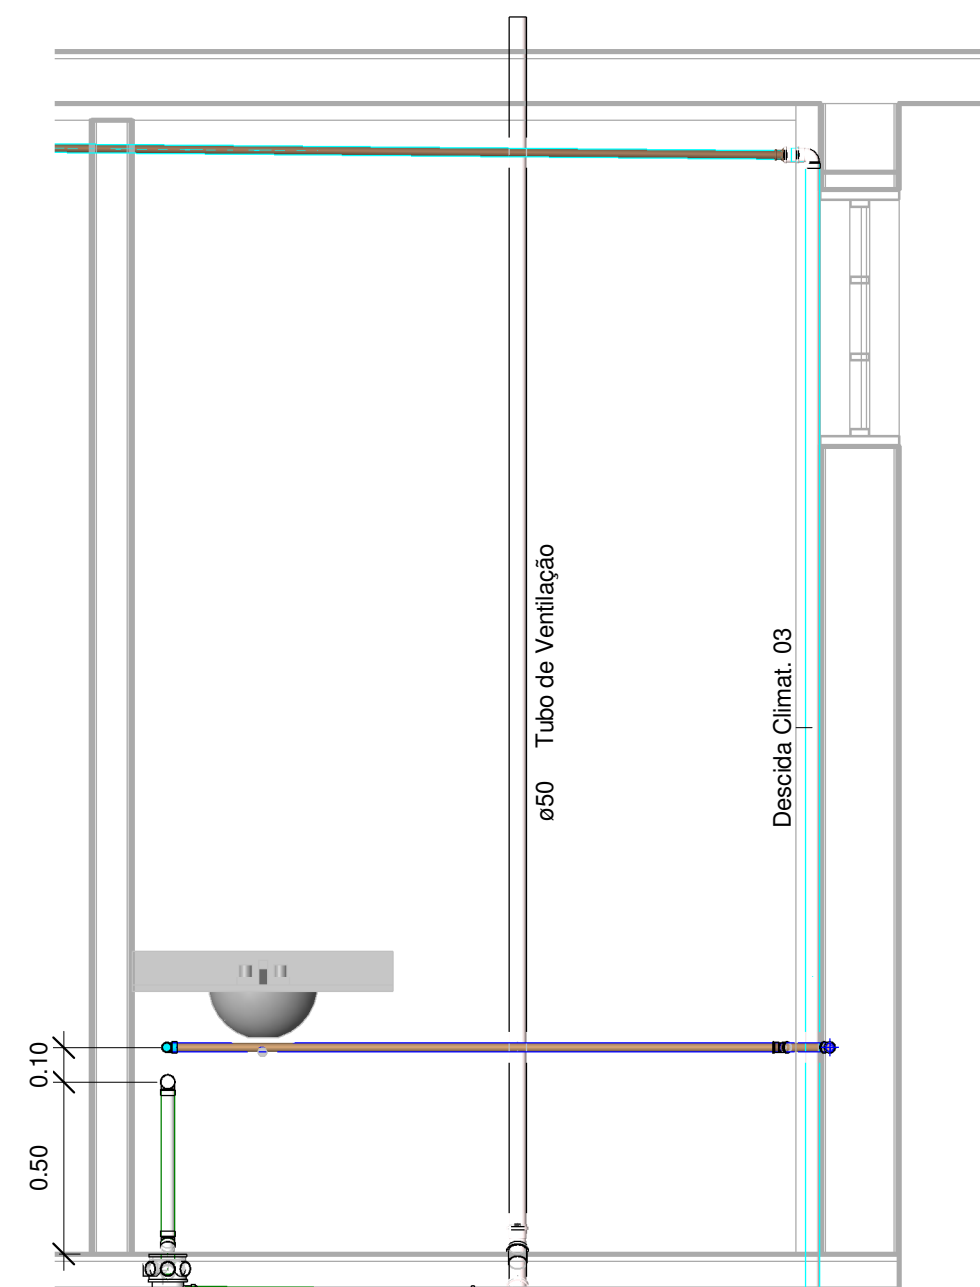


4 DD
1 : 20

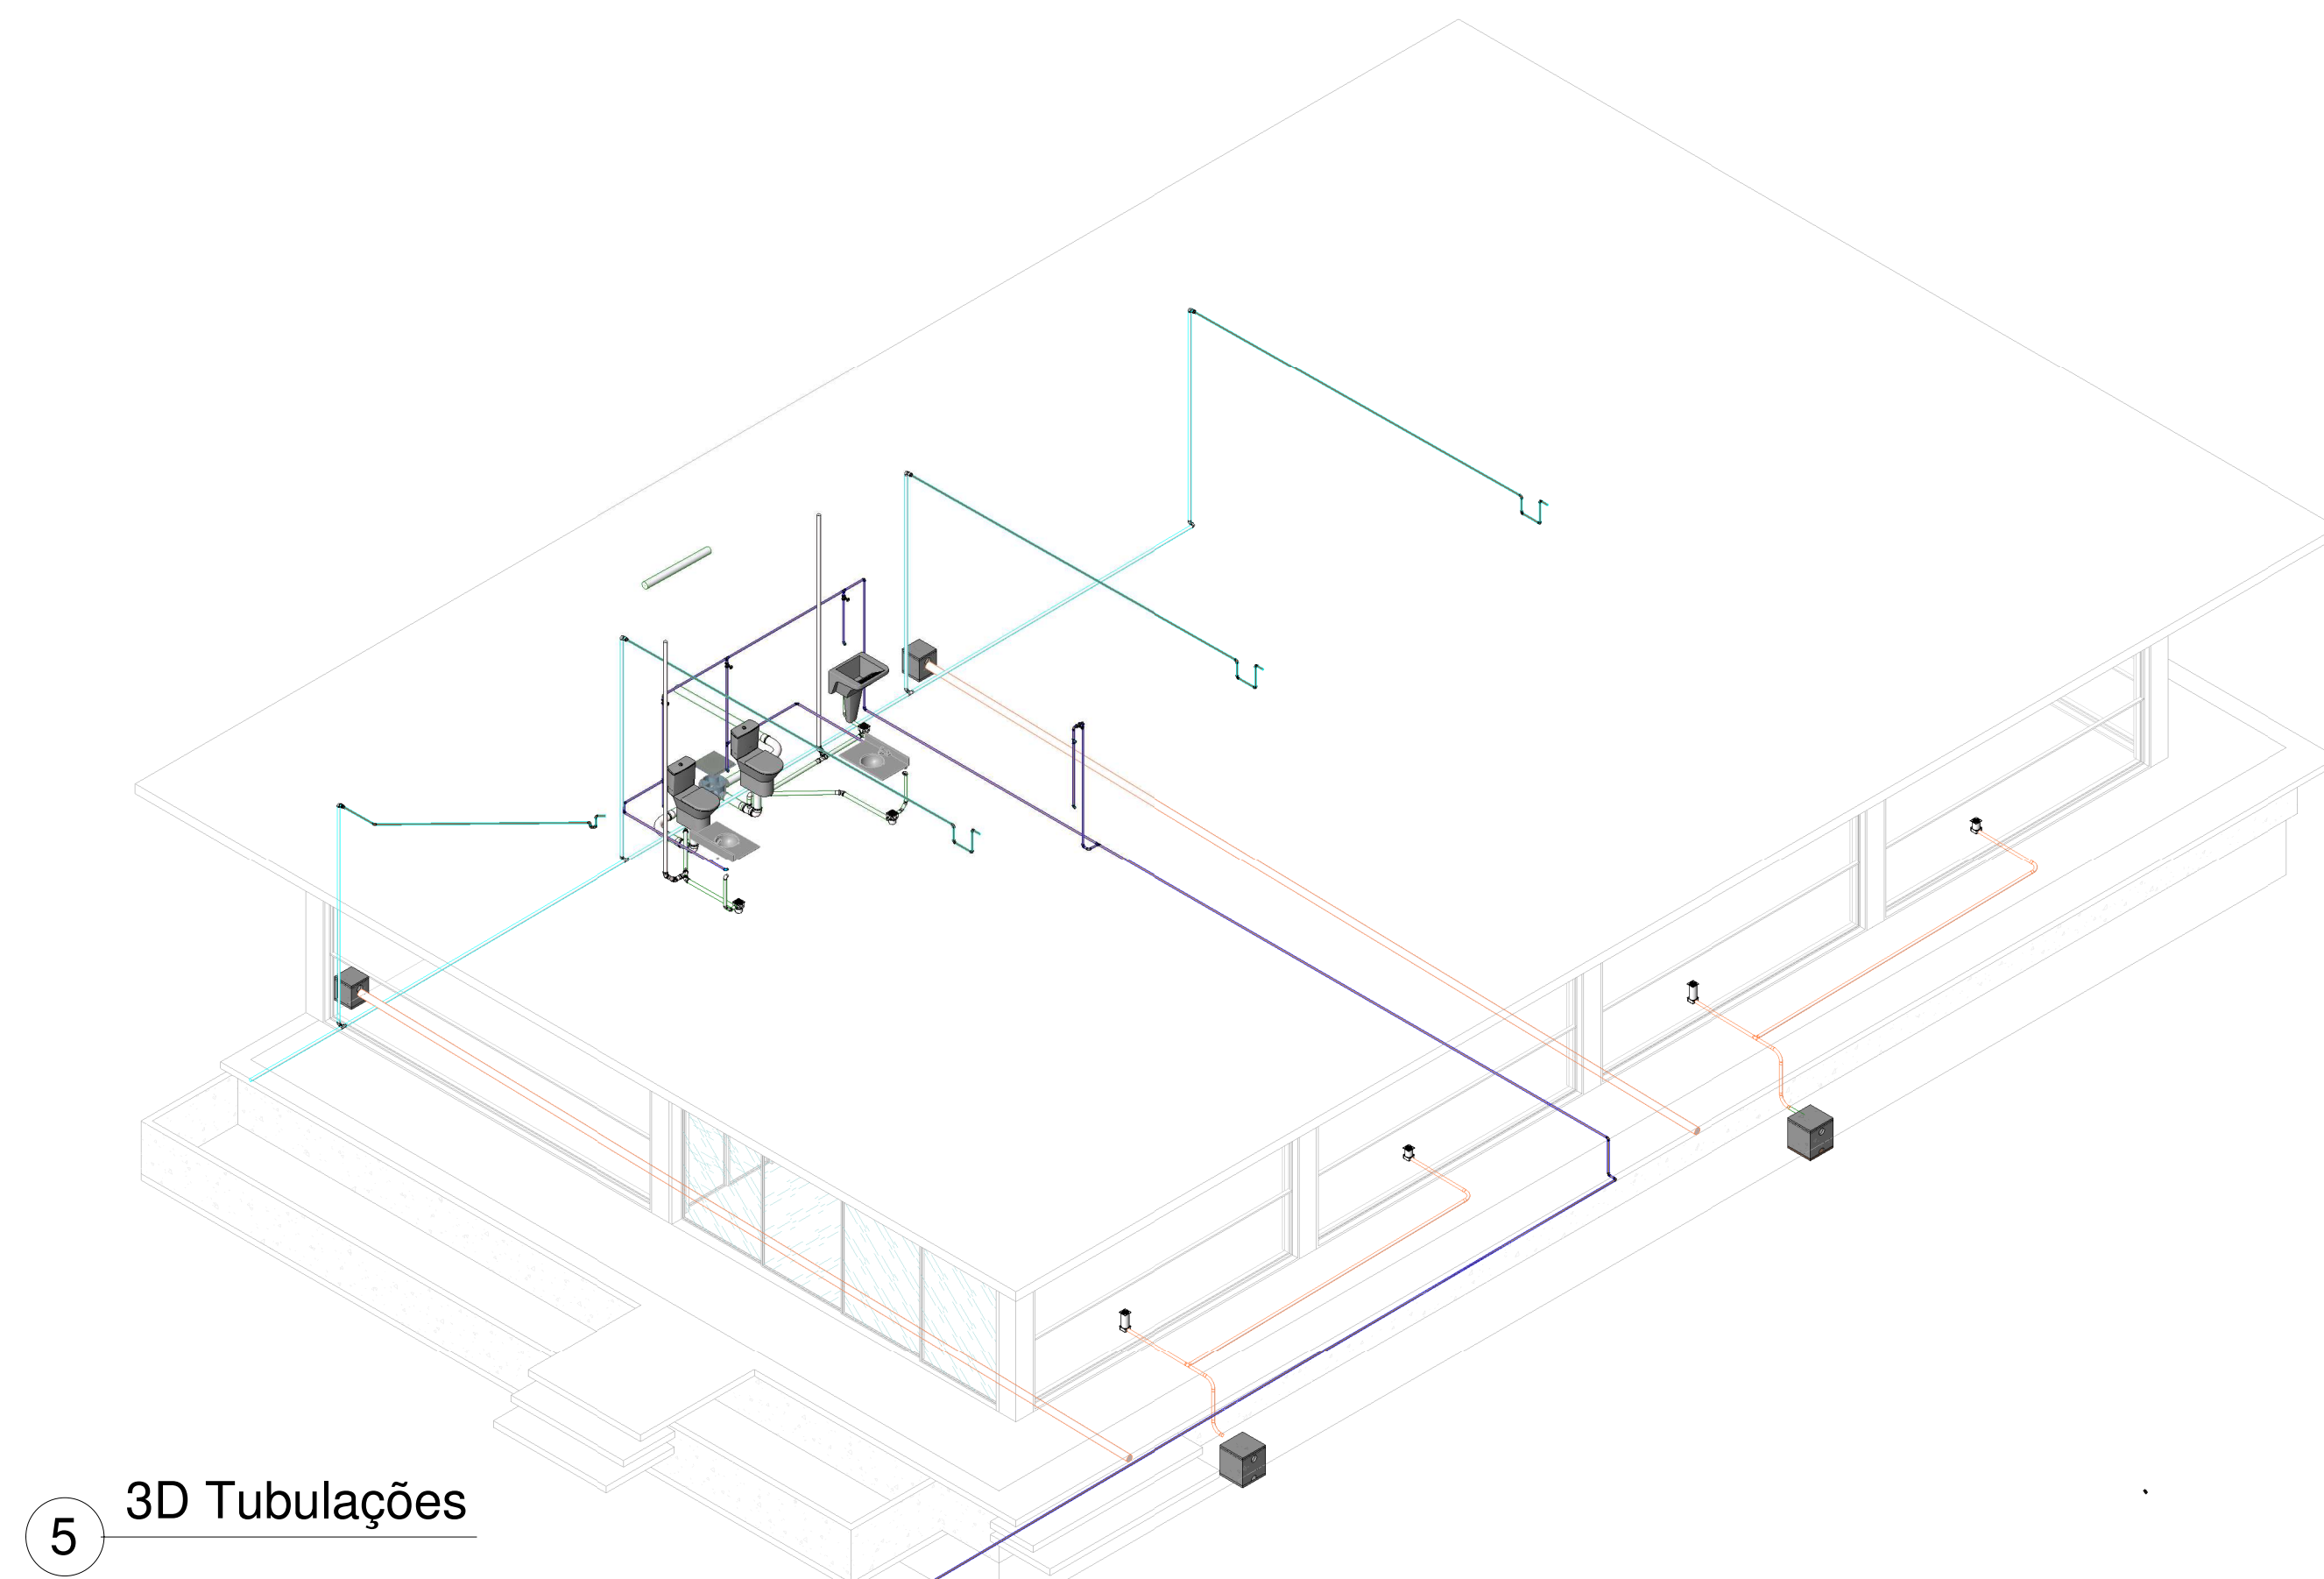


5 3D Tubulações


DATA: 04/03/2024		RUA Av. Orive		QD 32	ENDEREÇO LT Único	BAIRRO CENTRO
PROPRIETÁRIO: PREFEITURA DE ÁGUA FRIA		CPF/CNPJ: 25141292000103				
PROJETISTA: MATEUS TORRES DA SILVA		CREA: 24663/D-DF				
CONSTRUTORA: A DEFINIR						
FOLHA 03 05		PROJETO: Água Fria/Esgoto/Drenagem - Pluvial/Climatização/Interna				
DESENHO(S) CORTES ESQUEMÁTICOS E ISOMÉTRICO INSTALAÇÕES HIDRÁULICAS, SANITÁRIAS E DRENAGEM PLUVIAL/INTERNA E CLIMATIZAÇÃO					ESCALA: 1 : 20	
ÁREA DO TERRENO: 0 m² ÁREA DA CONST.: 0 m² ÁREA PROJEÇÃO: 0		ÁREA PERMEÁVEL: 0 m² ÍNDICE DE APROV.: 0 TX DE OCUPAÇÃO: 0 %		PREFEITURA DE ÁGUA FRIA 25141292000103		
MATHEUS TORRES DA SILVA 24663/D-DF						
APROVAÇÃO:						

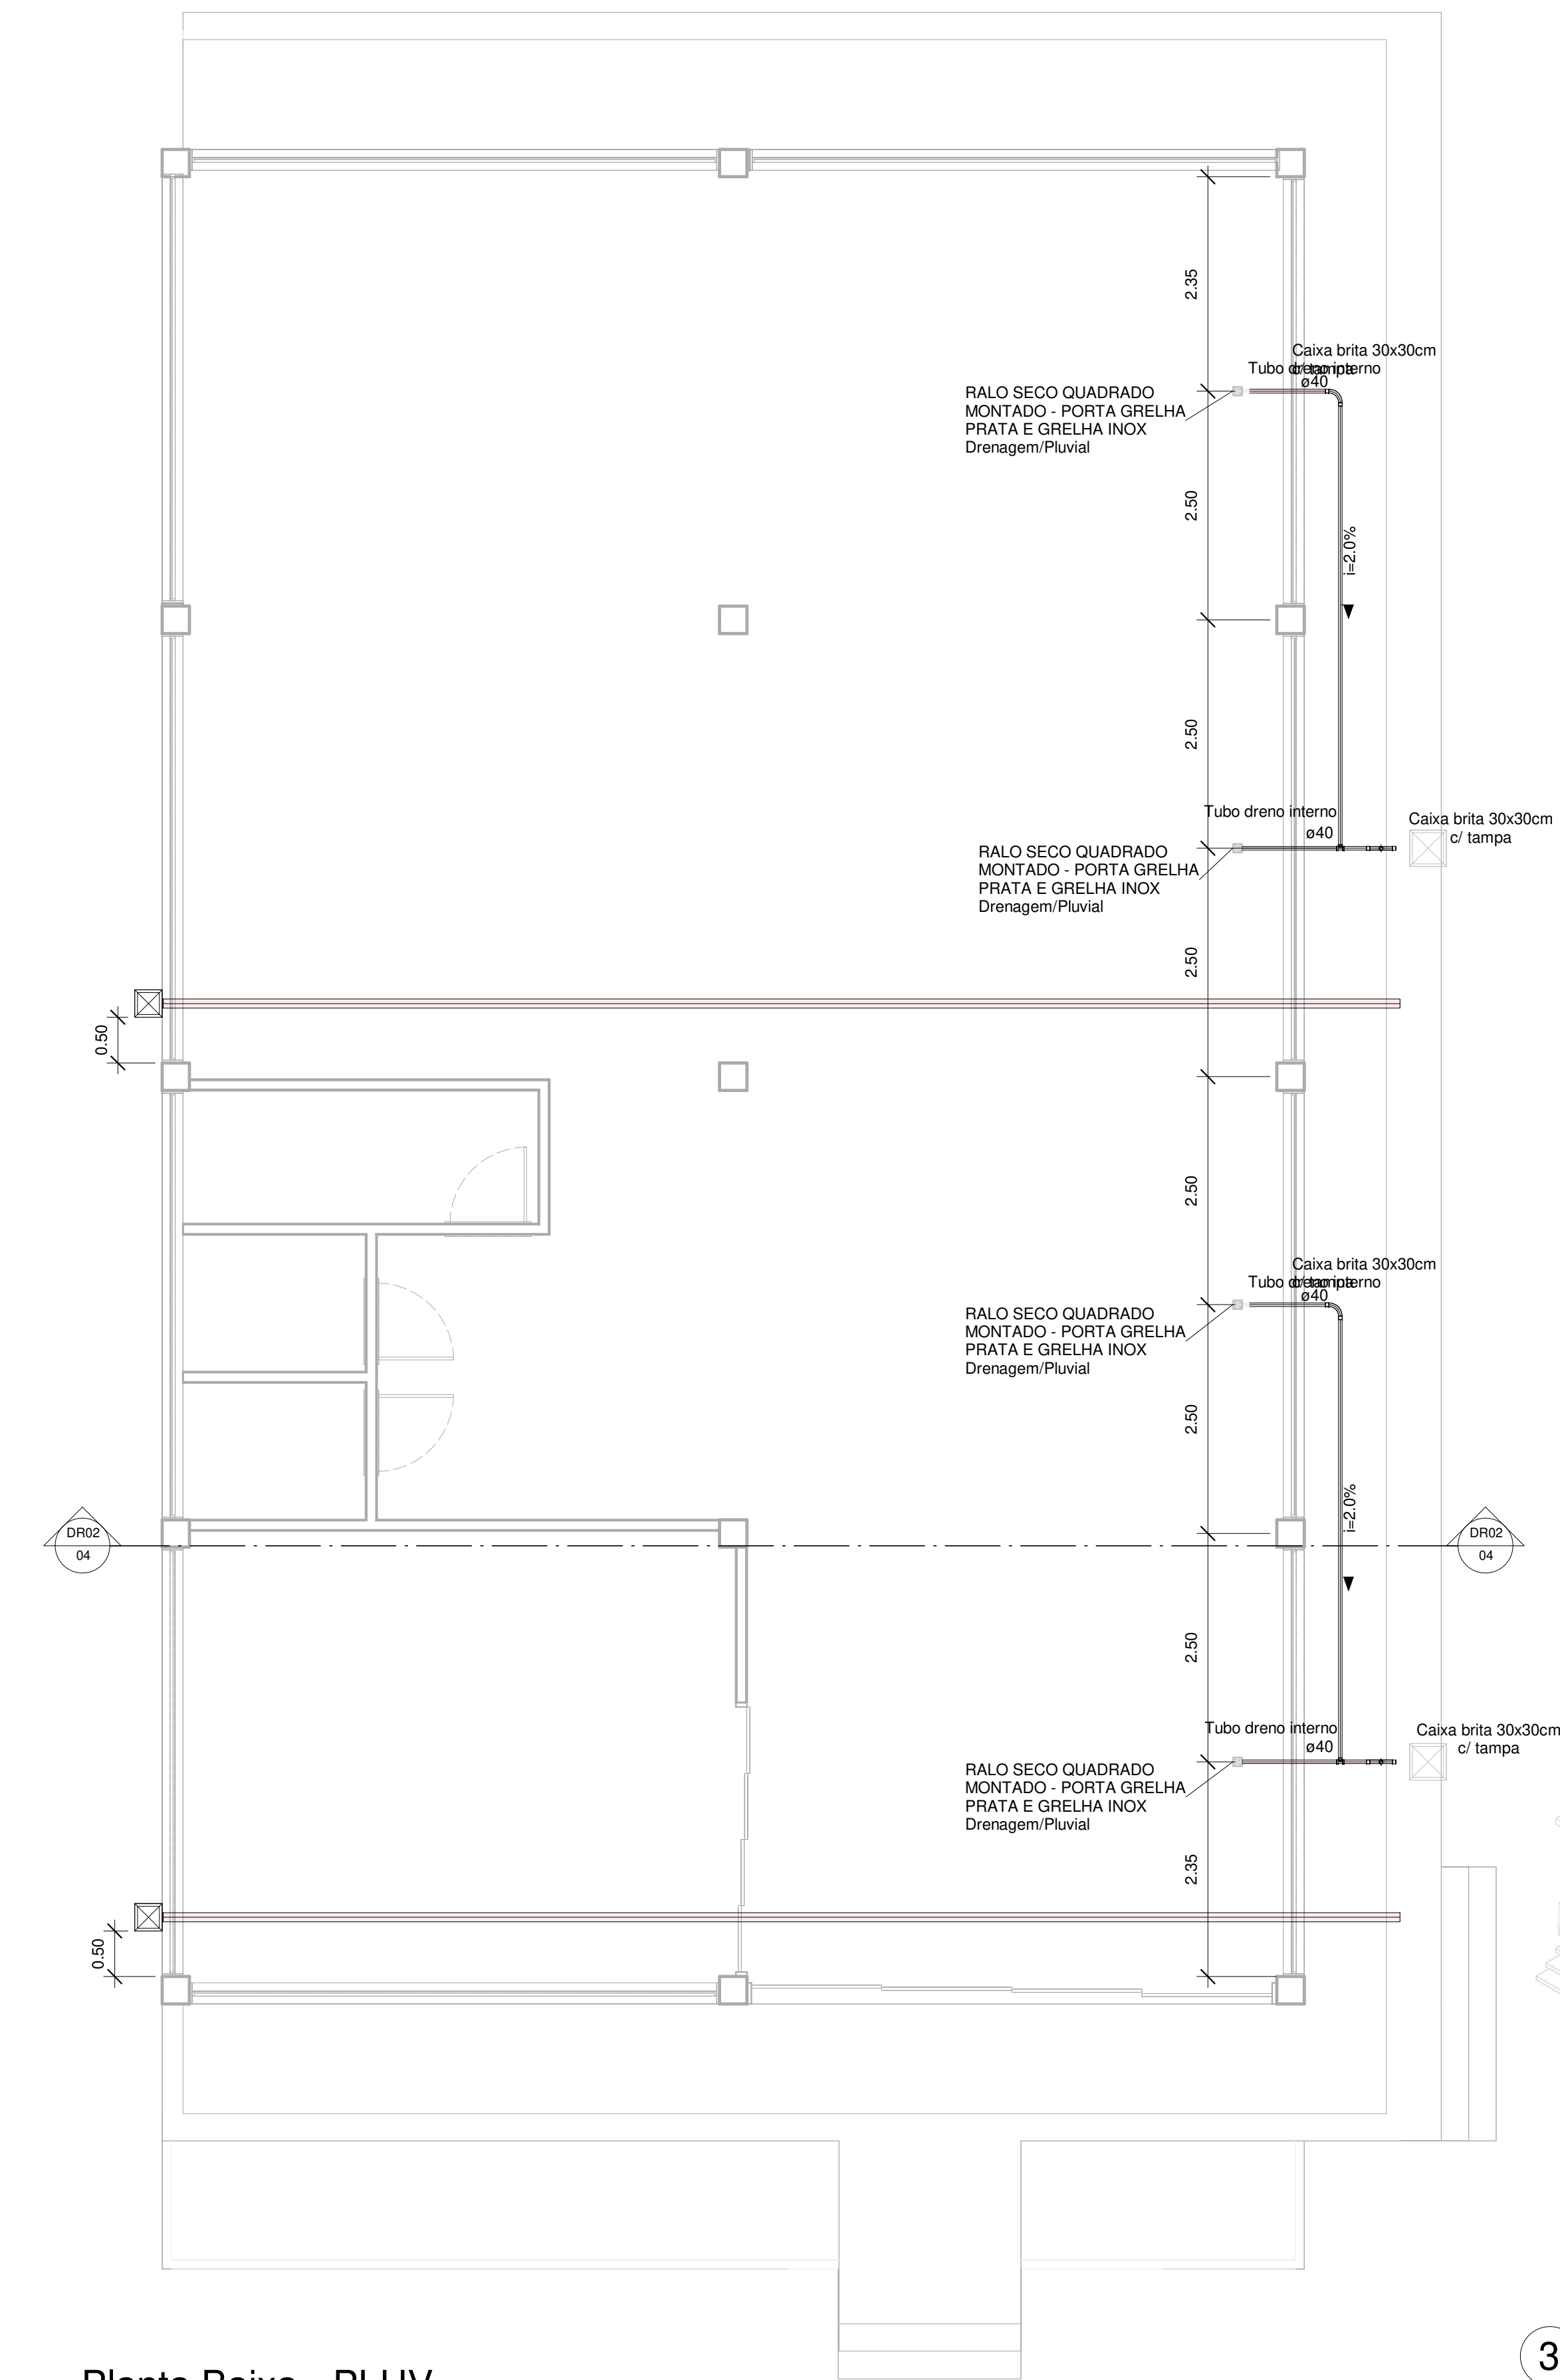

1 Planta Baixa - PLUV
1 : 50

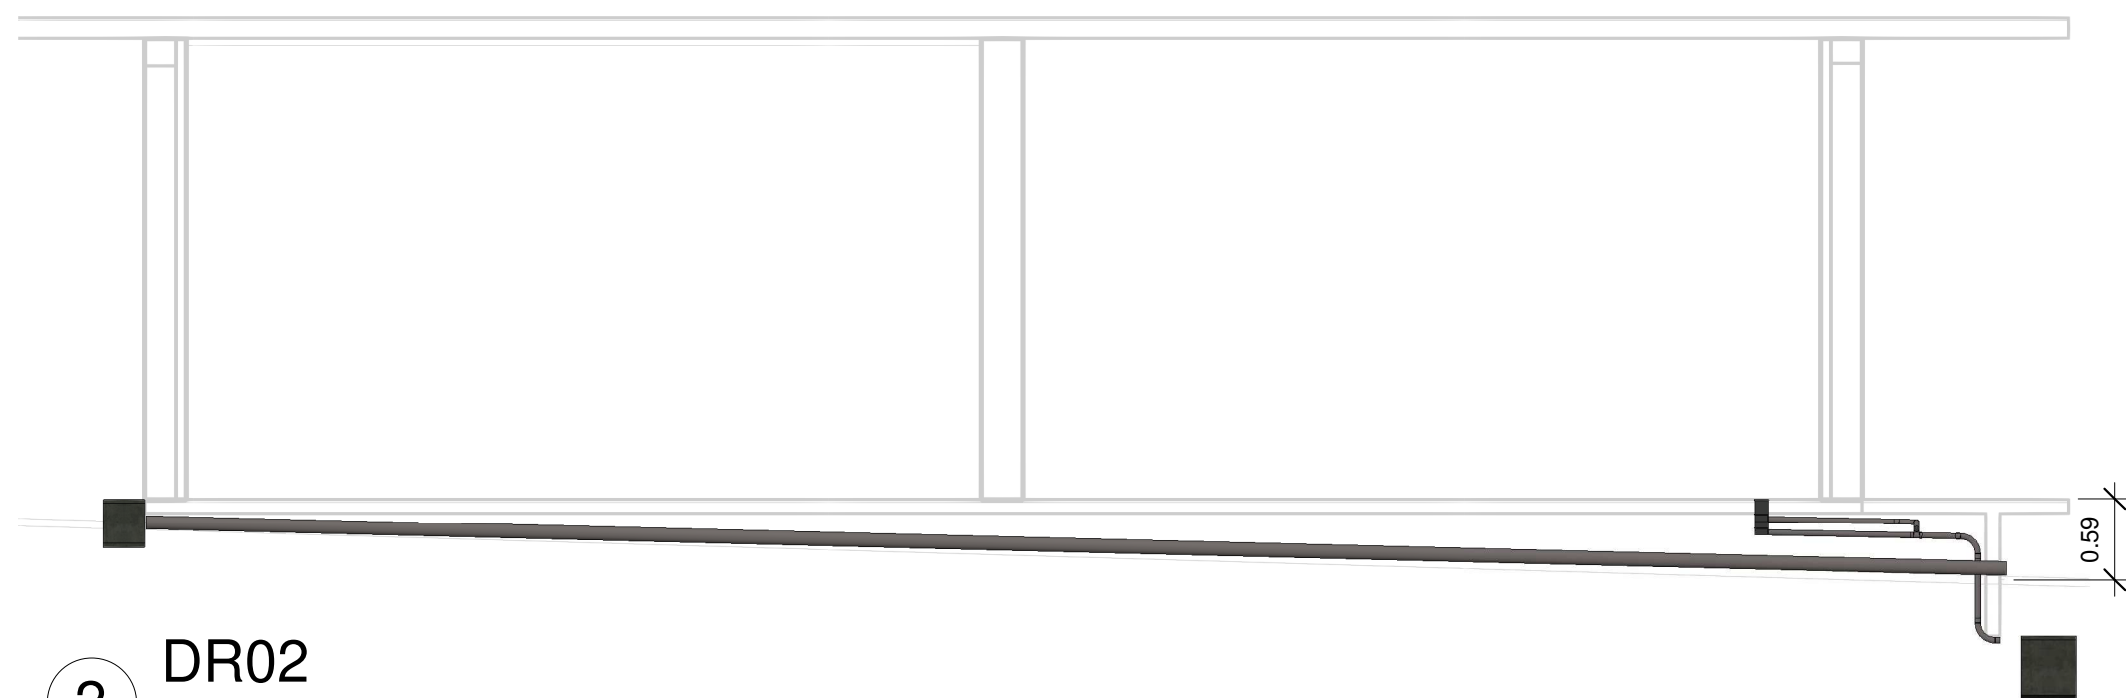

2 DR02
1 : 50

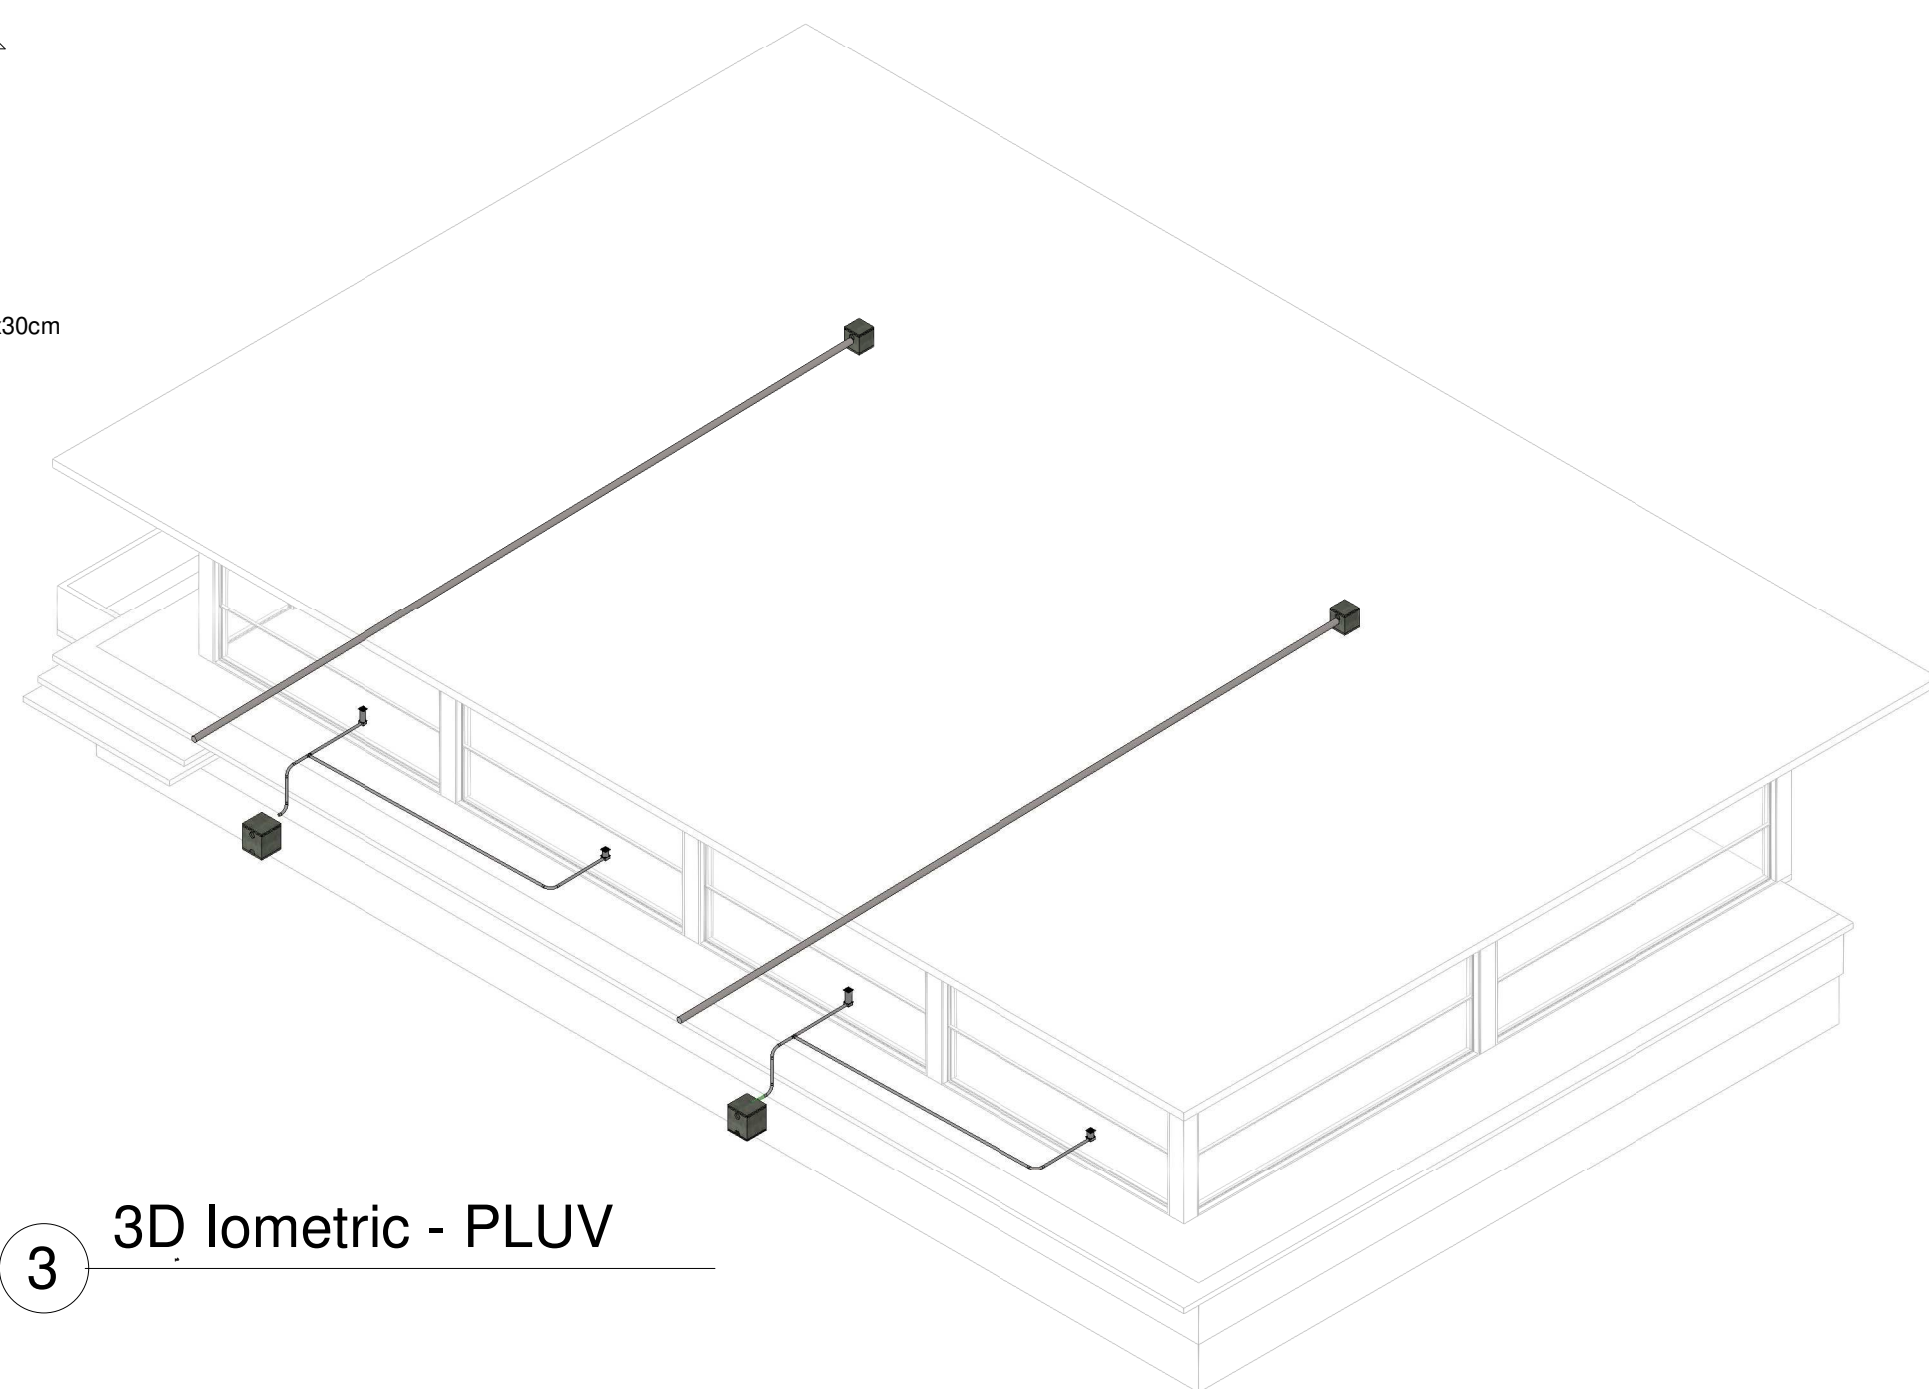



3 3D Isometric - PLUV
1 : 50

Tubos Rígidos Água Pluvial		
Descrição	Dímetro	Comprimento
Tubo Série Normal	40.00 mm	15.30
Tubo Série Normal	100.00 mm	27.08

Conexões para Água Pluvial/Drenagem			
Código	Descrição	Tigre: Sistema	Quantidade
DR01	Curva 90° Longa 40mm, Esgoto Série Normal - TIGRE	Esgoto	6
DR02	Tê 40 x 40mm, Esgoto Série Normal - TIGRE	Esgoto	2


Caixas Pluvio/Dreno	
Descrição	Quant.
CAIXA DE CONCRETO C/ TAMP. SEM FUNDO 30X30X30	2
CAIXA DE CONCRETO C/ TAMP. SEM FUNDO 40X40X40	2
RALO SECO QUADRADO MONTADO - PORTA GRELHA PRATA E GRELHA INOX	4

DATA: 04/03/2024		RUA Av. Orive	QD 32	ENDEREÇO LT Único	BAIRRO CENTRO
PROPRIETÁRIO: PREFEITURA DE ÁGUA FRIA		CPF/CNPJ: 25141292000103			
PROJETISTA: MATEUS TORRES DA SILVA		CREA: 24663/D-DF			
CONSTRUTORA: A DEFINIR					
FOLHA 04 05	PROJETO: Água Fria/Esgoto/Drenagem - Pluvial/Climatização/Interna				
DESENHO(S) INSTALAÇÕES ÁGUA PLUVIAL		ESCALA: 1 : 50		PREFEITURA DE ÁGUA FRIA 25141292000103	
ÁREA DO TERRENO: 0 m² ÁREA DA CONST.: 0 m² ÁREA PROJEÇÃO: 0		ÁREA PERMEÁVEL: 0 m² ÍNDICE DE APROV.: 0 TX DE OCUPAÇÃO: 50 %		MATEUS TORRES DA SILVA 24663/D-DF	
APROVAÇÃO:					

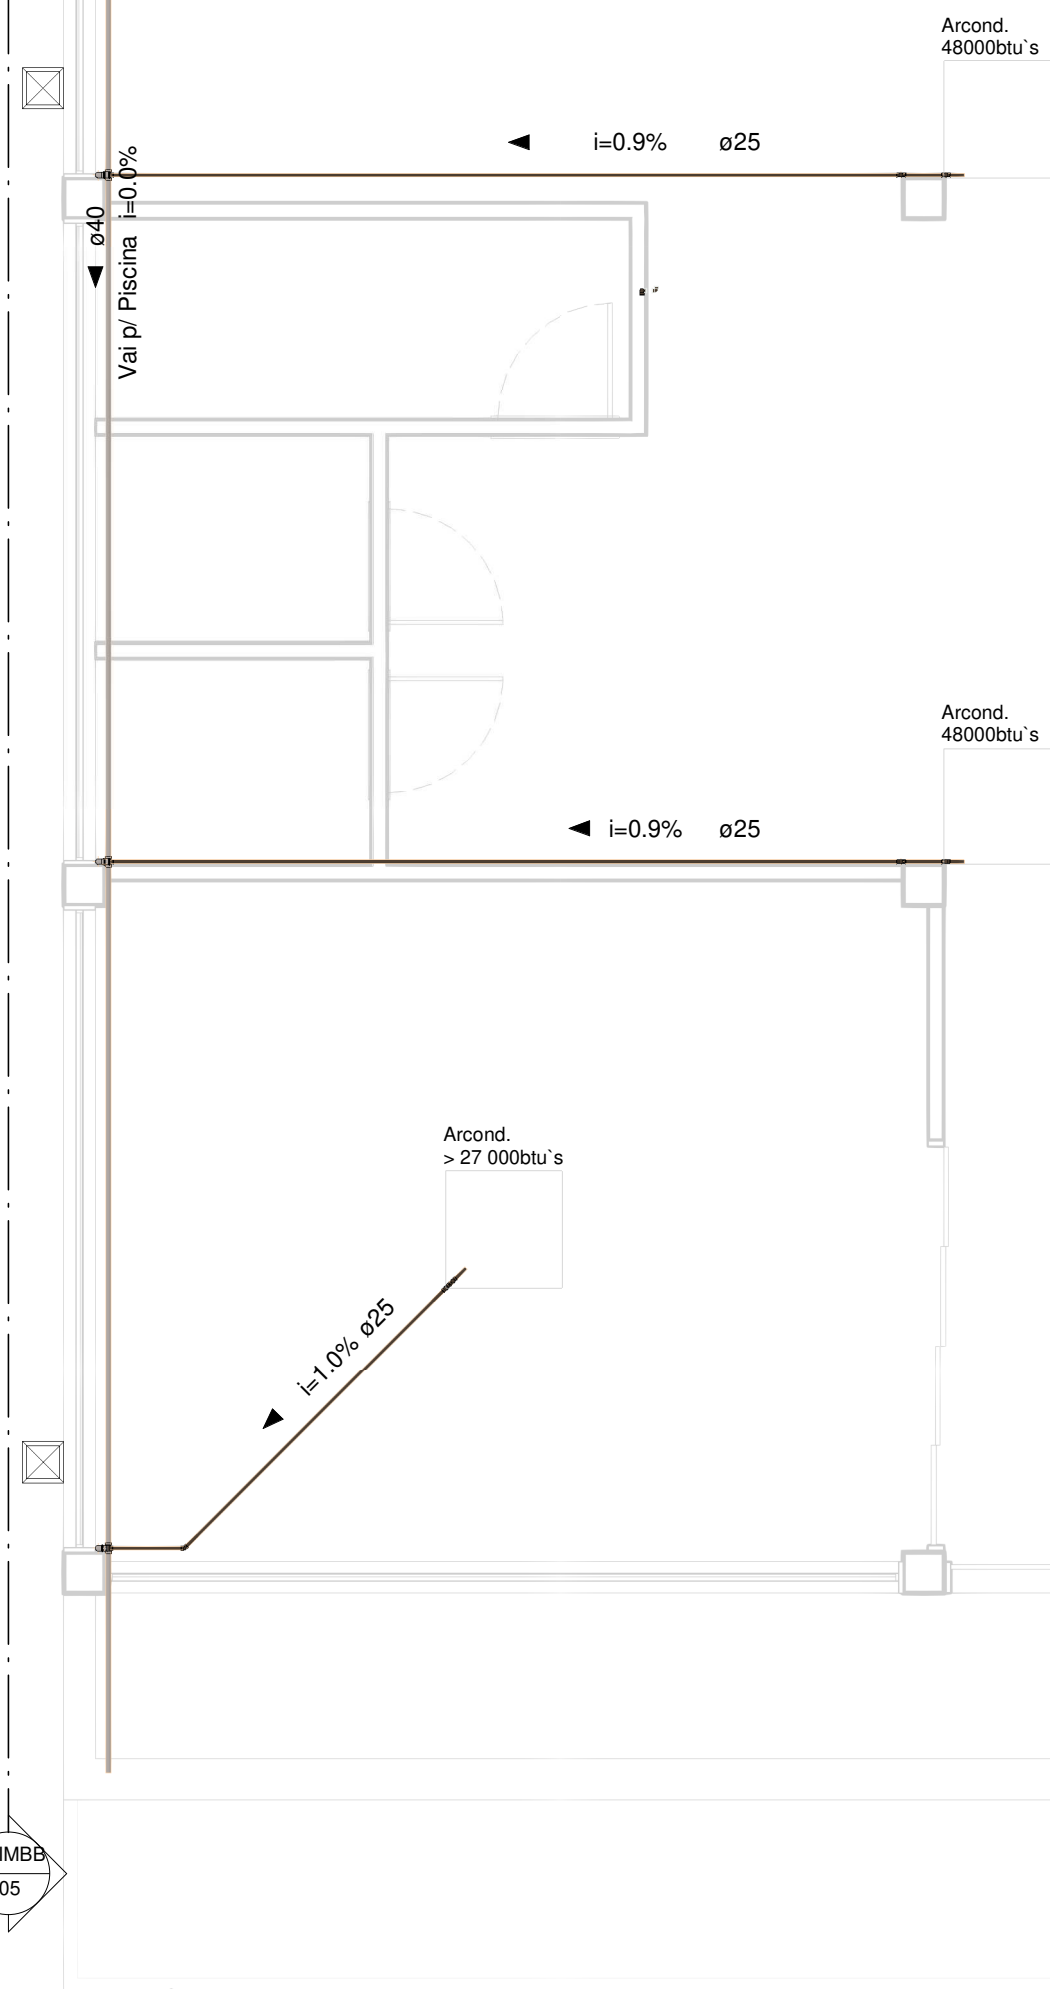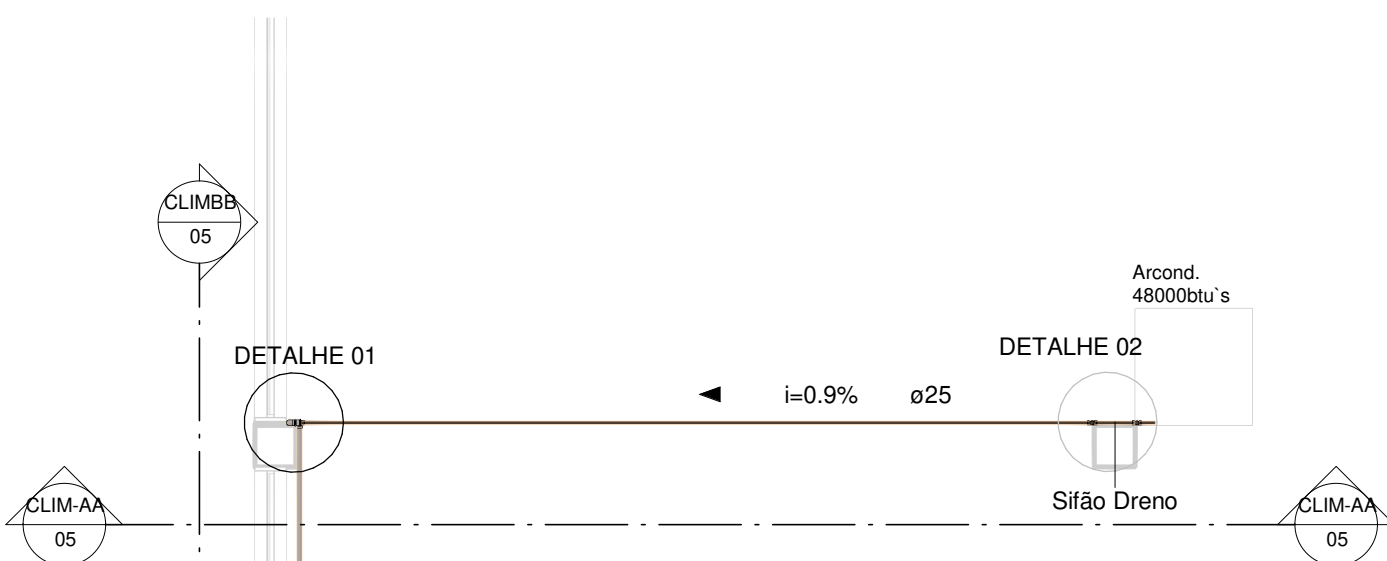


1 Planta Baixa - CLIMAT
1 : 50


Conexões Dreno Climat.				Tubos Rígidos Climat.		
Código	Descrição	Tigre: Sistema	Quantidade	Descrição	Diâmetro	Comprimento
AF02	Bucha de Redução Soldável Longa 40x25mm, PVC Marrom, Água Fria - TIGRE	Água Fria	4	Tubo Soldável Marrom	25.00 mm	23.56
AF03	Joelho 45° Soldável 25mm, PVC Marrom, Água Fria - TIGRE	Água Fria	1	Tubo Série Normal	40.00 mm	29.77
AF05	Joelho 90° Soldável 25mm, PVC Marrom, Água Fria - TIGRE	Água Fria	16			
E06	Joelho 90° 40mm, Esgoto Série Normal - TIGRE	Esgoto	9			
E11	Luva de Correr 40mm, Esgoto Série Normal - TIGRE	Esgoto	4			
E14	Tê 40 x 40mm, Esgoto Série Normal - TIGRE	Esgoto	3			

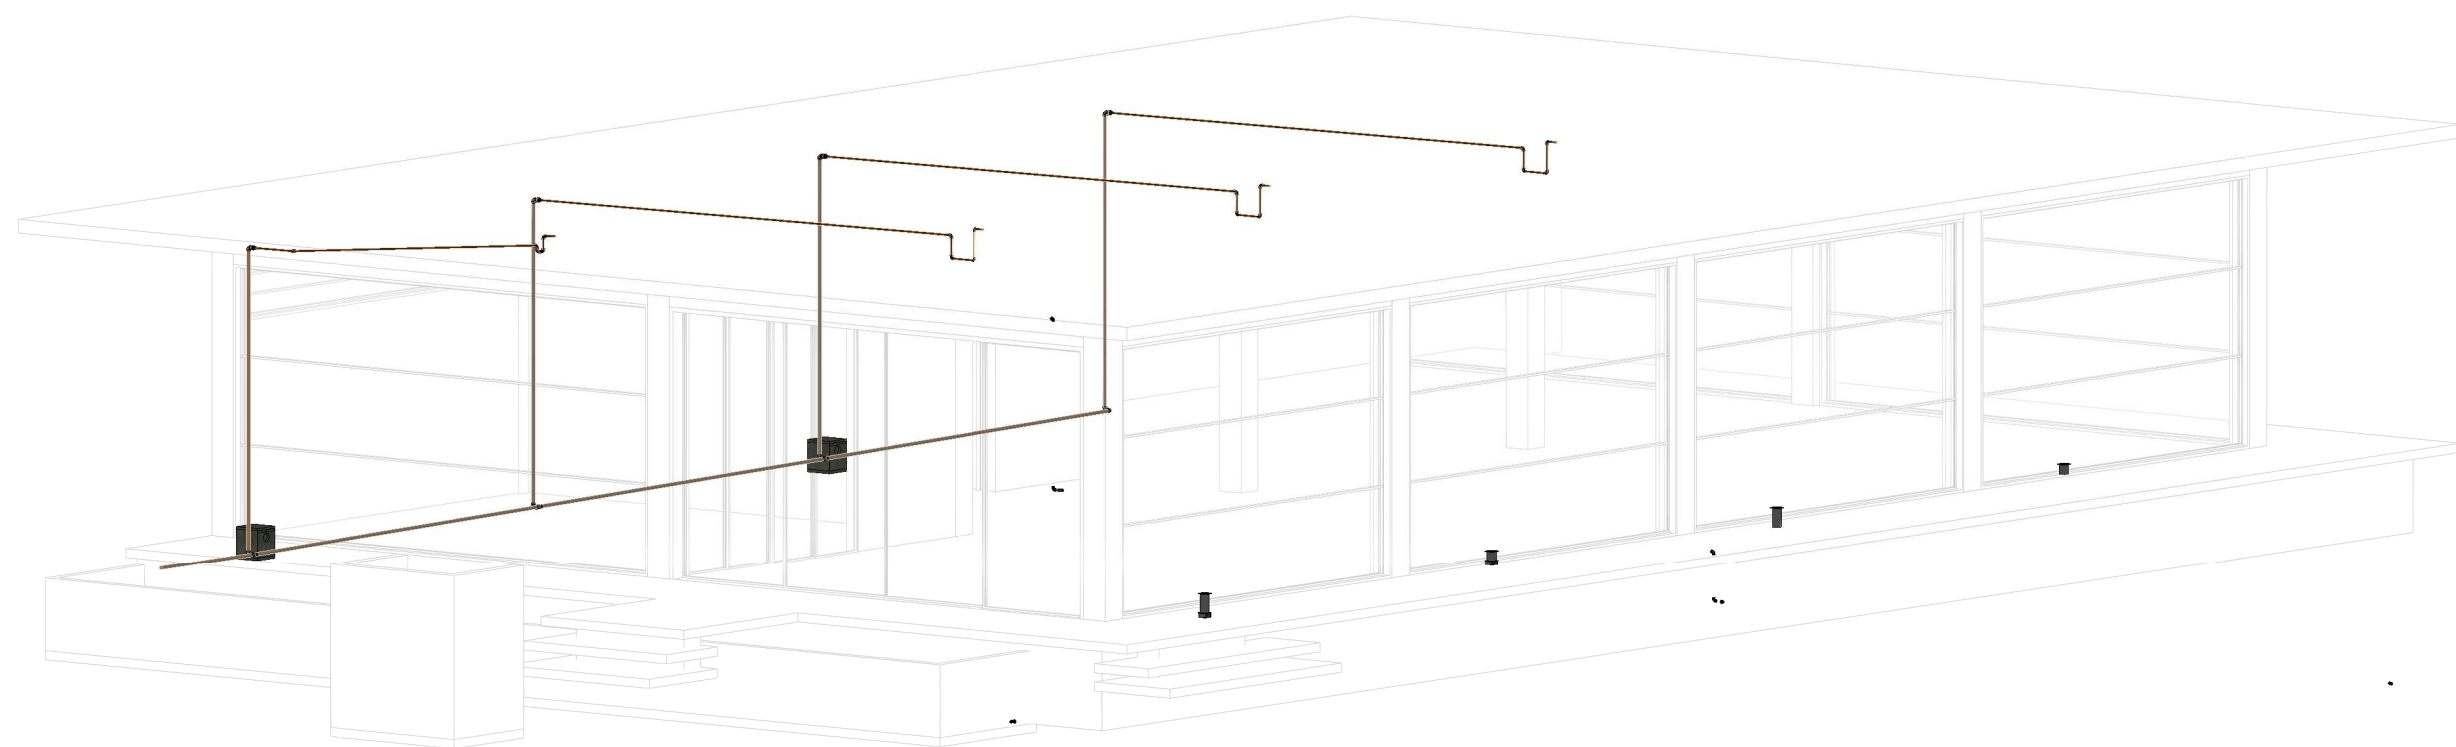


2 3D Isometric - CLIMAT

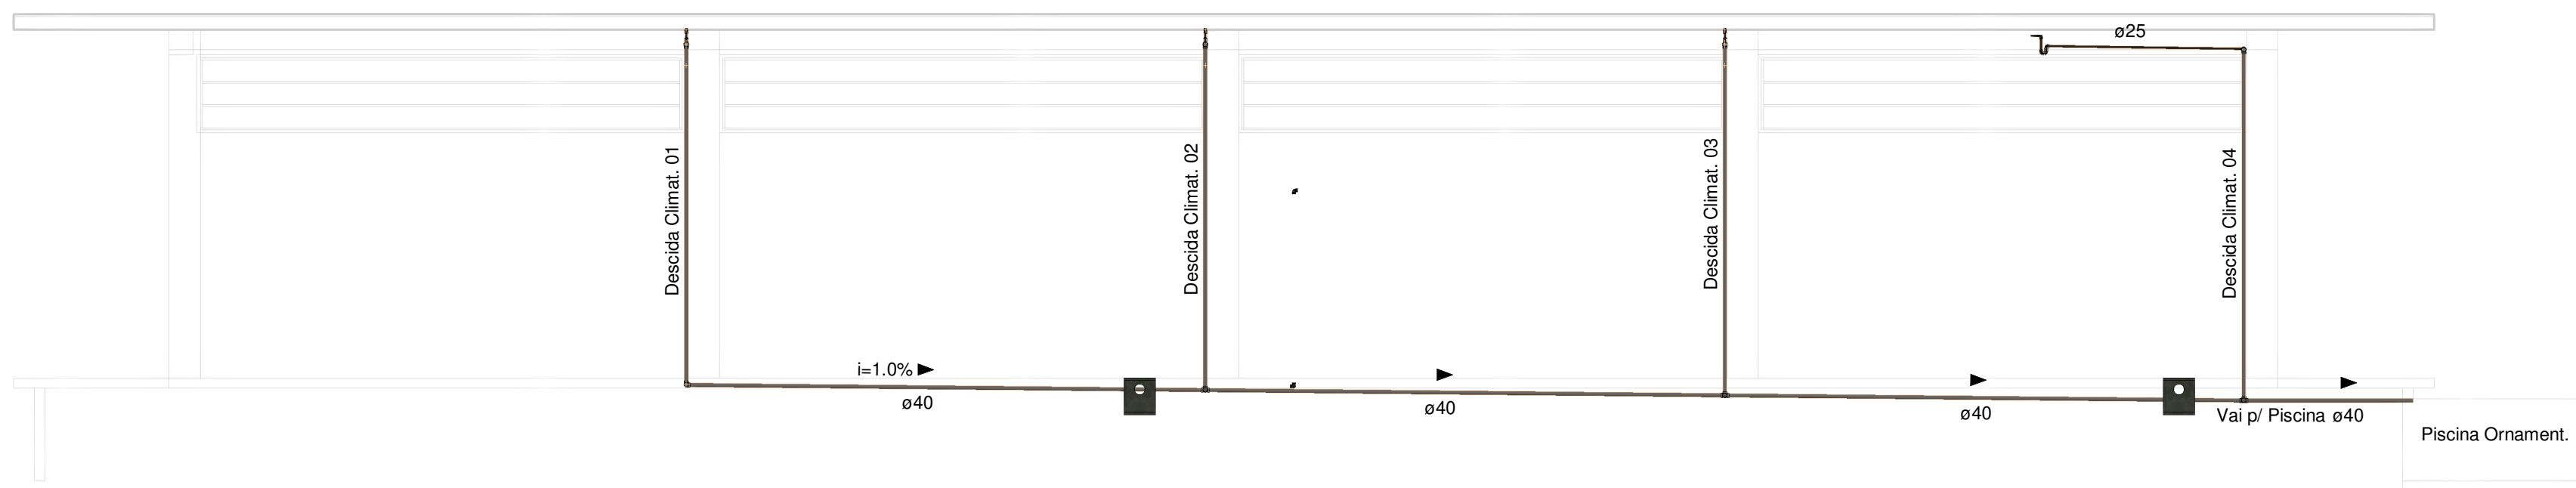


3 CLIMBB
1 : 50

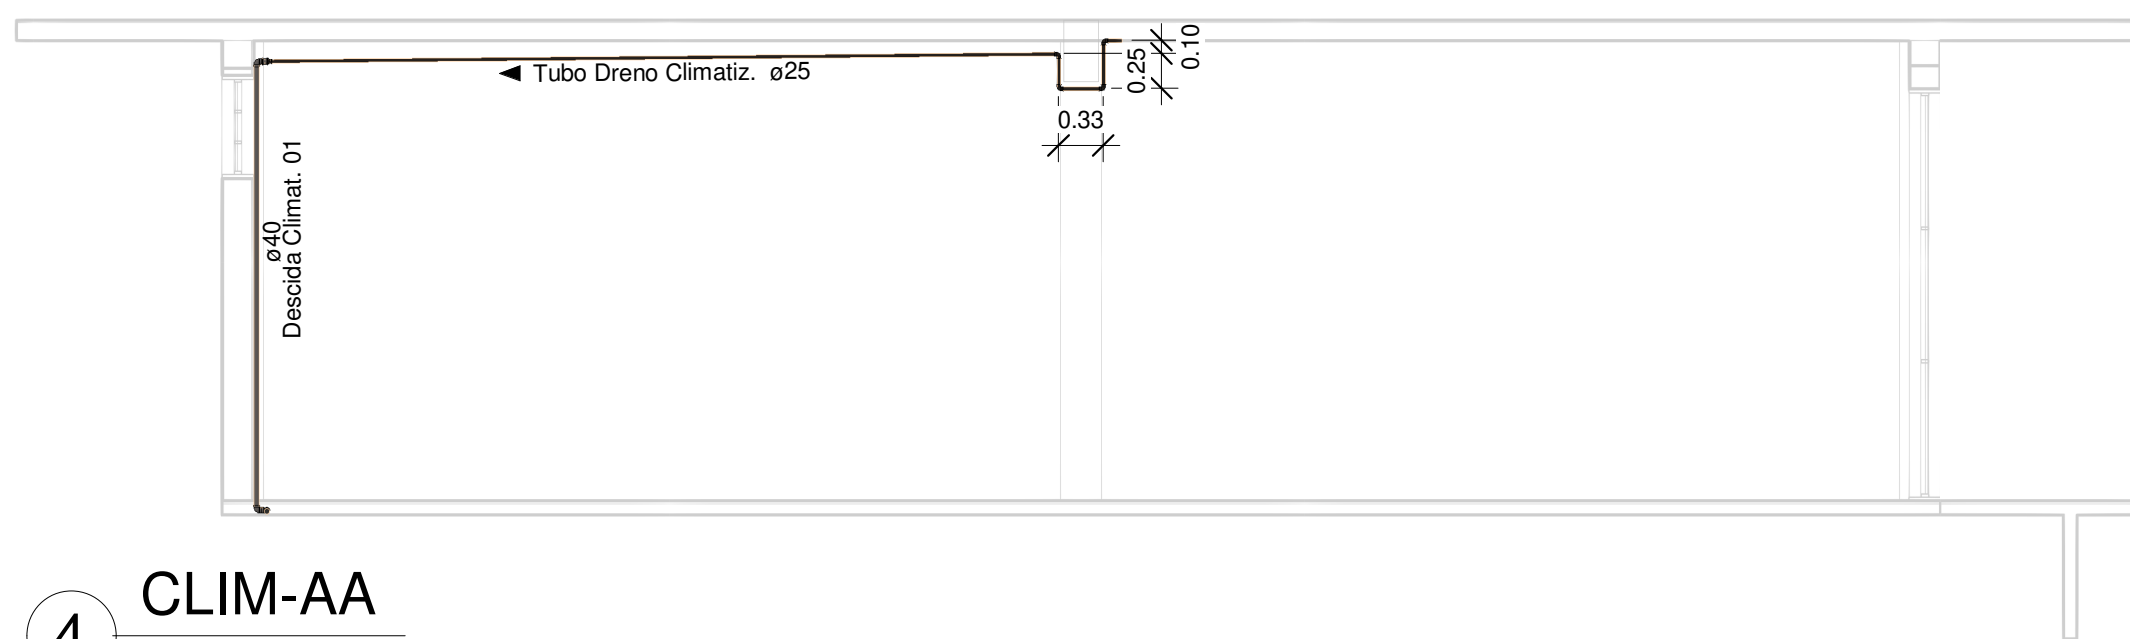

4 CLIM-AA
1 : 50

 

5 Detalhe 01

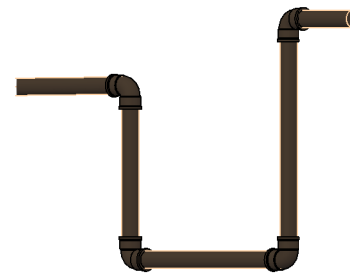

6 Detalhe 02

DATA: 04/03/2024		RUA Av. Orive	QD 32	ENDEREÇO LT Único	BAIRRO CENTRO
PROPRIETÁRIO: PREFEITURA DE ÁGUA FRIA		CPF/CNPJ: 25141292000103			
PROJETISTA: MATEUS TORRES DA SILVA		CREA: 24663/D-DF			
CONSTRUTORA: A DEFINIR					
FOLHA 05 05	PROJETO: Água Fria/Esgoto/Drenagem - Pluvial/Climatização/Interna				
DESENHO(S) INSTALAÇÃO DRENO SISTEMA ARCOND.		ESCALA: 1 : 50		PREFEITURA DE ÁGUA FRIA 25141292000103	
ÁREA DO TERRENO: 0 m² ÁREA DA CONST.: 0 m² ÁREA PROJEÇÃO: 0		ÁREA PERMEÁVEL: 0 m² ÍNDICE DE APROV.: 0 TX DE OCUPAÇÃO: 50 %		MATEUS TORRES DA SILVA 24663/D-DF	
APROVAÇÃO:					