



PLANTA BAIXA - SE/RAMAL DE ENTRADA
ESCALA: 1/100

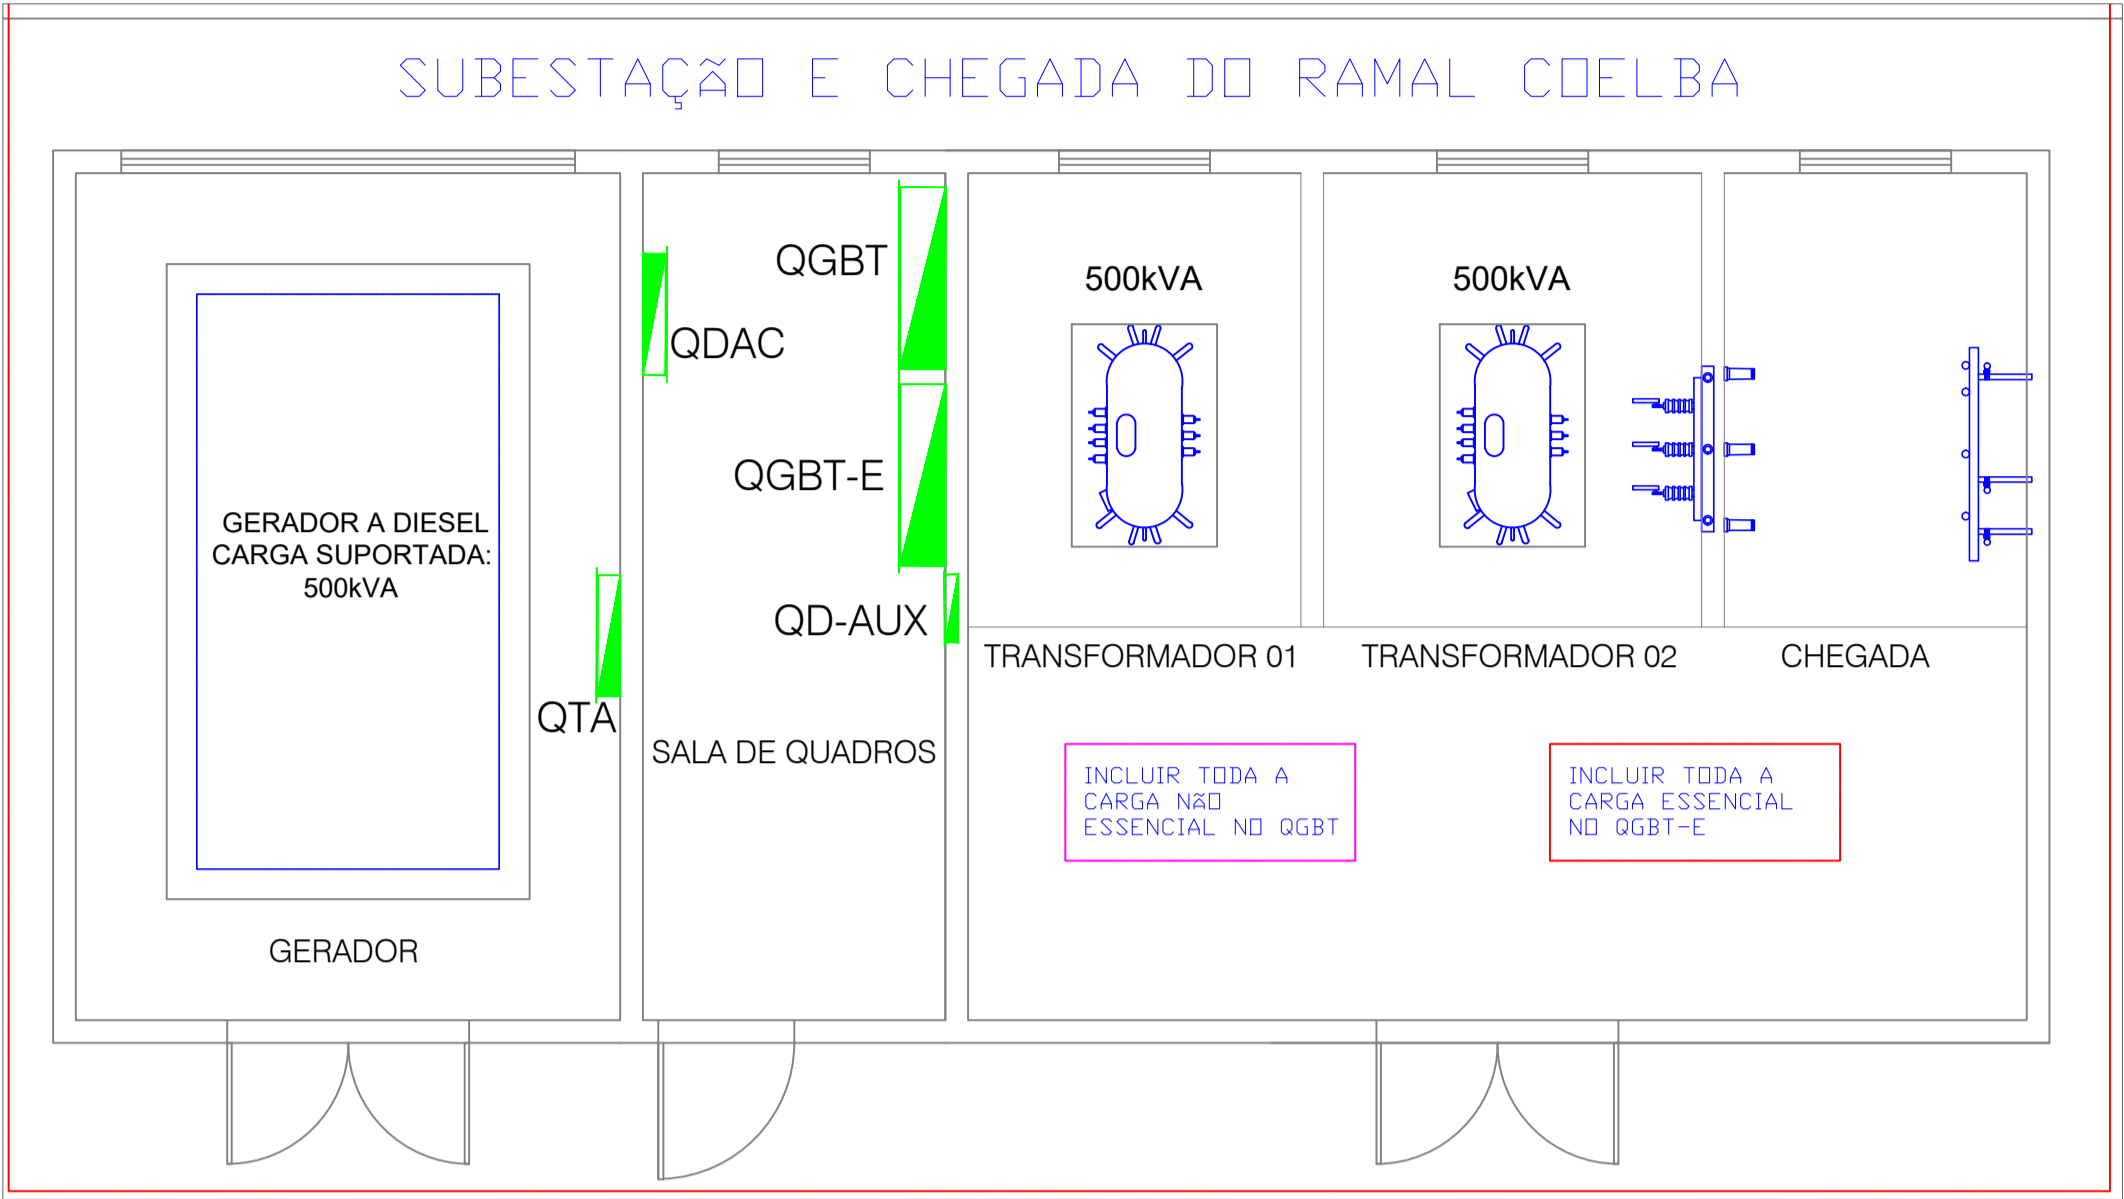

PLANTA BAIXA - SUBESTAÇÃO
ESCALA: 1/50

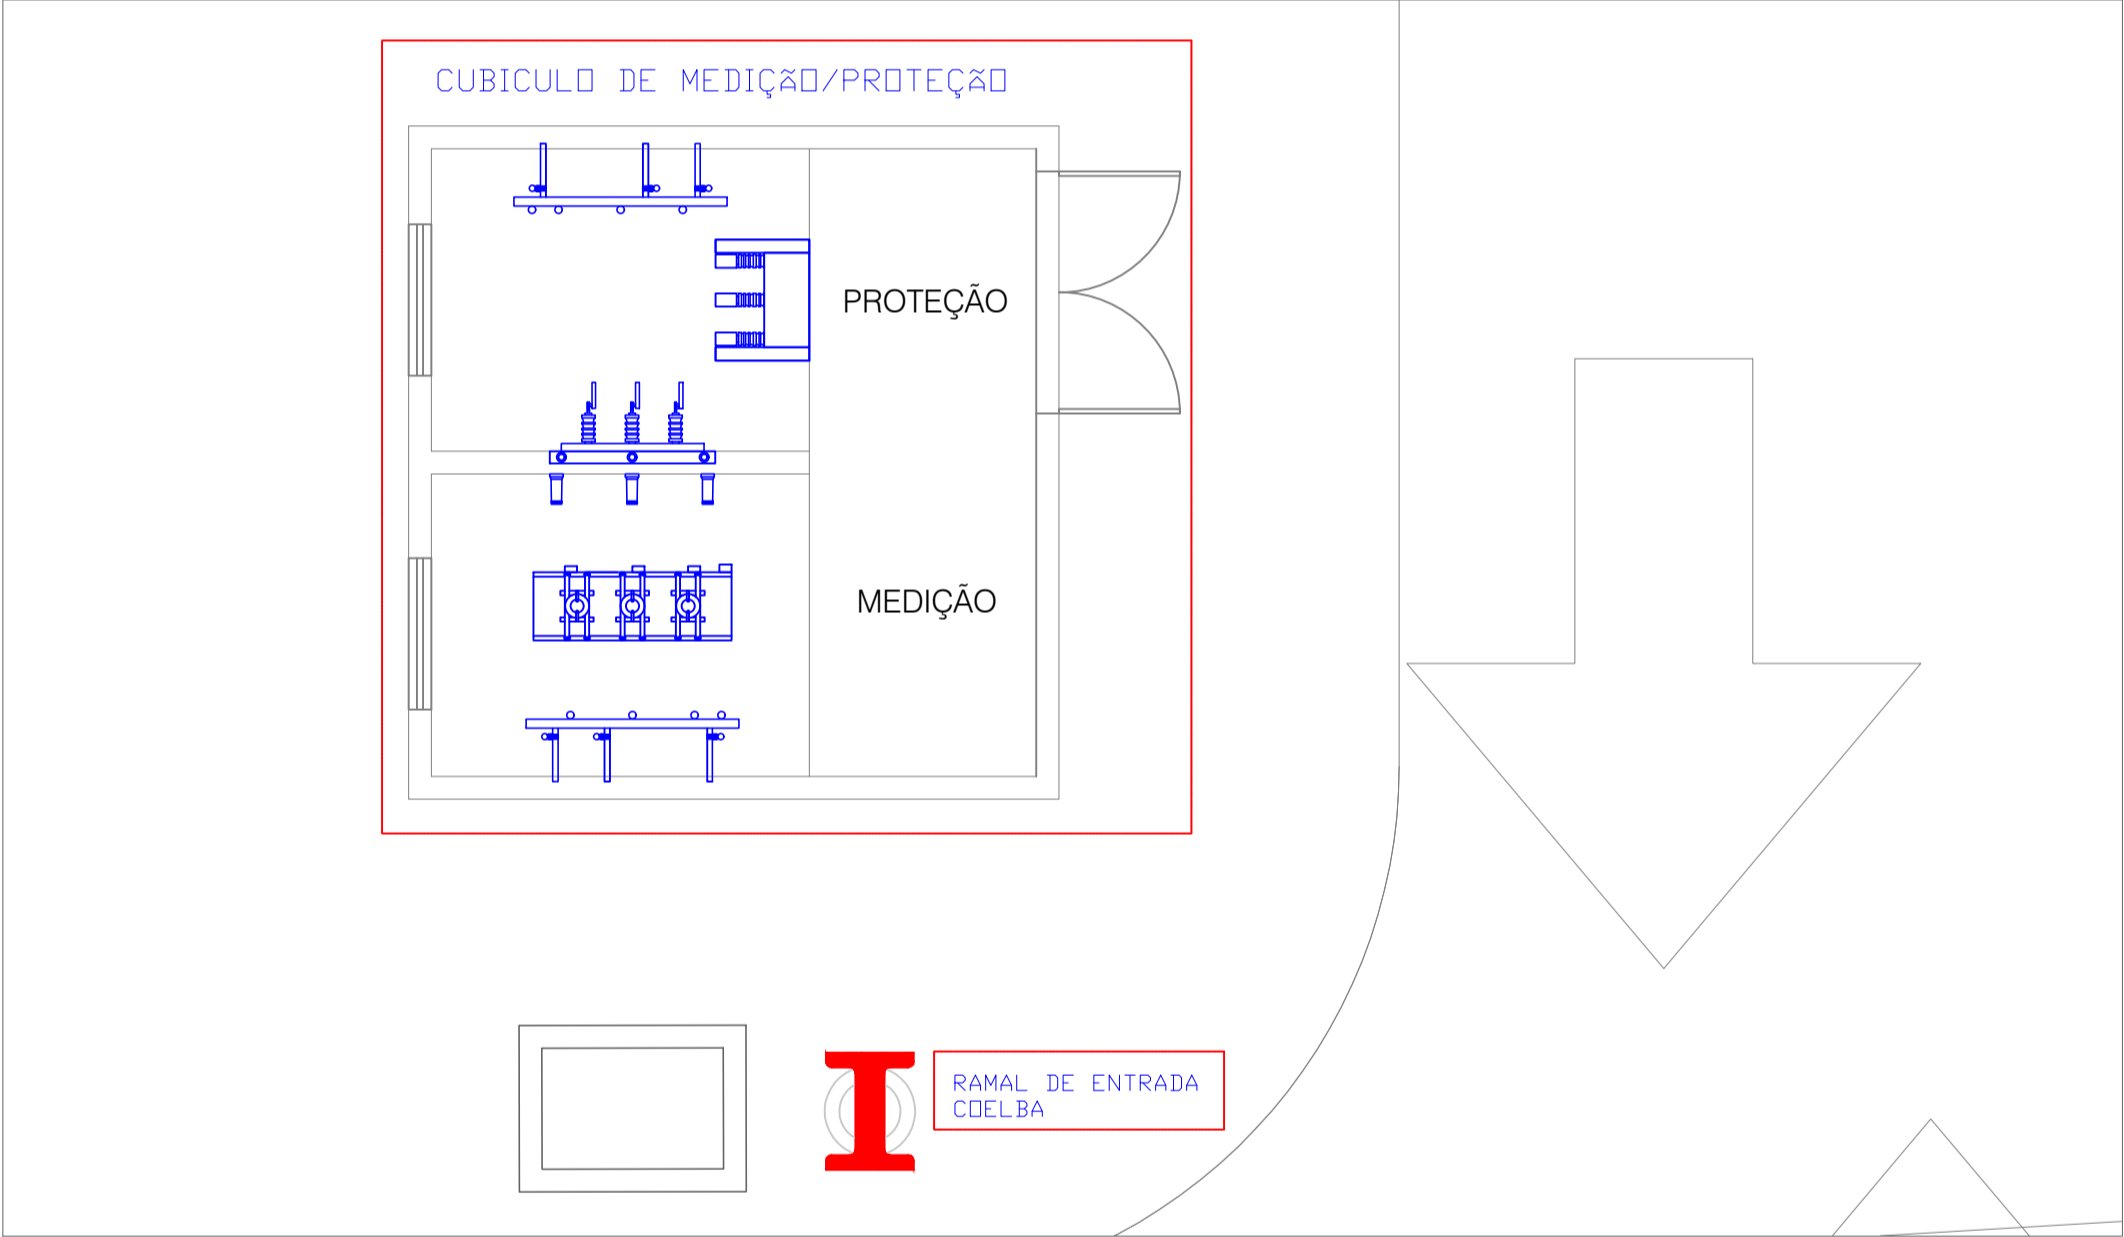

PLANTA BAIXA - ENTRADA DE ENERGIA
ESCALA: 1/50

LEGENDA:

	— QUADRO GERAL DE LUZ E FORÇA
	— POSTE (RAMAL DE ENTRADA)
	— TRANSFORMADOR A SECO 500KVA

OBSERVAÇÕES	
NOTA	
ASSINATURA RESPONSÁVEL LEGAL	
ASSINATURAS PROJETO - RESPONSÁVEL TÉCNICO	
ASSINATURA APROVAÇÃO	
REVISÃO	
SEED - SECRETARIA DA SAÚDE DO ESTADO DA BAHIA COP - COORDENADORIA DE PLANEJAMENTO E GESTÃO DE RECURSOS HUMANOS EAD - HOSPITAL - MARACÁS PROJETO - INSTALAÇÕES ELÉTRICAS ENCOMENDADO RUA 05 DE JULHO S/N - CENTRO / MARACÁS - BA, CEP: 45.360-000 CIVIL PROJETO - ANTEPROJETO - ELÉTRICA RESPONSÁVEL TÉCNICO - CLÁUDIO FERREIRA [CREA Nº: 025754927] PLANTA - INSTALAÇÕES-RAMAL DE ENT ESCALA: 1/100 DATA: 17/06/2023	
GOVERNO DO ESTADO DA BAHIA SECRETARIA DA SAÚDE 01/01	