



1 IMPLANTAÇÃO  
ESCALA: 1/300


2 PLANTA BAIXA – ETE  
ESCALA: 1/25

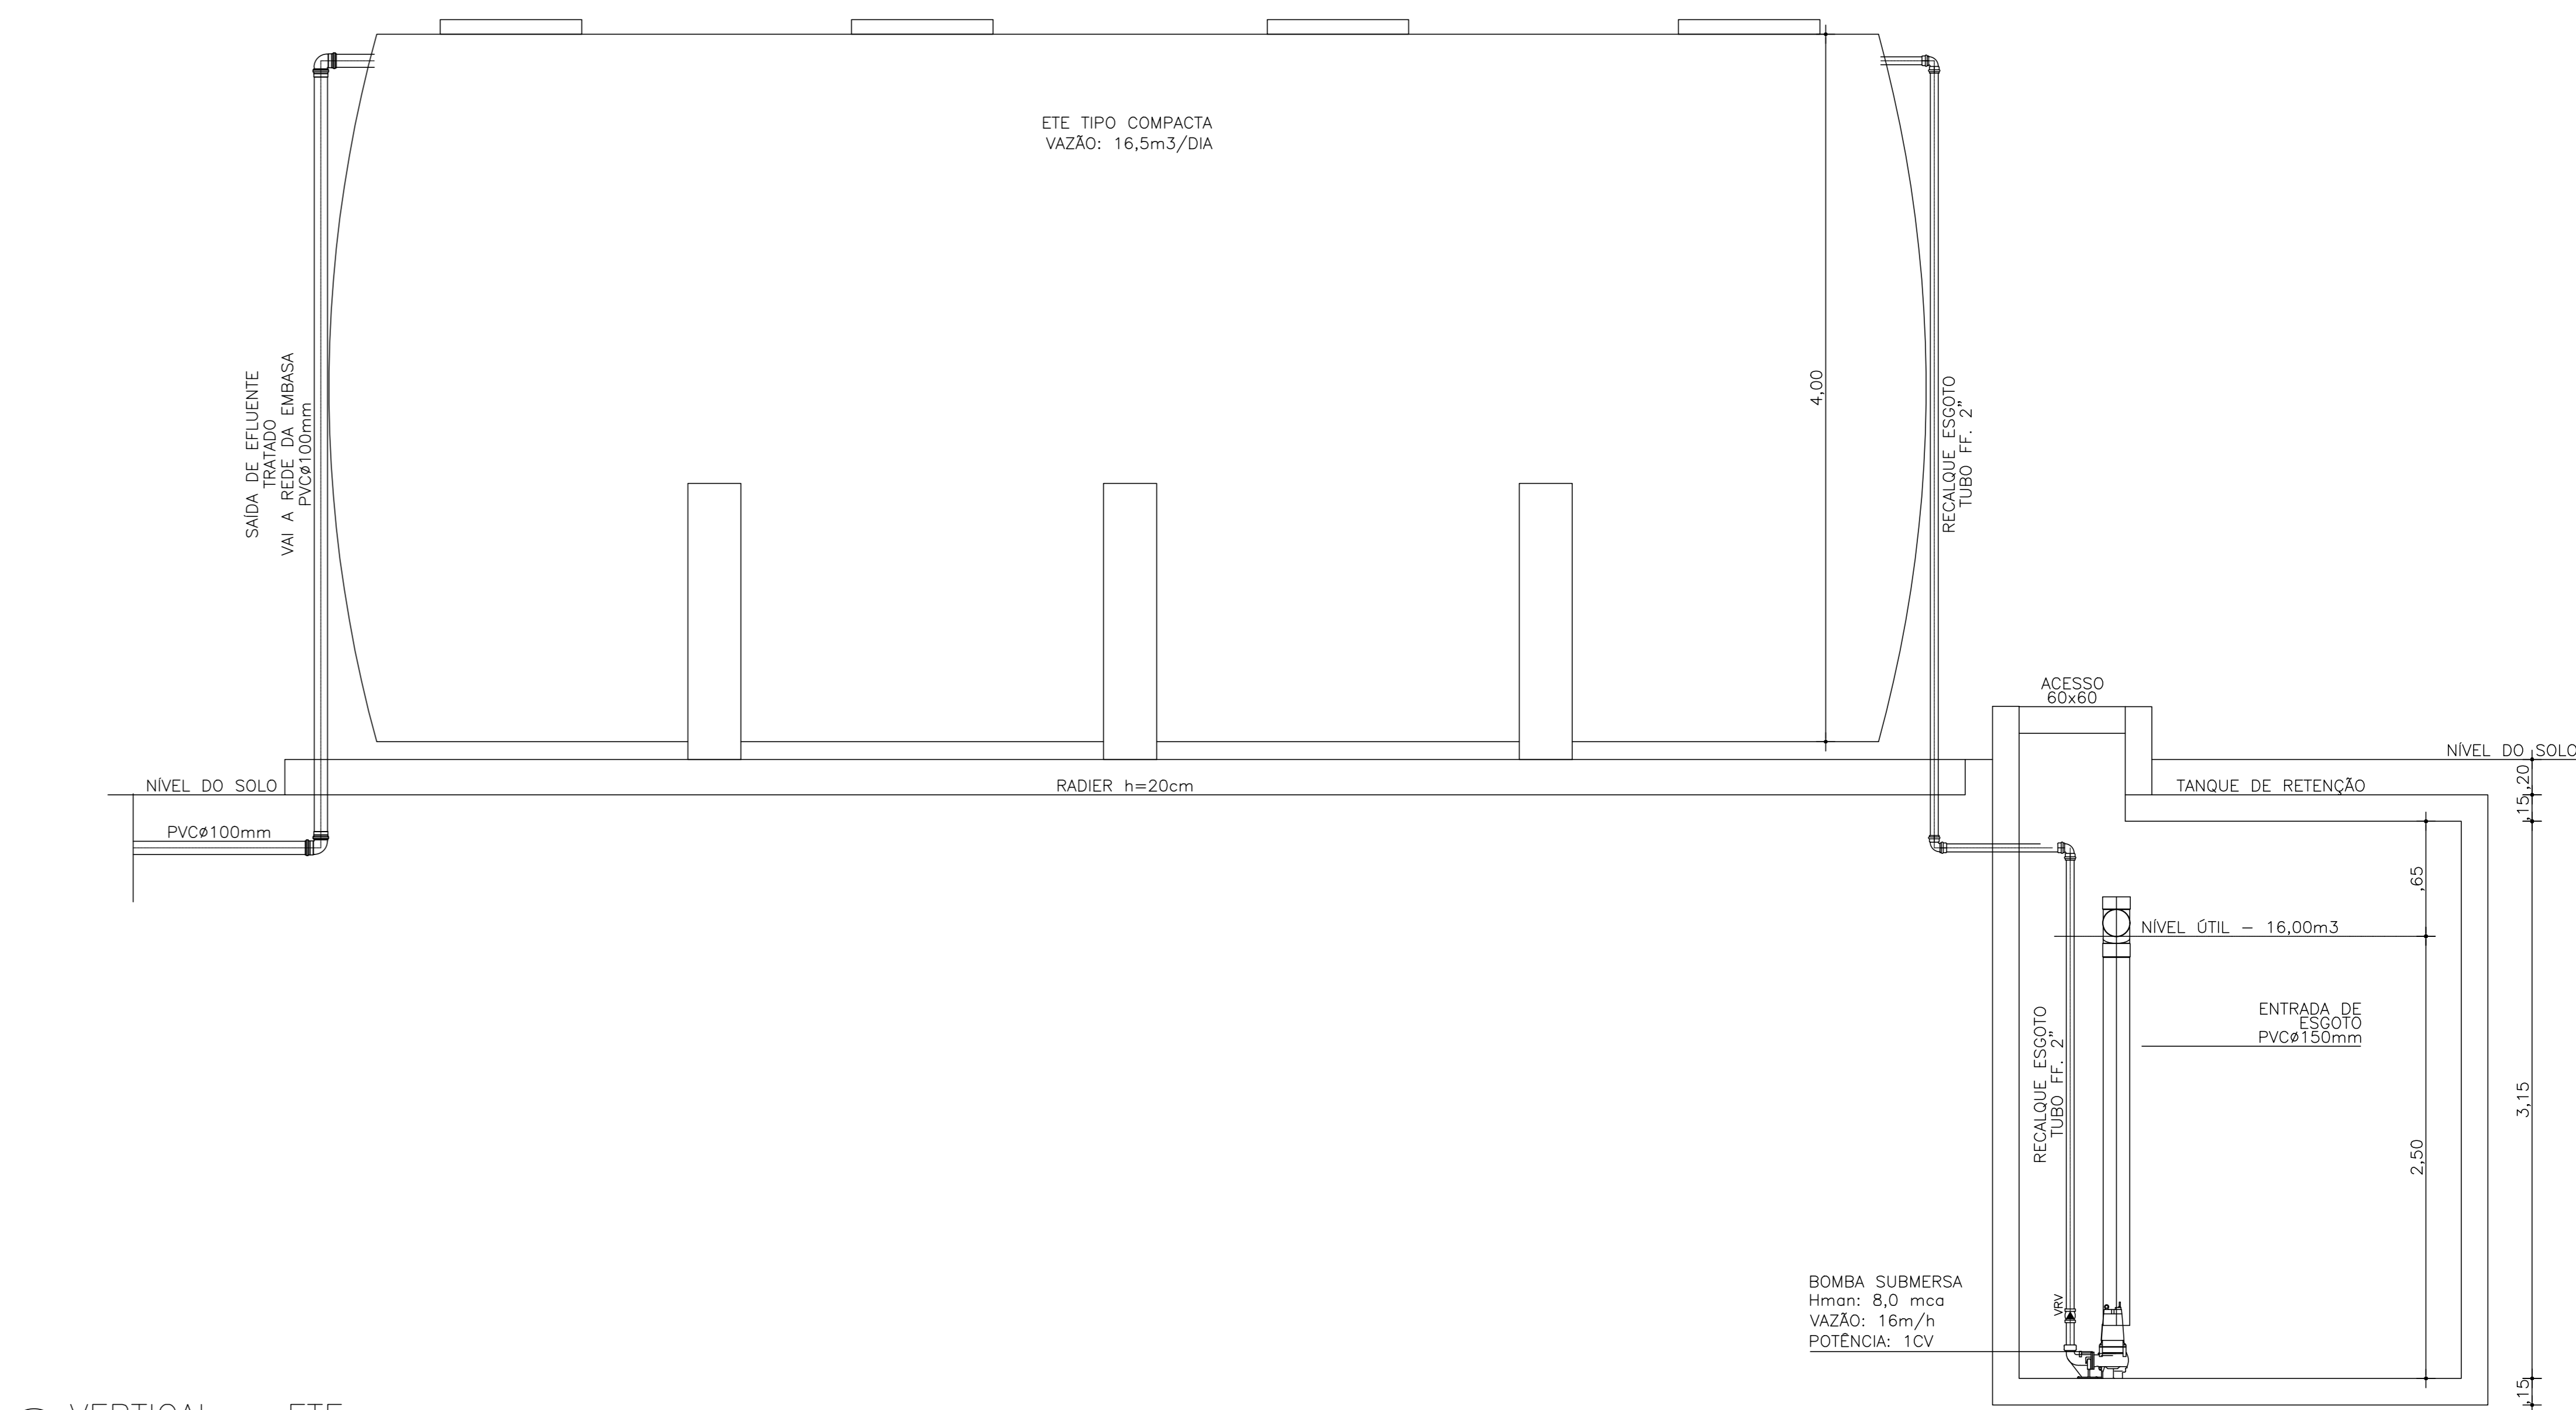


3 VERTICAL – ETE  
ESCALA: 1/25

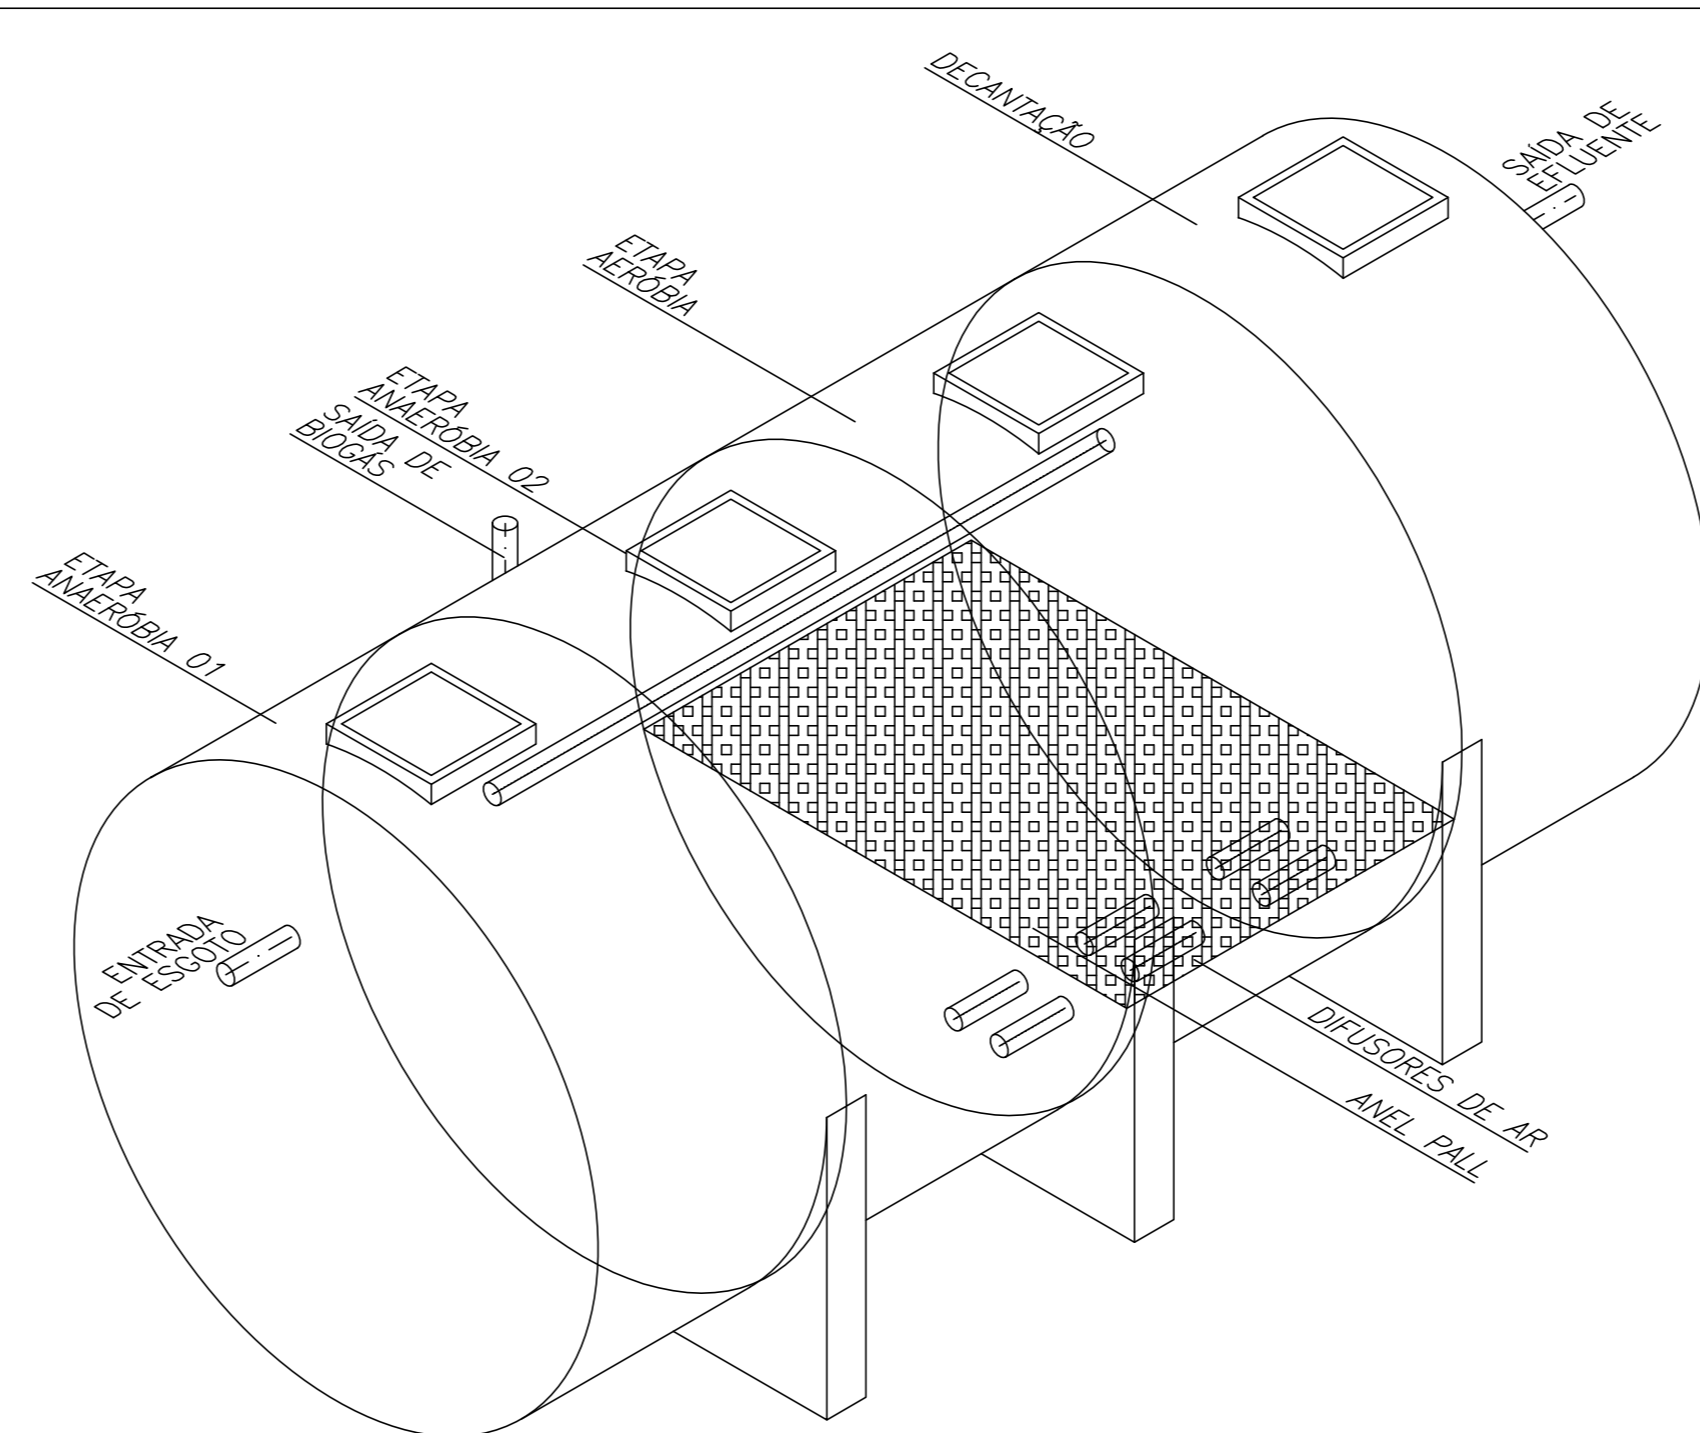


7 ESQUEMA ISOMÉTRICO – ETE  
SEM ESCALA

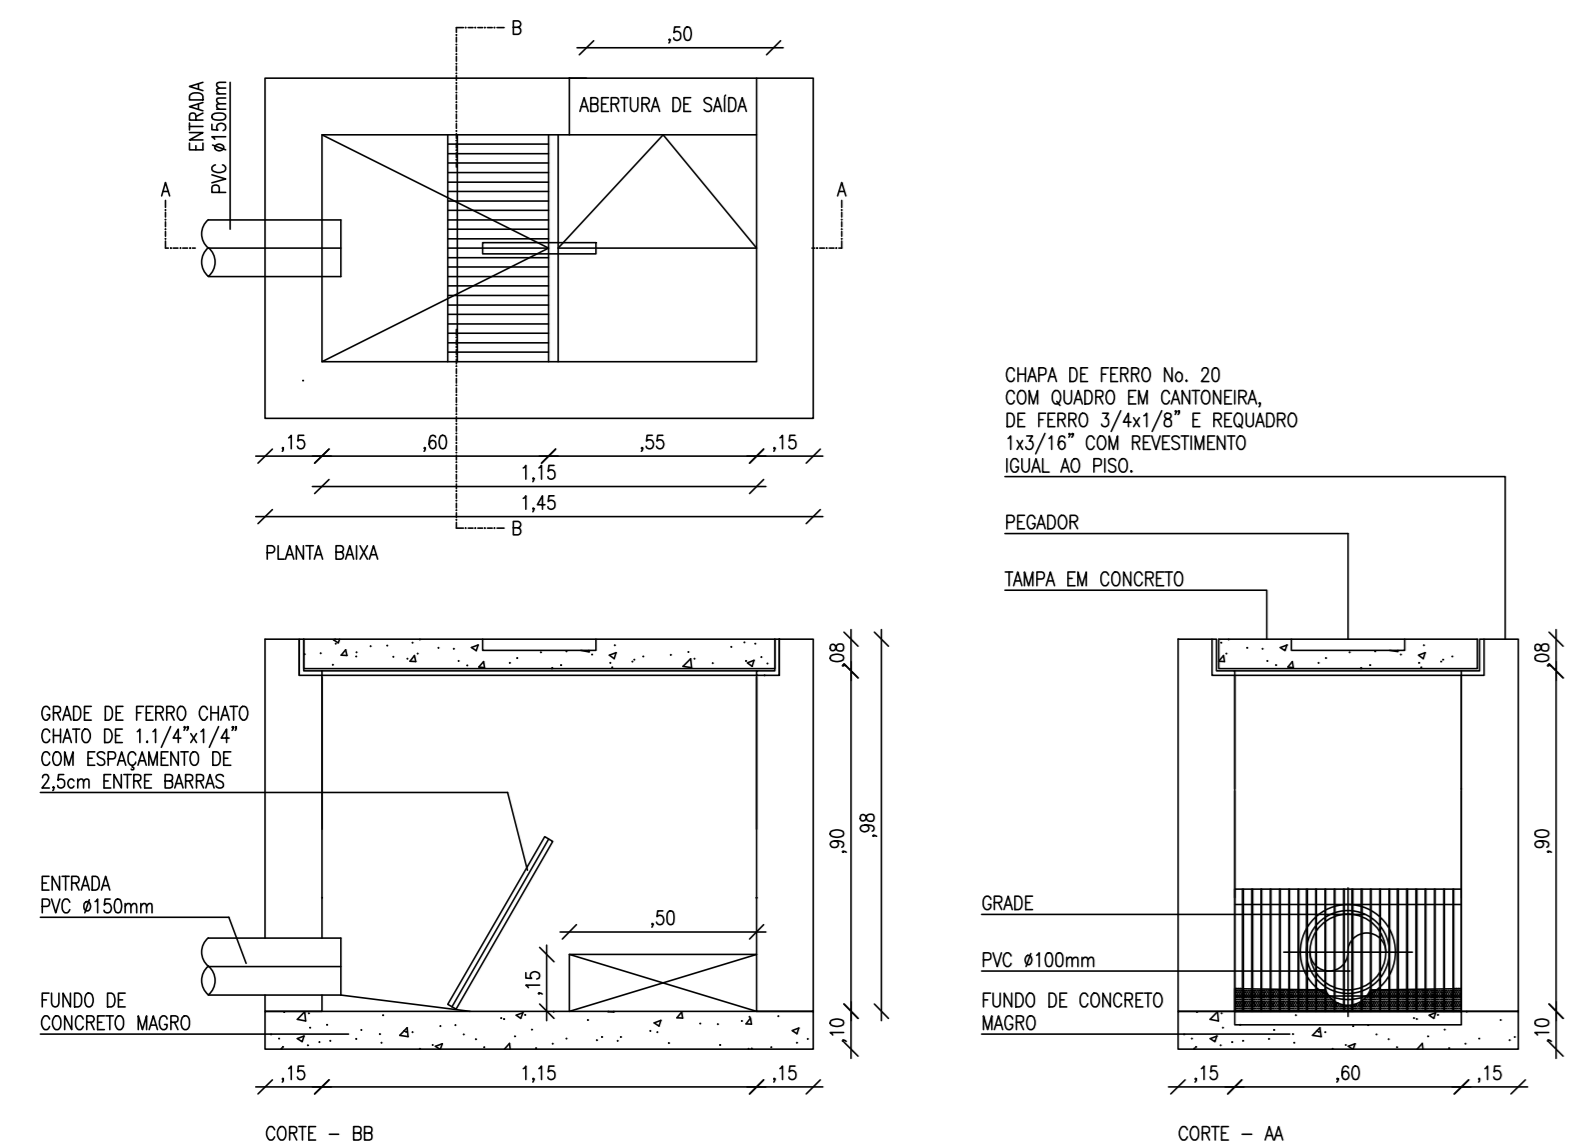

4 DET. CAIXA COM GRADE  
ESCALA: 1/20

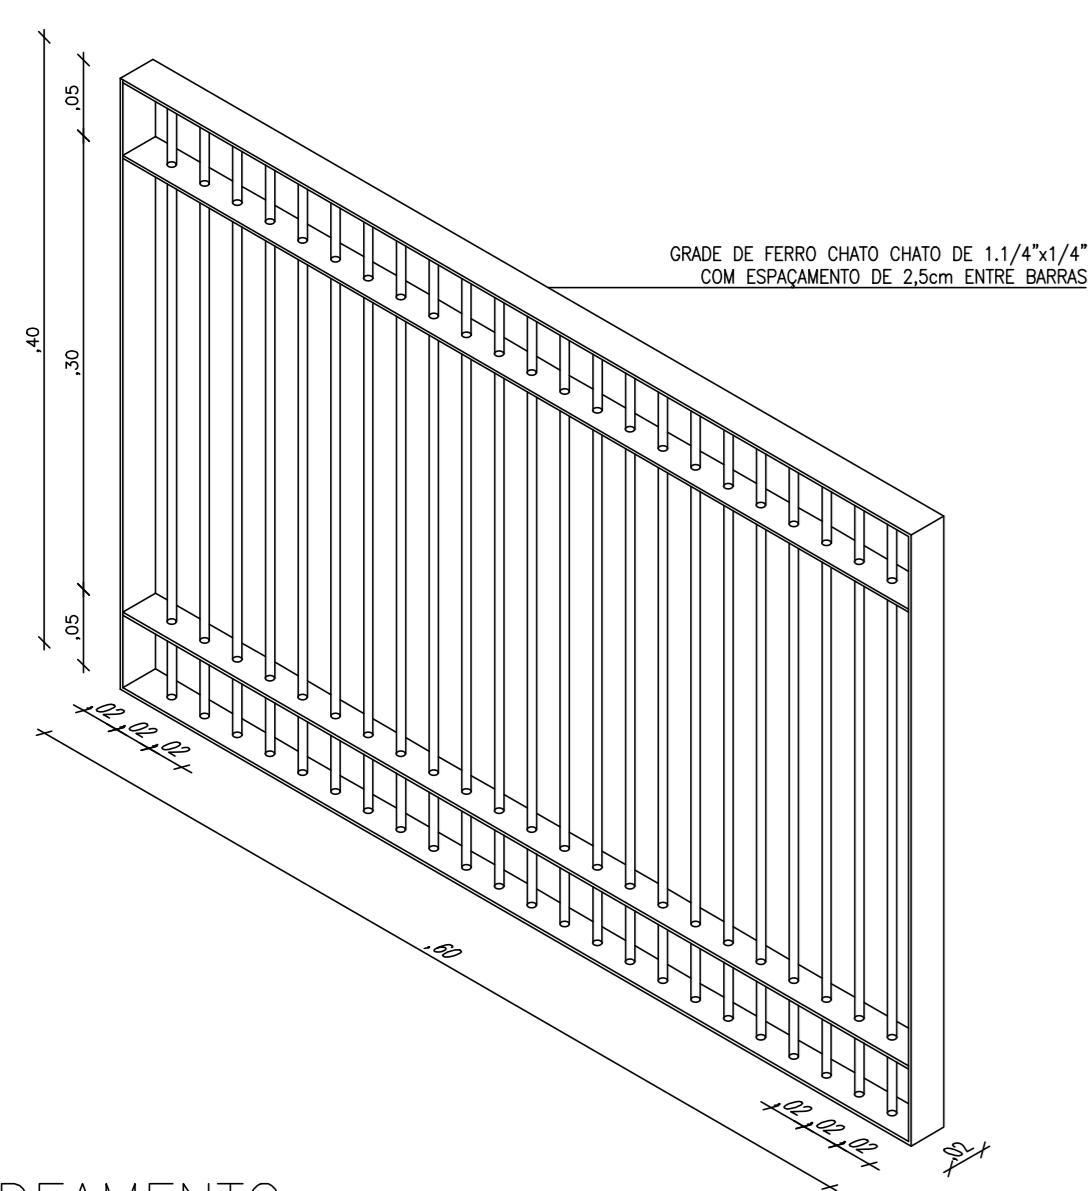

5 DET. GRADEAMENTO  
ESCALA: 1/5

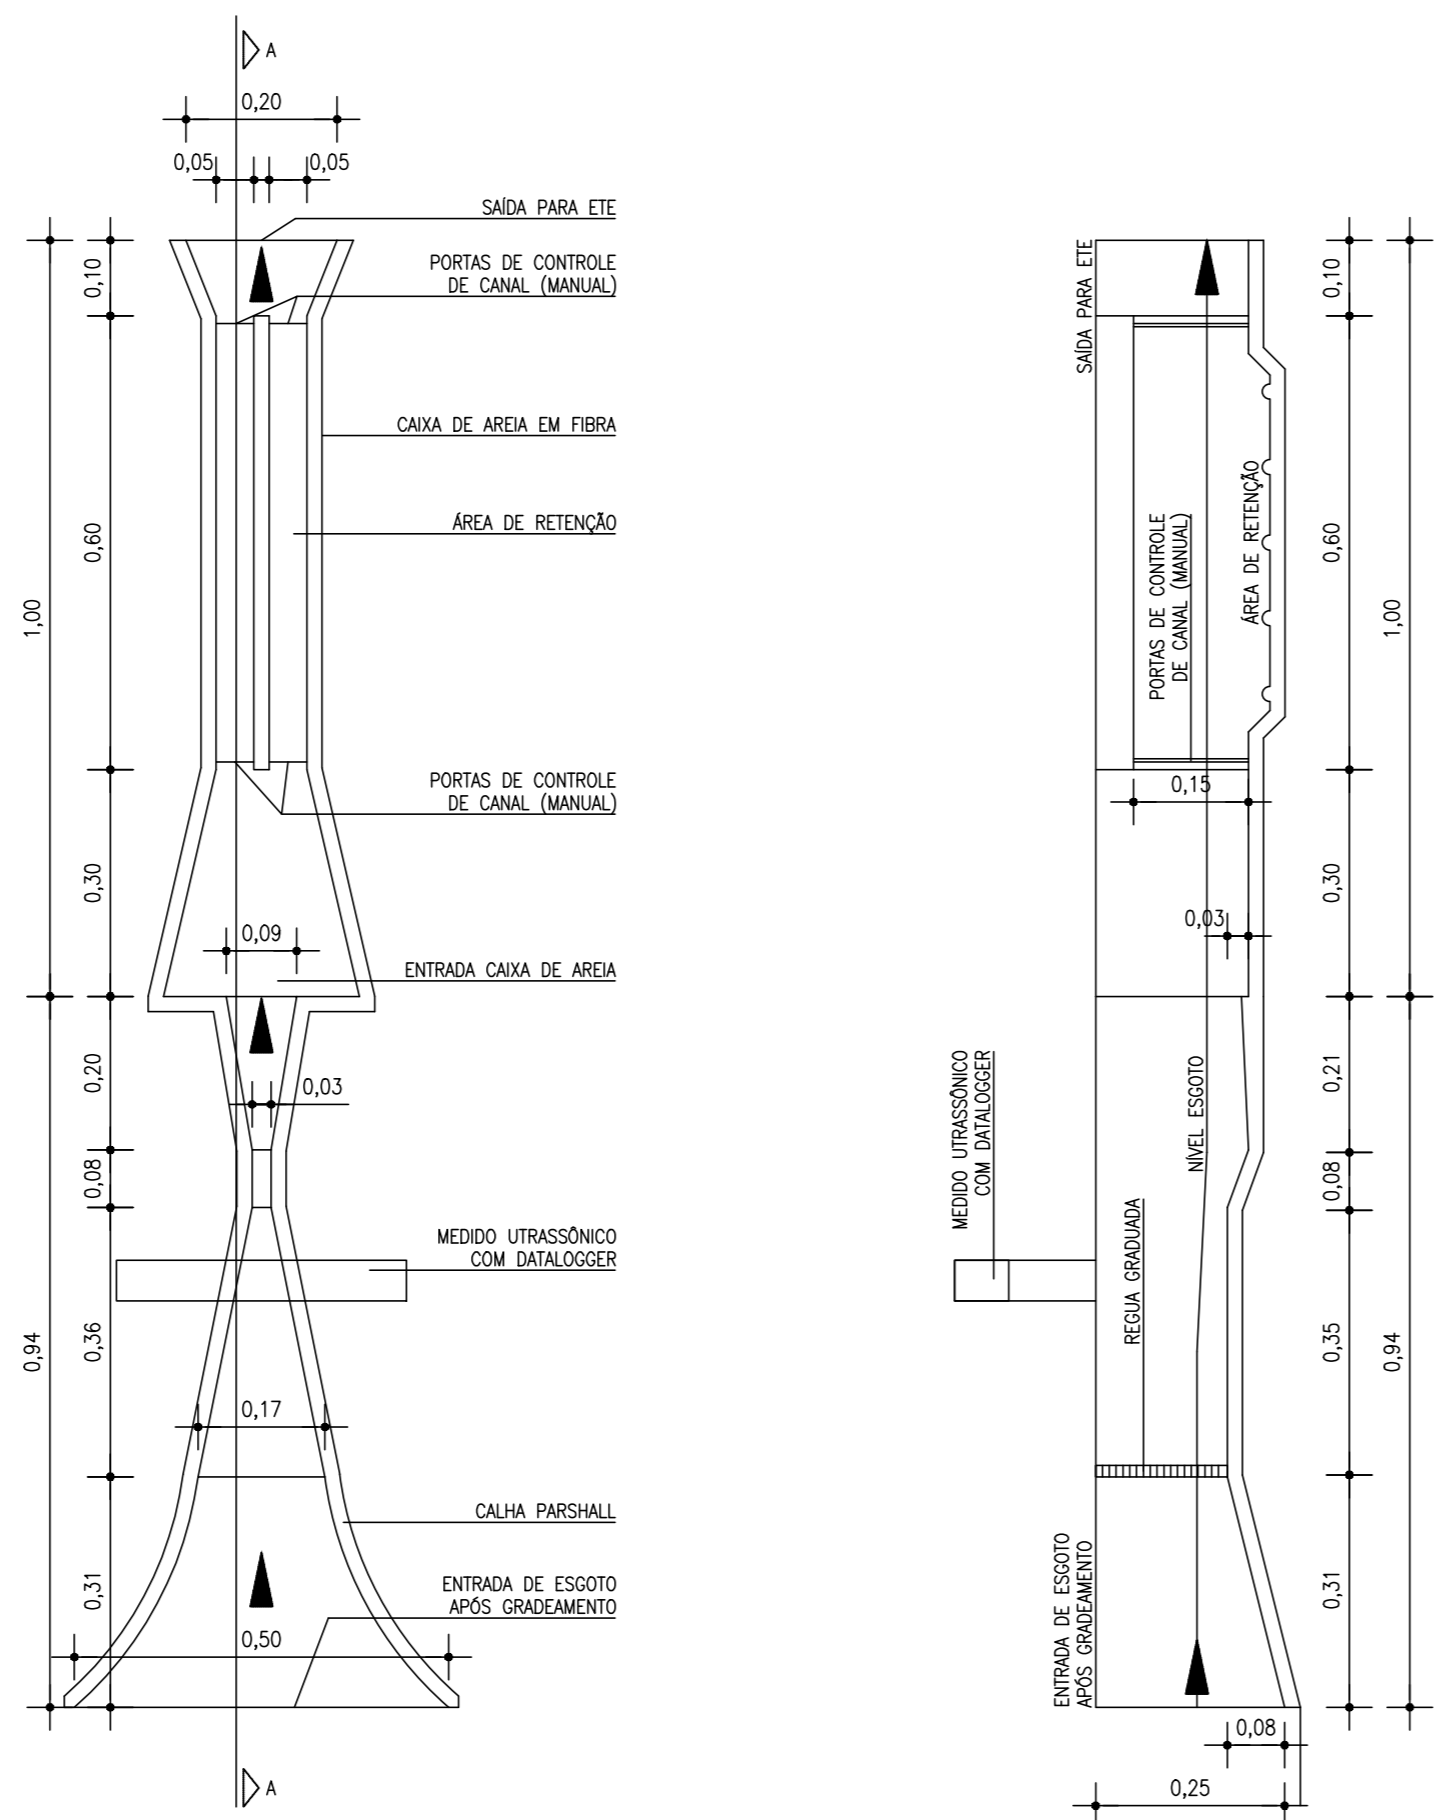

6 DET. FILTRO PARSHALL  
ESCALA: 1/10

NOTA	ASSINATURAS
<div></div>	<div></div>
REVISÃO	
REV. 01	
REV. 02	
REV. 03	
REV. 04	
REV. 05	
REV. 06	
SESAB - SECRETARIA DA SAÚDE DO ESTADO DA BAHIA GRUP - COORDENAÇÃO GERAL DE REGULAÇÃO DE SAÚDE E ATENÇÃO BÁSICA PAC - COORDENAÇÃO DE ATENÇÃO BÁSICA	
SAB - POLICLINICA - PAC - SAÚDE	
PROJETO	
Policlinica Projeto Padrão	
ENGENHEIRO DIVERSOS MUNICÍPIOS	FOUN
ETAPA PROJETO	
PROJETO EXECUTIVO - ESGOTO	
RESPONSÁVEL TÉCNICO: AULIAN NASCIMENTO JR.	CAU/SP: 421.961-4
PLANTA	
DETALHAMENTO DA ETE	
ESCALA: VARIAS	
DATA: JANEIRO 2020	