


1 FACHADA FRONTAL
ESCALA: 1/125

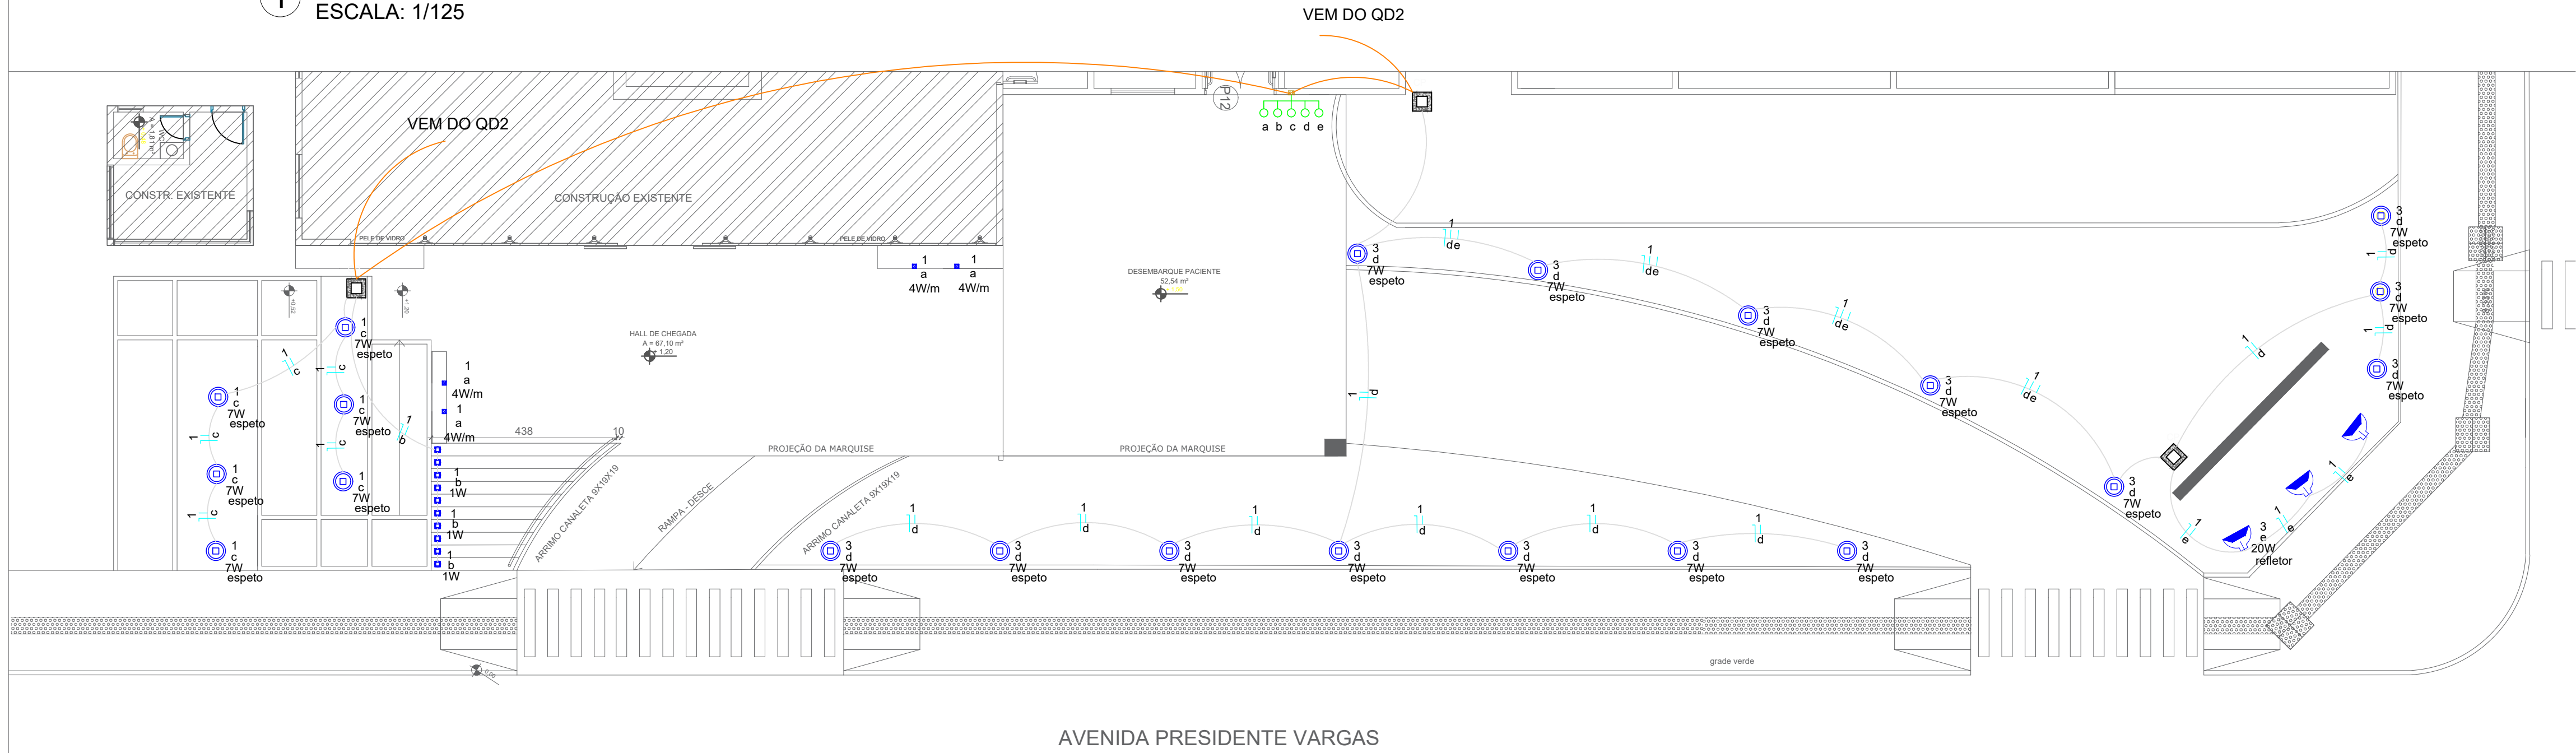


Legenda de condutos - TÉRREO	
Elétrica	Direta
	Teto
	Alta
	Média
	Baixa
	Piso

Legenda - TÉRREO		
Spot LED 9W 3000k direcionável - instalada no forro	3 un	
Refletor de LED 20W 3000k	7 un	
Spot Bailizador Blindado 1w 3000k - instalado no piso	10 un	
Fita de LED 4w/m 3000k embutida em perfil - instalada na parede	22 m	
Fita de LED 10w/m 3000k embutida em perfil - instalada no forro	30 m	
Espeto de Jardim 7W IP65 3000k - instalada no piso	21 un	
Interruptor simples 3 teclas - 1,10m do piso	1 un	

- NOTAS
- 1 - ELETRODUTOS NÃO COTADOS SERÃO DE Ø25mm (ø3/4")
 - 2 - CONDUTORES NÃO COTADOS SERÃO DE #2.5mm²
 - 3 - PODE HAVER DIFERENÇAS NA LOCAÇÃO DOS PONTOS AFIM DE DAR MAIS VISIBILIDADE AO PROJETO. ADEQUAR IN LOCO.
 - 4 - RESPEITAR AS CORES INDICADAS EM LISTA DE MATERIAIS E MEMORIAL DESCRITIVO
 - 5 - DEVERÃO SER USADOS CABOS DO TIPO SINTENAX ANTIFLAM 0,6/1KV NAS TUBULAÇÕES EMBUTIDAS NO PISO
 - 6 - TODOS OS CONDUTORES FASE, NEUTRO E TERRA A SER INSTALADOS DEVERÃO SER DO TIPO NÃO HALOGENADO (ATOX)

1 PLANTA BAIXA - ILUMINAÇÃO PISO
ESCALA: 1/100

ESCALA: 1/100

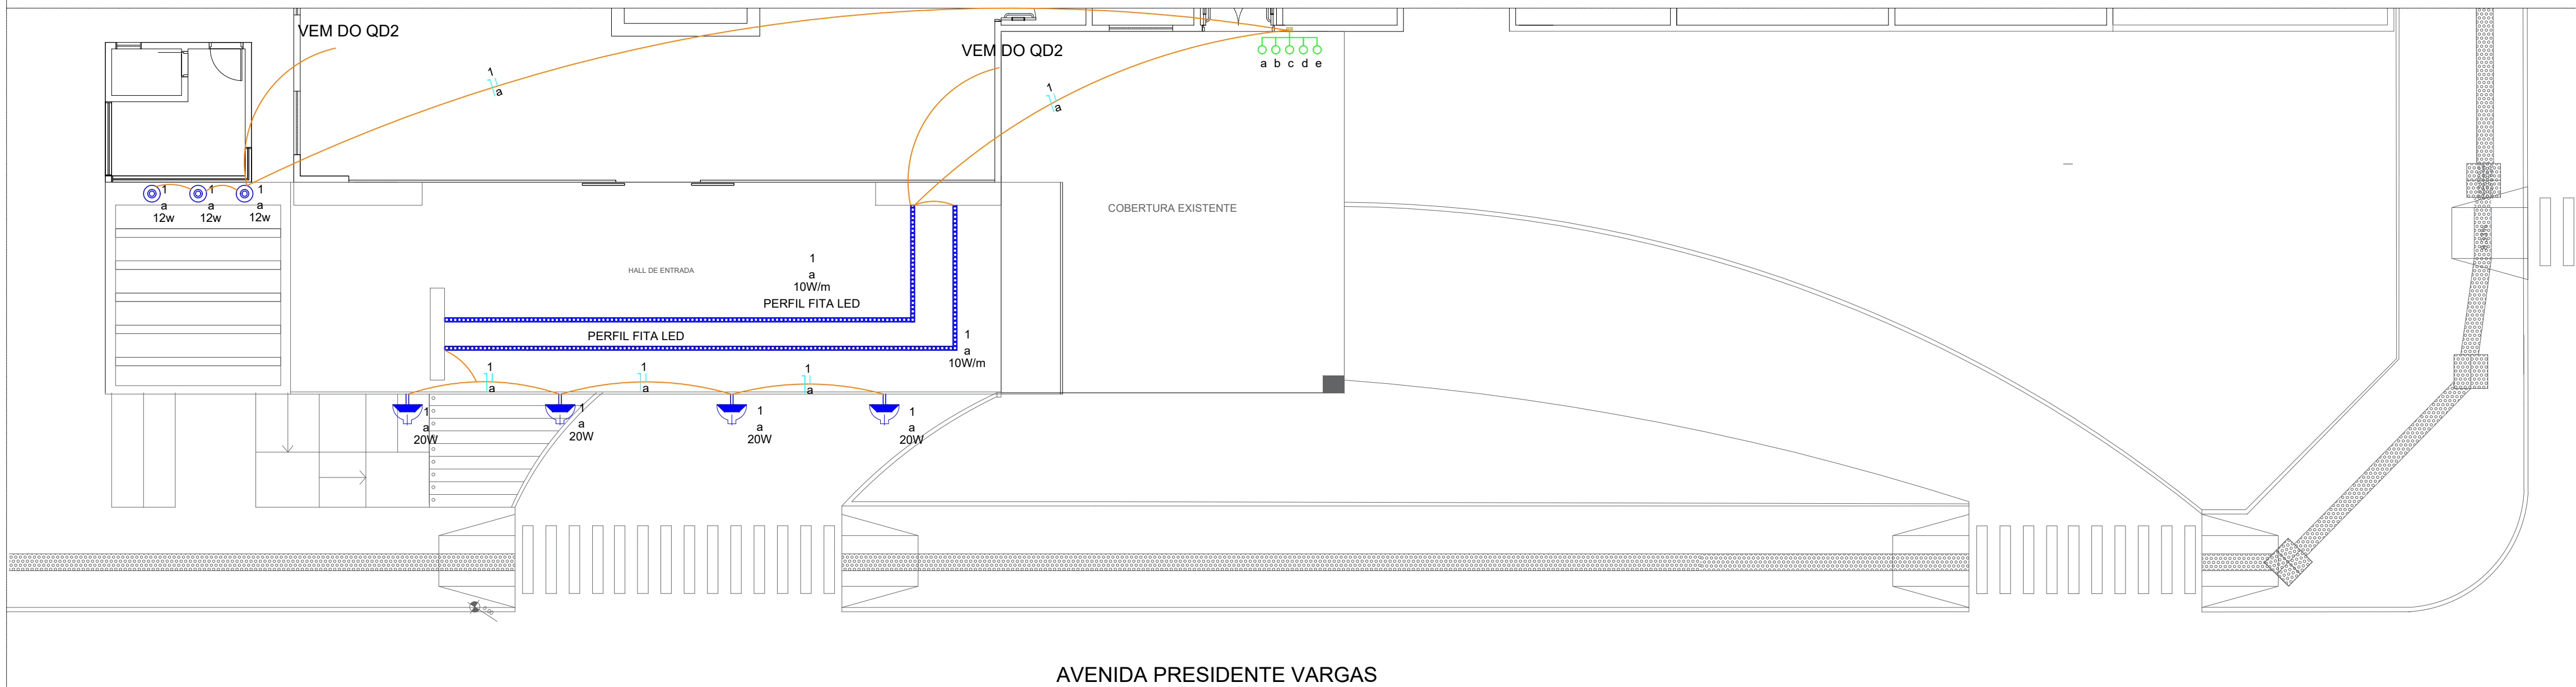

1 PLANTA BAIXA - ILUMINAÇÃO TETO
ESCALA: 1/100

Quadro de Cargas (QD2) - TÉRREO																						
Circuito	Descrição	Esquema	Tensão (V)	Iluminação (W)						Pot. total. (VA)	Pot. total. (W)	Fases	Pot. - R (W)	FCT	FCA	In' (A)	Ip (A)	Seção (mm²)	Ic (A)	Icc (kA)	Disj (A)	dV total (%)
				1	7	12	20	4/m	10/m													
QD2	Quadro de Distribuição - Existente	F+N+T	380/220 V									R										
1	Iluminação	F+N+T	220 V	10	21	3	6	22	30	858	721	R	641	1.00	0.70	4.7	3.3	2.5	24.0	3	10	0.56
TOTAL				10	21	3	6	22	30	858	721	R	641									

APROVAÇÃO:

PROJETO ELÉTRICO

Endereço:
HOSPITAL MUNICIPAL DE BOM JESUS - GOIÁS

Proprietário
PREFEITURA MUNICIPAL DE BOM JESUS - GOIÁS
CNPJ: 01.149.624/0001-38

Autor e RT do projeto
ANDRÉ BELATI DOS SANTOS
CREA: 1016088582/D-GO

	OBJETO: Readequação da Fachada do Hospital Municipal com Iluminação e Acessibilidade		
	CONTEÚDO:	OPERAÇÃO: XXX	FOLHA:
	- Planta Iluminação - Piso - Planta Iluminação - Teto - Planta de Situação - Notas e legendas	CONVÊNIO: XXX	1/1
		ÁREA: XXX m²	
DESENHO: André Belati (62) 99632-9696		DATA: OUTUBRO / 2025	REV: 0.01