


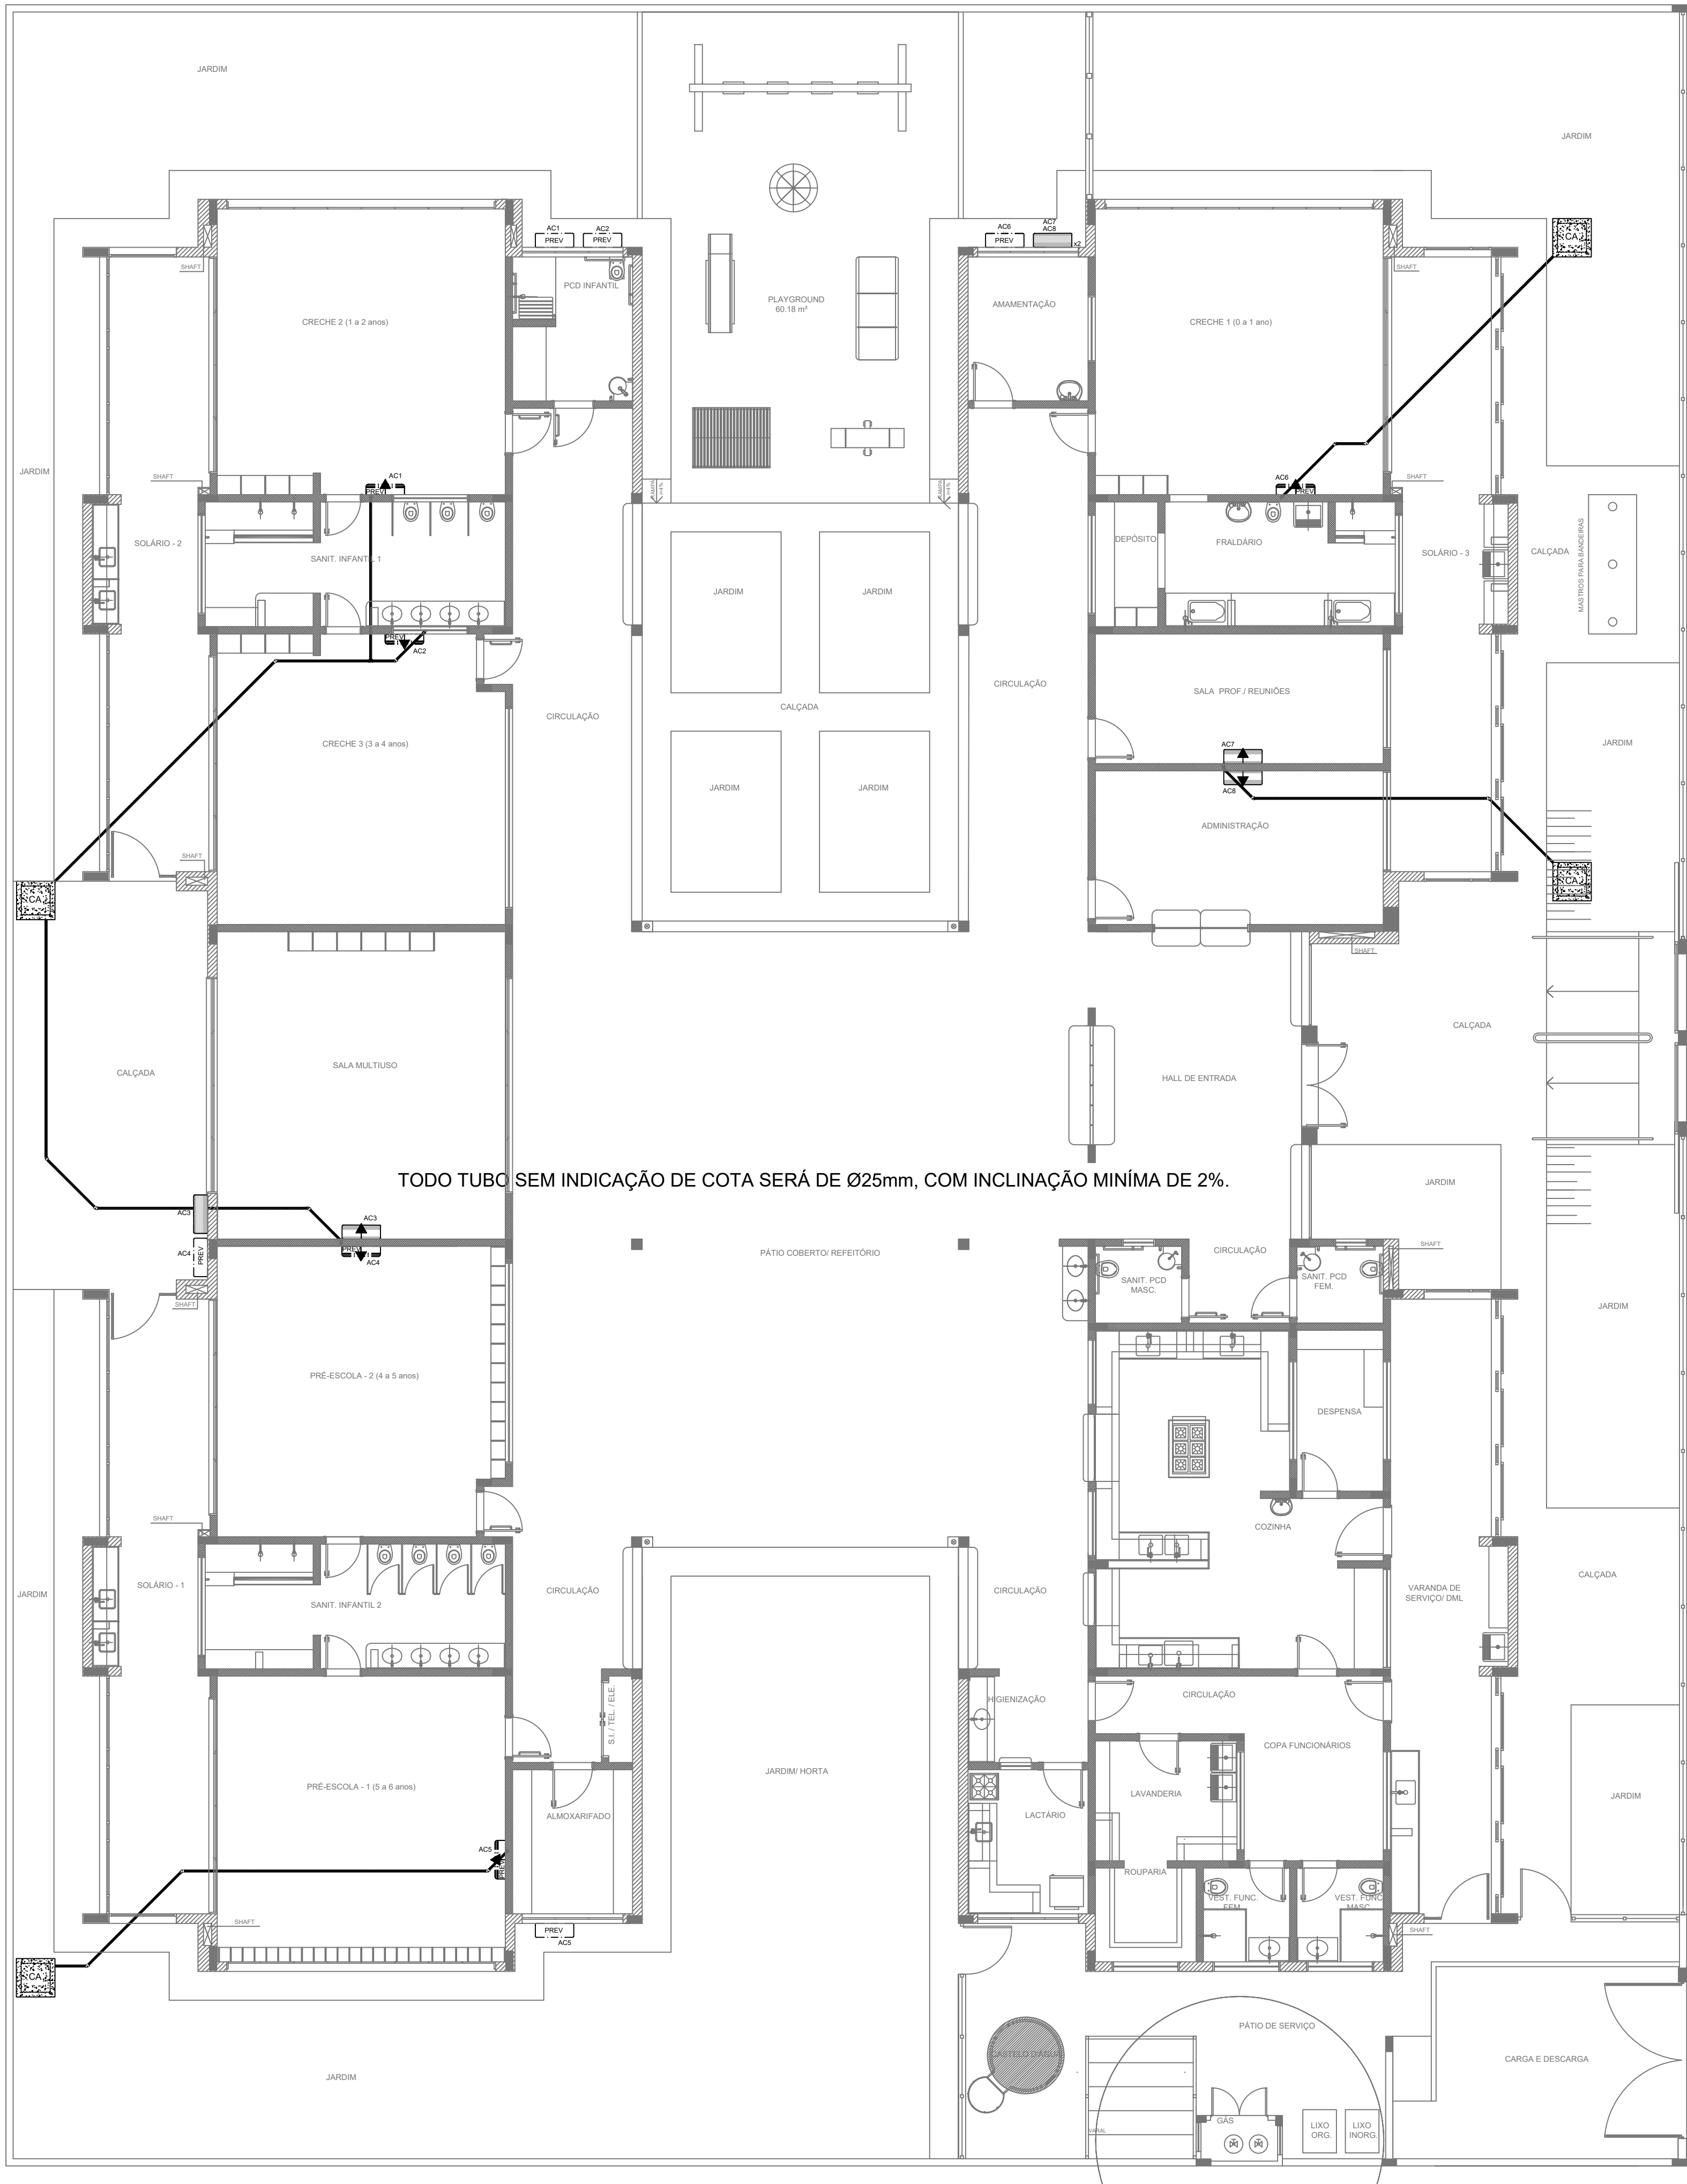

QUADRO RESUMO			
MÁQUINA	QUADRO	BTU's	POTÊNCIA MAX
AC1-PREVISÃO*	QD.2	30.000	3.600 W
AC2-PREVISÃO*	QD.2	30.000	3.600 W
AC3-MULTIUSO	QD.2	30.000	3.600 W
AC4-PREVISÃO*	QD.2	30.000	3.600 W
AC5-PREVISÃO*	QD.2	30.000	3.600 W
AC6-PREVISÃO*	QD.4	30.000	3.600 W
AC7-S.PROFES.	QD.4	9.000	1.400 W
AC8-ADMINIST.	QD.4	9.000	1.400 W

*ESTE EQUIPAMENTO NÃO FAZ PARTE DO KIT FINANCIADO PELO FNDE

LEGENDA	
	CAIXA DE AREIA PLUVIAL SIMPLES 60 x 60 cm
	JOELHO 45
	JOELHO 90- COLUNA
	DRENO AR CONDICIONADO
	UNIDADE EVAPORADORA
	UNIDADE CONDENSADORA
	PREVISÃO UNIDADE EVAPORADORA
	PREVISÃO UNIDADE CONDENSADORA
	TOMADA ALTA A 2,20M DO PISO

- NOTAS:
- EXECUTAR ESTE PROJETO JUNTAMENTE COM O PROJETO ESTRUTURAL, ELÉTRICO E ÁGUAS PLUVIAIS;
 - ANTES DA CONCRETAGEM PREVER PASSAGEM PARA AS TUBULAÇÕES DENTRO DOS LIMITES ESTABELECIDOS PELA NBR 6118:2014;
 - ALTERAÇÕES NESTE PROJETO SOMENTE COM AUTORIZAÇÃO EXPRESSA DO FNDE;
 - TODAS AS CAIXAS SÃO EXISTENTES NO PROJETO DE ÁGUAS PLUVIAIS;
 - A TUBULAÇÃO DE DRENO DEVERÁ SER EMBUTIDA NO PISO DOS PAVIMENTOS;
 - DEVERÁ SER UTILIZADO OS SEGUINTE MATERIAIS:
 - GÁS: TUBO DE COBRE;
 - ELÉTRICA: ELETRODUTO DE PVC E FIOS CONFORME PROJETO;
 - DRENO: TUBO DE PVC SOLDÁVEL DE 25 A 40MM.

- REFERÊNCIAS:
- MEMORIAL DESCRITIVO E ESPECIFICAÇÕES TÉCNICAS;
 - PLANILHA DE QUANTITATIVOS.

02	JANEIRO/ 2017	Atendimento à NBR 9050/ 2015; Alteração: quadro de áreas, sanitários infantis 1 e 2, altura da platibanda, mobiliário e equipamento, altura da cerâmica nos sanitários, cor dos portões dos solários e altura da porta PA4; Acréscimo das duchas higiênicas e escaninhos pré-escala. Retirada da chapa de aço abixo da platibanda.
01	AGOSTO/ 2016	Alteração paredes - shaft para tubulação hidráulica e detalhamento; alteração da altura da platibanda.
Nº	DATA	DESCRIÇÃO

CONTROLE DE REVISÕES

		Ministério da Educação	
PROJETO PADRÃO - FNDE			
PROPRIETÁRIO: PREFEITURA MUNICIPAL DE AÇAILÂNDIA - MA			
ENDEREÇO: RUA SÃO LUÍS, S/N, ASSENTAMENTO 50 BIS			
MUNICÍPIO – UF: AÇAILÂNDIA - MA			
PROPRIETÁRIO			
RESP. TÉCNICO		CREA	
AUTOR DO PROJETO		CAU	
DLFO		CREA	
		RA	
OBSERVAÇÕES:			
PROGRAMA PROINFÂNCIA - PROJETO TIPO 2			
PROJETO DE INSTALAÇÕES			
COORDENAÇÃO CGEST - Coordenação Geral de Infraestrutura Educacional		LANÇAMENTO DA REDE DE DRENO DO AR CONDICIONADO PLANTA BAIXA	
		ECL	
FORMATO (841x530)		REVISÃO R.00 R.01 R.02	
		ESCALA 1/75 DATA EMISSÃO JANEIRO/2017	
		PRINCHA 01/01	