


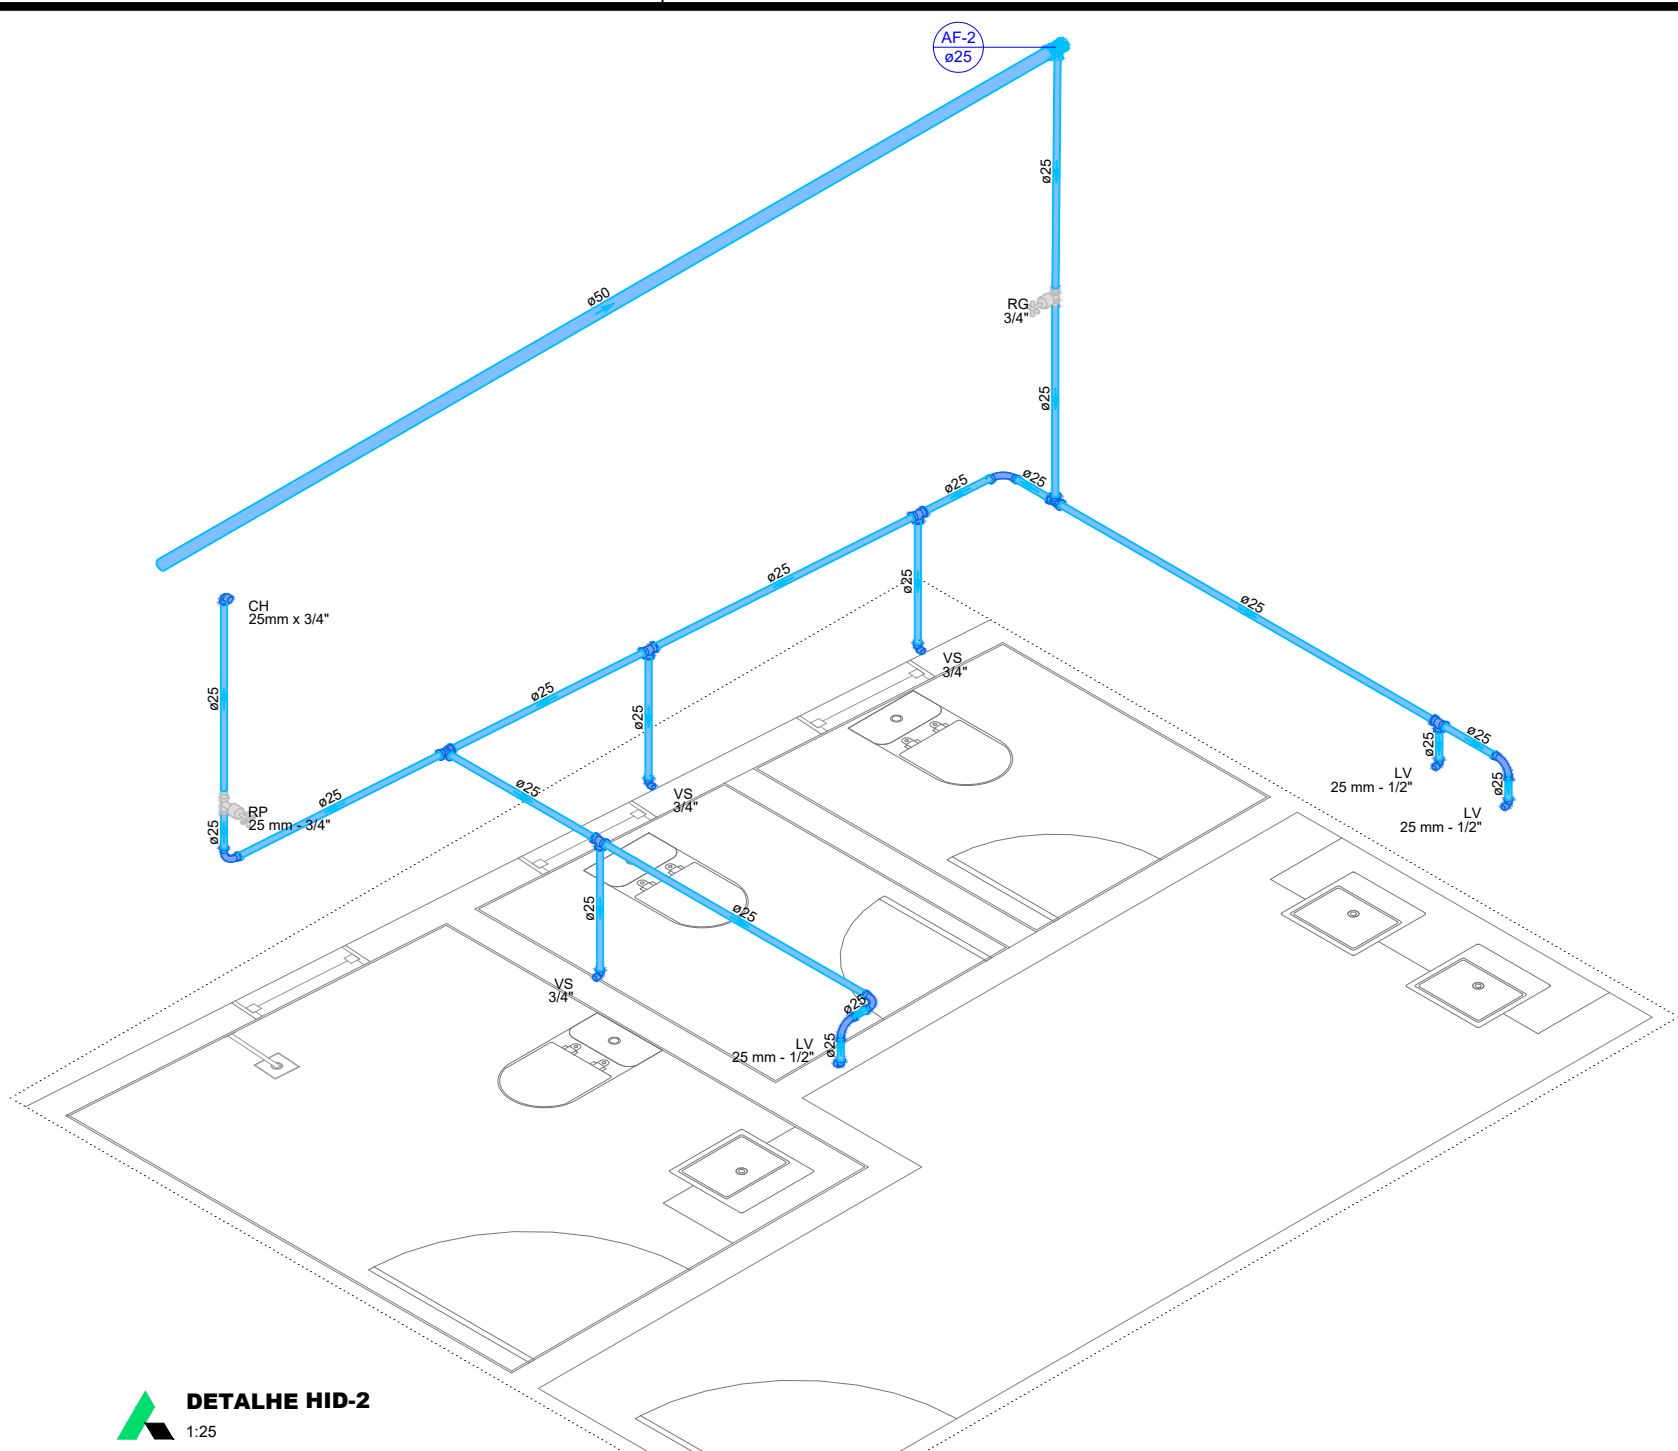


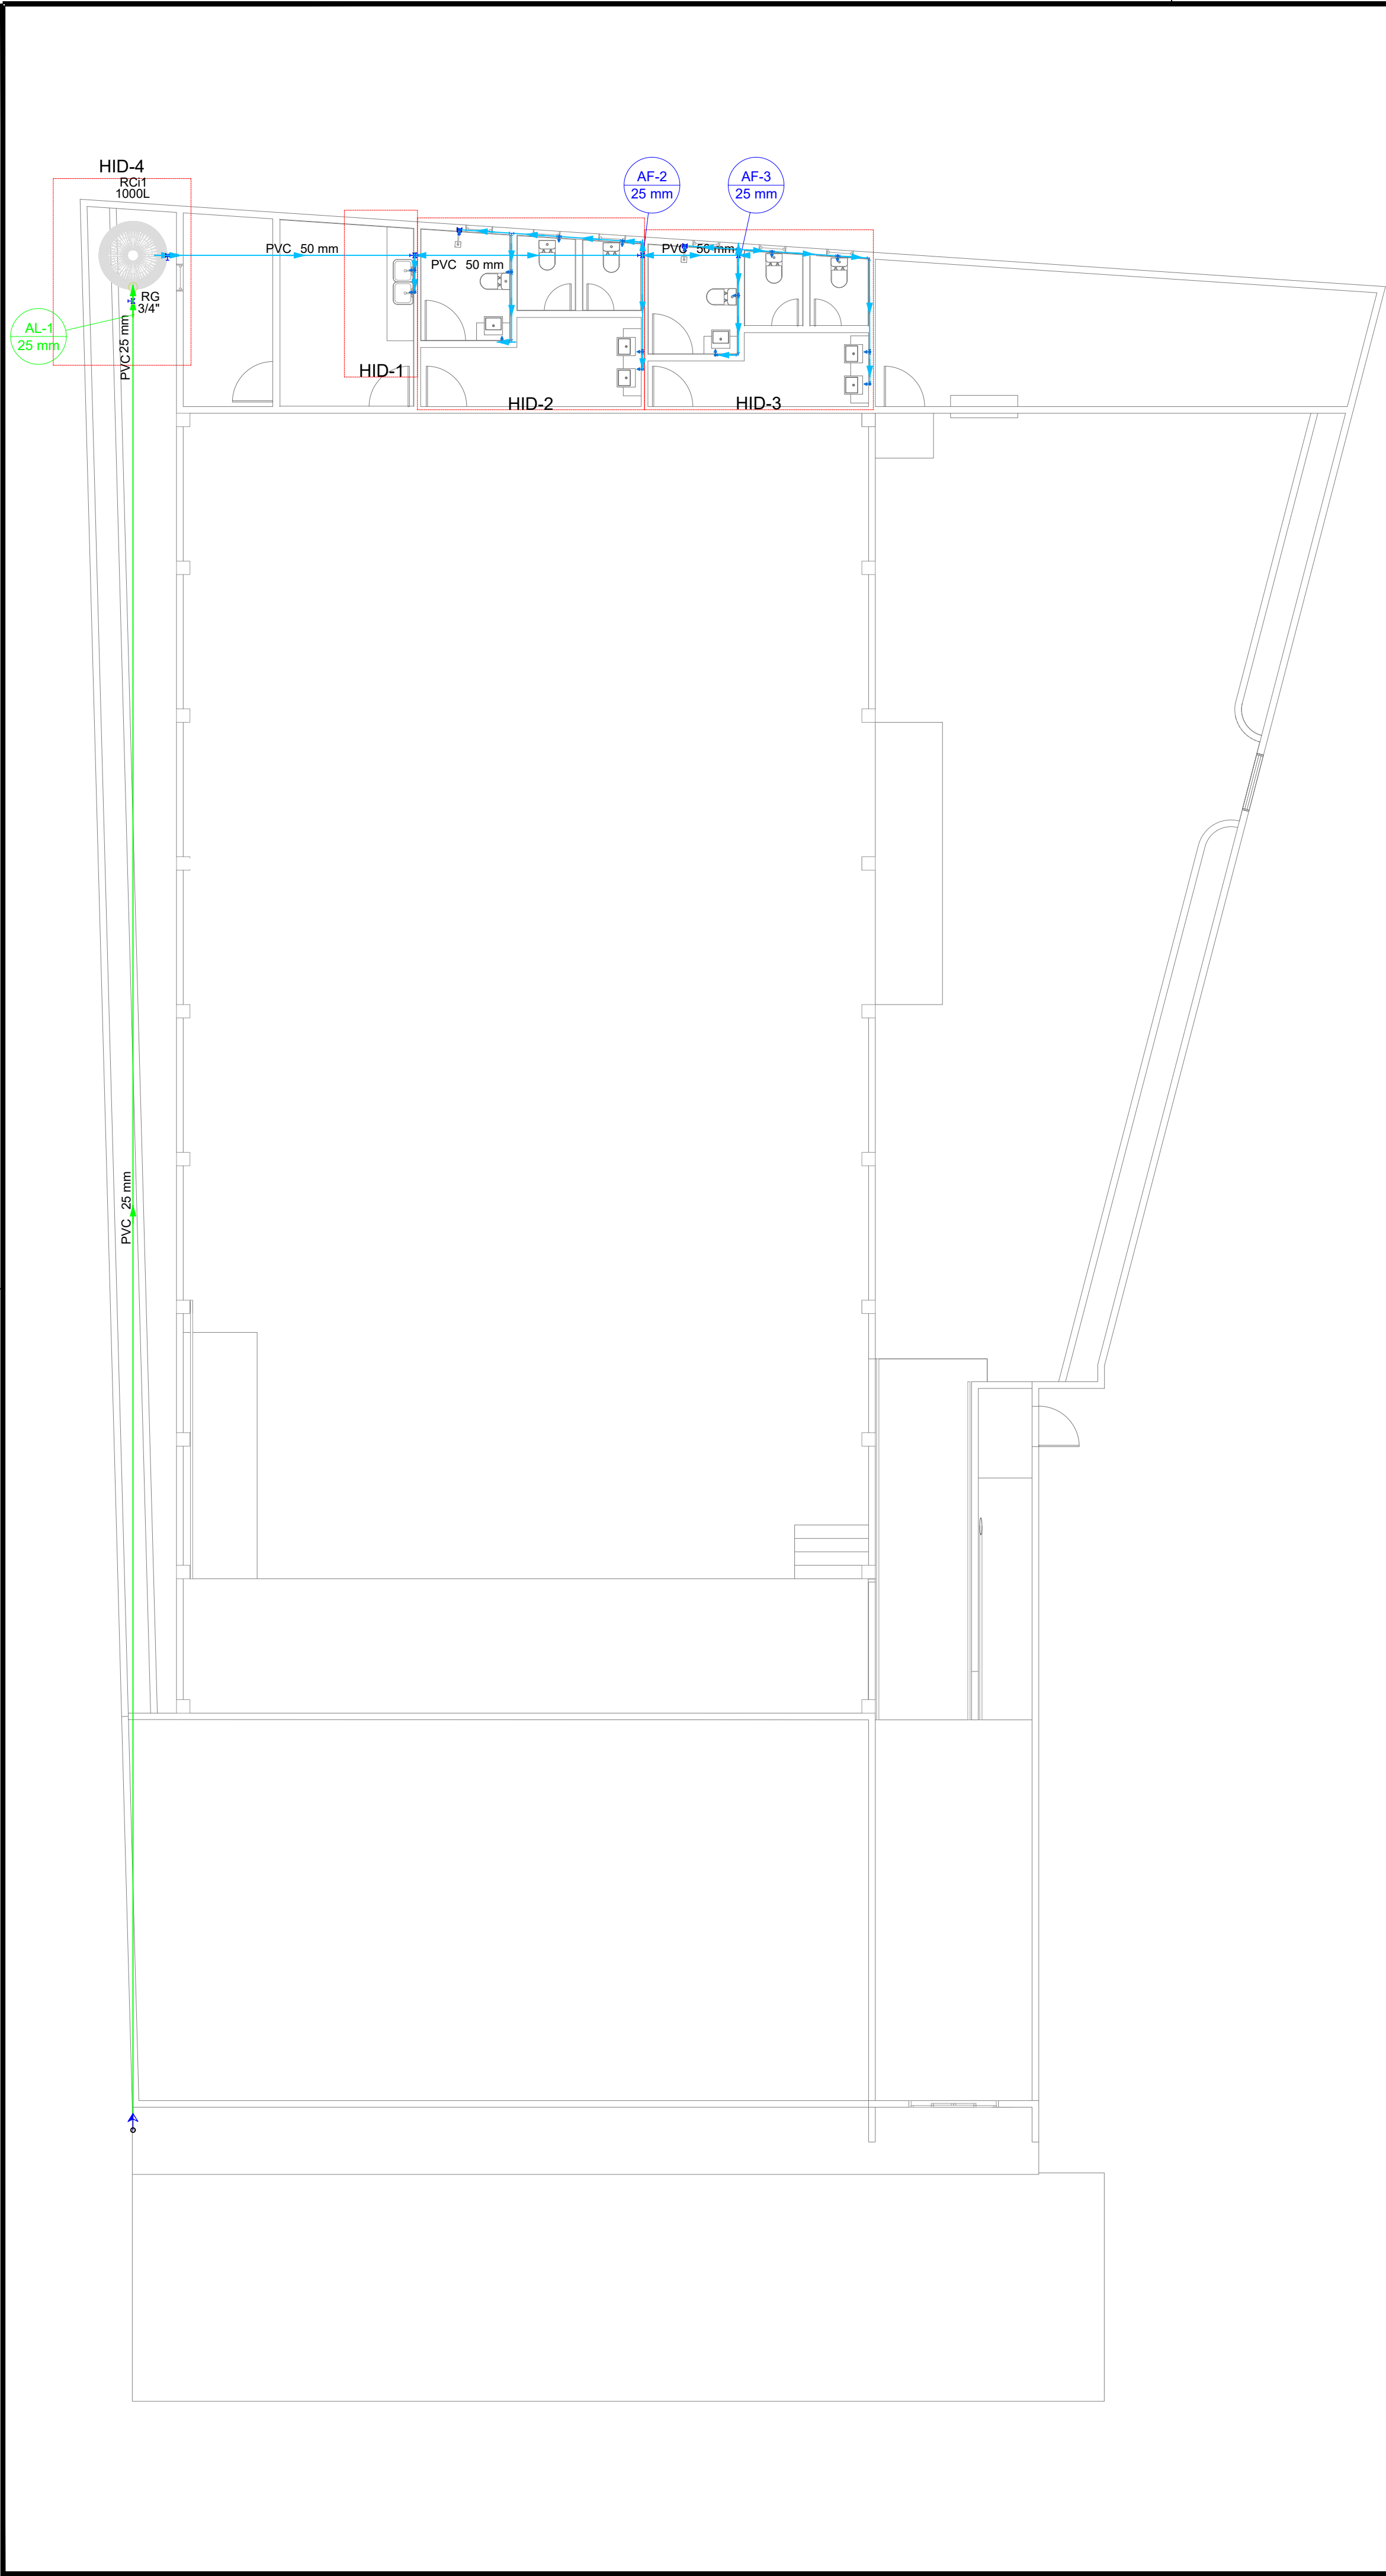


DETALHE HID-2
1:25

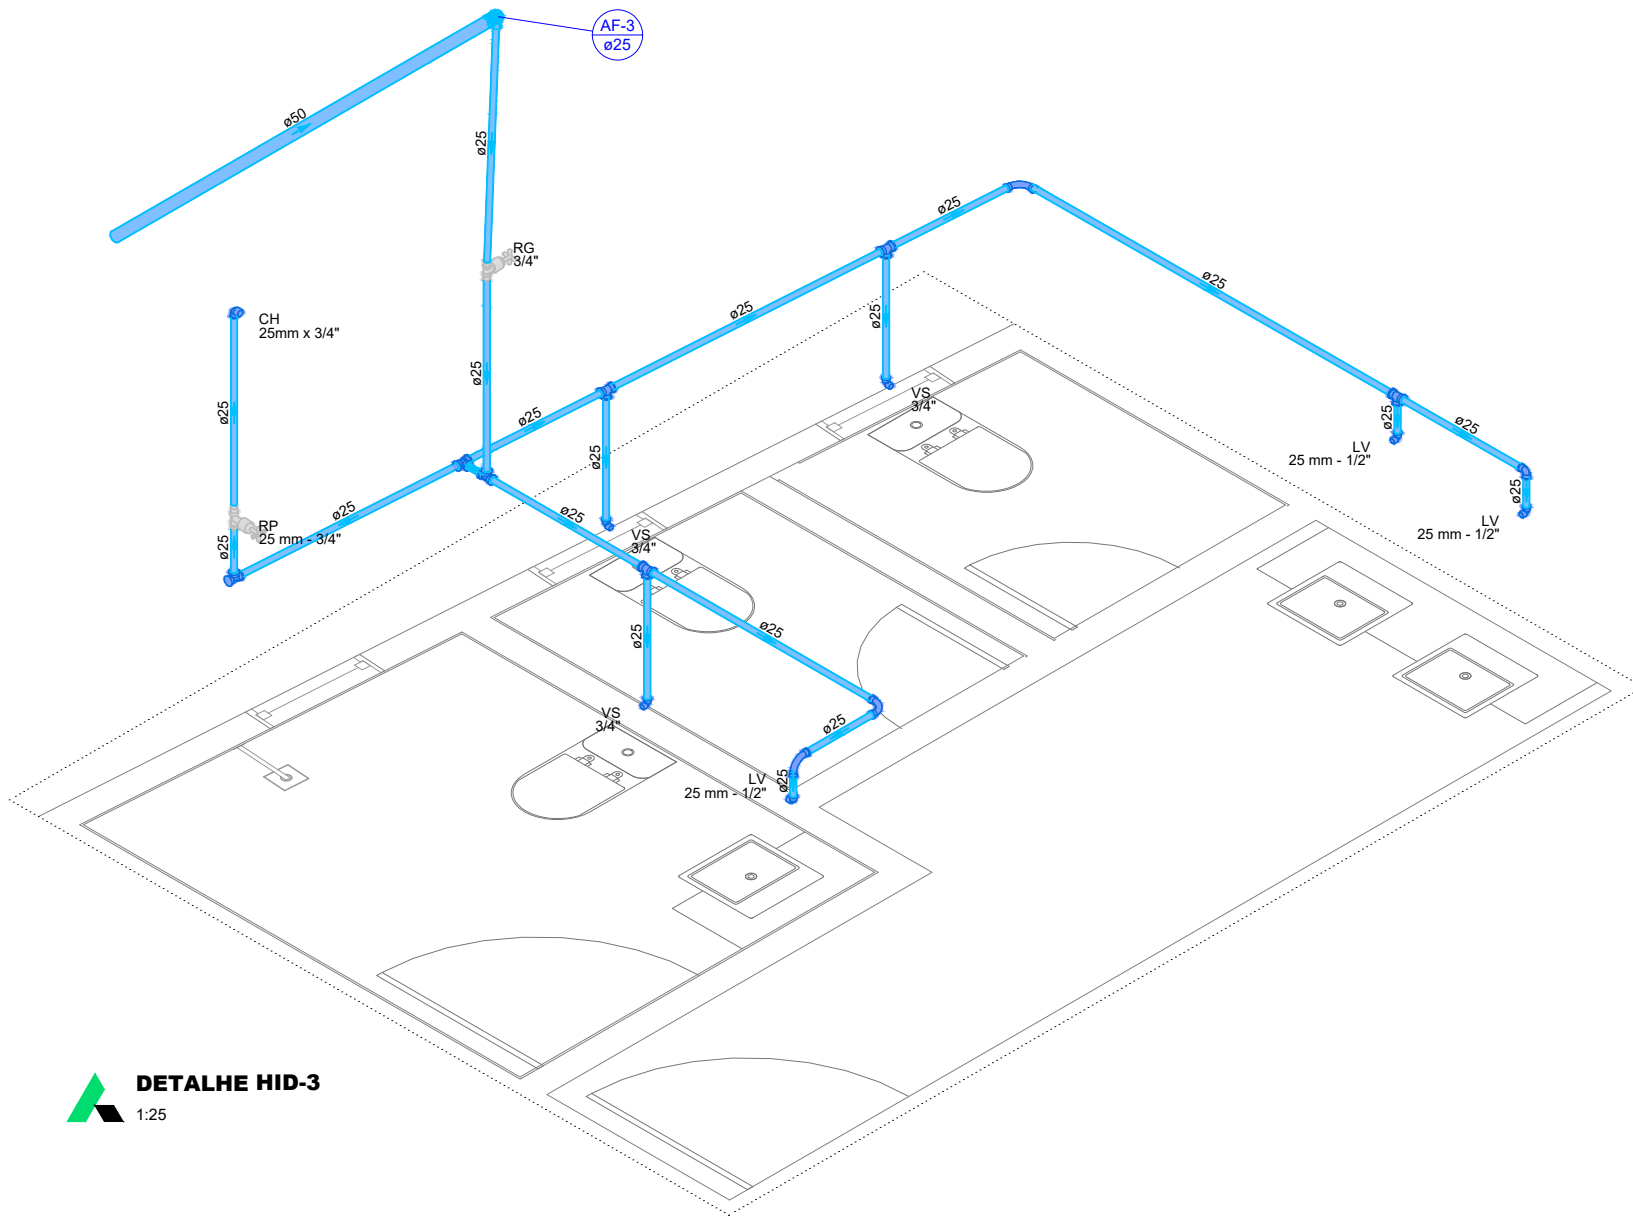

DETALHE HID-3
1:25

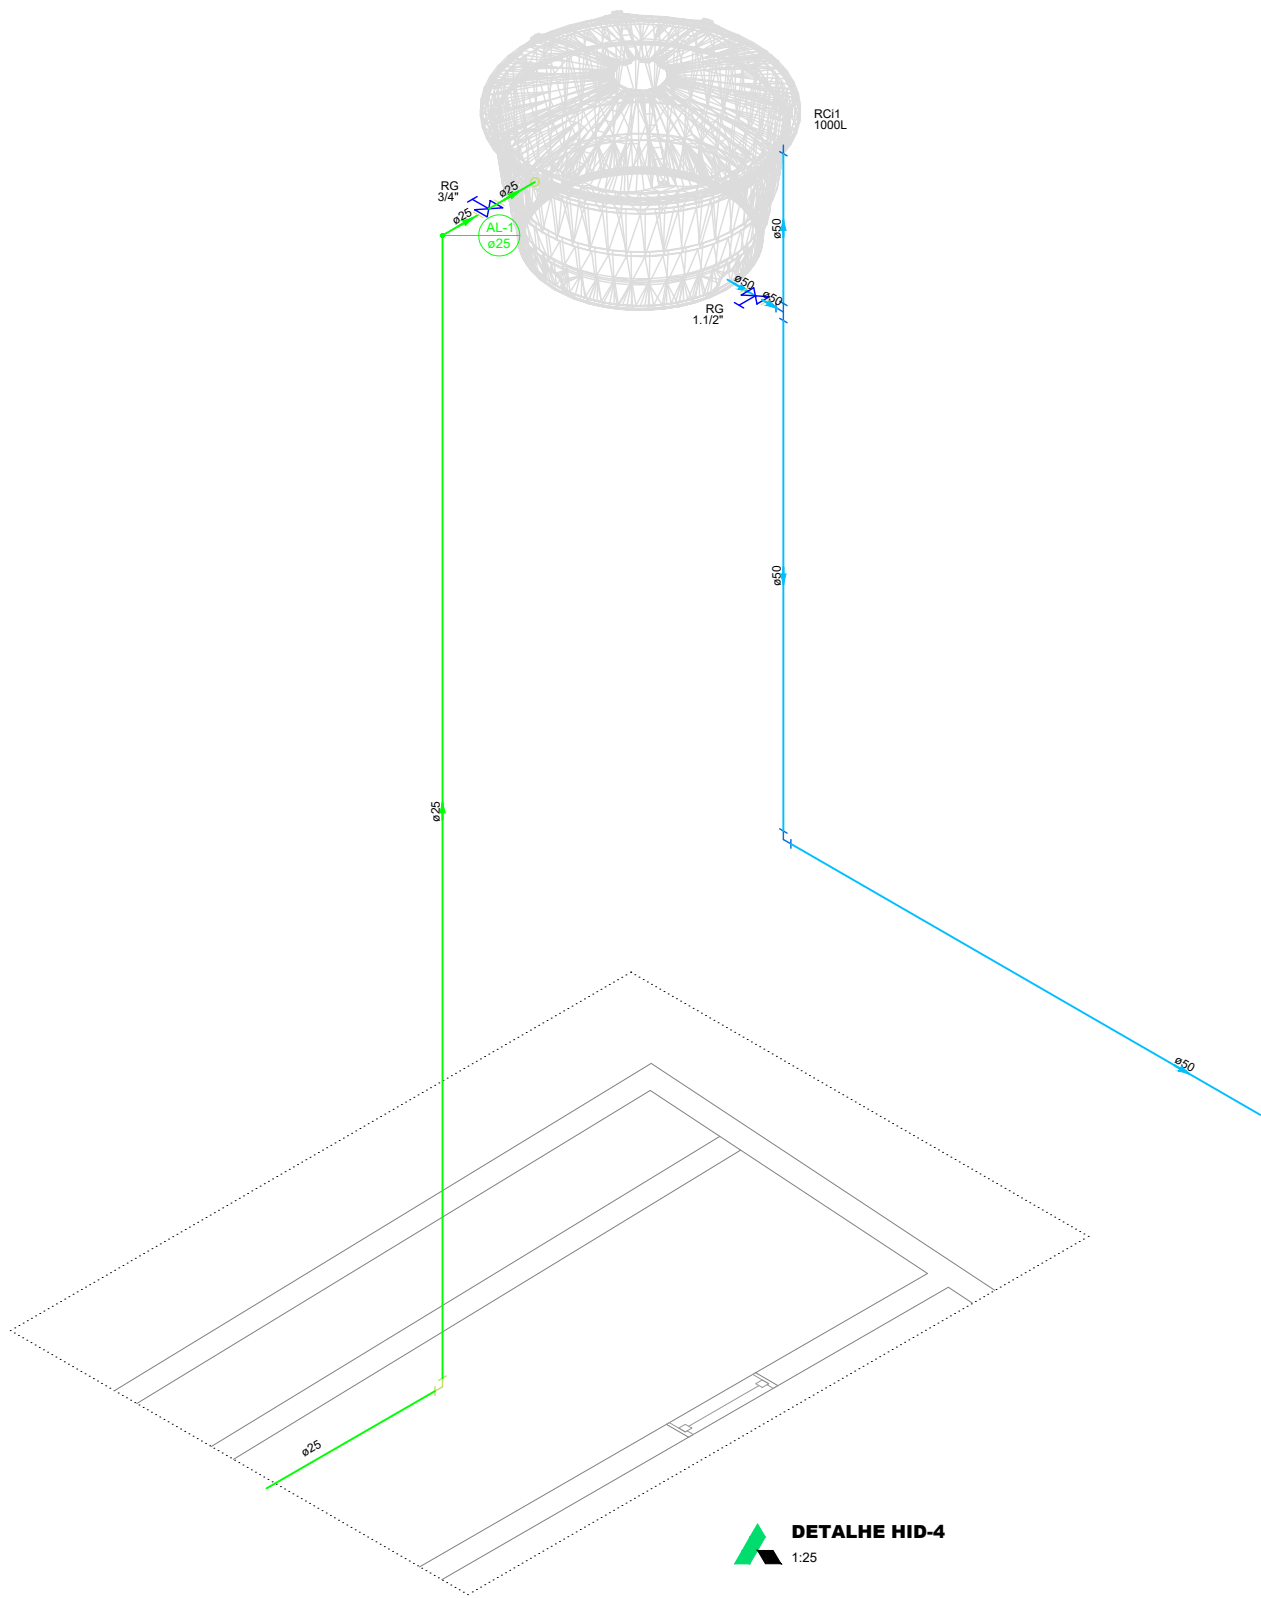

DETALHE HID-4
1:25

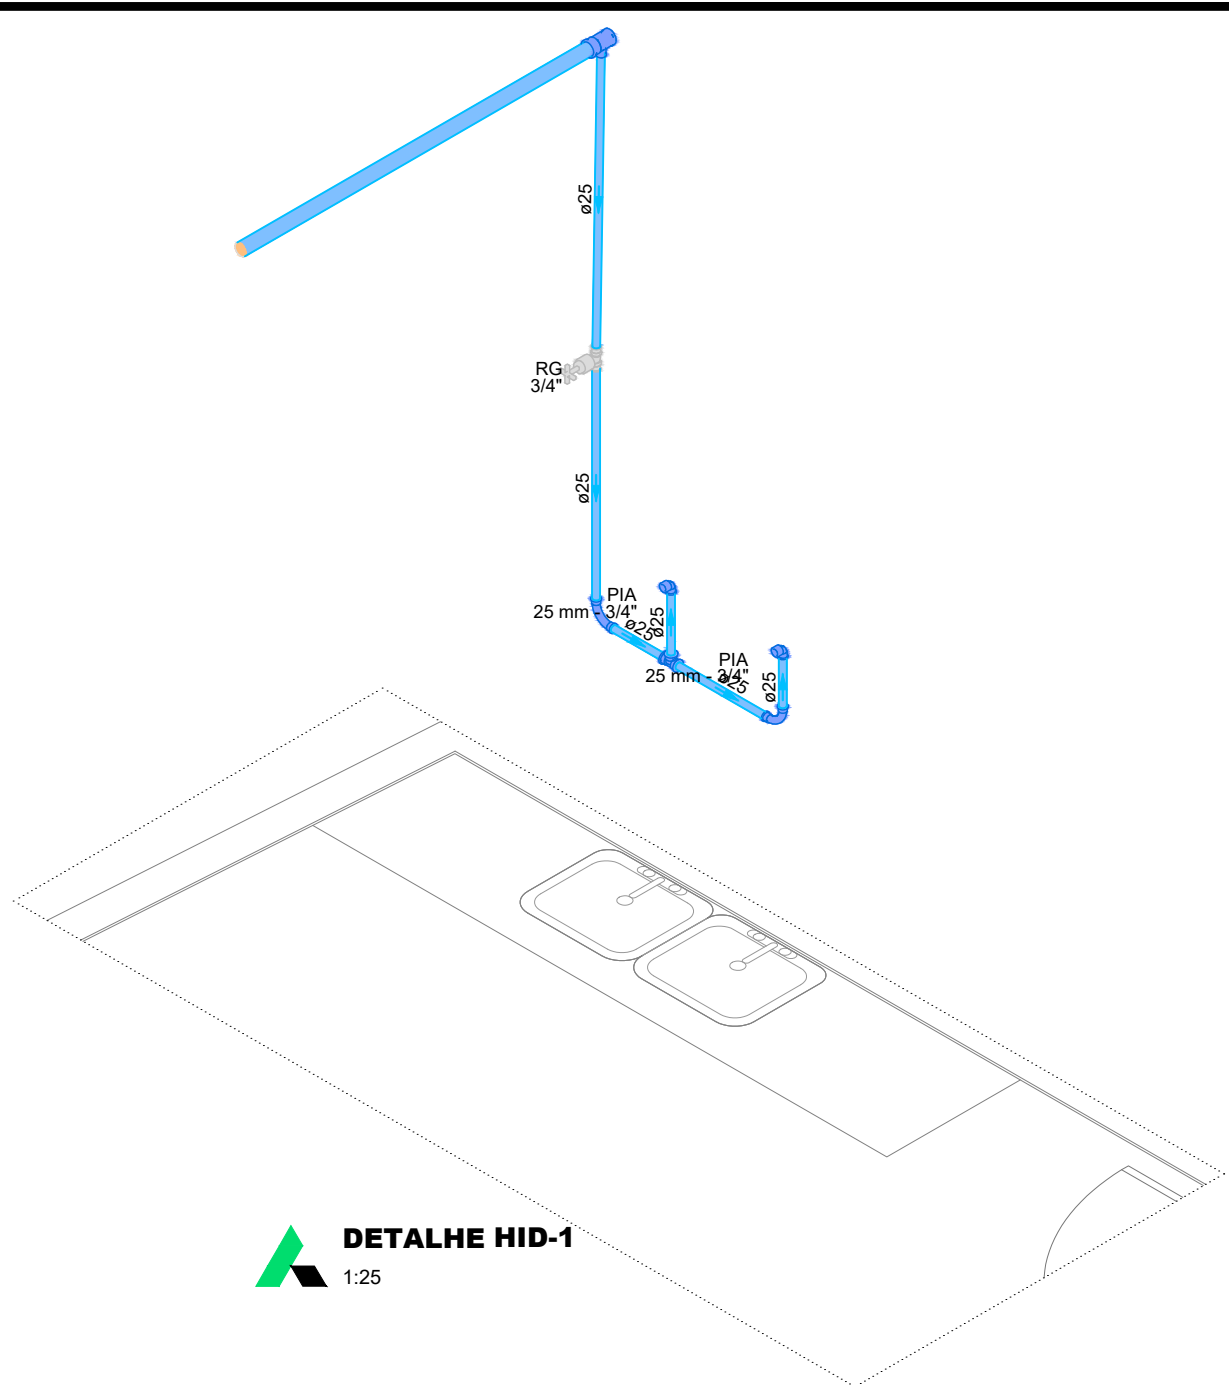

DETALHE HID-1
1:25

Lista de materiais - Pavimento	
Alimentação	
Ferro maleável classe 10	
Colar de tomada de f"1"	
1 1/2"	1 pç
Metais	
Registro de esfera	1 pç
Registro de gaveta bruto ABNT	1 pç
3/4"	
PVC rígido roscável	
Curva 90 c/ rosca	1 pç
1 1/2"	
PVC rígido soldável	
Adapt sold c/ flange fixo p cx. d'água	2 pç
25 mm - 3/4"	
Adapt sold curto c/bolsa-rosca p registro	2 pç
25 mm - 1 1/2"	
Curva 90 soldável	1 pç
25 mm	2 pç
Tubos	
25 mm	47.06 m
Água fria	
Aparelho	
Chuveiro	
25mm x 3/4"	2 pç
Torneira de Pia de Cozinha	
25mm - 3/4"	2 pç
Torneira de lavatório	
25 mm - 1/2"	6 pç
Vaso Sanitário c/ cx. acoplada	
1/2"	6 pç
Metais	
Registro de gaveta bruto ABNT	1 pç
3/4"	
Registro de pressão c/ canopla cromada	3 pç
3/4"	
PVC Acessórios	
Engate flexível cobre cromado com canopla	6 pç
1/2 - 30cm	
Engate flexível plástico	6 pç
1/2 - 30cm	
PVC misto soldável	
Curva 90 c/ rosca	1 pç
1 1/2"	
25 mm - 3/4"	2 pç
PVC rígido soldável	
Adapt sold c/ flange fixo p cx. d'água	1 pç
50 mm - 1 1/2"	
Adapt sold curto c/bolsa-rosca p registro	8 pç
25 mm - 3/4"	
50 mm - 1 1/2"	2 pç
Curva 90 soldável	10 pç
25 mm	1 pç
Joelho 90° soldável	
25 mm	1 pç
Tubos	
25 mm	33.16 m
50 mm	16.55 m
Tê 90 soldável	
25 mm	14 pç
50 mm	1 pç
Tê de redução 90 soldável	
50 mm - 25 mm	2 pç
PVC soldável azul c/ bucha latão	
Joelho 90° soldável com bucha de latão	
25 mm - 3/4"	4 pç
Joelho de redução 90° soldável com bucha de latão	
25 mm - 1/2"	12 pç
Reservatório cilíndrico	
Poietileno	
1000 L	1 pç

Legenda de condutos - Pavimento	
Água fria	
Alimentação	

Legenda das indicações - Pavimento	
RG	Registro bruto gaveta ABNT c/PVC soldável - 3/4"

Legenda - Pavimento	
Alimentador Predial	
Registro bruto gaveta ABNT c/PVC soldável	
Registro de Pressão com PVC soldável	
Registro de gaveta c/canopla cromada c/PVC soldável	

Legenda detalhada - Pavimento	
Alimentador Predial	
Ferro maleável classe 10	
Colar de tomada de f"1"	1pç
Metais	
Registro de esfera	1 pç
PVC rígido roscável	
Curva 90 c/ rosca	1 pç
1 1/2"	
PVC rígido soldável	
Adapt sold curto c/bolsa-rosca p registro	1 pç
50 mm - 1 1/2"	
Registro bruto gaveta ABNT c/PVC soldável	
Metais	
Registro de gaveta bruto ABNT	
1 1/2"	1 pç
PVC rígido soldável	
Adapt sold curto c/bolsa-rosca p registro	2 pç
50 mm - 1 1/2"	
Registro de Pressão com PVC soldável	
Metais	
Registro de pressão c/ canopla cromada	
3/4"	1 pç
PVC misto soldável	
Linha soldável c/ rosca	
25 mm - 3/4"	1 pç
PVC rígido soldável	
Adapt sold curto c/bolsa-rosca p registro	
25 mm - 3/4"	1 pç
Registro de gaveta c/canopla cromada c/PVC soldável	
Metais	
Registro de gaveta c/ canopla cromada	
3/4"	1 pç
PVC rígido soldável	
Adapt sold curto c/bolsa-rosca p registro	
25 mm - 3/4"	2 pç



CENTRO DE ASSISTÊNCIA DOS IDOSOS
PREFEITURA MUNICIPAL DE PARNARAMA - MA

TÍTULO: PROJETO HIDRAULICO - PLANTA BAIXA E DETALHAMENTOS

RESPONSÁVEL TÉCNICO:
JOHATAN GOMES AMORIM

OBJETO: REFORMA E AMPLIAÇÃO DO CENTRO DE ASSISTÊNCIA DOS IDOSOS NO MUNICÍPIO DE PARNARAMA/MA

DESENHISTA: THALYSON

RESPONSÁVEL PELO PROPOSTANTE: Juvenal Francisco Carvalho e Silva

ÁREA CONSTRUÇÃO(m²): 617,01 m²

ASSINATURA DO RESP. TÉCNICO: *Johatan G. Amorim*

CREA: 112051155-0

CREA/MA: 1120511550

ÁREA TOTAL(m²): 985,18 m²

FOLHA: 01/01

ESCALA: 1/100