



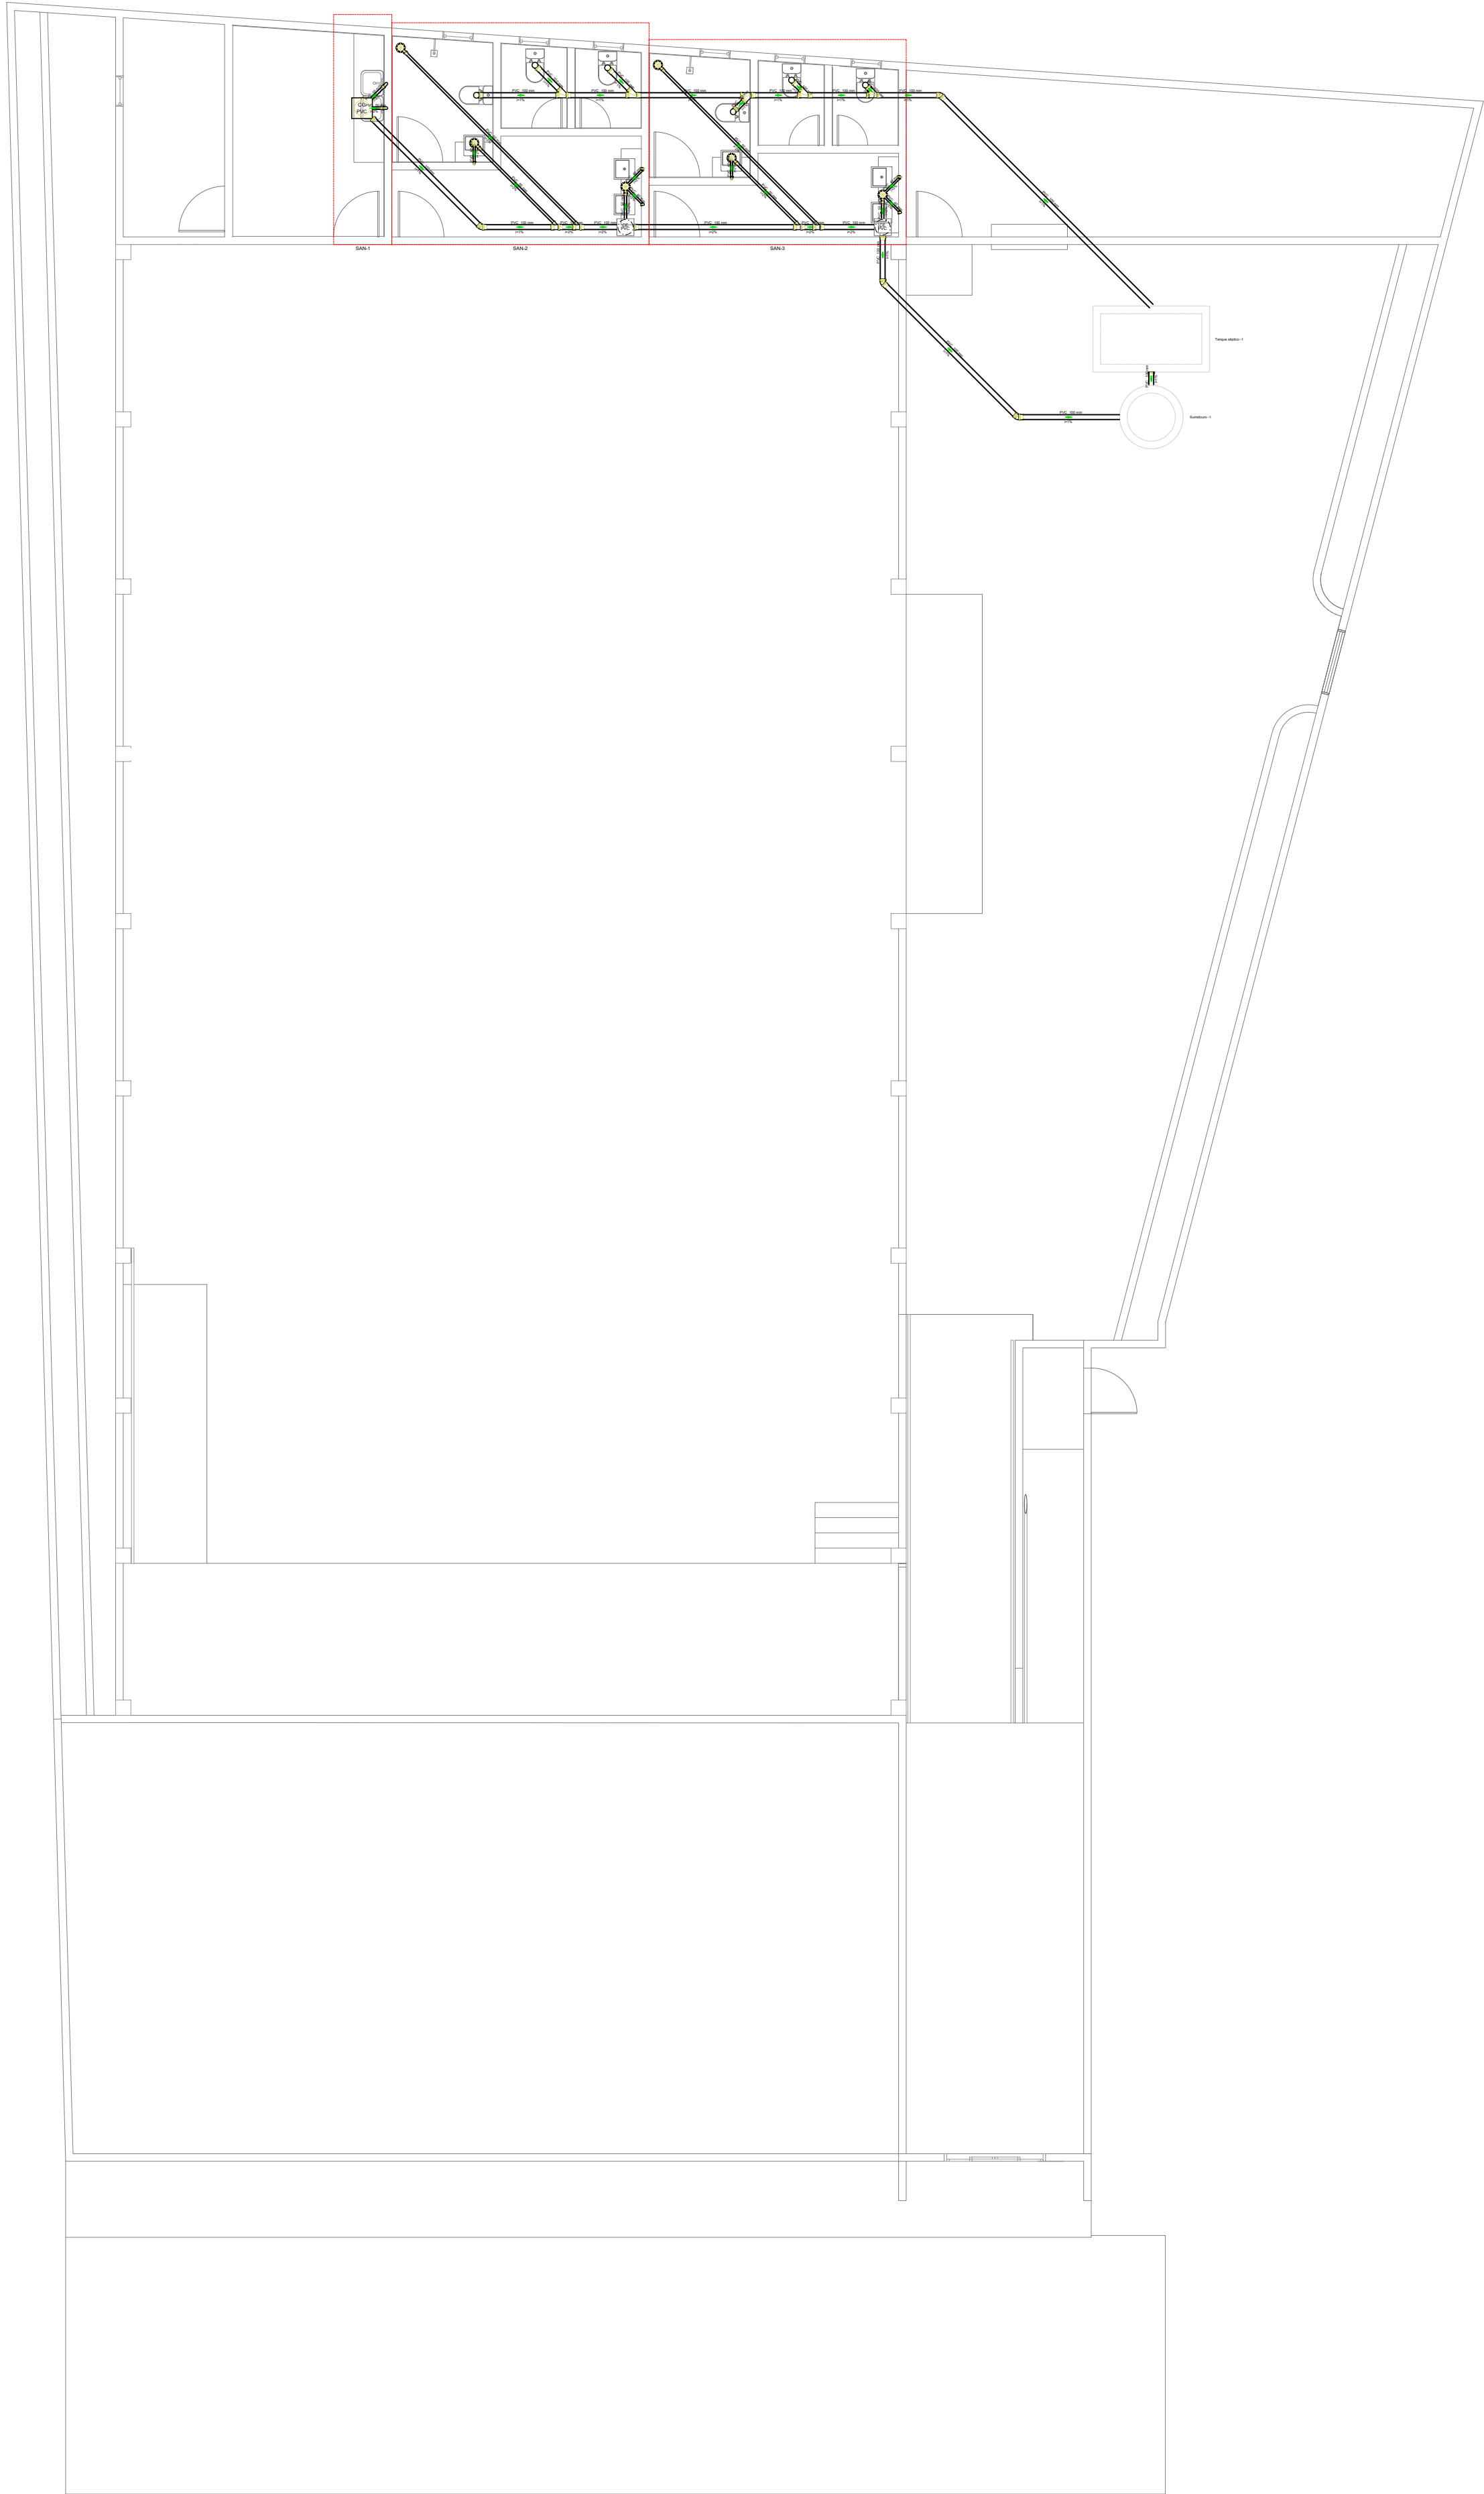

DETALHE SAN-1
1:25

DETALHE SAN-2
1:25

DETALHE SAN-3
1:25

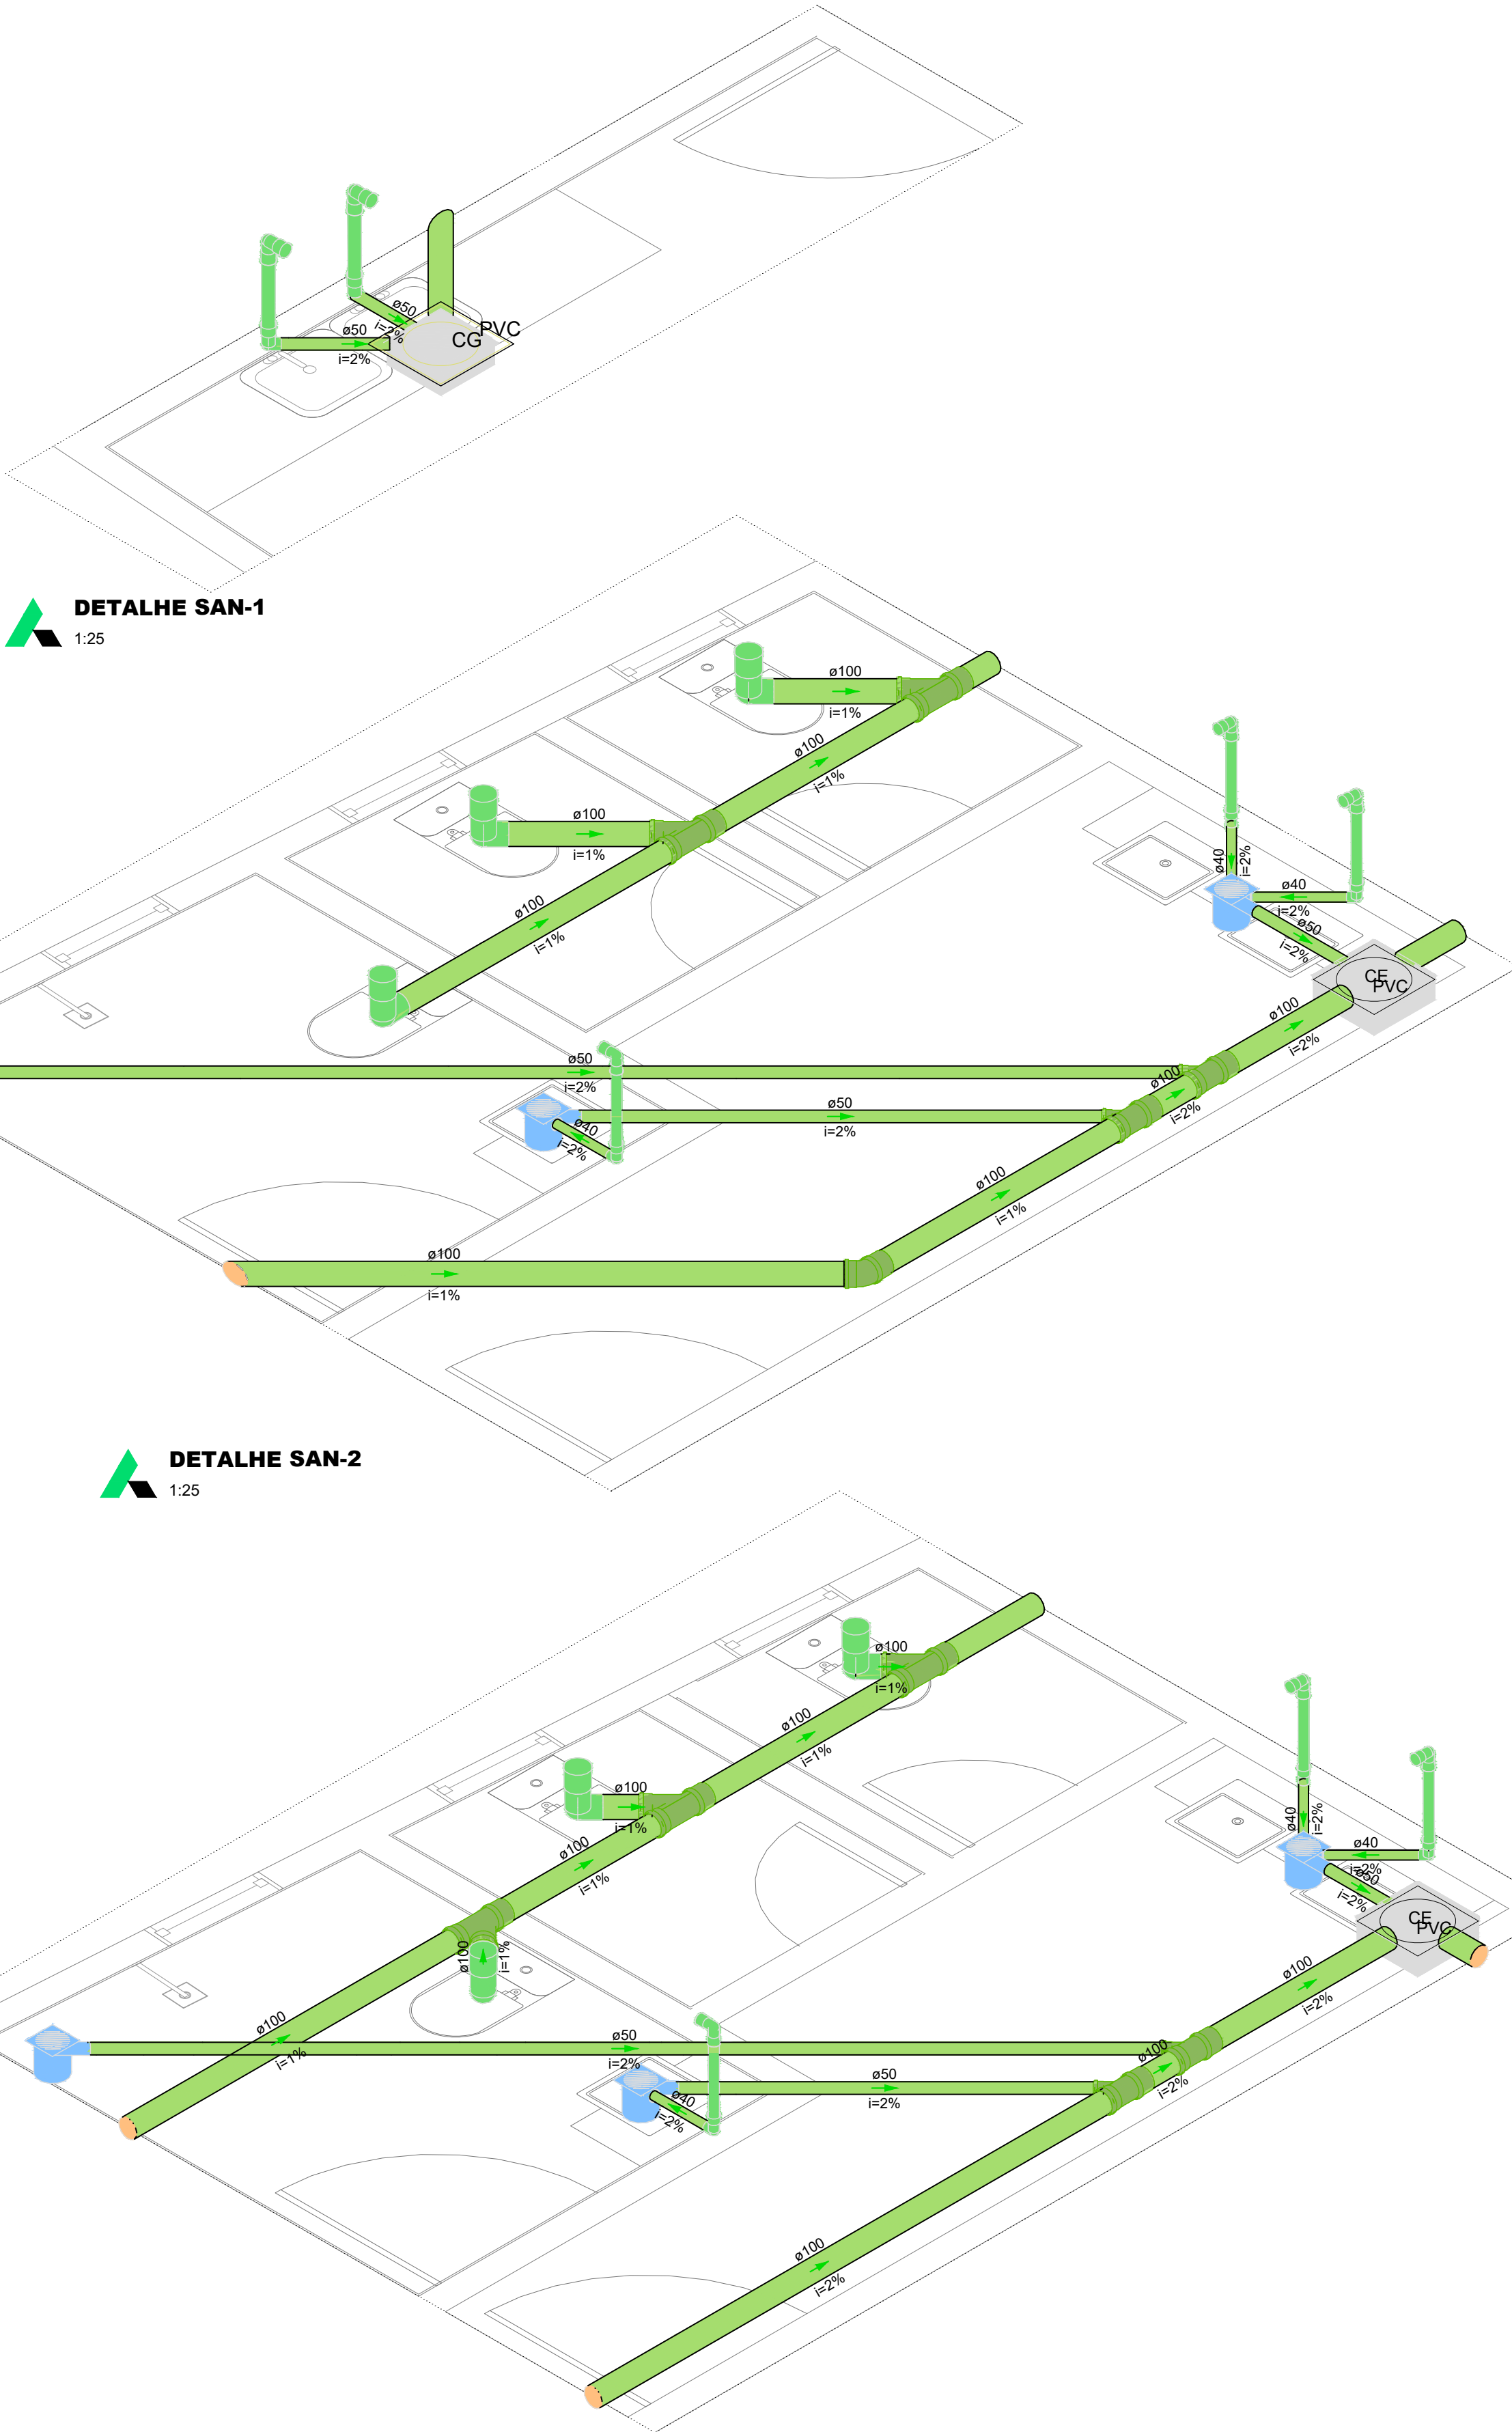

Lista de materiais - Pavimento	Legenda detalhada - Pavimento
Esgoto	Caixa Sifonada
Caixas de Passagem	PVC Acessórios
Caixa de gordura PVC	Caixa sifonada
CG 30 cm	150x150x50
Caixa de passagem PVC	PVC Esgoto
30 cm	Anel de borracha
	50mm - 2"
PVC Acessórios	
Caixa sifonada	Caixas de Gordura
150x150x50	Caixas de Passagem
Sifão de copo p/ pia e lavatório	Caixa de gordura PVC
1" - 1.1/2"	CG 30 cm
1" - 2"	
Válvula p/ lavatório e tanque	Caixas de passagem PVC DN 30
1"	Caixas de Passagem
Válvula p/ pia	Caixa de passagem PVC
1"	30 cm
PVC Esgoto	Chuveiro Coletivo
Anel de borracha	PVC Acessórios
100mm - 4"	Caixa sifonada
50mm - 2"	150x150x50
Curva 90 curta	PVC Esgoto
40 mm	Anel de borracha
Joelho 45	50mm - 2"
Joelho 90	
100 mm	Joelho 45
50 mm	PVC Esgoto
Joelho 90 c/anel p/ esgoto secundário	Anel de borracha
40 mm - 1.1/2"	100mm - 4"
	Joelho 45
	100 mm
Junção simples	
100 mm - 50 mm	PVC Esgoto
100 mm - 100 mm	Anel de borracha
Tubo PVC ponta-bolsa c/ virola	100mm - 4"
100 mm - 4"	Junção simples
50 mm - 2"	100 mm - 100 mm
Tubo rígido c/ ponta e bolsa soldável	
40 mm	Lavatório Residencial com sifão
Tubo rígido c/ ponta lisa	PVC Acessórios
100 mm - 4"	Sifão de copo p/ pia e lavatório
40 mm	1" - 1.1/2"
50 mm - 2"	Válvula p/ lavatório e tanque
Vedação p/ saída de vaso sanitário	1"
100 mm	PVC Esgoto
Unidades de tratamento	Curva 90 curta
Alpa	40 mm
Ferro	Joelho 90 c/anel p/ esgoto secundário
Argamassa	40 mm - 1.1/2"
Argamassa	Tubo rígido c/ ponta lisa
Brita	40 mm
n°3	
Concreto	Pia de Cozinha Residencial com Sifão 50mm
Concreto	PVC Acessórios
Tampa	Sifão de copo p/ pia e lavatório
Hermética	1" - 2"
Tijolo	Válvula p/ pia
Furado	1"

Legenda de condutos - Pavimento
Esgoto

Legenda - Pavimento
Caixa Sifonada
CG PVC
Caixas de Gordura
CE PVC
Caixas de passagem PVC DN 30
Chuveiro Coletivo
Joelho 45
Junção simples
Lavatório Residencial com sifão
Pia de Cozinha Residencial com Sifão 50mm
Vaso Sanitário c/ J90°



CENTRO DE ASSISTÊNCIA DOS IDOSOS
PREFEITURA MUNICIPAL DE PARNARAMA - MA

TÍTULO: PROJETO SANITÁRIO - PLANTA BAIXA, PLANILHAS E DETALHAMENTOS

RESPONSÁVEL TÉCNICO: JOHATAN GOMES AMORIM

OBJETO: REFORMA E AMPLIAÇÃO DO CENTRO DE ASSISTÊNCIA DOS IDOSOS NO MUNICÍPIO DE PARNARAMA/MA

DESENHISTA: THALYSON

DATA: abril/2025

CREA: 112051155-0

RESPONSÁVEL PELO PROPONENTE: Juvenal Francisco Carvalho e Silva

ÁREA CONSTRUÍDA(m²): 617,01 m²

ÁREA TOTAL(m²): 985,18 m²

ASSINATURA DO RESP. TÉCNICO: 

FOLHA: 01/01

ESCALA: 1/100