


reservatório de polietileno ou fibra de vidro 310 litros

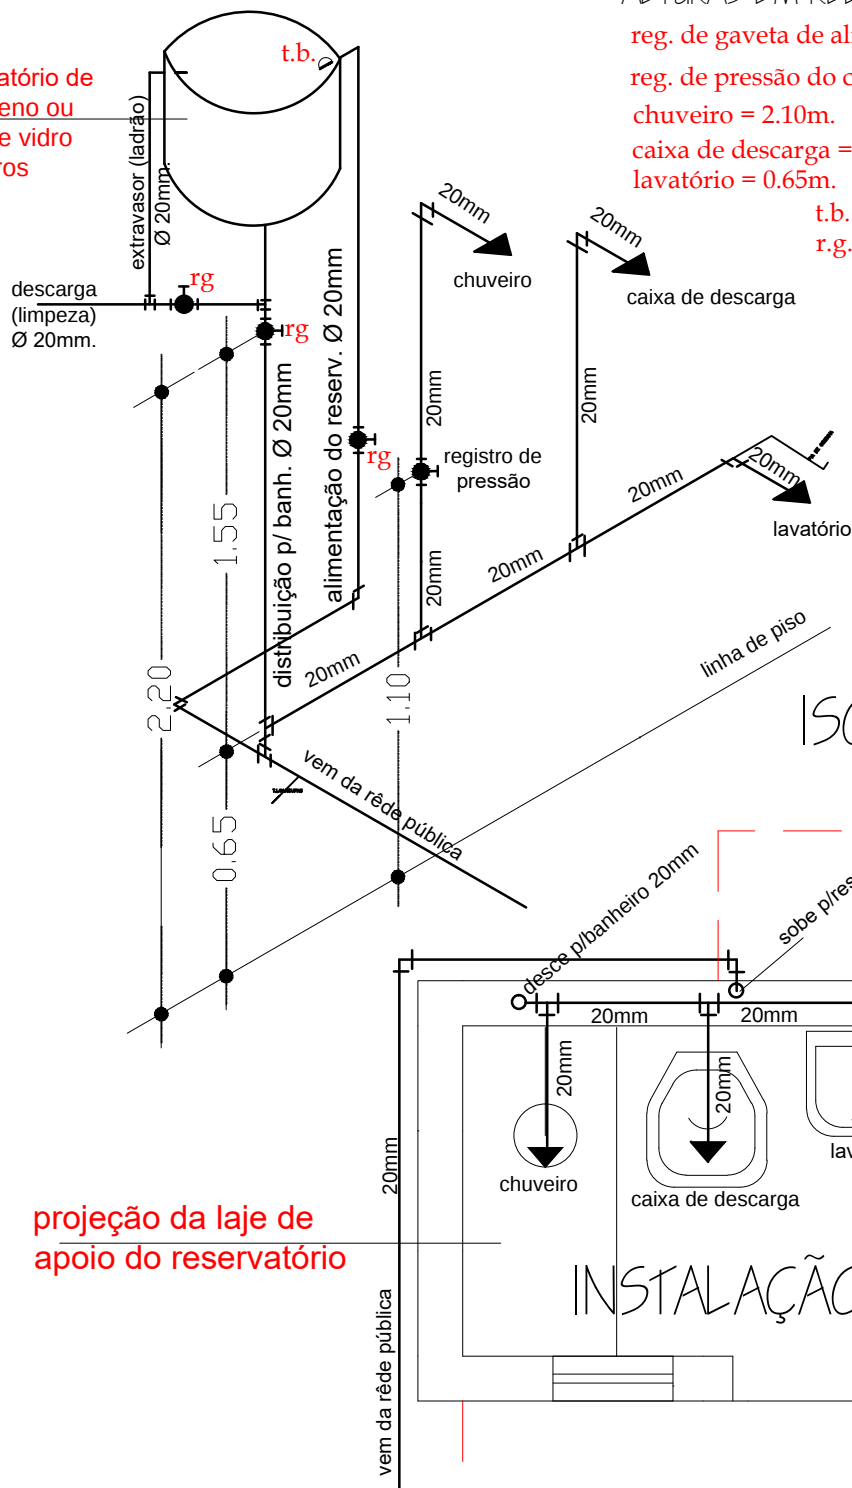

ALTURAS EM RELAÇÃO AO PISO

reg. de gaveta de alimentação=1.80m.

reg. de pressão do chuveiro = 1.00m.

chuveiro = 2.10m.

caixa de descarga = 1.80m.

lavatório = 0.65m.

t.b. - torneira de boia

r.g. - registro de gaveta

ISOMÉTRICO

projecção da laje de apoio do reservatório

INSTALAÇÃO HIDRÁULICA

entidade:

título:

**PROJETO DE IMPLANTAÇÃO DE:
MELHORIA SANITÁRIA DOMICILIAR TIPO 2**

discriminação:

(v. sanit., lavatório, chuveiro, t. séptico, sumidouro, res. elevado, tanque de lavar roupas, pia de cozinha e filtro cerâmico)

INSTALAÇÃO HIDRÁULICA

proprietário:

prancha nº

projeto:

resp. técnico:

06/06


escala:

1:25


desenho:

data:

SETEMBRO/2025

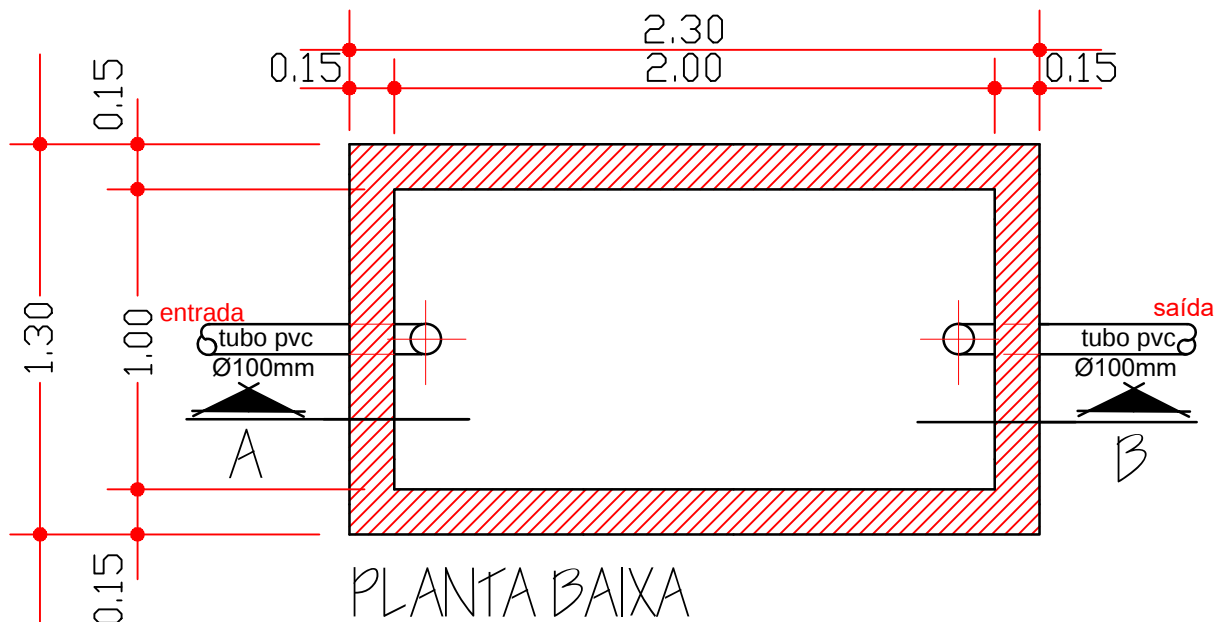

TANQUE SÉPTICO

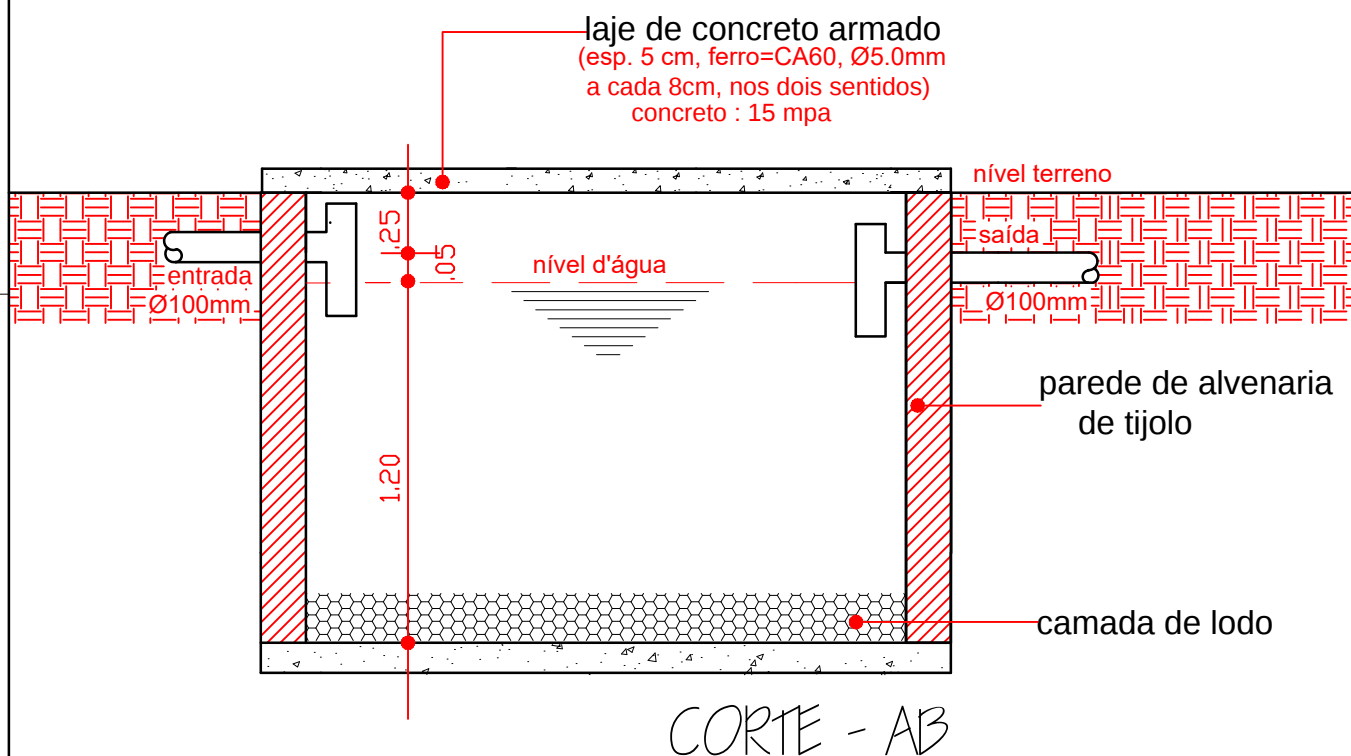

entidade:

título:

PROJETO DE IMPLANTAÇÃO DE: MELHORIA SANITÁRIA DOMICILIAR TIPO 2

(v. sanit., lavatório, chuveiro, t. séptico, sumidouro res. elevado, T. de lavar
roupas, pia de cozinha e filtro cerâmico)

discriminação:

TANQUE SÉPTICO
Planta Baixa e Corte

projeto:

resp. técnico:

prancha nº

04/06

escala:

1:25

desenho:


data:

SETEMBRO/ 2025

Proj. da tampa de concreto
DN 60cm. esp 0.07cm


Ø1.00

Ø1.30

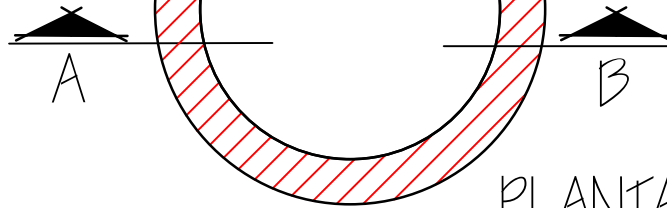

PLANTA BAIXA

SUMIDOURO DE ALVENARIA

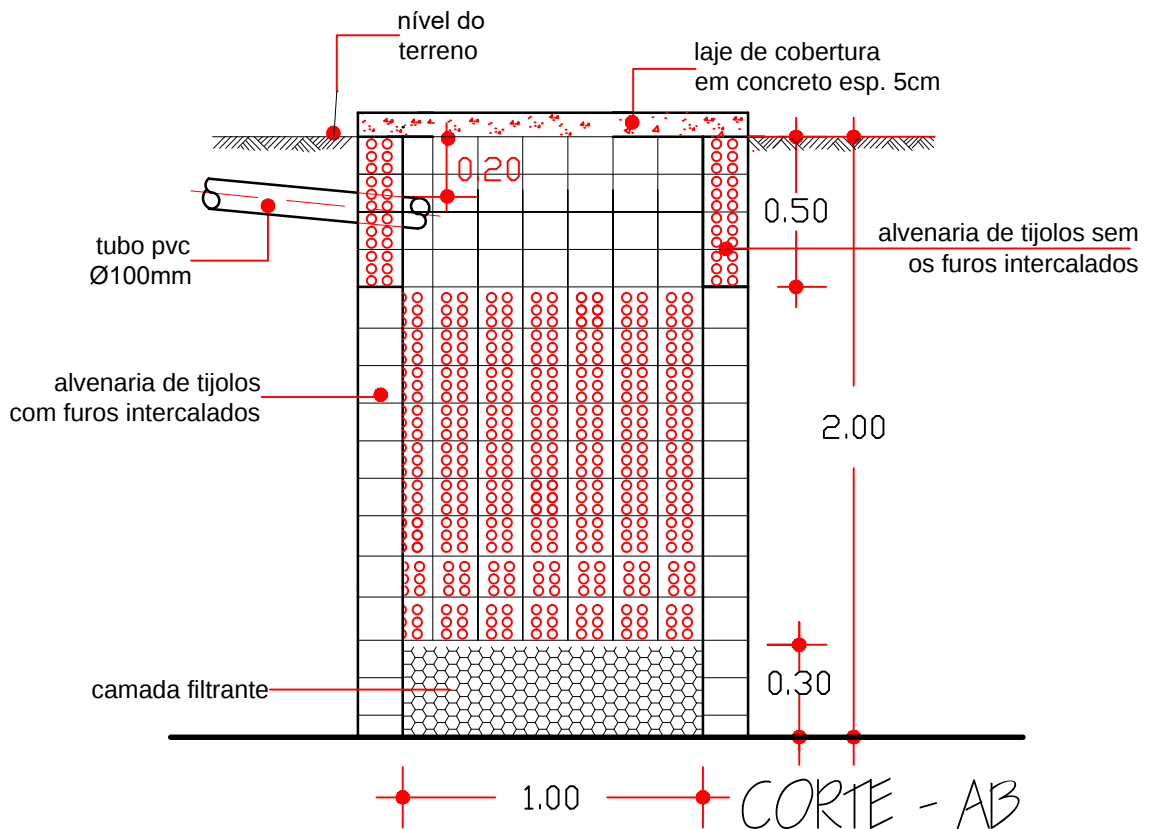

entidade:

título:

**PROJETO DE IMPLANTAÇÃO DE:
MELHORIA SANITÁRIA DOMICILIAR TIPO 2**

discriminação:

SUMIDOURO DE ALVENARIA
Planta Baixa e Corte

(v. sanit., lavatório, chuveiro, t. séptico, sumidouro res. elevado, T.de lavar

roupas, pia de cozinha e filtro cerâmico)

projeto:

resp. técnico:

prancha nº

05/06


escala:


1:25

desenho:

data:

SETEMBRO/2025

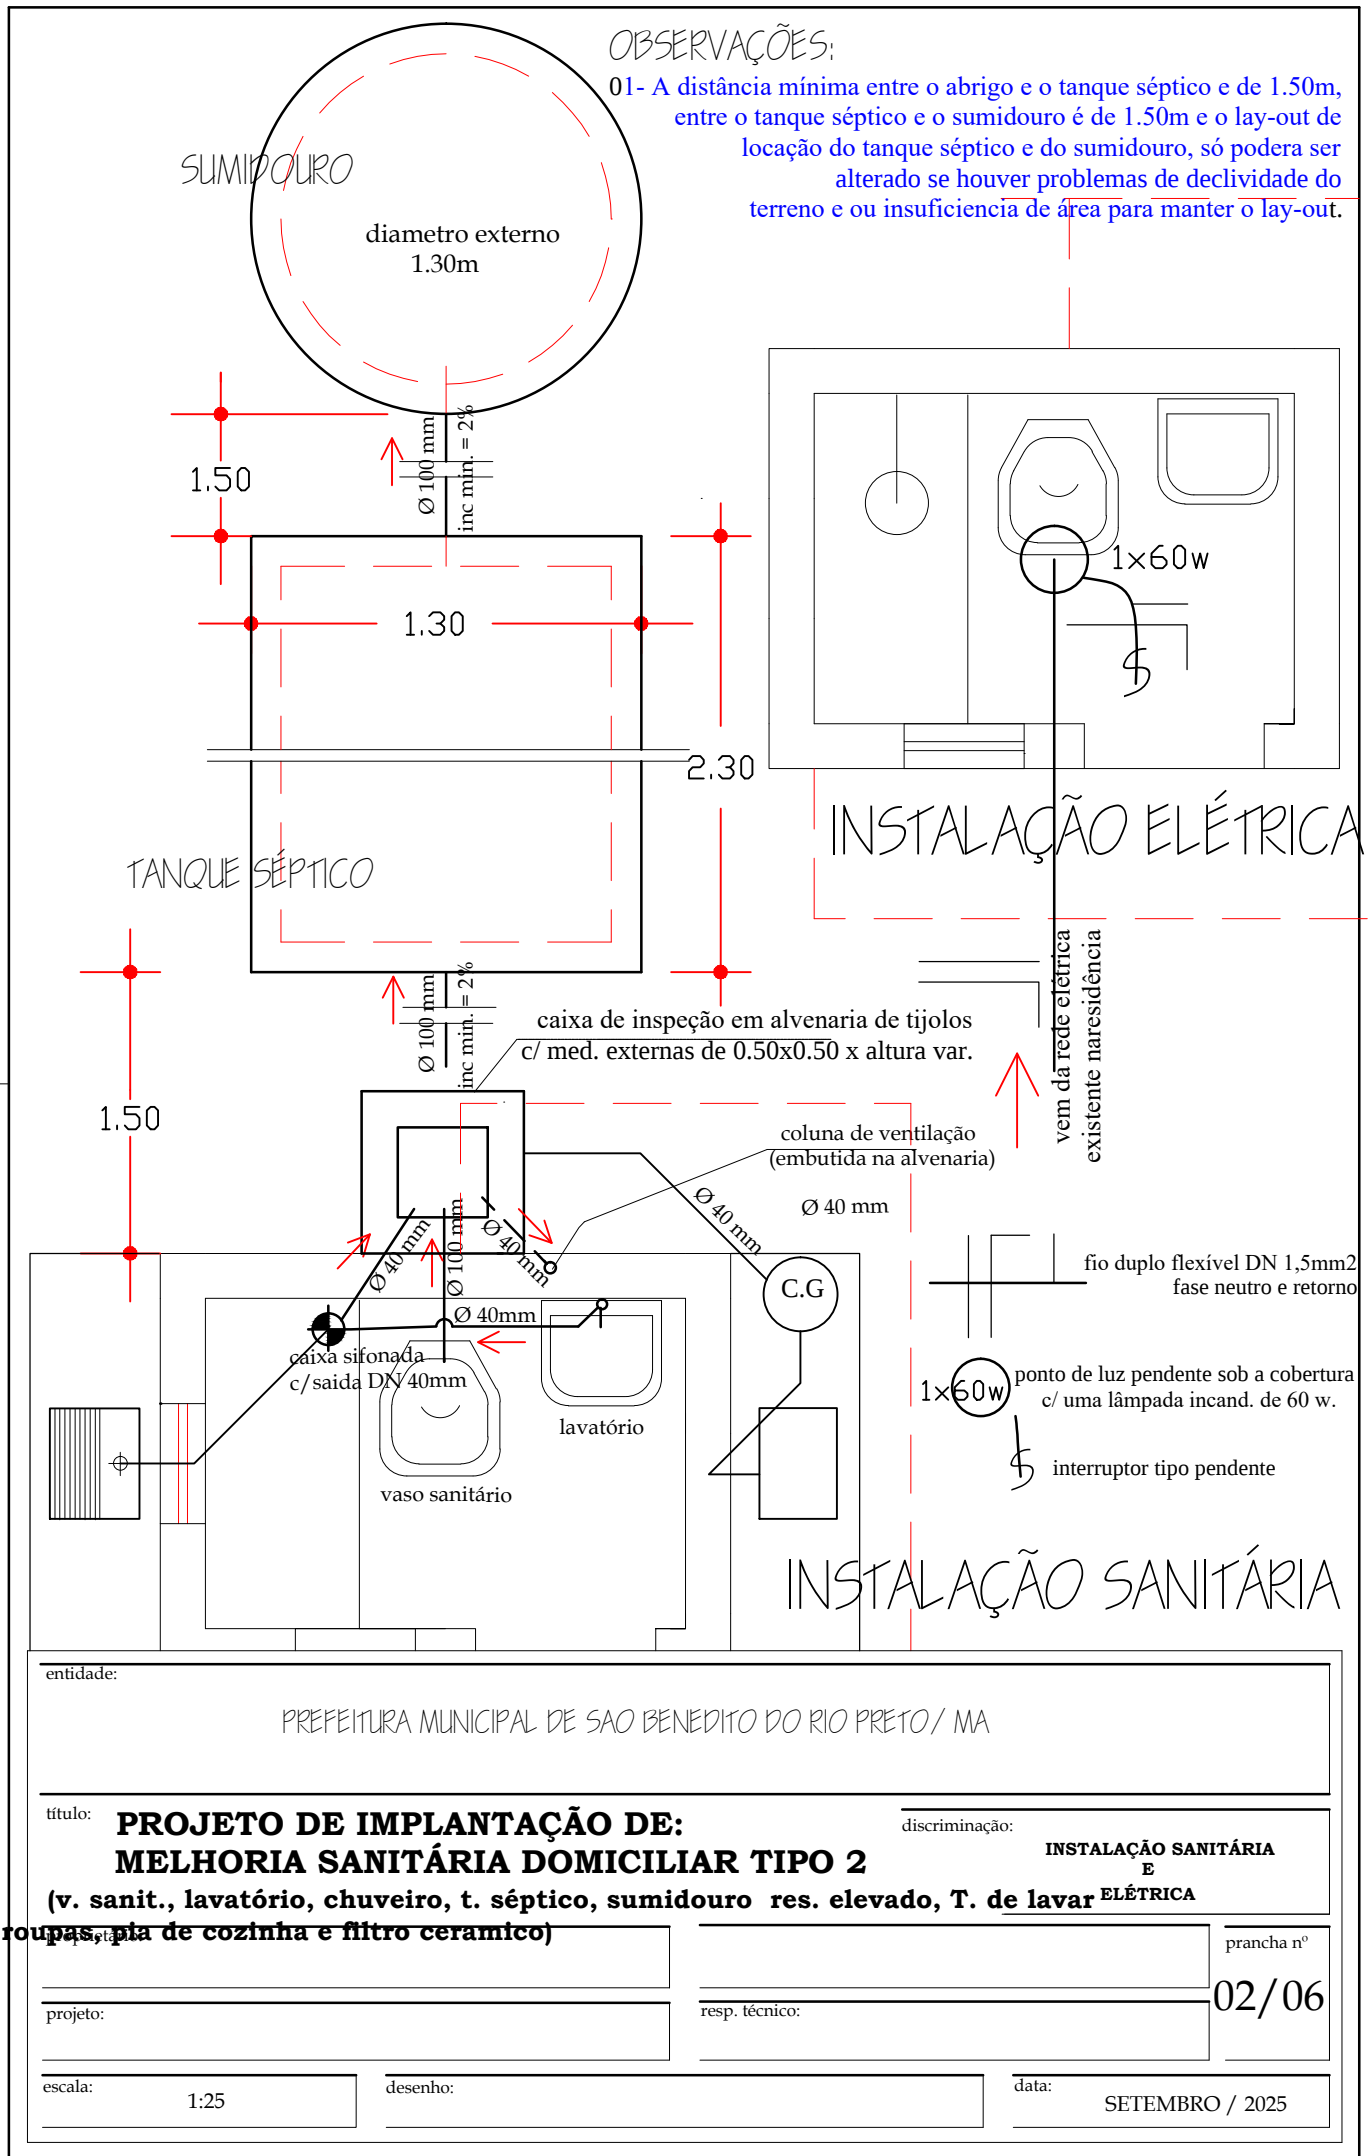

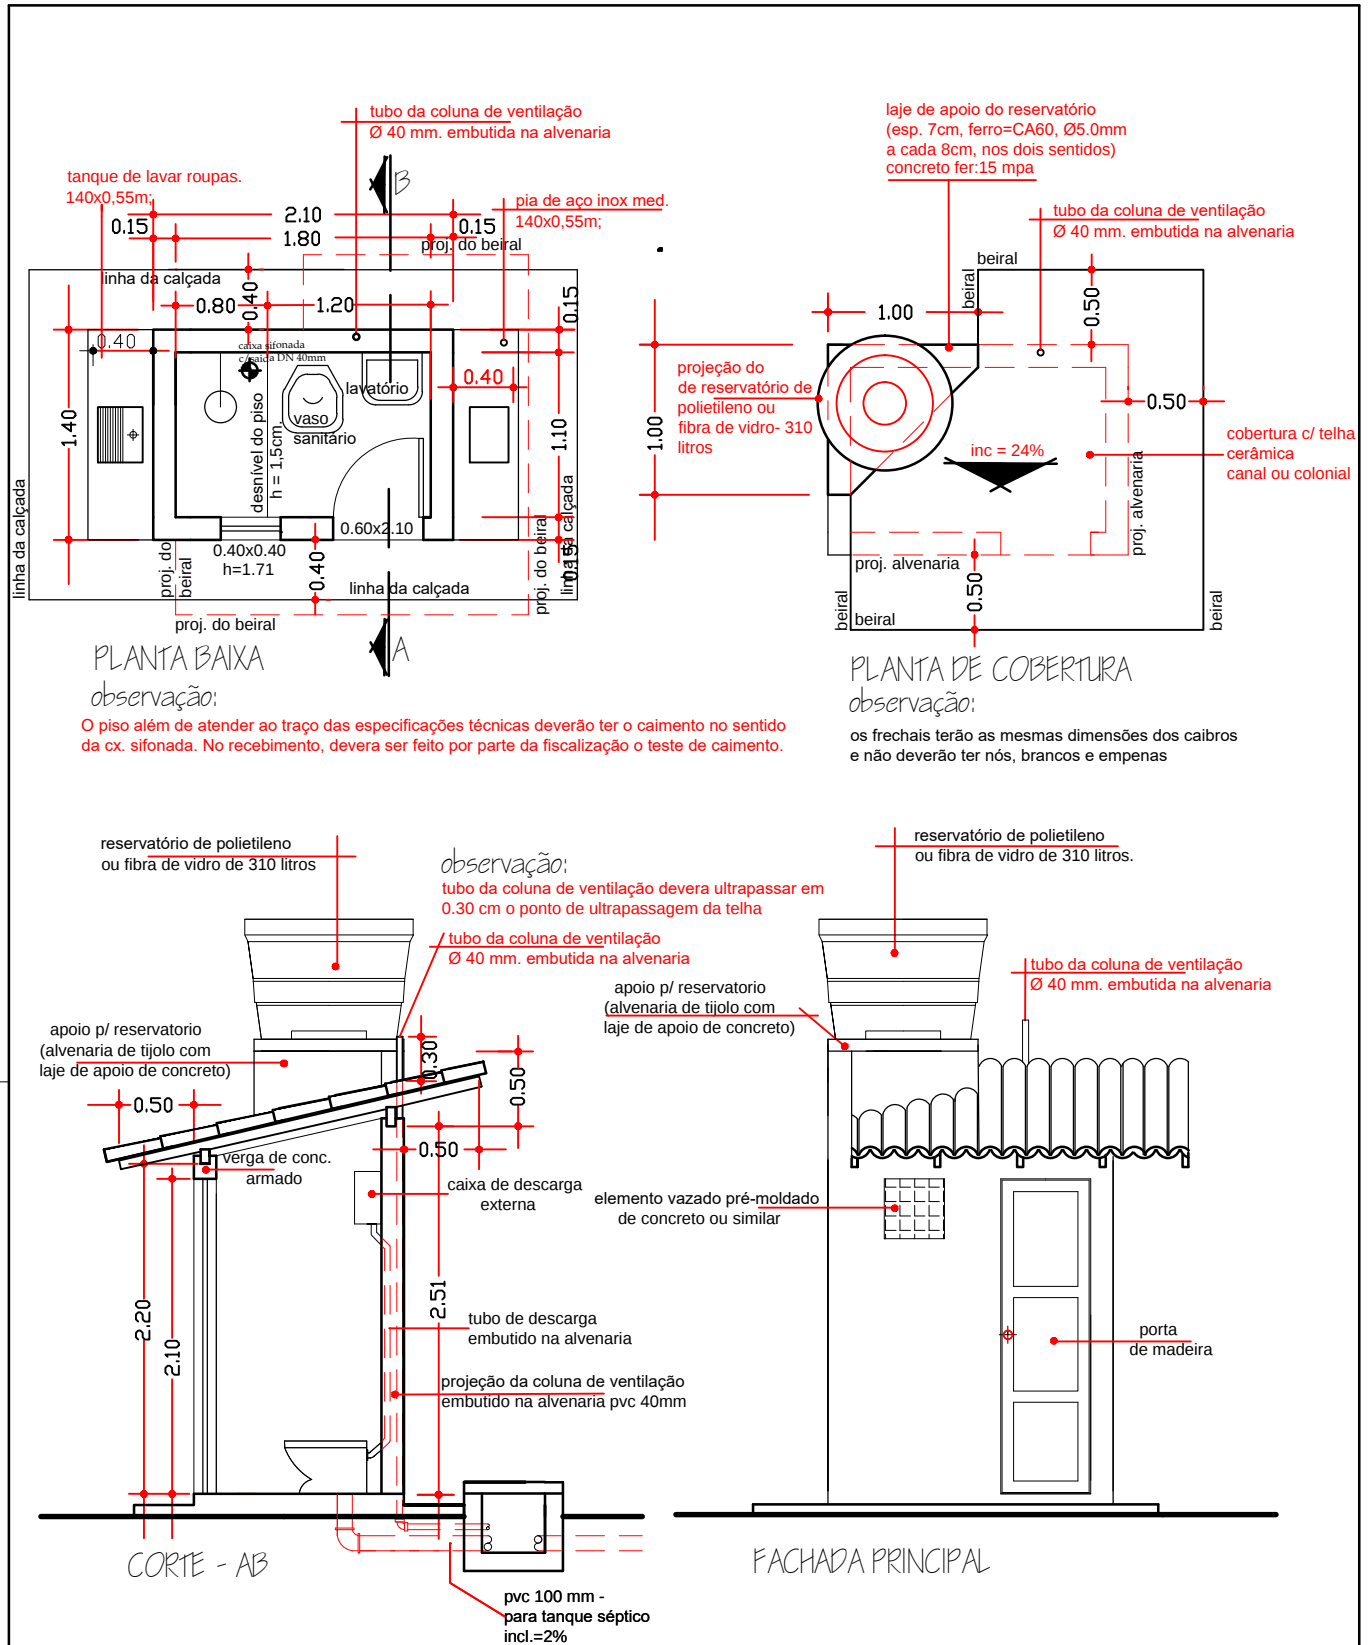

entidade:

título:

PROJETO DE IMPLANTAÇÃO DE: MELHORIA SANITÁRIA DOMICILIAR TIPO 2

(v. sanit., lavatório, chuveiro, t. séptico, sumidouro res. elevado, T.de lavar roupas, pia de cozinha e filtro ceramico)

proprietário:

projeto:

escala:

1:50

desenho:

discriminação:

PROJETO ARQUITETÔNICO
P. BAIXA, CORTE, FACHADA E COBERTURA

resp. técnico:


data:

SETEMBRO/2025

prancha nº

01/06


SUMIDOURO: DETALHE DA FERRAGEM

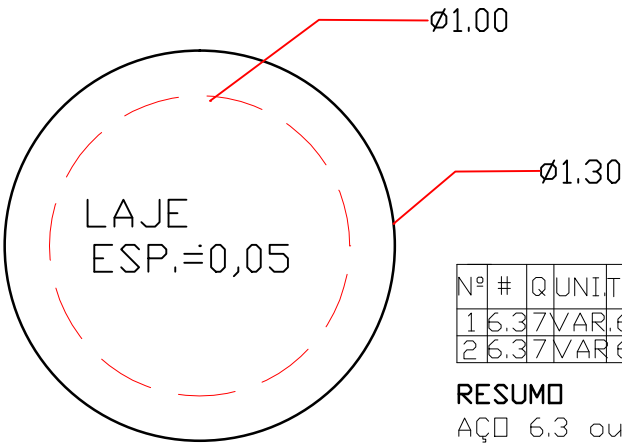

FORMA DA TAMPA


Nº	#	Q	UNIT	TOTAL
1	6.3	7	VAR.	6.65
2	6.3	7	VAR.	6.65

RESUMO
AÇO 6.3 ou 1 4"
COMP. TOTAL 13.30m.
PESO 3,325Kg.

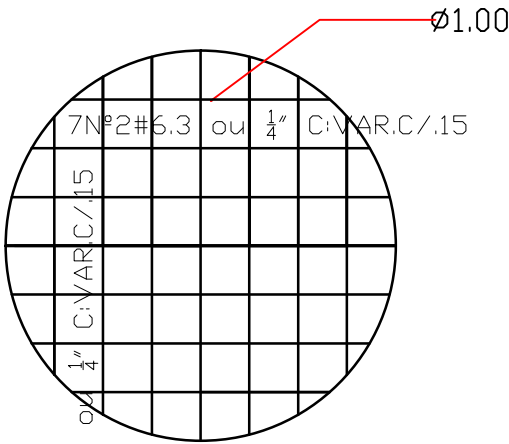

ARMAÇÃO DA TAMPA

TANQUE SÉPTICO: DETALHE DA FERRAGEM

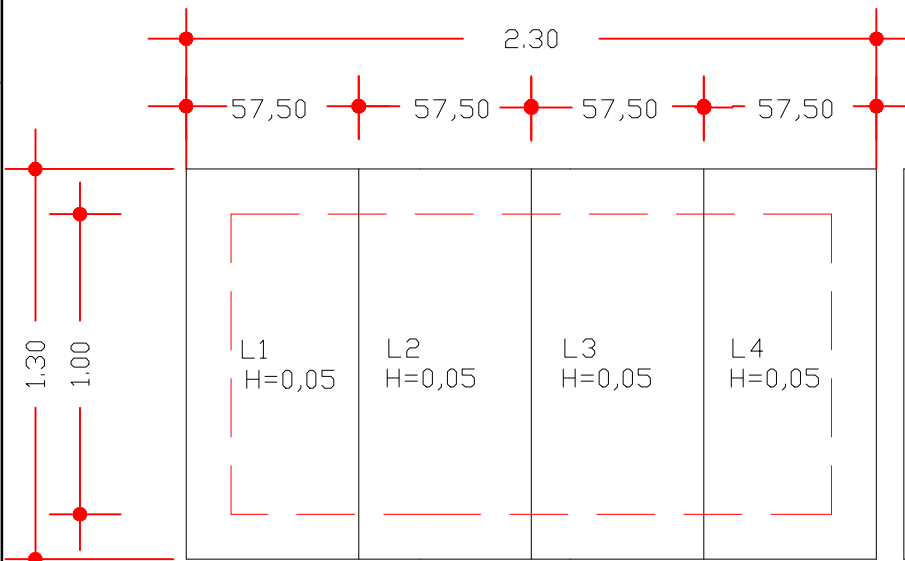

FORMA DA TAMPA

Nº	#	Q	UNIT	TOTAL
1	6.3	6	55	3.30
2	6.3	5	1.26	6.30

6Nº5.6.3	ou	1/4"	C.55m.	C/.25
1	6.3	6	55	3.30
2	6.3	5	1.26	6.30

RESUMO PARA
UMA PLACA
AÇO 6.3 ou 1/4"
COMP.TOTAL 9.60m.
PESO 2,400Kg

RESUMO PARA
AS 4 PLACAS
AÇO 6.3 ou 1/4"
COMP.TOTAL 38.40
PESO 9,600Kg.

entidade:

titulo: **PROJETO DE IMPLANTAÇÃO DE:**
MELHORIA SANITÁRIA DOMICILIAR TIPO 2
(v. sanit., lavatório, chuveiro, t. séptico, sumidouro res. elevado, ~~to de lavar~~
roupas, pia de cozinha e filtro ceramico)

discriminação: **FERRAGEM DO TANQUE SÉPTICO**

prancha nº 03/06


proprietário:

projeto:


escala: 1:25

desenho:


data: SETEMBRO/2025

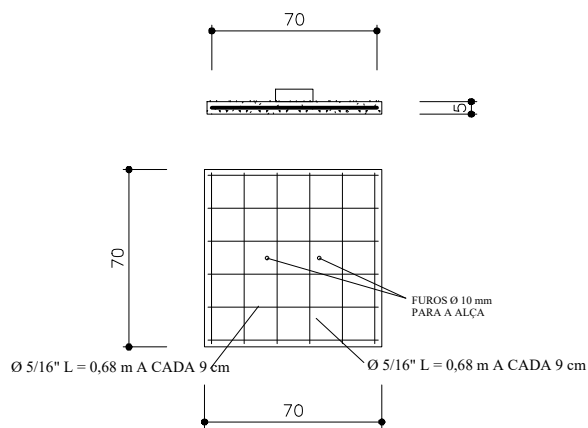


TAMPA

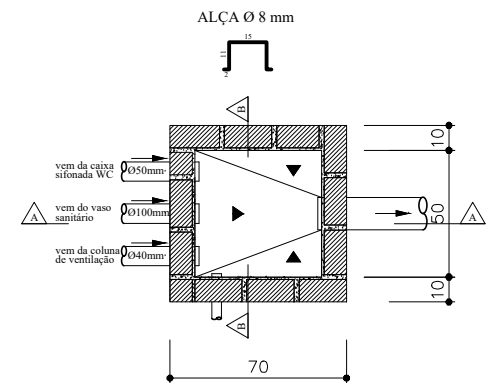

PLANTA


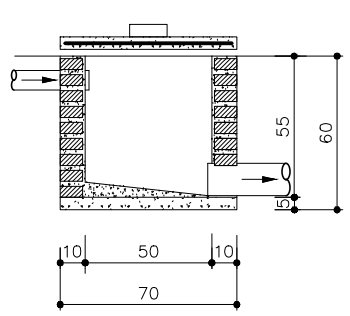


CORTE AA

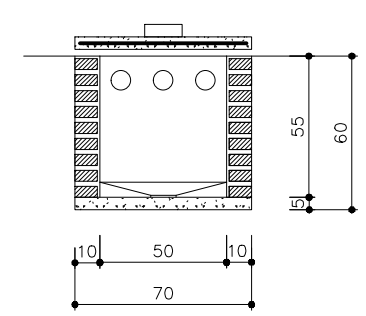

CORTE BB

TÍTULO	DATA	ESCALA	ARQUIVO
	DEZ / 2024	1:25	
CAIXA DE PASSAGEM - DETALHES			
PROJETO	AUTORES		
LOCALIDADE	NOME : CREA :		
MELHORIAS SANITÁRIA DOMICILIARES	NOME : CREA :		
	DESENV.	DESENHO	VISTO

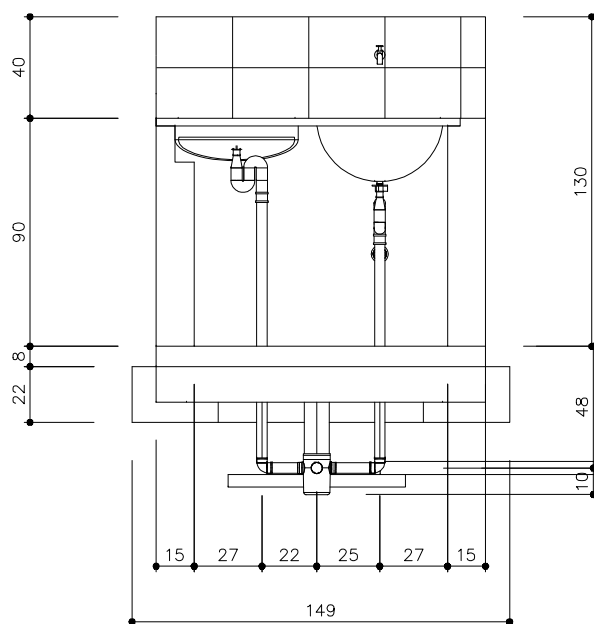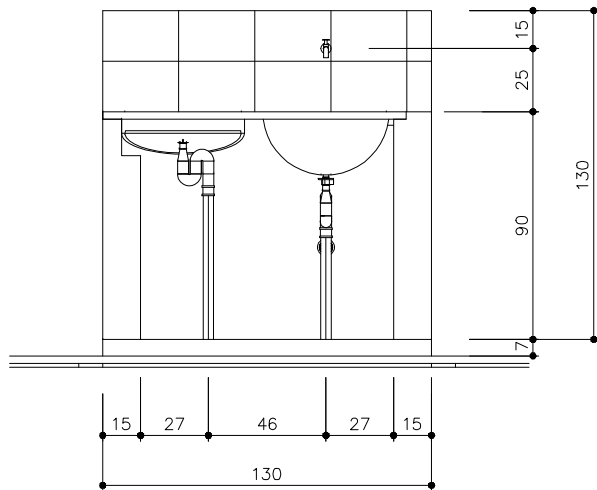

TITULO
TANQUE DE LAVAR ROUPA - VISTA NORTE

PROJETO
MELHORIAS SANITÁRIAS DOMICILIARES

LOCALIDADE

FUNASA

MINISTERIO DA SAUDE
FUNDAÇÃO NACIONAL DE SAUDE

DATA
DEZ/2024

ESCALA
1:25

ARQUIVO

PRANCHA 02/03

AUTORES


NOME:
CREA :

NOME:
CREA :

DESENV.

DESENHO

VISTO

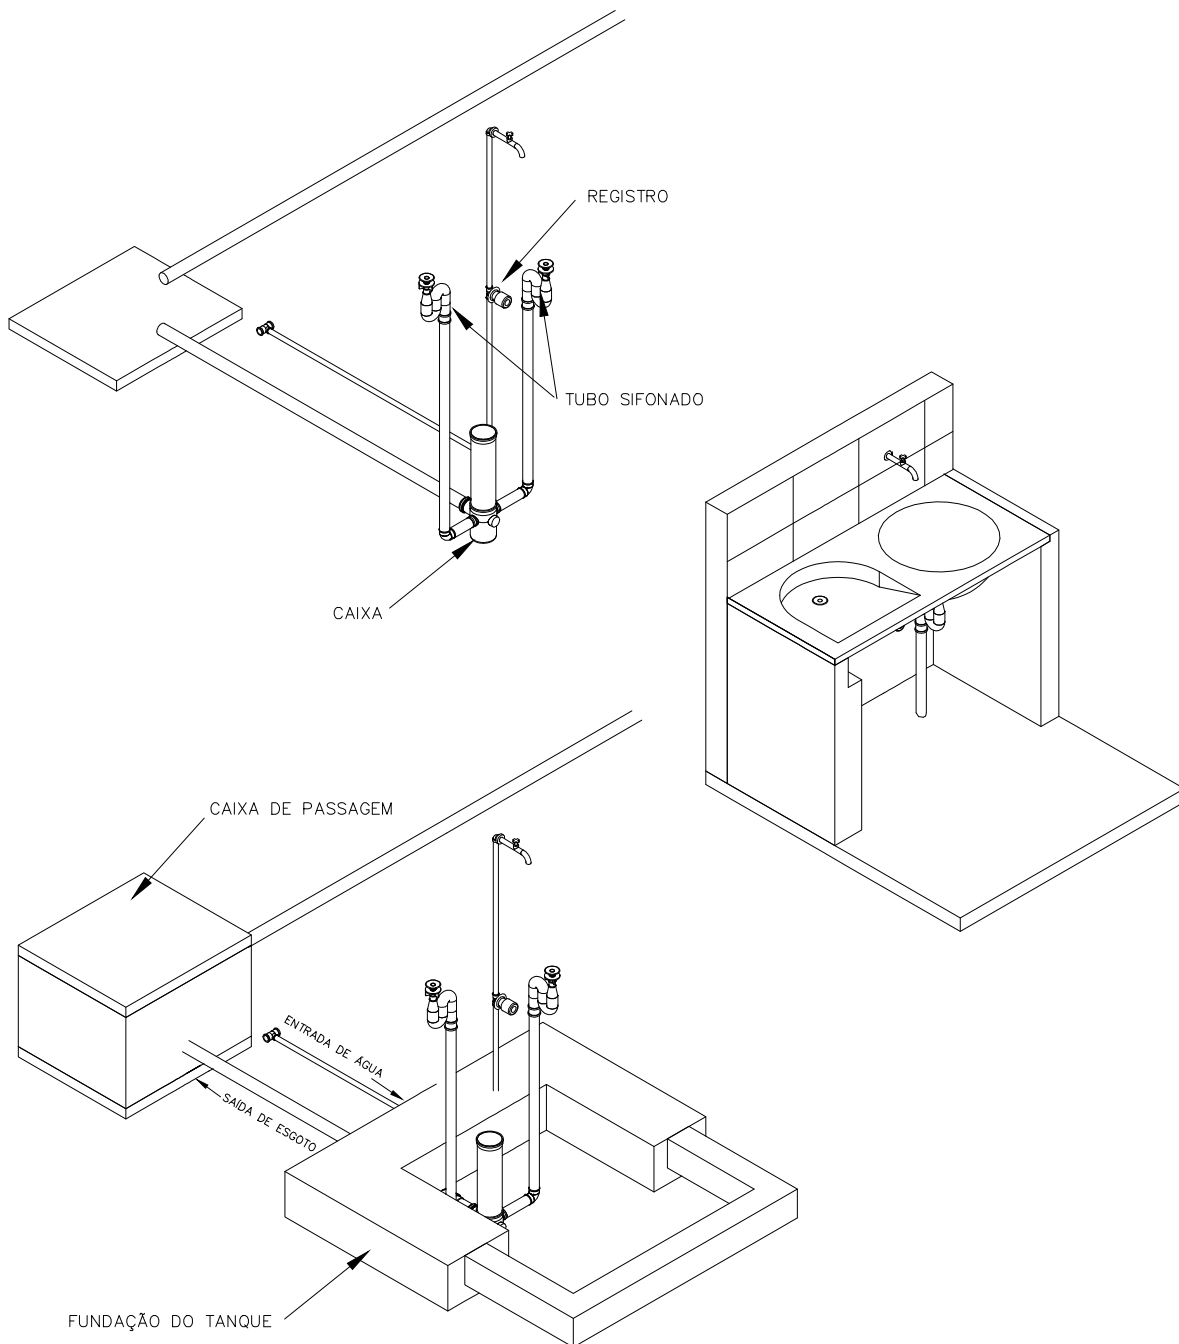

TITULO TANQUE DE LAVAR ROUPA - ISOMÉTRICO 30	DATA DEZ/2024	ESCALA 1:25	ARQUIVO
	PRANCHA 03/03		
PROJETO MELHORIAS SANITÁRIAS DOMICILIARES	AUTORES		
LOCALIDADE	NOME: CREA :		
FUNASA	MINISTERIO DA SAUDE FUNDACAO NACIONAL DE SAUDE		
	DESENV.	DESENHO	VISTO