




1 GUARITA ÁGUA FRIA
1 : 50

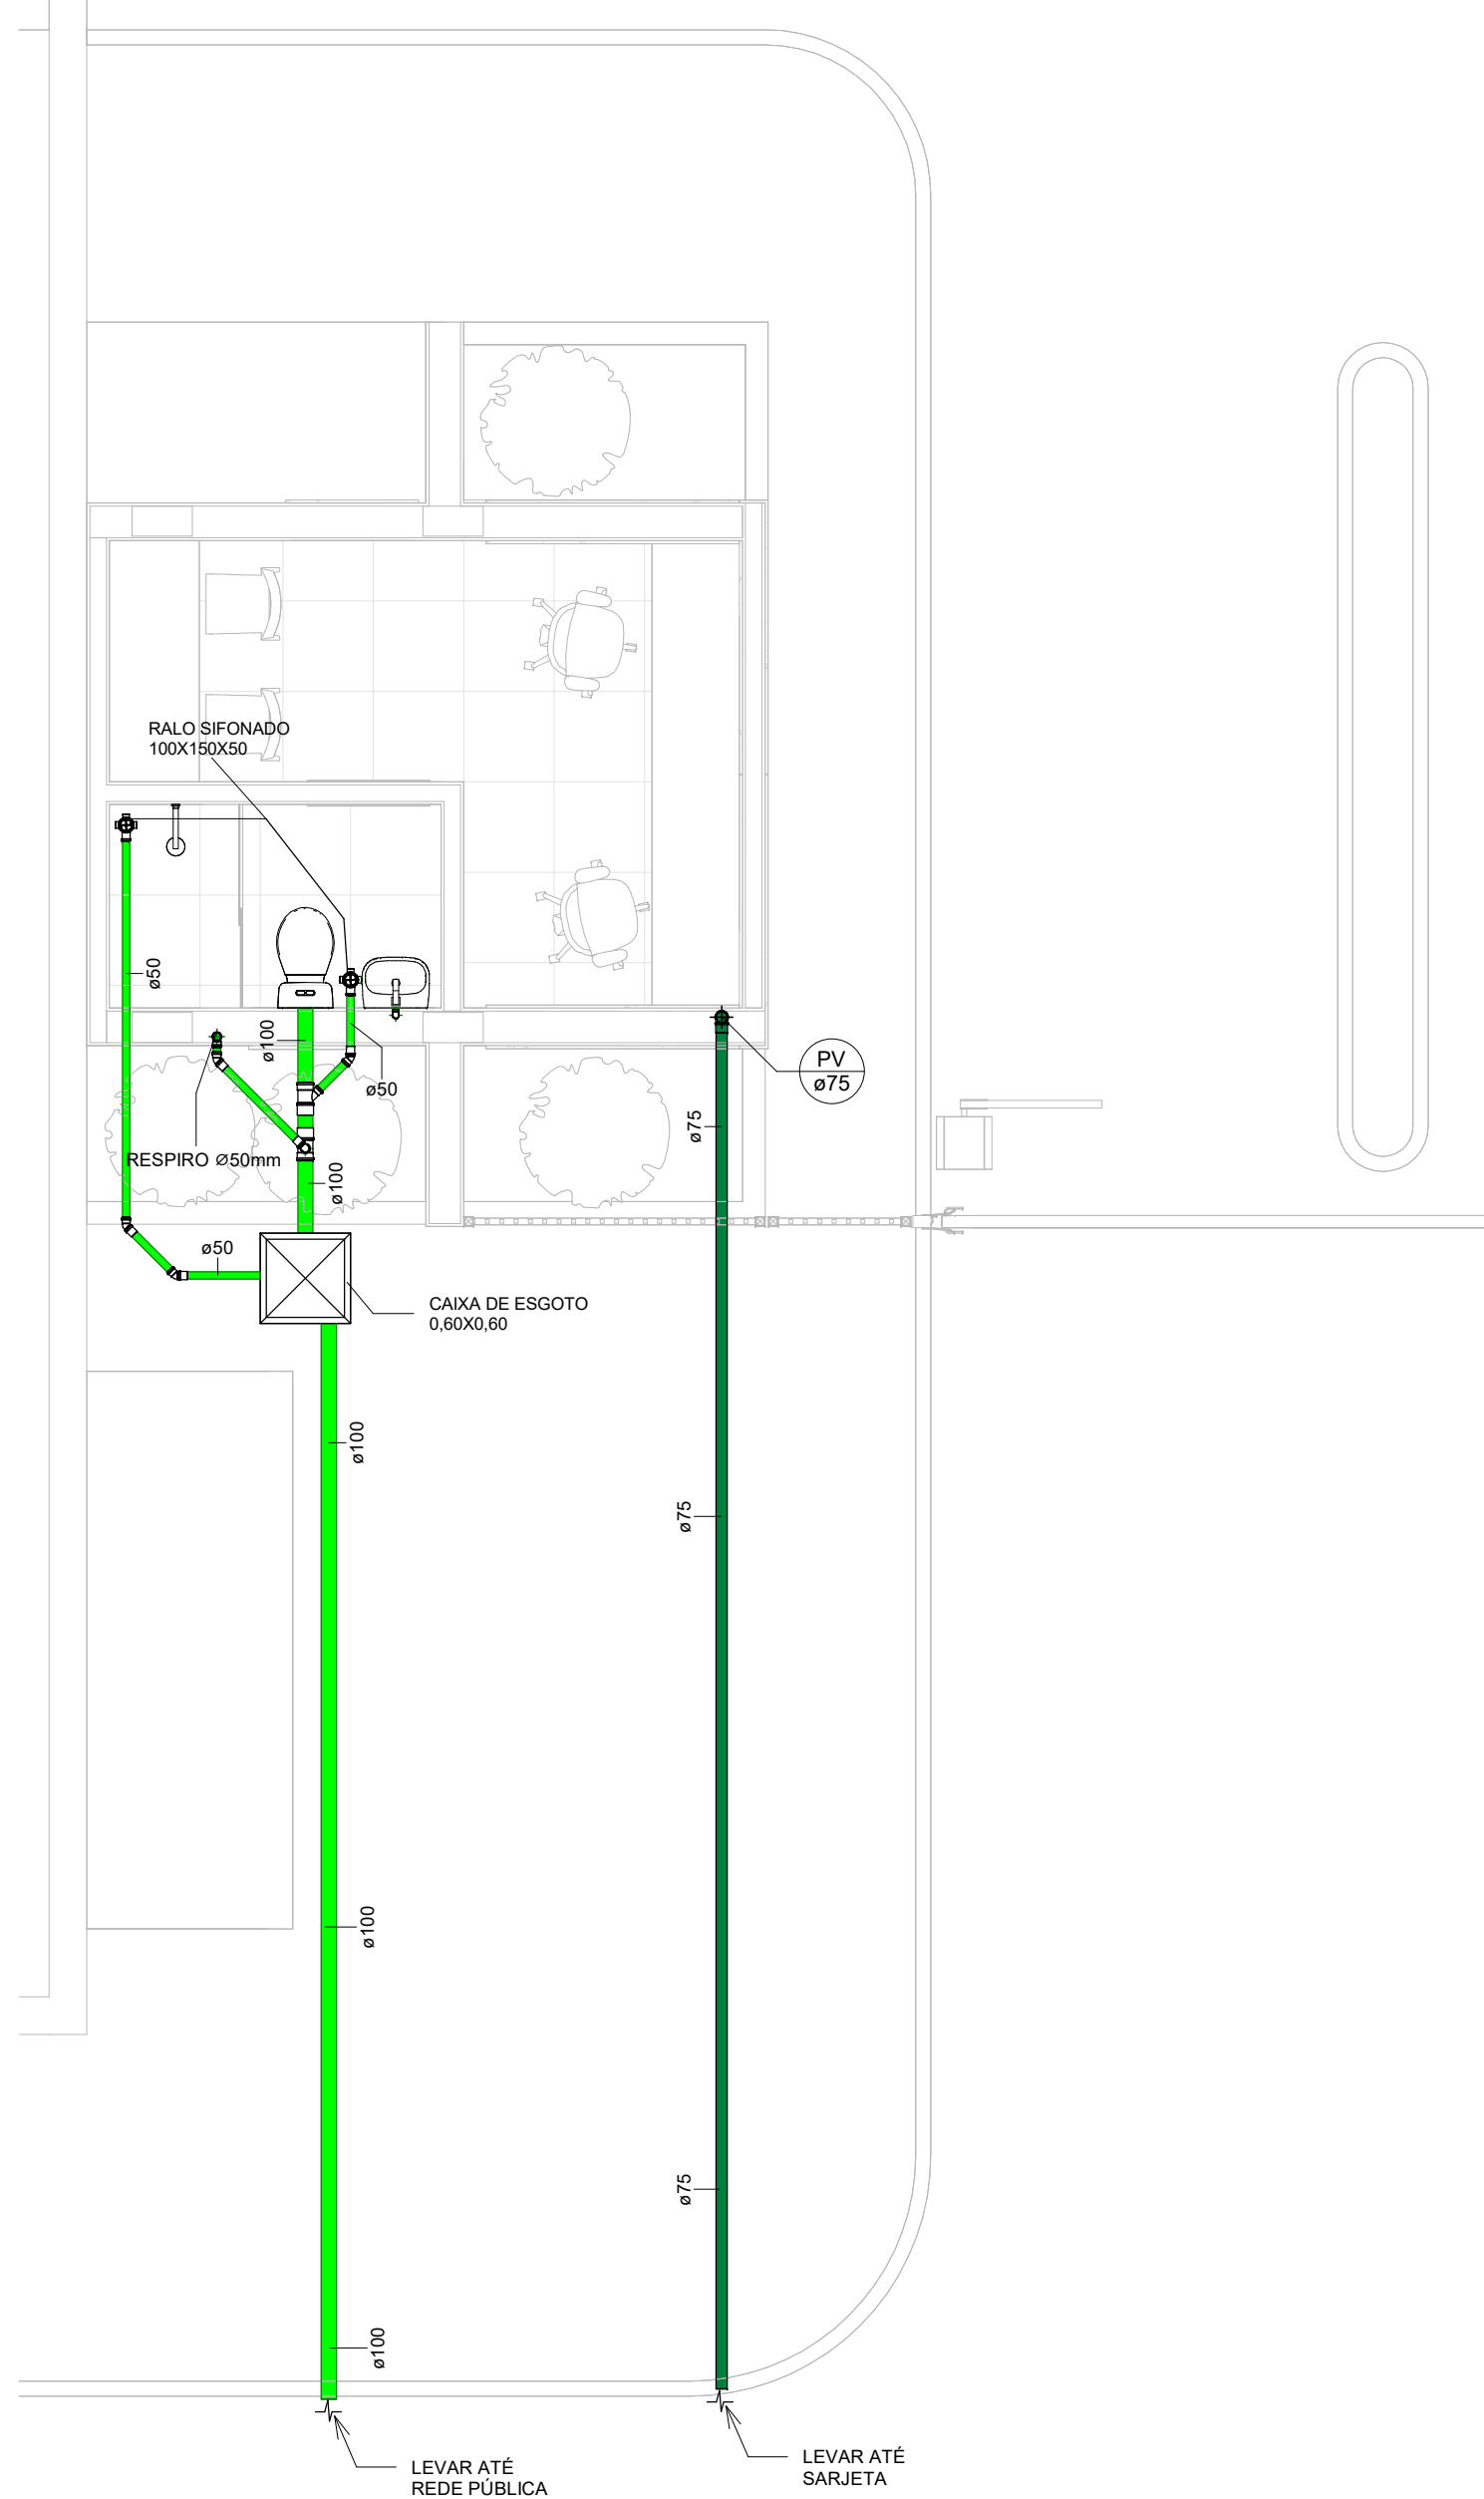


2 GUARITA ESGOTO/ PLUVIAL
1 : 50

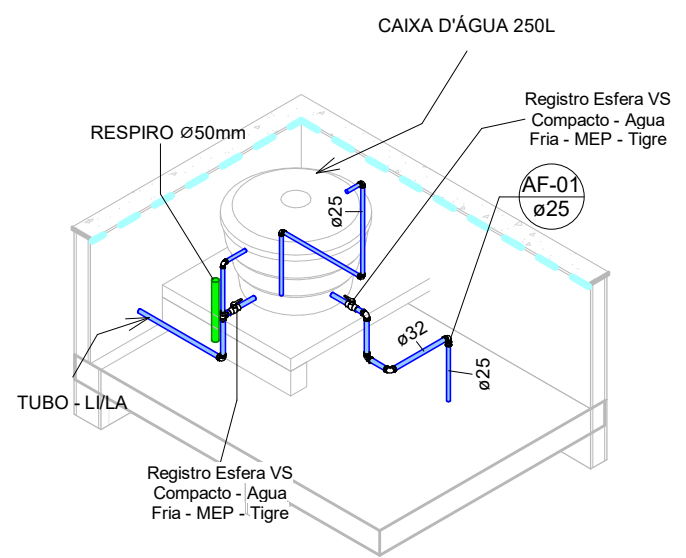

4 ISO CAIXA D'ÁGUA

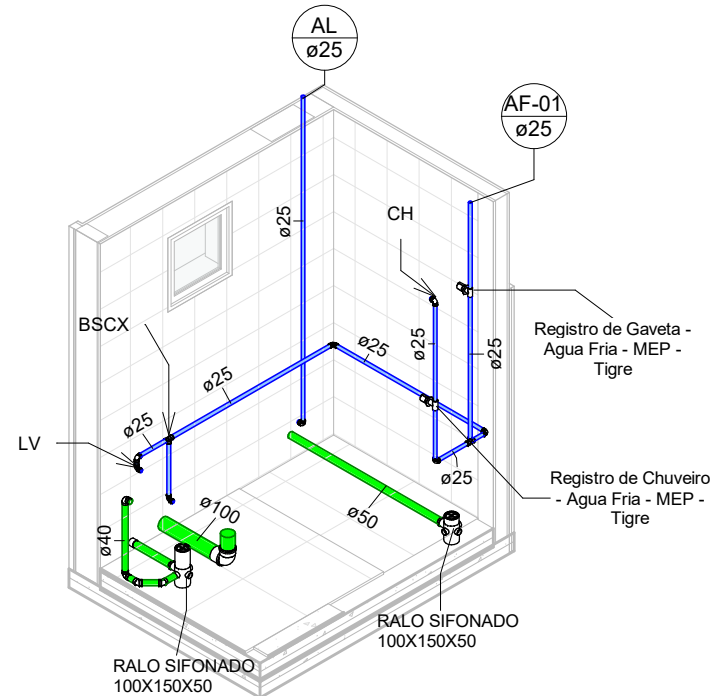

5 ISO W.C. GUARITA

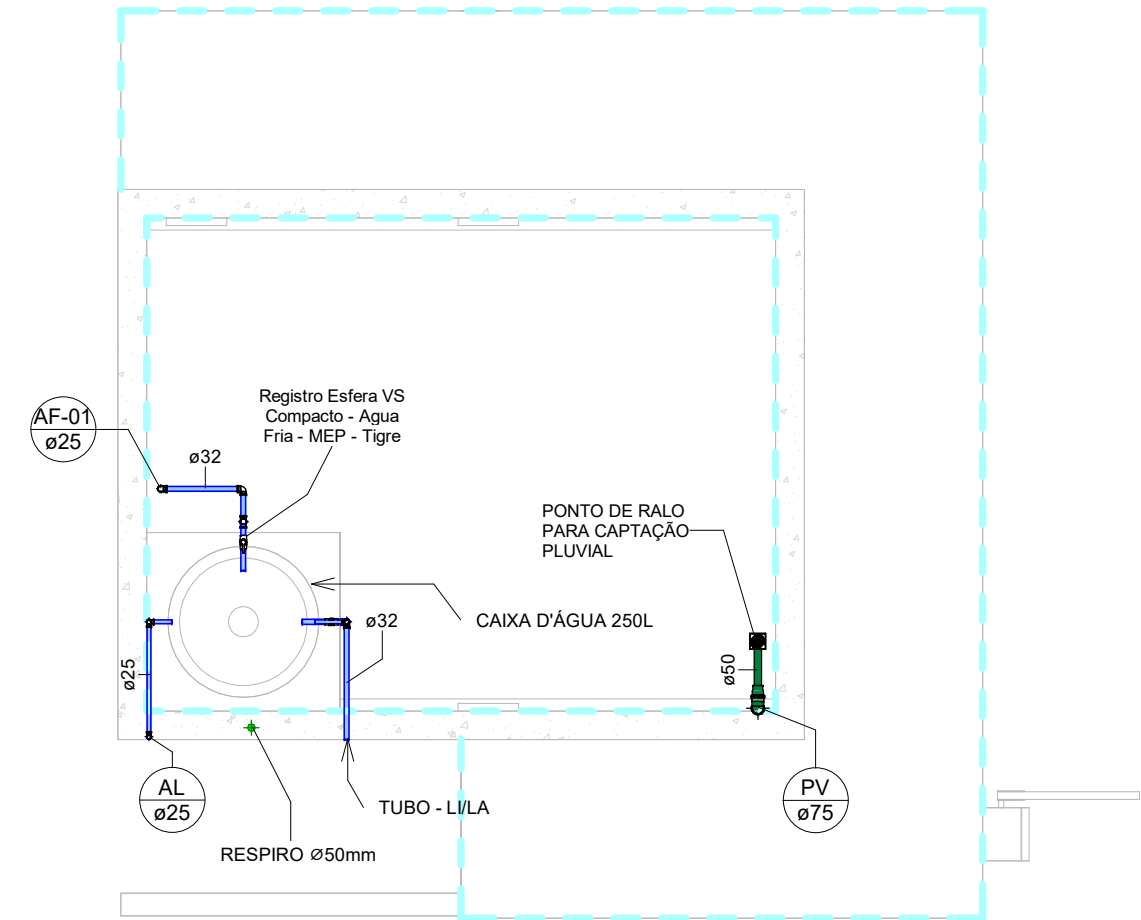

3 BARRILETE
1 : 50

| | |
|------------------------------------|------|
| TUBO DE ESGOTO | |
| TUBO PLUVIAL | |
| TUBO ÁGUA FRIA | |
| PLUVIAL | PV |
| ALIMENTAÇÃO | AL |
| ÁGUA FRIA | AF |
| BÁCIA SANITÁRIA COM CAIXA ACOPLADA | BSCX |
| LAVATÓRIO | LV |
| CHUVEIRO | CH |

6 LEGENDA
1 : 50



PROJETOS E ENGENHARIA LTDA
Rua Rulo 101 - Jd. dos Comargos - Barueri - SP
CNPJ 38.880.676/0001-40 CREA 038.07.24

| | |
|----------------------|---|
| CUNTE: | CÂMARA MUNICIPAL DE BARUERI |
| PROJETO: | GUARITA DA CÂMARA MUNICIPAL DE BARUERI |
| ETAPA: | PLANTA BAIXA - INSTALAÇÕES ÁGUA FRIA/ESGOTO/PLUVIAL/BARRILETE E ISO |
| RESPONSÁVEL TÉCNICO: | CREA: 506.1006471 |
| ART: | DESENHO: CLEVERSON LEMOS |
| ASS: | |

01

ESCALA: 1:50
REVISÃO: 00

| | | | | | | | |
|---------|----|------|------------|-----------|----------------|-----|----------------------------------|
| REVISÃO | 00 | DATA | MARÇO/2025 | DESCRIÇÃO | EMIÇÃO INICIAL | ARQ | PE-BAR-CAM-HID-PLA-FL01_01-REV00 |
|---------|----|------|------------|-----------|----------------|-----|----------------------------------|