


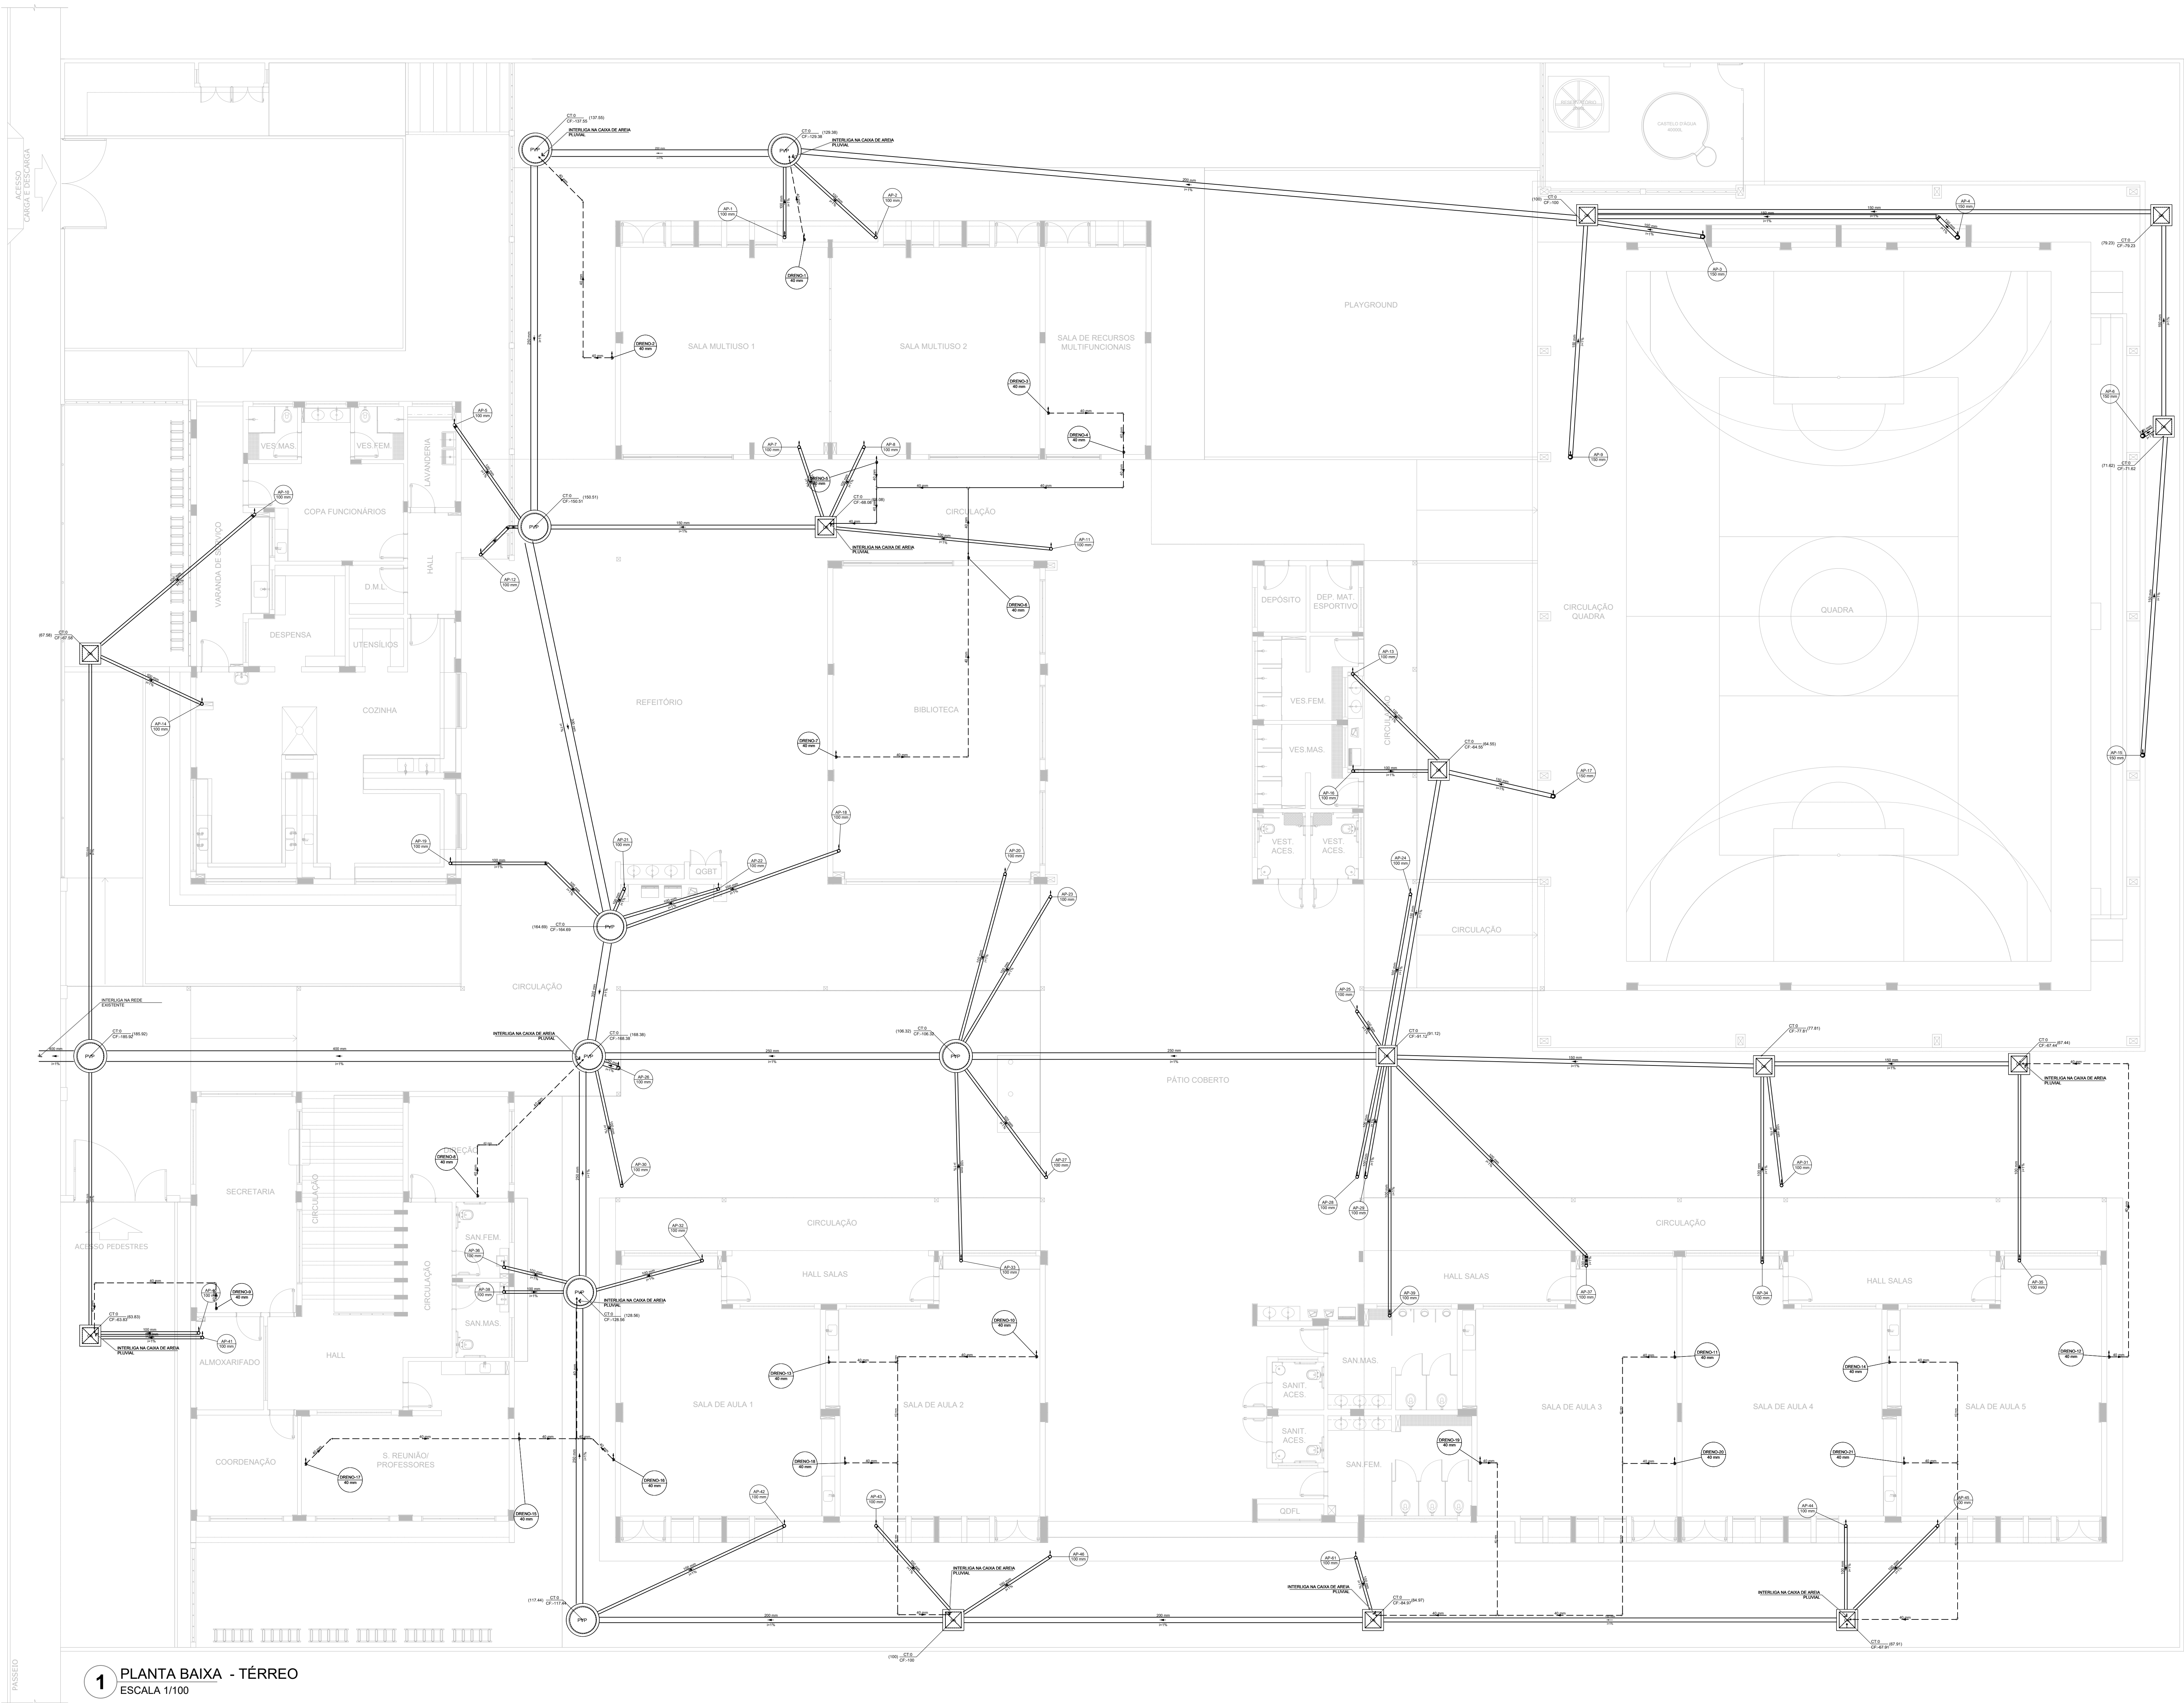

Legenda de condutas	
Pluvial	
Dreno	

Legenda	
	Caixa de água pluvial simples
	Joelho 45° Série R
	Joelho 90° Série R
	PVP

NOTAS GERAIS

1. CONFERIR MEDIDAS EM OBRA
2. MEDIDAS EM METRO, EXCETO QUANDO INDICADO
3. AS COTAS PREVALECEM SOBRE O DESENHO
4. ESTE PROJETO FOI DESENVOLVIDO A PARTIR DO PROJETO DE ARQUITETURA
5. PARA QUALQUER DÚVIDA E/OU DIVERGÊNCIA SINALIZAR IMEDIATAMENTE

NOTAS ESPECÍFICAS

ÁGUAS PLUVIAIS

1. EXECUTAR ESTE PROJETO JUNTAMENTE COM O PROJETO ESTRUTURAL
2. ANTES DA CONCRETAGEM PREVER PASSAGENS PARA AS TUBULAÇÕES, DENTRO DOS LIMITES ESTABELECIDOS PELA NBR 6118:2014
3. AS TUBULAÇÕES NESTE PROJETO SOMENTE COM AUTORIZAÇÃO EXPRESSA DO FIDE
4. TODA A TUBULAÇÃO ATÉ 150 MM SERÁ EM PVC-R DIÂMETROS ACIMA DE 150 MM SERÃO EM VINILFLOIT
5. AS PROFUNDIDADES DAS CAIXAS DE INSPEÇÃO E POÇOS DE VISTA PODERÃO SER AJUSTADO CONFORME PERFIL DO TERRENO, DESDE QUE SEJAM CONSTATADAS AS INCLINAÇÕES MINIMAS PREVISTAS EM NORMAS
6. CAIXAS DE INSPEÇÃO DE ATÉ 1,00 METROS DE PROFUNDIDADE SERÃO DE 60x60 cm. PROFUNDIDADES ACIMA DE 1,00 METROS DEVERÃO SER POÇO DE VISTA
7. A REDE PLUVIAL DO TERRENO FOI REPRESENTADA NO NÍVEL FUNDAÇÃO PARA FACILITAR O ENTENDIMENTO DO PROJETO EM FUNÇÃO DOS DESENVOLVIMENTOS DAS BLOCOS DE FUNDAÇÃO

ESGOTO

1. OS PROJETOS DEVEM SER ADAPTADOS TÉCNICAMENTE CONFORME AS NECESSIDADES MUNICIPAIS
2. PARA COLETA DOS DEJETOS OBSERVAR POSTURAS MUNICIPAIS
3. CADA REJA NECESSÁRIA A ELABORAÇÃO DE PROJETO DE FOSSA E SUMIDOURO, ESTE FICARÁ A CARGO DO ENTE FEDERADO PARA ADAPTAÇÃO CONFORME O SELO DA REGIÃO
4. AS PROFUNDIDADES DAS CAIXAS DE INSPEÇÃO E POÇOS DE VISTA PODERÃO SER AJUSTADO CONFORME PERFIL DO TERRENO, DESDE QUE SEJAM CONSTATADAS AS INCLINAÇÕES MINIMAS PREVISTAS EM NORMAS
5. CAIXAS DE INSPEÇÃO DE ATÉ 1,00 METROS DE PROFUNDIDADE SERÃO DE 60x60 cm. PROFUNDIDADES ACIMA DE 1,00 METROS DEVERÃO SER POÇO DE VISTA
6. TODA A TUBULAÇÃO SERÁ EM PVC SÉRIE NORMAL

REFERÊNCIAS

- MEMORIAL DESCRITIVO E ESPECIFICAÇÕES TÉCNICAS

CONTROLE DE REVISÕES

Nº	DATA	DESCRIÇÃO
----	------	-----------



Fundo Nacional
de Desenvolvimento
da Educação

MINISTÉRIO DA
EDUCAÇÃO

PROJETO PADRÃO - FNDE


PROPRIETÁRIO :	
ENDEREÇO :	
MUNICÍPIO - UF :	
PROPRIETÁRIO	
RESP. TÉCNICO	CREA
AUTOR DO PROJETO	CAU

DLFO	CREA
	RA

OBSERVAÇÕES:

ESCOLA 5 SALAS DE AULA - MODELO TÉRREO
PROJETO DE INSTALAÇÕES

COORDENAÇÃO CGEST - Coordenação Geral de Infraestrutura Educatonal	LANÇAMENTO PLUVIAL FUNDAÇÃO	HEG
FORMATO A0	REVISÃO R.00	PRANCHAS 01/07

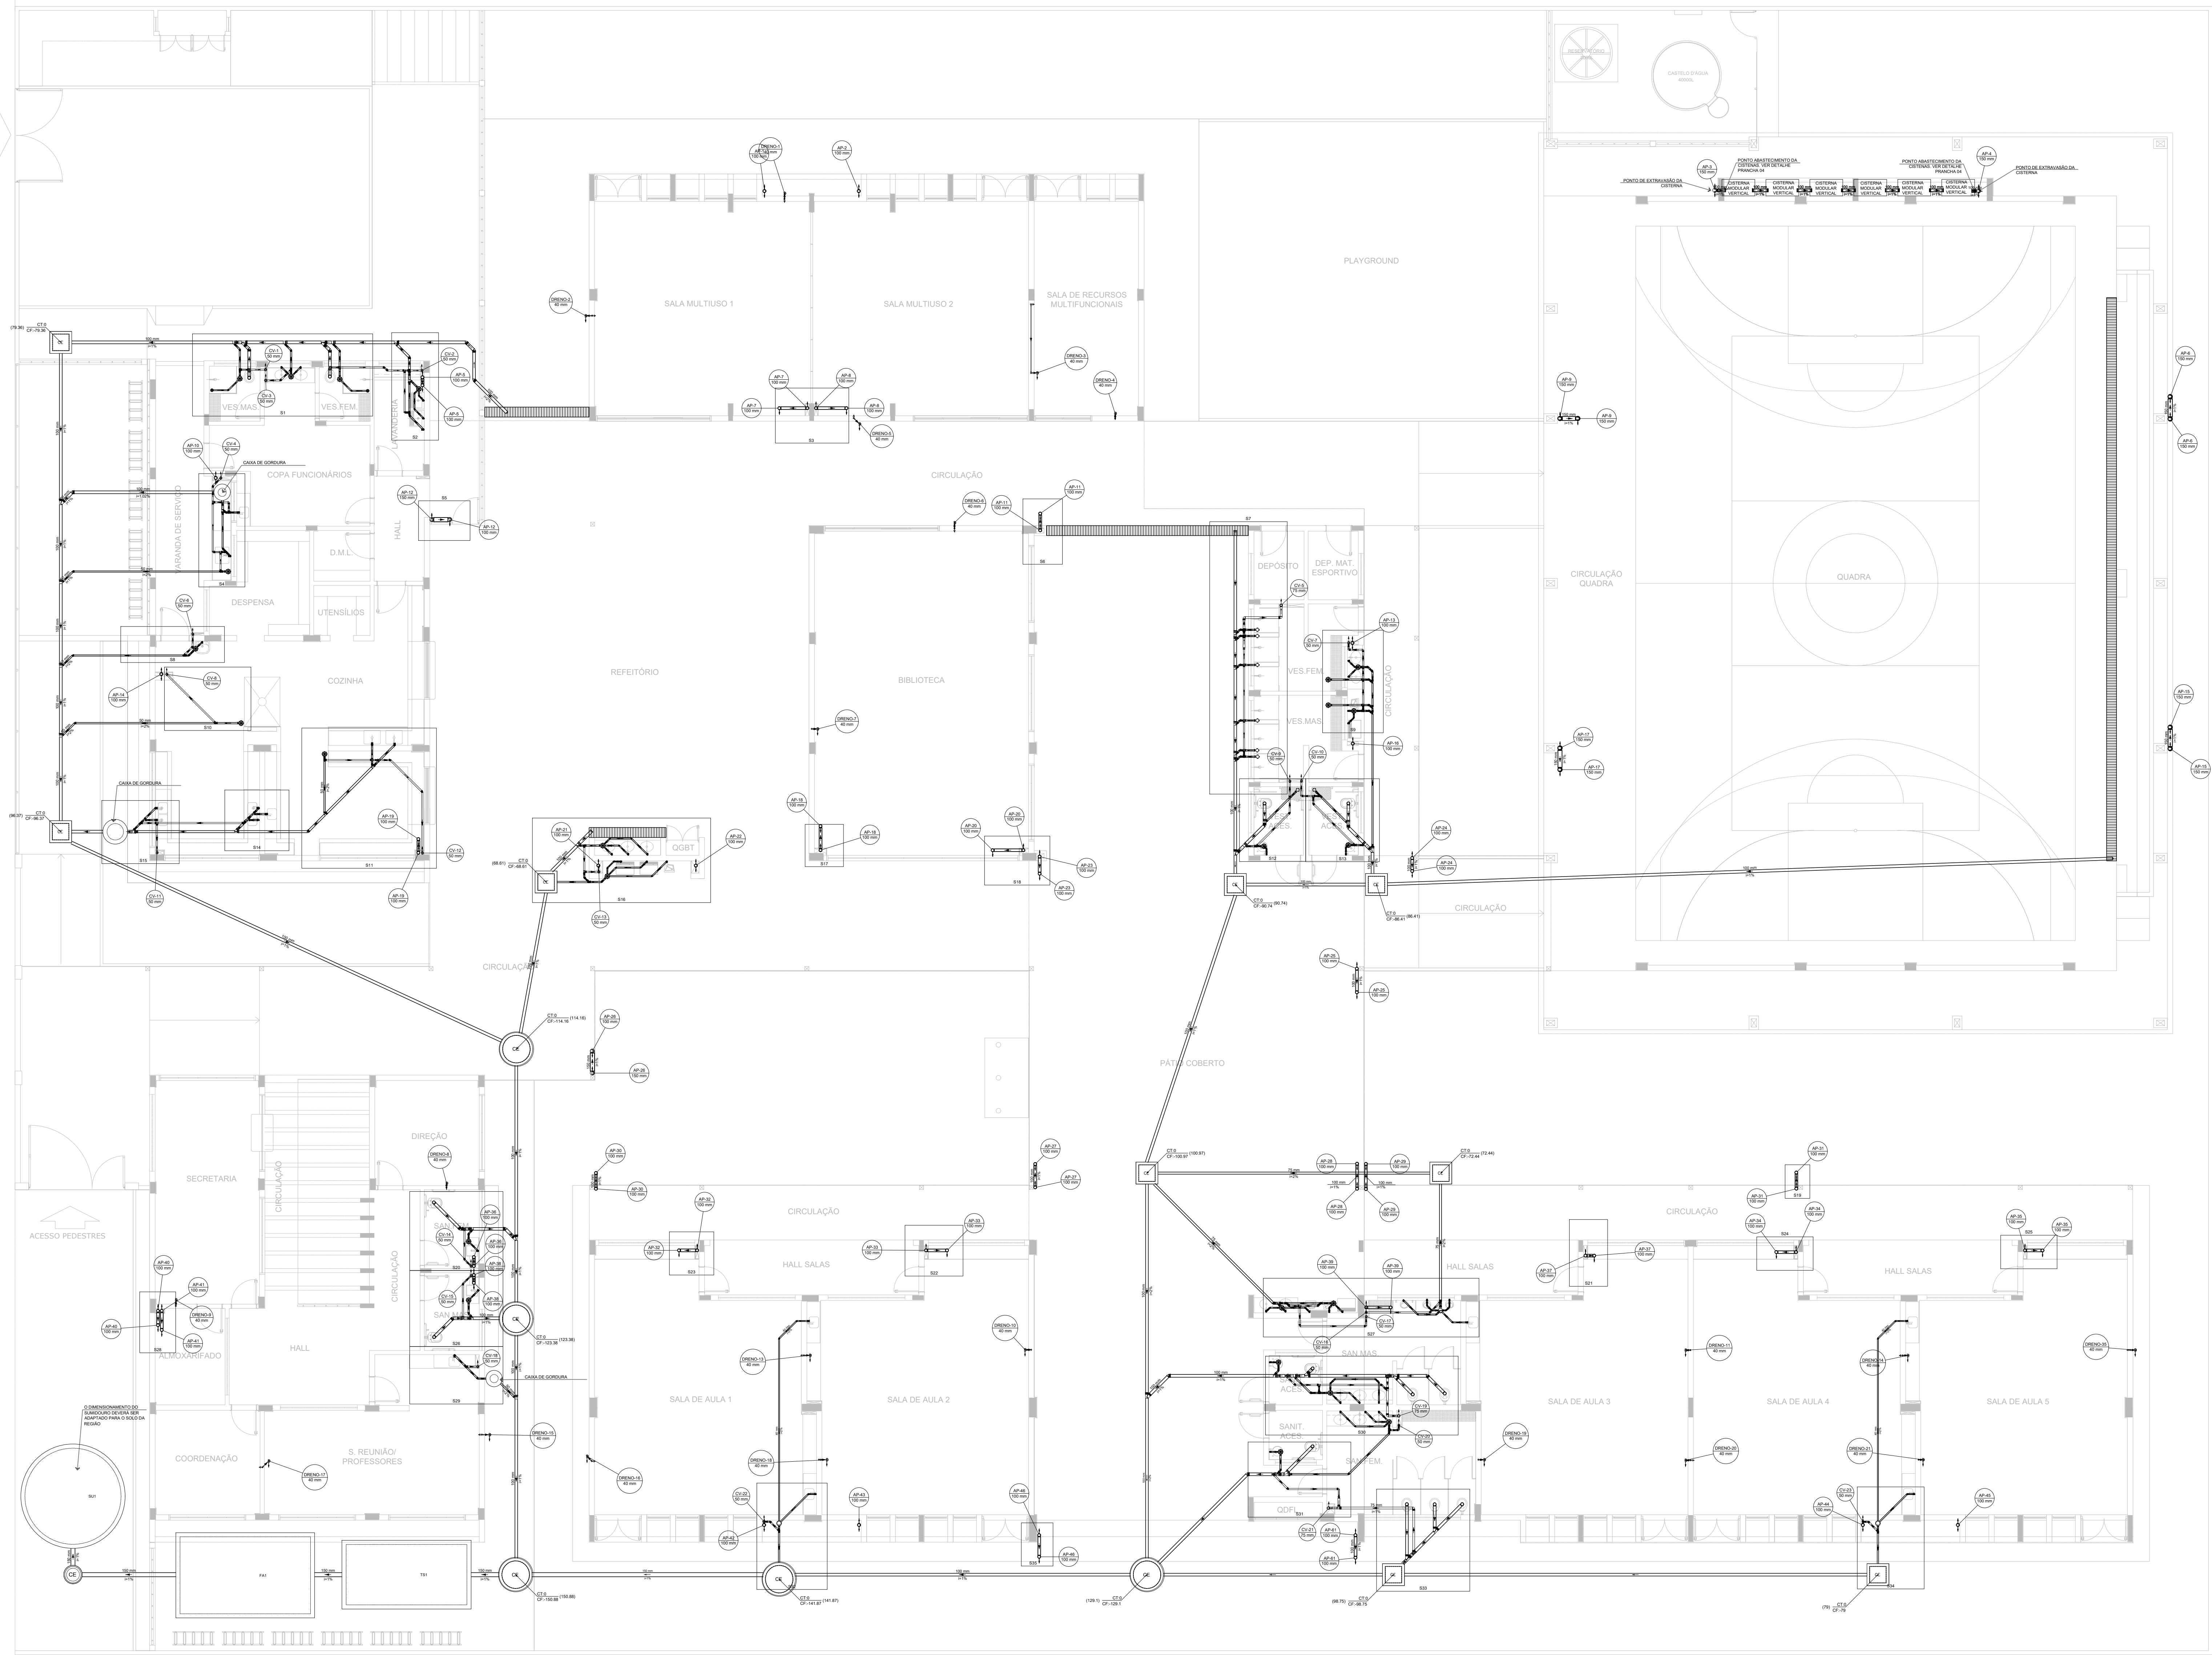

1 PLANTA BAIXA - TÉRREO
ESCALA 1/100

- NOTAS GERAIS
1. CONFERIR MEDIDAS EM OBRA
 2. MEDIDAS EM METRO, EXCETO QUANDO INDICADO
 3. AS COTAS PREVALECEM SOBRE O DESENHO
 4. ESTE PROJETO FOI DESENVOLVIDO A PARTIR DO PROJETO DE ARQUITETURA
 5. PARA QUALQUER DÚVIDA E/OU DIVERGÊNCIA SINALIZAR IMEDIATAMENTE
- NOTAS ESPECÍFICAS
- ÁGUAS PLUVIAIS
1. EXECUTAR ESTE PROJETO JUNTAMENTE COM O PROJETO ESTRUTURAL
 2. ANTES DA CONCRETAGEM PREVER PASSAGEM PARA AS TUBULAÇÕES, DENTRO DOS LIMITES ESTABELECIDOS PELA NBR 8158/14
 3. ALTERAÇÕES NESTE PROJETO SOMENTE COM AUTORIZAÇÃO EXPRESSA DO FNDE
 4. TODA A TUBULAÇÃO ATÉ 50 MM SERÁ EM PVC-C, DIÂMETROS ACIMA DE 50 MM SERÃO EM VNI/FORT
 5. AS PROFUNDIDADES DAS CAIXAS DE INSPEÇÃO E POÇOS DE VISITA PODERÃO SER AJUSTADO CONFORME PERFIL DO TERRENO, DESDE QUE SEJAM GARANTIDAS AS INCLINAÇÕES MÍNIMAS PREVISTAS EM NORMAS
 6. CAIXAS DE INSPEÇÃO DE ATÉ 1,00 METROS DE PROFUNDIDADE SERÃO DE 60x60 cm. PROFUNDIDADES ACIMA DE 1,00 METROS DEVERÁ SER POÇO DE VISITA
 7. A REDE FLUVIAL DO TERRENO FOI REPRESENTADA NO NÍVEL FUNDAÇÃO PARA FACILITAR O ENTENDIMENTO DO PROJETO EM FUNÇÃO DOS DESVIOS DAS BLOCOS DE FUNDAÇÃO
- ESGOTO
1. OS PROJETOS DEVERÃO SER ADAPTADOS TÉCNICAMENTE CONFORME AS NECESSIDADES MUNICIPAIS
 2. PARA COLETA DOS DEJETOS OBSERVAR POSTURAS MUNICIPAIS
 3. CASO SEJA NECESSÁRIA A ELABORAÇÃO DE PROJETO DE FOSSA E SUMIDOURO, ESTE FICARÁ A CARGO DO ENTE FEDERADO PARA ADAPTAÇÃO CONFORME O SOLO DA REGIÃO
 4. AS PROFUNDIDADES DAS CAIXAS DE INSPEÇÃO E POÇOS DE VISITA PODERÃO SER AJUSTADO CONFORME PERFIL DO TERRENO, DESDE QUE SEJAM GARANTIDAS AS INCLINAÇÕES MÍNIMAS PREVISTAS EM NORMAS
 5. CAIXAS DE INSPEÇÃO DE ATÉ 1,00 METROS DE PROFUNDIDADE SERÃO DE 60x60 cm. PROFUNDIDADES ACIMA DE 1,00 METROS DEVERÁ SER POÇO DE VISITA
 6. TODA A TUBULAÇÃO SERÁ EM PVC-SERIE NORMAL
- REFERÊNCIAS:
- MEMÓRIA DESCRITIVO E ESPECIFICAÇÕES TÉCNICAS

Legenda de condutos	
	Esgoto
	Pluvial
	Ventilação
	Dreno

Legenda	
	Caixa Sifonada
	Caixa Sifonada Com Tampa
	Caixa Inspeção Esgoto Simples
	Caixa de passagem
	Joelho 90
	Chuveiro Residencial
	Joelho 45
	Joelho 90° Série R coluna
	Junção simples
	Junção simples c/ redução
	Junção simples- coluna
	Lixa simples
	Poço de visita de esgoto
	Ramais de Ventilação
	Ramais de Ventilação em Cruz
	Redução esgôstica- superior
	To sanitário

CONTROLE DE REVISÕES

Nº	DATA	DESCRIÇÃO
----	------	-----------



PROJETO PADRÃO - FNDE


PROPRIETÁRIO :	
ENDEREÇO	
MUNICÍPIO - UF:	
PROPRIETÁRIO	
RESP. TÉCNICO	CREA
AUTOR DO PROJETO	CAU

DLFO	CREA
	RA


OBSERVAÇÕES:

ESCOLA 5 SALAS DE AULA - MODELO TÉRREO
PROJETO DE INSTALAÇÕES



COORDENAÇÃO CGEST - Coordenação Geral de Infraestrutura Educatonal	LANÇAMENTO PLUVIAL E ESGOTO TÉRREO	HEG
FORMATO A0	REVISÃO R-00	PRANCHAS 02/07

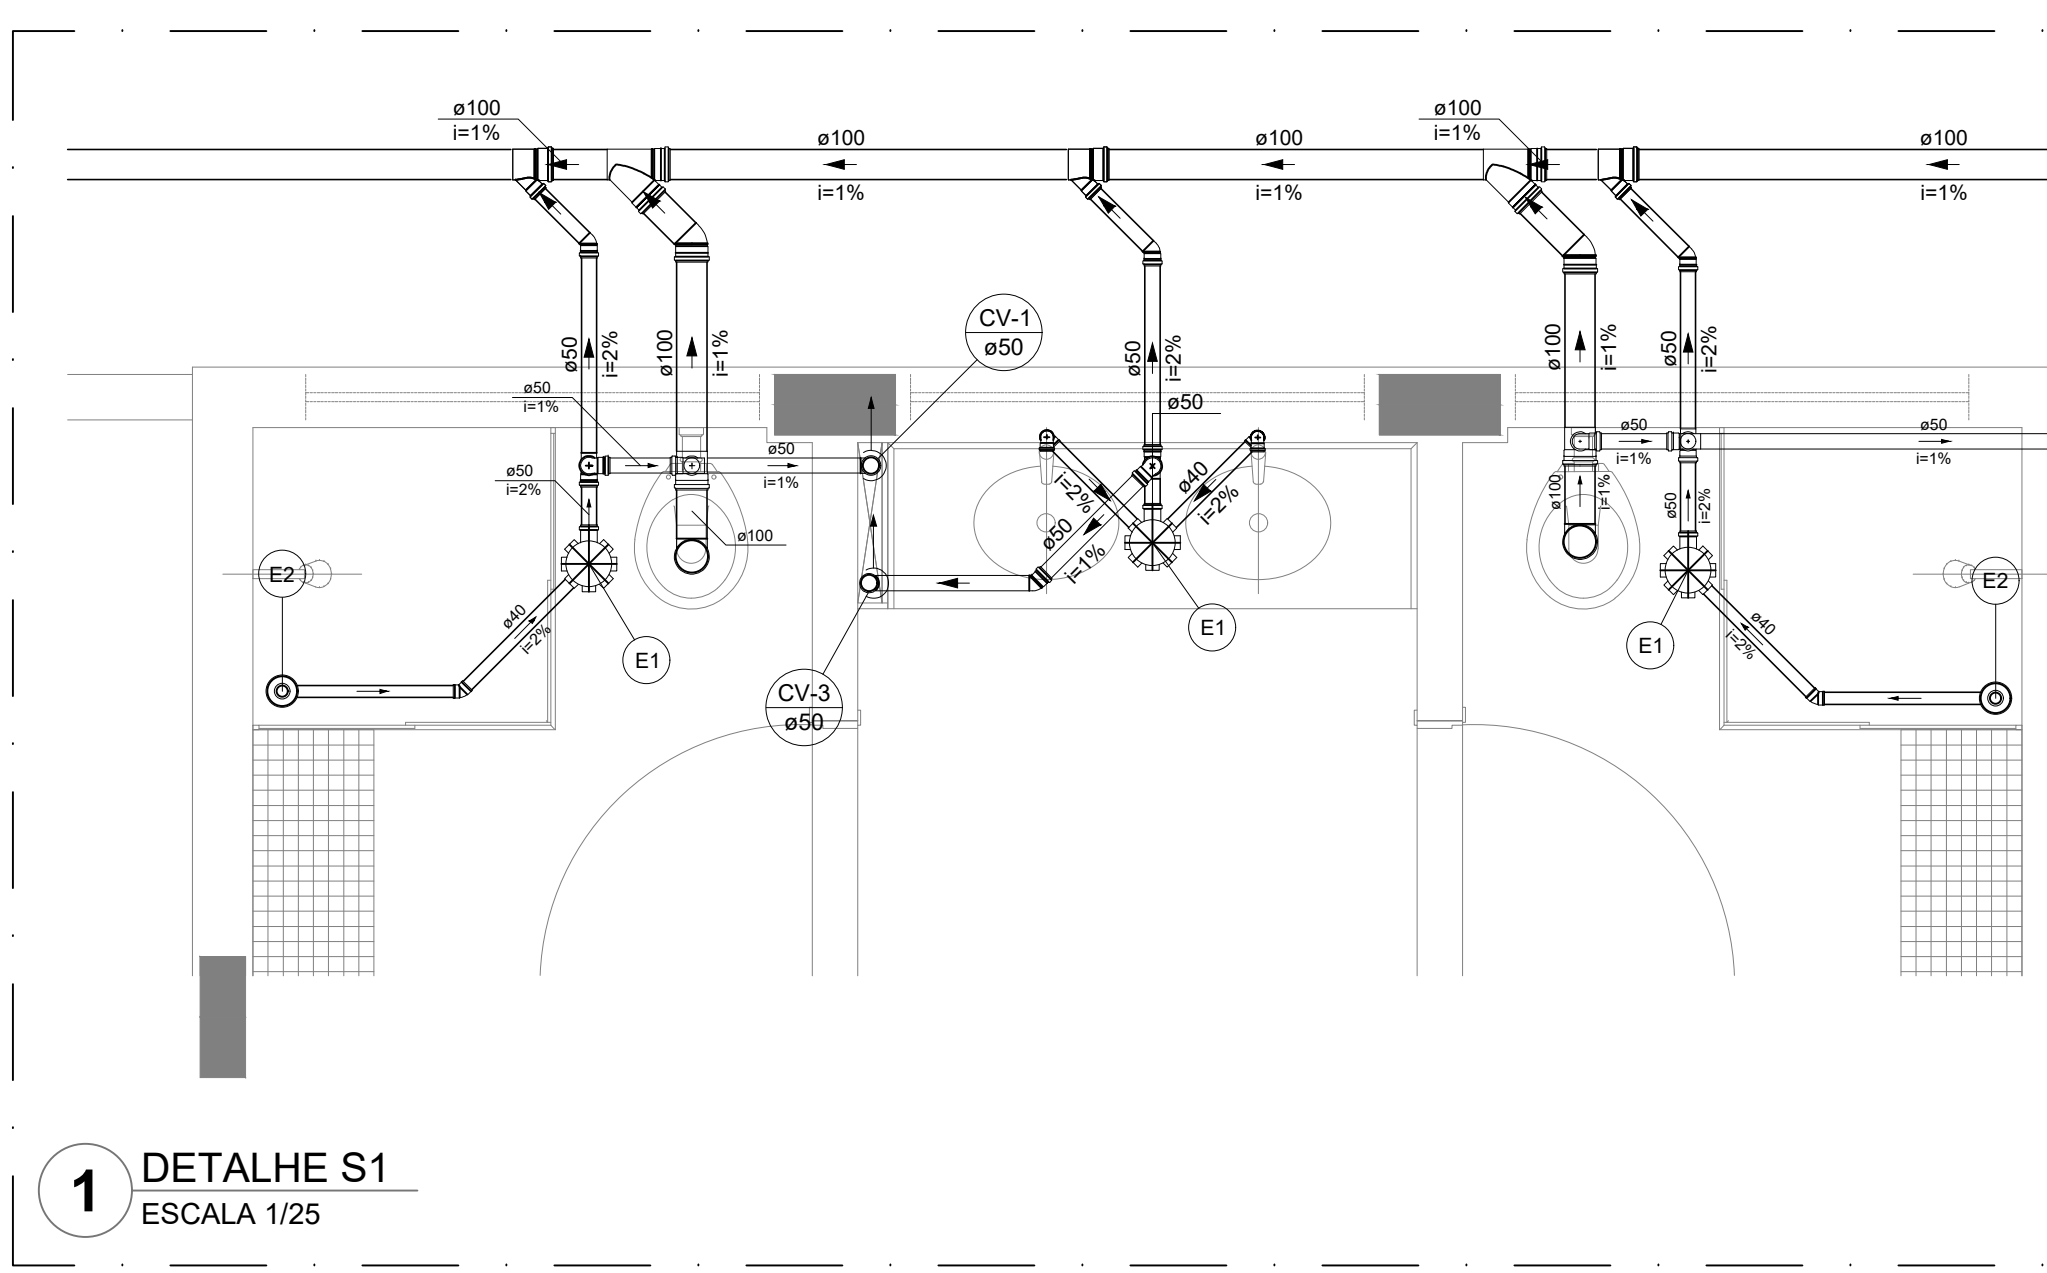


Legenda de peças	
PVC Acessórios	
E1	Caixa sifonada montada c/ grelha e porta grelha 150x150x50
1pc	
PVC Acessórios	
E2	Copo/ Caixa Seca 100x100x40
1pc	
PVC Acessórios	
E3	Grelha redonda p/ cx sifo e ralo seco 100 mm
1pc	

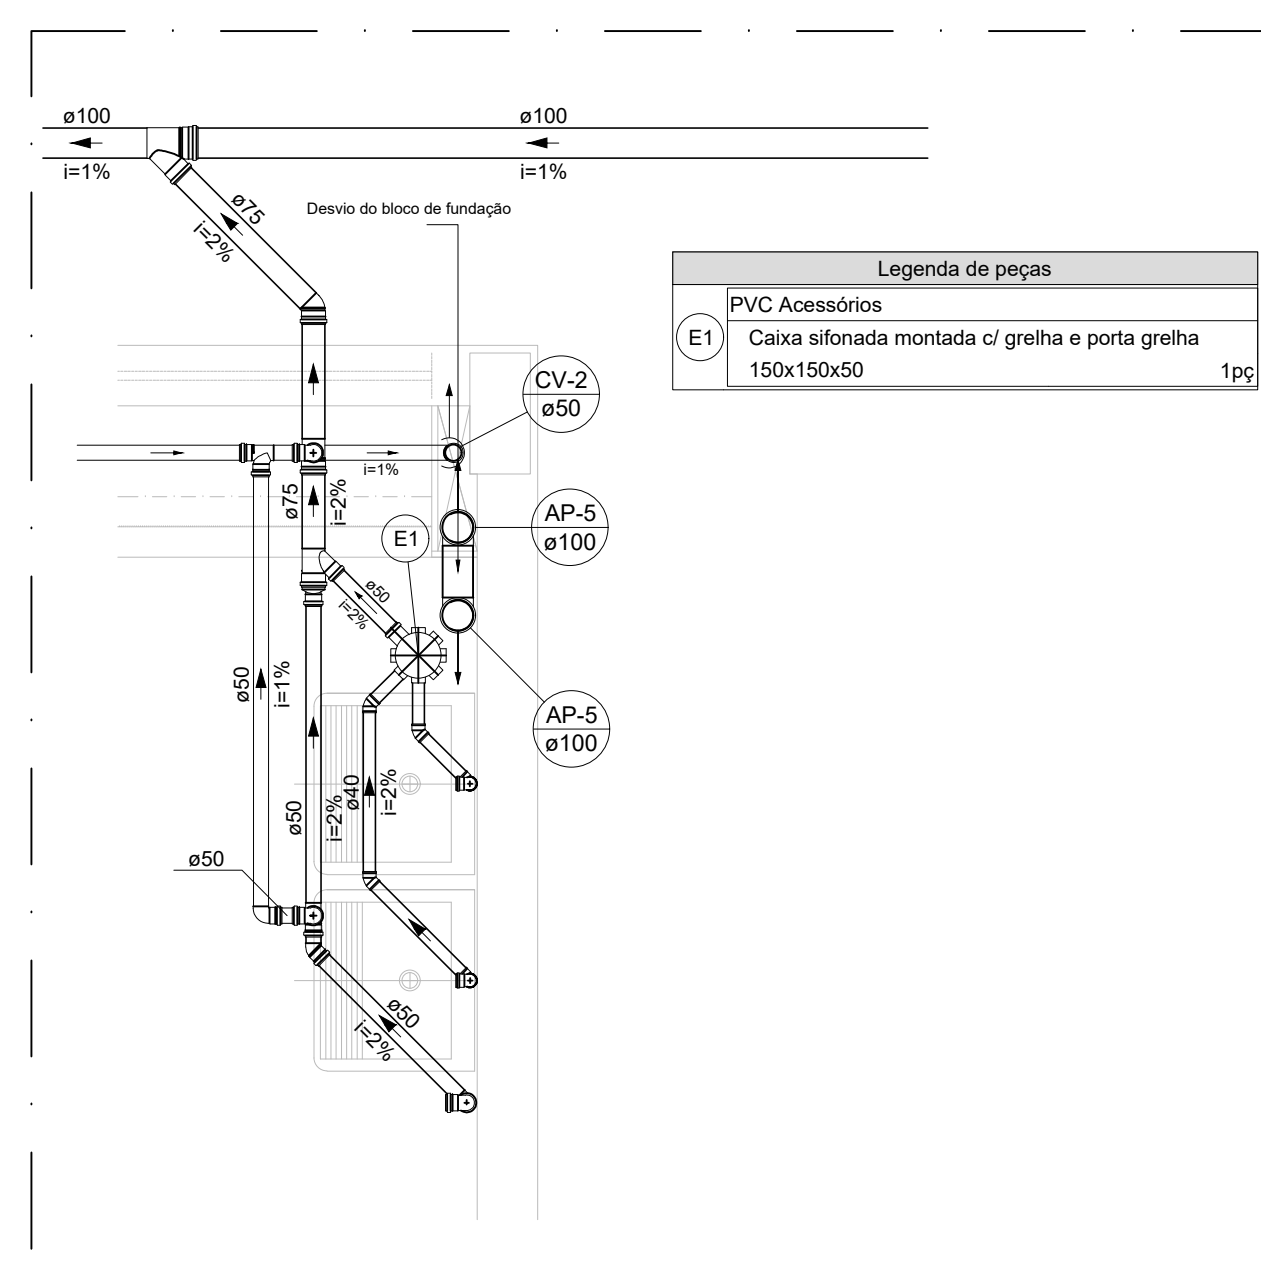

Legenda de peças	
PVC Acessórios	
E1	Caixa sifonada montada c/ grelha e porta grelha 150x150x50
1pc	
PVC Acessórios	
E2	Copo/ Caixa Seca 100x100x40
1pc	
PVC Acessórios	
E3	Grelha redonda p/ cx sifo e ralo seco 100 mm
1pc	

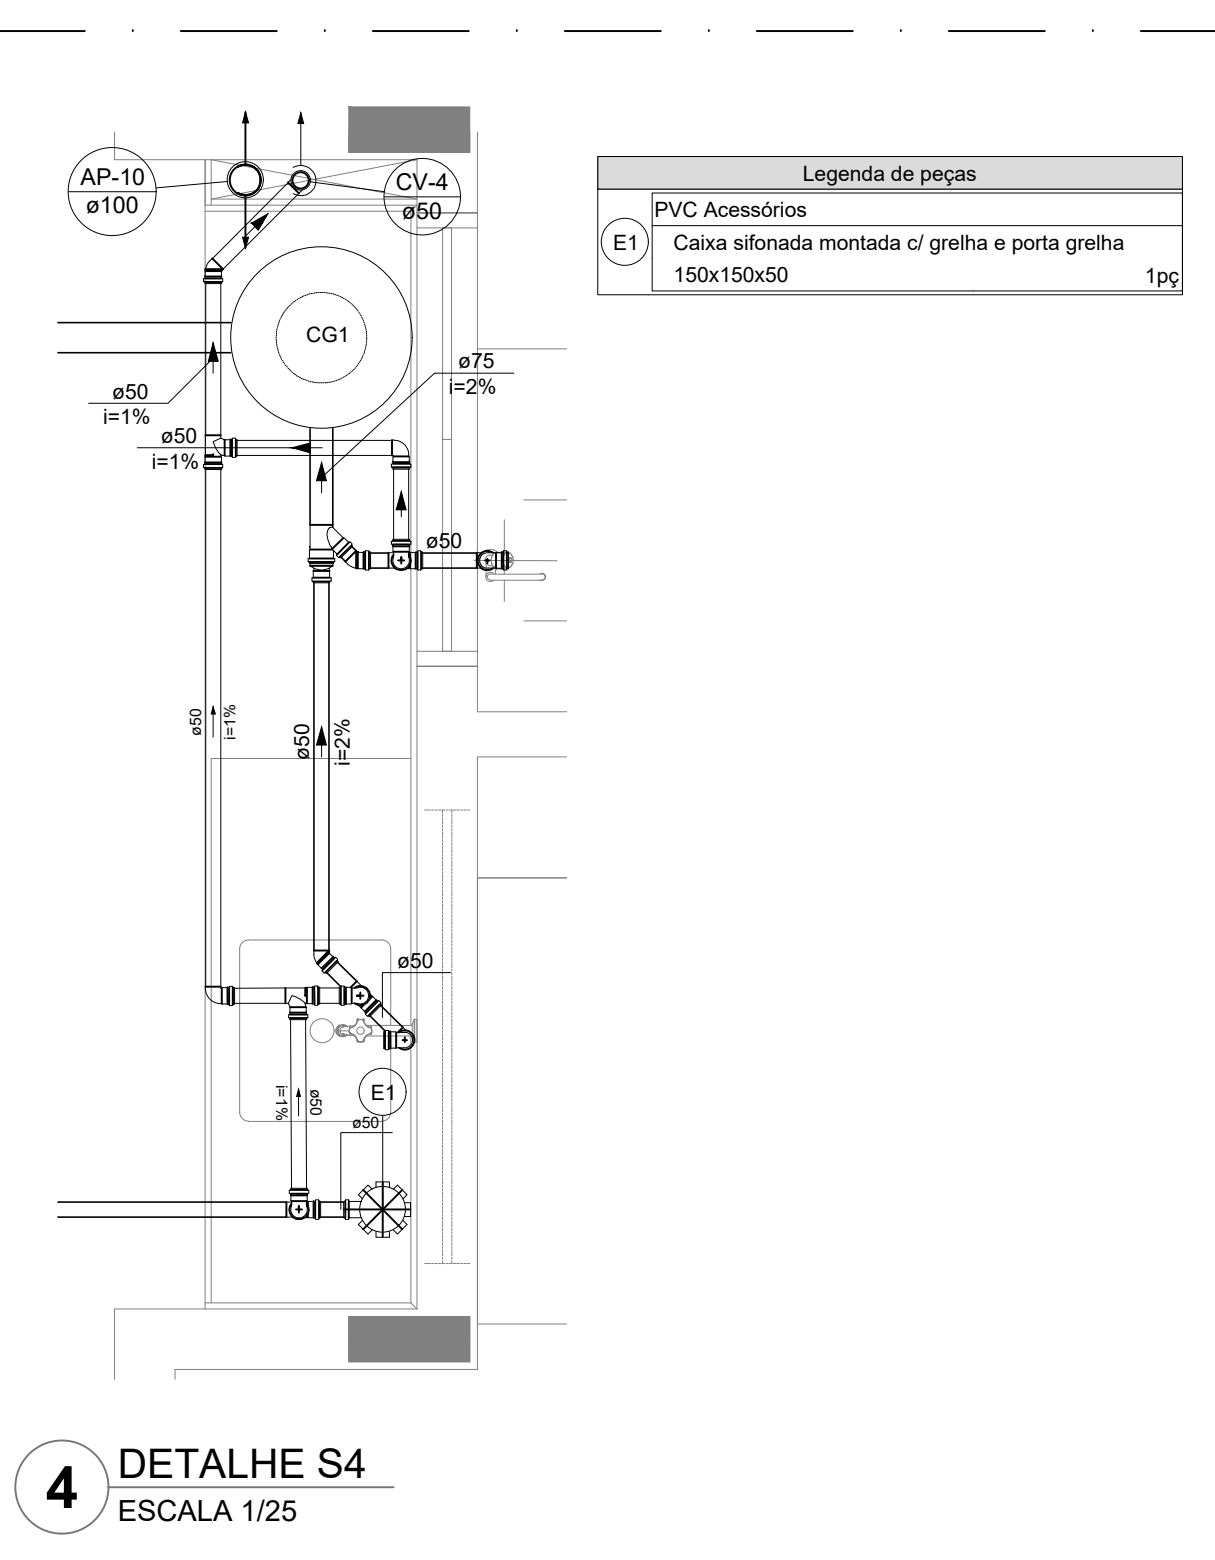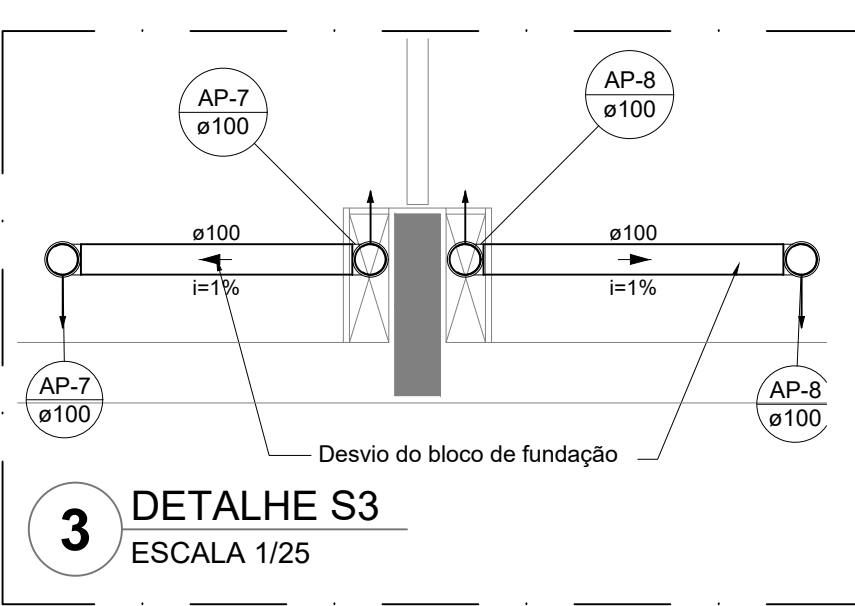

Legenda de peças	
PVC Acessórios	
E1	Caixa sifonada montada c/ grelha e porta grelha 150x150x50
1pc	
PVC Acessórios	
E2	Copo/ Caixa Seca 100x100x40
1pc	
PVC Acessórios	
E3	Grelha redonda p/ cx sifo e ralo seco 100 mm
1pc	

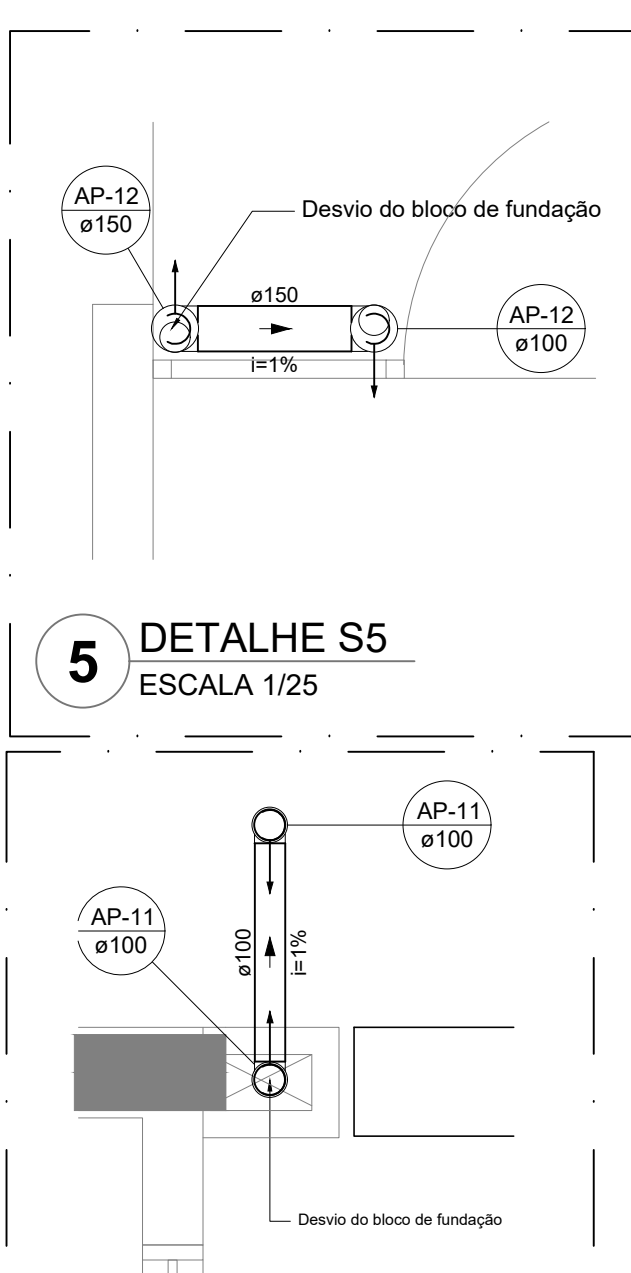

NOTAS GERAIS

1. CONFERIR MEDIDAS EM OBRA
2. MEDIDAS EM METRO, EXCETO QUANDO INDICADO
3. AS COTAS DEVEM SER EM FRENTE AO DESENHO
4. ESTE PROJETO FOI DESENVOLVIDO A PARTIR DO PROJETO DE ARQUITETURA
5. PARA QUANTIDADES DIVERSAS E/OU DIVERGENCIAS SINALIZAR IMEDIATAMENTE

NOTAS ESPECÍFICAS

ÁGUAS PLUVIAIS



1. EXECUTAR ESTE PROJETO JUNTAMENTE COM O PROJETO ESTRUTURAL
2. ANTES DA CONCRETAGEM PREVER PASSAGENS PARA AS TUBULAÇÕES, DENTRO DOS LIMITES ESTABELECIDOS PELA NBR 6118:2014
3. ALTERAÇÕES NESTE PROJETO SOMENTE COM AUTORIZAÇÃO EXPRESSA DO FINE
4. TODA A TUBULAÇÃO ATÉ 150 MM SERÁ EM PVC-R. DIÂMETROS ACIMA DE 150 MM SERÃO EM UNIFORT
5. AS PROFUNDIDADES DAS CAIXAS DE INSPEÇÃO E POÇOS DE VISITA DEVERÃO SER AJUSTADO CONFORME PERFIL DO TERRENO, DESDE QUE SEJAM GARANTIDAS AS INCLINAÇÕES MÍNIMAS PREVISTAS EM NORMAS
6. CAIXAS DE INSPEÇÃO DE ATÉ 1,00 METROS DE PROFUNDIDADE SERÃO DE 600x60 cm. PROFUNDIDADES ACIMA DE 1,00 METROS DEVERÃO SER POÇO DE VISITA
7. A REDE PLUVIAL DO TERRENO FOI REPRESENTADA NO NÍVEL FUNDAÇÃO PARA FACILITAR O ENTENDIMENTO DO PROJETO EM FUNÇÃO DOS DESVIOS DAS BLOCS DE FUNDAÇÃO

ESGOTO


1. OS PROJETOS DEVEM SER ADAPTADOS TECNICAMENTE CONFORME AS NECESSIDADES MUNICIPAIS
2. PARA COLETA DOS DEJETOS OBSERVAR POSTURAS MUNICIPAIS
3. CASO SEJA NECESSÁRIA A ELABORAÇÃO DE PROJETO DE FOSSA E SUMIDOURO, ESTE FICARÁ A CARGO DO ENTE RECEPTOR PARA ADAPTAÇÃO CONFORME O SOLO DA REGIÃO
4. AS PROFUNDIDADES DAS CAIXAS DE INSPEÇÃO E POÇOS DE VISITA DEVERÃO SER AJUSTADO CONFORME PERFIL DO TERRENO, DESDE QUE SEJAM GARANTIDAS AS INCLINAÇÕES MÍNIMAS PREVISTAS EM NORMAS
5. CAIXAS DE INSPEÇÃO DE ATÉ 1,00 METROS DE PROFUNDIDADE SERÃO DE 600x60 cm. PROFUNDIDADES ACIMA DE 1,00 METROS DEVERÃO SER POÇO DE VISITA
6. TODA A TUBULAÇÃO SERÁ EM PVC SÉRIE NORMAL

REFERÊNCIAS:



- MEMORIAL DESCRITIVO E ESPECIFICAÇÕES TÉCNICAS

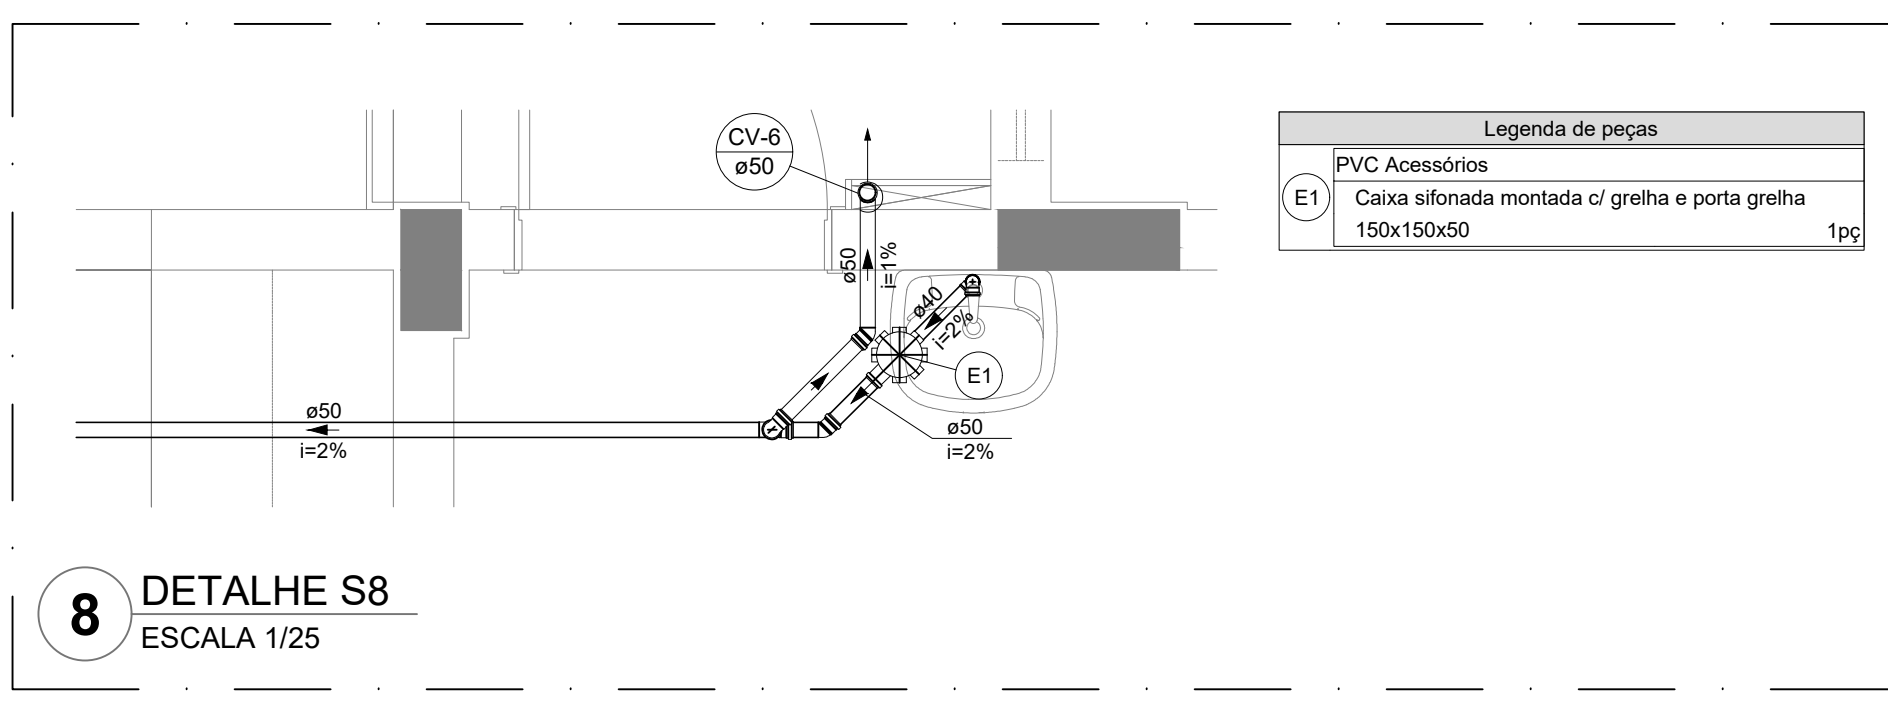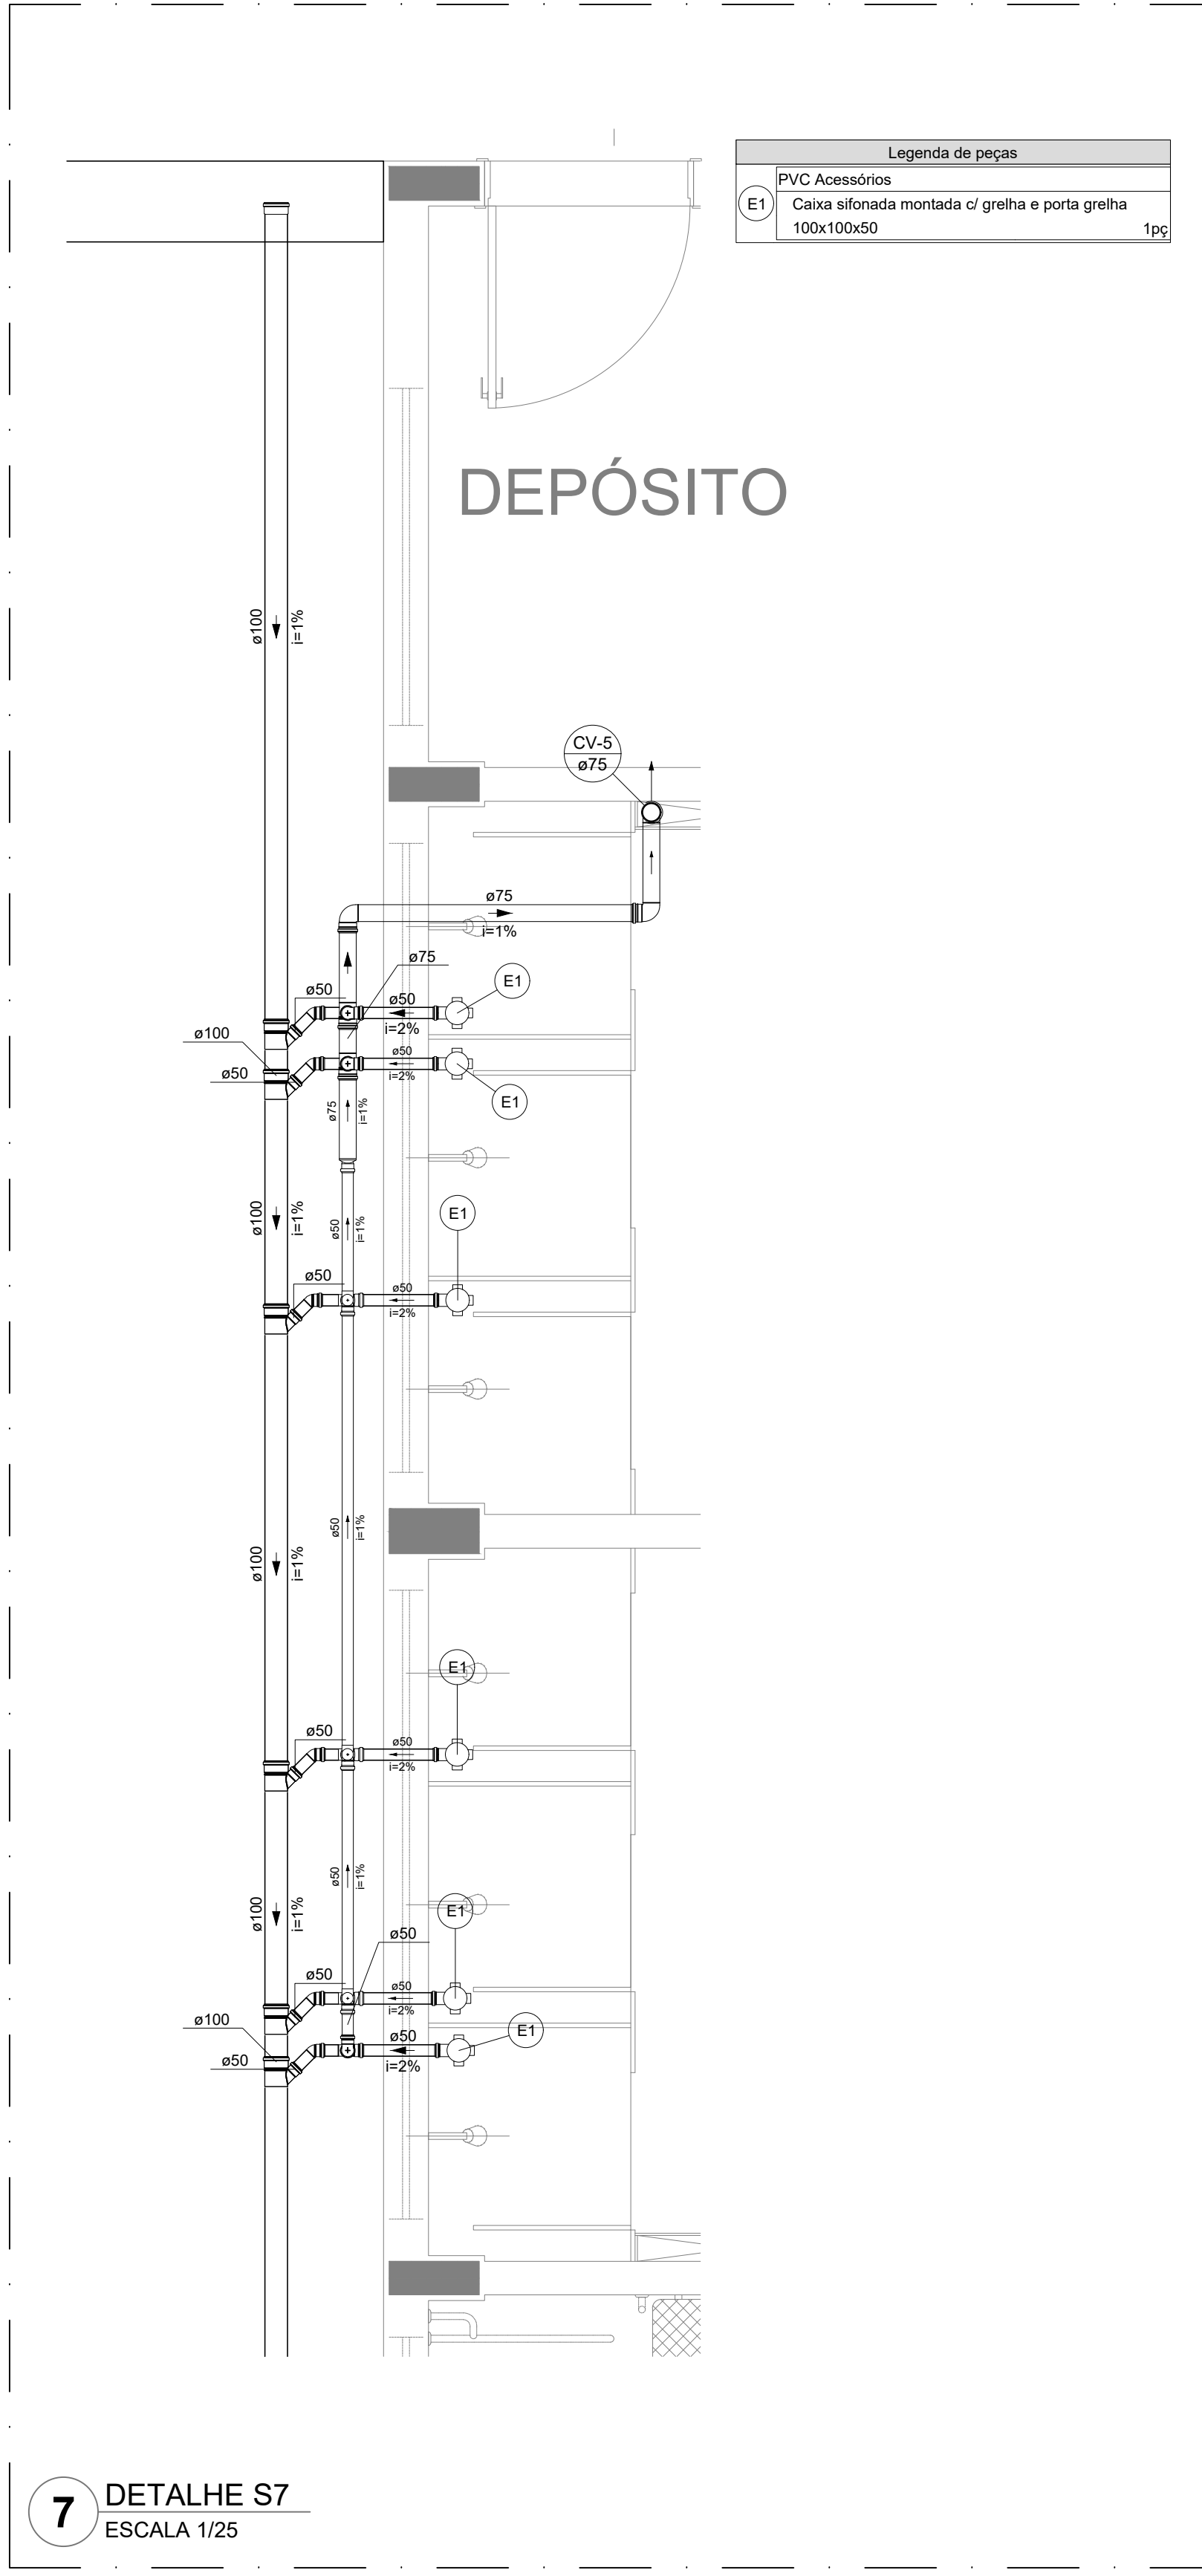


Legenda de peças	
PVC Acessórios	
E1	Caixa sifonada montada c/ grelha e porta grelha 150x150x50
1pc	
PVC Acessórios	
E2	Copo/ Caixa Seca 100x100x40
1pc	
PVC Acessórios	
E3	Grelha redonda p/ cx sifo e ralo seco 100 mm
1pc	

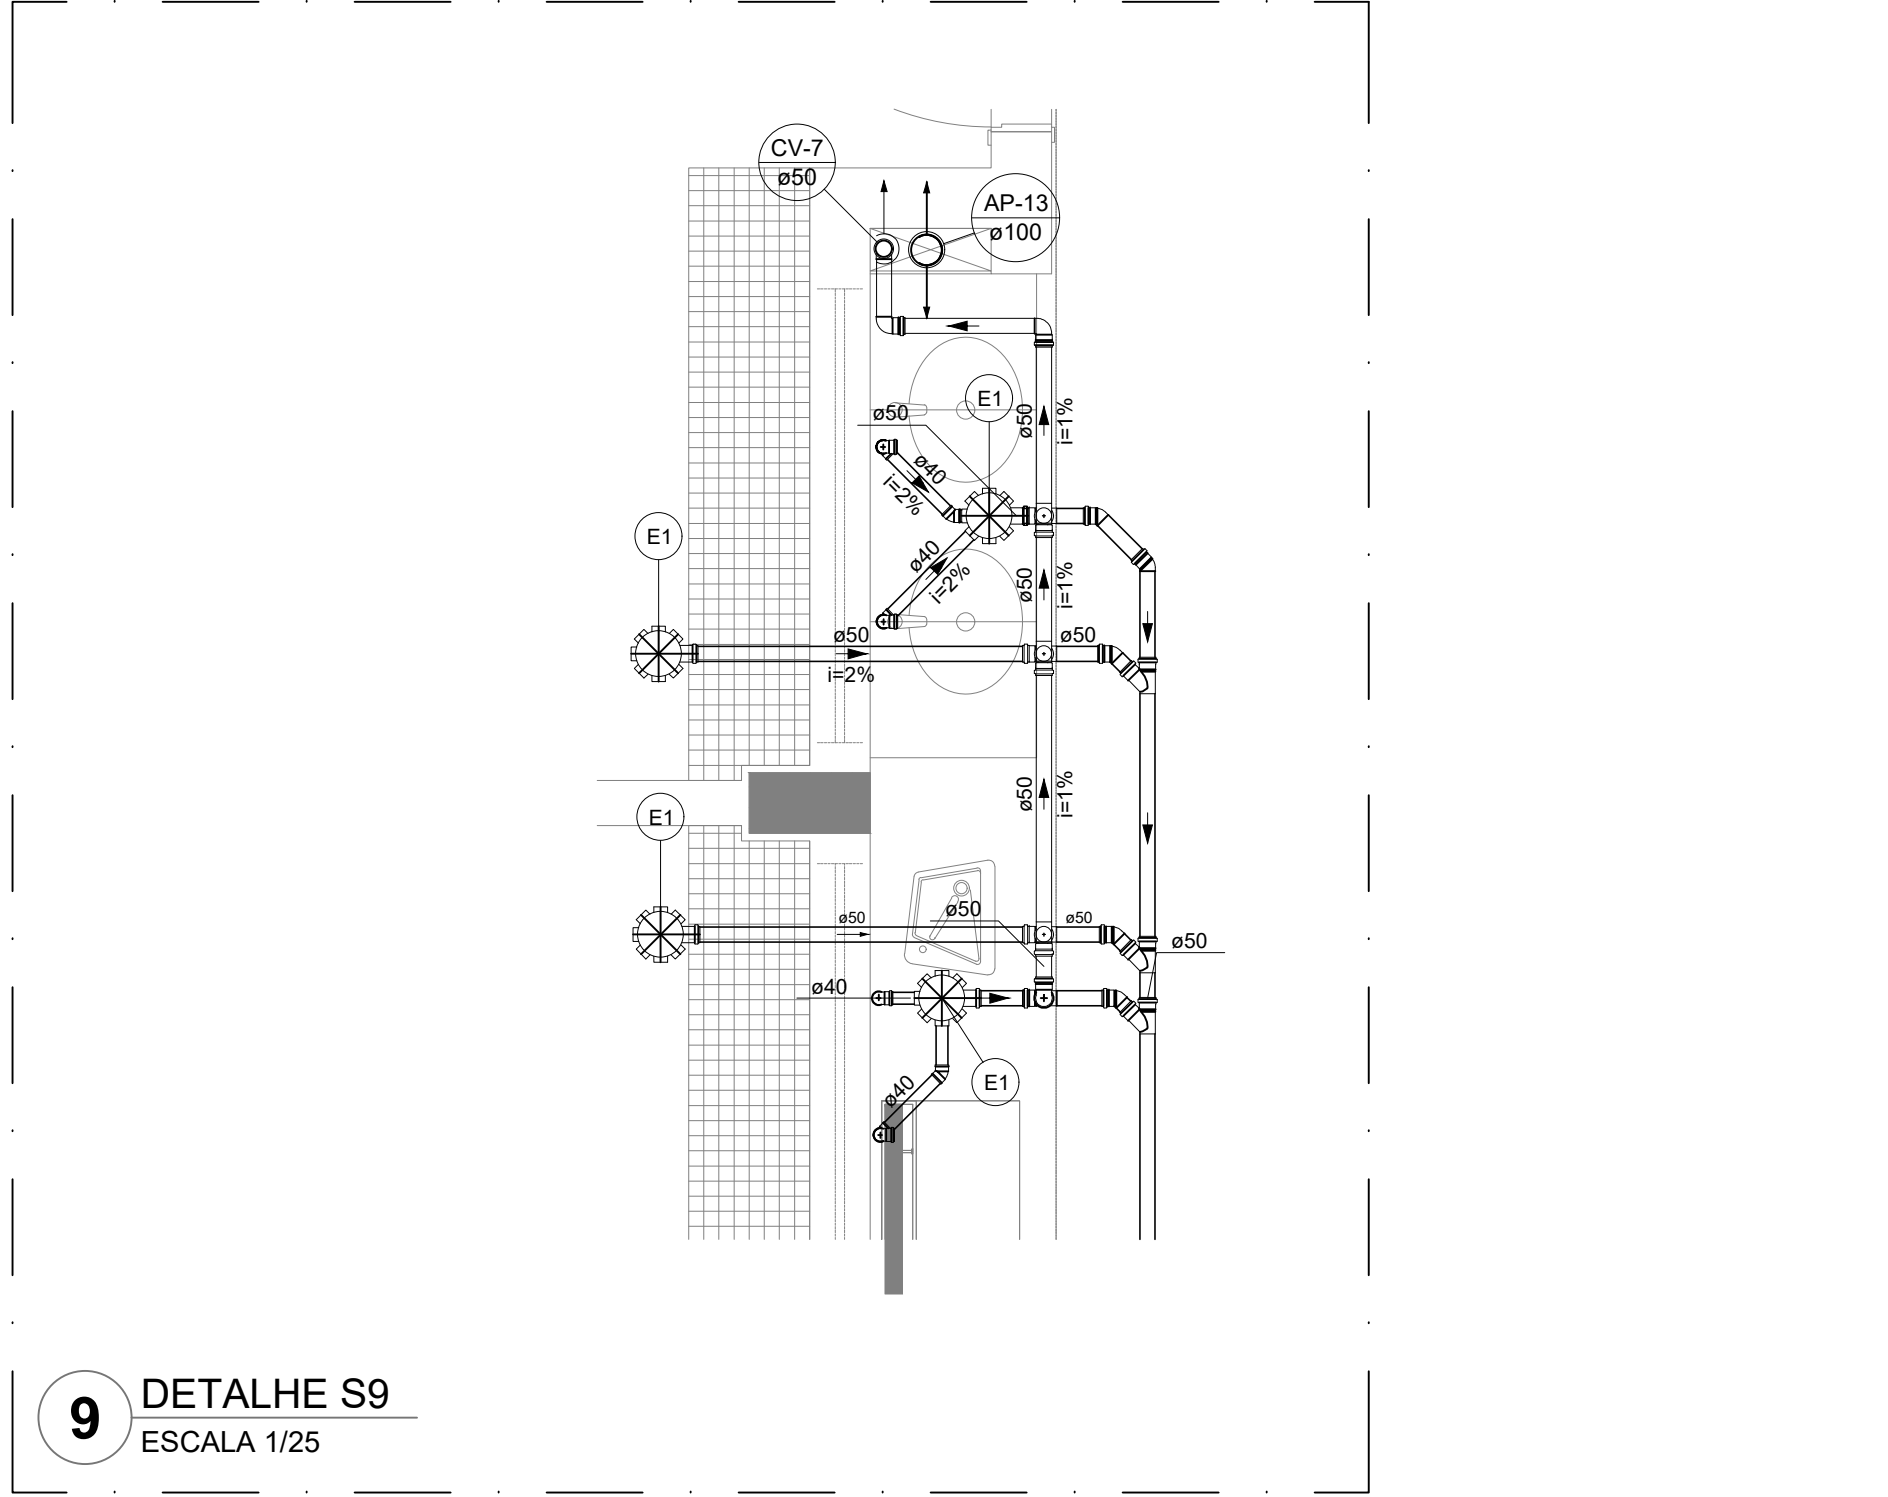


Legenda de peças	
PVC Acessórios	
E1	Caixa sifonada montada c/ grelha e porta grelha 150x150x50
1pc	
PVC Acessórios	
E2	Copo/ Caixa Seca 100x100x40
1pc	
PVC Acessórios	
E3	Grelha redonda p/ cx sifo e ralo seco 100 mm
1pc	

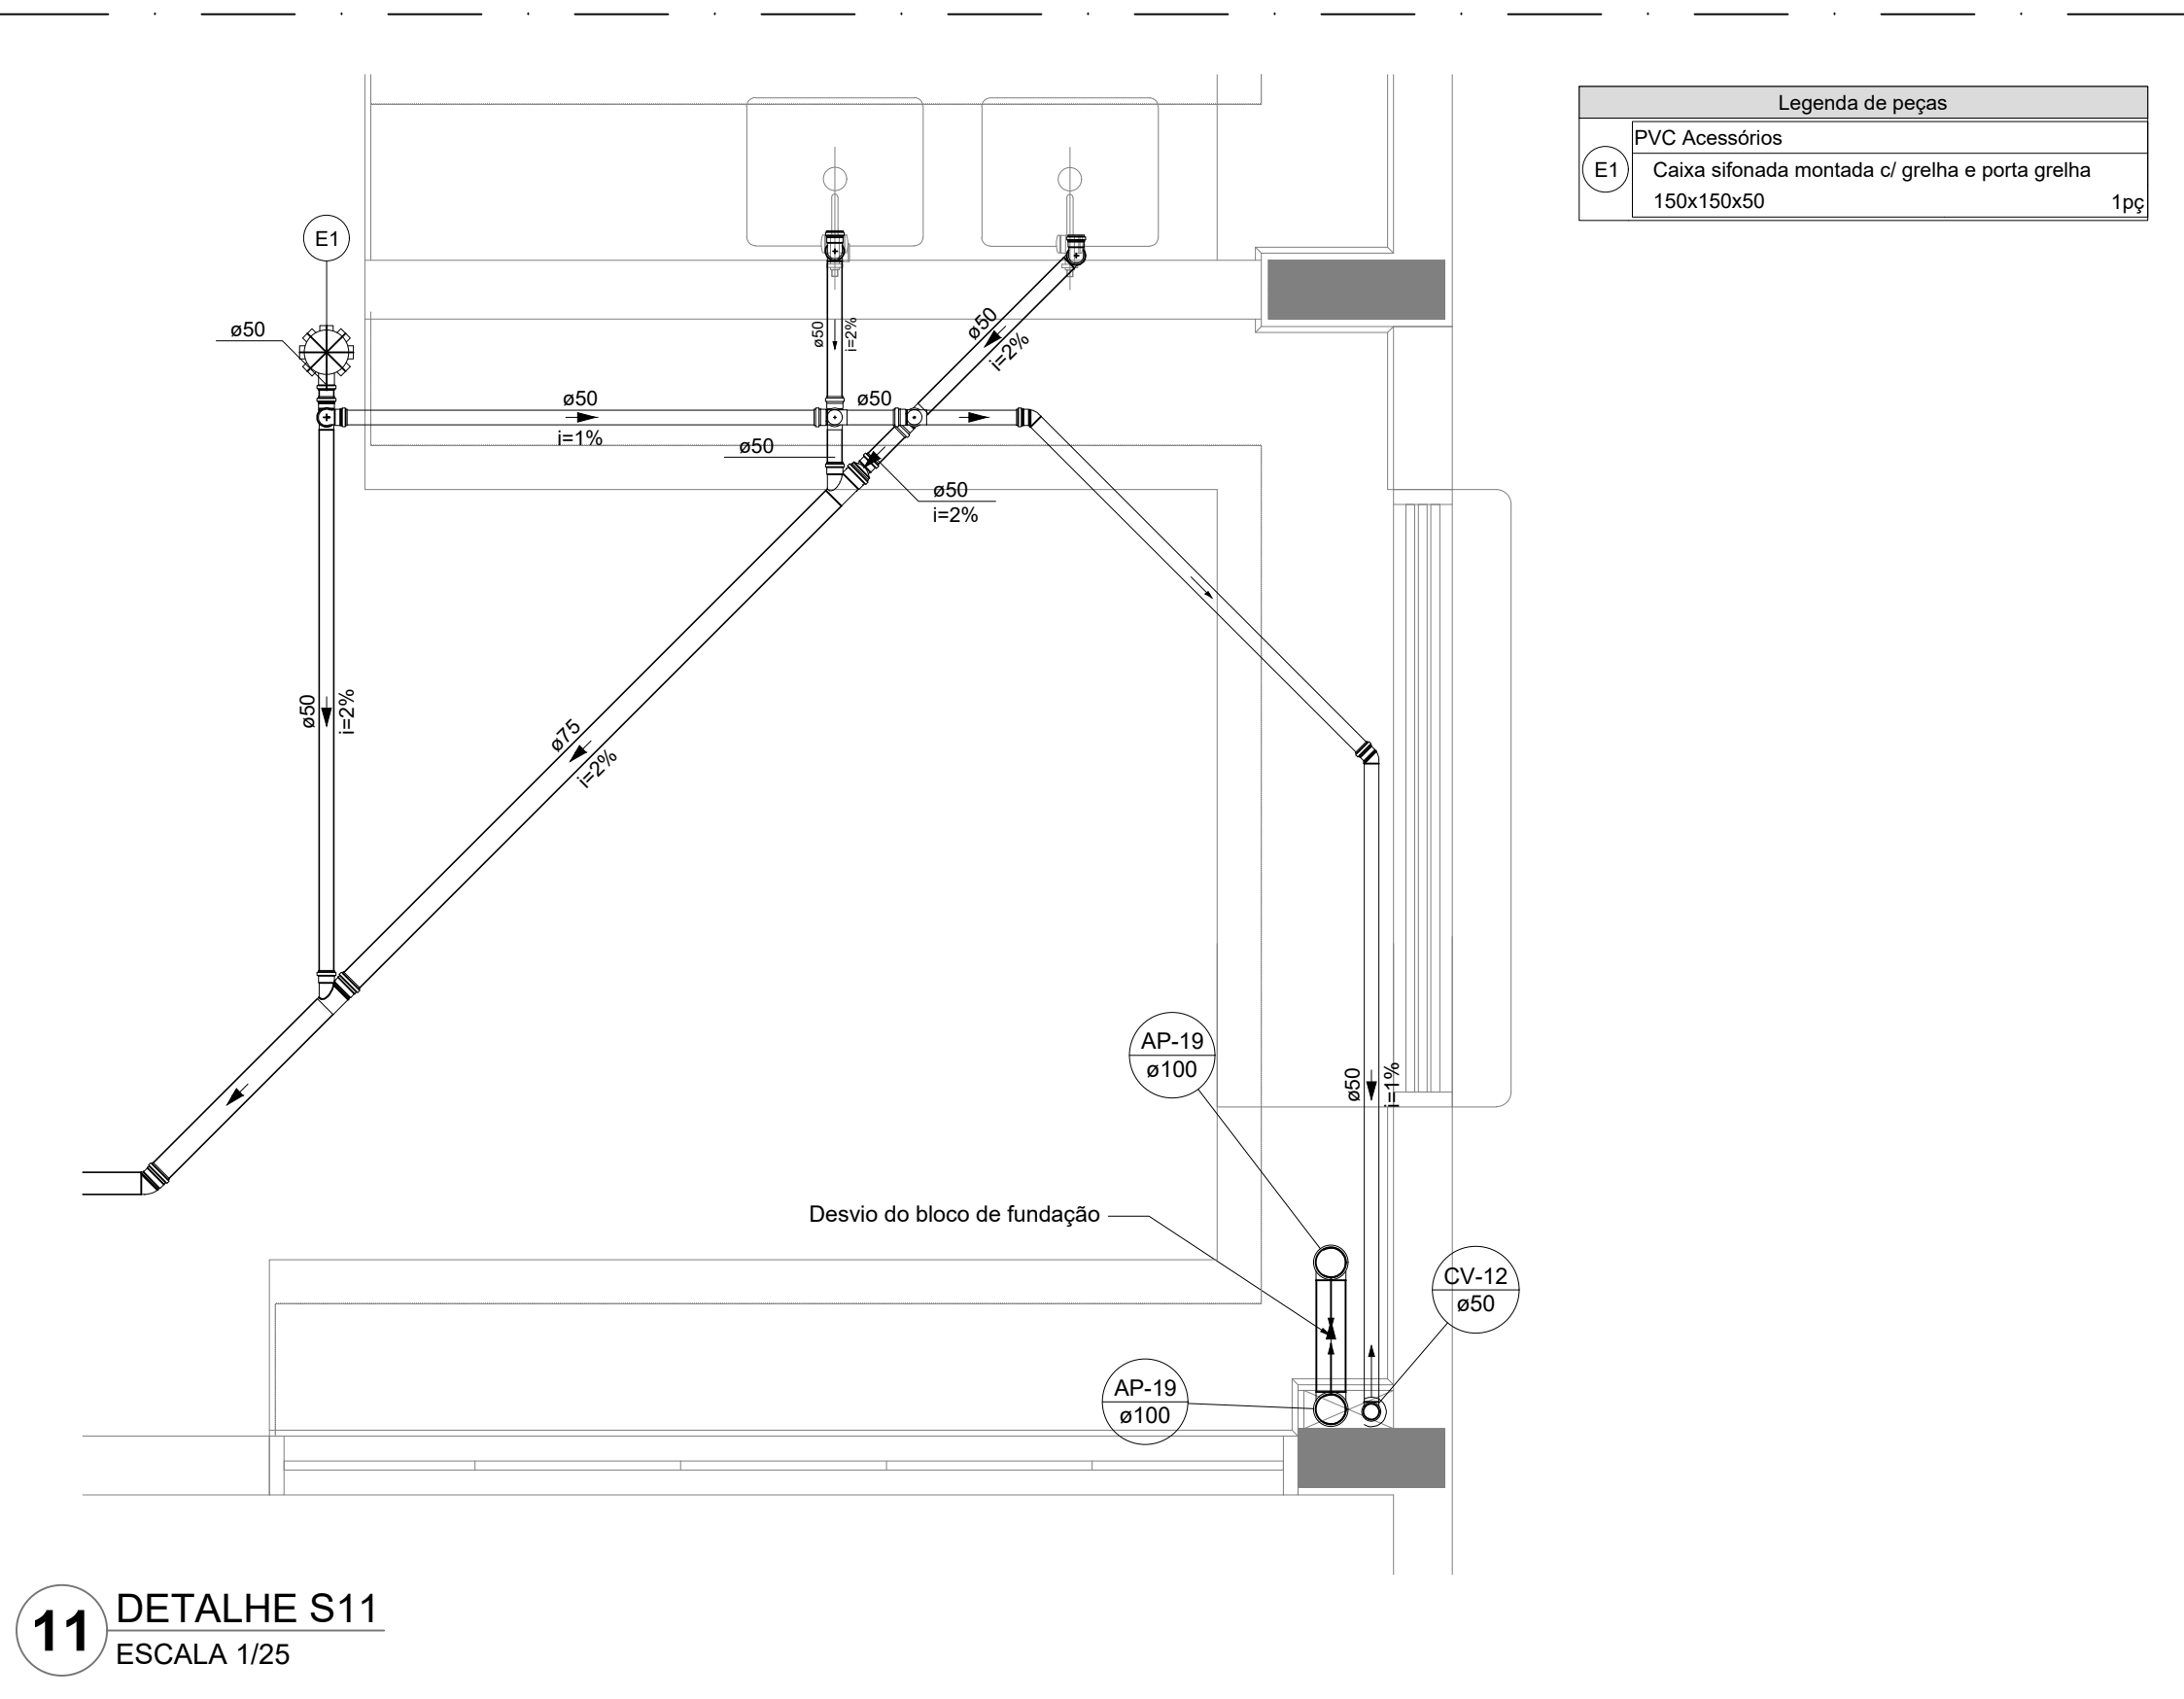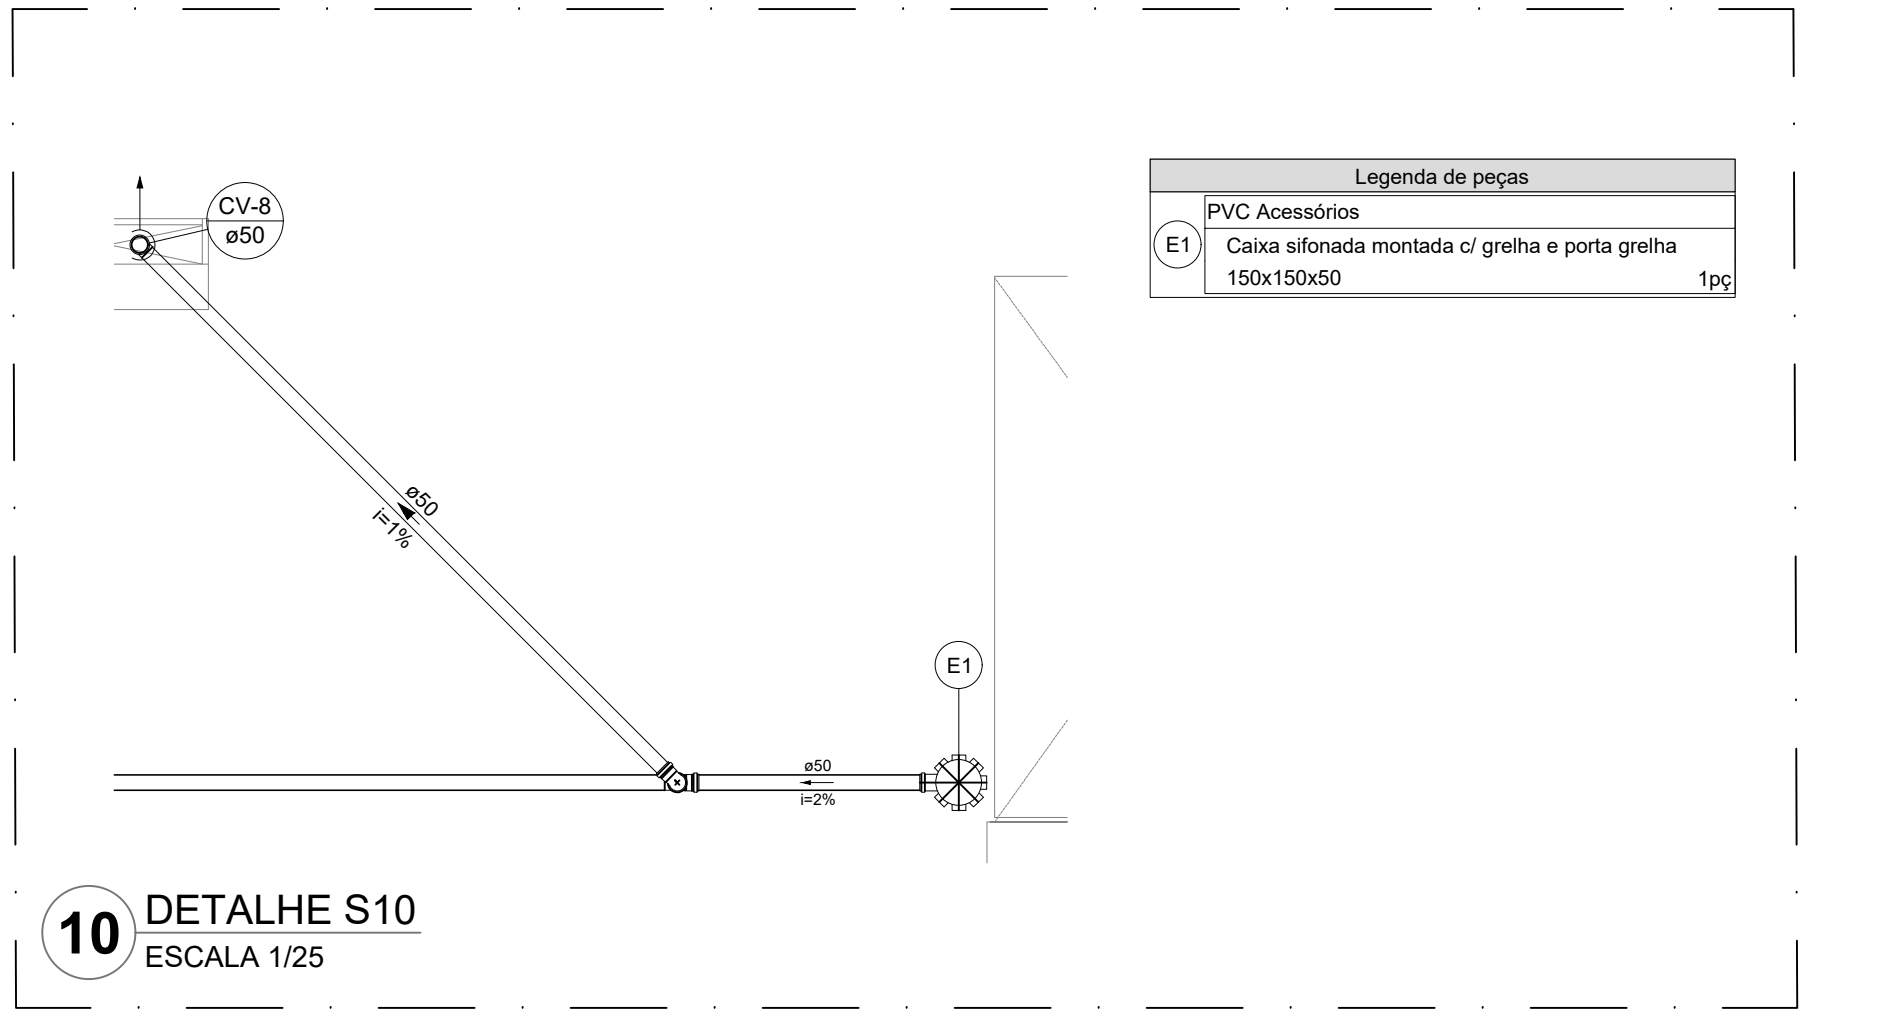

Legenda de peças	
PVC Acessórios	
E1	Caixa sifonada montada c/ grelha e porta grelha 150x150x50
1pc	
PVC Acessórios	
E2	Copo/ Caixa Seca 100x100x40
1pc	
PVC Acessórios	
E3	Grelha redonda p/ cx sifo e ralo seco 100 mm
1pc	

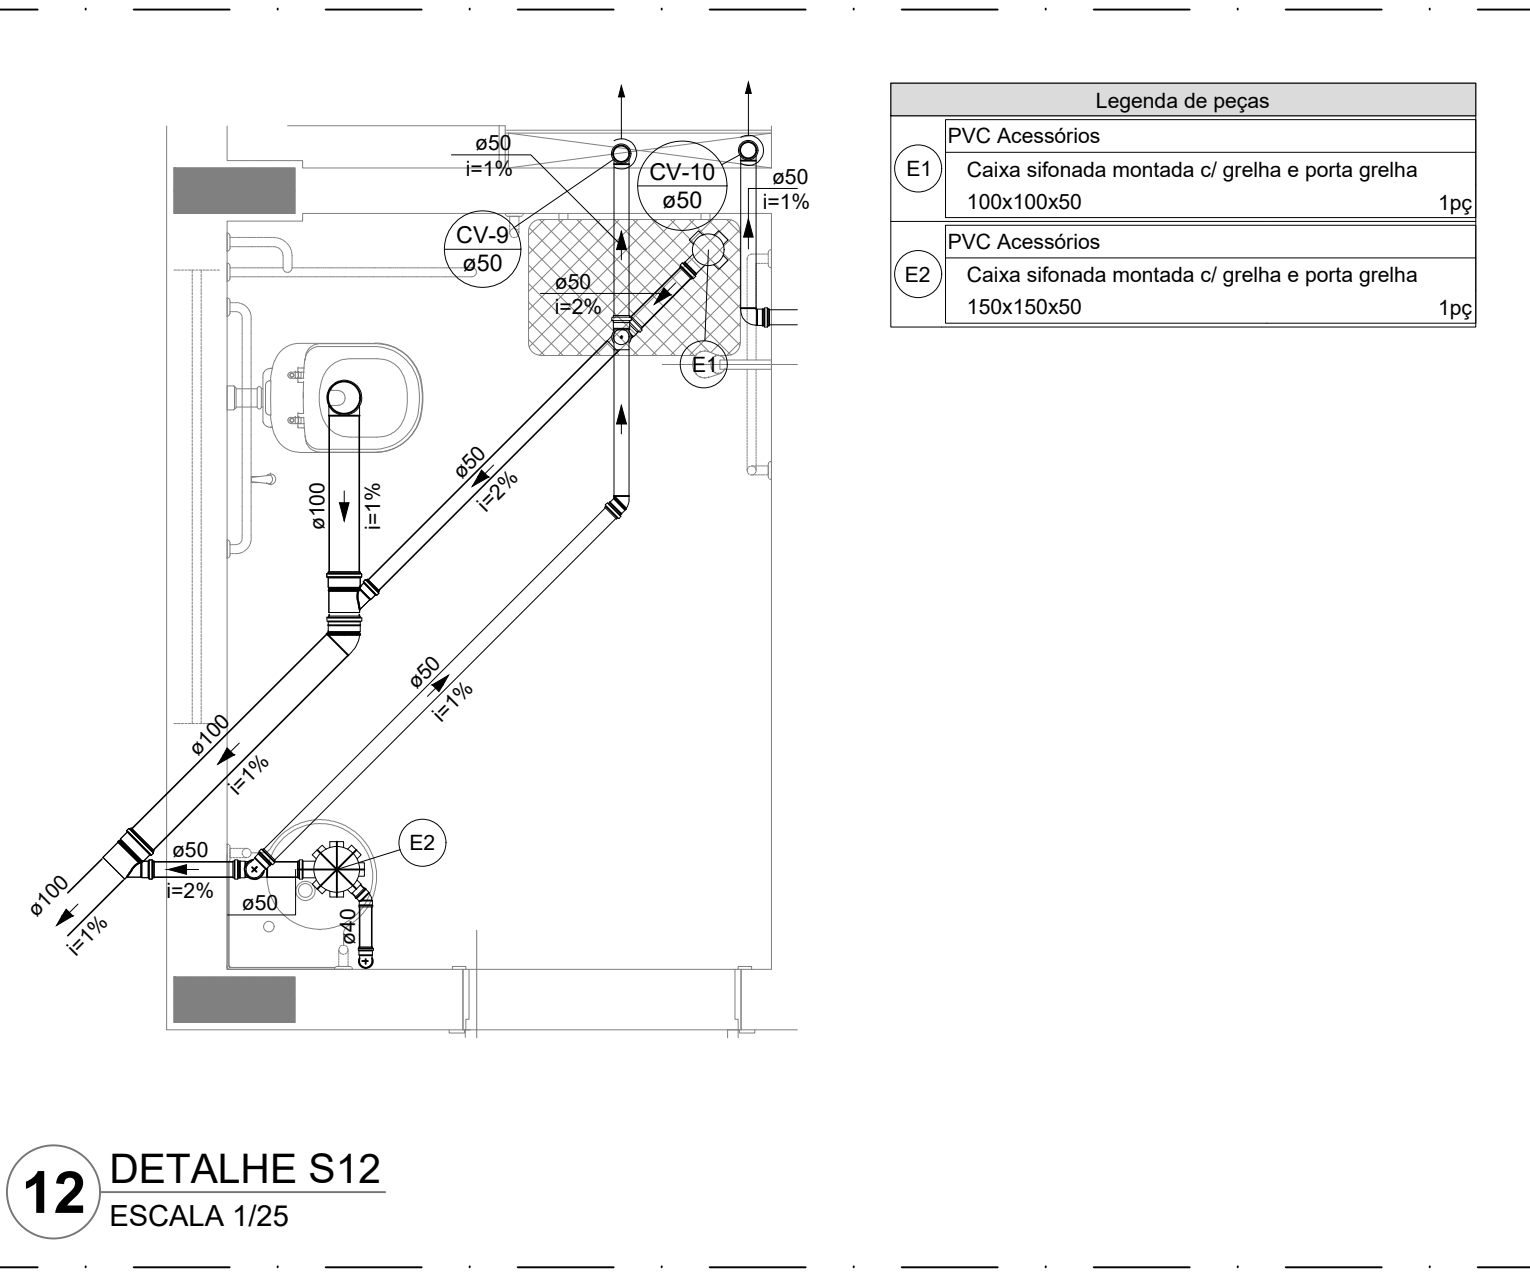

Legenda de peças	
PVC Acessórios	
E1	Caixa sifonada montada c/ grelha e porta grelha 100x100x50
1pc	
PVC Acessórios	
E2	Caixa sifonada montada c/ grelha e porta grelha 150x150x50
1pc	
PVC Acessórios	
E3	Grelha redonda p/ cx sifo e ralo seco 100 mm
1pc	

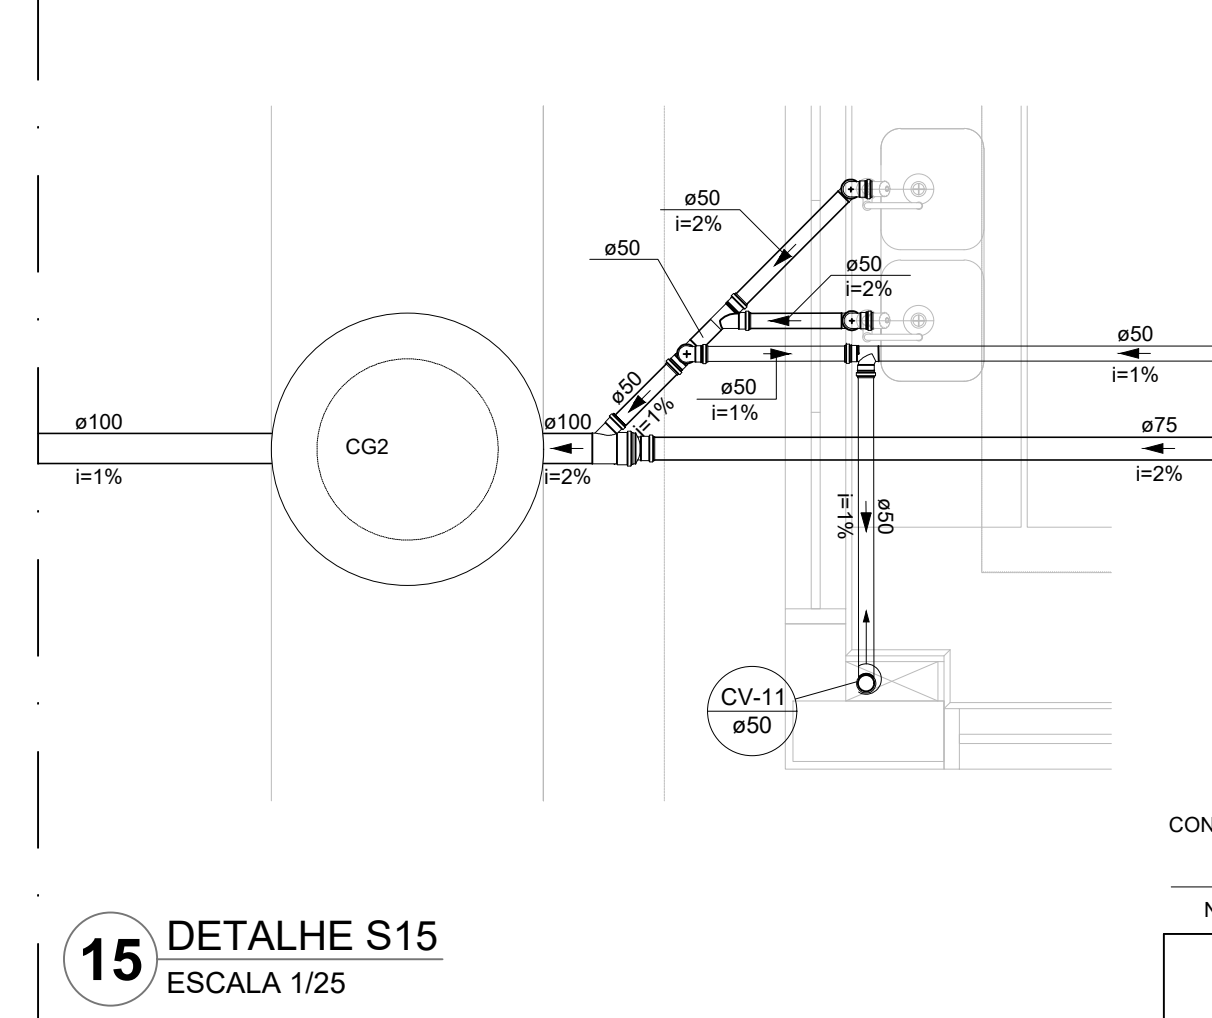

CONTROLE DE REVISÕES

Nº	DATA	DESCRIÇÃO
----	------	-----------

FNDE Fundação Nacional de Desenvolvimento
CPA Engenharia

MINISTÉRIO DA EDUCAÇÃO

PROJETO PADRÃO - FNDE

PROPRIETÁRIO:

ENDEREÇO:

MUNICÍPIO - UF:

PROPRIETÁRIO:

RESP. TÉCNICO: CREA

AUTOR DO PROJETO: CAU

DLFO: CREA

RA

RA






RA

RA

RA

RA

RA

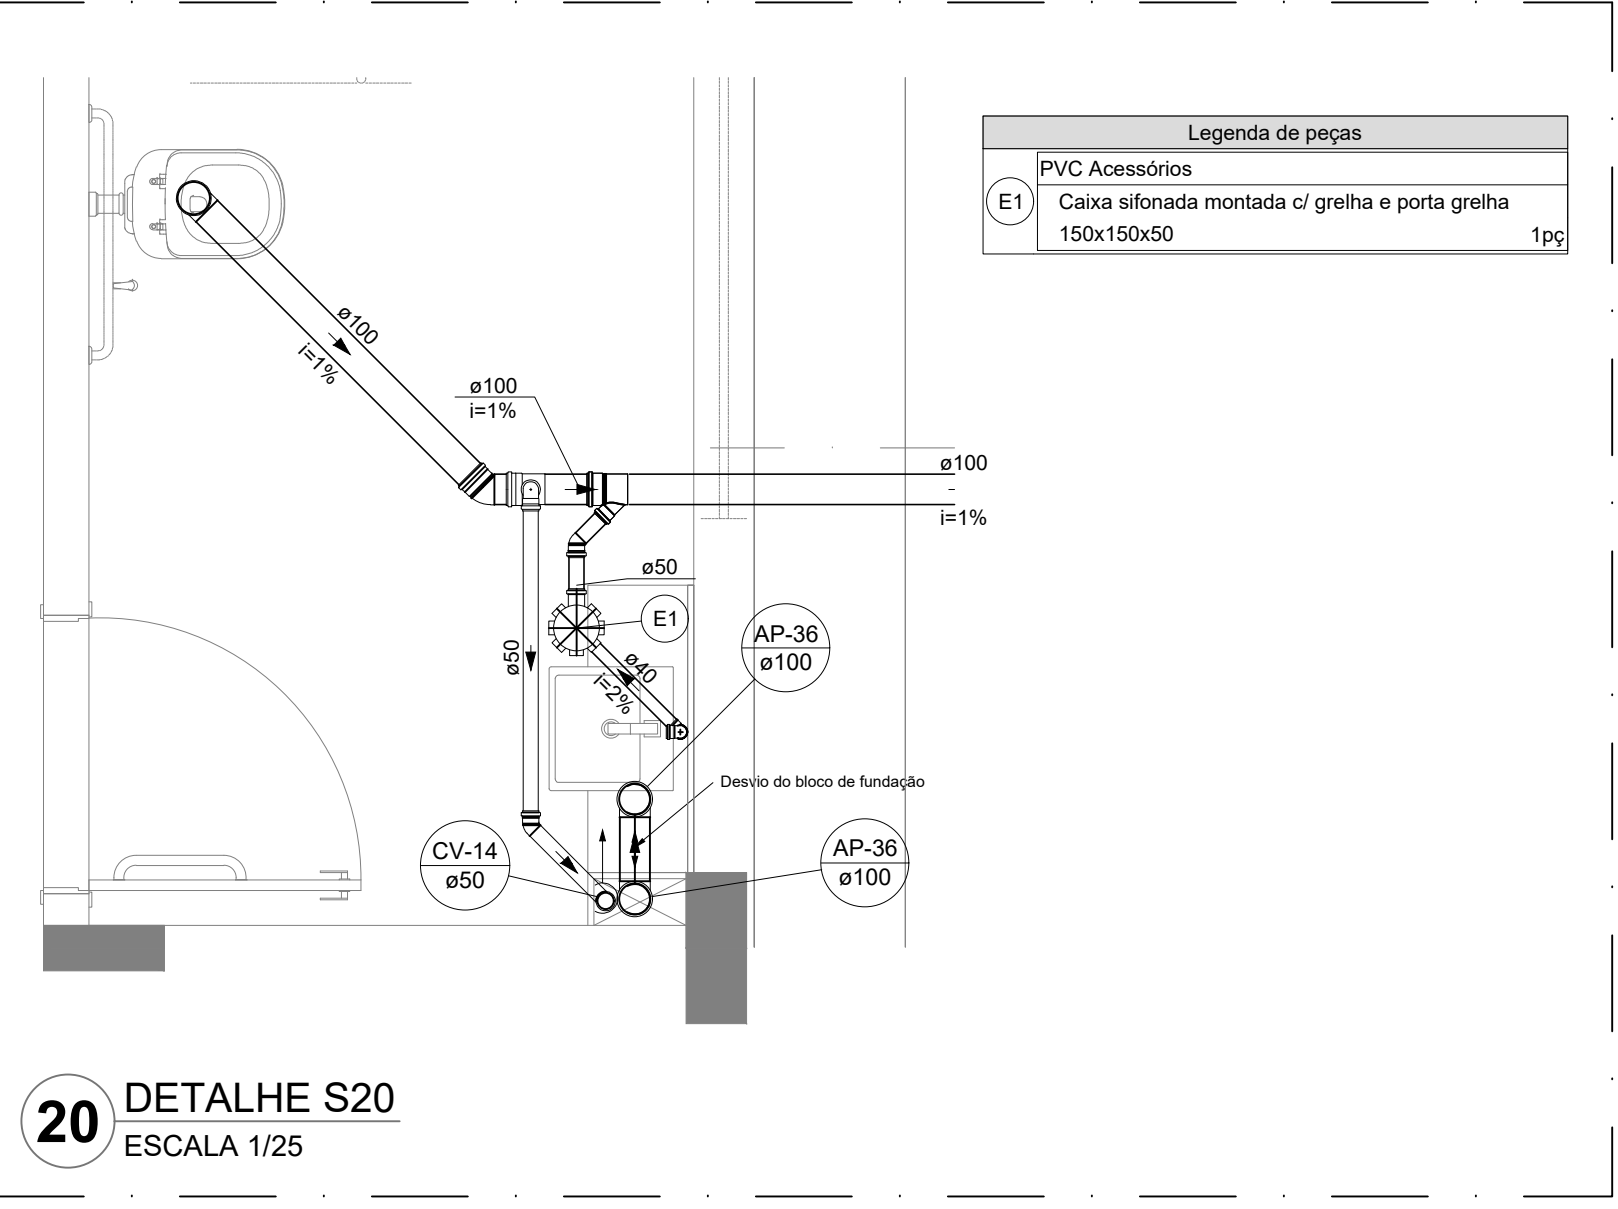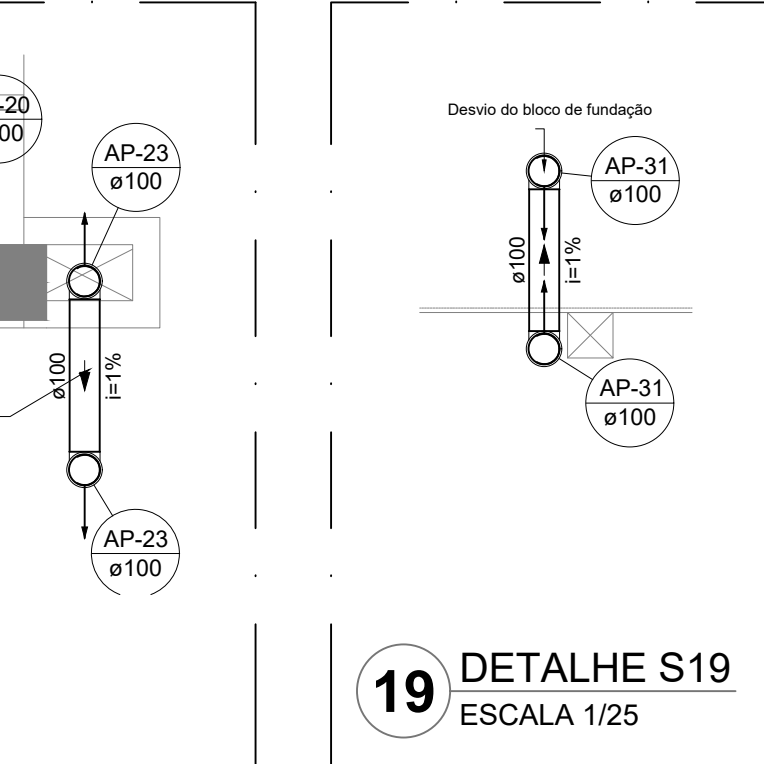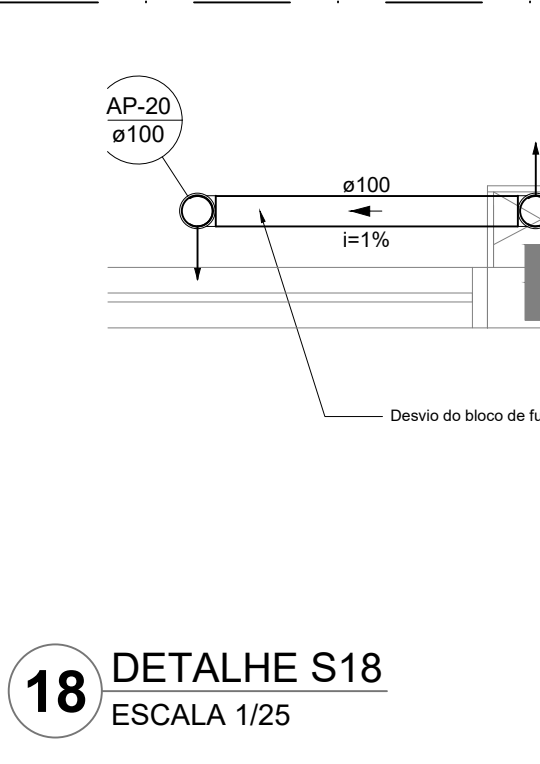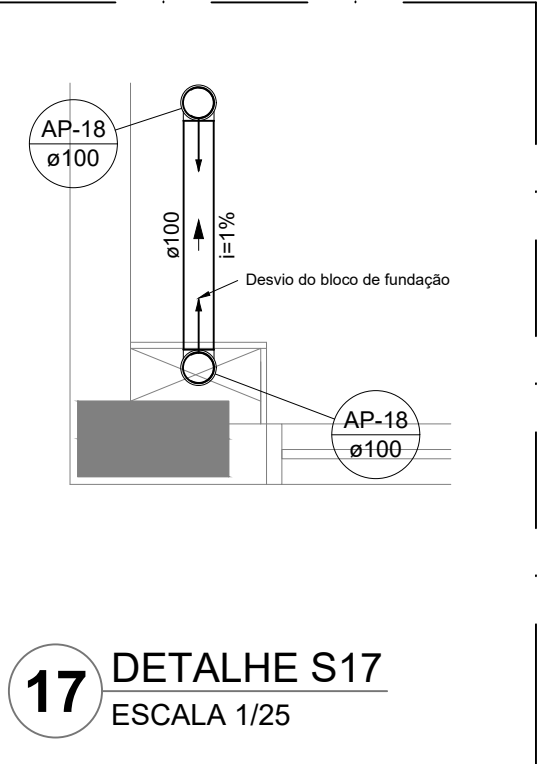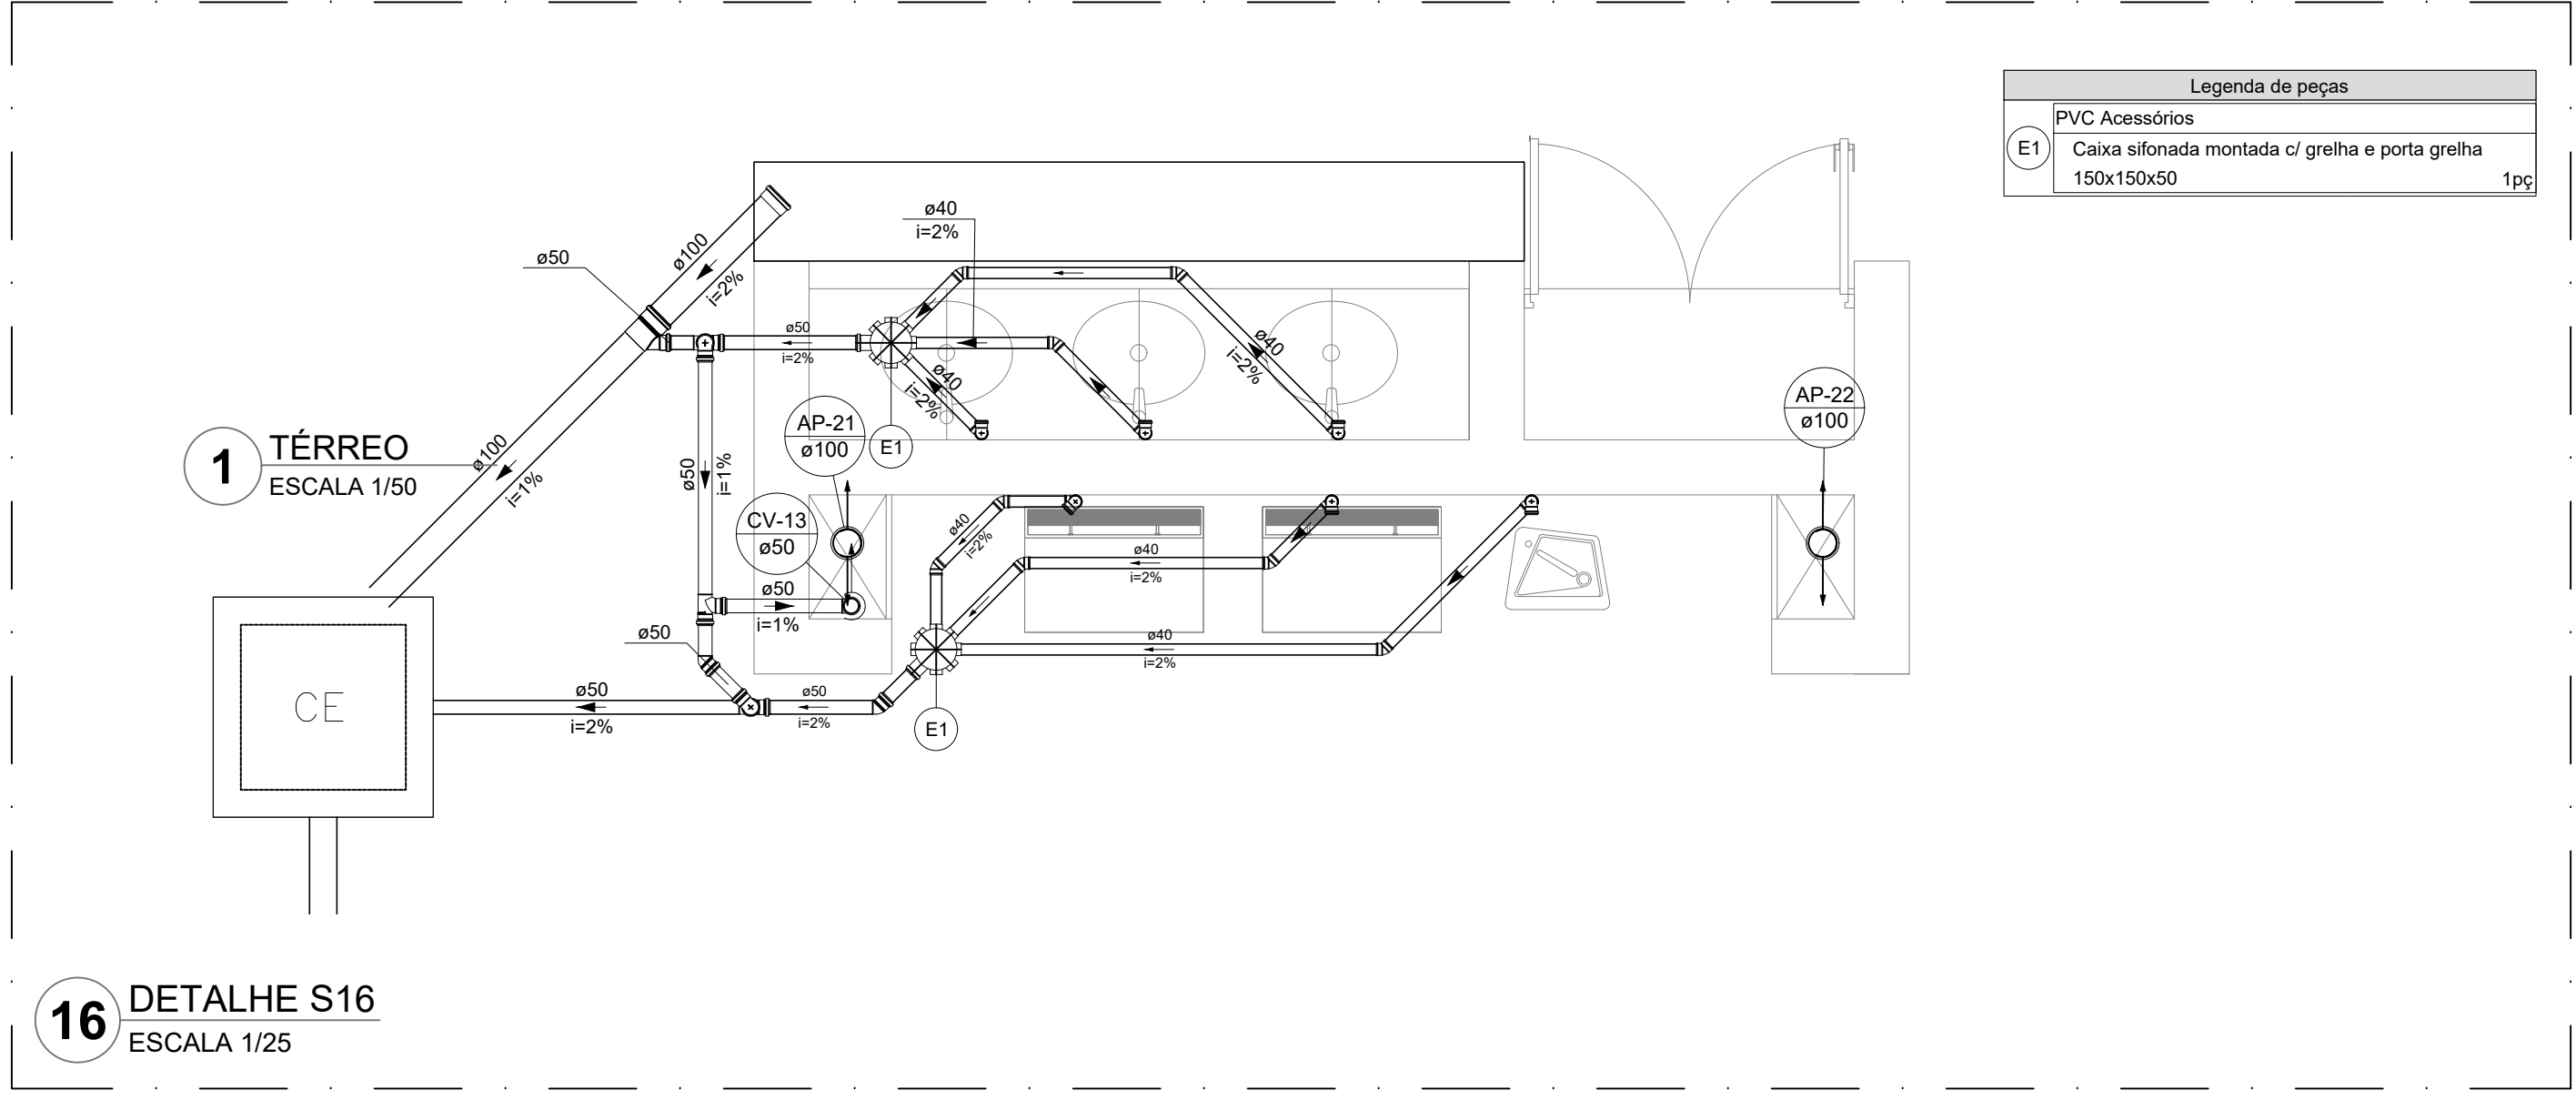

Legenda de peças	
PVC Acessórios	
E1	Caixa sifonada montada c/ grelha e porta grelha 150x150x50
1pc	
PVC Acessórios	
E2	Copo/ Caixa Seca 100x100x40
1pc	
PVC Acessórios	
E3	Grelha redonda p/ cx sifo e ralo seco 100 mm
1pc	

ESCOLA 5 SALAS DE AULA - MODELO TÉRREO
PROJETO DE INSTALAÇÕES

COORDENAÇÃO: LANCAMENTO PLUVIAL E ESGOTO

CGEST - Coordenação Geral de Infraestrutura Educacional

DETALHES S1 AO S20

HEG













REVISÃO: R.00

ESCALA: INDICADA

PRANCHAS: 03/07

FORMATO: A0

DATA EMISSÃO: JAN/2021

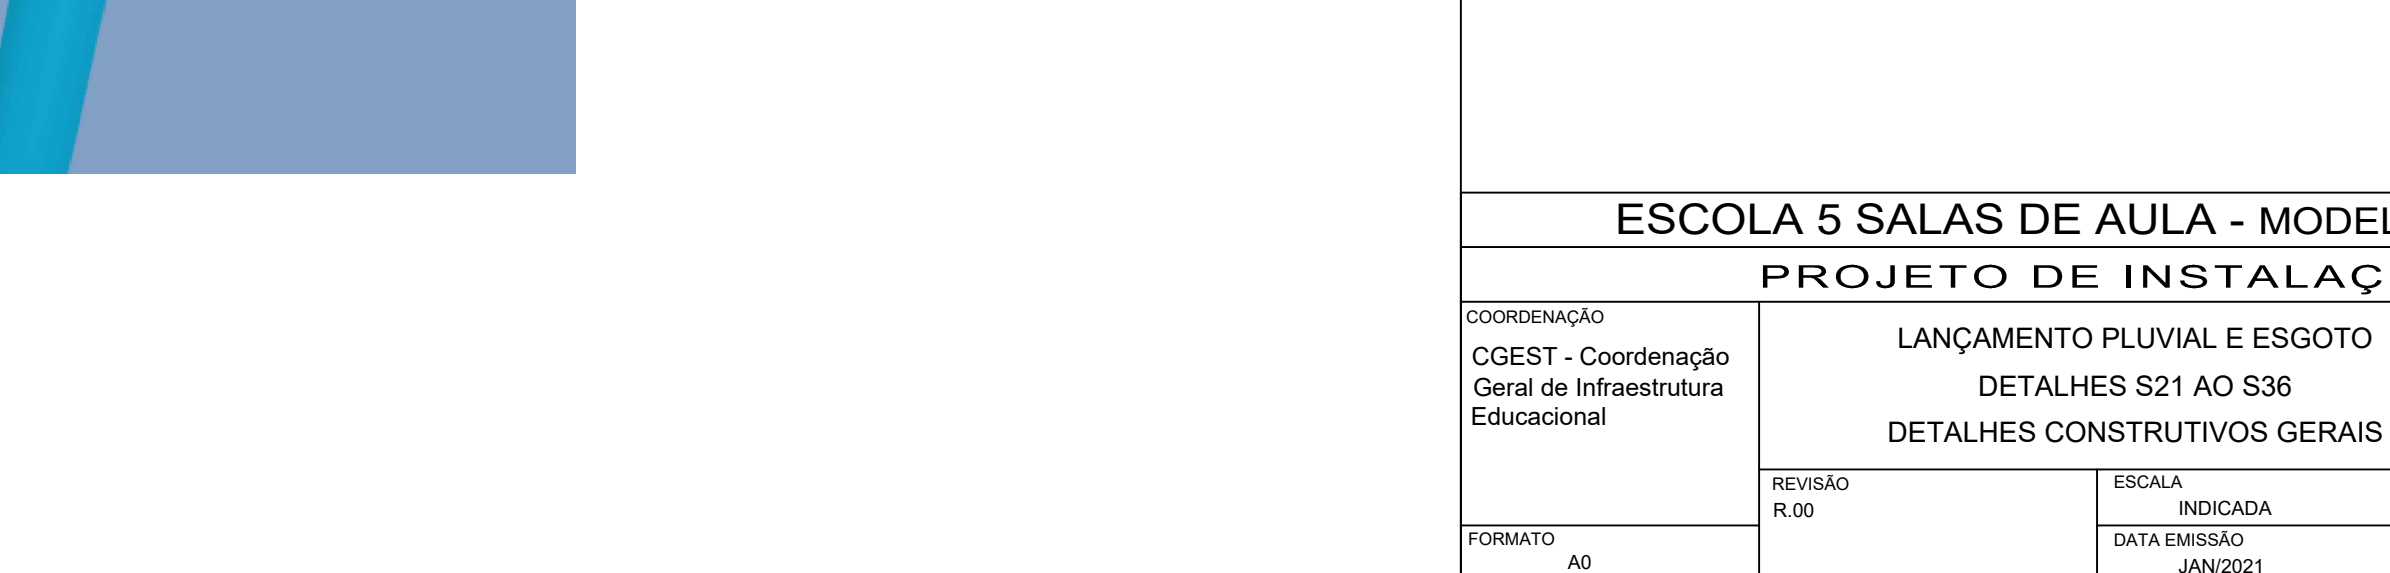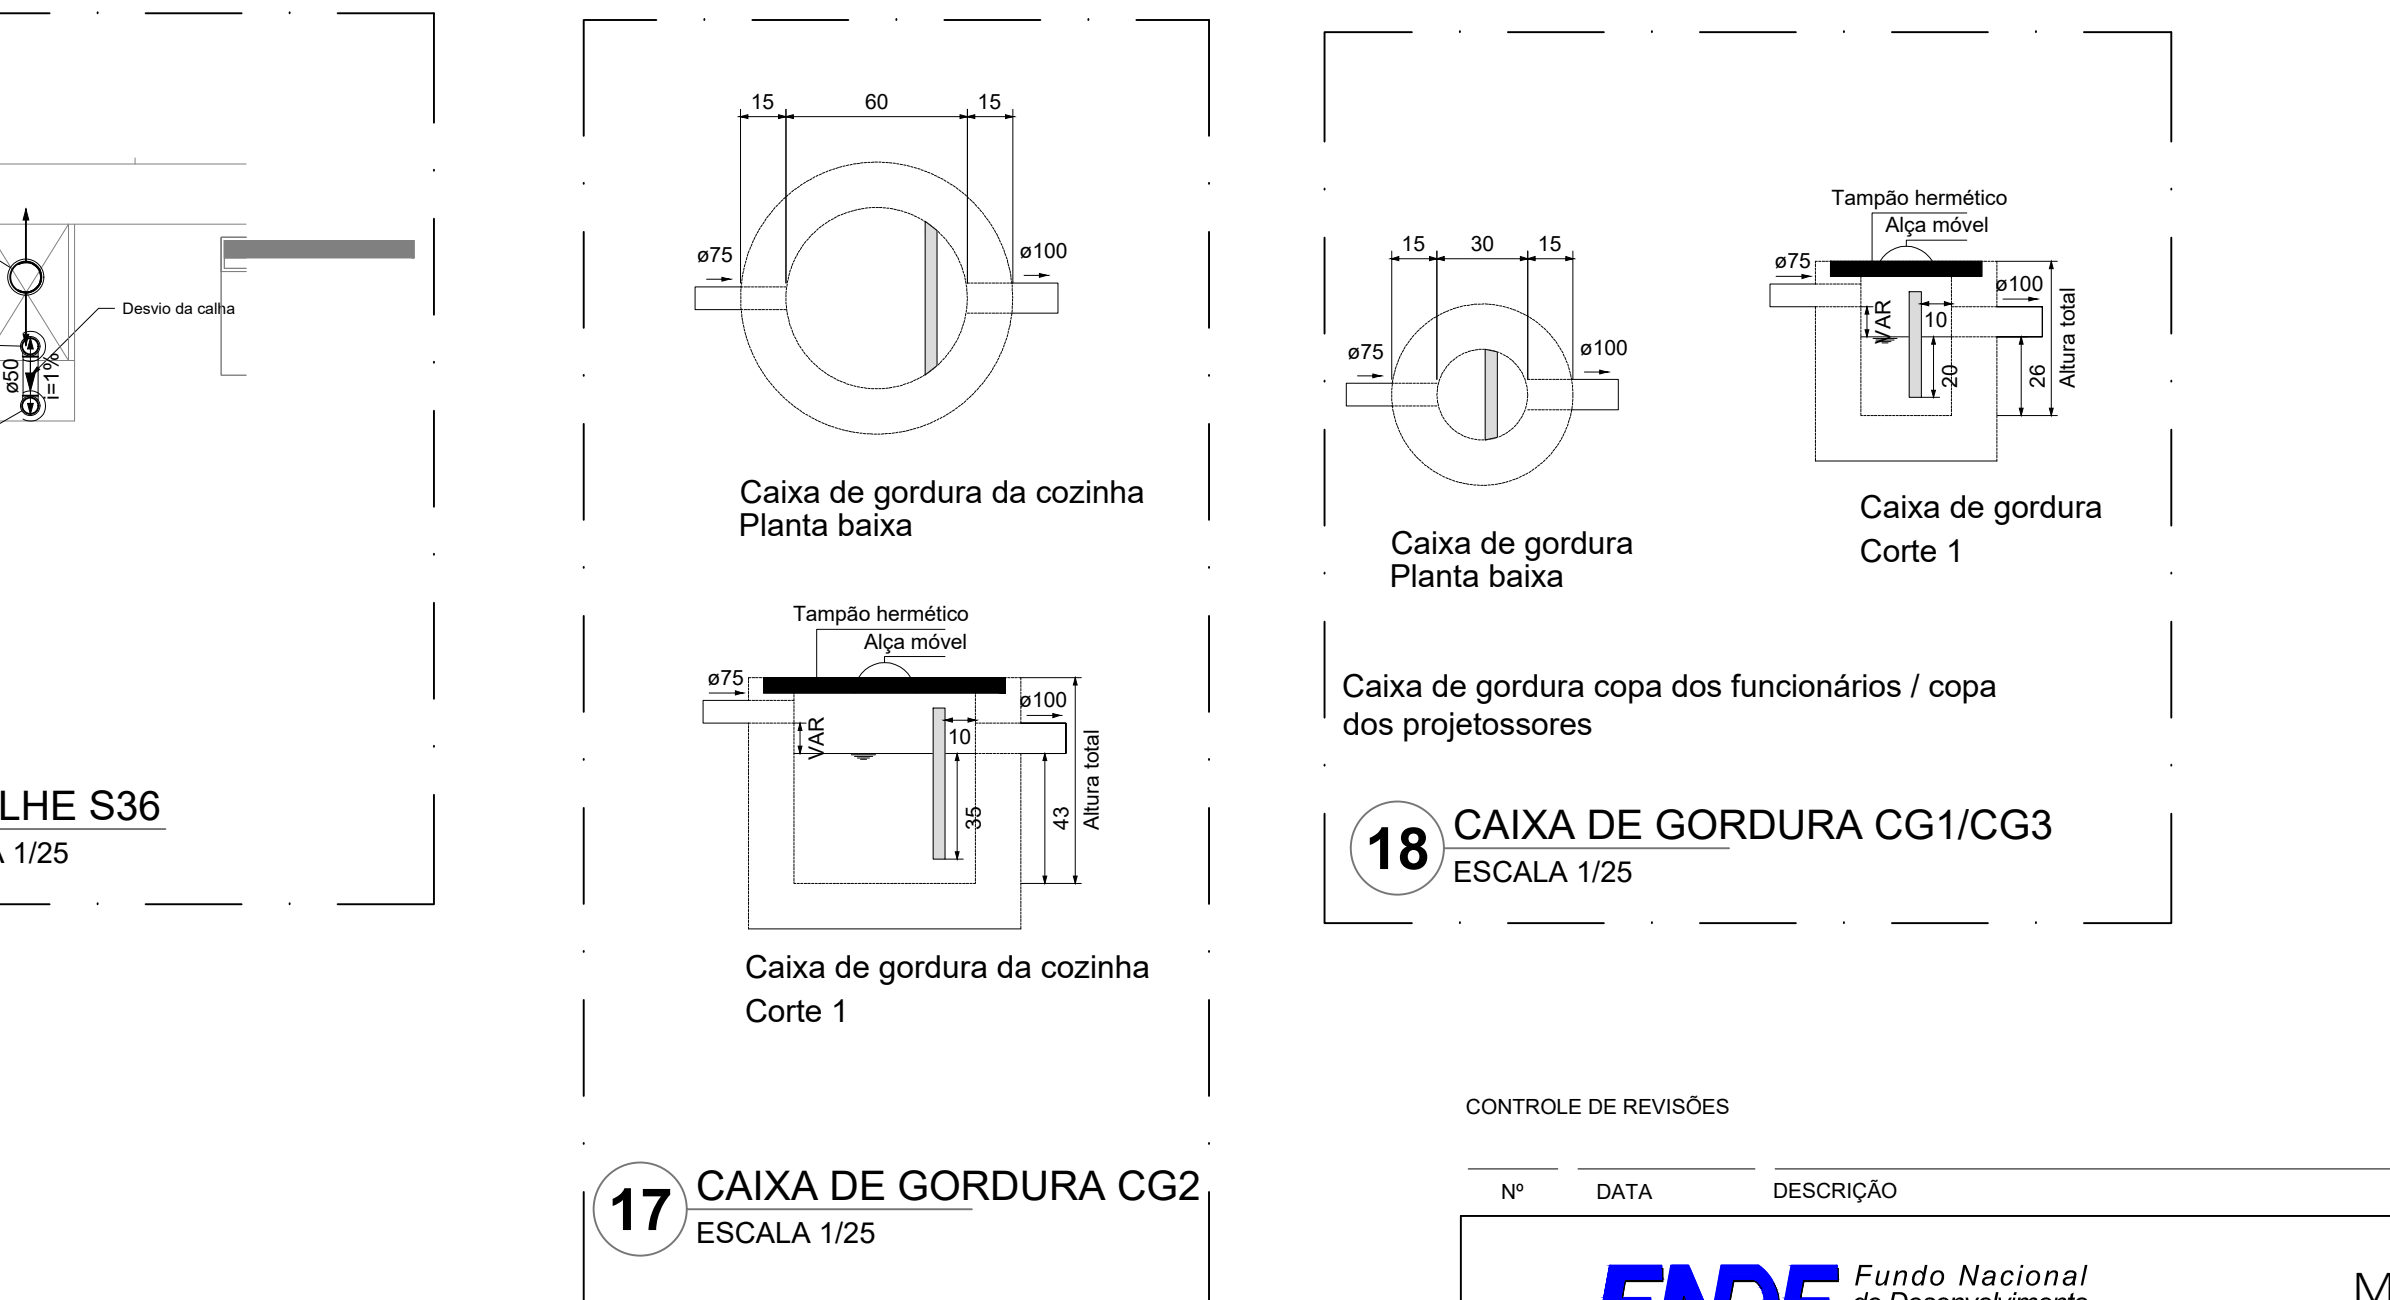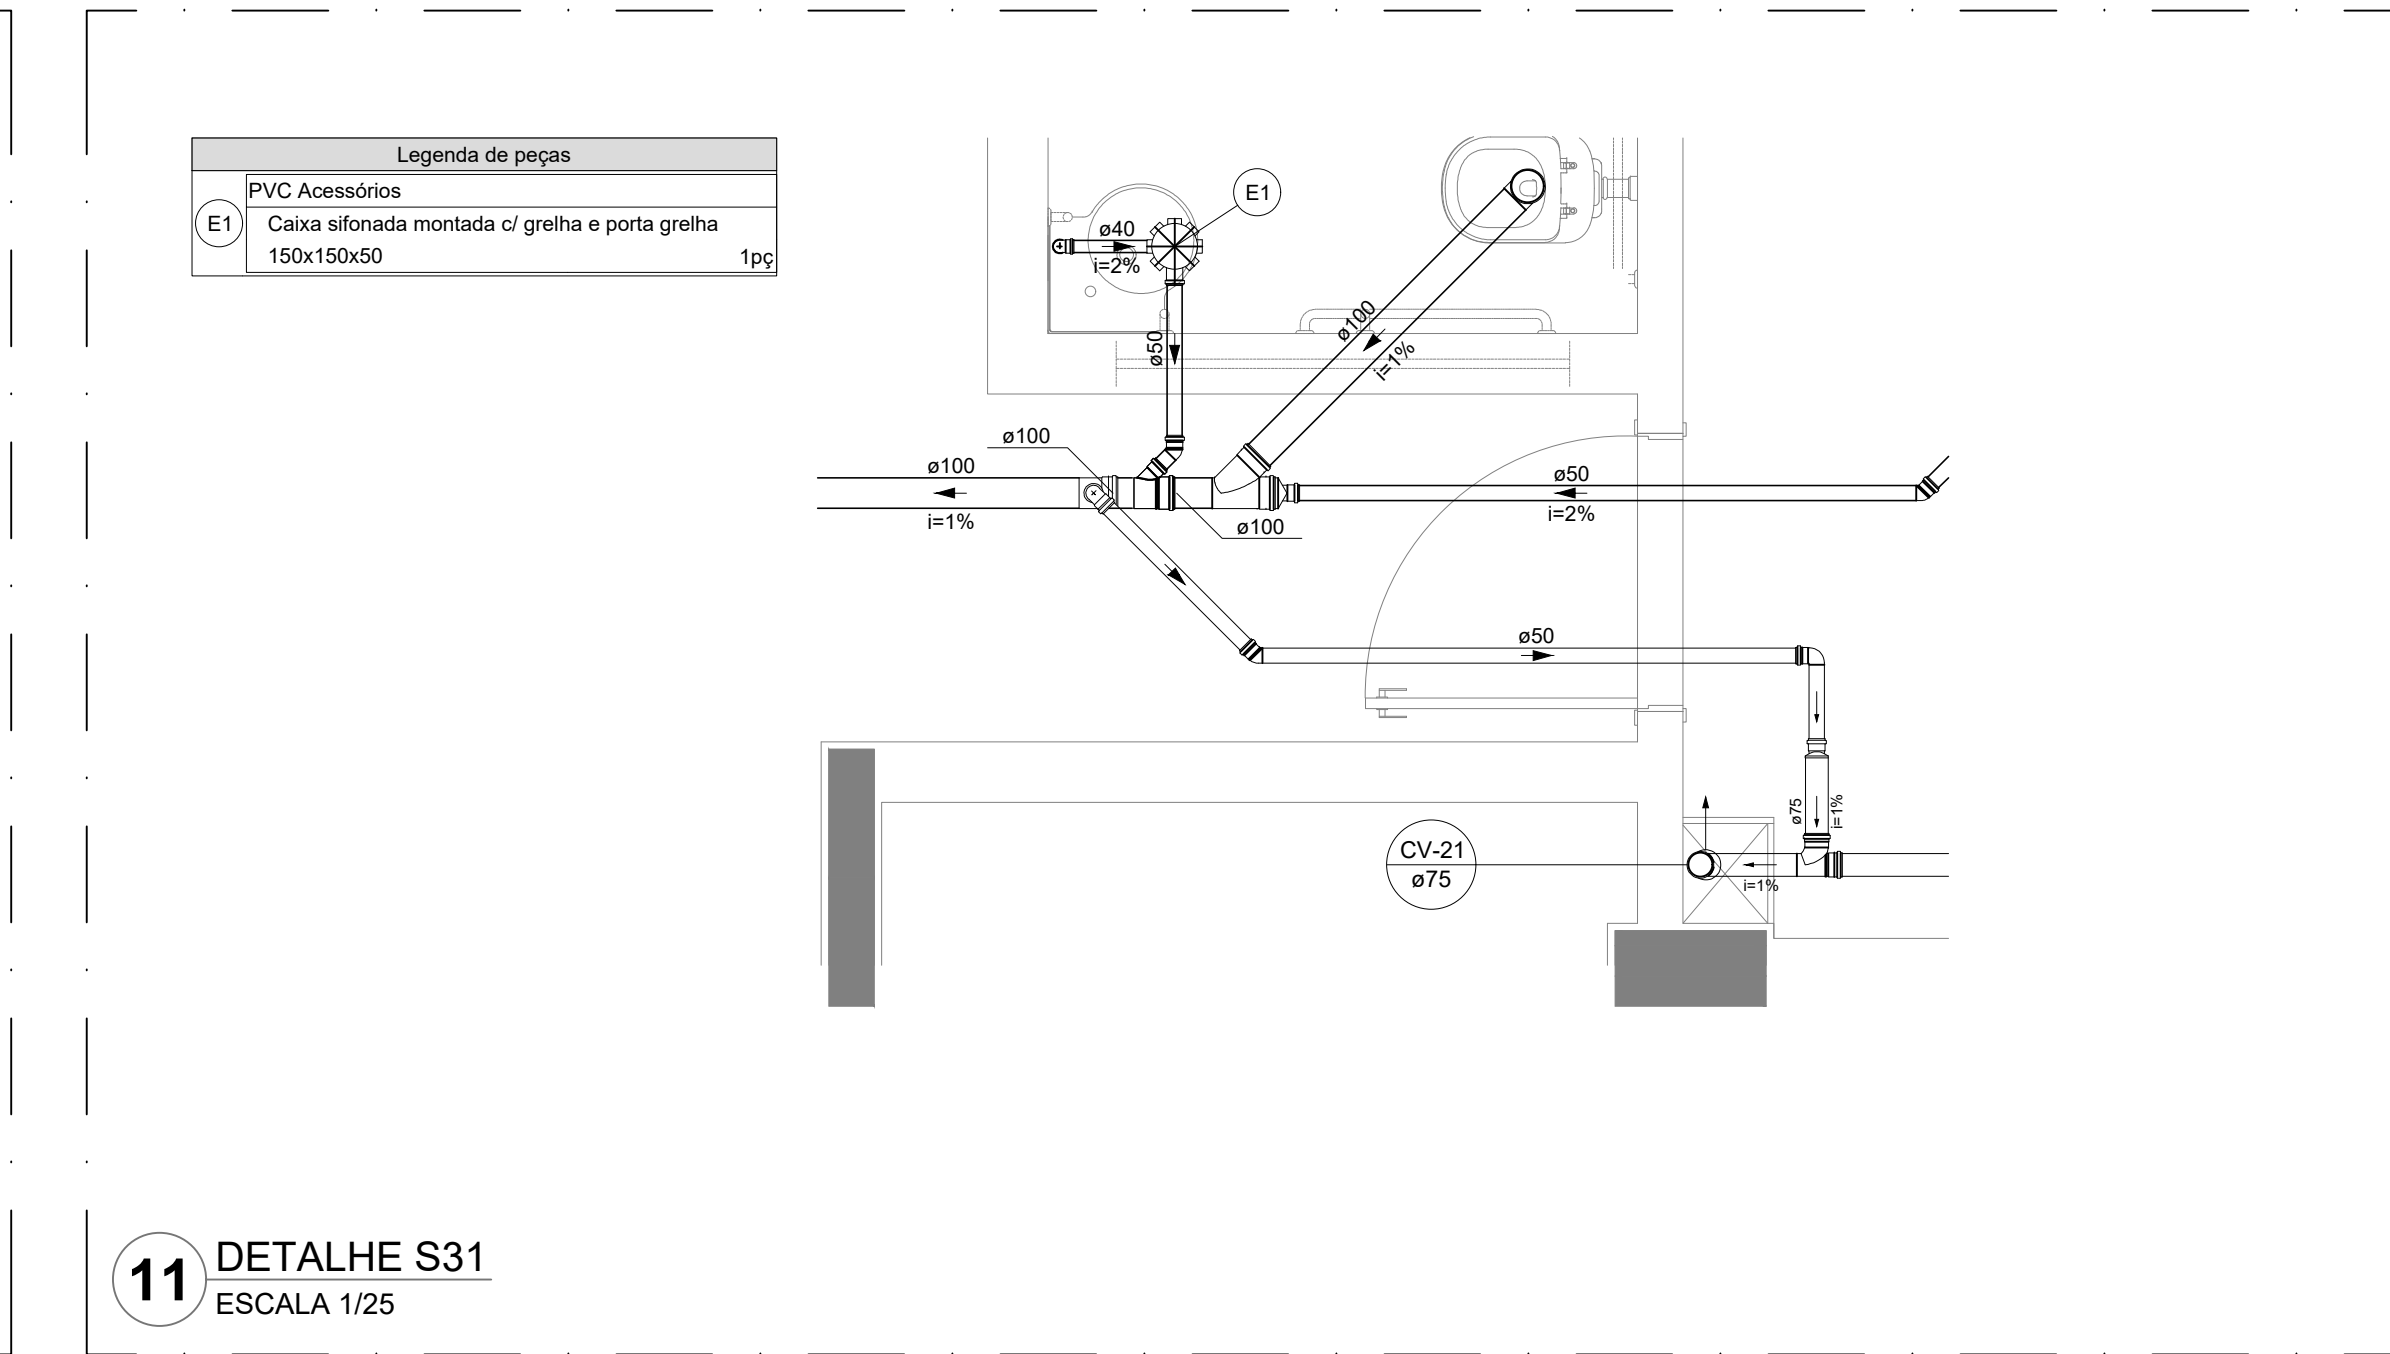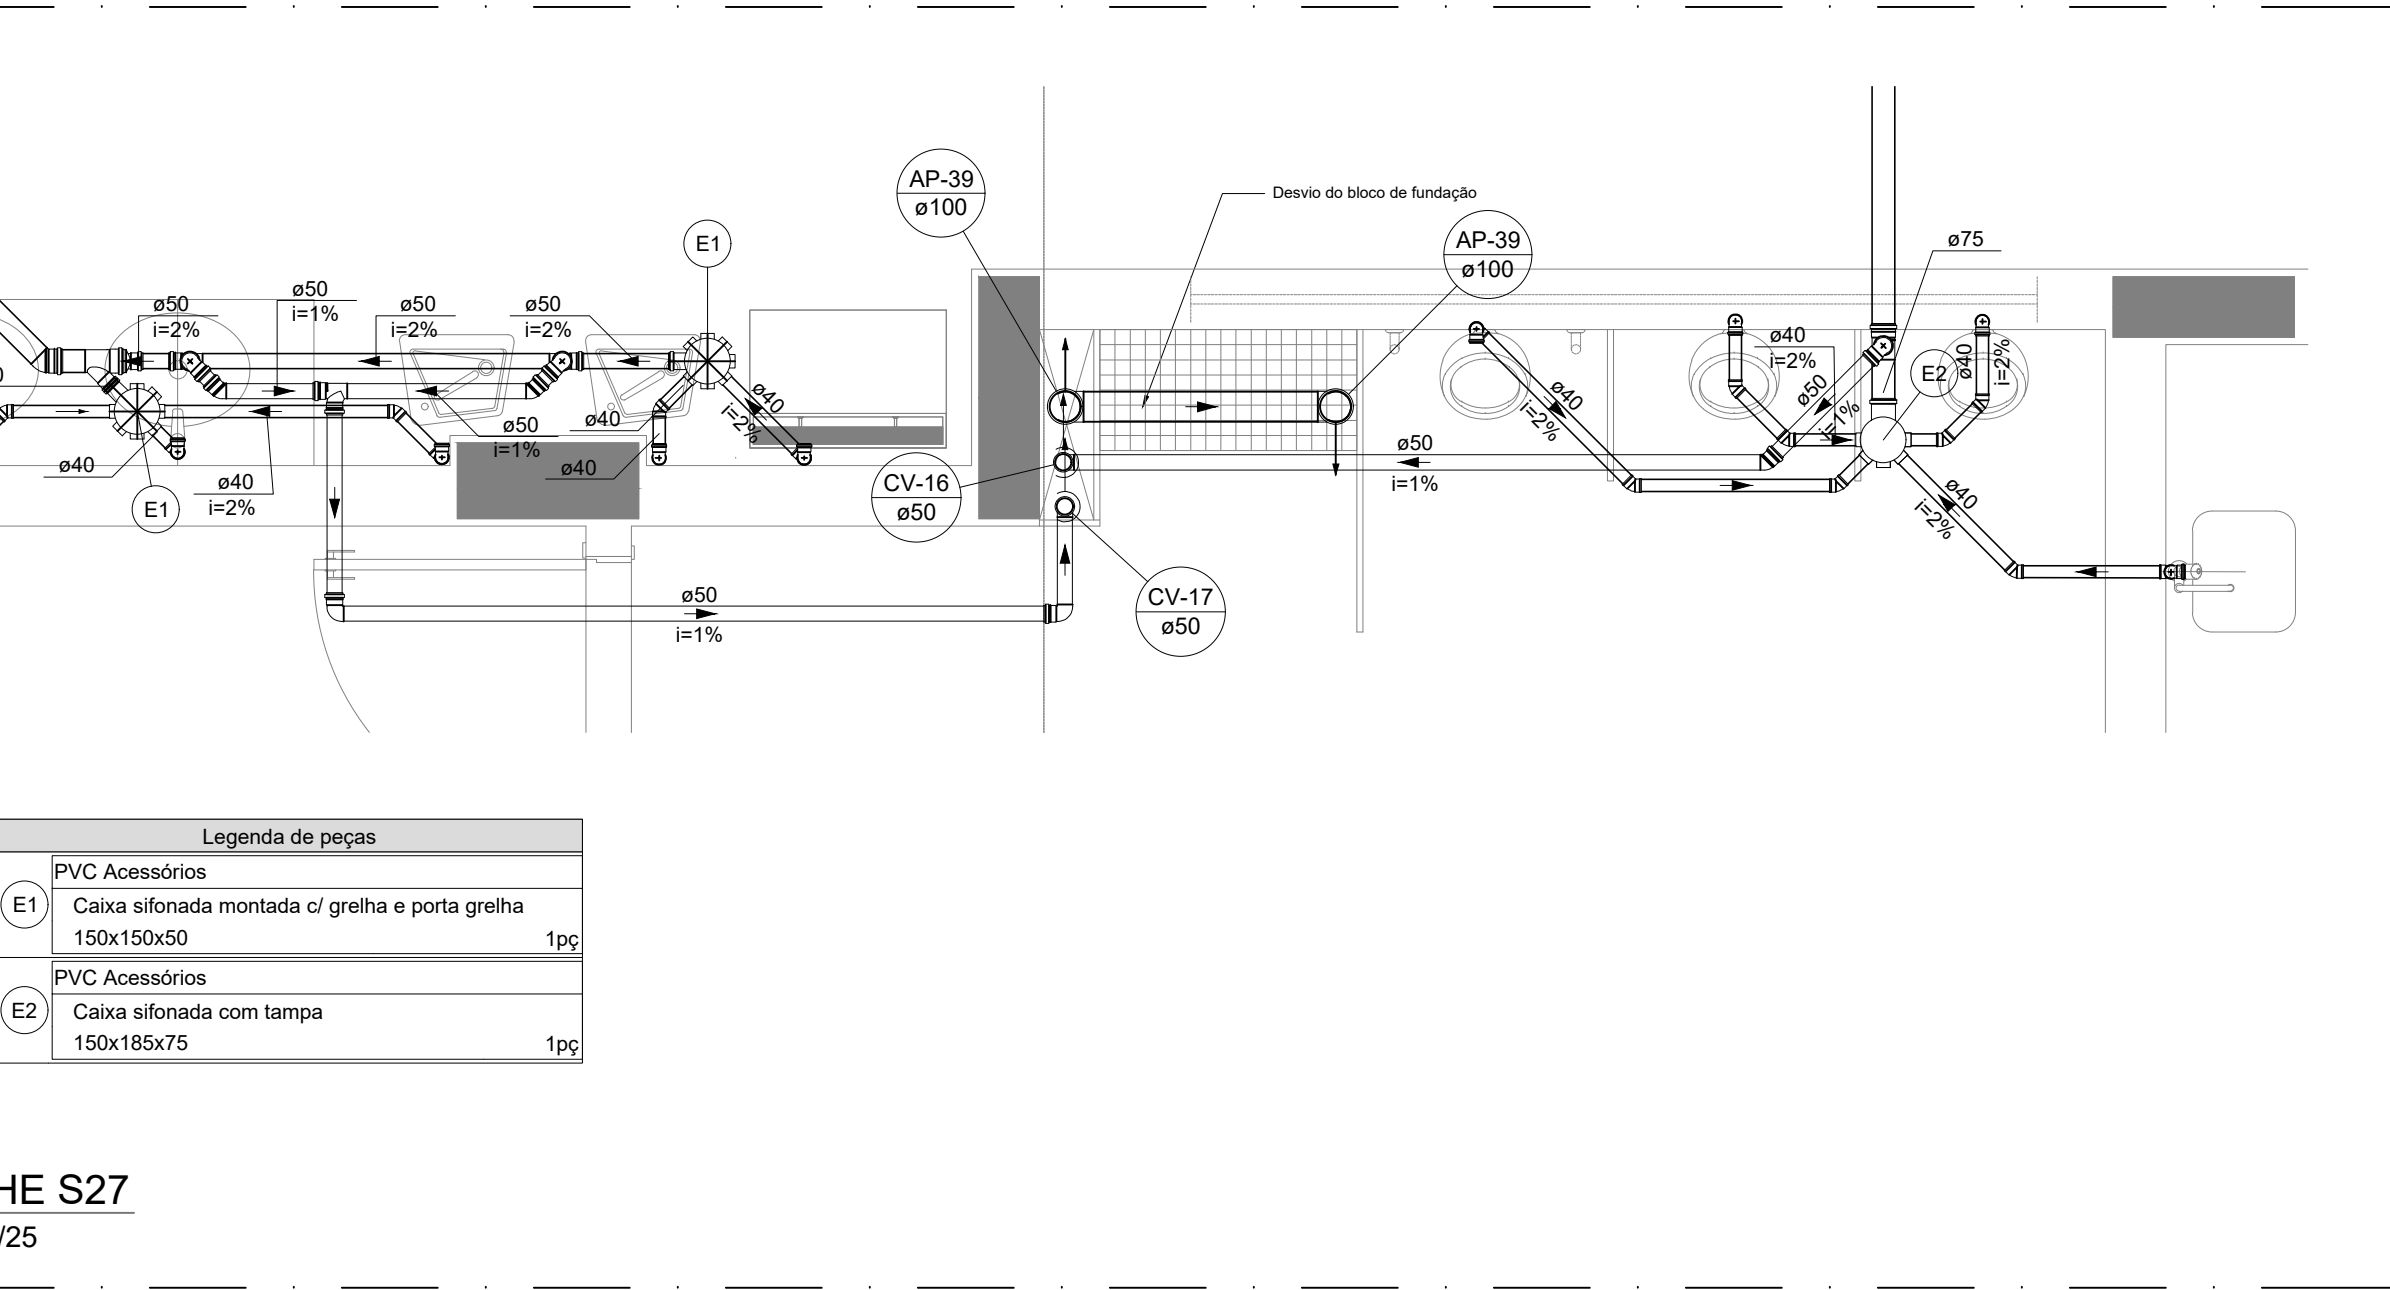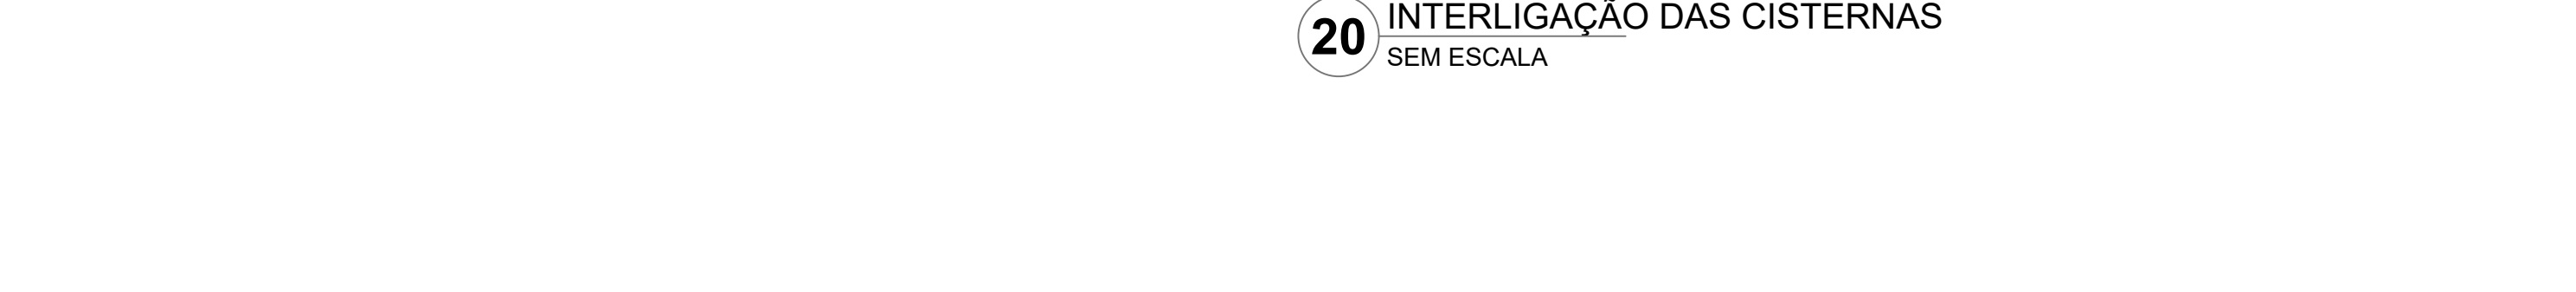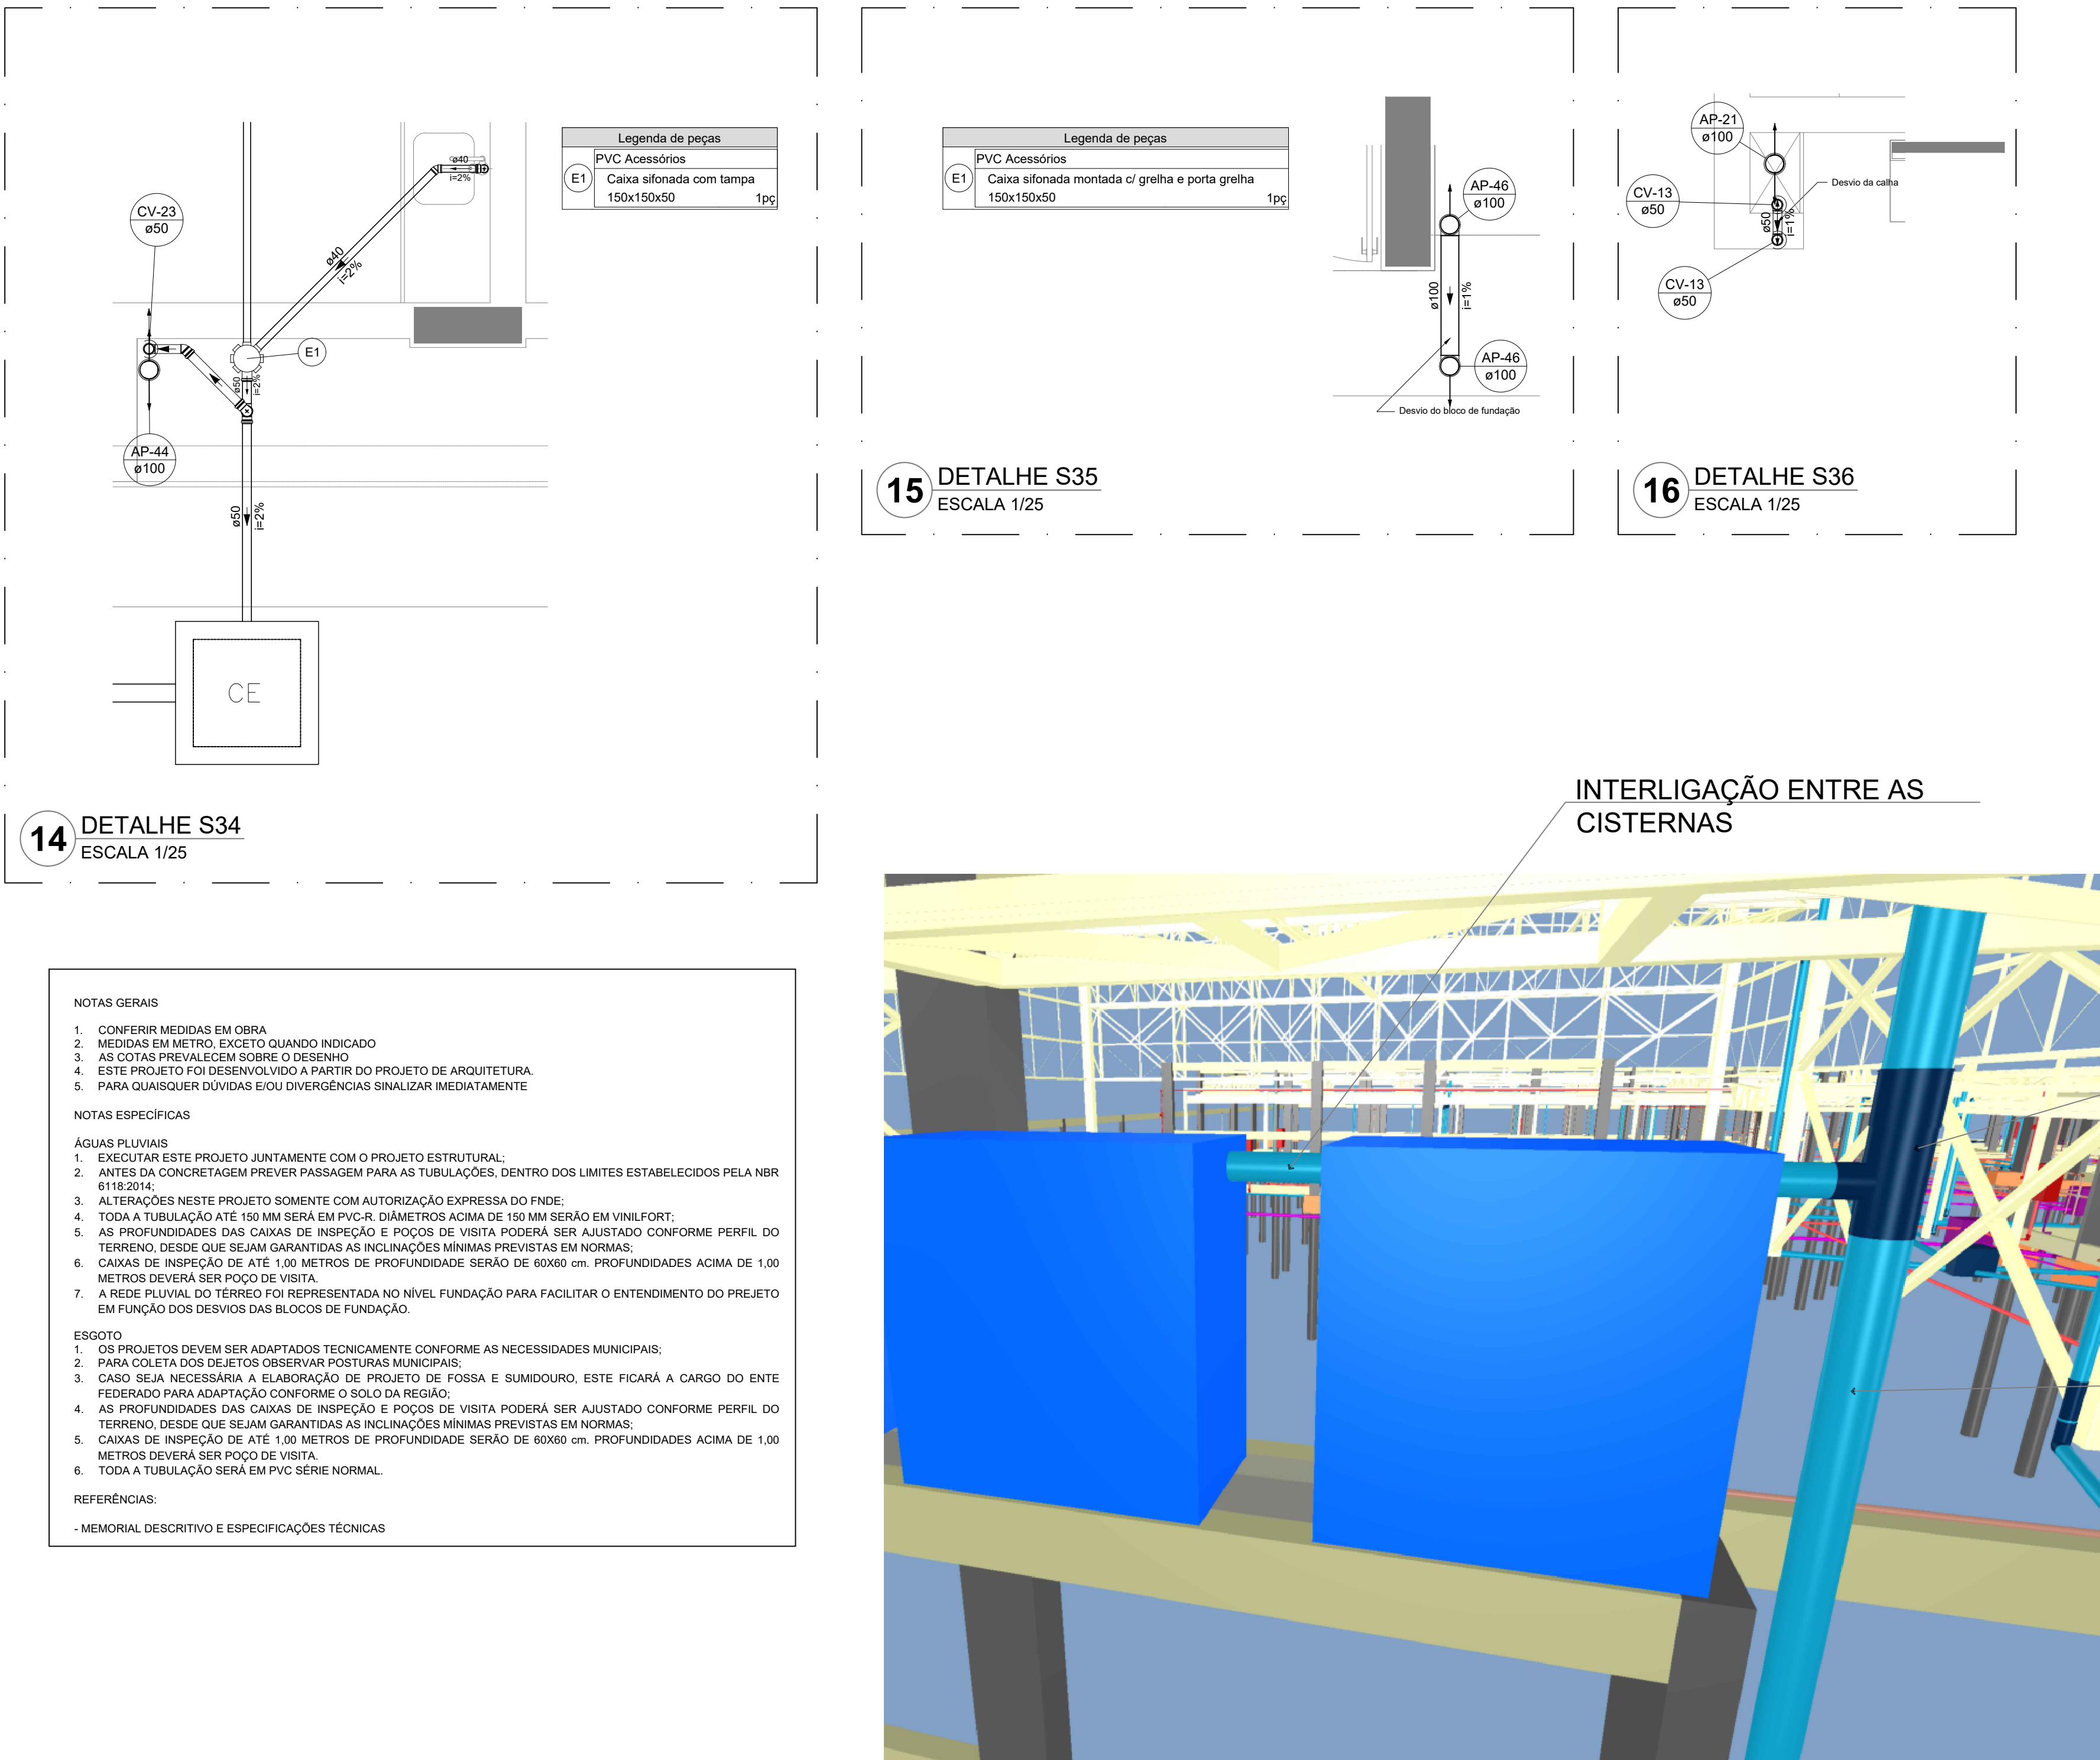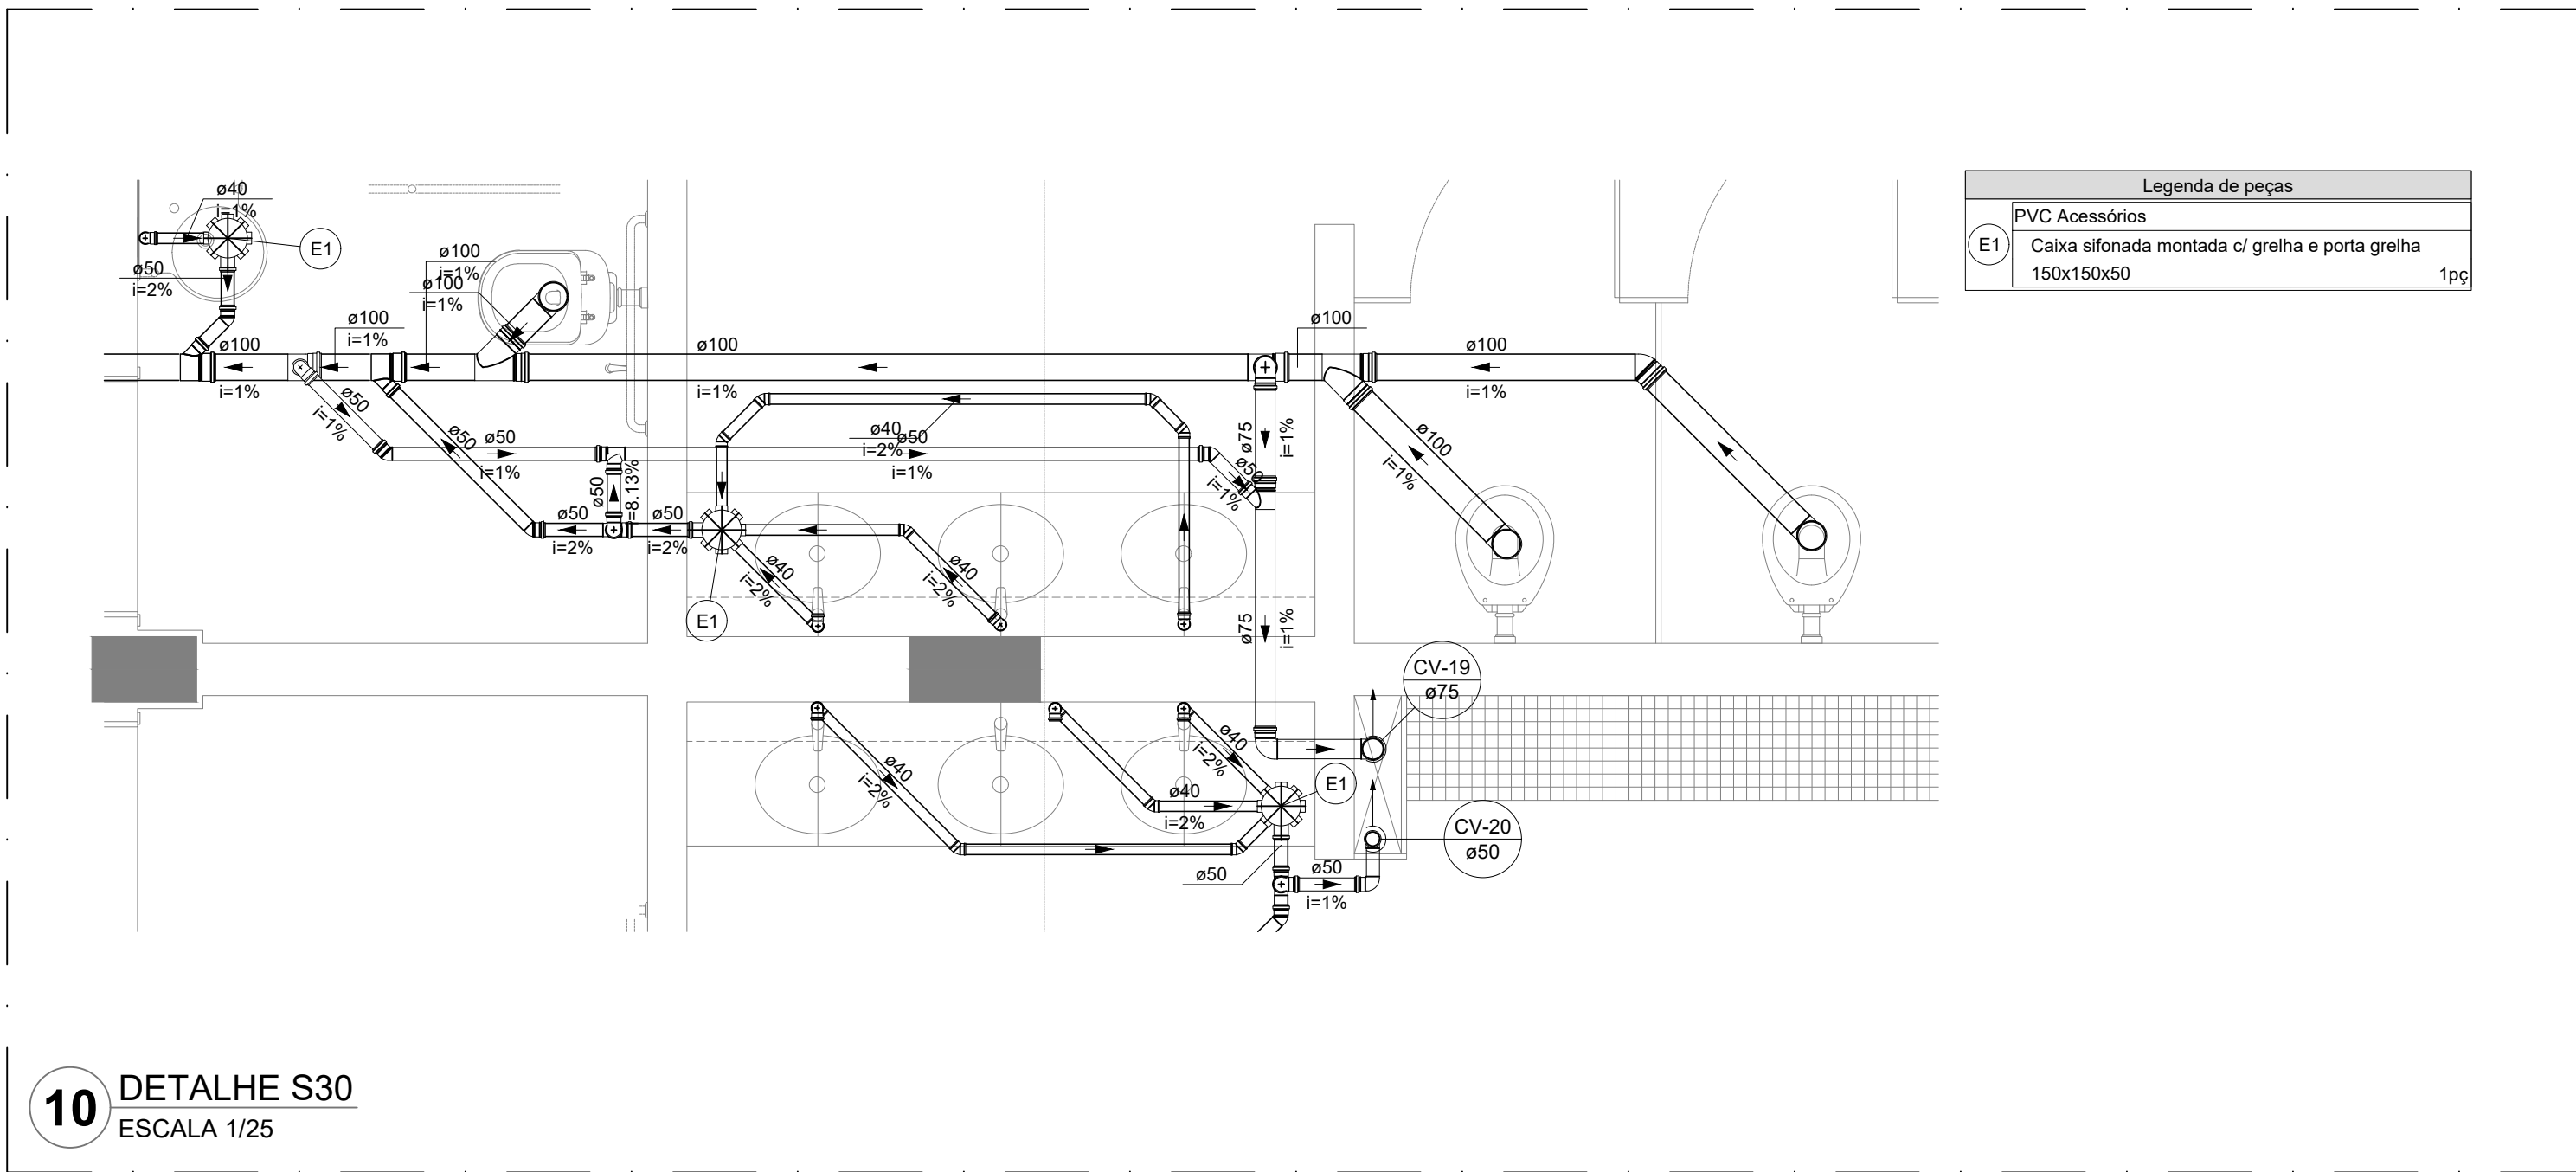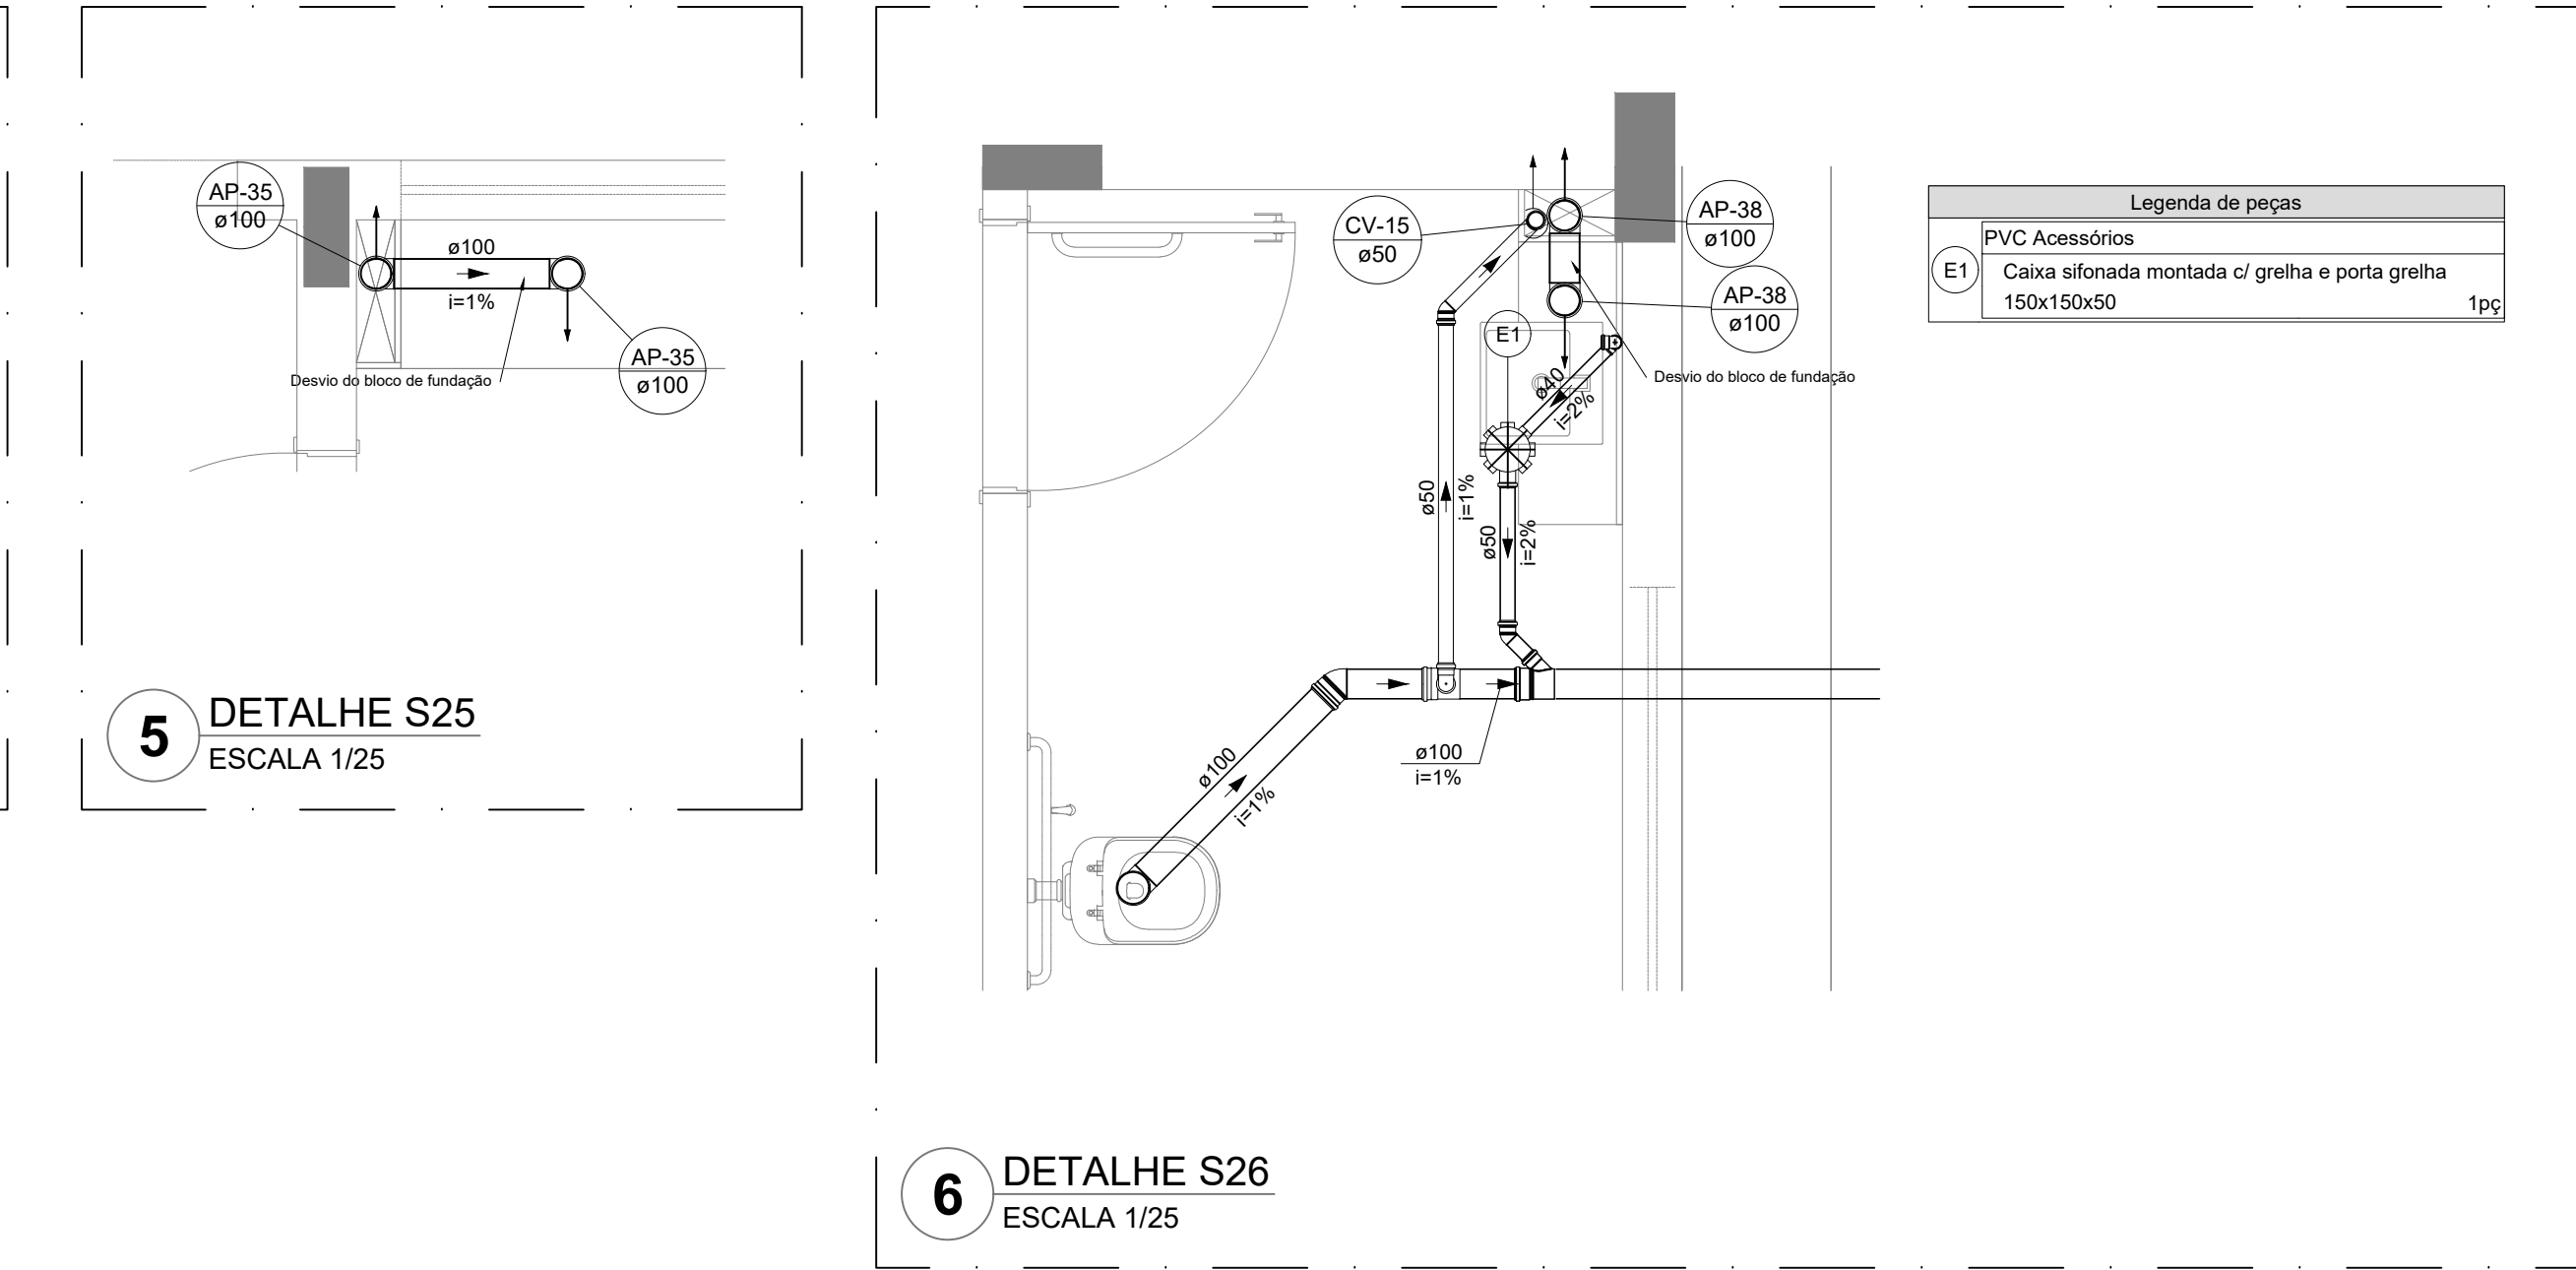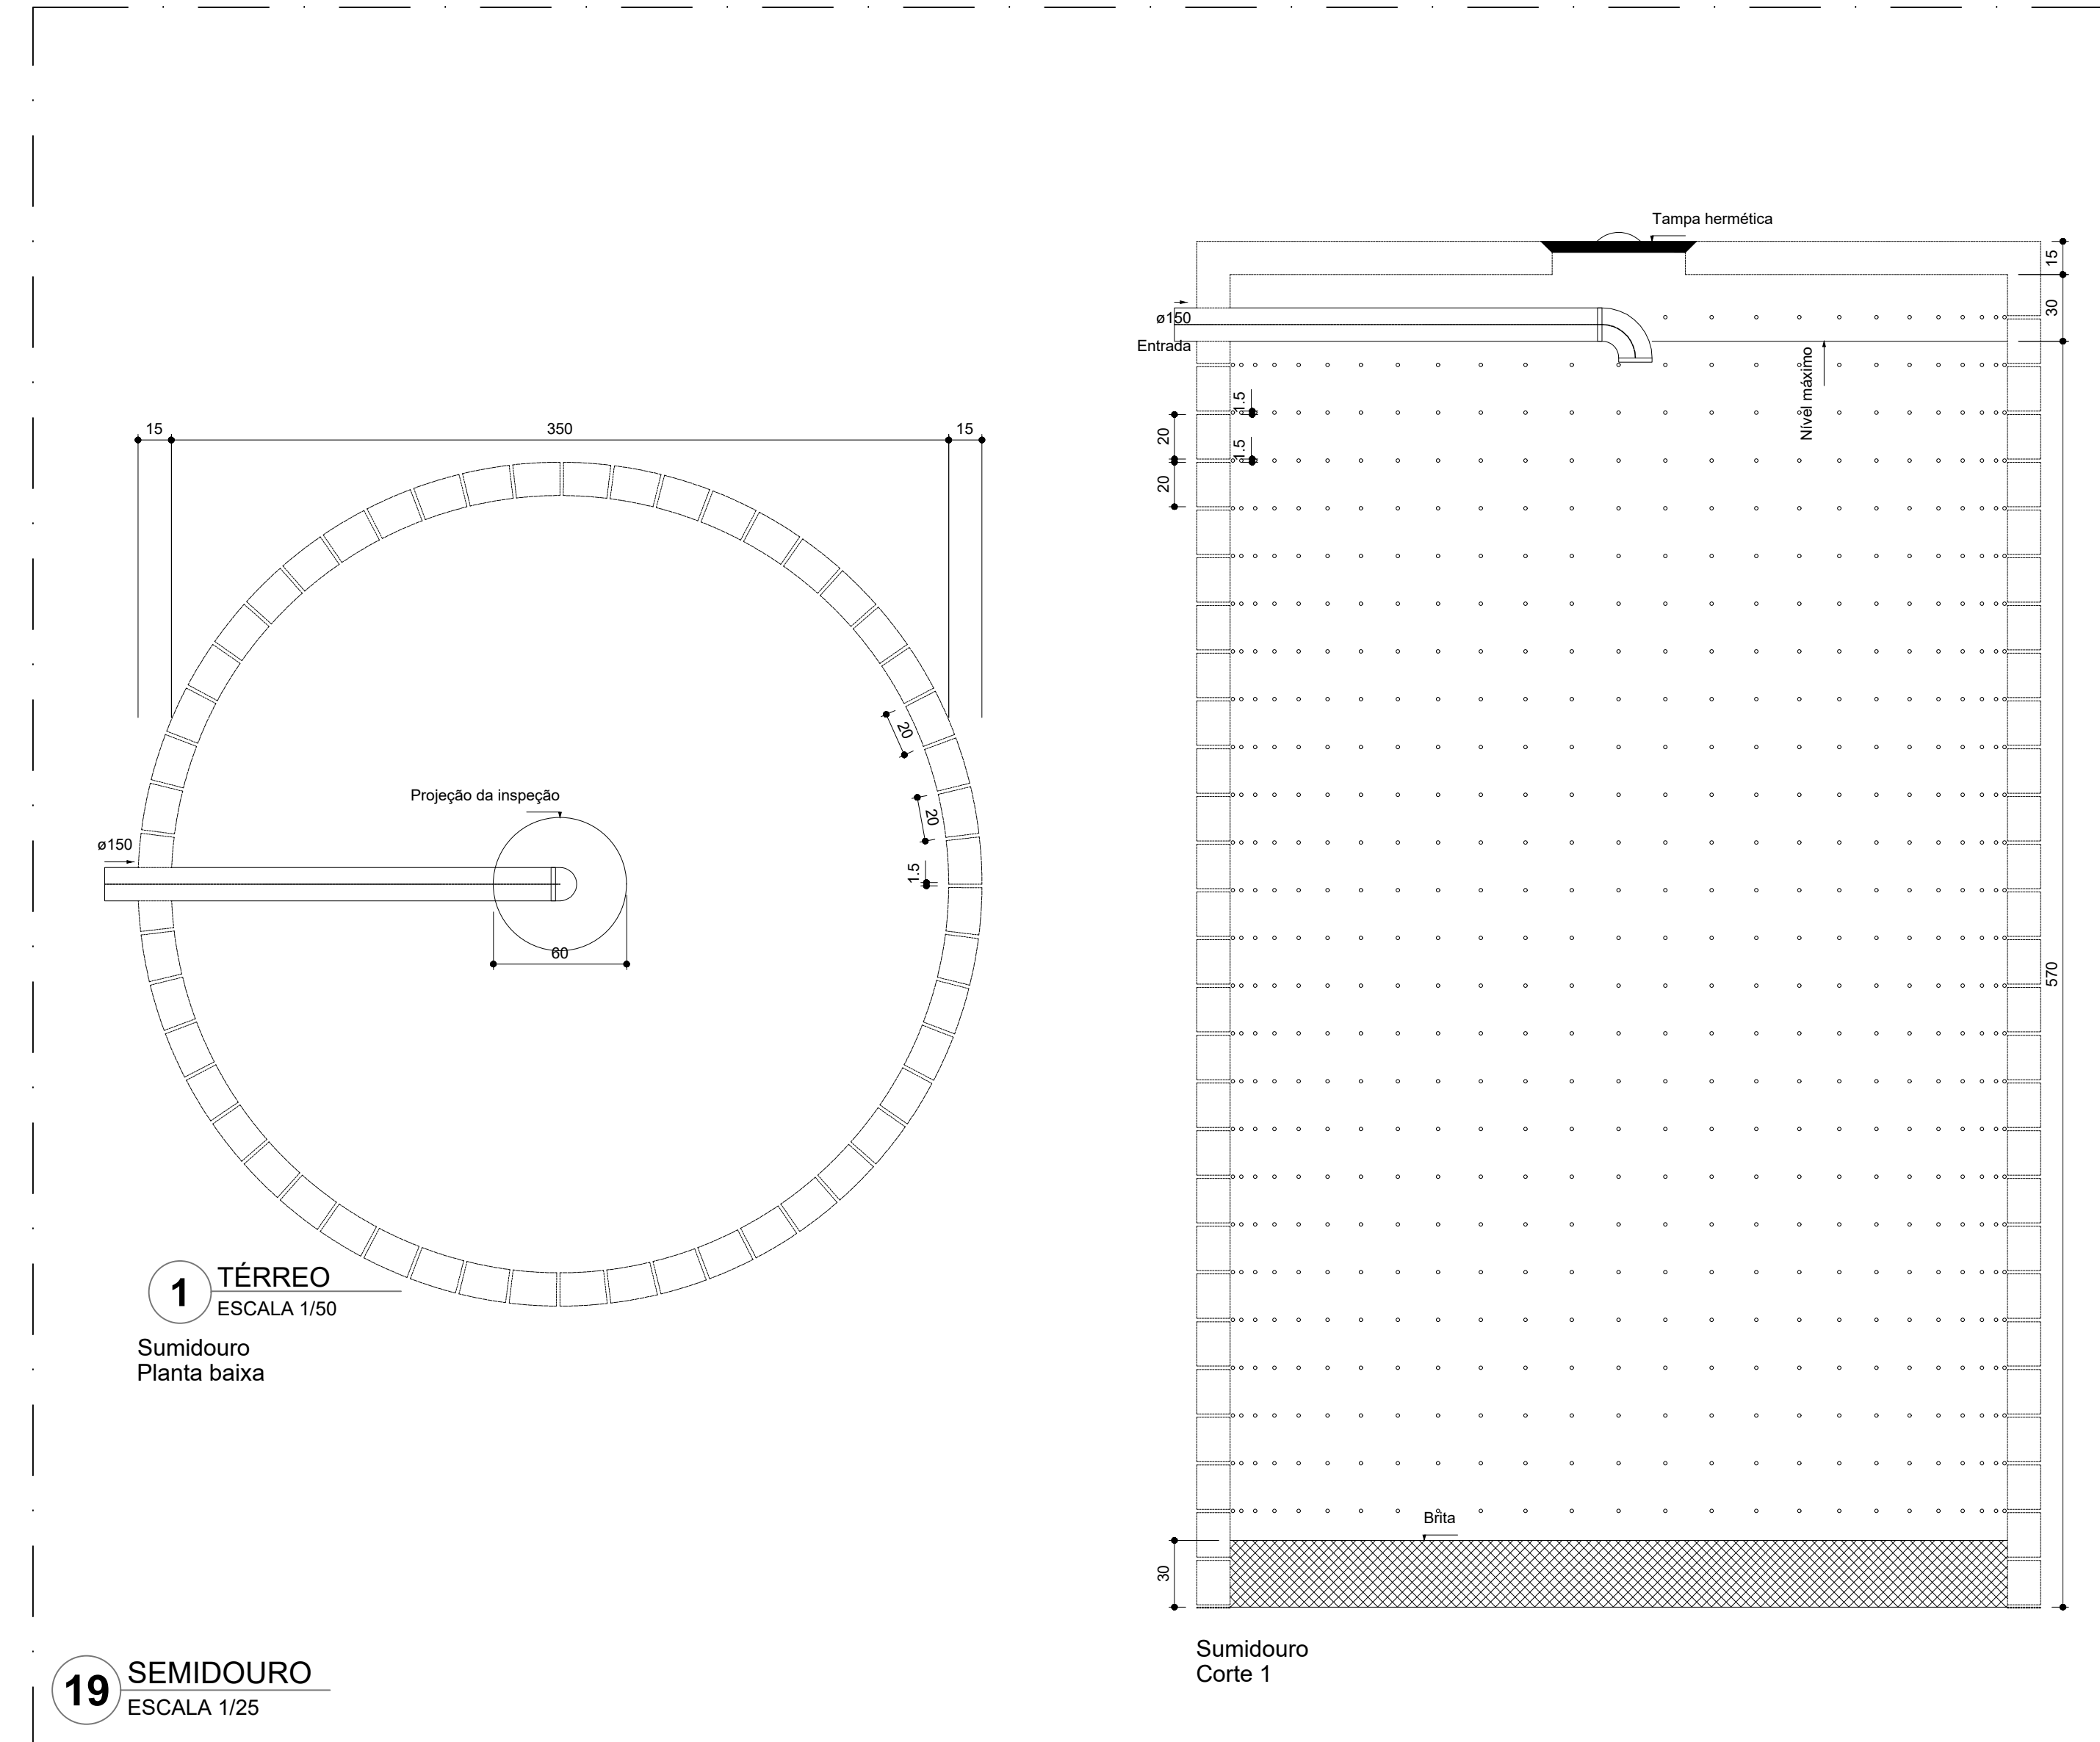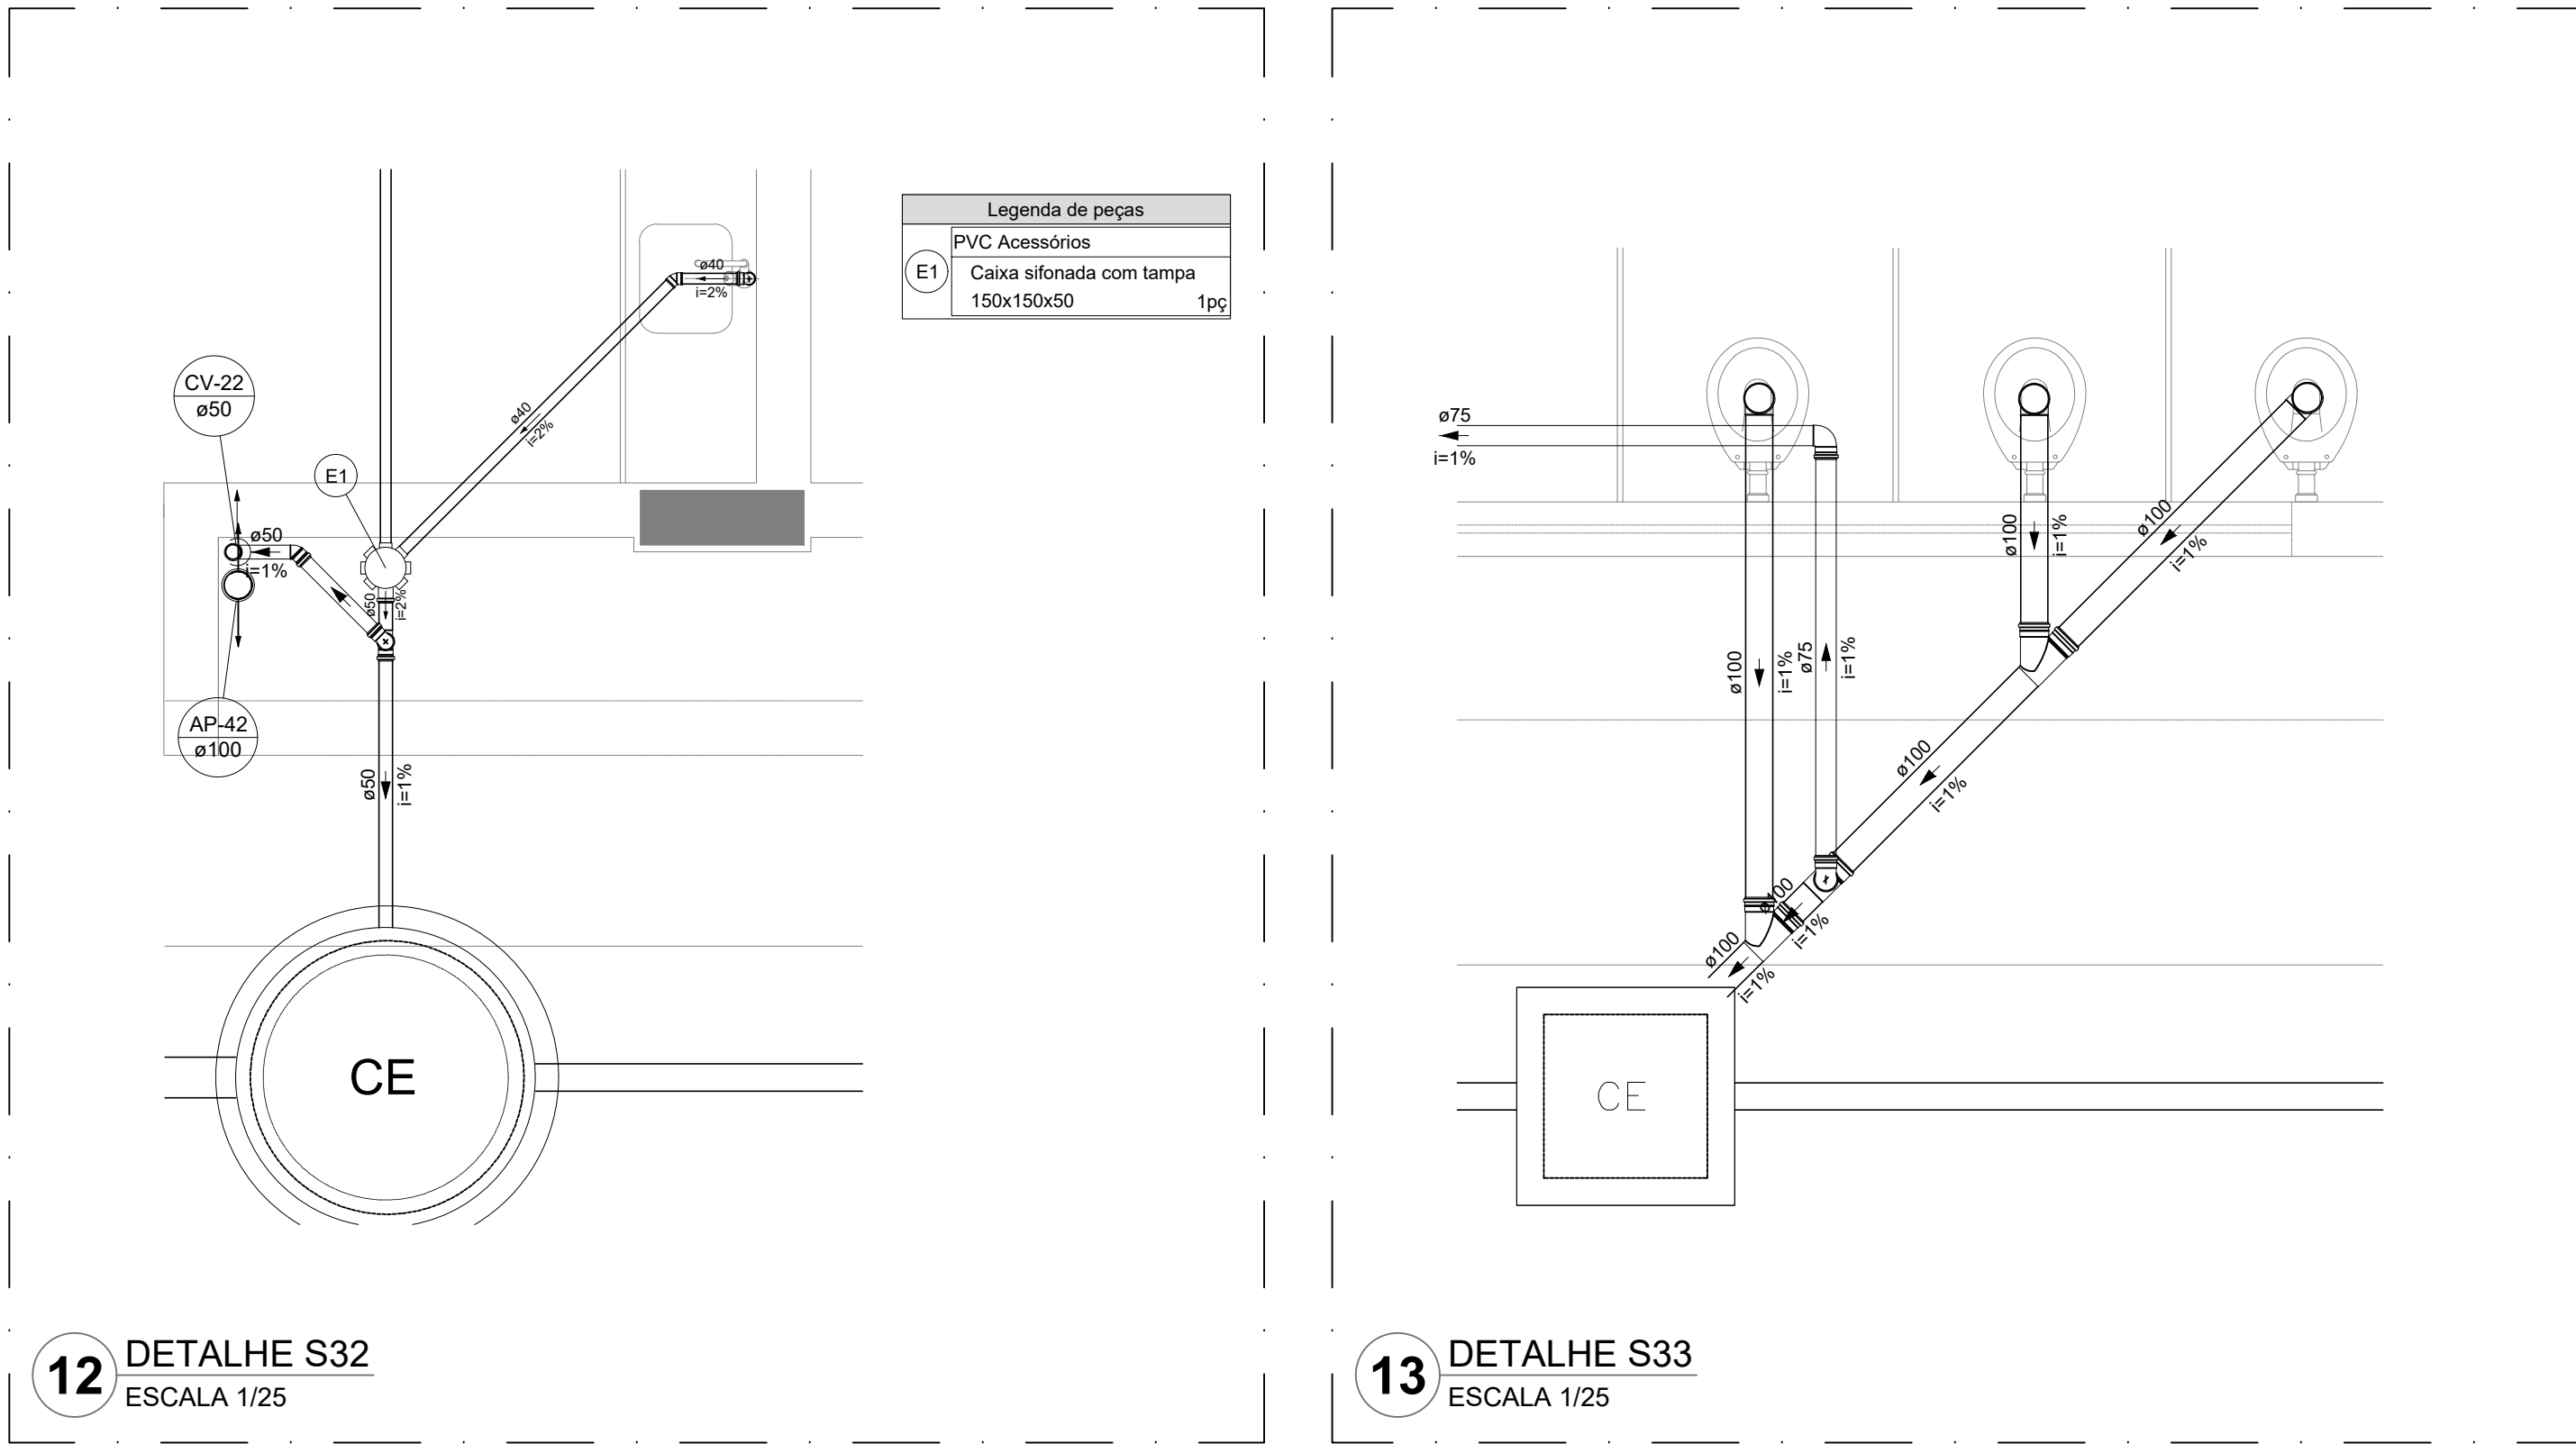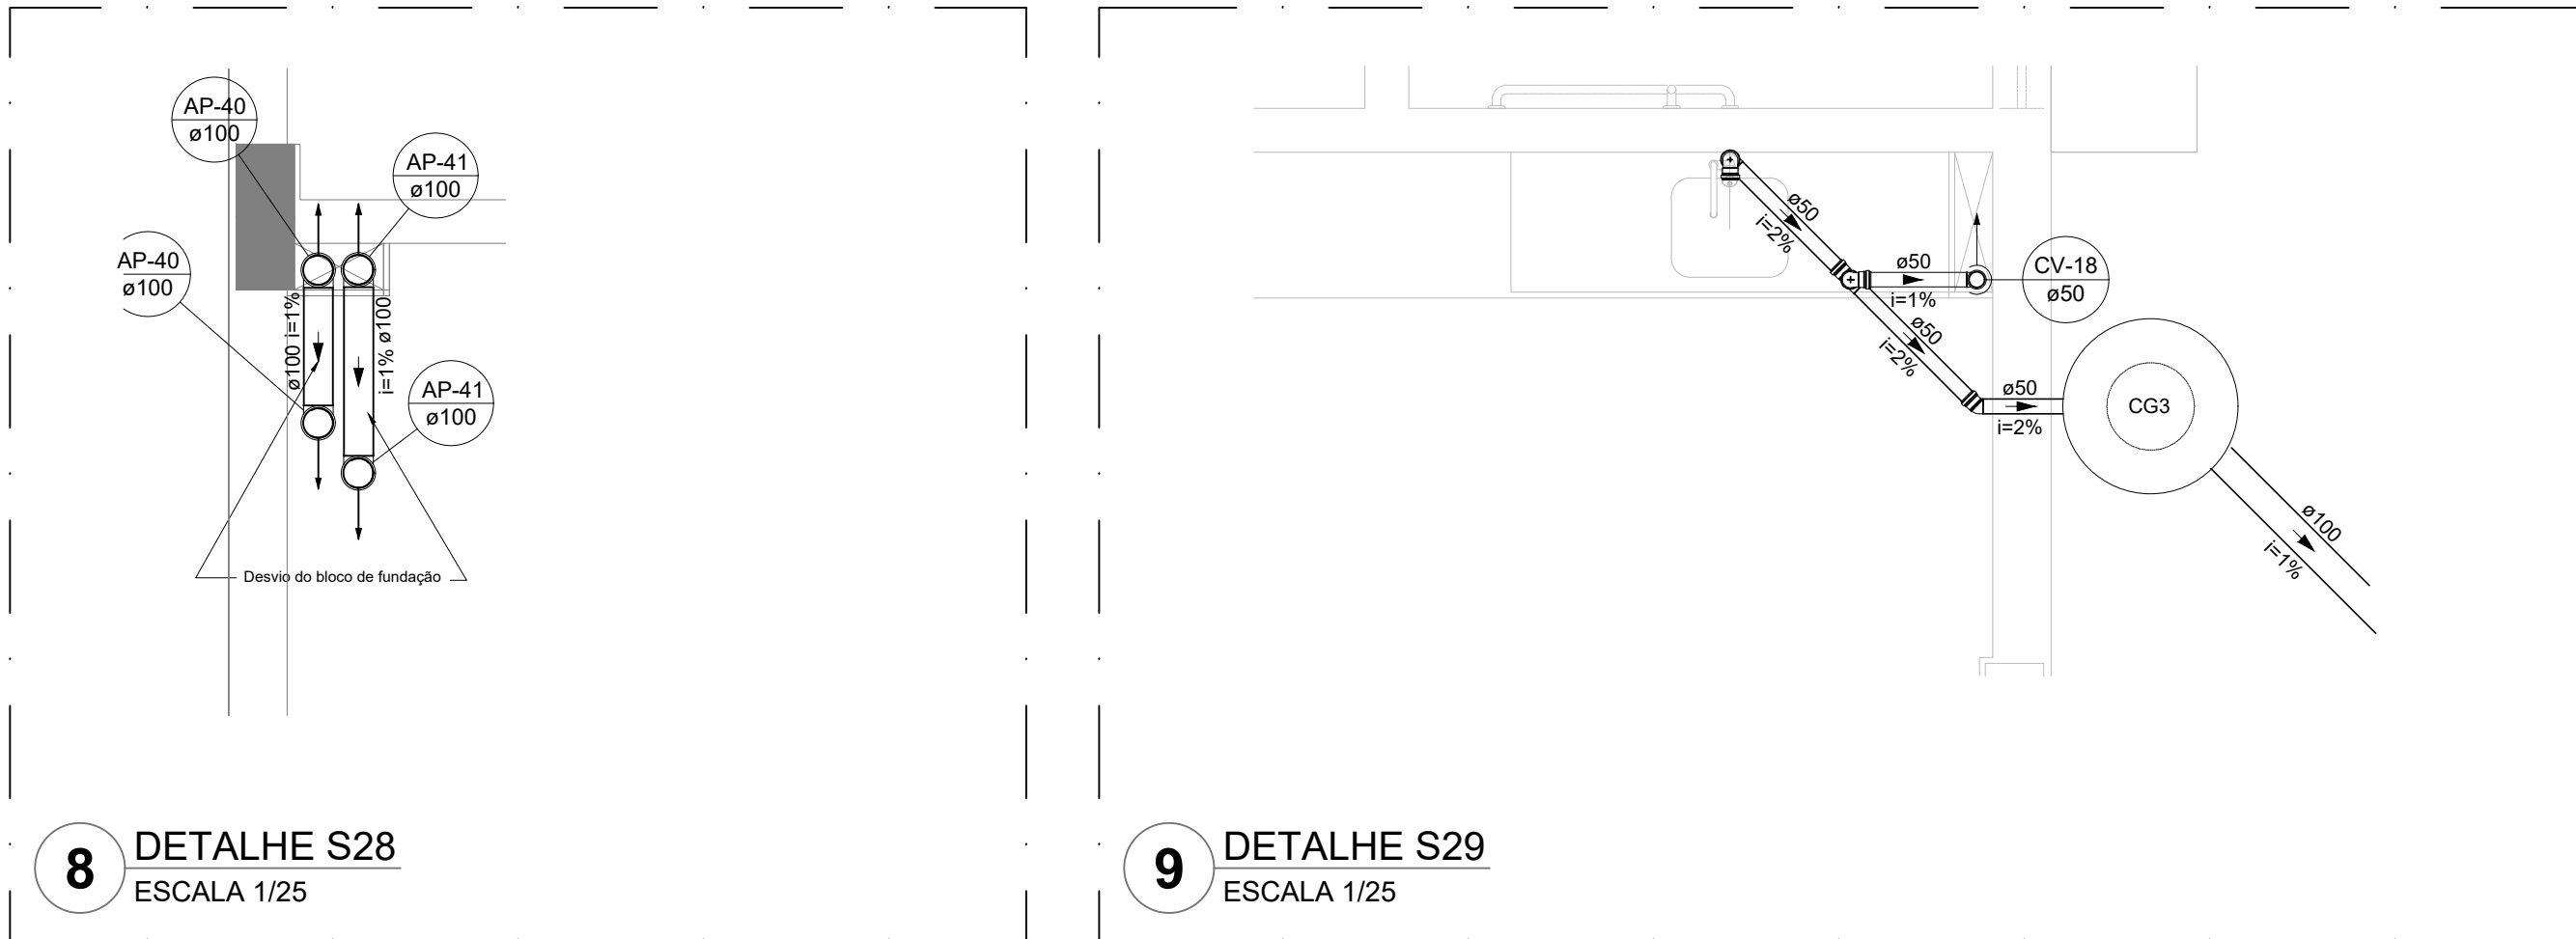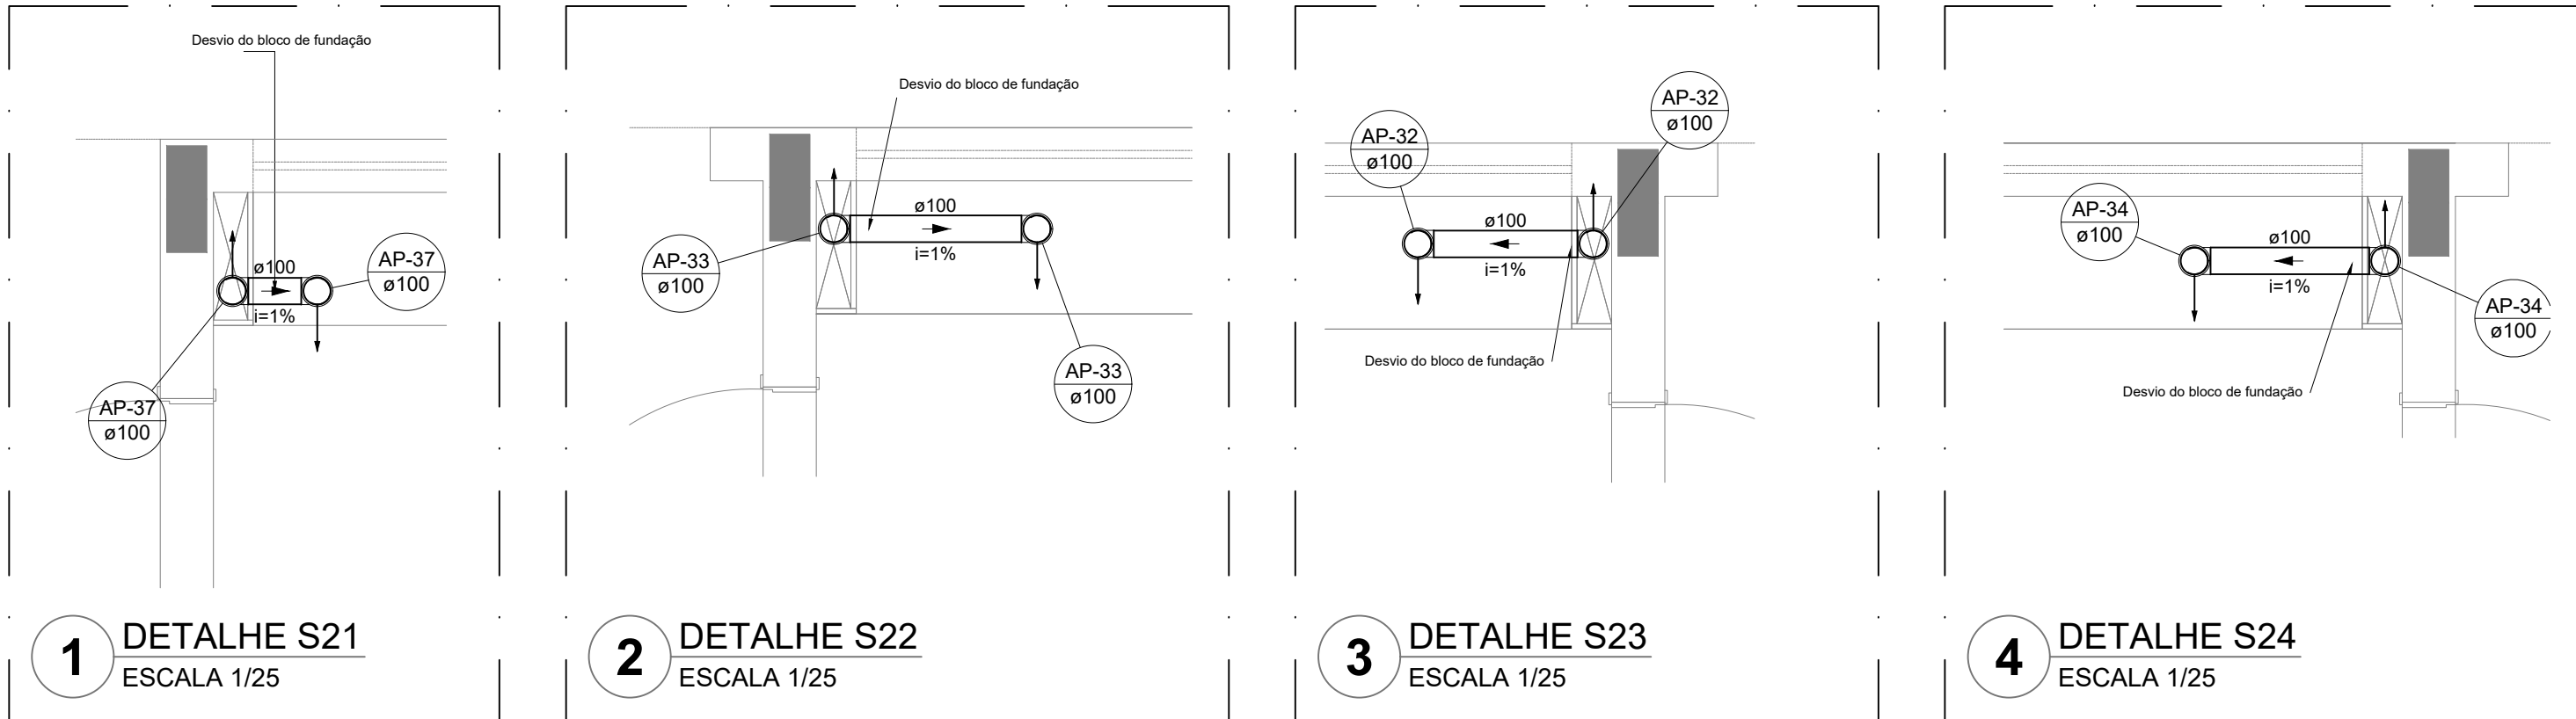

NOTAS GERAIS

1. CONFERIR MEDIDAS EM OBRA
2. MEDIDAS EM METRO, EXCETO QUANDO INDICADO
3. AS COTAS PREVALECEM SOBRE O DESENHO
4. ESTE PROJETO FOI DESENVOLVIDO A PARTIR DO PROJETO DE ARQUITETURA
5. PARA QUALQUER DÚVIDA E/OU DIVERGÊNCIA SINALIZAR IMEDIATAMENTE

NOTAS ESPECÍFICAS

ÁGUAS PLUVIAIS


1. EXECUTAR ESTE PROJETO JUNTAMENTE COM O PROJETO ESTRUTURAL
2. ANTES DA CONCRETAGEM PREVER PASSAGEM PARA AS TUBULAÇÕES, DENTRO DOS LIMITES ESTABELECIDOS PELA NBR 9126/2014
3. ALTERAÇÕES NESTE PROJETO SOMENTE COM AUTORIZAÇÃO EXPRESSA DO FNDE
4. TODA A TUBULAÇÃO ATÉ 150 MM SERÁ EM PVC-C; DIÂMETROS ACIMA DE 150 MM SERÃO EM VINILFORT
5. AS PROFUNDIDADES DAS CAIXAS DE INSPEÇÃO E POÇOS DE VISITA PODERÃO SER AJUSTADO CONFORME PERFIL DO TERRENO, DESSE QUE SEJAM GARANTIDAS AS INCLINAÇÕES MÍNIMAS PREVISTAS EM NORMAS
6. CAIXAS DE INSPEÇÃO DE ATÉ 1,00 METRO DE PROFUNDIDADE SERÃO DE 60X60 cm; PROFUNDIDADES ACIMA DE 1,00 METRO DEVERÃO SER POÇO DE VISITA
7. A REDE PLUVIAL DO TERRENO FOI REPRESENTADA NO NÍVEL FUNDAÇÃO PARA FACILITAR O ENTENDIMENTO DO PROJETO EM FUNÇÃO DOS DESVIOS DAS BLOCOS DE FUNDAÇÃO

ESGOTO

1. OS PROJETOS DEVEM SER ADAPTADOS TÉCNICAMENTE CONFORME AS NECESSIDADES MUNICIPAIS
2. PARA COLETA DOS DADOS DEVERÃO OBSERVAR POSTURA MANIPULADA
3. CASO SEJA NECESSÁRIA A ELABORAÇÃO DE PROJETO DE FOSSA E SUMIDOURO, ESTE FICARÁ A CARGO DO ENTE FEDERADO PARA ADAPTAÇÃO CONFORME O SLO DA REGIÃO
4. AS PROFUNDIDADES DAS CAIXAS DE INSPEÇÃO E POÇOS DE VISITA PODERÃO SER AJUSTADO CONFORME PERFIL DO TERRENO, DESSE QUE SEJAM GARANTIDAS AS INCLINAÇÕES MÍNIMAS PREVISTAS EM NORMAS
5. CAIXAS DE INSPEÇÃO DE ATÉ 1,00 METRO DE PROFUNDIDADE SERÃO DE 60X60 cm; PROFUNDIDADES ACIMA DE 1,00 METRO DEVERÃO SER POÇO DE VISITA
6. TODA A TUBULAÇÃO SERÁ EM PVC-SERIE NORMAL

REFERÊNCIAS


- MEMORIAL DESCRITIVO E ESPECIFICAÇÕES TÉCNICAS

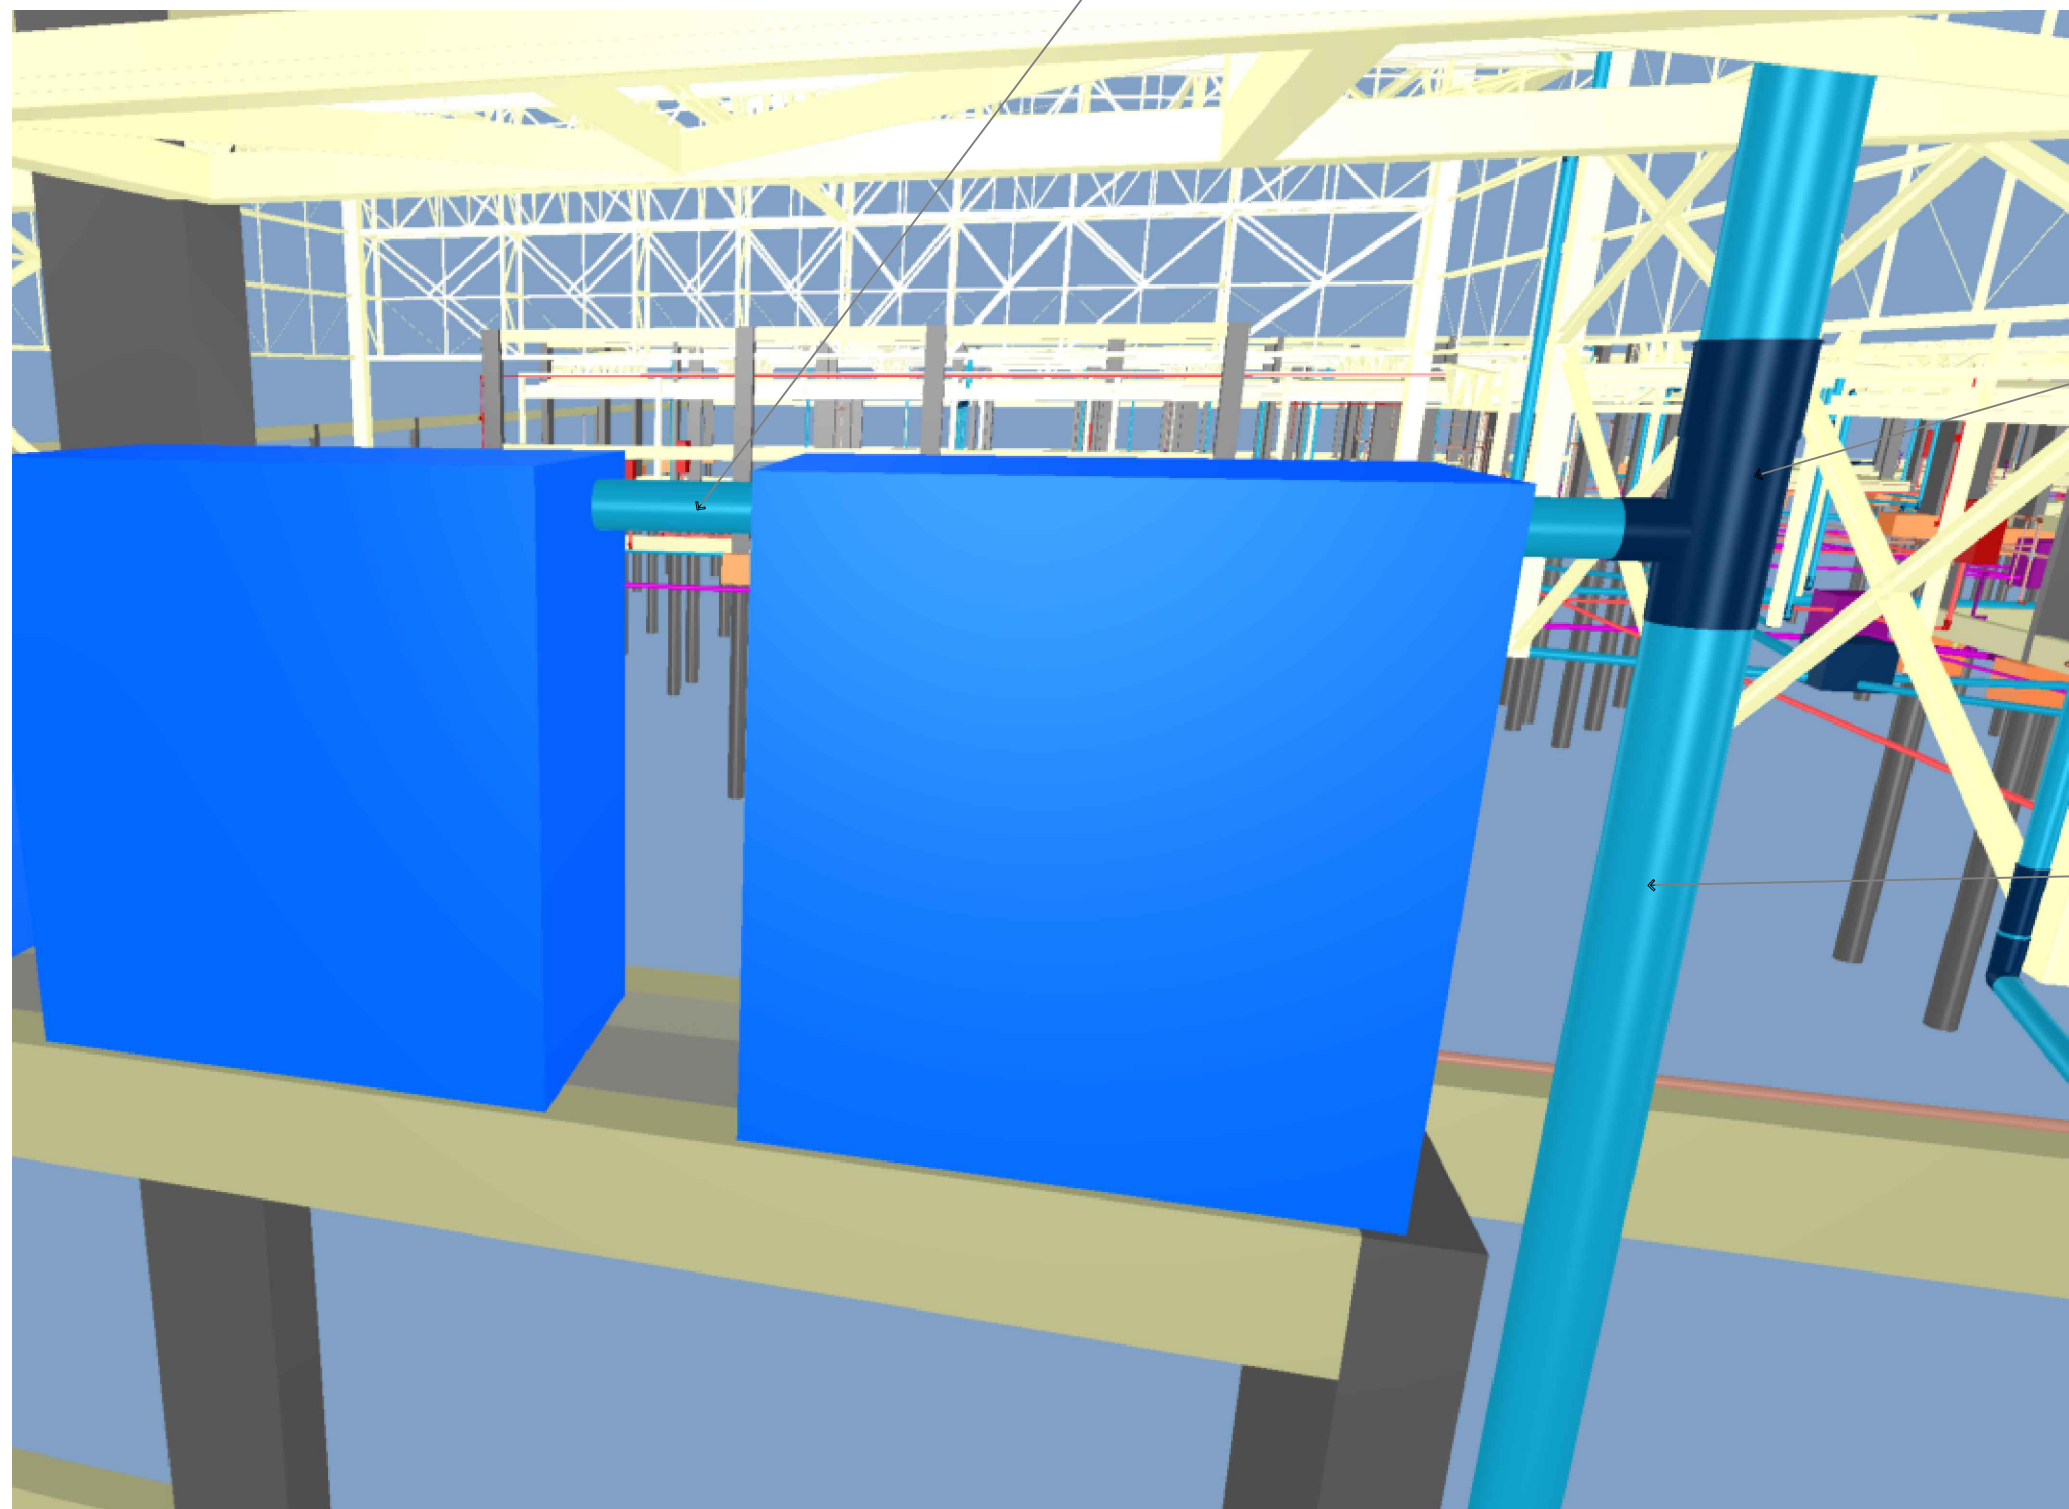


CONTROLE DE REVISÕES		
Nº	DATA	DESCRIÇÃO

FNDE Fundo Nacional de Desenvolvimento Educação		MINISTÉRIO DA EDUCAÇÃO
PROJETO PADRÃO - FNDE		
PROPRIETÁRIO:		
ENDEREÇO:		
MUNICÍPIO - UF:		
PROPRIETÁRIO:		
RESP. TÉCNICO:		CREA:
AUTOR DO PROJETO:		CAU:
DLFO:	CREA:	
		RA:
OBSERVAÇÕES:		


ESCOLA 5 SALAS DE AULA - MODELO TÉRREO			
PROJETO DE INSTALAÇÕES			
COORDENAÇÃO	LANÇAMENTO PLUVIAL E ESGOTO		HEG
CGEST - Coordenação Geral de Infraestrutura Educacional	DETALHES S21 AO S36 DETALHES CONSTRUTIVOS GERAIS		
REVISÃO	ESCALA	INDICAÇÃO	PRANCHAS
R-00	0,00	JAN/2021	04/07
FORMATO	A0		

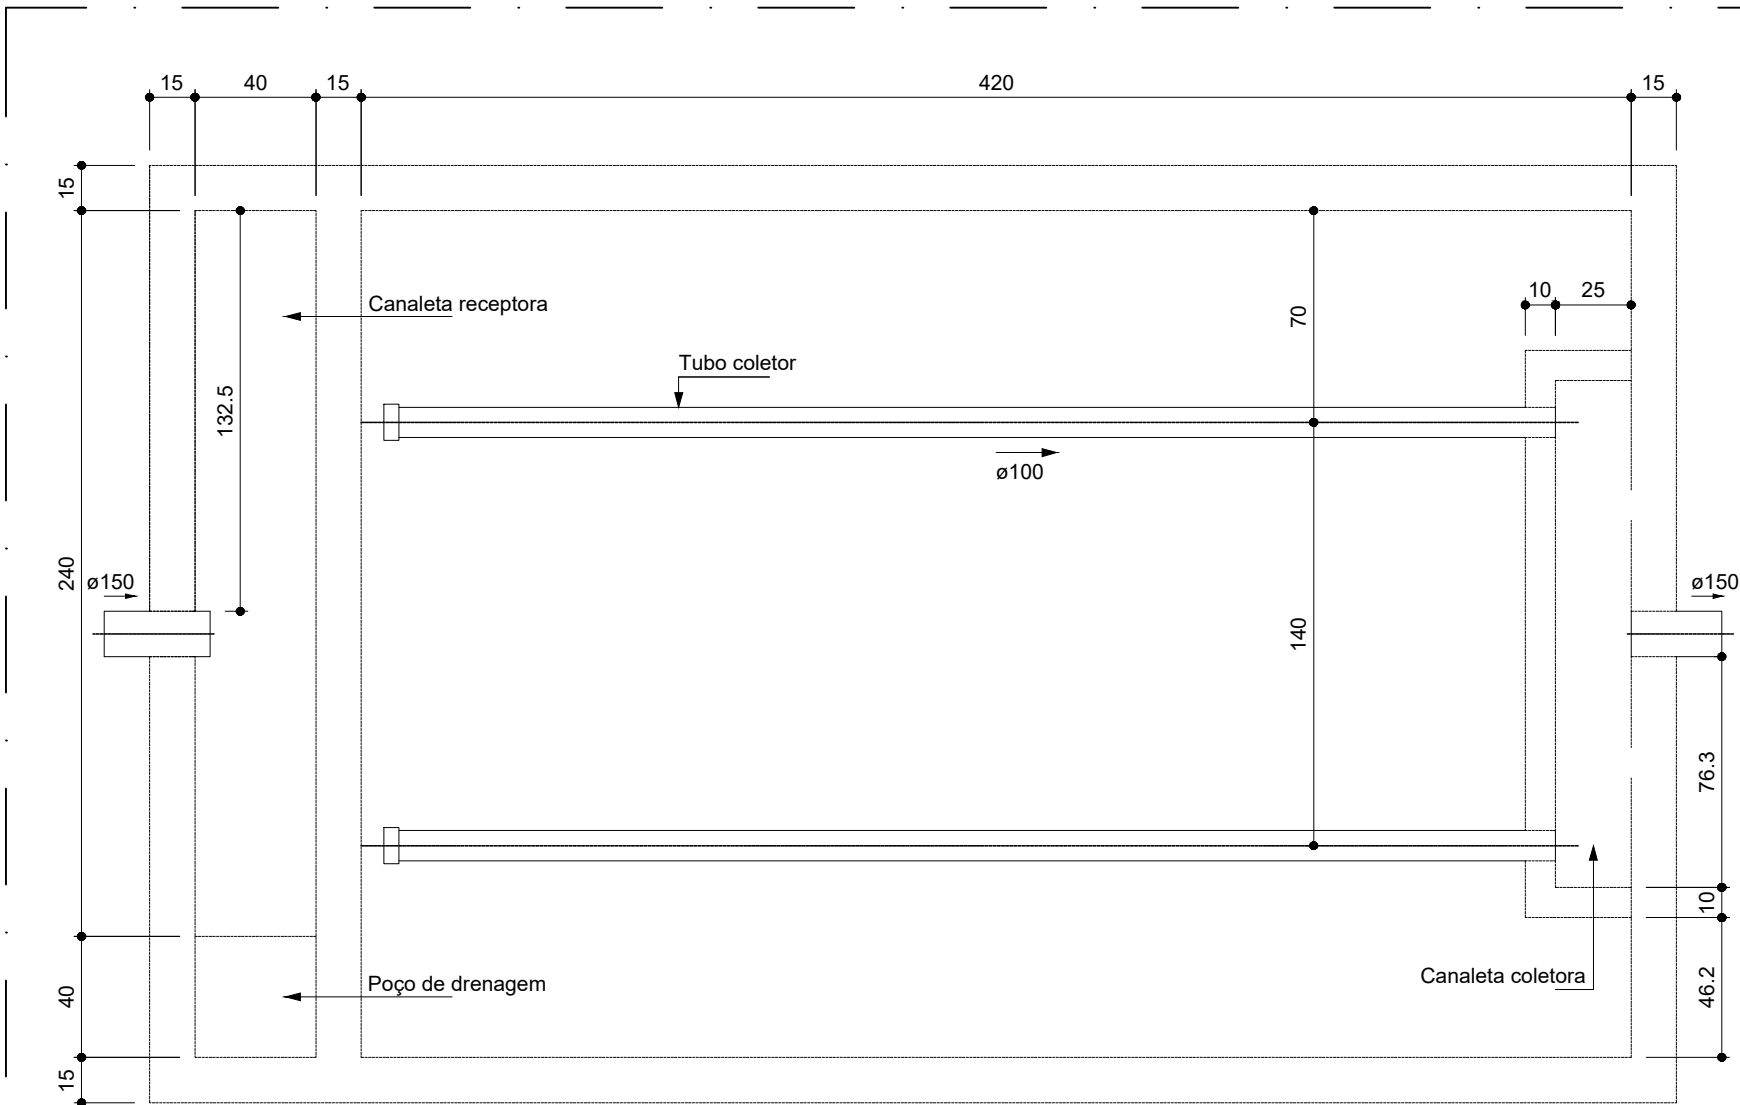

Filtro anaeróbio
Planta baixa

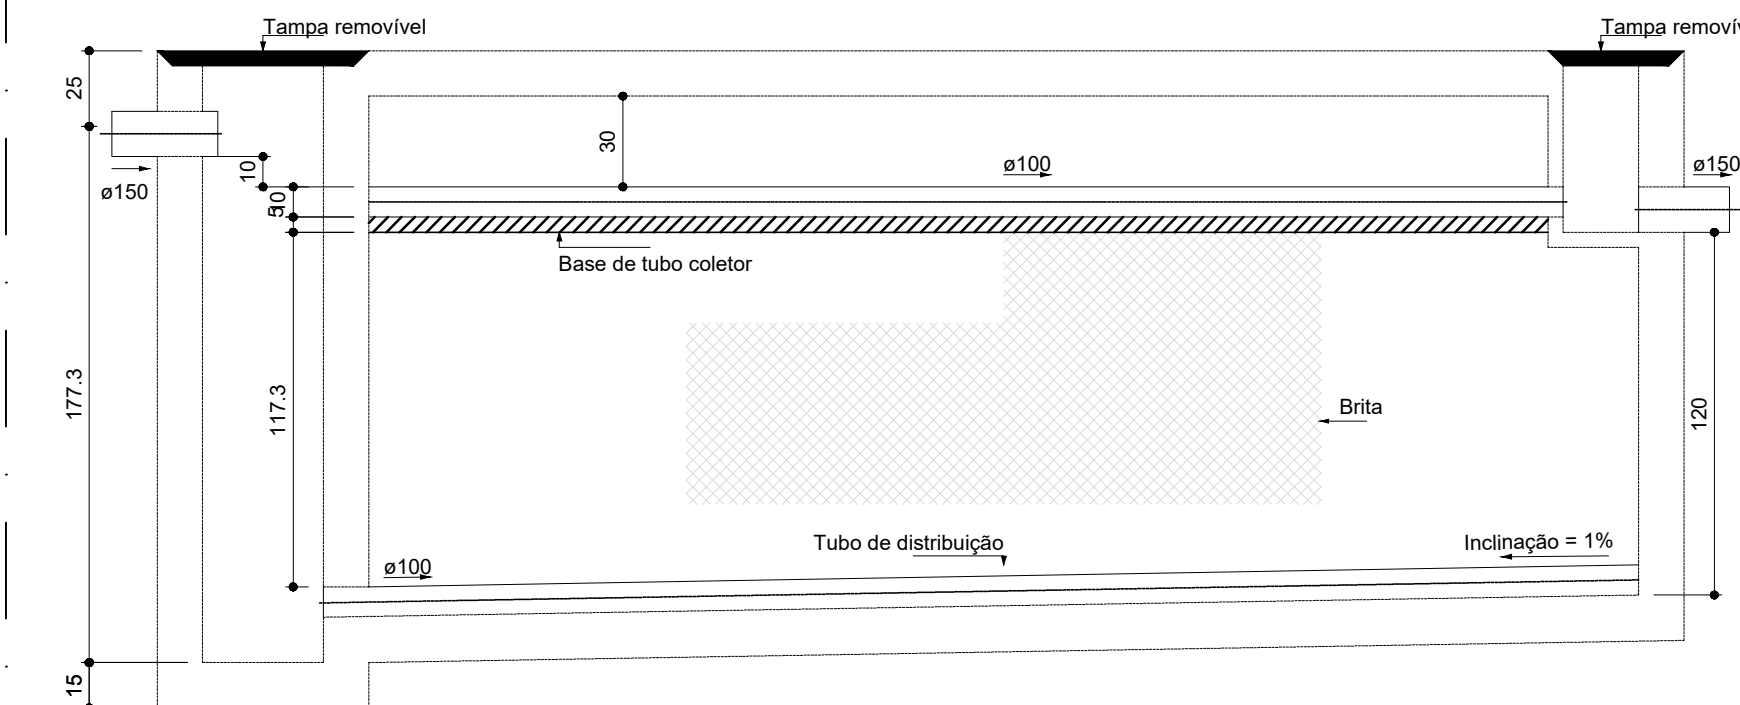


Filtro anaeróbio
Corte 1

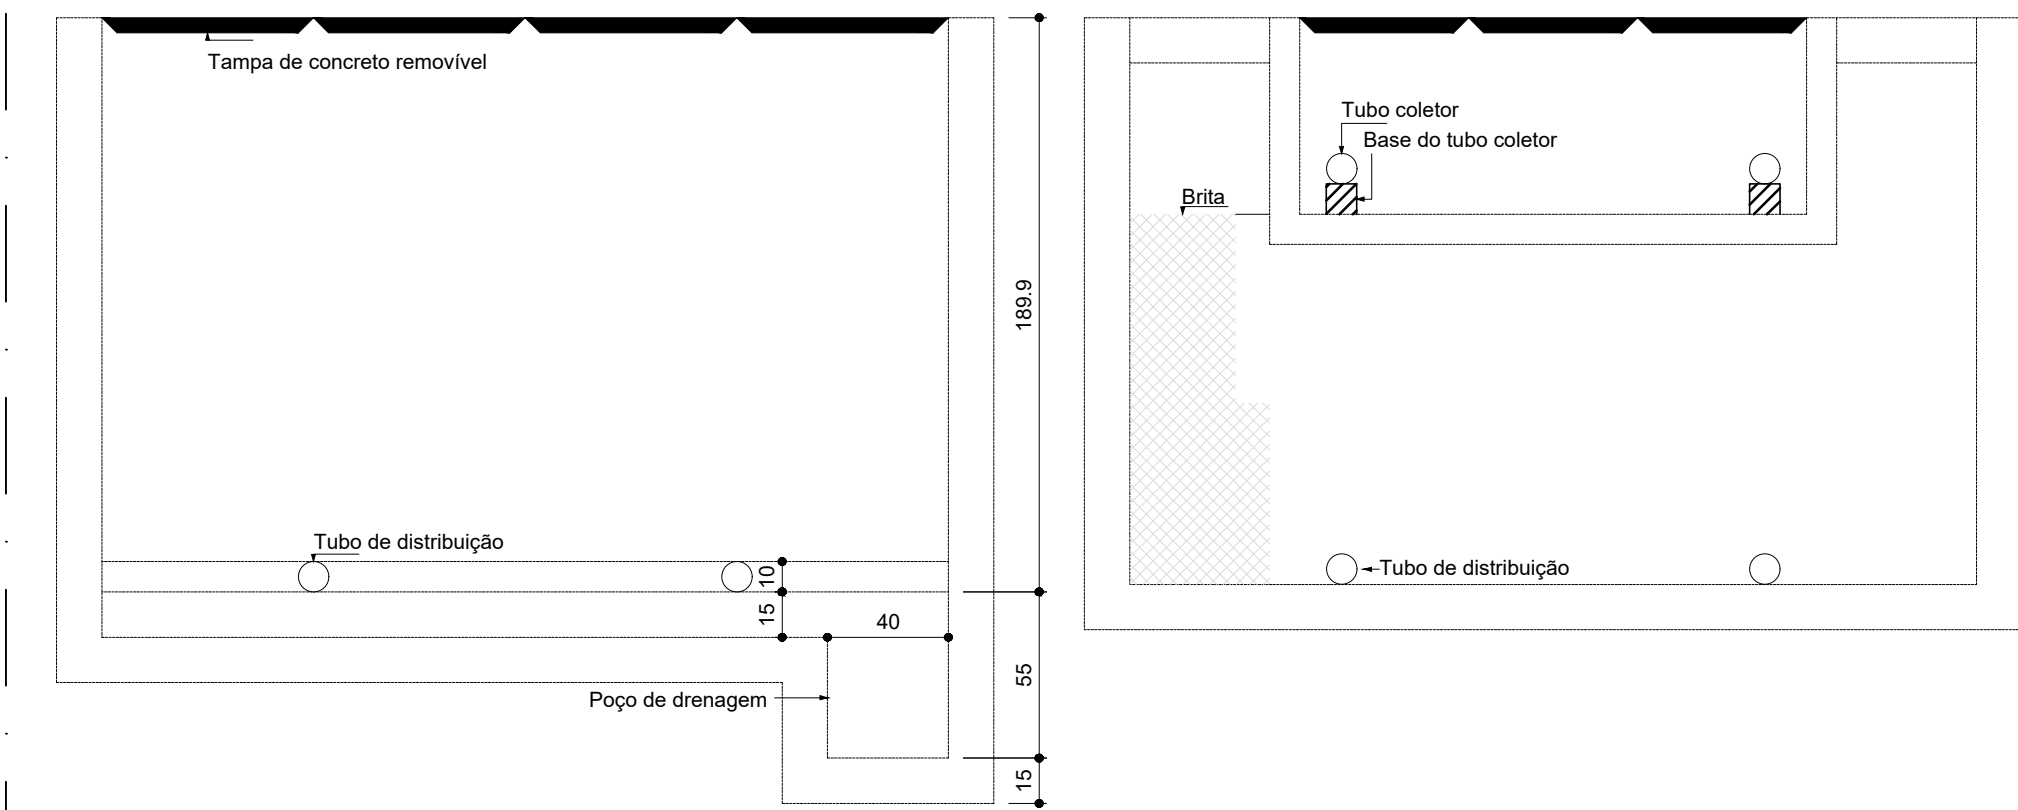


Filtro anaeróbio
Corte 2


1 FILTRO ANAERÓBIO ESCALA 1/25

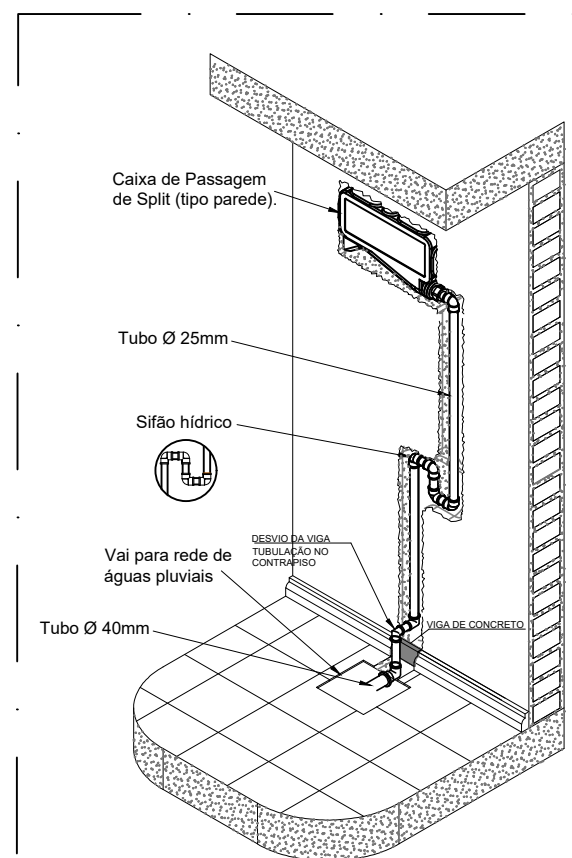

7 DET. DRENO DE AR CONDICIONADO TIPO SPLIT SEM ESCALA

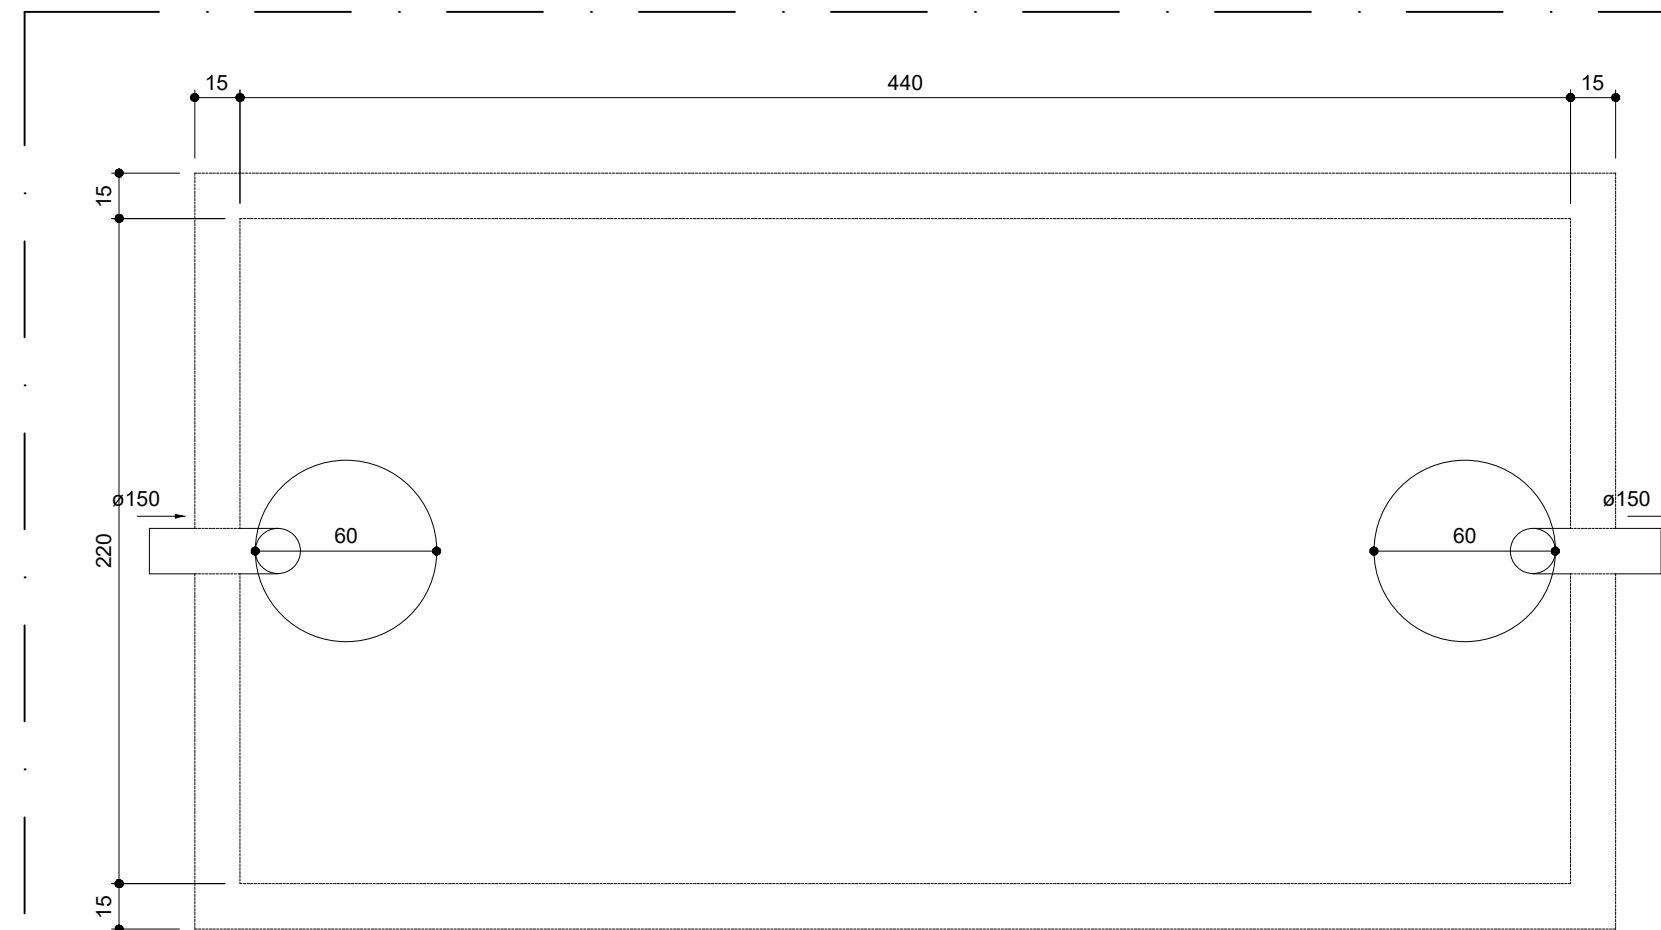


Tanque séptico
Planta baixa

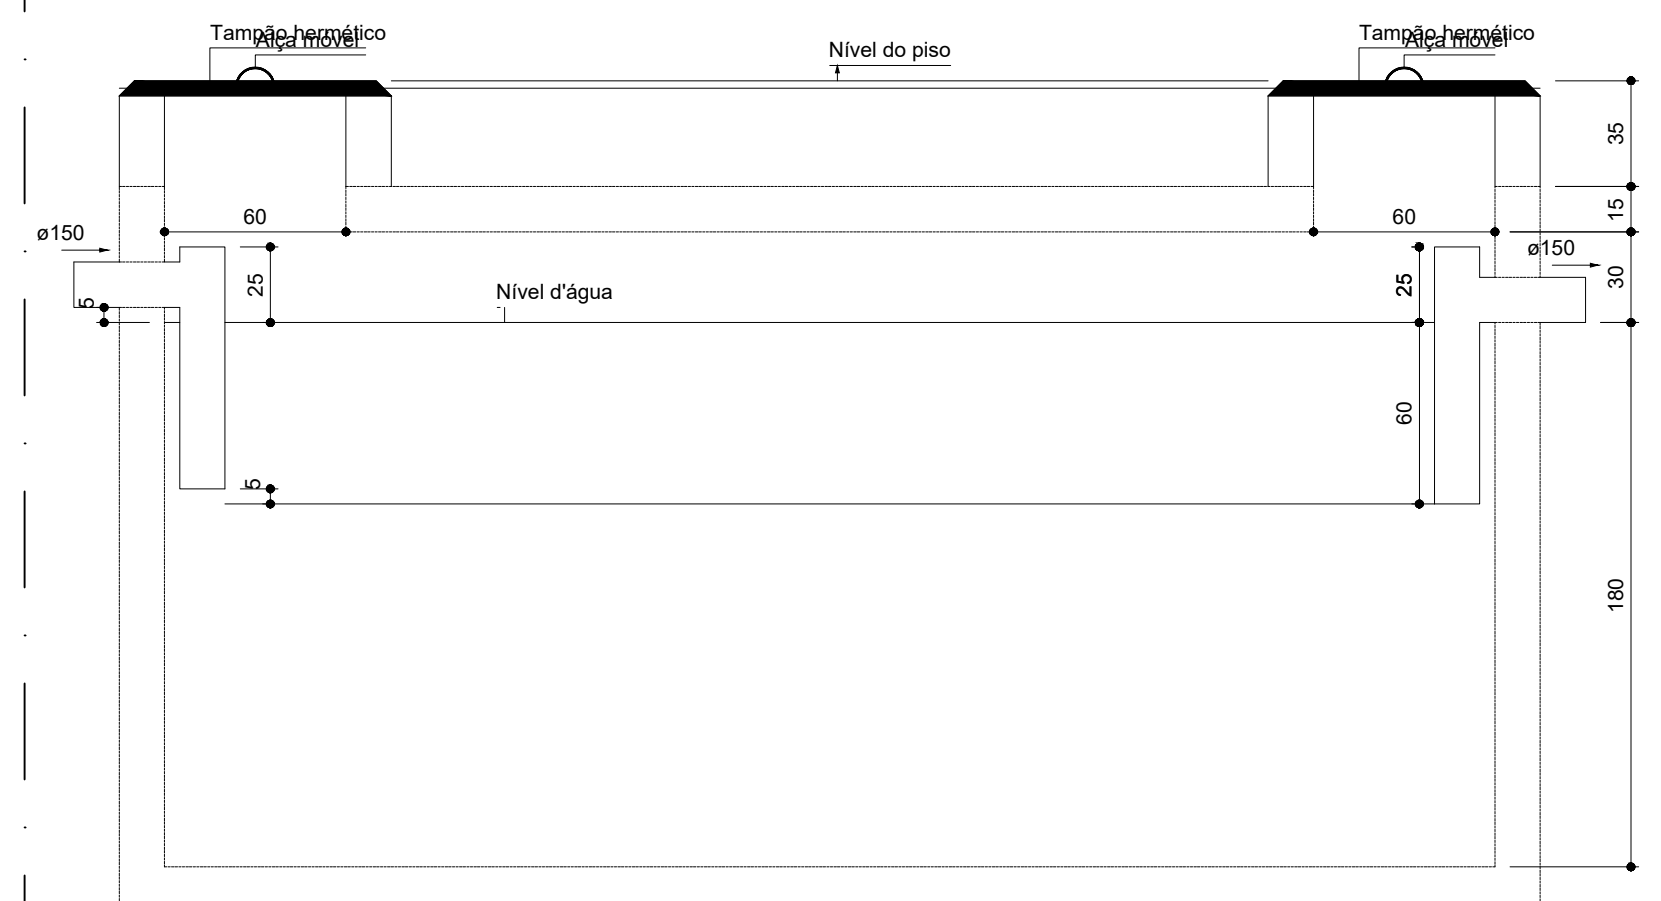


Tanque séptico
Corte 1

2 TANQUE SÉPTICO ESCALA 1/25


PROFUNDIDADE MÍNIMA DE ASSENTAMENTO EM VIAS COM
TRÁFEGO DE VEÍCULOS

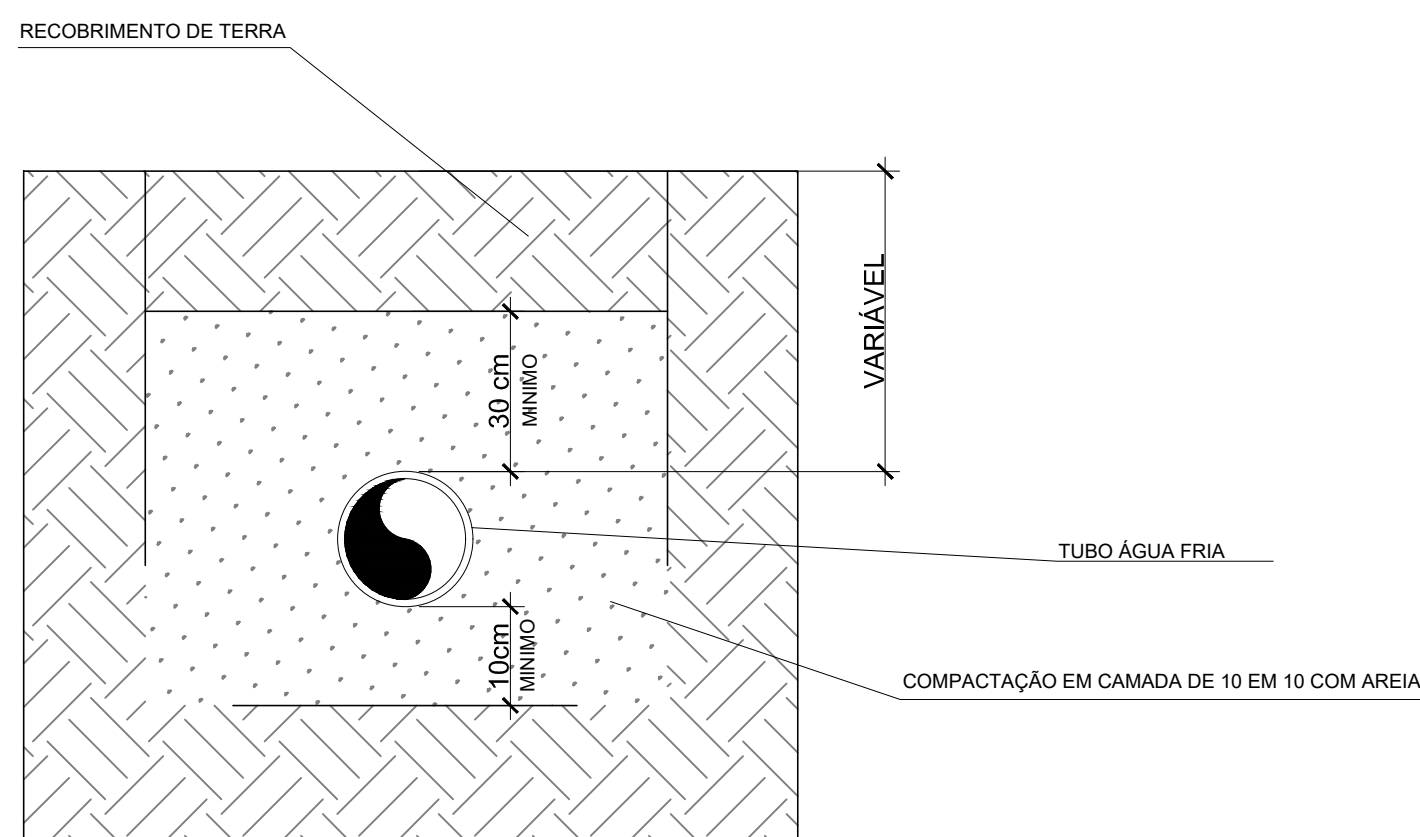

3 DET. TUBULAÇÃO ASSENTADA EM VALA ESCALA 1/25

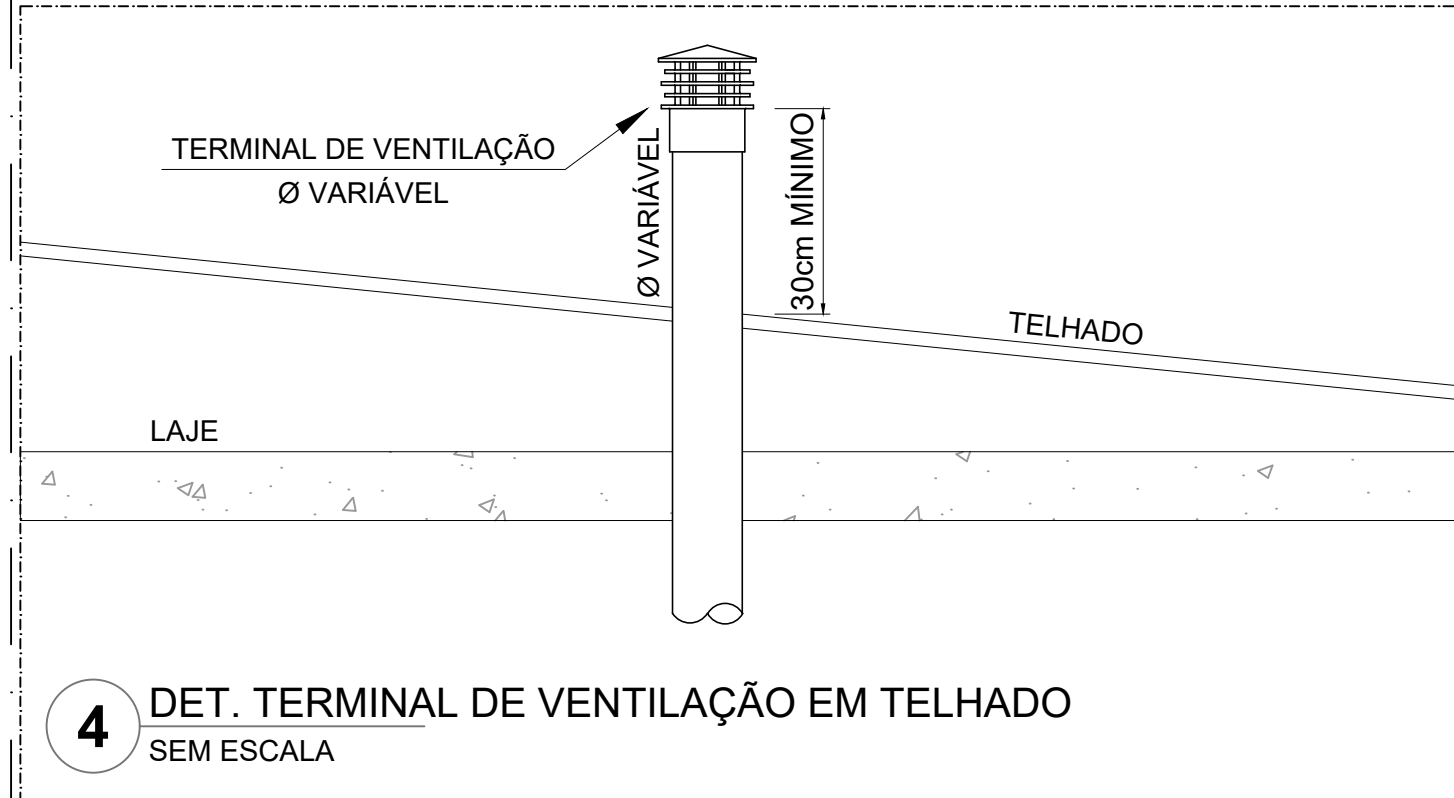

4 DET. TERMINAL DE VENTILAÇÃO EM TELHADO SEM ESCALA

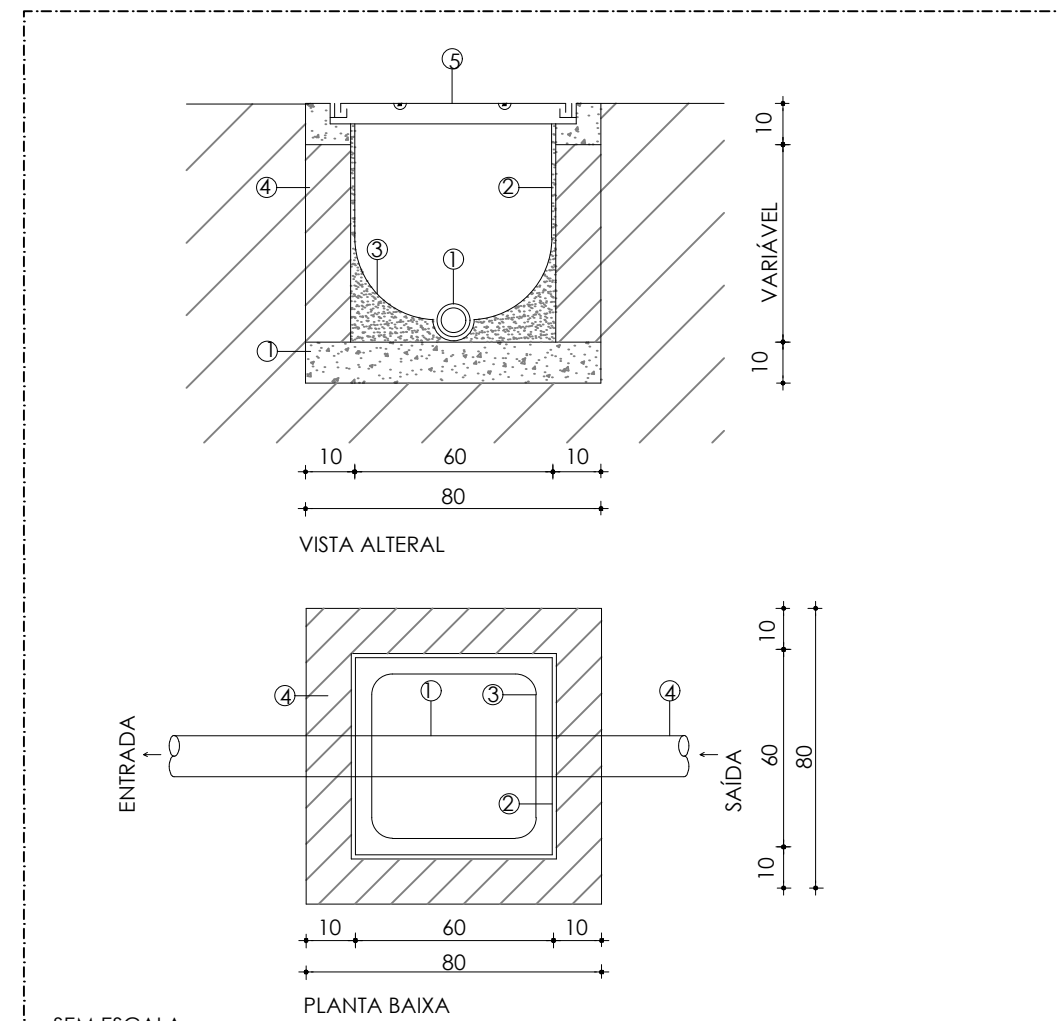

SEM ESCALA

- 1 TUBULACAO
2 REBOCO EM ARGAMASSA
3 CANALETA
4 ALVENARIA DE TUJOLO
5 TAMPAO EM FERRO FUNDIDO 1-27
6 CONCRETO MAGRO

OBS.: MEDIDAS EM CM.

5 DET. CAIXA DE INSPEÇÃO SEM ESCALA

NOTAS GERAIS

1. CONFERIR MEDIDAS EM OBRA
2. MEDIDAS EM METRO, EXCETO QUANDO INDICADO
3. AS COTAS PREVALECEM SOBRE O DESENHO
4. ESTE PROJETO FOI DESENVOLVIDO A PARTIR DO PROJETO DE ARQUITETURA
5. PARA QUAISQUER DÚVIDAS E/OU DIVERGÊNCIAS SINALIZAR IMEDIATAMENTE

NOTAS ESPECÍFICAS


- ÁGUAS PLUVIAIS
1. EXECUTAR ESTE PROJETO JUNTAMENTE COM O PROJETO ESTRUTURAL
 2. ANTES DA CONCRETAGEM PREVER PASSAGEM PARA AS TUBULAÇÕES, DENTRO DOS LIMITES ESTABELECIDOS PELA NBR 6118:2014.
 3. ALTERAÇÕES NESTE PROJETO SOMENTE COM AUTORIZAÇÃO EXPRESSA DO FNDE.
 4. TODA A TUBULAÇÃO ATÉ 150 MM SERÁ EM PVC-R. DIÂMETROS ACIMA DE 150 MM SERÃO EM VINILFORT.
 5. AS PROFUNDIDADES DAS CAIXAS DE INSPEÇÃO E POÇOS DE VISITA PODERÁ SER AJUSTADO CONFORME PERFIL DO TERRENO, DESDE QUE SEJAM GARANTIDAS AS INCLINAÇÕES MÍNIMAS PREVISTAS EM NORMAS.
 6. CAIXAS DE INSPEÇÃO DE ATÉ 1,00 METROS DE PROFUNDIDADE SERÃO DE 60X60 cm. PROFUNDIDADES ACIMA DE 1,00 METROS DEVERÁ SER POÇO DE VISITA.
 7. A REDE PLUVIAL DO TERREO FOI REPRESENTADA NO NÍVEL FUNDAÇÃO PARA FACILITAR O ENTENDIMENTO DO PROJETO EM FUNÇÃO DOS DESVIOS DAS BLOCOS DE FUNDAÇÃO.

ESGOTO

1. OS PROJETOS DEVEM SER ADAPTADOS TÉCNICAMENTE CONFORME AS NECESSIDADES MUNICIPAIS.
2. PARA COLETA DOS DEJETOS OBSERVAR POSTURAS MUNICIPAIS.
3. CASO SEJA NECESSÁRIA A ELABORAÇÃO DE PROJETO DE FOSSA E SUMIDOURO, ESTE FICARÁ A CARGO DO ENTE FEDERADO PARA ADAPTAÇÃO CONFORME O SOLO DA REGIÃO.
4. AS PROFUNDIDADES DAS CAIXAS DE INSPEÇÃO E POÇOS DE VISITA PODERÁ SER AJUSTADO CONFORME PERFIL DO TERRENO, DESDE QUE SEJAM GARANTIDAS AS INCLINAÇÕES MÍNIMAS PREVISTAS EM NORMAS.
5. CAIXAS DE INSPEÇÃO DE ATÉ 1,00 METROS DE PROFUNDIDADE SERÃO DE 60X60 cm. PROFUNDIDADES ACIMA DE 1,00 METROS DEVERÁ SER POÇO DE VISITA.
6. TODA A TUBULAÇÃO SERÁ EM PVC SÉRIE NORMAL.

REFERÊNCIAS:

- MEMORIAL DESCRITIVO E ESPECIFICAÇÕES TÉCNICAS

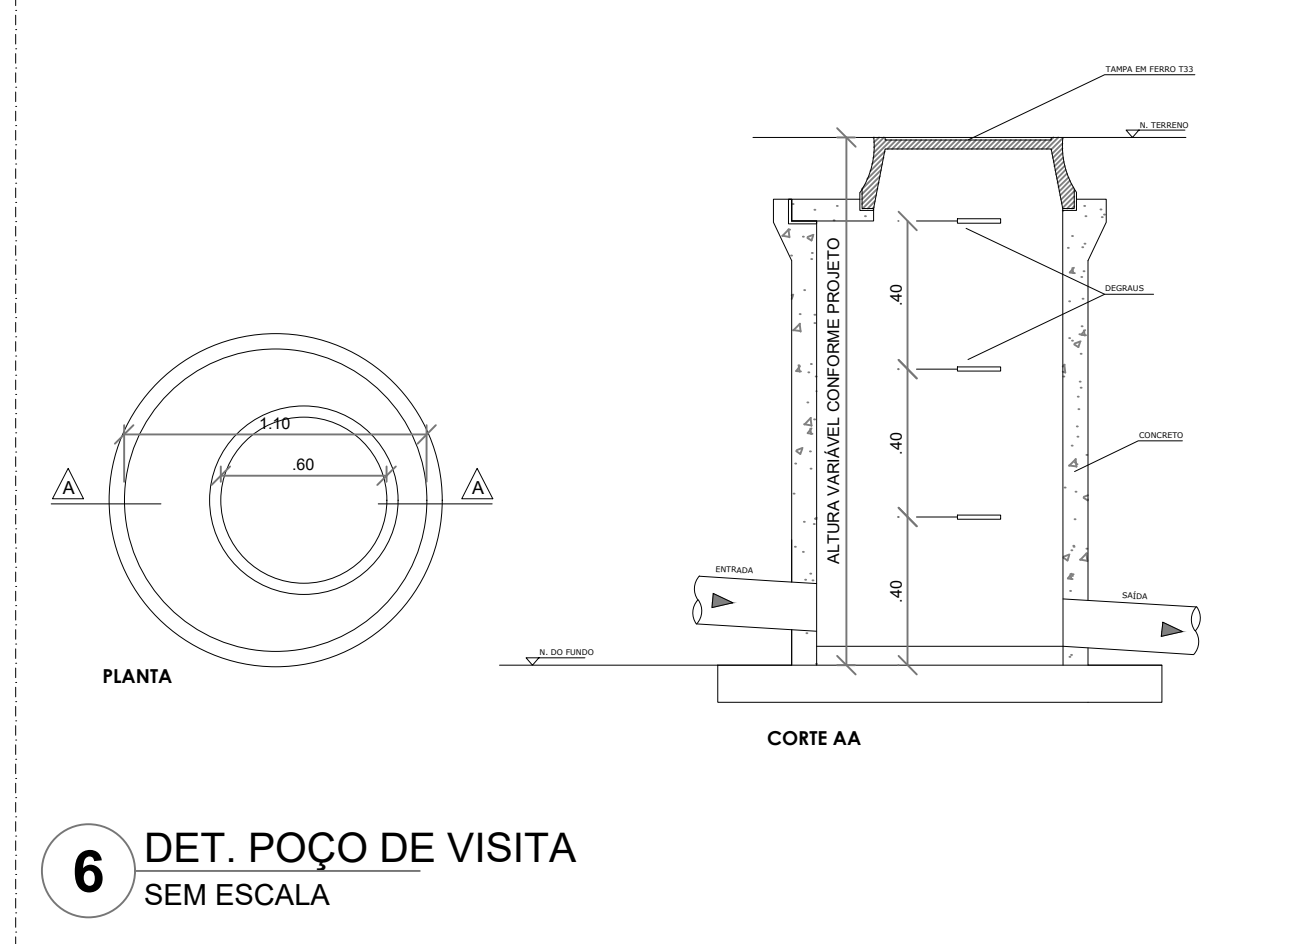

6 DET. POÇO DE VISITA SEM ESCALA


CONTROLE DE REVISÕES

Nº	DATA	DESCRIÇÃO
		Fundo Nacional de Desenvolvimento da Educação
		MINISTÉRIO DA EDUCAÇÃO
PROJETO PADRÃO - FNDE		
PROPRIETÁRIO :		
ENDEREÇO:		
MUNICÍPIO - UF:		
PROPRIETÁRIO RESP. TÉCNICO AUTOR DO PROJETO		
CREA CAU		
DLFO	CREA	
	RA	

ESCOLA 5 SALAS DE AULA - MODELO TÉRREO

PROJETO DE INSTALAÇÕES

COORDENAÇÃO CGEST - Coordenação Geral de Infraestrutura Educação	DETALHES CONSTRUTIVOS GERAIS	HEG
REVISÃO R.00	ESCALA INDICADA	PRANCHA 05/07
FORMATO 1050X594	DATA EMISSÃO JAN/2021	

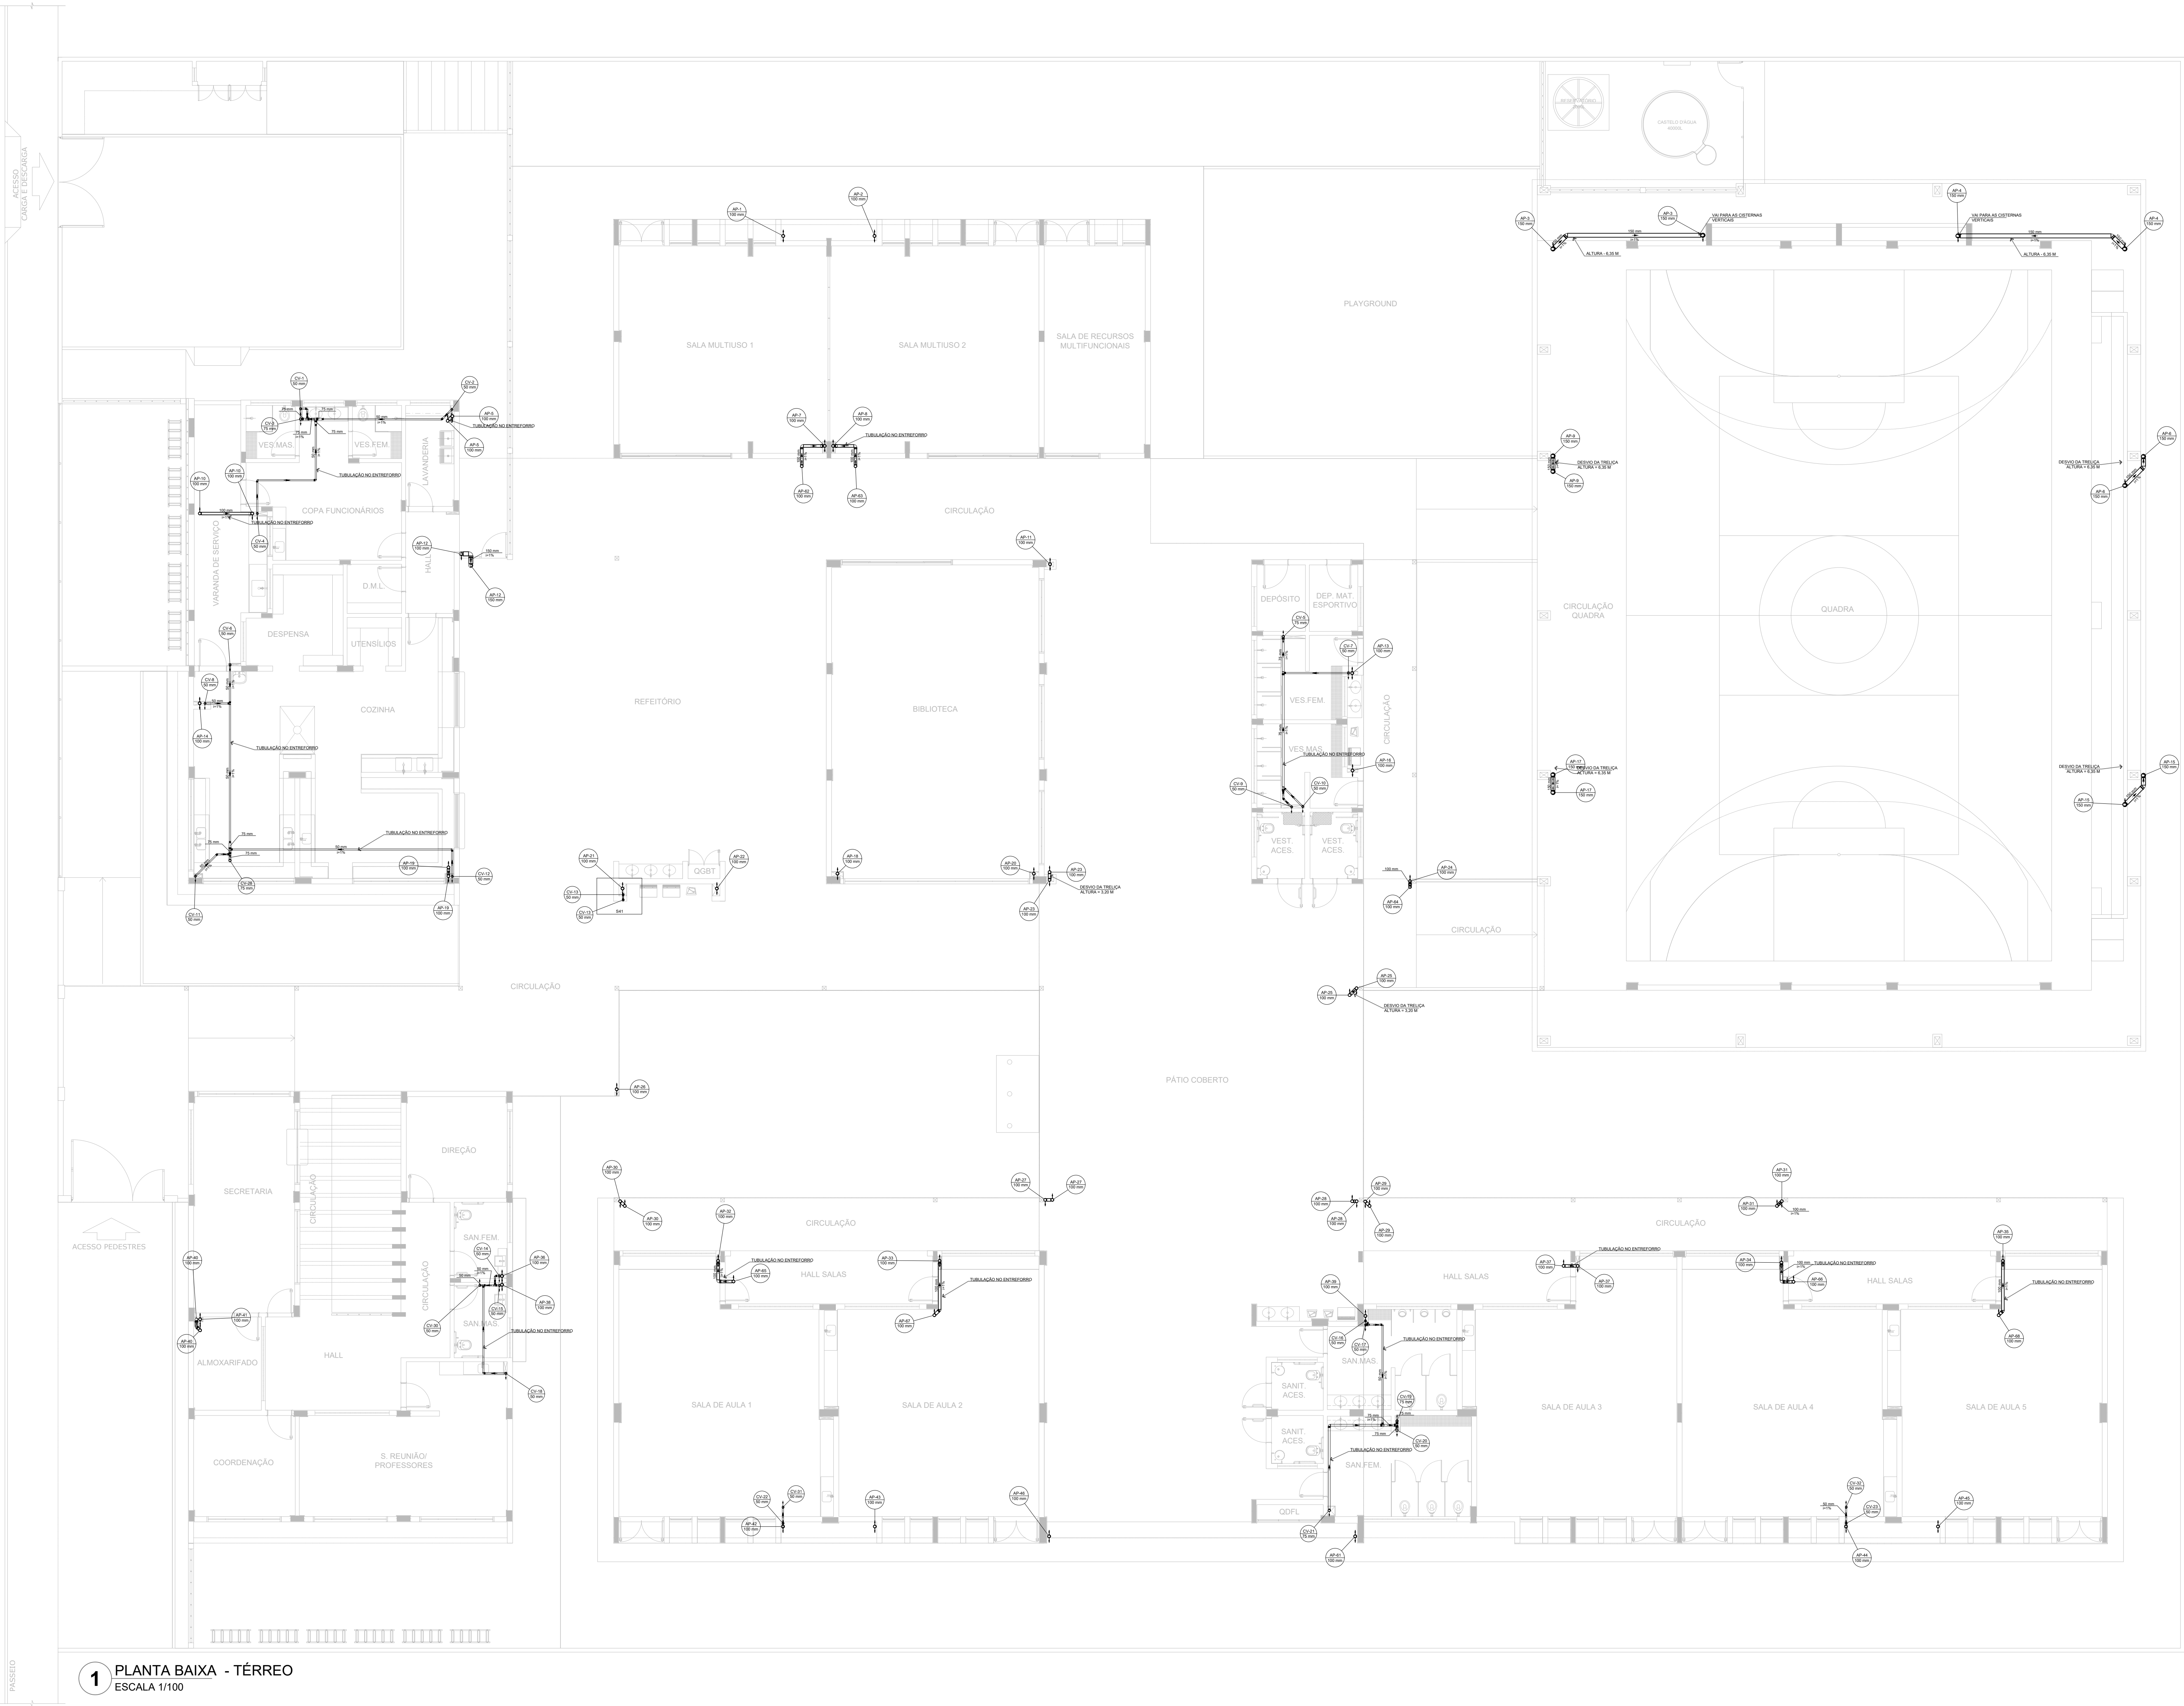

Legenda de condutas

Esgoto

Pluvial

Ventilação

Dreno

Legenda

Joelho 45° Série R

Joelho 90° Série R

Joelho 90° Série R

Junção simples c/ redução

Junção simples coluna

Luxa simples Série R

Redução redutível- superior

Te sanitário

Te sanitário- coluna

NOTAS GERAIS

1. CONFERIR MEDIDAS EM OBRA
2. MEDIDAS EM METRO, EXCETO QUANDO INDICADO
3. AS COTAS PREVALECEM SOBRE O DESENHO
4. ESTE PROJETO FOI DESENVOLVIDO A PARTIR DO PROJETO DE ARQUITETURA
5. PARA QUALQUER DÚVIDA E/OU DIVERGÊNCIA SINALIZAR IMEDIATAMENTE

NOTAS ESPECÍFICAS

ÁGUAS PLUVIAIS

1. EXECUTAR ESTE PROJETO JUNTAMENTE COM O PROJETO ESTRUTURAL
2. ANTES DA CONCRETAGEM PREVER PASSAGEM PARA AS TUBULAÇÕES, DENTRO DOS LIMITES ESTABELECIDOS PELA NBR 6150/2014
3. ALTERAÇÕES NESTE PROJETO SOMENTE COM AUTORIZAÇÃO EXPRESSA DO FINE
4. TODA A TUBULAÇÃO ATÉ 10 MM SERÁ EM PVC-Ø DIÂMETROS ACIMA DE 100 MM SERÃO EM VINILFLOTT
5. AS PROFUNDIDADES DAS CAIXAS DE INSPEÇÃO E POÇOS DE VISITA PODERÃO SER AJUSTADO CONFORME PERFIL DO TERRENO, DESSE QUE SEAM GARANTIDAS AS INCLINAÇÕES MÍNIMAS PREVISTAS EM NORMAS
6. CAIXAS DE INSPEÇÃO DE ATÉ 1,00 METROS DE PROFUNDIDADE SERÃO DE 60X60 cm. PROFUNDIDADES ACIMA DE 1,00 METROS DEVERÁ SER POÇO DE VISITA
7. A REDE PLUVIAL DO TERREO FOI REPRESENTADA NO NÍVEL FUNDAÇÃO PARA FACILITAR O ENTENDIMENTO DO PREJEITO EM FUNÇÃO DOS DESVIOS DAS BLOCOS DE FUNDAÇÃO

ESGOTO

1. OS PROJETOS DEVEM SER ADAPTADOS TECNICAMENTE CONFORME AS NECESSIDADES MUNICIPAIS
2. PARA COLETA DOS DEJETOS OBSERVAR POSTURAS MUNICIPAIS
3. CASO SEJA NECESSÁRIA A ELABORAÇÃO DE PROJETO DE FOSSA E SUMIDOURO, ESTE FICARÁ A CARGO DO ENTE FEDERADO PARA ADAPTADO CONFORME O SOLO DA REGIÃO
4. AS PROFUNDIDADES DAS CAIXAS DE INSPEÇÃO E POÇOS DE VISITA PODERÃO SER AJUSTADO CONFORME PERFIL DO TERRENO, DESSE QUE SEAM GARANTIDAS AS INCLINAÇÕES MÍNIMAS PREVISTAS EM NORMAS
5. CAIXAS DE INSPEÇÃO DE ATÉ 1,00 METROS DE PROFUNDIDADE SERÃO DE 60X60 cm. PROFUNDIDADES ACIMA DE 1,00 METROS DEVERÁ SER POÇO DE VISITA
6. TODA A TUBULAÇÃO SERÁ EM PVC SERIE NORMAL

REFERÊNCIAS:

-MEMORIA, DESCRITIVO E ESPECIFICAÇÕES TÉCNICAS

CONTROLE DE REVISÕES

Nº	DATA	DESCRIÇÃO
----	------	-----------

FNDE

Fundo Nacional de Desenvolvimento da Educação

MINISTÉRIO DA EDUCAÇÃO

PROJETO PADRÃO - FNDE

PROPRIETÁRIO :

ENDEREÇO

MUNICÍPIO - UF:

PROPRIETÁRIO

RESP. TÉCNICO

AUTOR DO PROJETO

CREA

RA

OBSERVAÇÕES:

COORDENAÇÃO

CGEST - Coordenação Geral de Infraestrutura Educacional

REVISÃO

R.00

FORMATO

A0

LANÇAMENTO PLUVIAL E ESGOTO

BARRILETE


ESCALA

INDICADA

PRANCHAS

HEG

06/07

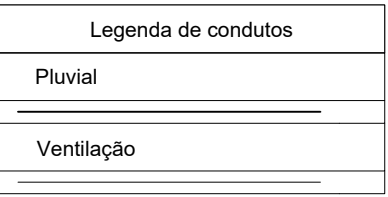

1. CONFERIR MEDIDAS EM OBRA
2. MEDIDAS EM METRO, EXCETO QUANDO INDICADO
3. AS COTAS PREVALECEM SOBRE O DESENHO
4. ESTE PROJETO FOI DESENVOLVIDO A PARTIR DO PROJETO DE ARQUITETURA
5. PARA QUALQUER DÚVIDAS E/OU DIVERGÊNCIAS SINALIZAR IMEDIATAMENTE

ÁGUAS PLUVIAIS

ALVARÁVIA EXECUTAR ESTE PROJETO ANTES COM O PROJETO ESTRUTURAL.

2. ANTES DA CONCRETAGEM PREVER PASSAGEM PARA AS TUBULAÇÕES, DENTRO DOS LIMITES ESTABELECIDOS PELA NB 018/2014.

3. ALTERAÇÕES NESTE PROJETO SOMENTE COM AUTORIZAÇÃO EXPRESSA DO FND.

4. TUBO A TUBULAÇÃO ATÉ 150 MM SERÁ EM PVC-R DIÂMETROS EXATOS DE 150 MM SERÃO EM VINIL-FIT.

5. AS PROFUNDIDADES DAS CAIXAS DE INSPEÇÃO E POÇOS DE VISITA PODERÁ SER AJUSTADO CONFORME PERFIL DO TERRENO, MAS SEMPRE GARANTINDO A VISIBILIDADE MINIMA DE 1,00 M.

6. AS CAIXAS DE INSPEÇÃO DE ATÉ 1,00 METROS DE PROFUNDIDADE SERÃO DE 60x60 cm. PROFUNDIDADE EXATAS DE 1,0 METROS DEVERÁ SER POÇO DE VISITA.

7. REDE FLUIDA DO TERCEIRO FOJO REPRESENTADA NO NÍVEL FUNDAÇÃO PARA FACILITAR O ENTENDIMENTO DO PROJETO EM FUNÇÃO DOS DESNÍVEIS DAS BLOCOS DE FUNDAÇÃO.

ESGOTO

5. OS PROJETOS DEVEM SER ADAPTADOS TÉCNICAMENTE CONFORME AS NECESSIDADES MUNICIPAIS;
6. PARA COLETA DOS DEJETOS OBSERVAR POSTURAS MÚLTIPAS;
7. CASO SEJA NECESSÁRIA A ELABORAÇÃO DE PROJETO DE FOSSA E SUMIDOURO, ESTE FICARÁ A CARGO DO ENT. FEDERADO PARA ADAPTAÇÃO CONFORME O SOLO DA REGIÃO;
8. AS PROFUNDIDADES DE FOSSE E POÇOS DE VISITA PODERÃO SER AJUSTADO CONFORME PERFIL DO TERRENO, DESDE QUE SEJAM GARANTIDAS AS INCLINAÇÕES MÍNIMAS PREVISTAS EM NORMAS;
9. CAIXAS DE INSPEÇÃO DE ATÉ 1,0 METROS DE PROFUNDIDADE SERÃO DE 60x60 cm. A PROFUNDIDADE DE 1,0 METRO DEVERÁ SER POÇO DE VISITA;
10. TODA A TUBULAÇÃO SERÁ EM PVC SÉRIE NORMAL.

REFERÊNCIAS:

- MEMORIAL DESCRITIVO E ESPECIFICAÇÕES TÉCNICAS

1 PLANTA BAIXA - COBERTURA
ESCALA 1/100