


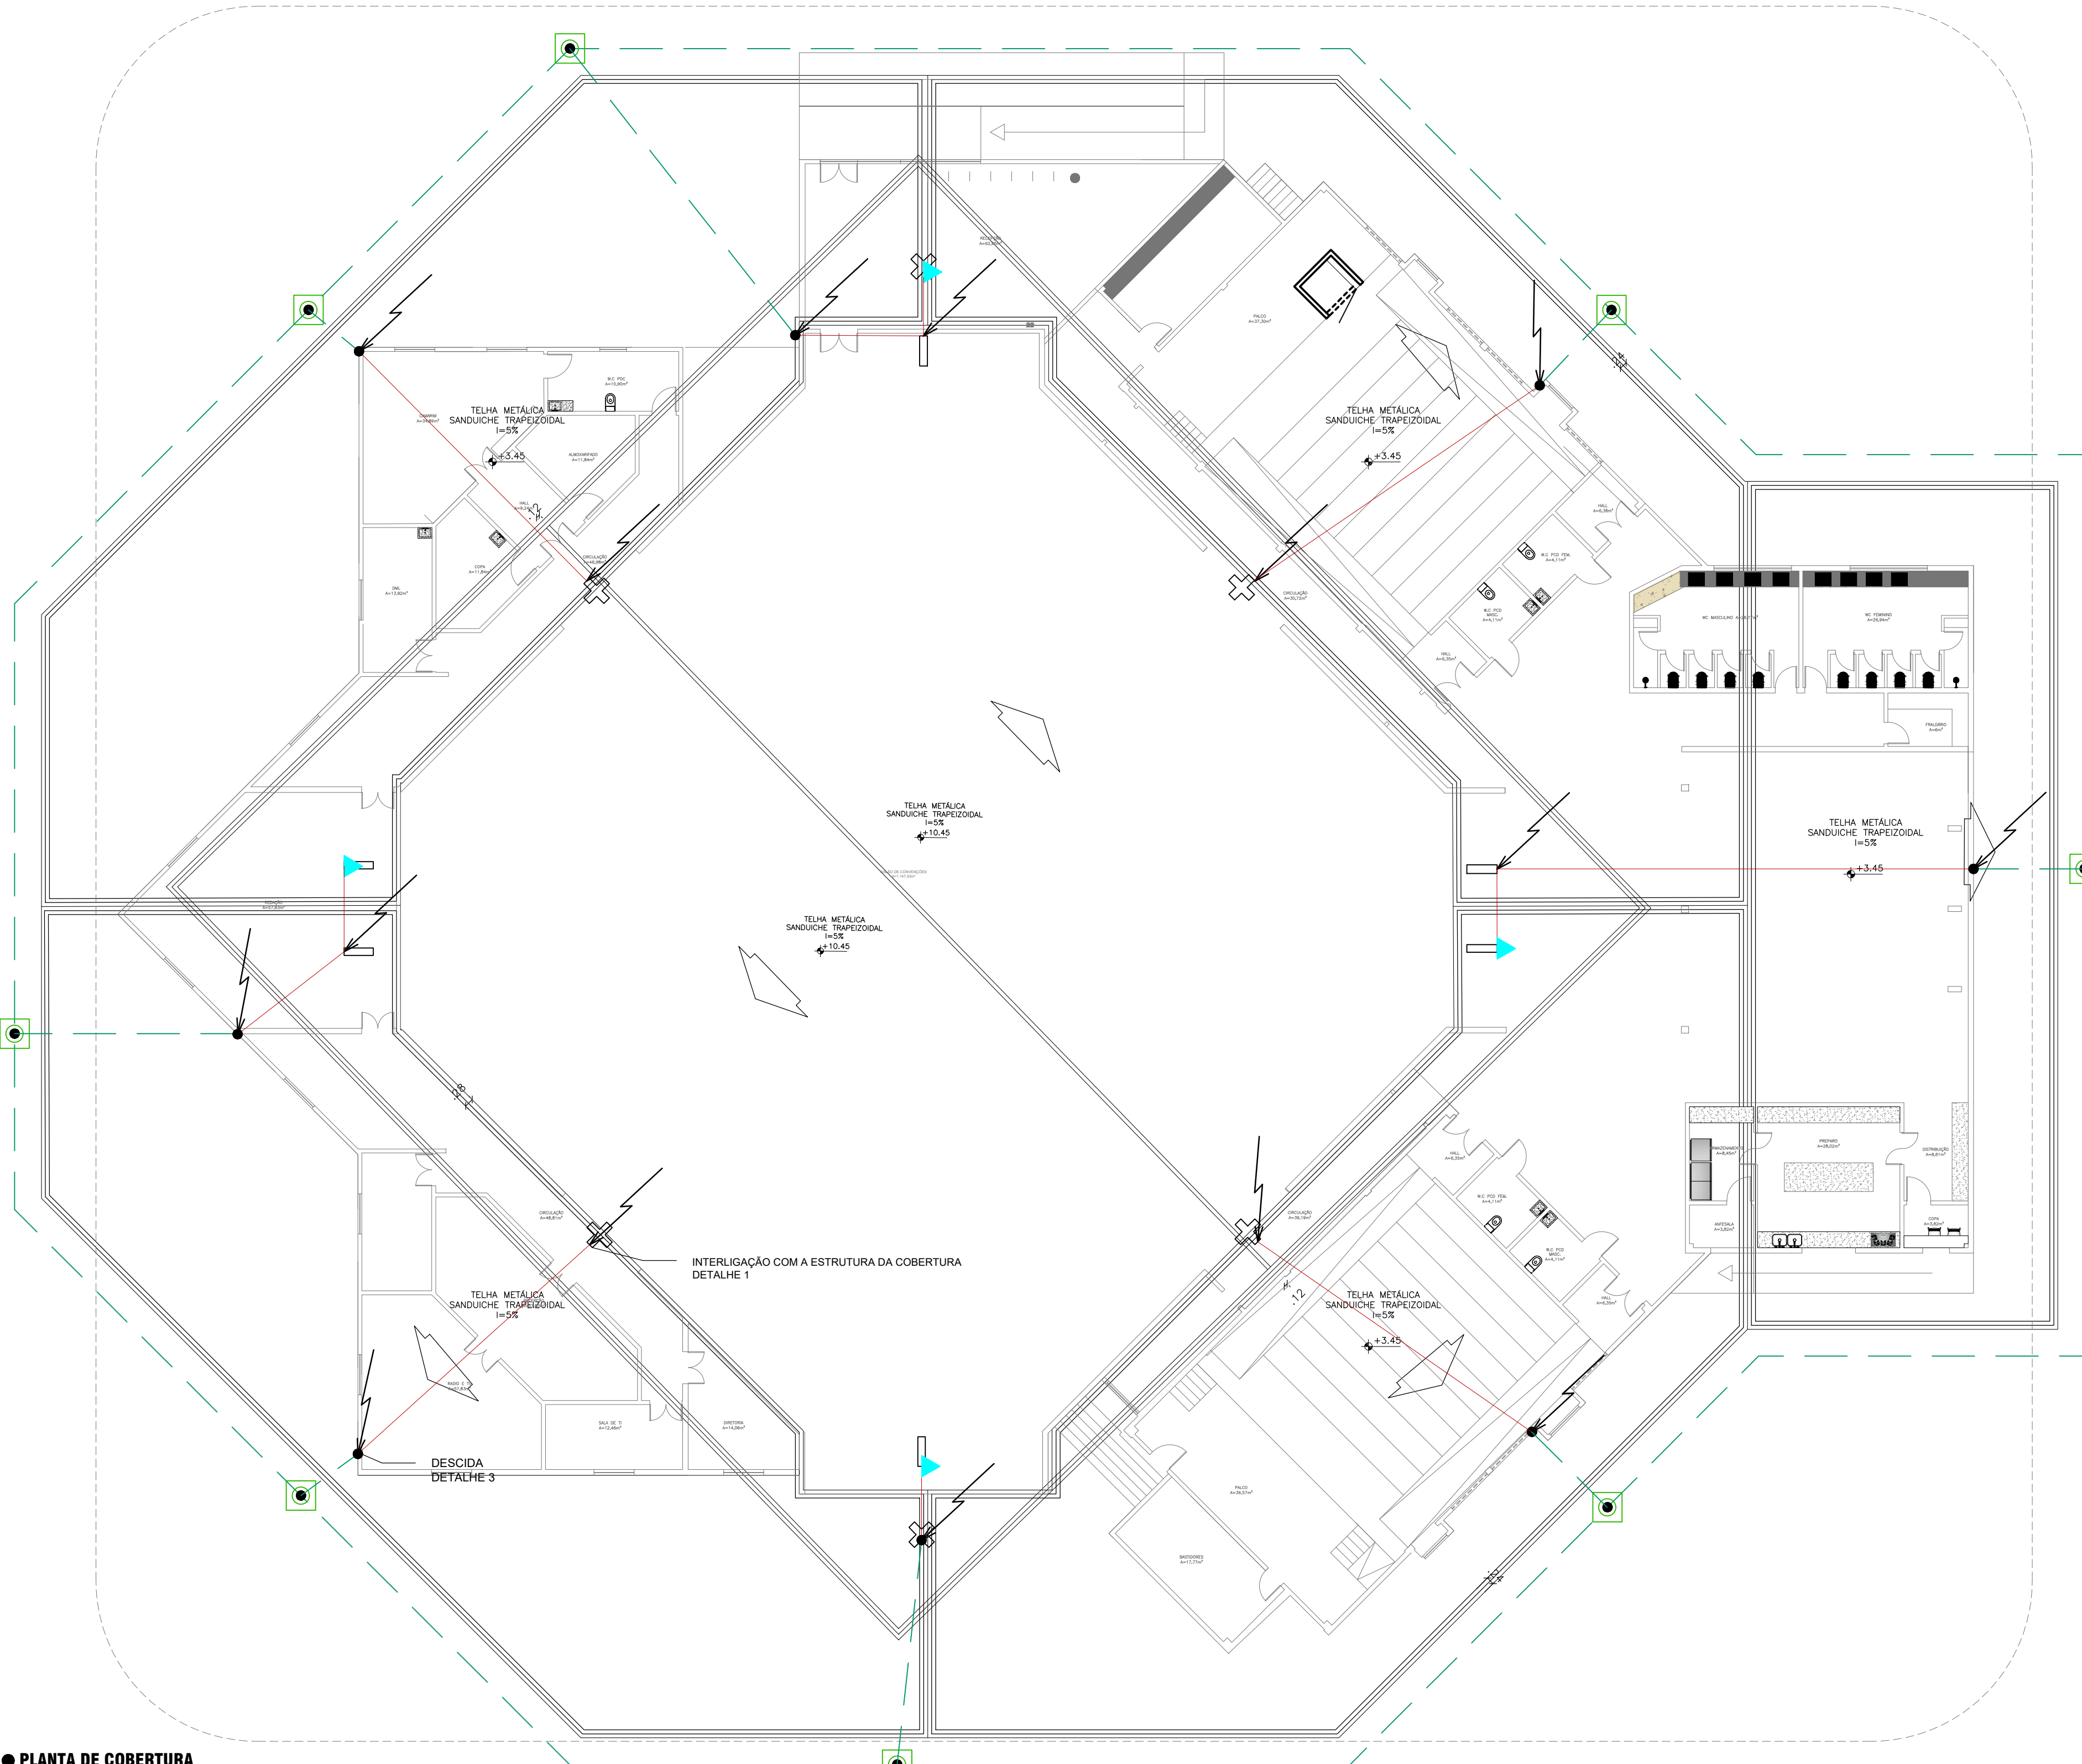

LEGENDA

CABO DE COBRE NÚ - 35MM² APARENTE - CAPTAÇÃO E DESCIDA

CABO DE COBRE NÚ - 50MM² ENTERRADO - DETALHE 7

INDICAÇÃO DE DESCIDA INTERLIGAÇÃO COM A ESTRUTURA DA COBERTURA - DETALHE 1, 2 e 3



(LEP) LIGAÇÃO EQUIPOTENCIAL PRINCIPAL - DETALHE 6

CAIXA DE ACESSO AO ATERRAMENTO - DETALHE 5

COM SOLDA EXOTÉRMICA ENTRE O VERGALHÃO INTERLIGADO A FUNDAÇÃO E O CABO DE COBRE QUE SEGUE PARA A LEP - DETALHE 6






EQUIPOTENCIALIZAÇÃO/INTERLIGAÇÃO NAS ESTRUTURAS METÁLICAS - DETALHE 1

NOTA: TODAS AS PARTES METÁLICAS DEVEM SER EQUIPOTENCIALIZADAS COM O SPDA

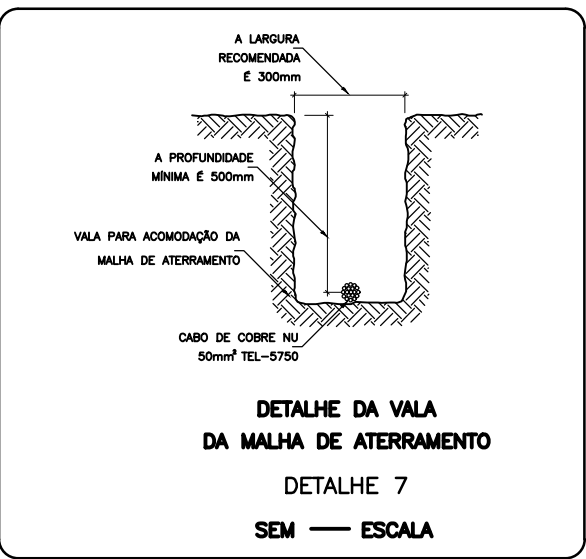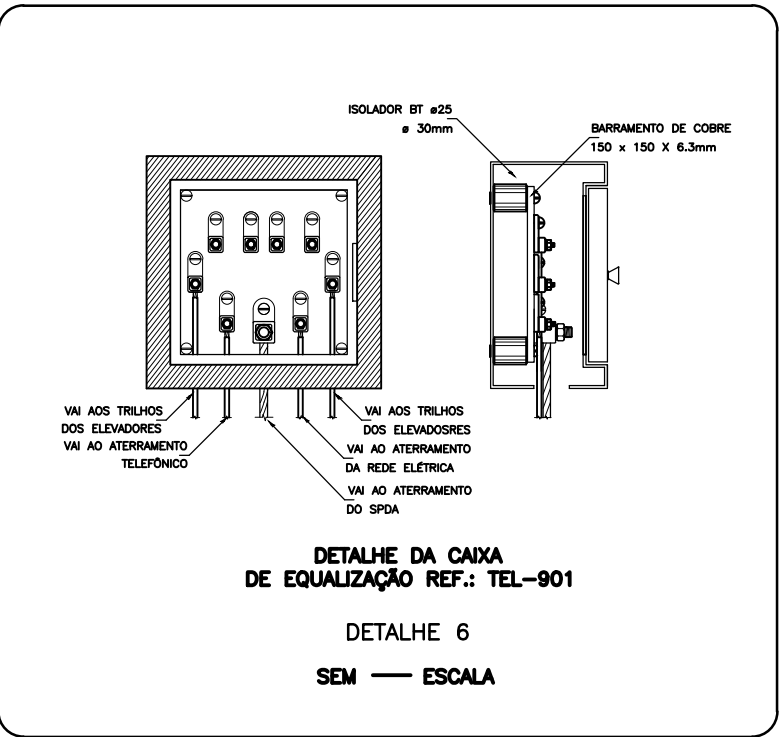

● PLANTA DE COBERTURA

ESC: 1/125

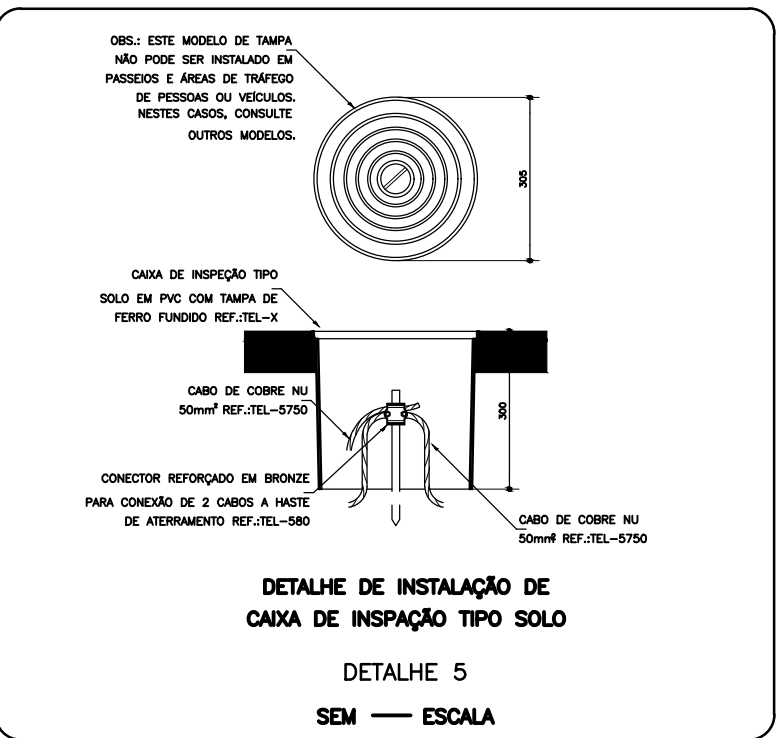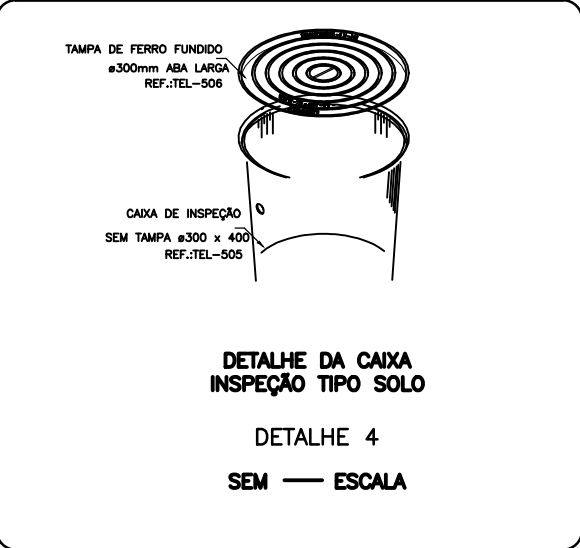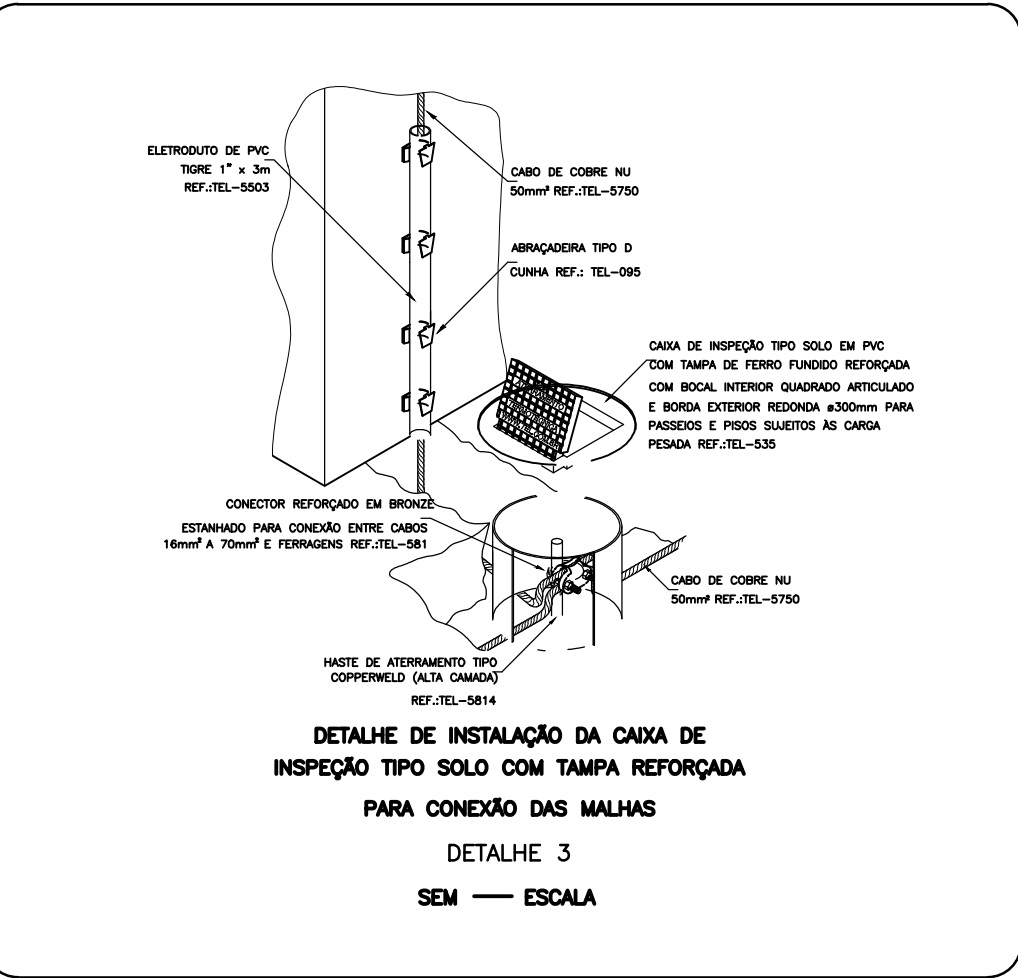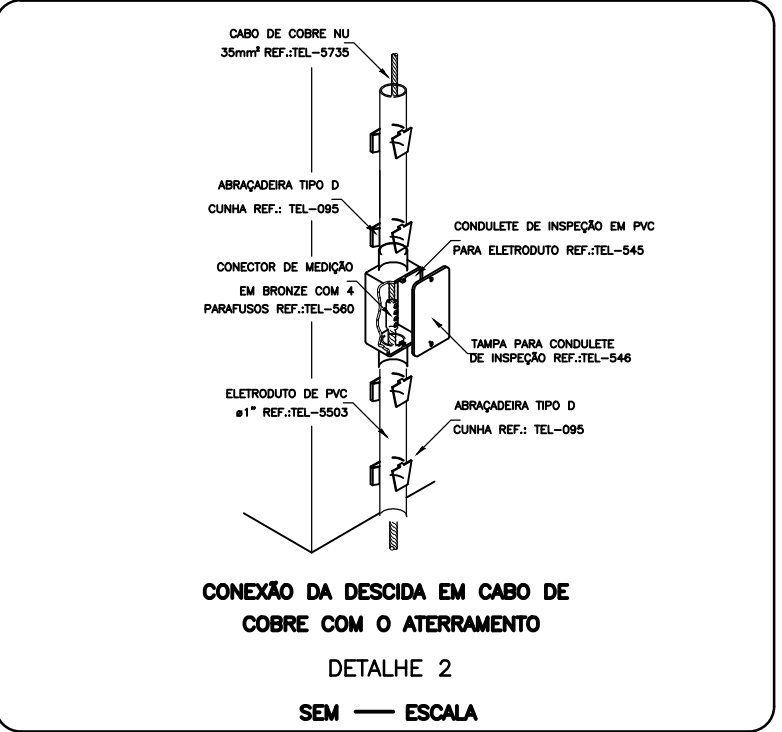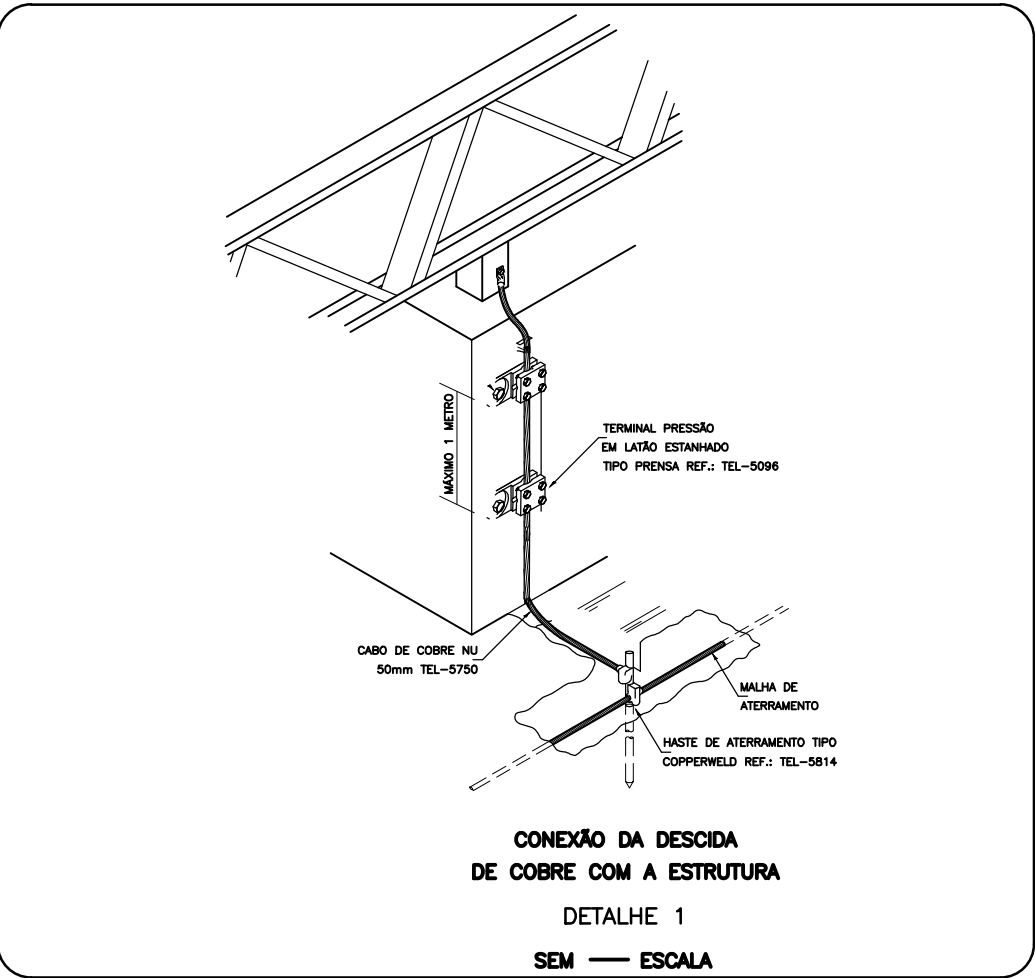

UNIVERSIDADE
ESTADUAL DO
MARANHÃO

GOVERNO DO
MARANHÃO
GOVERNO DE TODOS NÓS

PROINFRA
PRÓ-REITORIA DE INFRAESTRUTURA
CPP - COORDENAÇÃO DE PLANEJAMENTO E PROJETO

SECID
SECRETARIA DE ESTADO DAS CIDADES E
DESENVOLVIMENTO URBANO

AMPLIAÇÃO DA ÁREA DE EVENTOS DA UEMA

LOCAL:
CIDADE UNIVERSITÁRIA PAULO VI - AVENIDA
LOURENÇO VIEIRA DA SILVA, 1000 - SÃO LUÍS/MA

MUNICÍPIO:
SÃO LUÍS, MARANHÃO

FASE DO PROJETO: PROJETO BÁSICO
DESCRIÇÃO DO PROJETO: SPDA
CONTÉM: PLANTA BAIXA E DETALHES

ESCALA:
1:125

DATA:
JUNHO/2023

ZONA:

REVISÃO
R00

EQUIPE TÉCNICA SECID:
ARQ. FERNANDA CRISTINA SOUSA DOS SANTOS - CAU A2795477
ARQ. LUCAS CHAGAS MARINHO VIEIRA - CAU A266819-0
ARQ. JÚLIA NEVES DE MORAES E SOUSA - CAU A247306-2
ENG. RAFAEL LISBOA ARANHA - CREA 77140DMA
ENG. CIVIL JUAN PAULO GAMA - CREA 112479

EQUIPE TÉCNICA UEMA:
ARQ. SÉRGIO RIBEIRO - CAU A64636-9
ARQ. GUSTAVO PENHA - CAU A250241-0
ENG. THOBÍAS SARAIVA - CREA 1121233538-7
ENG. SÉRGIO MURILLO - CREA 112167991-9
ENG. ANDRÉ FELIPE - CREA 111479554-7

PROJETO:
Rafael Lisbon Aranha
ENGº Eletricista - CREA RN 119461025-6