

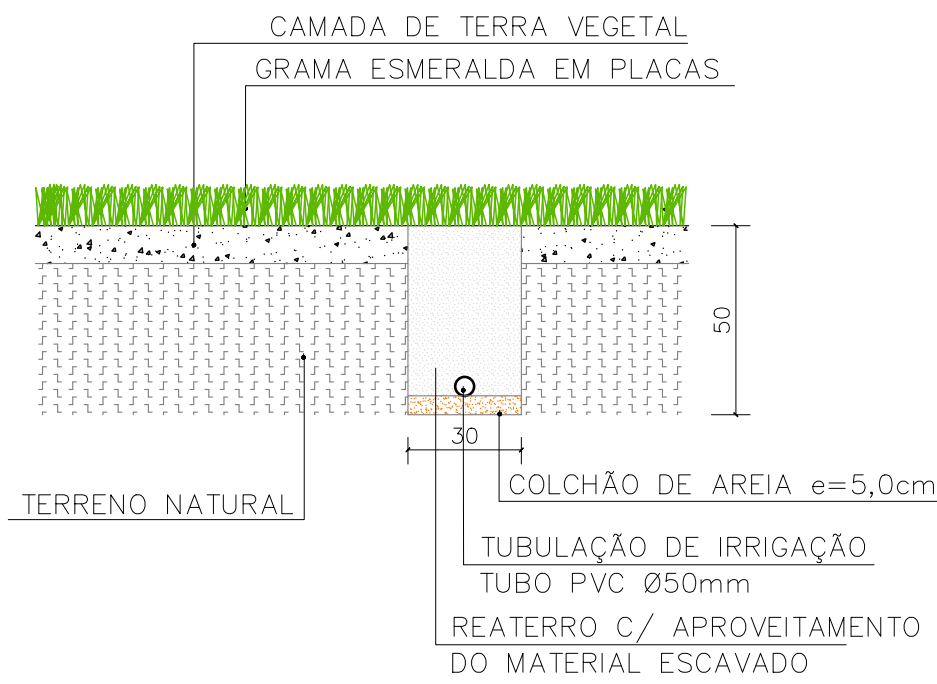


LEGENDA	
SÍMBOLOS	DESCRIÇÃO
RE	CAIXA C/ REGISTRO DE ESFERA
AS	ASPESOR
— — — — —	REDE DE ÁGUA FRIA
— — — — —	ALIMENTAÇÃO DOS RESERVATÓRIOS
└└	JOELHO DE PVC RÍGIDO 90°
└└└	TE DE PVC RÍGIDO 90°
└└/	JOELHO DE PVC RÍGIDO 45°
⌞⌞	REGISTRO DE GAVETA

PLANTA BAIXA IRRIGAÇÃO
ESCALA: 1/250

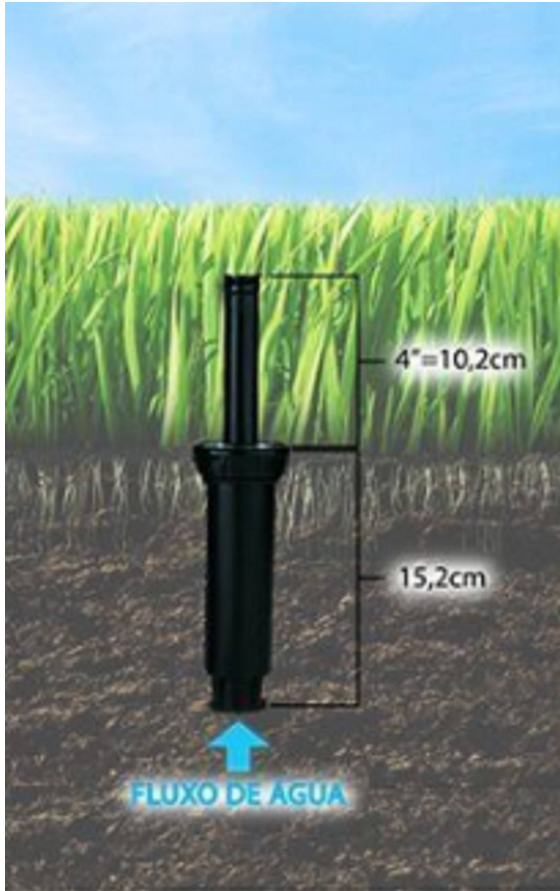


DETALHE DA SEÇÃO DA VALA DE ESCAVAÇÃO
ESCALA 1/25

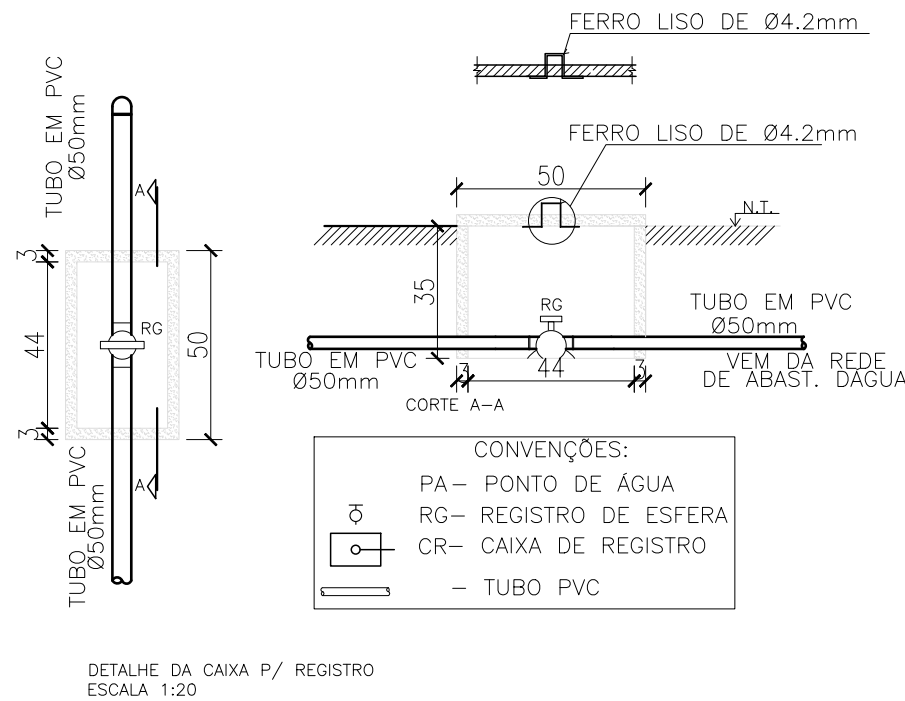

OBS:
1-AS COTAS DAS TUBULAÇÕES DE PVC ESTÃO EM MILÍMETROS E REFEREM-SE AO DIÂMETRO EXTERNO.
2-A TUBULAÇÃO DE DISTRIBUIÇÃO E COLUNAS DE ÁGUA FRIA SERÁ EM TUBOS E CONEXÕES DE PVC
3-TODA CONEXÃO DE SAÍDA PARA LIGAÇÃO DE APARELHOS SERÁ EM PVC DA LINHA AZUL SOLDÁVEL- ROSCA COM BUCHA DE LATÃO.
4-TODAS AS INFORMAÇÕES DO PROJETO DEVERÃO SER CONFIRMADAS NA EXECUÇÃO DA OBRA.

DETALHE 01 ASPESOR



PLANEJAMENTO E ACESSORIA DE
PROJETOS TÉCNICOS LTDA.

CLIENTE:

PREFEITURA MUNICIPAL DE CARACOL - PI

PROJETO:

REFORMA DO ESTÁDIO MUNICIPAL


CONVÊNIO Nº:

989211/2025

DESENHO:

PROJETO DE IRRIGAÇÃO

PROJETISTA:



Alessandra Medeiros Guimarães
Engenheira Civil
RN: 1918537054 - CREA/PI

LOCALIDADE:

SEDE

PROPOSTA Nº:

065062/2025

ESCALA:

INDICADA

DESENHO/CAD:

ALESSANDRA

FORMATO:

PI. 01/01

DADOS DE CAMPO:

TOPOGRAFO

DATA:

2026

REV:

00