
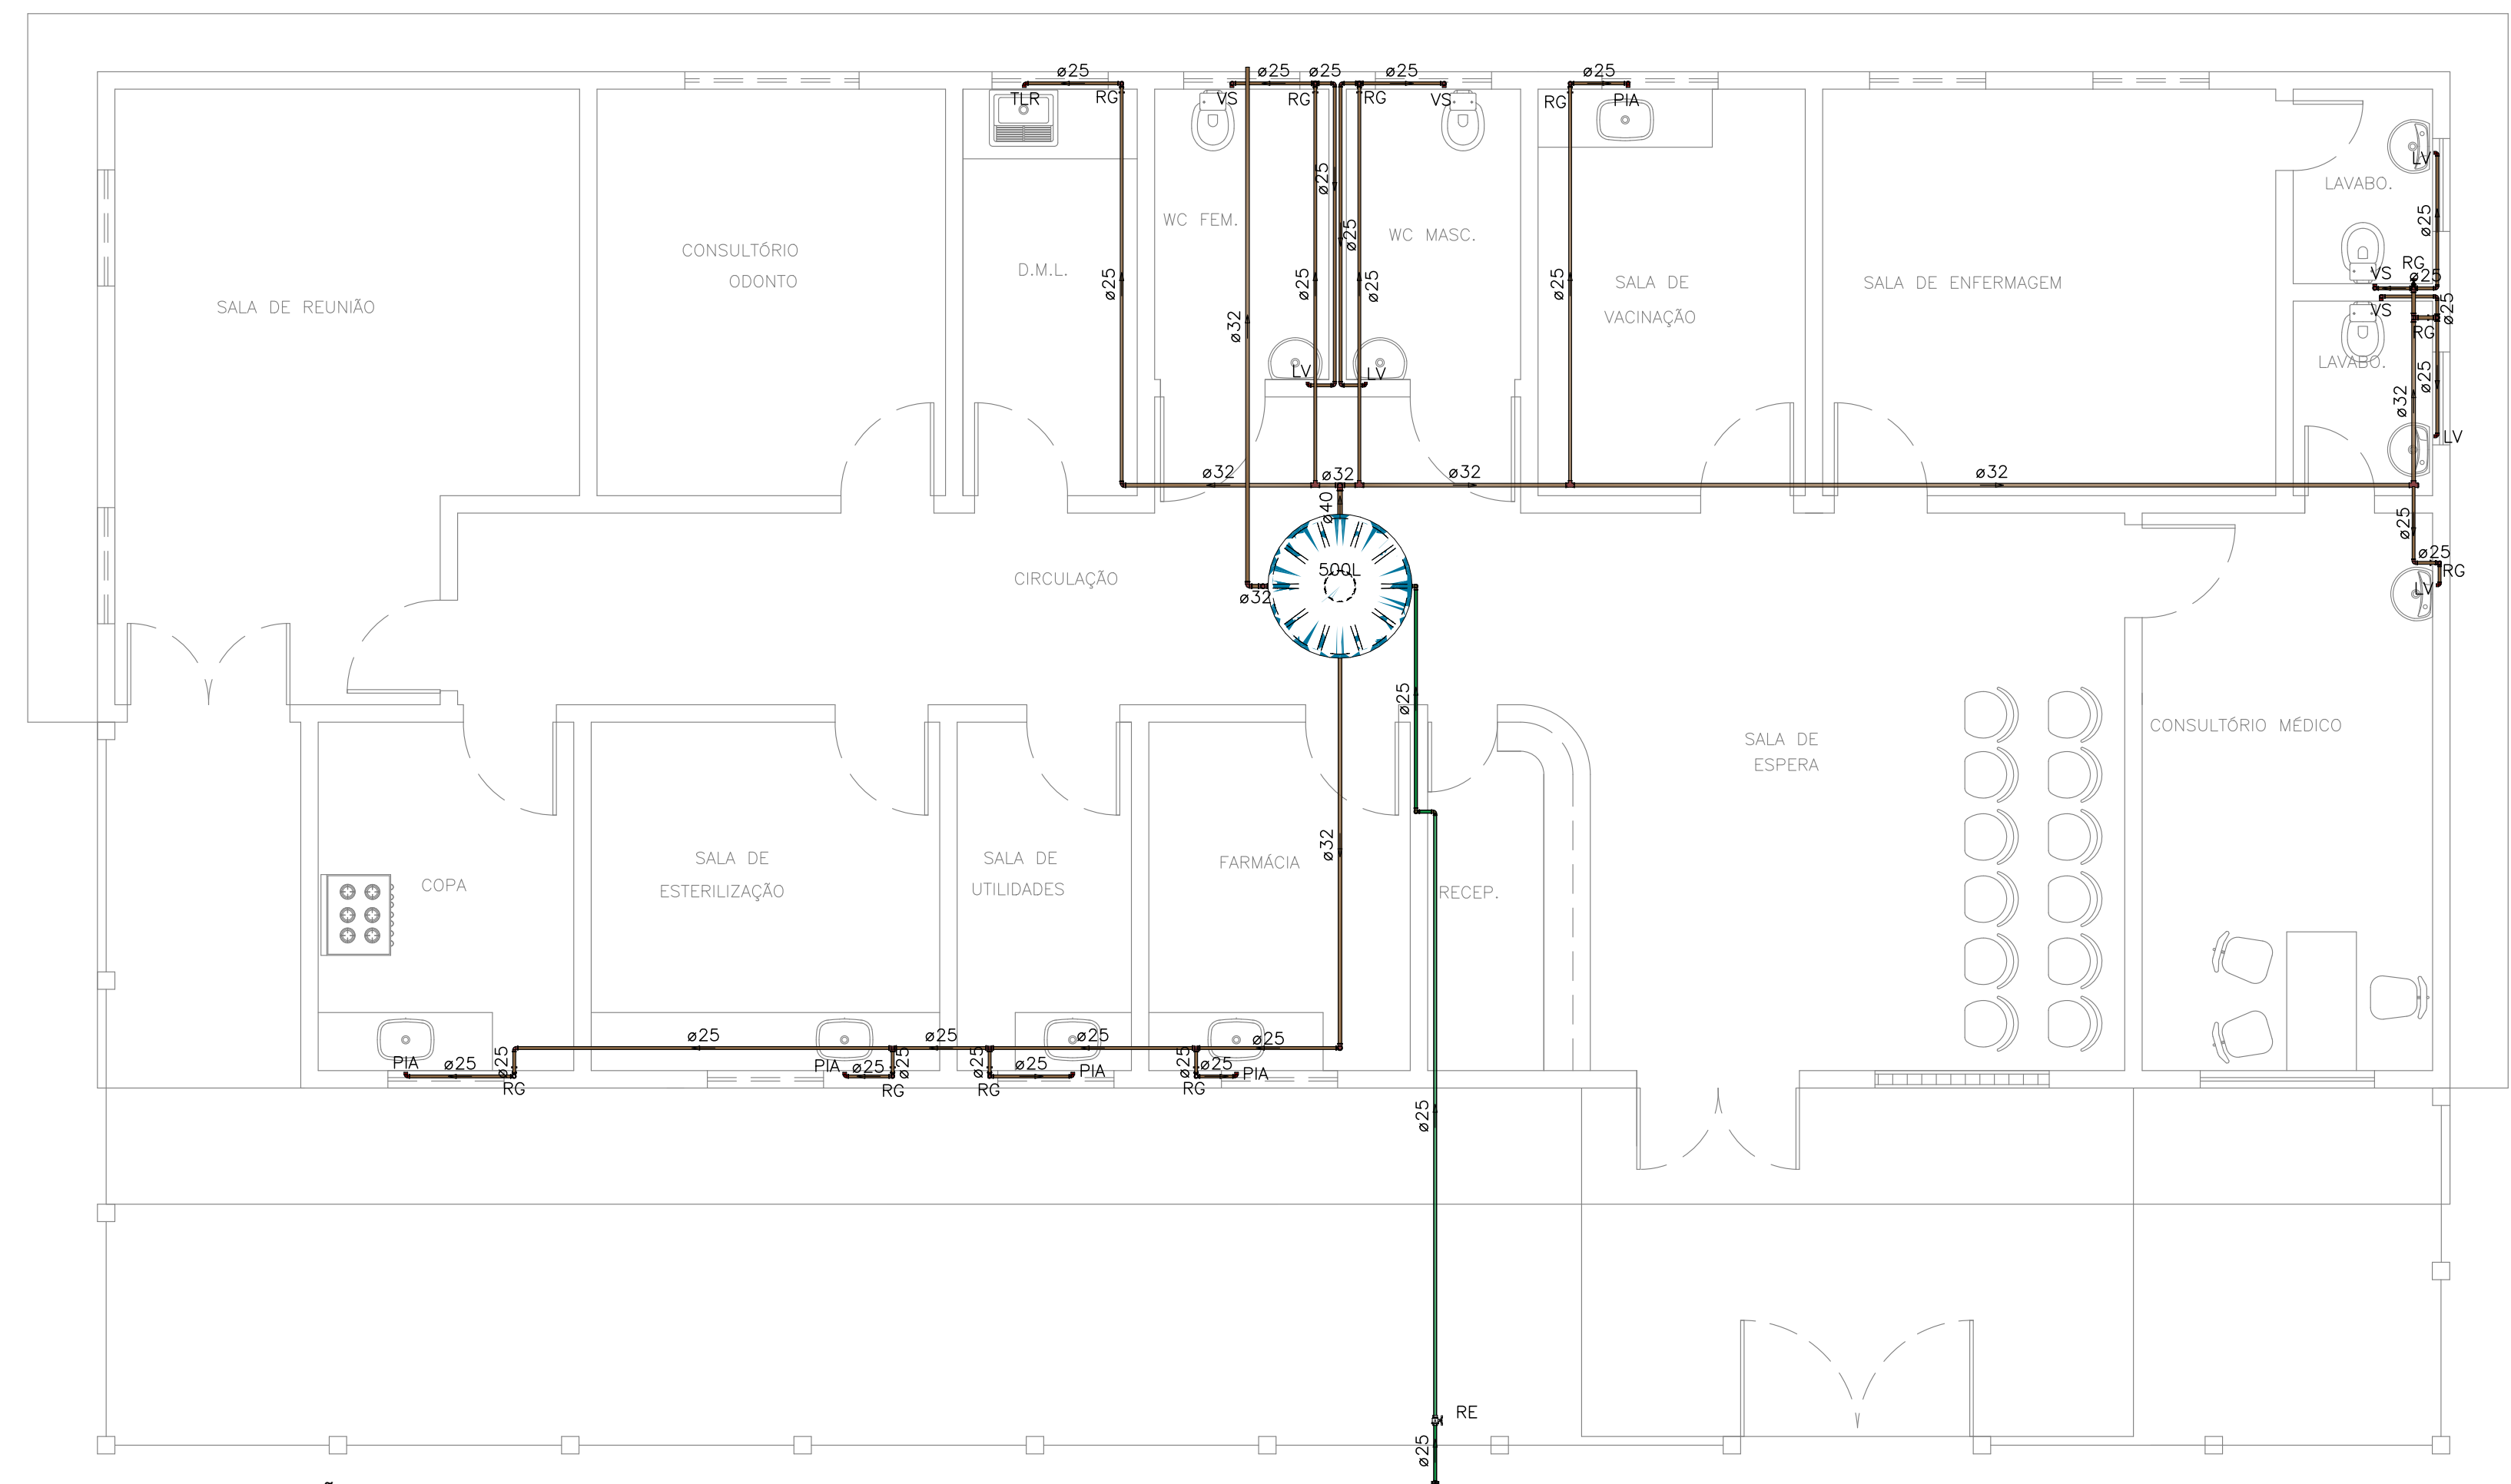
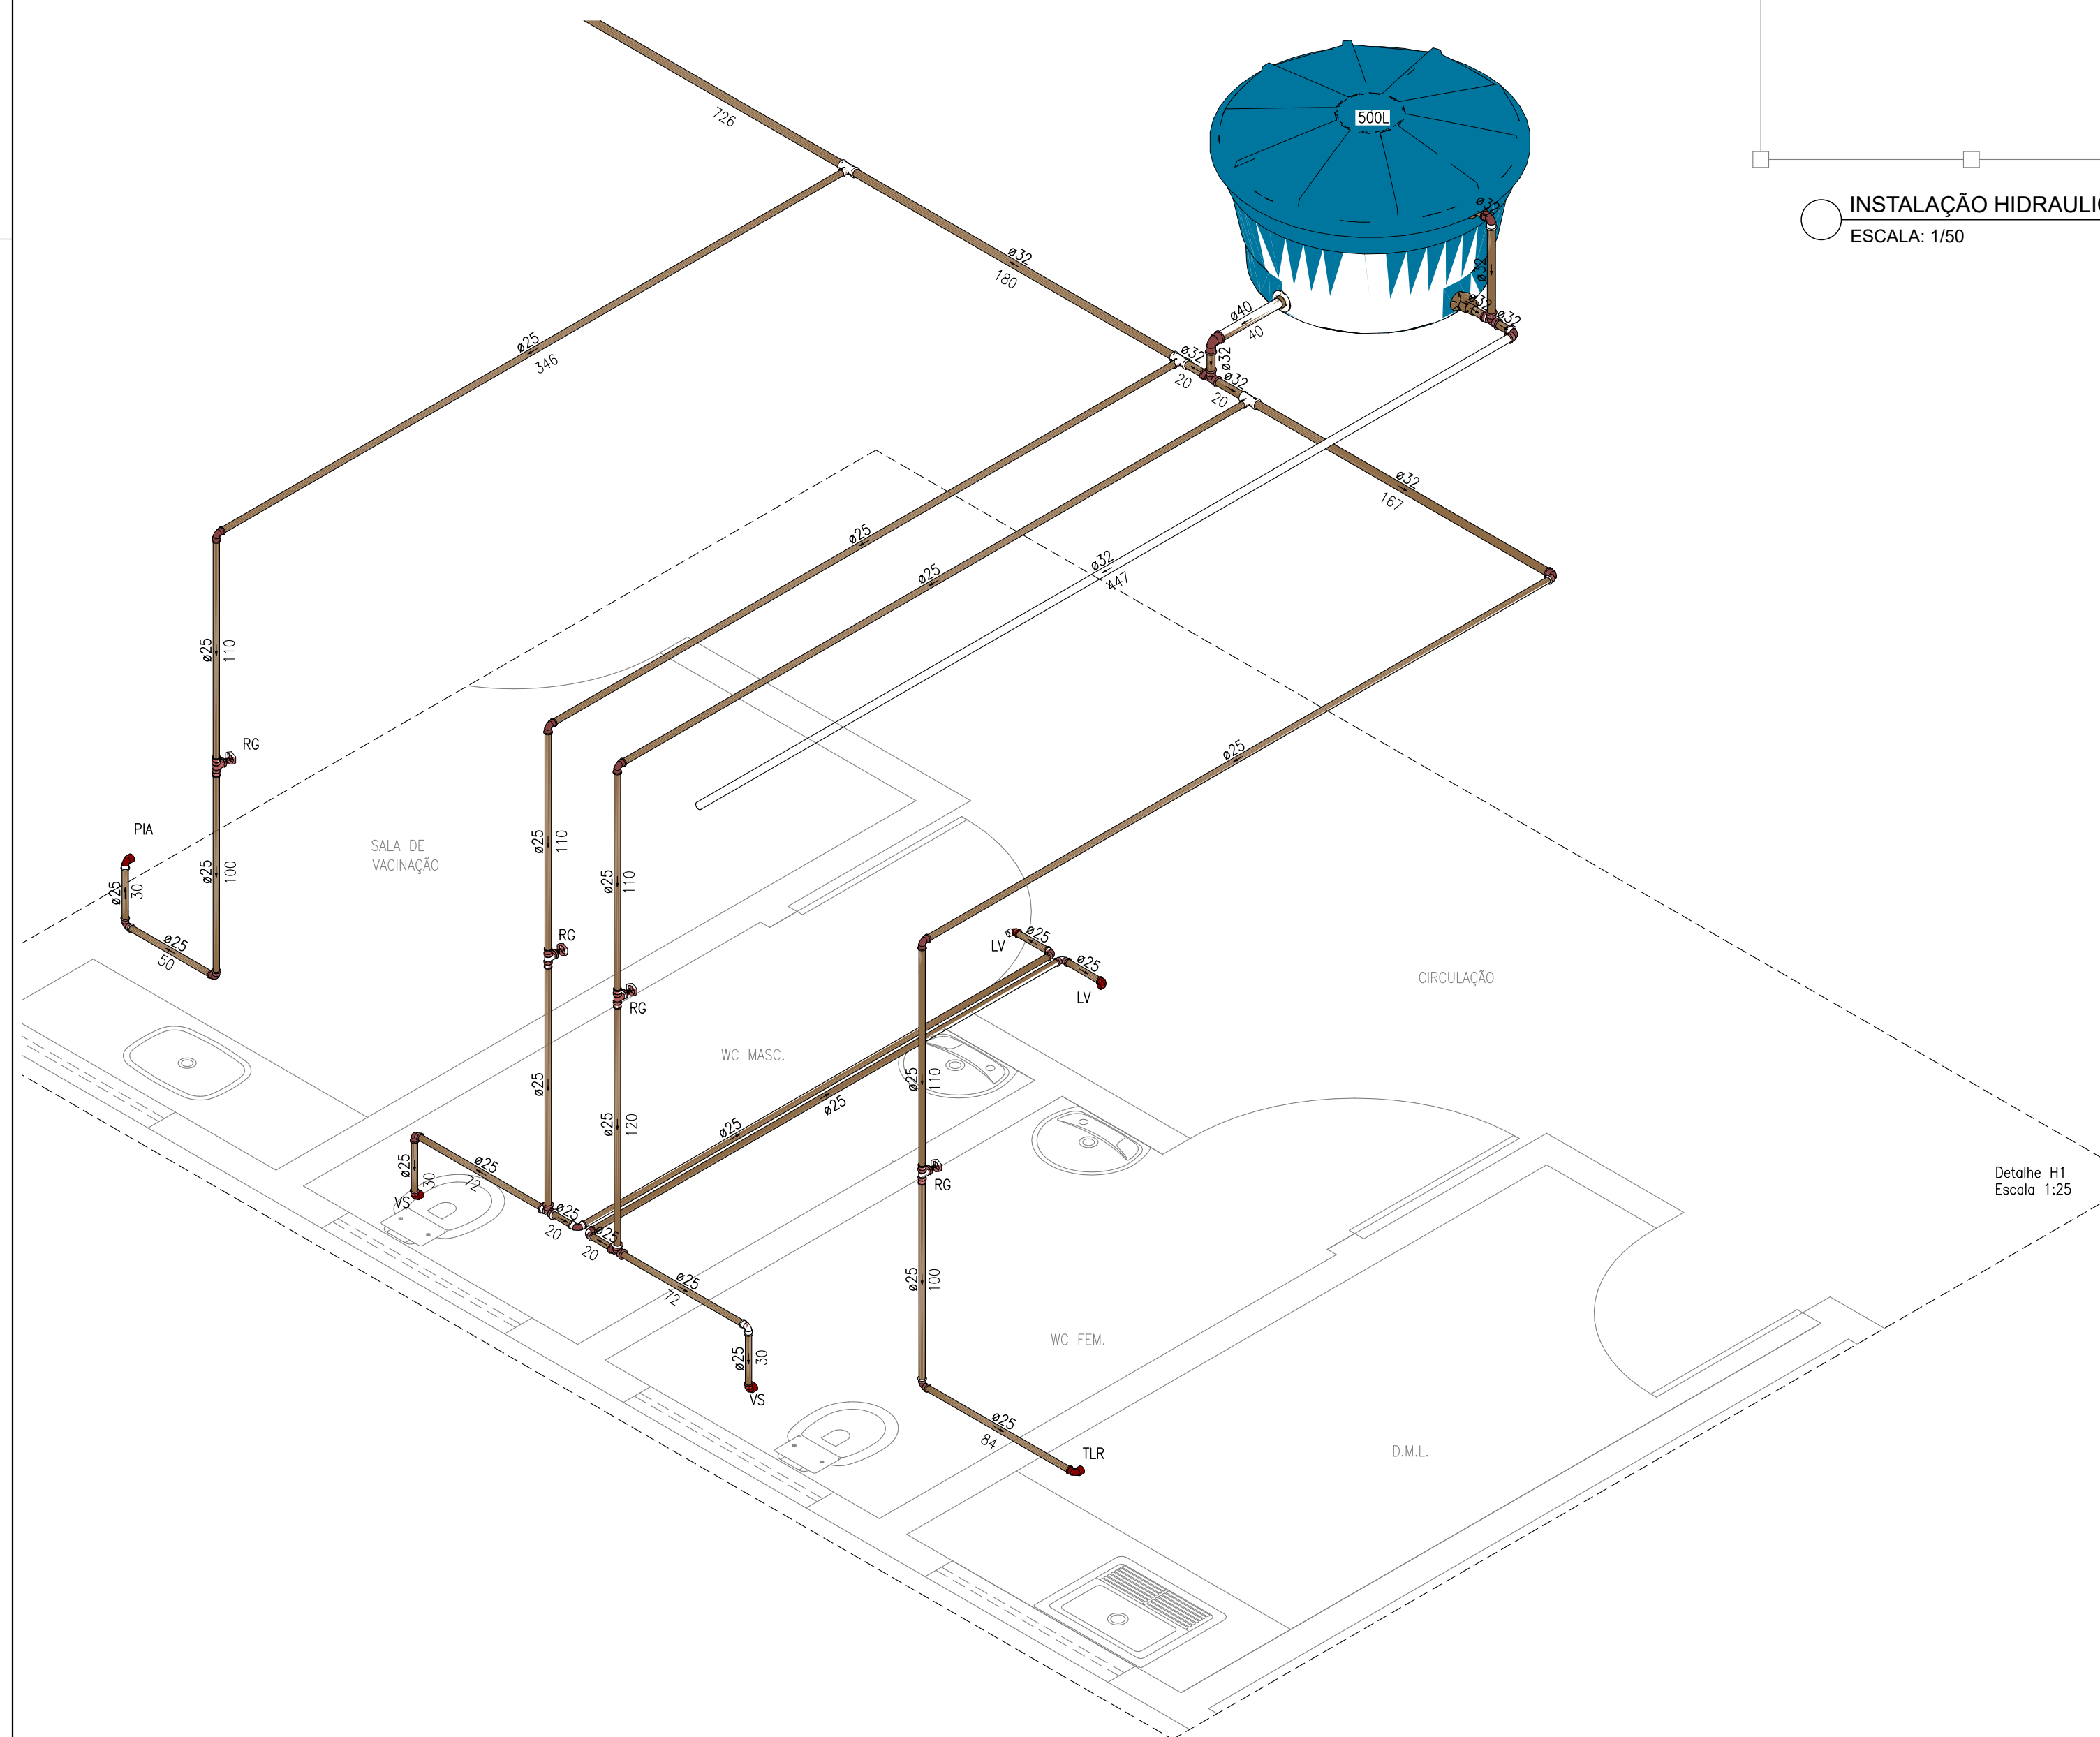


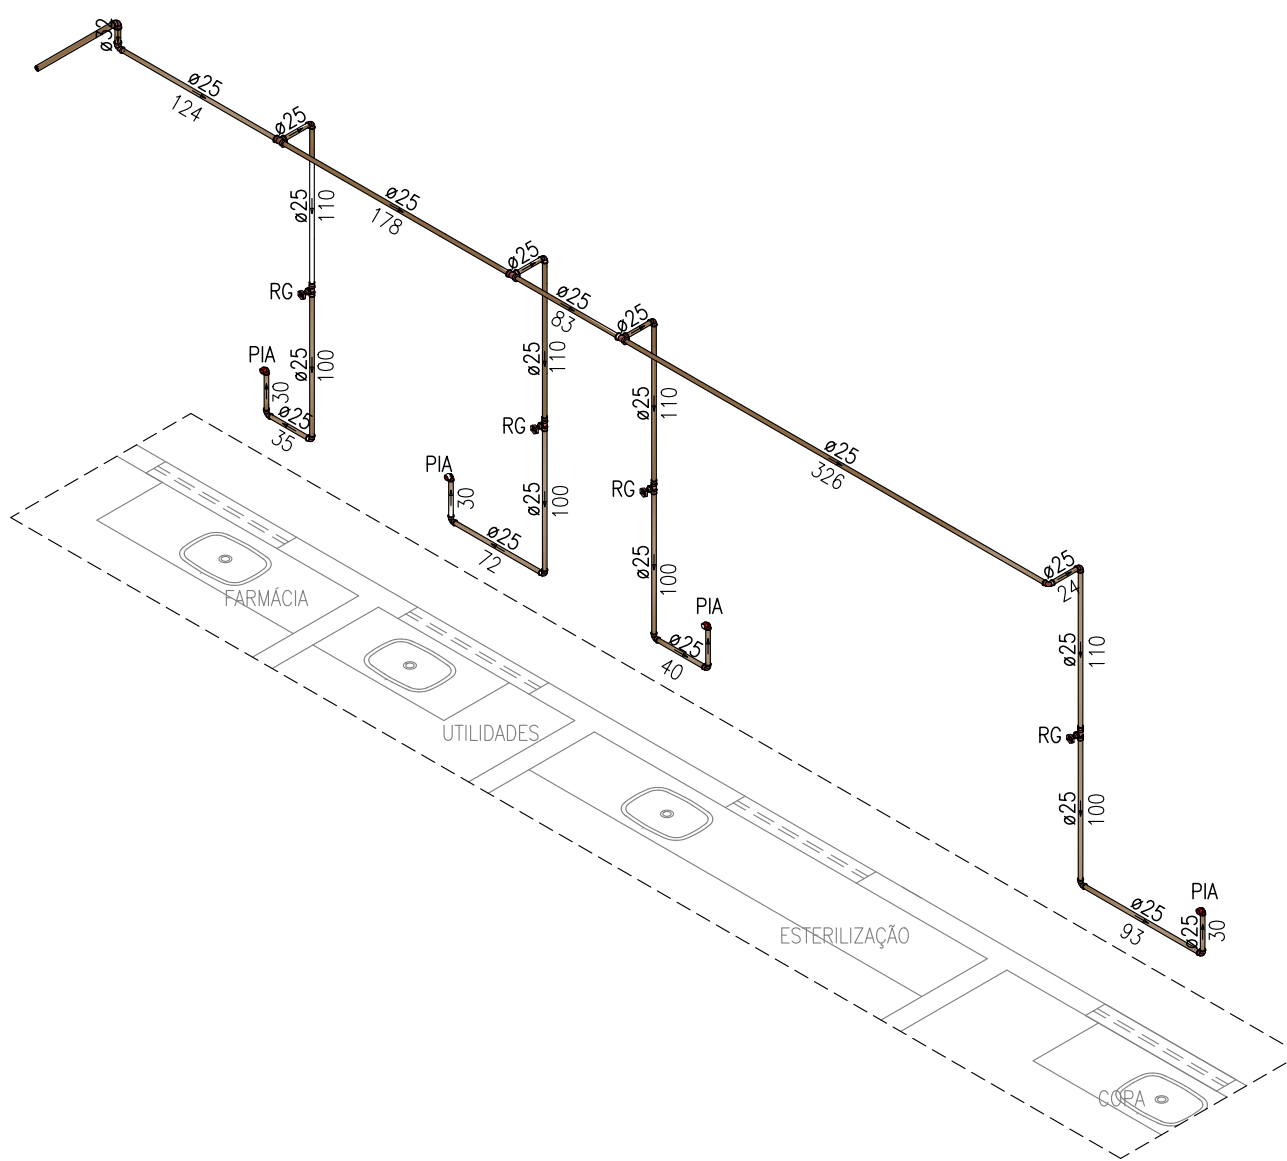

○ INSTALAÇÃO HIDRAULICA
ESCALA: 1/50

SÍMBOLOS		LEGENDA	DESCRIÇÃO
		- REGISTRO DE GAVETA/PRESSÃO (ISOMÉTRICO)	
<i>RG</i>		- REGISTRO DE GAVETA (a 1,80 m do piso acabado)	
<i>DH</i>		- DUCHA HIGIÊNICA (a 0,30 m do piso acabado)	
<i>LV</i>		- LAVATÓRIO (a 0,60 m do piso acabado)	
<i>VS</i>		- CAIXA DE DESCARGA ACOPLADA (a 0,30 m do piso acabado)	
<i>PIA</i>		- PIA (a 1,00 m do piso acabado)	
Diâmetro (mm)		- CANALIZAÇÃO DE DISTRIBUIÇÃO DE ÁGUA FRIA	
↳ Comprimento (cm)↳			

Obs:

- 1- OS DIÂMETROS DAS TUBULAÇÕES DE PVC ESTÃO EM MILÍMETROS E REFENTE-SO AO DIÂMETRO EXTERNO;
- 2- A TUBULAÇÃO DE DISTRIBUIÇÃO E COLUNAS DE ÁGUA FRIA SERÁ EM TUBO DE CONEXÕES DE PVC;
- 3- TODA CONEXÃO DE SAÍDA PARA LIGAÇÃO DE APARELHOS SERÁ EM TUBO DA LINHA AZUL SOLDAVEL SEM BUCHA DE LATÃO;
- 4- TODAS AS ROEIRAS E ENGATES FLEXÍVEIS DEVERÃO SER TROCADOS.



		PLANEJAMENTO E ASSESSORIA DE PROJETOS TÉCNICOS LTDA.	
CLIENTE: PREFEITURA MUNICIPAL DE OEIRAS (PI)			
PROJETO: CONSTRUÇÃO DE POSTO DE SAÚDE		LOCALIDADE:	
DESENHO: INSTALAÇÃO HIDRÁULICA PLANTA BAIXA E DETALHES		ESCALA: INDICADA	
PROJETISTA:  Alessandro dos Medeiros Guimarães Engenheiro a Civil RN: 191857054 - CREA/PI		DADOS DE CAMPO: TOPOGRAFO	
DATA: 2024		REV.: 00	
FORMATO: A1		PRANCHA N.º: 02/02	