



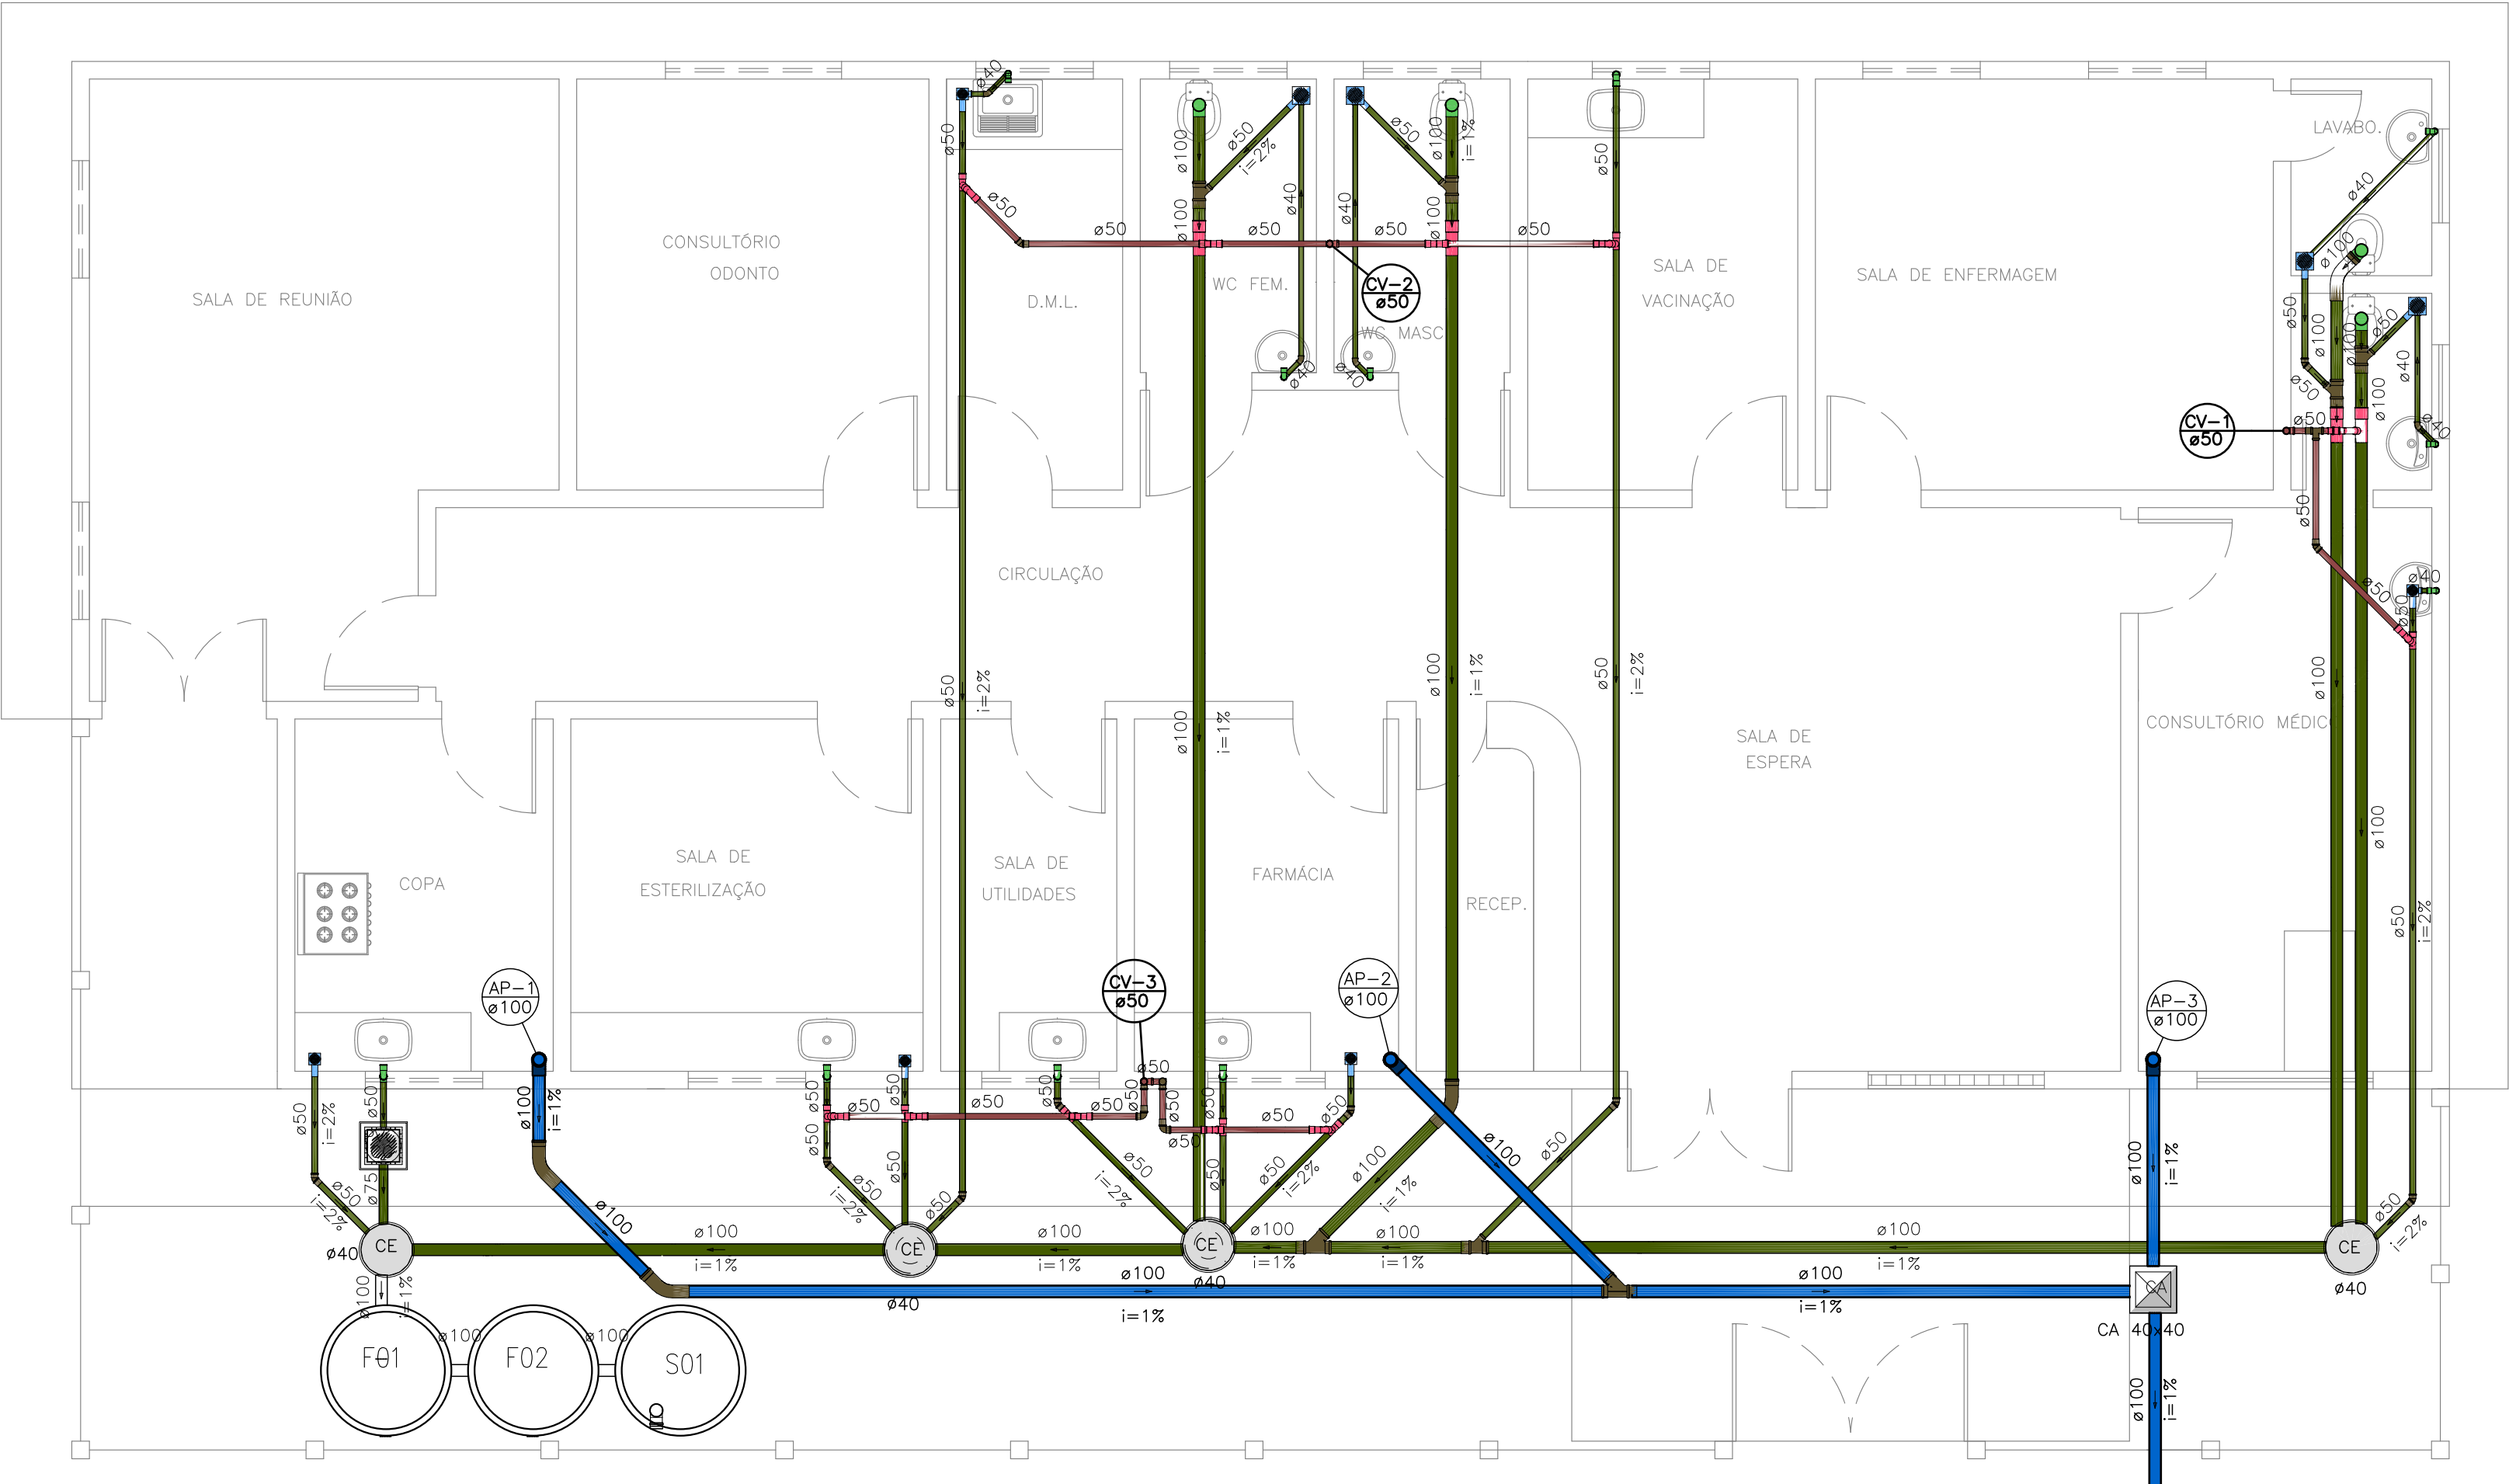

○ INSTALAÇÃO SANITÁRIA E PLUVIAL
ESCALA: 1/50

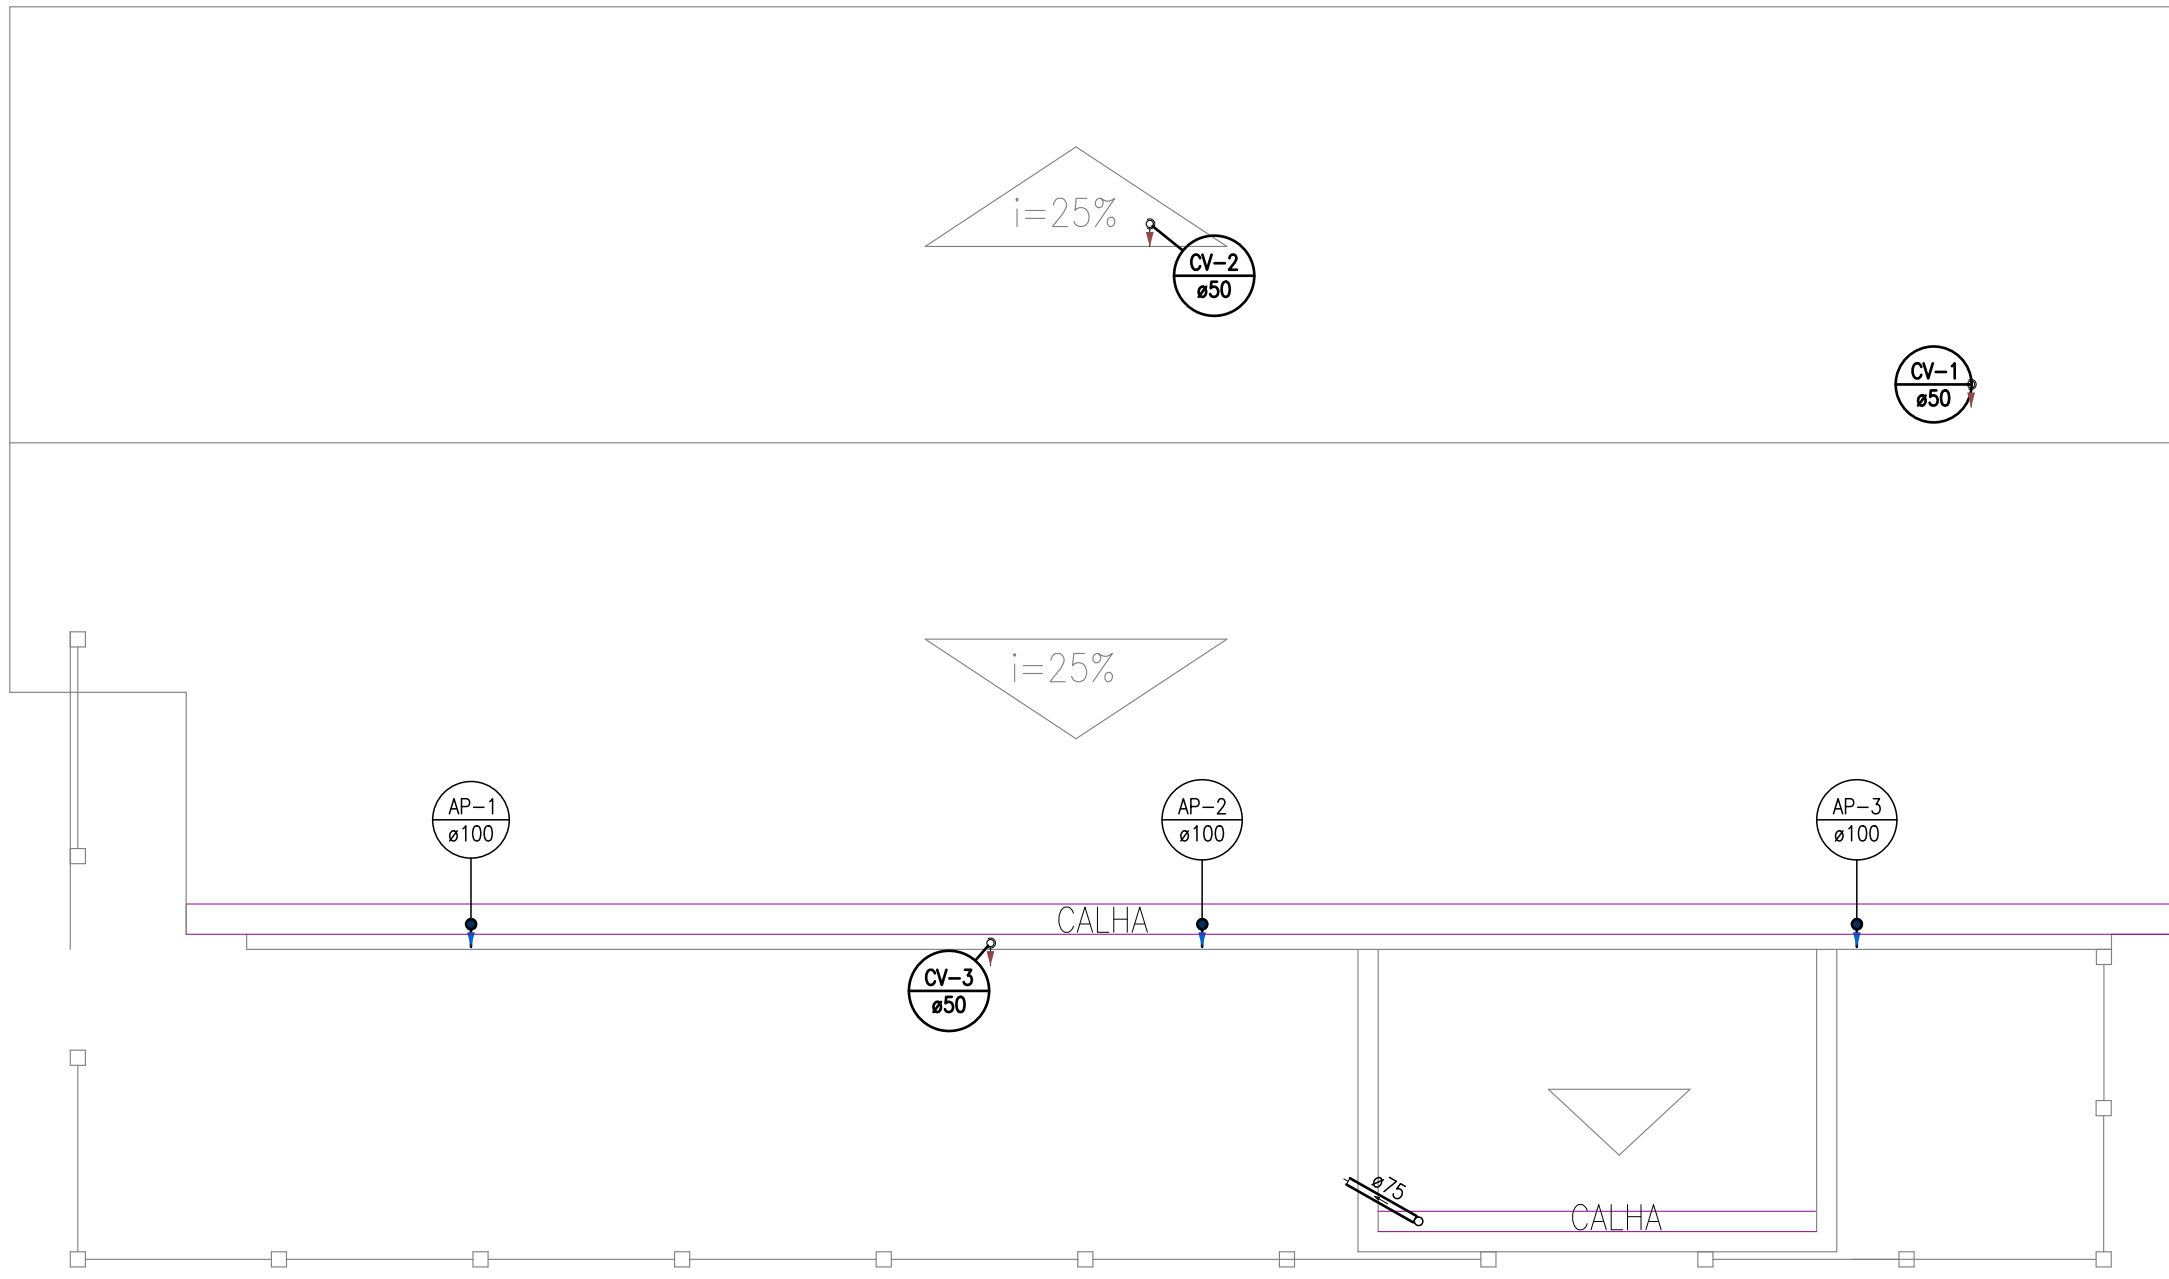


○ COBERTURA
ESCALA: 1/75

LEGENDA	
SÍMBOLOS	DESCRIÇÃO
	Caixas de Gordura PVC
	Caixas de passagem em concreto armado DN 40 e 60 cm
	Caixa Sifonada 150X150x50mm
	Caixa Sifonada 150X150x75mm com tampa cega
	Curva 45 Longa para Esgoto Sanitária
	Curva 45° curta Amanco
	Curva 90 curta
	Curva 90 curta- coluna
	Junção simples
	Junção simples c/ redução
	Ramais de Ventilação
	Ramais de Ventilação em Cruz

- TUBULAÇÃO DE ESGOTO PVC
- TUBULAÇÃO DE ÁGUAS PLUVIAIS
- TUBULAÇÃO DE VENTILAÇÃO EM PVC

OBS:
1- OS DIÂMETROS DAS TUBULAÇÕES DE PVC ESTÃO EM MILÍMETROS E
REFENTE-SE AO DIÂMETRO EXTERNO;

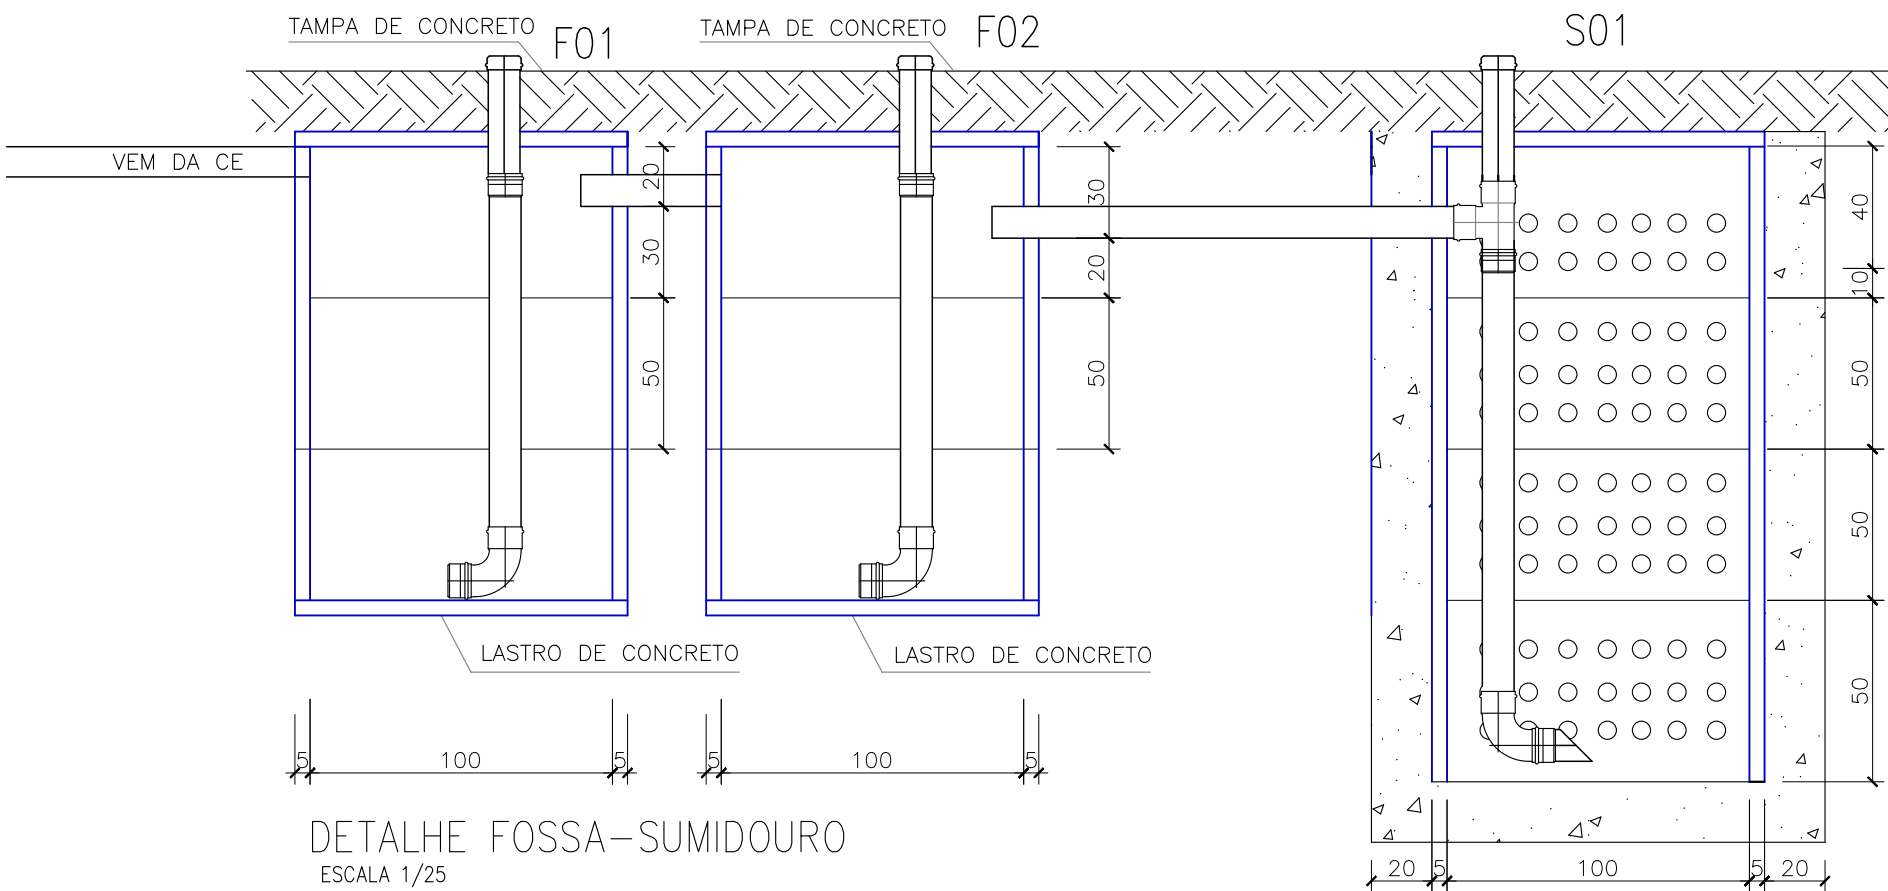

DETALHE FOSSA-SUMIDOURO
ESCALA 1/25



PLANEJAMENTO E ACESSORIA DE
PROJETOS TÉCNICOS LTDA.

CLIENTE:	PREFEITURA MUNICIPAL DE OEIRAS (PI)		
PROJETO:	CONSTRUÇÃO DE POSTO DE SAÚDE	LOCALIDADE:	
DESENHO:	INSTALAÇÃO SANITÁRIA PLANTA BAIXA E DETALHES	ESCALA:	INDICADA
PROJETISTA:	Alessandra C. S. Medeiros Guimarães Engenheira Civil RN: 1918537054 - CREA/PI	DADOS DE CAMPO:	TOPOGRAFO
		DESENHO/CAO:	ALESSANDRA
		DATA:	2024
		REV.:	00
		FORMATO:	A1
		PRANCHA N.º:	01/02