

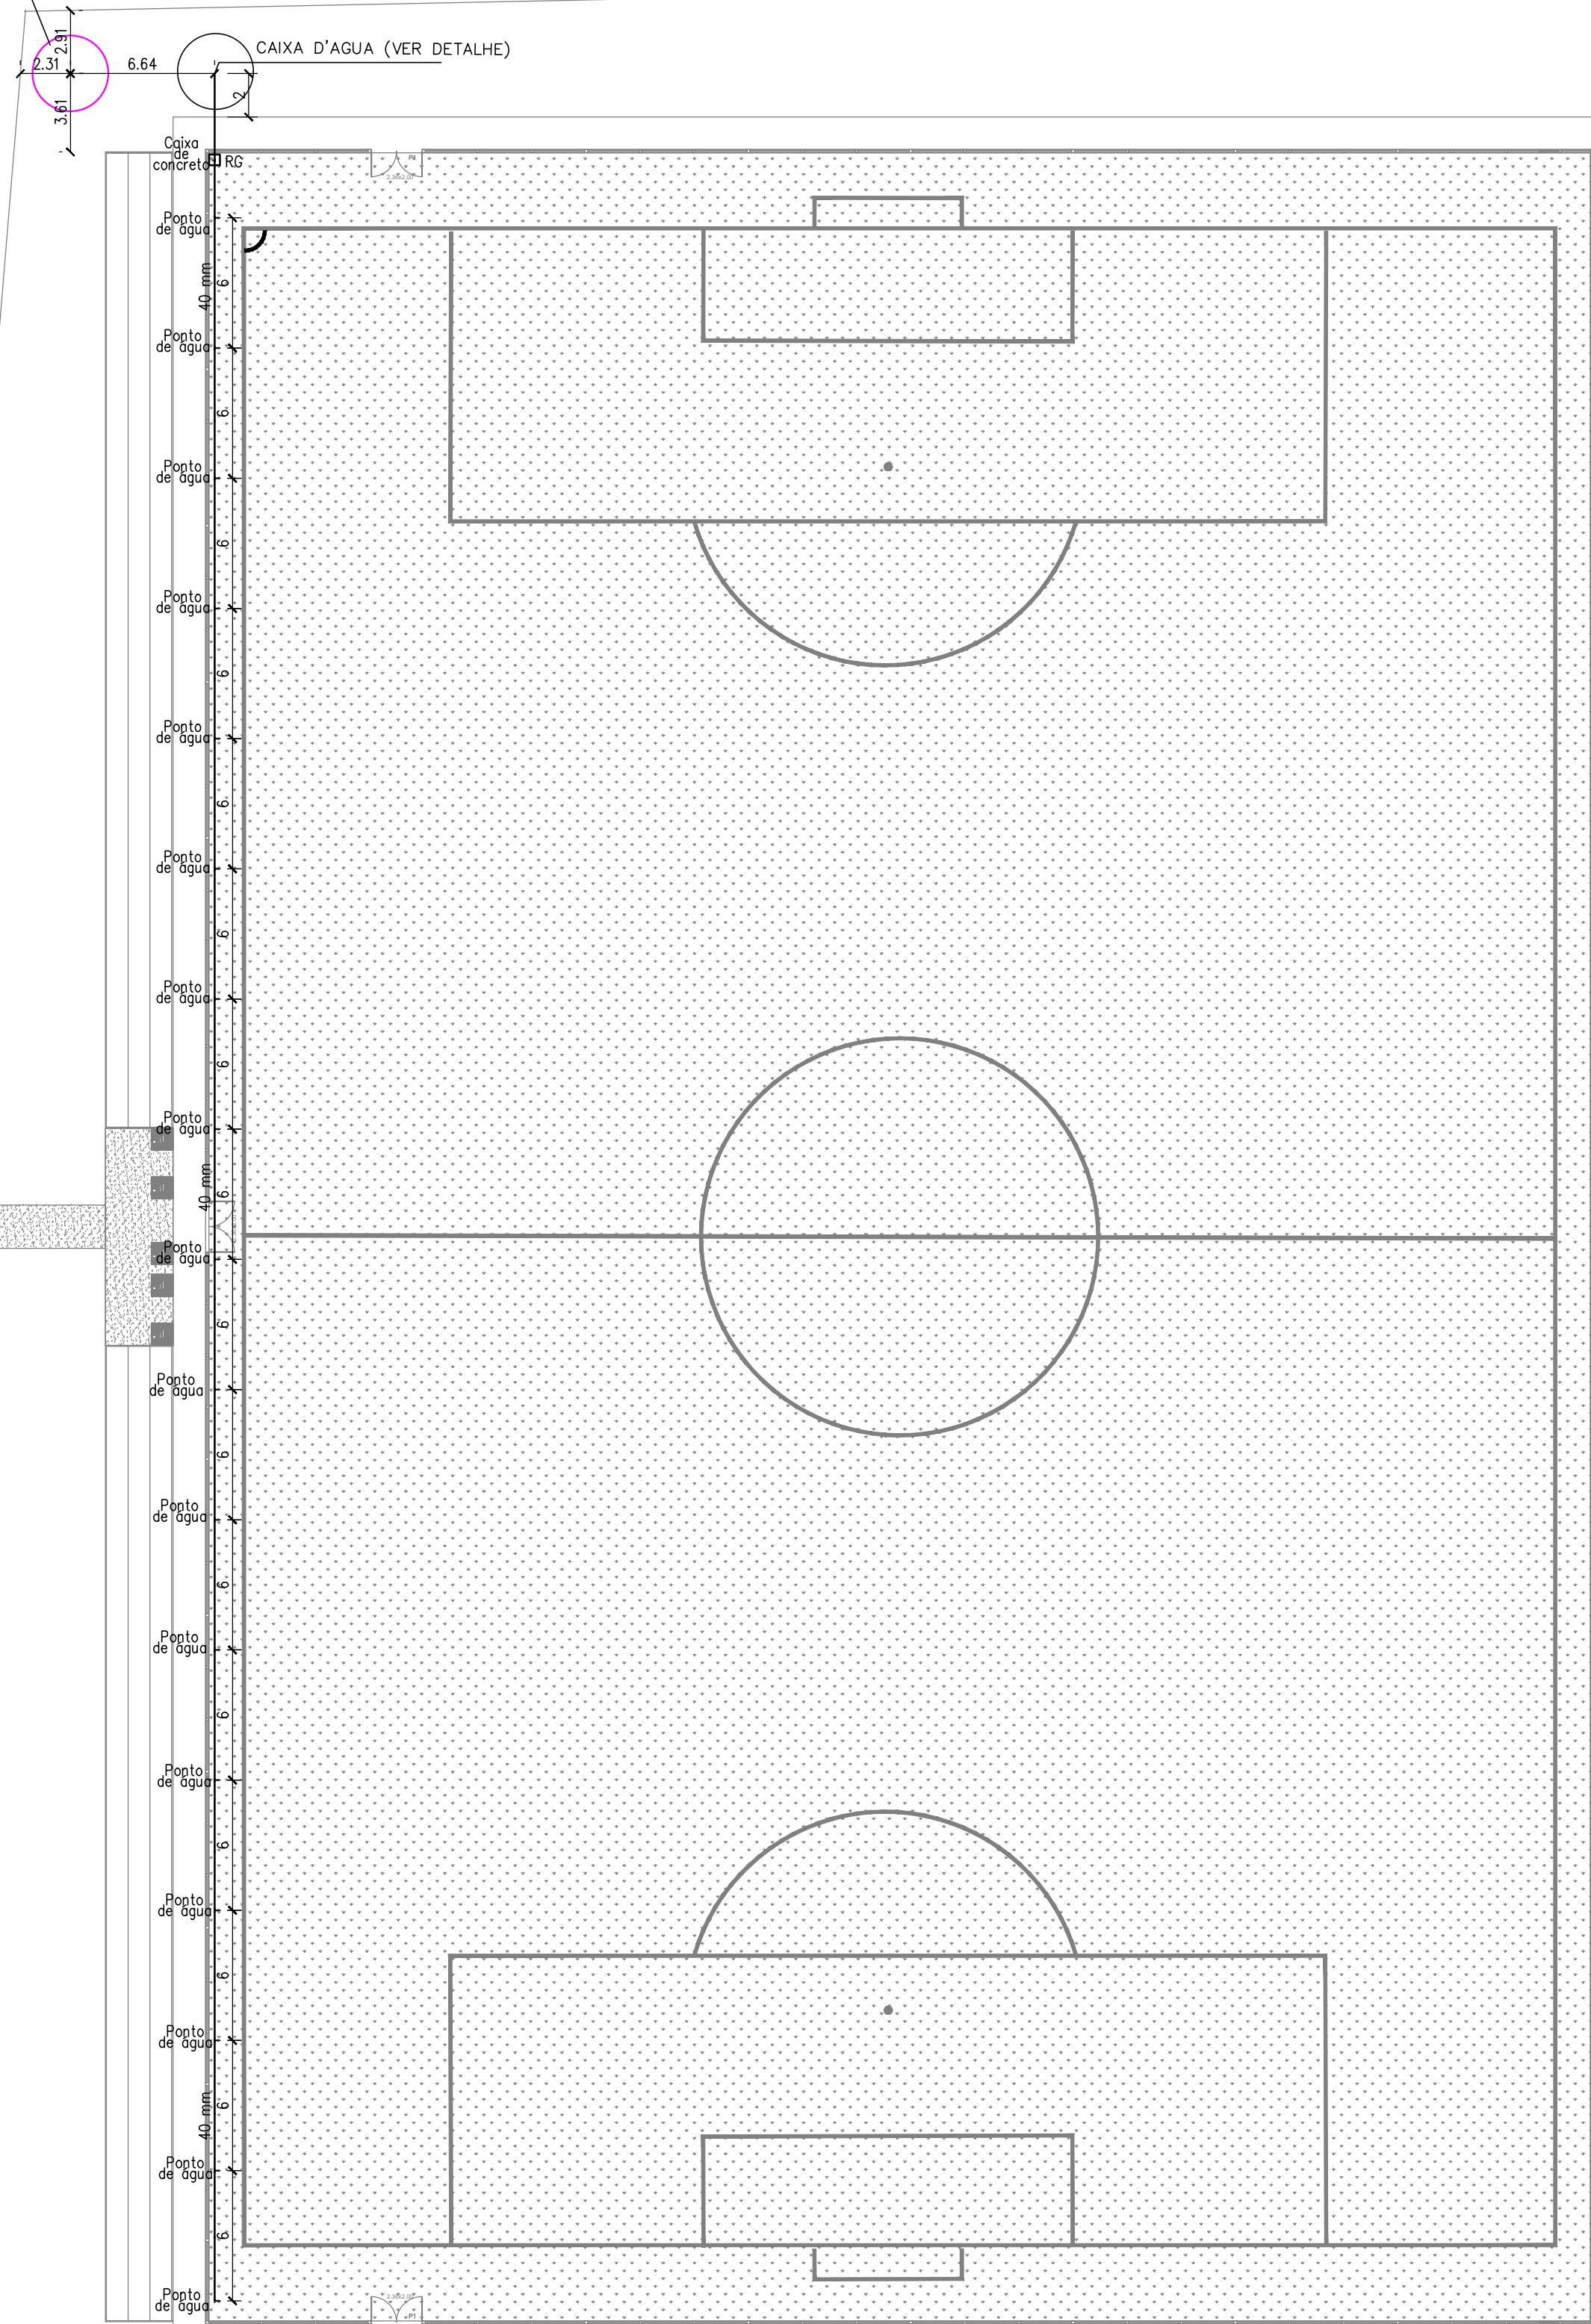


EXECUÇÃO DE POÇO TUBULAR EQUIPADO
PARA ALIMENTAÇÃO DO SISTEMA DE
IRRIGAÇÃO DO CAMPO (RECURSO PRÓPRIO)

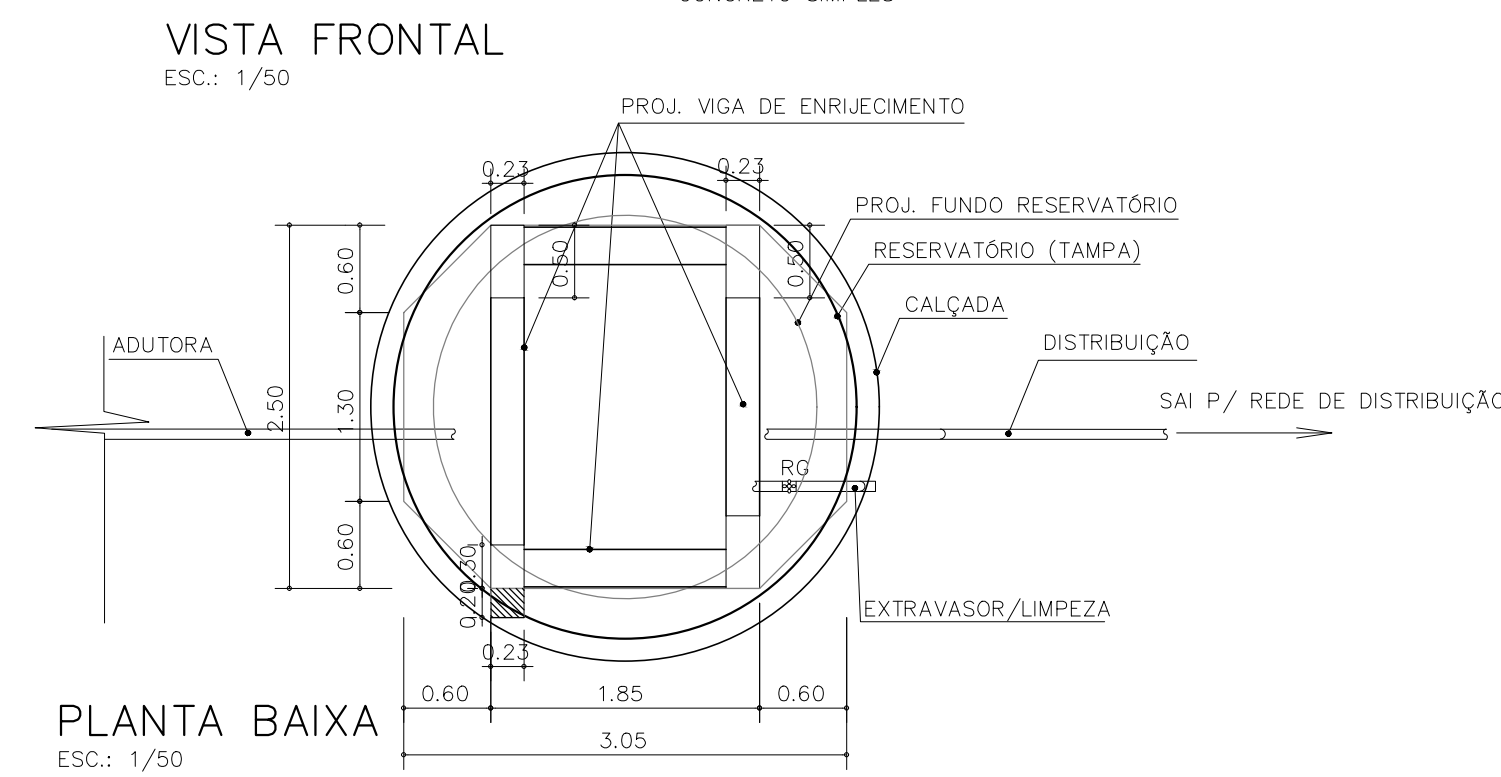

PI - 245

PLANTA BAIXA INSTALAÇÃO HIDRÁULICA
ESCALA 1:250

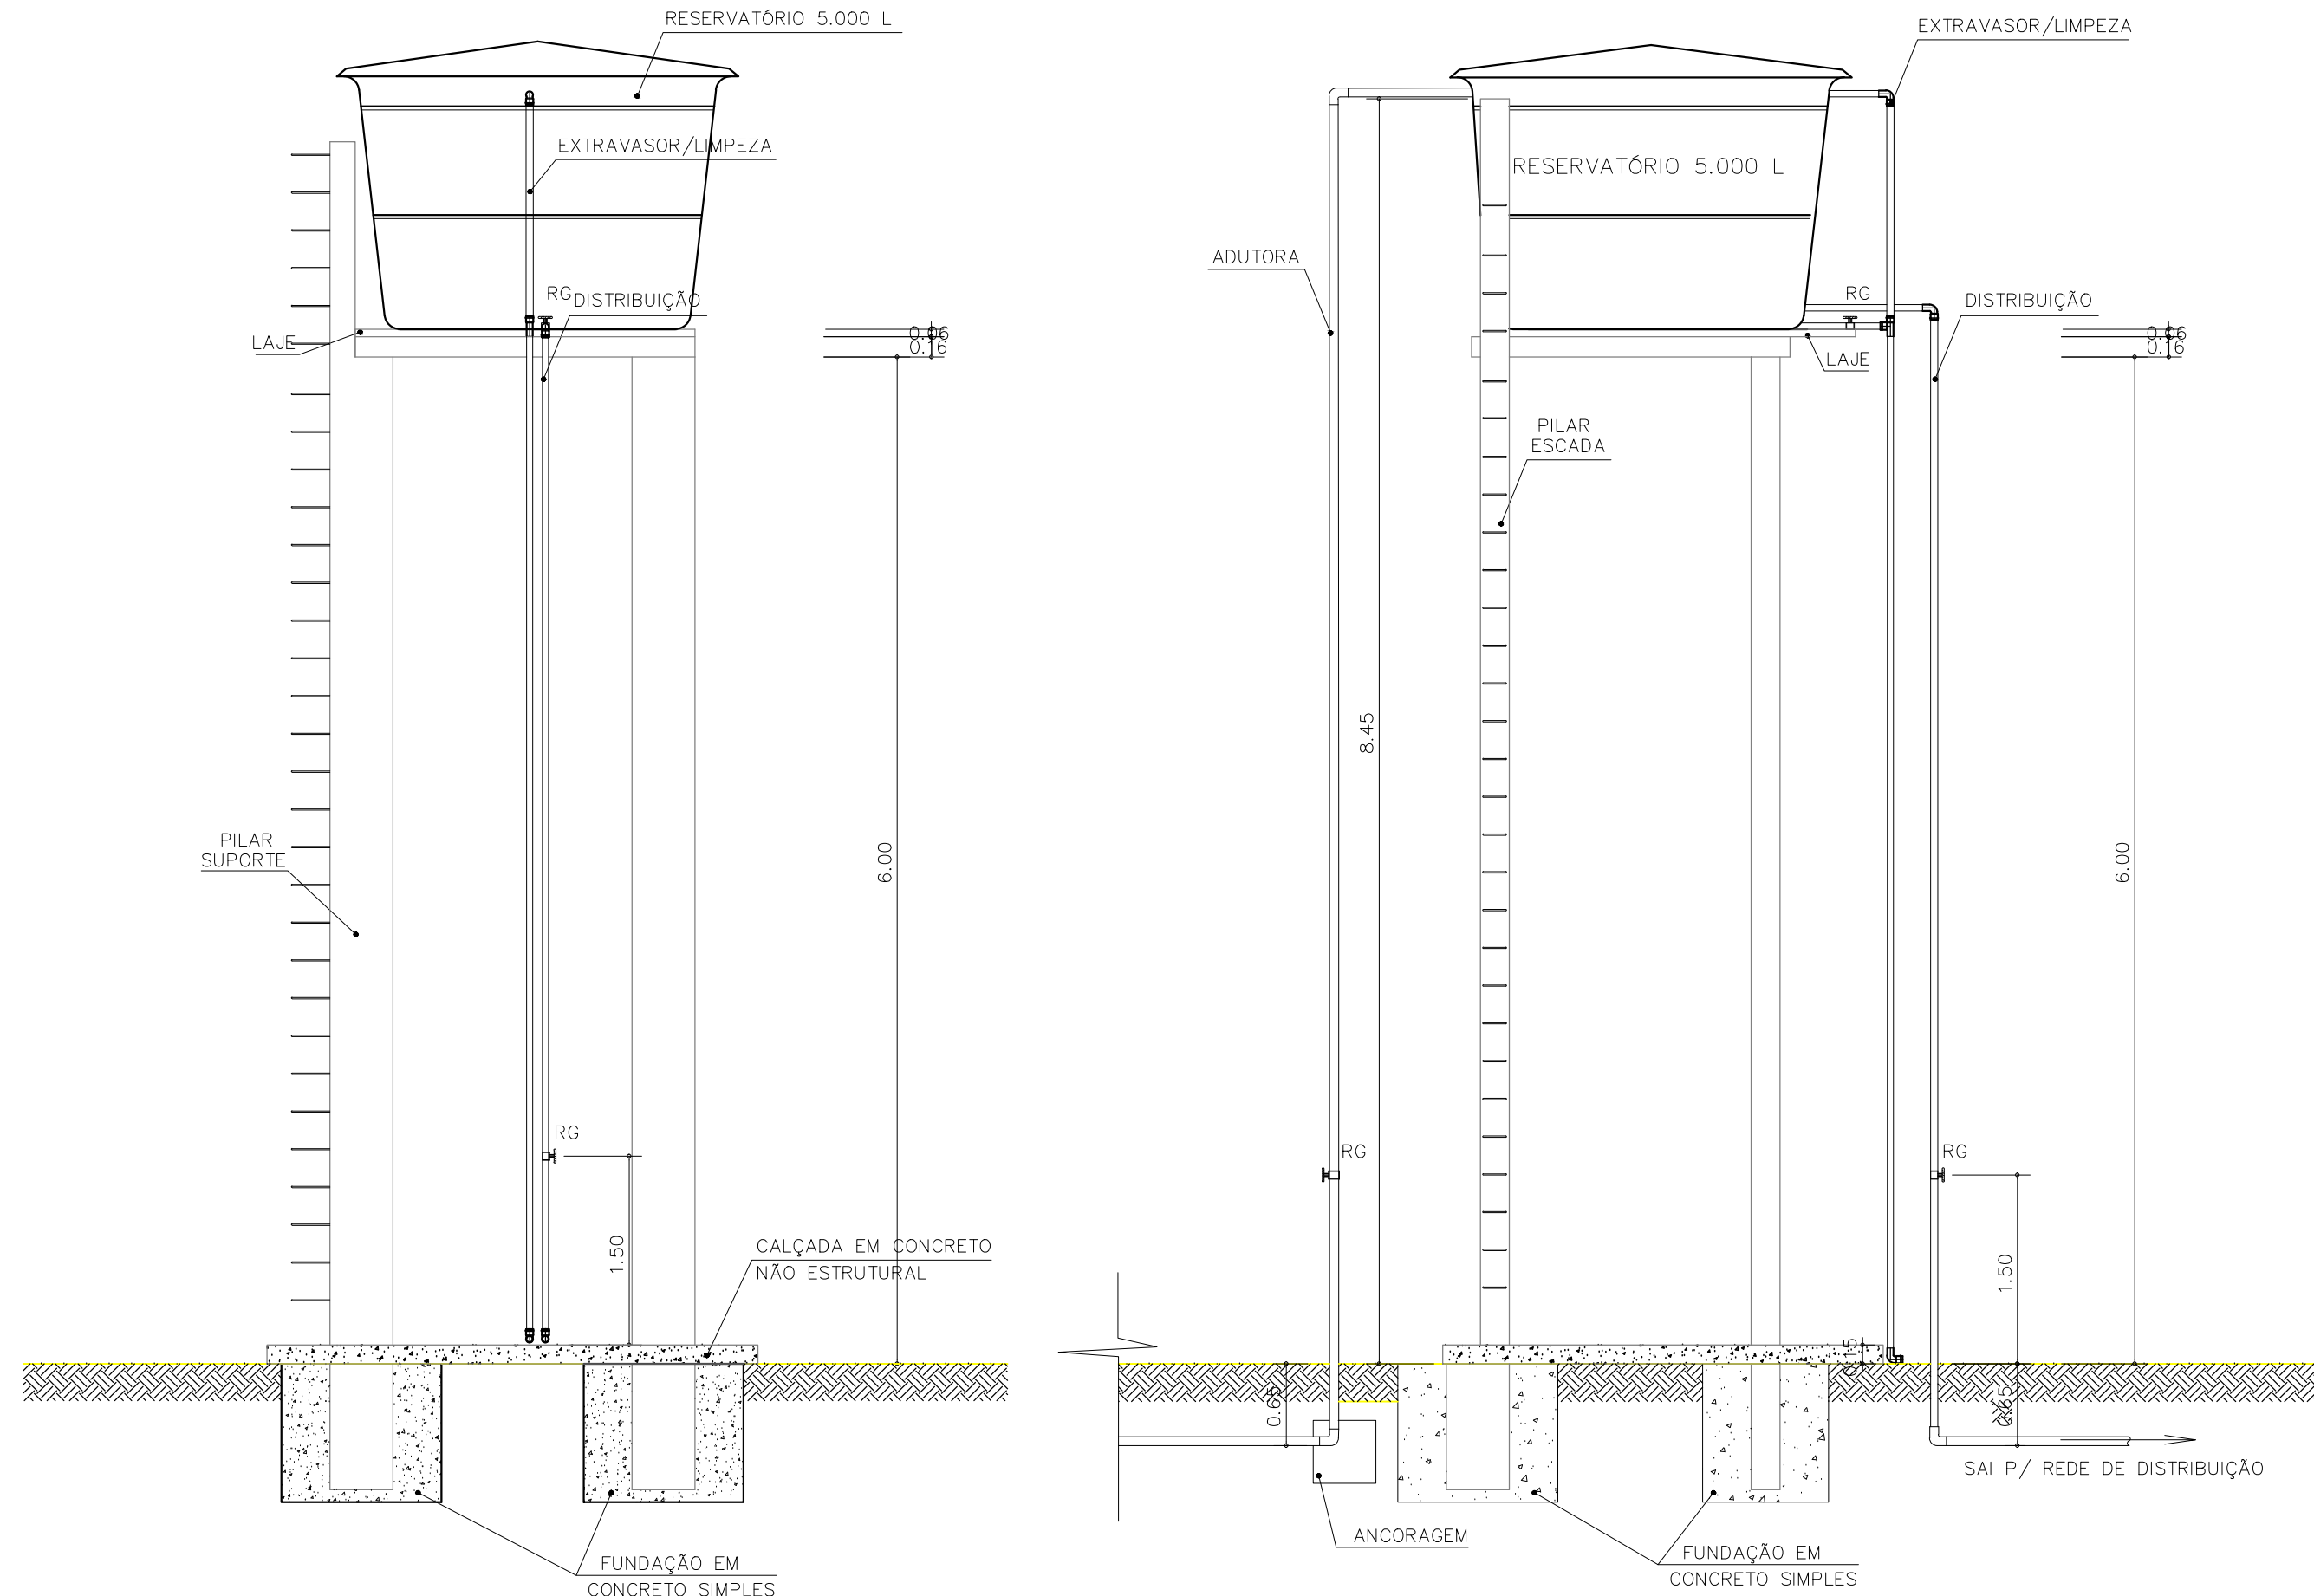

LEGENDA	
SÍMBOLOS	DESCRIÇÃO
	- REGISTRO DE PRESSÃO COM PVC SOLDÁVEL (ISOMÉTRICO)
	- REGISTRO DE GAVETA/PRESSÃO (ISOMÉTRICO)
	- JOELHO DE PVC RÍGIDO 90°
	- TE DE PVC RÍGIDO 90°
	- REGISTRO DE GAVETA (a 1,80 m do piso acabado ou como definir arquitetura)
	- LAVATÓRIO (a 0,60 m do piso acabado ou como definir arquitetura)
	- CAIXA DE DESCARGA ACOPLADA (a 0,20 m do piso acabado ou como definir arquitetura)
	- PIA DE DESPEJO CONSULTÓRIOS (a 1,10 m do piso acabado ou como definir arquitetura)
	- TANQUE DE LAVAR (a 1,0 m do piso acabado ou como definir arquitetura)
	- TUBULAÇÃO PARA EXTRAVASOR E LIMPEZA
	- TUBULAÇÃO PARA ALIMENTAÇÃO
	- TUBULAÇÃO DE ÁGUA FRIA
	- CANALIZAÇÃO EMBUTIDA NA PAREDE OU FORRO
	- CANALIZAÇÃO EMBUTIDA NO PISO
OBS: 1-OS DIÂMETROS DAS TUBULAÇÕES DE PVC ESTÃO EM MILÍMETROS E REFEREM-SE AO DIÂMETRO EXTERNO. 2-A TUBULAÇÃO DE DISTRIBUIÇÃO E COLUNAS DE ÁGUA FRIA SERÁ EM TUBOS E CONEXÕES DE PVC. 3-TODA CONEXÃO DE SAÍDA PARA LIGAÇÃO DE APARELHOS SERÁ EM PVC DA LINHA AZUL SOLDÁVEL - ROSCA COM BUCHA DE LATÃO. 4-AS ALTURAS DAS PEÇAS SANITÁRIAS DEVERÃO SER RETIRADAS DO PROJETO DE ARQUITETURA. 5-TODAS AS INFORMAÇÕES DO PROJETO DEVERÃO SER CONFIRMADAS NA EXECUÇÃO DA OBRA. 6-AS LOUÇAS E METAIS DE ACABAMENTO SERÃO ESPECIFICADOS PELO PROJETISTA.	

CLIENTE:		PREFEITURA MUNICIPAL DE ISAIAS COELHO (PI)	
PROJETO EXECUTIVO:		CONSTRUÇÃO DE CAMPO DE FUTEBOL	
CONVÊNIO Nº:		942095/2023	
DESENHO:		PROJETO HIDRÁULICO/ IRRIGAÇÃO	
DADOS DE CAMPO:		DESENHO/CAD:	
TOPOGRAFO		-	
DATA:		FORMATO:	
2024		A1	
		REV.:	
		00	
		PROJETISTA:	
		LIVIO JEREMIAS COELHO TEIXEIRA	
		ENGENHEIRO CIVIL	
		REG. NACIONAL Nº 190845271-4	
		MUNICÍPIO:	
		ISAIAS COELHO (PI)	
		LOCALIDADE:	
		-	
		ESCALA:	
		INDICADAS	
		Nº DO DESENHO:	
		01	
		PRANCHA Nº:	
		05/05	