


EXECUÇÃO DE POÇO TUBULAR EQUIPADO
PARA ALIMENTAÇÃO DO SISTEMA DE
IRRIGAÇÃO DO CAMPO (RECURSO PRÓPRIO)

CAIXA D'ÁGUA (VER DETALHE)

PISO TÁTIL DE CONCRETO

PASSEIO EM PISO INTERTRAVADO

MURETA EXISTENTE
(VER DETALHE)

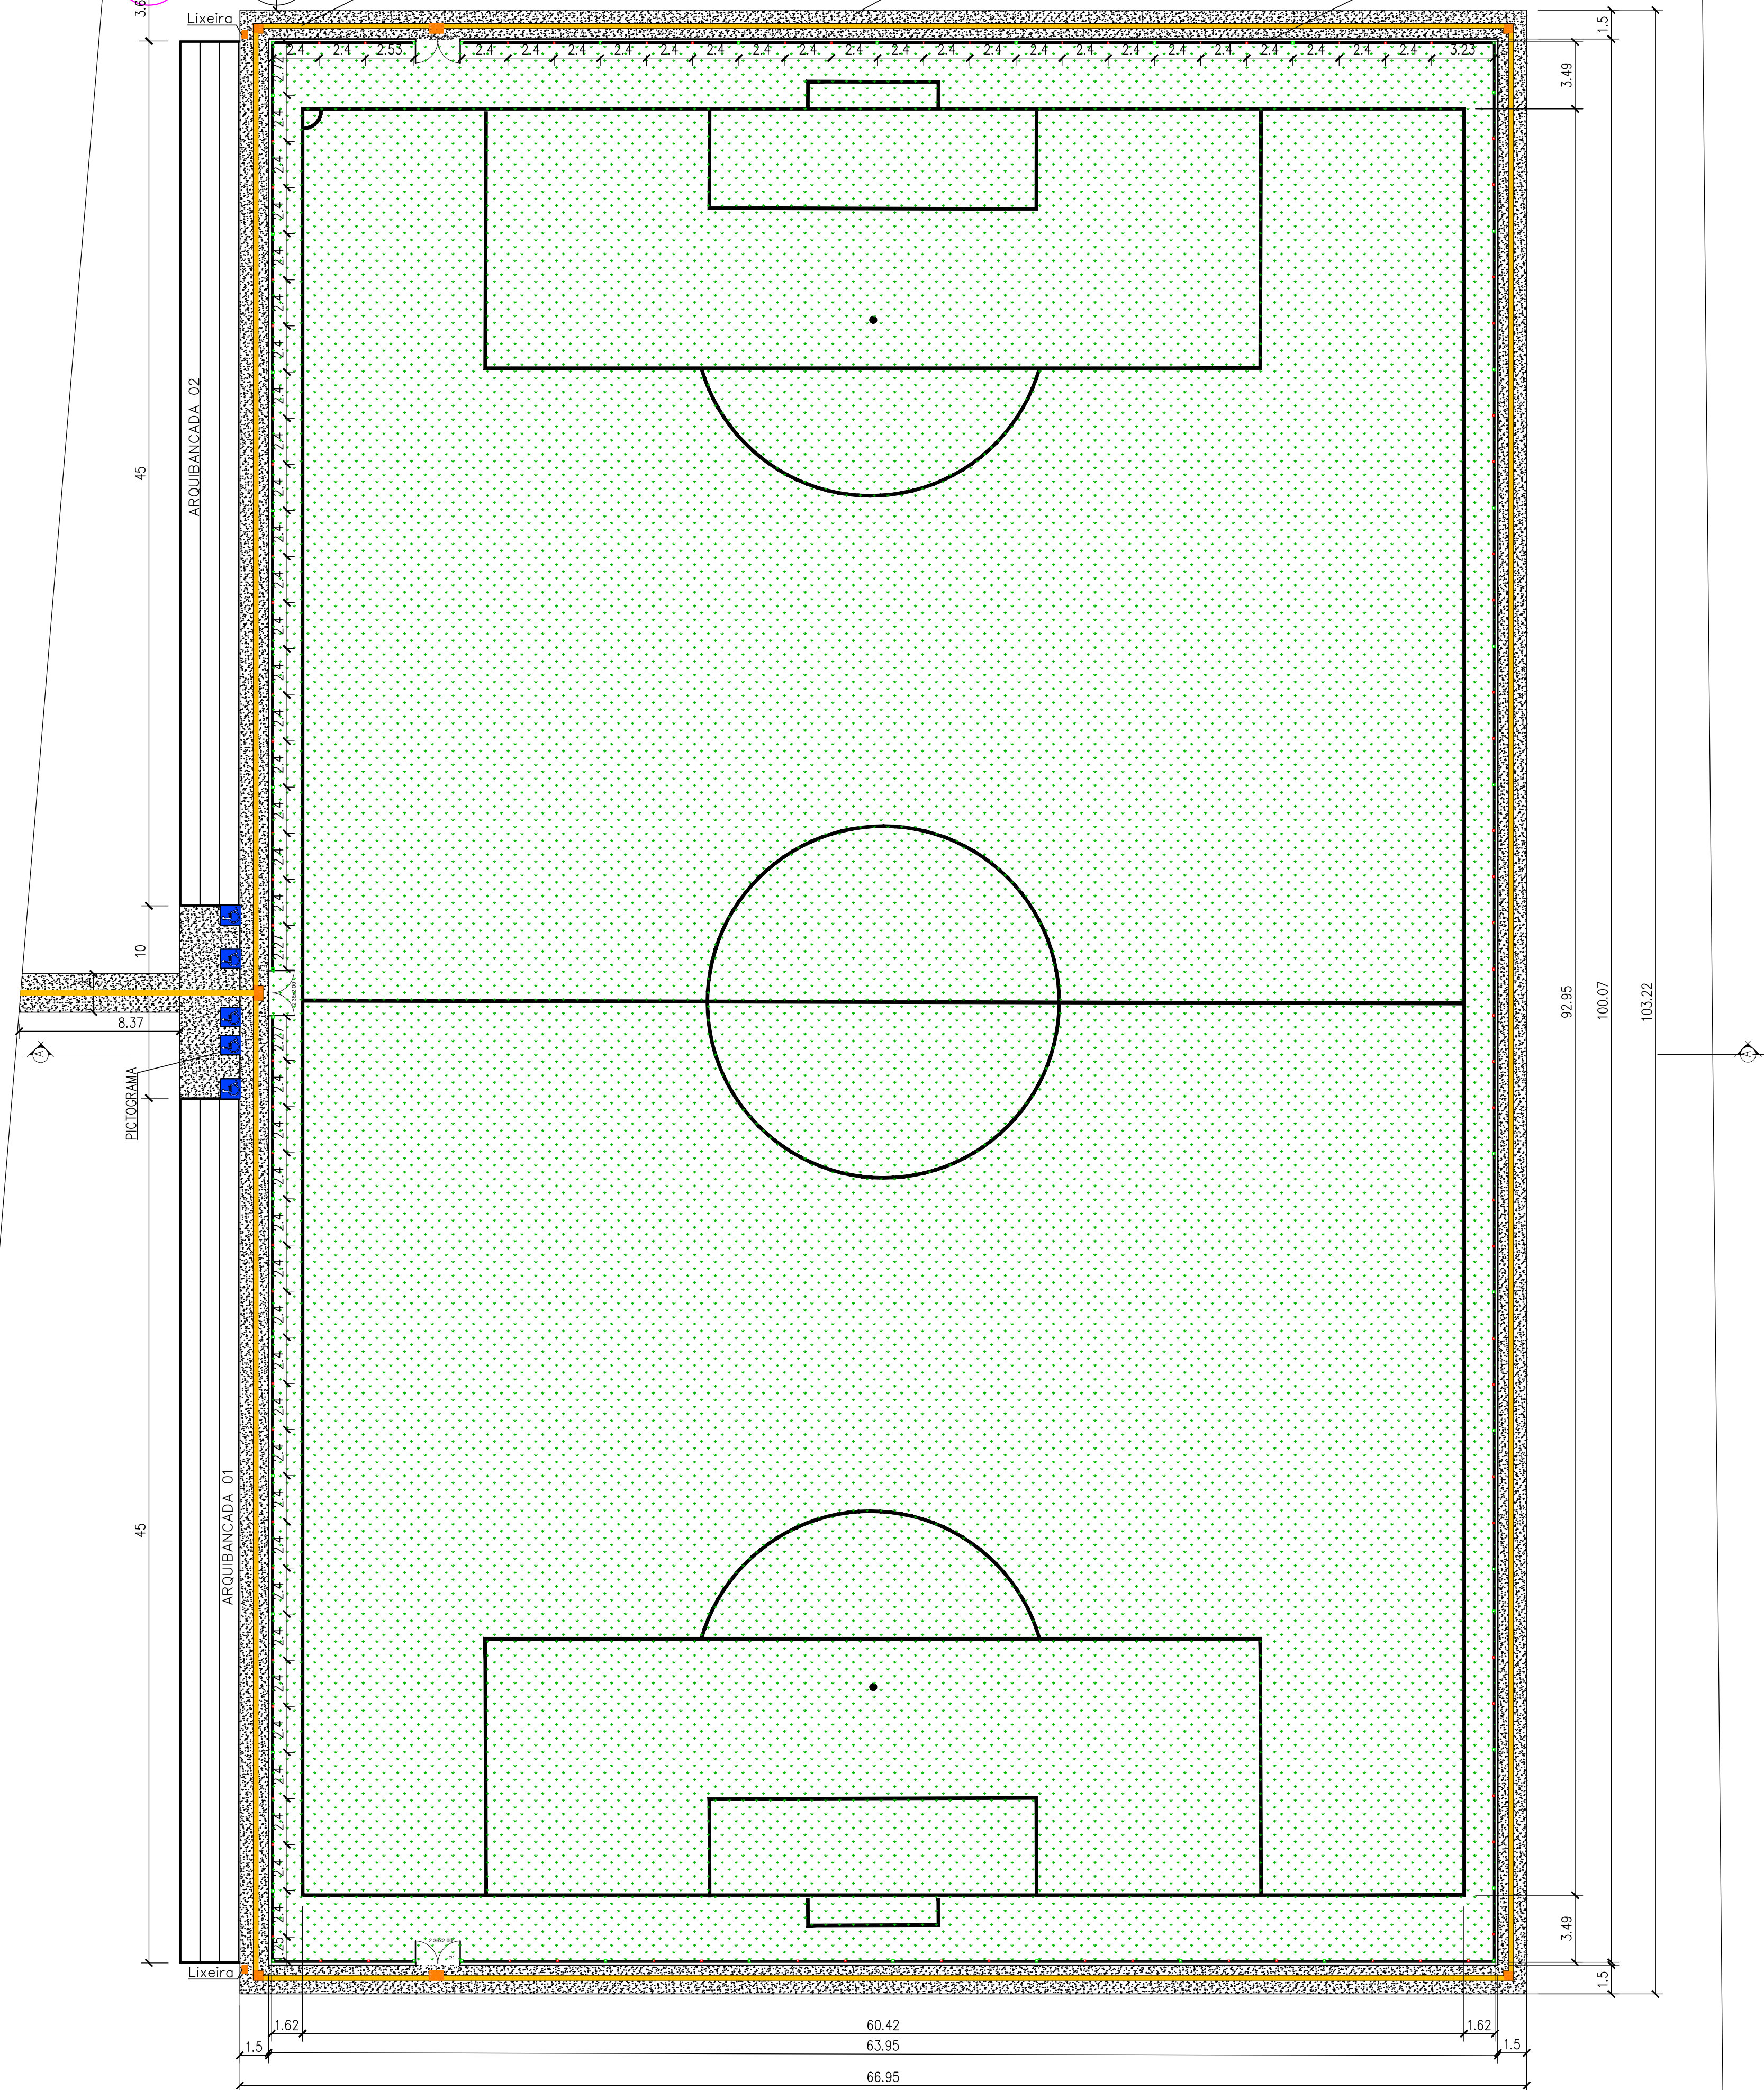

PI – 245

PLANTA BAIXA REFORMADA
ESCALA 1:200



PISO INTERTRAVADO



PISO TÁTIL DE ALERTA DE CONCRETO



GRAMA



PISO TÁTIL DIRECIONAL DE CONCRETO

ÁREA TOTAL = 7.239,33 m²

ÁREA DE PISO INTERTRAVADO = 461,99 m²

ÁREA DE GRAMA = 6.360,00 m²

QUADRO RESUMO ESQUADRIAS			
SIMB.	DESCRIÇÃO	DIMENSÕES(m)	MATERIAL
P1	PORTÃO	2,36x2,00	MALHA GALVANIZADA

CLIENTE: PREFEITURA MUNICIPAL DE ISAIAS COELHO (PI)			
PROJETO EXECUTIVO: CONSTRUÇÃO DE CAMPO DE FUTEBOL		MUNICÍPIO: ISAIAS COELHO (PI)	
CONVÊNIO N°: 942096/2023		LOCALIDADE:	
MINISTÉRIO DO ESPORTE/ P. M. DE ISAIAS COELHO-PI		-	
DESENHO: PLANTA BAIXA REFORMADA		ESCALA: INDICADAS	
DADOS DE CAMPO:	DESENHO/CAD:	PROJETISTA:	N° DO DESENHO:
TOPOGRAFO	-		01
DATA: 2024	FORMATO: A1		PRANCHA N°: 02/05
	REV.: 00		